

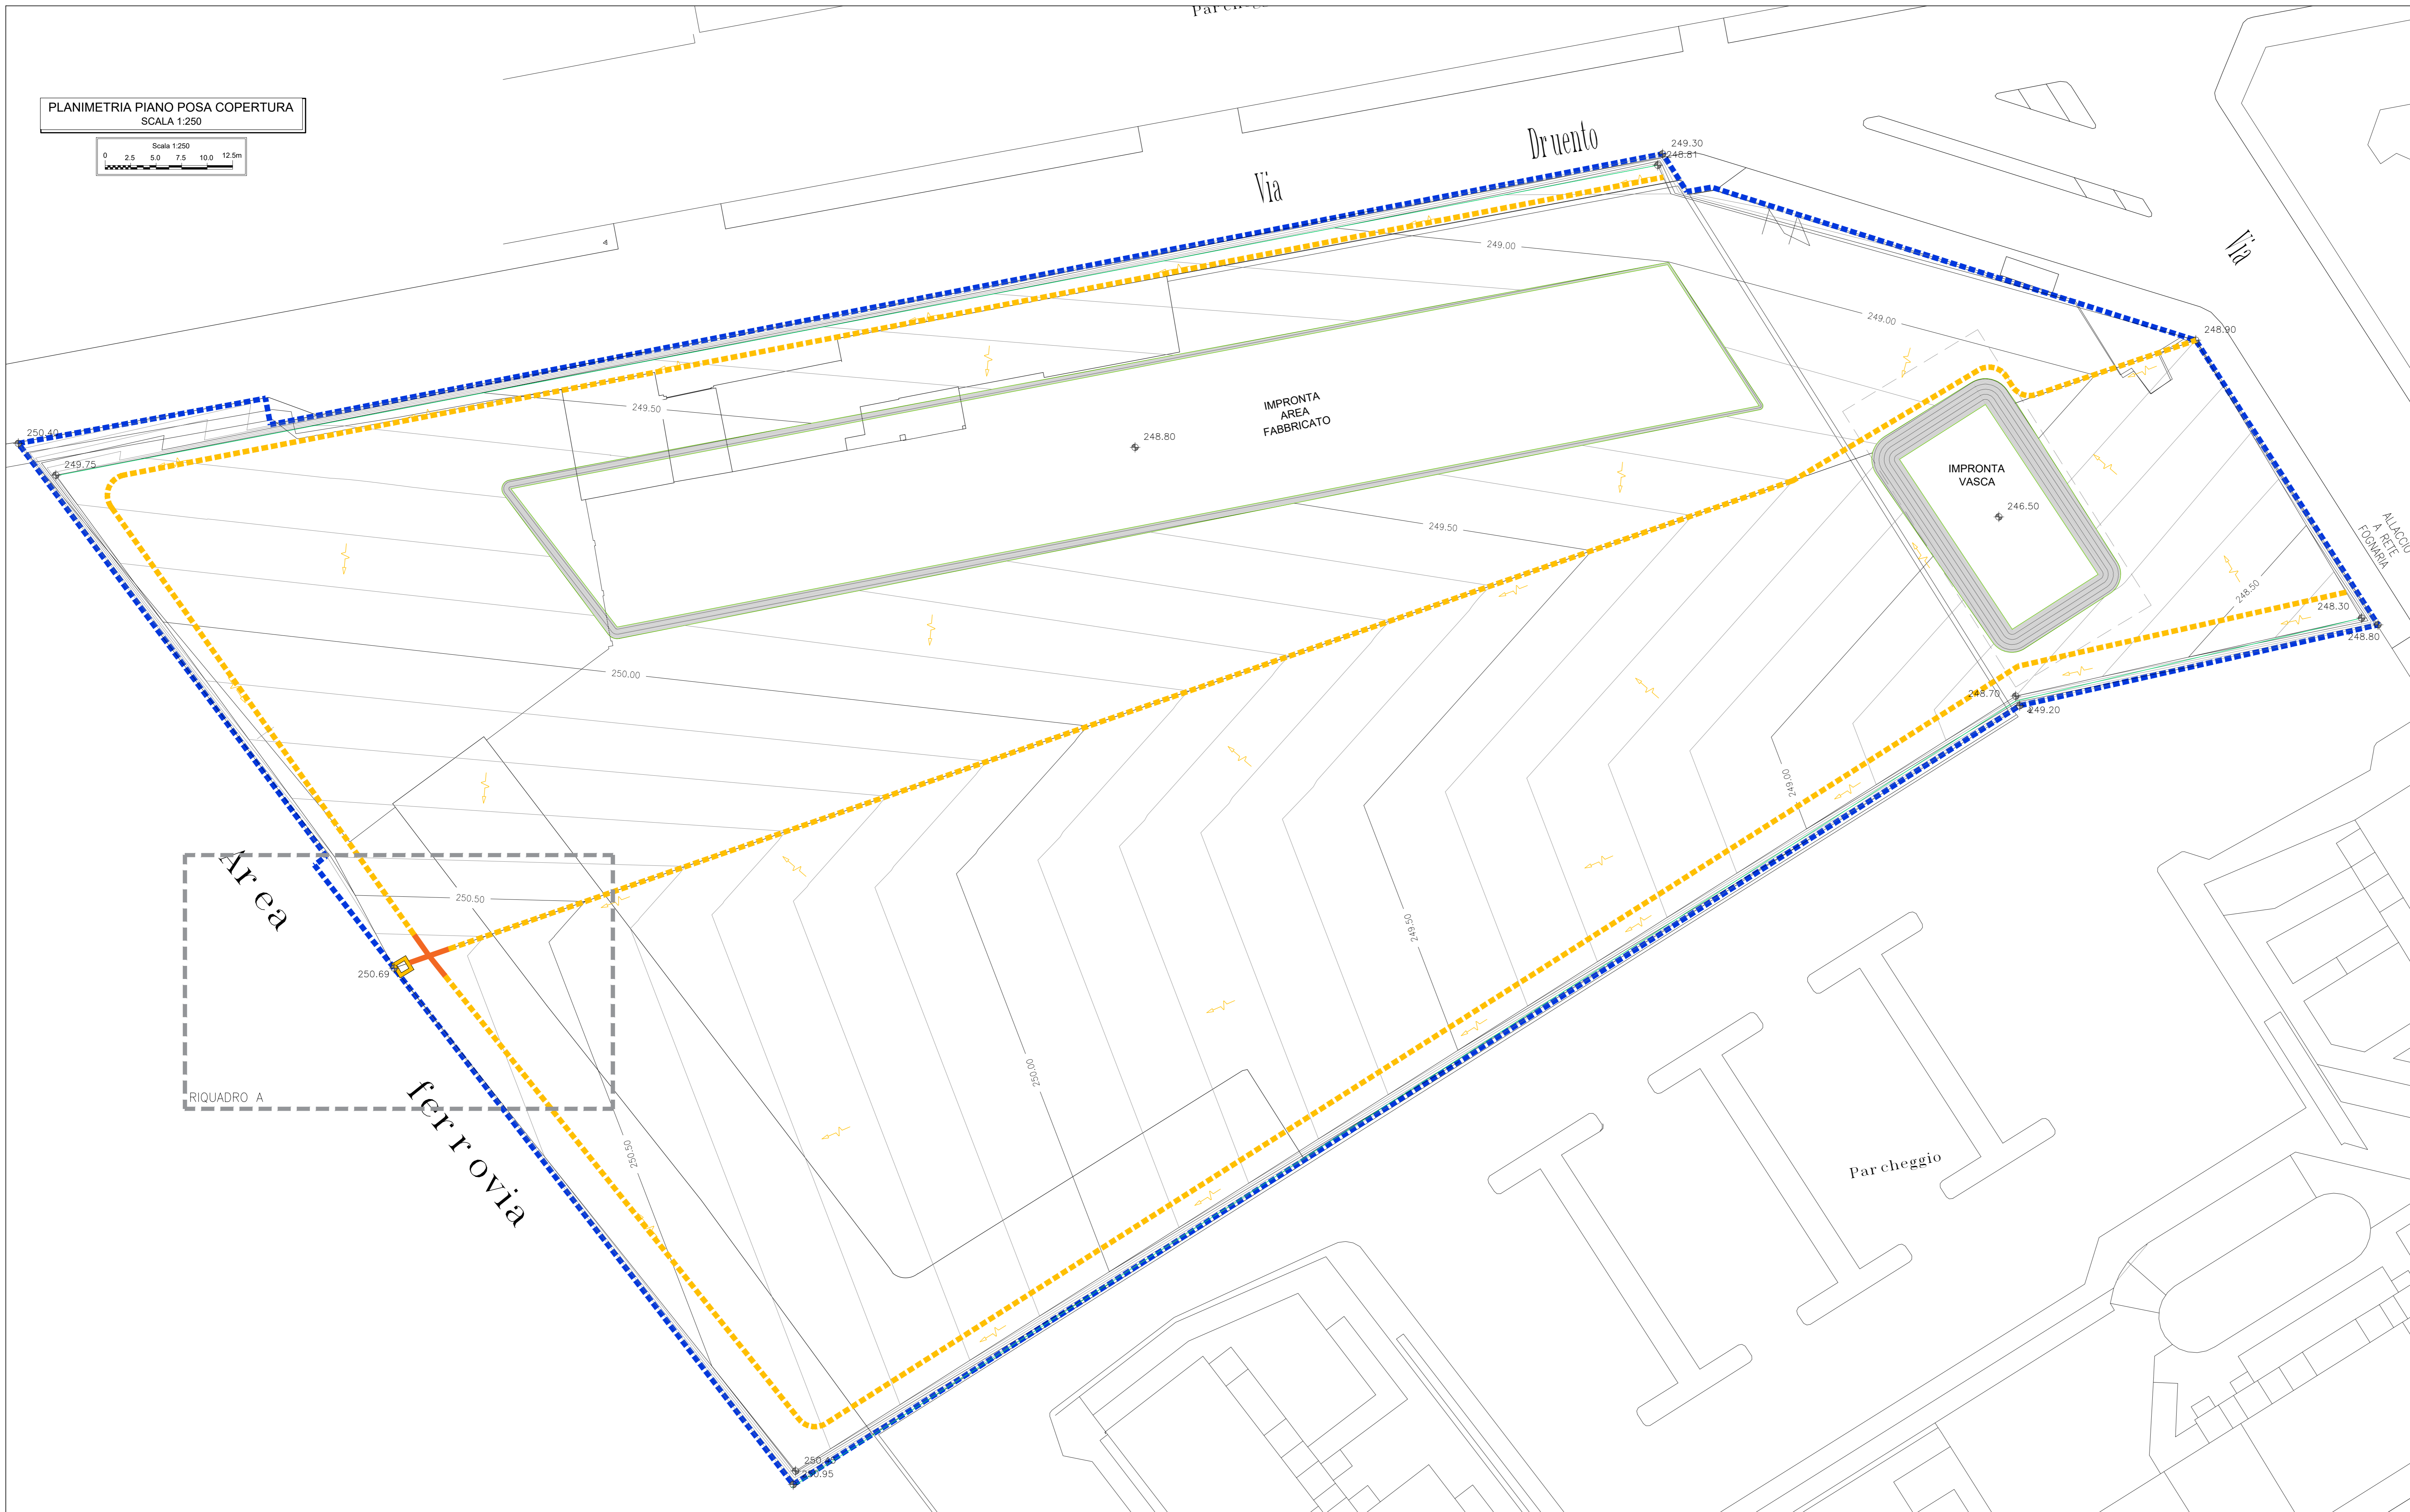
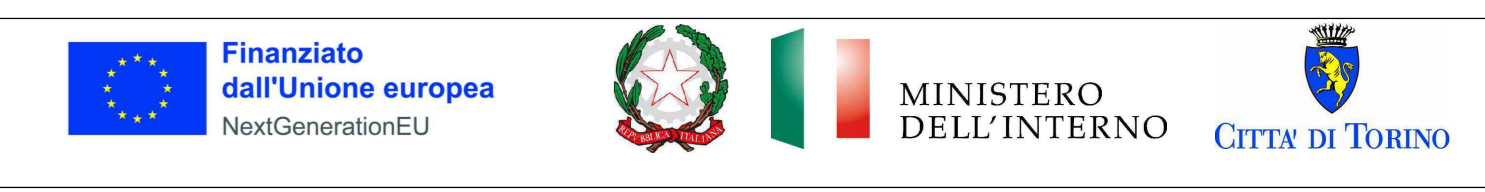
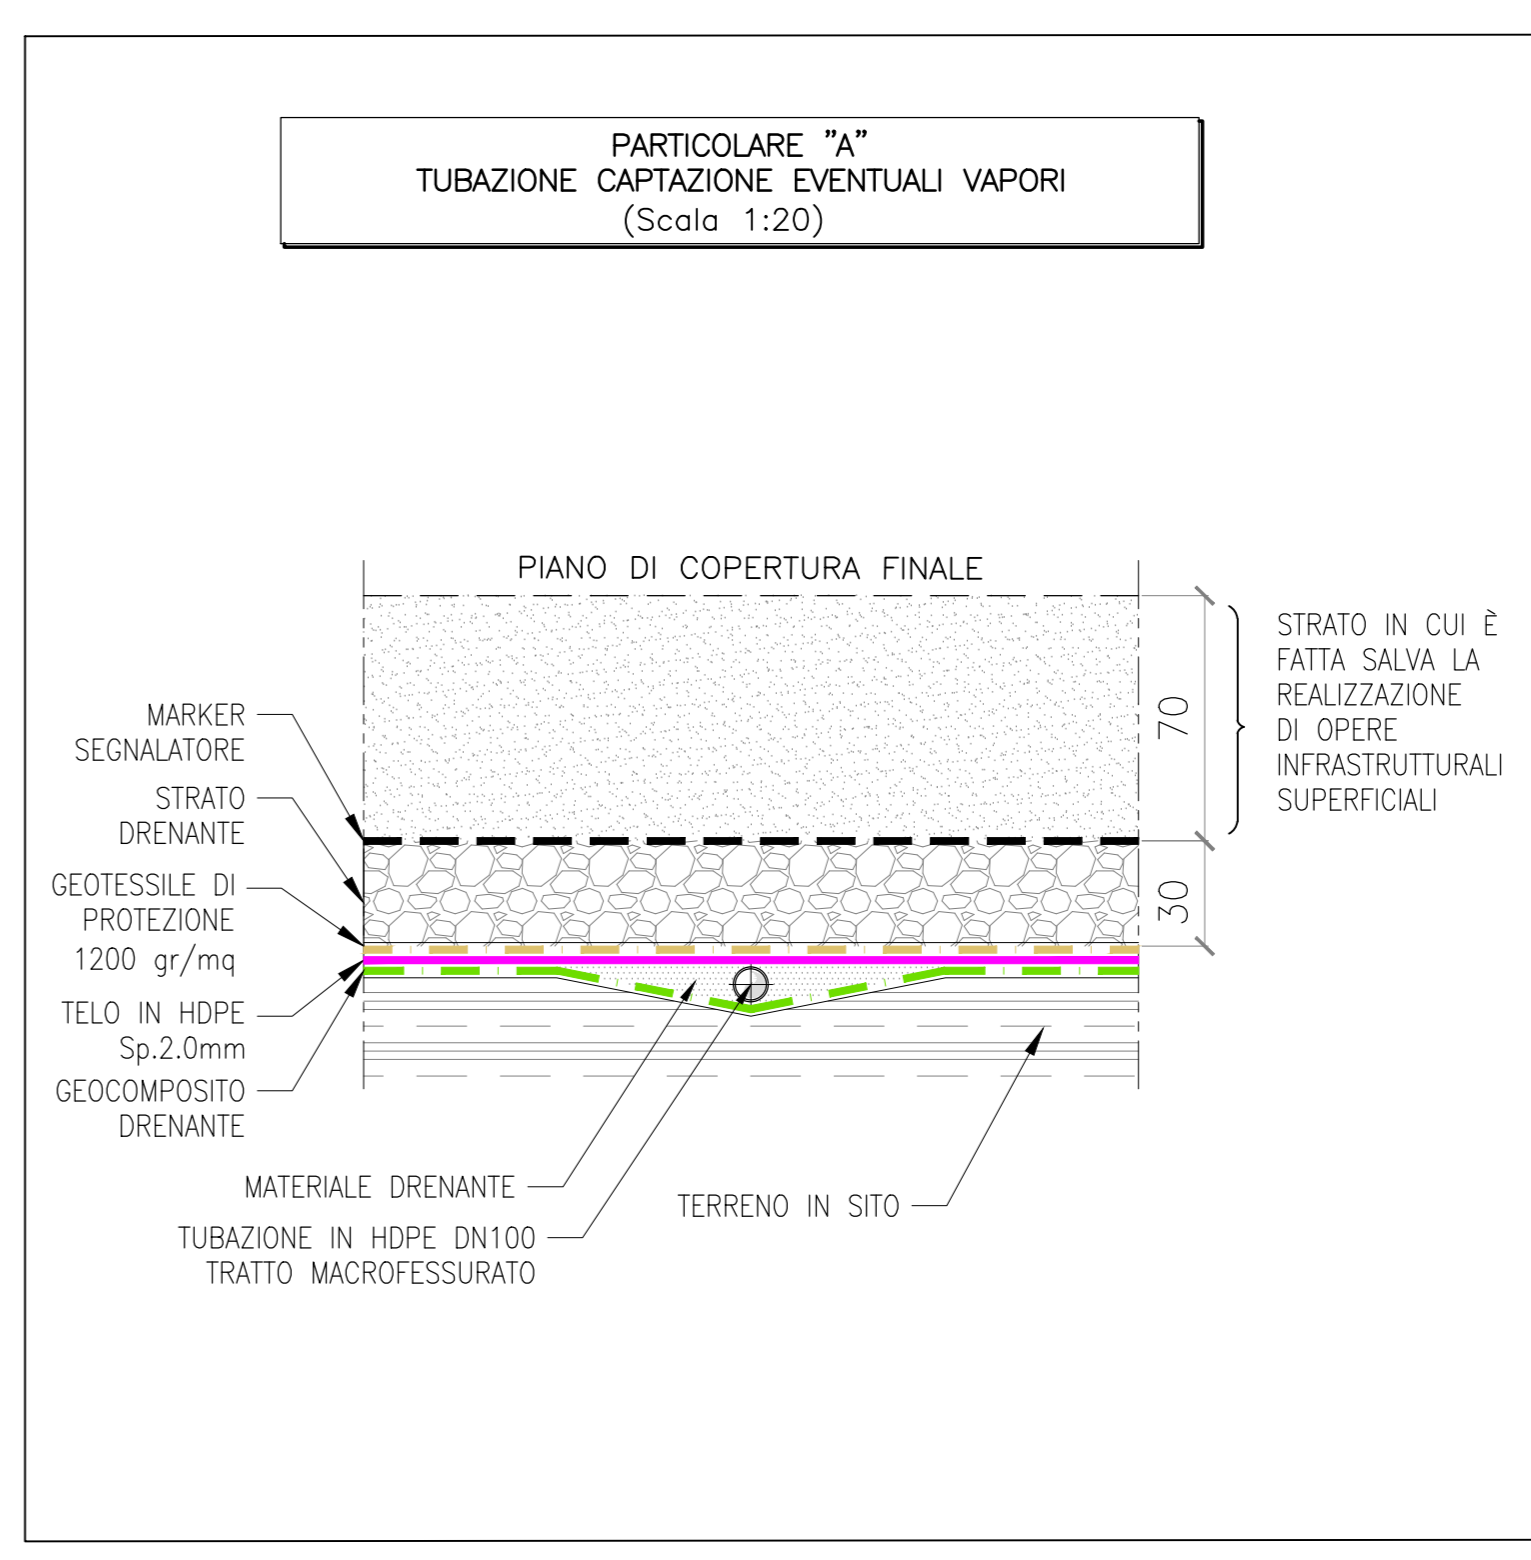


PLANIMETRIA PIANO POSA COPERTURA
SCALA 1:250

Scala 1:250
0 2.5 5.0 7.5 10.0 12.5m

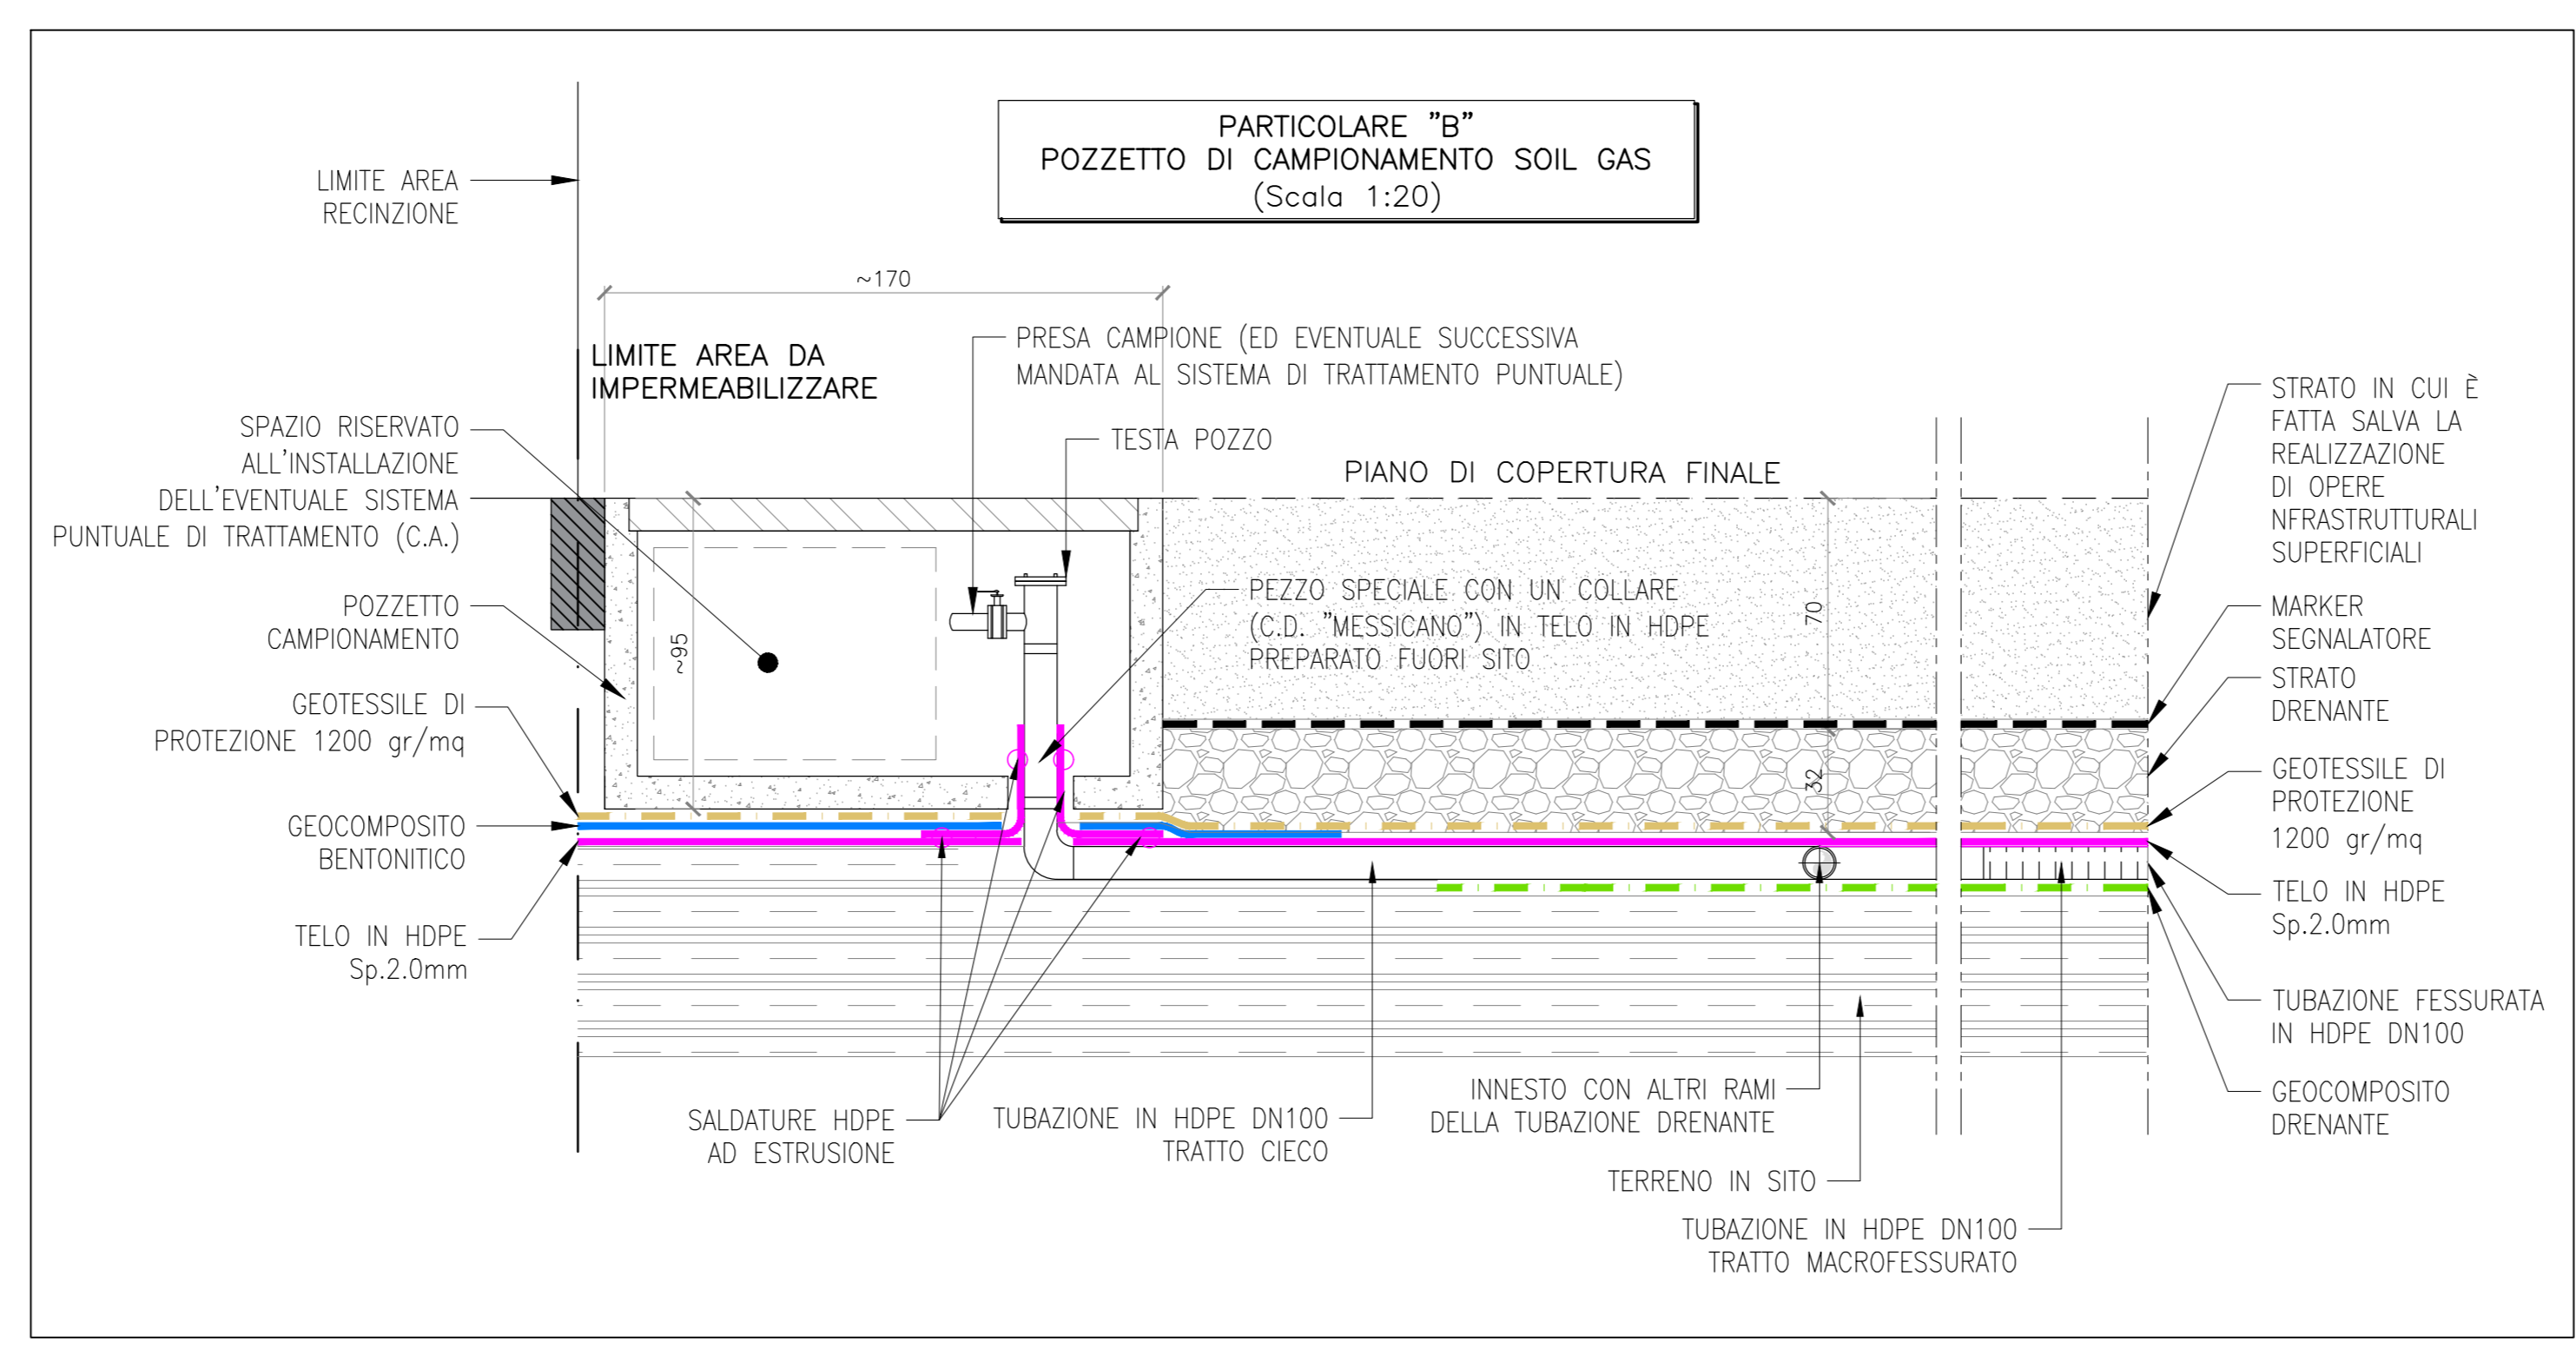


- LEGENDA**
- AREA DI INTERVENTO
 - CURVE DI LIVELLO PIANO DI REGOLARIZZAZIONE (INTERVALLO 10cm)
 - QUOTE PIANO REGOLARIZZAZIONE
 - LINEE DI DRENAGGIO SOTTOTELO DEI EVENTUALI VAPORI/GAS TUBAZIONI IN HDPE MACROFESSURATE DN100
 - LINEE DI DRENAGGIO SOTTOTELO DEI EVENTUALI VAPORI/GAS TUBAZIONI IN HDPE MACROFESSURATE DN100
 - POZZETTO DI CONTROLLO EVENTUALI VAPORI

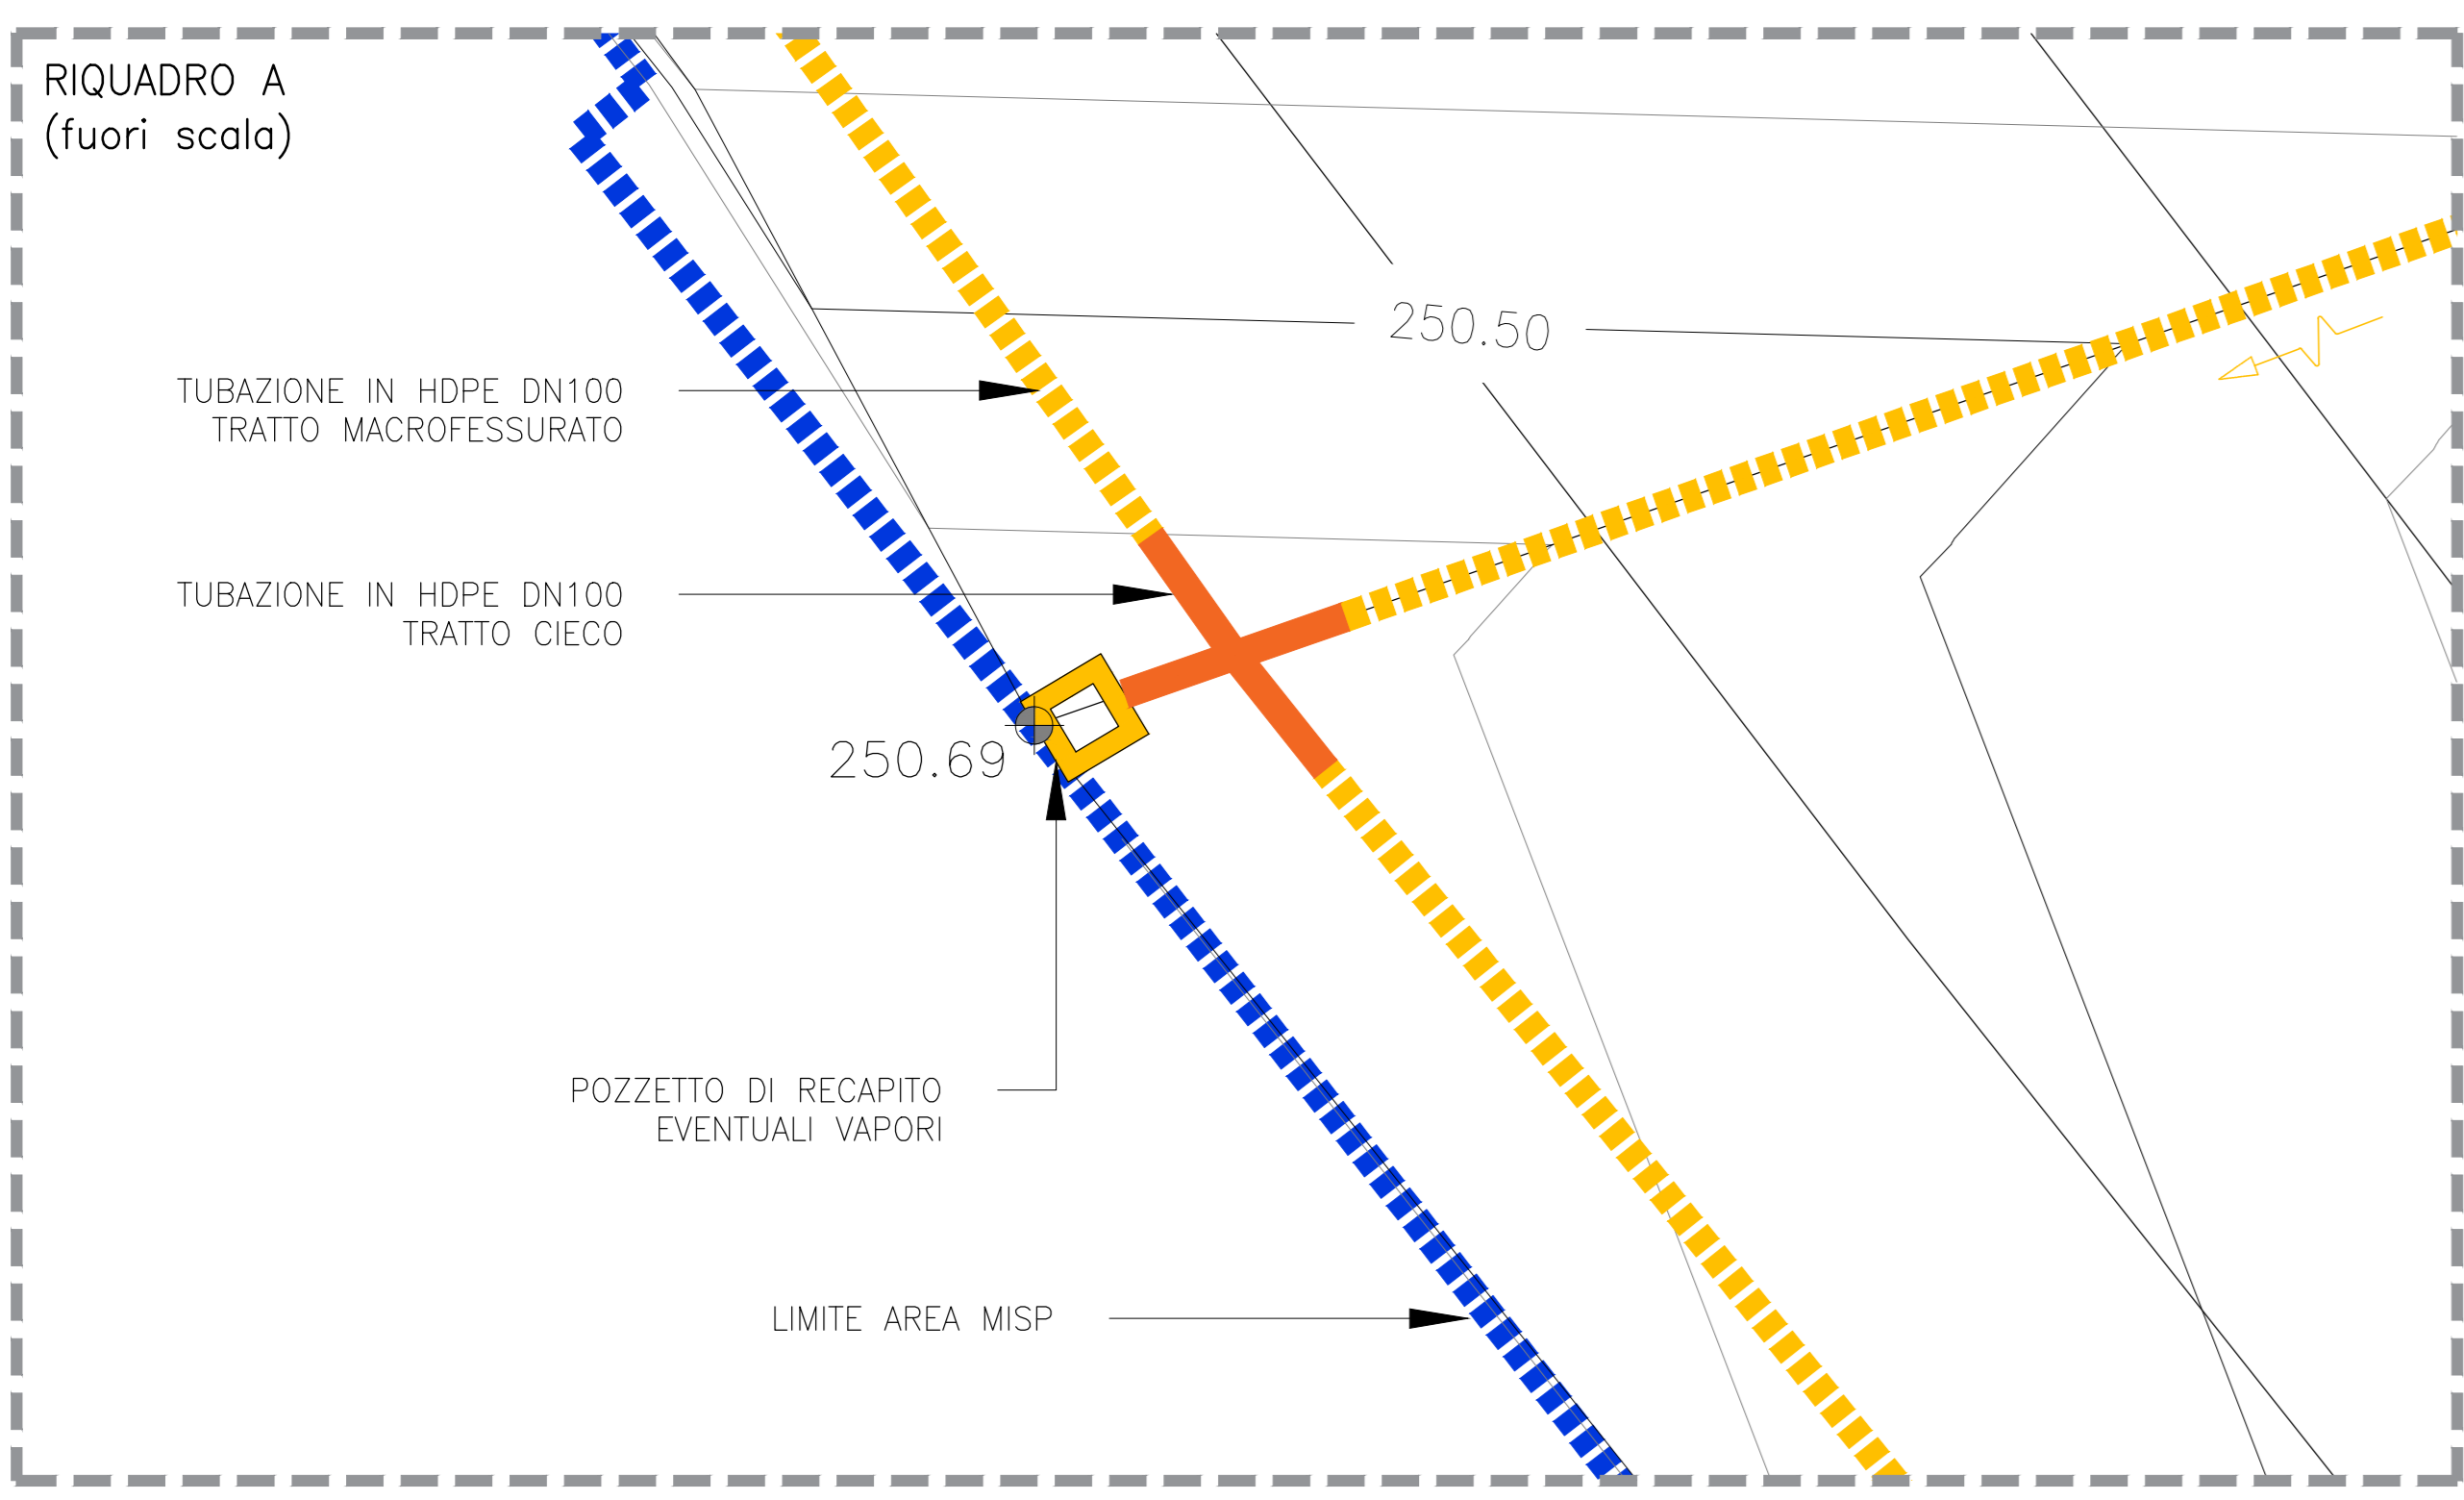

Dipartimento Manutenzioni e Servizi Tecnici
Divisione Manutenzioni
Servizio Edilizia Residenziale Pubblica e per il Sociale

PNRR - MISURA M5C2 INVESTIMENTO 2.1 RIGENERAZIONE URBANA RIQUALIFICAZIONE DELL'AREA VEGGIO "AMBITO URBANO 4.4 VEGGIO" CON SISTEMAZIONI ESTERNE E REALIZZAZIONE DI ALLOGGI DI EDILIZIA RESIDENZIALE PUBBLICA E SERVIZI (ASPI) - (COD. OPERA 4924)

CUP	C11B21003840001
Codice Servizio	ST-EDABSO
Codice Lavoro	NU-ED
Codice Elaborato	EG-D18 - 308-003D18E02
Indice di rev. elaborato	1
Data revisione	16 maggio 2023
Elaborato n°	97
Scala Grafica	VARIE
Nome file	00000000_PlanCopertura.dwg

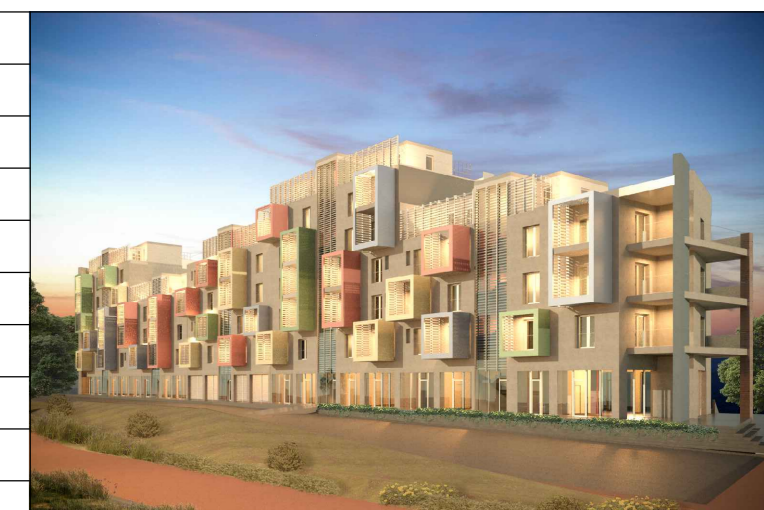

PROGETTO ESECUTIVO

Elaborato **PROGETTO - PLANIMETRIA E PARTICOLARE SISTEMA DI CONTROLLO VAPORI SOTTOTELO**

Gruppo di progettazione incaricato dal Determinazione Dirigenziale atto. n. D06452 del 12 dicembre 2022

Nome Cognome	Ruolo	Area di competenza
Arch. Luca MORETTO	Progettista opere architettoniche Coordinatore gruppo di prestazioni Responsabile integrazione prestazioni specialistiche	Edilizia - Strutture - Impianti
Ing. Silvano VEDLAGO MEDAPOLIS ENGINEERING S.r.l.	Progettista opere strutturali	Strutture
Ing. Marcello PRINA MEDAPOLIS ENGINEERING S.r.l.	Progettista impianti meccanici, elettrici e antincendio	Impianti meccanici, elettrici e antincendio
Ing. Enea FOGLIATO MEDAPOLIS ENGINEERING S.r.l.	Coordinatore sicurezza in progettazione	Sicurezza
Arch. Fabrizio VALLERO	Tecnico esperto di analisi del rischio dinamico	CAM - DNSH
Ing. Stefano VEGGI DESAR S.r.l.	Progettista bonifica	Bonifica
Ing. Stefano ROSTAGNO / Brian BARBINI BRAINS DIGITAL S.r.l.	BIM Manager / BIM coordinator	BIM
Arch. SILVIA DERIU	Giovane professionista	Edilizia

Responsabile Unico Procedimento: Arch. Eros PRIMO
Supporto al R.U.P.: Arch. Simona MONTAFIA
Supporto al R.U.P.: Geom. Claudio MASTELLOTTO