

IMMISSIONE ACQUA

LAGHETTO ALTO



CASCATELLA

LAGHETTO BASSO

RUSCELLO

GRIGLIATURA PER FOGLIAME

VASCA DI COMPENSAZIONE

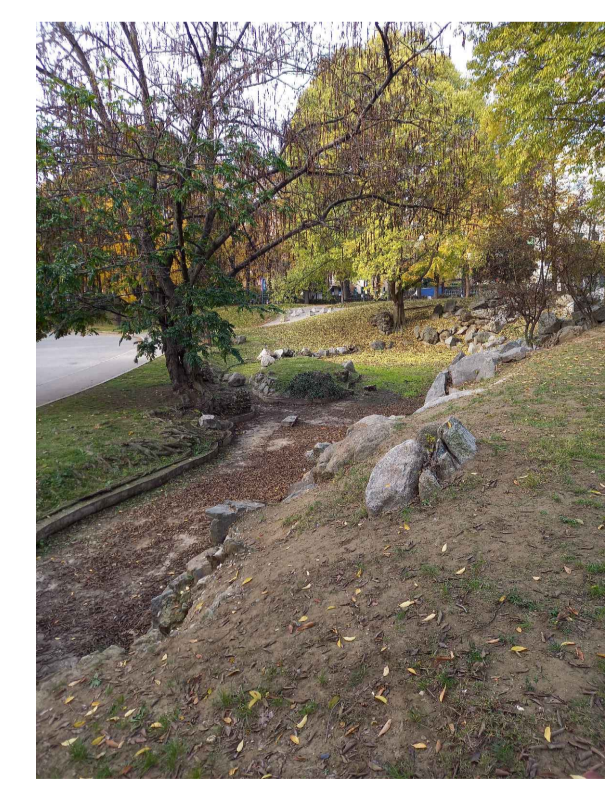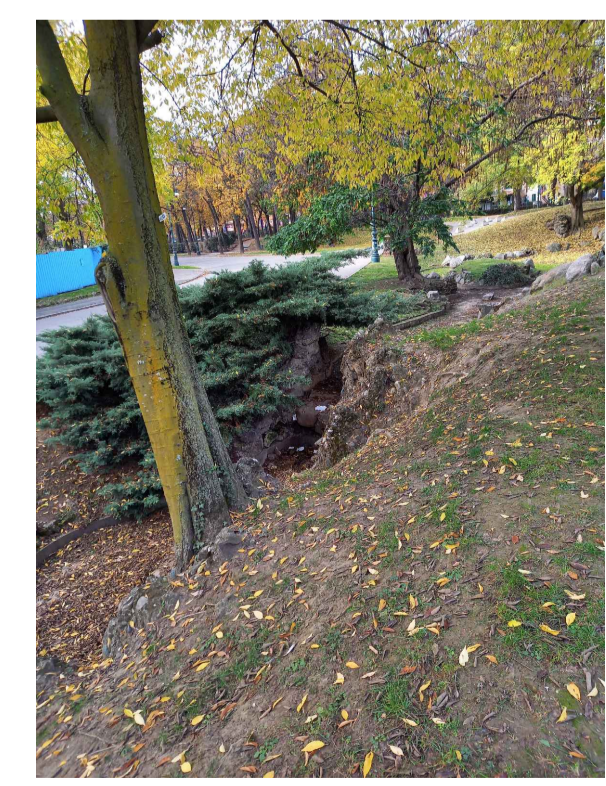

Planimetria - SCALA 1:500

SCR PIEMONTE
SOCIETA' DI COMMITTEA

S.C.R. PIEMONTE S.p.A.
Società di Committenza Regione Piemonte
corso Marconi 10 - 10125 Torino
tel +39 011 6548311 - fax +39 011 6694665

DIREZIONE OPERE PUBBLICHE

SCR PIEMONTE S.p.a.		CITTA' DI TORINO	
LIVELLO PROGETTUALE			
PROGETTO ESECUTIVO			
CUP C13D21002930001	TITOLO INTERVENTO "TORINO, IL SUO PARCO, IL SUO FIUME: MEMORIA E FUTURO"		
CODICE OPERA 22043D02	INTERVENTI DI RIQUALIFICAZIONE E RECUPERO AREE VERDI DEL PARCO DEL VALENTINO		
Tavola n.	706	TITOLO TAVOLA	PE - Planimetria fontane
DATA	01 DICEMBRE 2023	SCALA	1:1000
FORMATO ELABORATO	A1	AREA PROGETTUALE	IMPIANTI IDRICO - ANTINCENDIO
		CODICE GENERALE ELABORATO	22043D02_0_0_E_IA_00_AA_706_0
NOME FILE 22043D02_0_0_E_IA_00_AA_706_0_PE - Planimetria fontane.pdf			
VERSIONE	DATA	DESCRIZIONE	
0	01 dicembre 2023	Prima redazione	
RTP PROGETTAZIONE		TIMBRI - FIRME	
 AG&P greenscape srl (mandataria) Via Savona 50 20144 Milan - Italy m&a ASSOCIATI (mandante) Via Benedetto Marcello 10, 20124 Milano		Responsabile del progetto: Arch. Paolo Palmulli Responsabile progetto architettonico: Arch. Antonio Troisi	
RTI ESECUZIONE			
 CONSORZIO STABILE A.L.P.I. scrl Viale Rimembranze 28 - 20045 Linate (MI)			
ORGANISMO DI CONTROLLO		S.C.R. PIEMONTE S.P.A.	
Progetto Costruzione Qualità PCQ S.r.l. Responsabile di commessa: Ing. Nicola TORCIANTI		Responsabile del Procedimento: Dott. Davide Ceraso	