


LEGENDA SIMBOLI CONTROSOFFITTI

C\_00 — Codice di controsoffitto

TABELLA TIPOLOGIE CONTROSOFFITTI

- C\_01 lastra in cartongesso microforato 60x60cm sp. 1,25 cm con giunti a scomparsa ispezionabile
- C\_02 lastra in cartongesso liscio sp.1,25 cm con botole d'ispezione
- C\_03 lastra in cartongesso microforato a doghe sp. 1,25 cm con giunto a scomparsa ispezionabile
- C\_04 lastra in cartongesso microforato sp. 1,25 cm di tipo continuo con botole d'ispezione
- C\_05 lastra in cartongesso sp.1,25 cm con botole d'ispezione
- C\_06 lastra in cartongesso REI sp.1,25 cm
- C\_07 lastra in cartongesso idrorepellente sp.1,25 cm

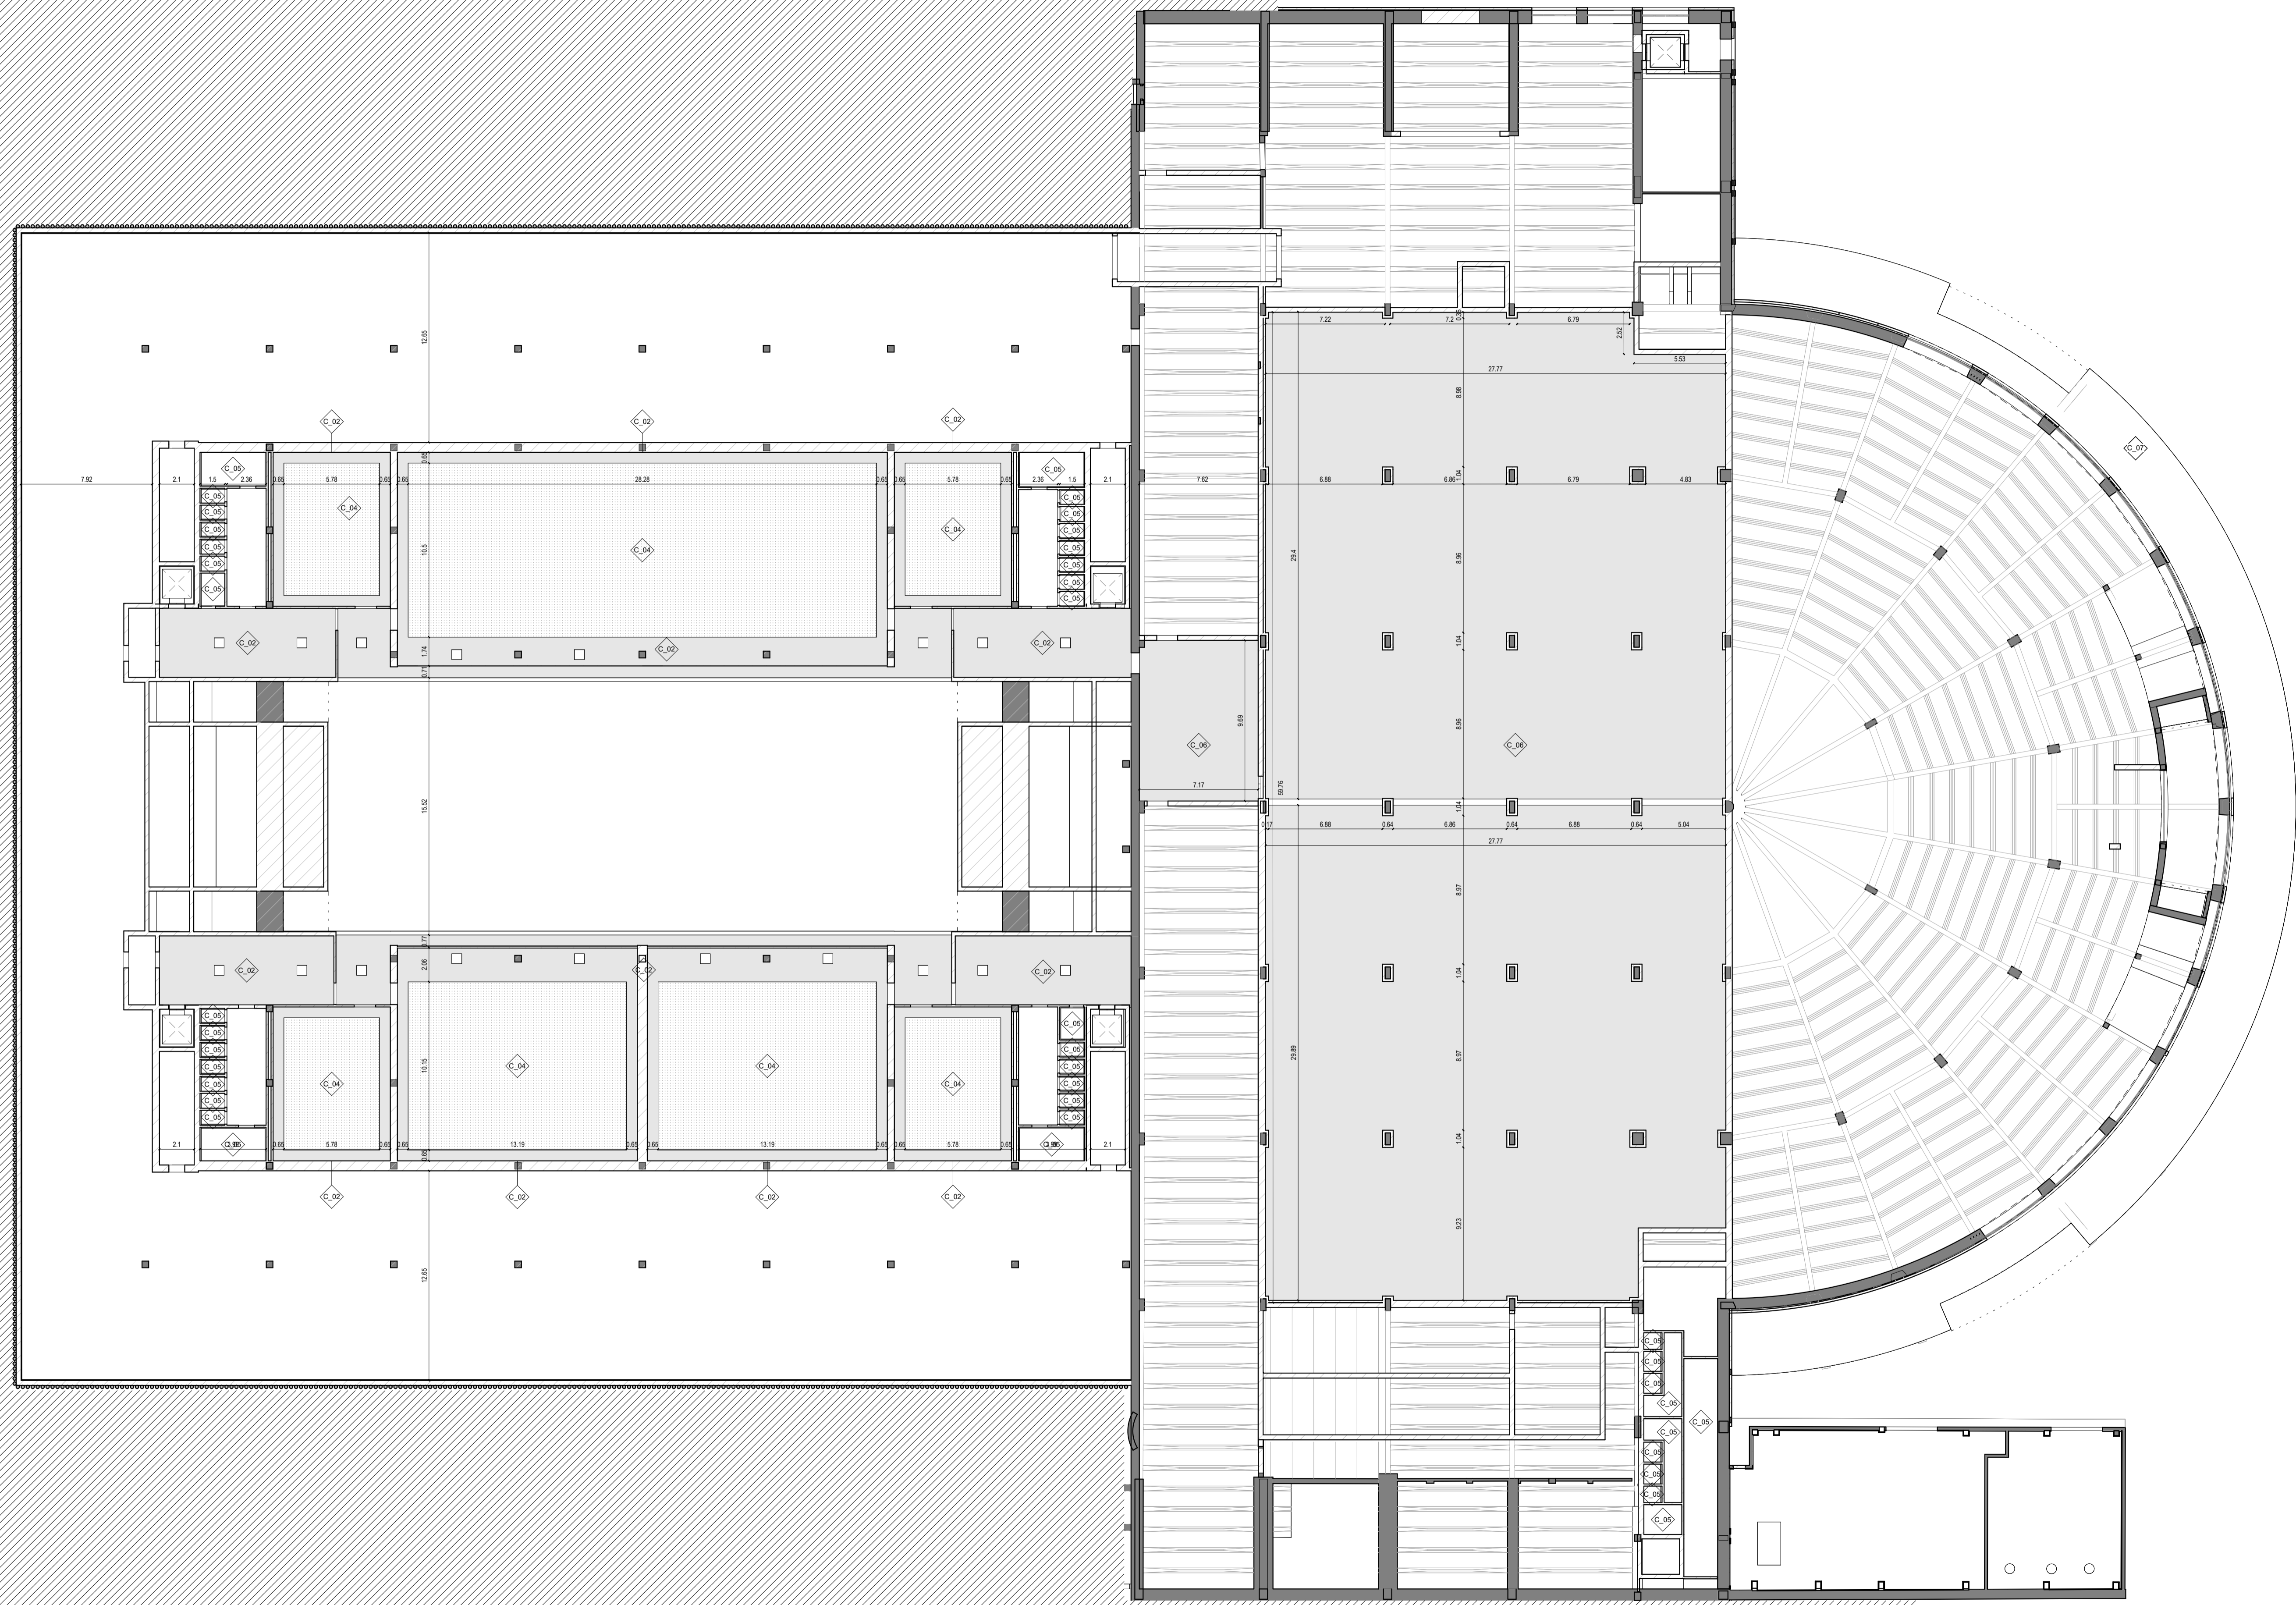

Pianta piano interrato



DIREZIONE OPERE PUBBLICHE

COMMITTENTE <b>SCR Piemonte</b>		COMUNE <b>Città di TORINO</b>	
LIVELLO PROGETTUALE <b>PROGETTO DI FATTIBILITÀ TECNICO ECONOMICA</b>			
CUP <b>C14E21001220001</b>	TITOLO INTERVENTO <b>TORINO, IL SUO PARCO, IL SUO FIUME: MEMORIA E FUTURO'</b>		
CODICE OPERA <b>22044D02</b>	REALIZZAZIONE DELLA BIBLIOTECA CIVICA E RIQUALIFICAZIONE DEL TEATRO NUOVO		
ELABORATO N. <b>007</b>	TITOLO ELABORATO <b>PROGETTO - Pianta piano interrato controsoffitti</b>		
DATA Settembre 2022	SCALA 1:200	AREA PROGETTUALE <b>ARCHITETTONICO</b>	
FORMATO DI STAMPA 1050x594 mm	CODICE GENERALE ELABORATO <b>22044D02_1_0_P_AH_00_BE_007_0</b>	NOME FILE Autodesk Docs/ITO ESPOLI2699.BCC-M-PAD-01.rvt	
VERSIONE 0	DATA Settembre 2022	DESCRIZIONE Prima emissione	DIS. CONTR. APPR. BND ISL LCN
RTP PROGETTAZIONE <b>RAFAEL MONEO</b> Arch. Rafael Moneo (mandante) Calle Circa 5 - 28002 Maera (Spagna) <b>ISOARCHITETTI S.r.l.</b> (mandante) Via Masera, 33 - 10123 Torino <b>ICIS</b> Ing. Giamattista Quirico (mandante) Corso Einaudi, 8 - 10128 Torino <b>AM.C.H.</b> MCM Ingegneria (mandante) Viale Vincesao Monti, 8 - 10095 Grugliasco (TO) <b>onleco</b> Onleco Srl (mandante) Via Pipafetta, 3 - 10129 Torino		TIMBRI - FIRME Progettista Architettonico <b>Isolarchitetti</b> <b>Rafael Moneo</b>  Integrazione prestazioni specialistiche: <b>Ing. Luciano Luciani (ICIS Srl)</b>	
ORGANISMO DI CONTROLLO <b>CONTECO S.p.A.</b> Responsabile di Commessa: <b>Ing. Daniele Baldi</b>		SCR PIEMONTE S.p.A. Responsabile del Procedimento: <b>Arch. Sergio Manto</b>	

Questo elaborato è di proprietà della Società di Committenza Regione Piemonte S.p.A. Qualsiasi divulgazione o riproduzione anche parziale, deve essere espressamente autorizzata.  
S.C.R. Piemonte S.p.A.