


Piano interrato - Scala 1 : 100

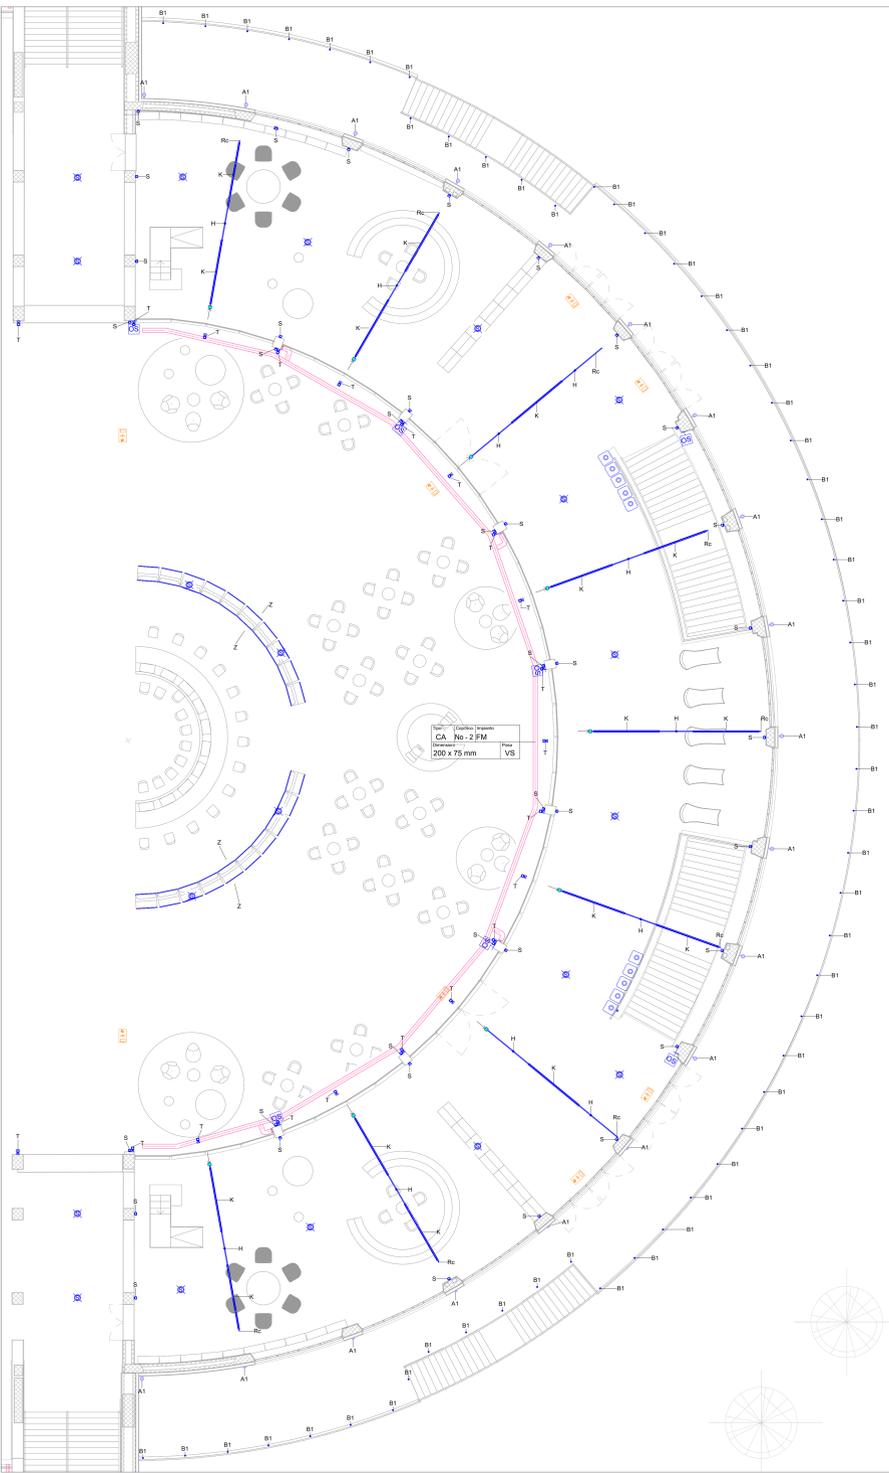

Piano terra - Scala 1 : 100

| Codice Quadro | Descrizione Quadro | Alimentazione | Impianto |
|---------------|--------------------|---------------|----------|
|---------------|--------------------|---------------|----------|

| Centrali Tecnologiche | | | |
|-----------------------|-------------------------------------|-----|----|
| QG0T | Quadro Generale di Bassa Tensione | N | BT |
| QREG5 | Quadro di Regolazione 5 | C | BT |
| QSCAB | Quadro Servizi di Cabina | N-C | BT |
| QSCP | Quadro Sotto Centrale Pompaggi | N | BT |
| RIF1 | Quadro di Rifornimento Automatico 1 | N | BT |
| RIF2 | Quadro di Rifornimento Automatico 2 | N | BT |
| SOCC | Gruppo Soccorritore di Cabina | C | BT |
| TR1 | Trasformatore 1 | N | BT |
| TR2 | Trasformatore 2 | N | BT |
| QMT | Quadro di Media Tensione | N | MT |

| Padiglione 2 - Nuovo Interrato | | | |
|--------------------------------|-------------------------|---|----|
| QREG2 | Quadro di Regolazione 2 | C | BT |

| Padiglione 2 - piano balconate | | | |
|--------------------------------|--|-----|----|
| OPD1 | Quadro Distribuzione Piano Primo Lato Destro 1 | N-S | BT |
| OPD2 | Quadro Distribuzione Piano Primo Lato Destro 2 | N-S | BT |
| OPD3 | Quadro Distribuzione Piano Primo Lato Sinistro 1 | N-S | BT |
| OPD4 | Quadro Distribuzione Piano Primo Lato Sinistro 2 | N-S | BT |





| Padiglione 2 - piano terra | | | |
|----------------------------|--|-----|----|
| OCU1 | Quadro Generale Apertura Cupolini 1 | S | BT |
| OCU2 | Quadro Generale Apertura Cupolini 2 | S | BT |
| OCU3 | Quadro Generale Apertura Cupolini 3 | S | BT |
| OCU4 | Quadro Generale Apertura Cupolini 4 | S | BT |
| QTD1 | Quadro Distribuzione Piano Terra Lato Destro 1 | N-S | BT |
| QTD2 | Quadro Distribuzione Piano Terra Lato Destro 2 | N-S | BT |
| QTD3 | Quadro Distribuzione Piano Terra Lato Destro 3 | N-S | BT |
| QTD4 | Quadro Distribuzione Piano Terra Lato Destro 4 | N-S | BT |
| QTD5 | Quadro Distribuzione Piano Terra Lato Sinistro 1 | N-S | BT |
| QTD6 | Quadro Distribuzione Piano Terra Lato Sinistro 2 | N-S | BT |
| QTD7 | Quadro Distribuzione Piano Terra Lato Sinistro 3 | N-S | BT |
| QTD8 | Quadro Distribuzione Piano Terra Lato Sinistro 4 | N-S | BT |
| RTD1 | Rack Dati Piano Terra lato Destro 1 | C | TD |
| RTD2 | Rack Dati Piano Terra lato Destro 2 | C | TD |

| Padiglione 2B - piano primo | | | |
|-----------------------------|---|-------|----|
| QCR | Quadro Distribuzione Control Room | N-S | BT |
| QUFF | Quadro Distribuzione Uffici piano Primo | N-C-S | BT |

| Padiglione 2B - piano primo | | | |
|-----------------------------|------------------------------|---|----|
| RDR | Rack Dati Control Room | C | TD |
| RUF | Rack Dati Uffici piano Primo | C | TD |

| Padiglione 2B - piano terra | | | |
|-----------------------------|-------------------------------------|-----|----|
| QBAR | Quadro Distribuzione BAR | N-S | BT |
| QFT | Quadro Distribuzione Foyer e Teatro | N-S | BT |
| QVC | Quadro Distribuzione Vetina Città | N-S | BT |

| Padiglione 4 - piano interrato | | | |
|--------------------------------|--|-----|----|
| QCTAD | Quadro di Distribuzione CTA Lato Destro Normale | N | BT |
| QCTAS | Quadro di Distribuzione CTA Lato Sinistro Normale | N | BT |
| QCEP | Quadro di Distribuzione Pinge Pozzi Emarginamento | N | BT |
| QESD1 | Quadro Generale Apertura Serramenti Esedra 1 | P | BT |
| QESD2 | Quadro Generale Apertura Serramenti Esedra 2 | P | BT |
| QEST | Quadro Estrattori di Fumo | C | BT |
| QGE | Quadro Generale Estrattori | S | BT |
| QID1 | Quadro Distribuzione Piano Interrato Lato Destro 1 | N-S | BT |
| QID2 | Quadro Distribuzione Piano Interrato Lato Destro 2 | N-S | BT |
| QID3 | Quadro Distribuzione Piano Interrato Lato Destro 3 | N-S | BT |
| QID4 | Quadro Distribuzione Piano Interrato Lato Destro 4 | N-S | BT |
| QIS1 | Quadro Distribuzione Piano Interrato Lato Sinistro 1 | N-S | BT |
| QREG1 | Quadro di Regolazione 1 | C | BT |
| QREG2 | Quadro di Regolazione 2 | C | BT |
| QREG3 | Quadro di Regolazione 3 | C | BT |
| QREG4 | Quadro di Regolazione 4 | C | BT |
| QREG5 | Quadro di Regolazione 5 | C | BT |
| QREG6 | Quadro di Regolazione 6 | C | BT |
| QSRGE | Quadro di Scambio Rete-GE | P | BT |
| QTDIPD-N | Quadro Generale di Distribuzione Lato Destro Normale | N | BT |
| QTDIPS-C | Quadro Generale Distribuzione Lato Sinistro Continuità | S | IS |
| QTDPS-N | Quadro Generale di Distribuzione Lato Sinistro Normale | N | BT |
| QWM | Quadro Generale Water Mist | P | BT |
| UPS-C | Gruppo di Continuità UPS - Uffici P2b | C | BT |
| UPS-E | Gruppo di Continuità UPS - Lato Sinistro - Emergenza | S | IS |
| QTDPS-S | Quadro Generale Distribuzione Lato Sinistro Sicura | S | IS |
| QTDPS-N | Quadro Generale Distribuzione Lato Sinistro Sicura | S | IS |
| UPS-D | Gruppo di Continuità UPS - Lato Destro - Sicurezza | S | IS |
| UPS-S | Gruppo di Continuità UPS - Lato Sinistro - Sicurezza | S | IS |
| RCS | Rack Dati Centro Stiva | C | TD |
| RCTAD | Rack Dati CTA destro | C | TD |
| RCTAS | Rack Dati CTA sinistro | C | TD |
| RID1 | Rack Dati Piano Interrato lato Destro 1 | C | TD |
| RIS1 | Rack Dati Piano Interrato lato Sinistro 1 | C | TD |
| RTS1 | Rack Dati Piano Interrato lato Sinistro 1 | C | TD |
| RTS2 | Rack Dati Piano Interrato lato Sinistro 2 | C | TD |

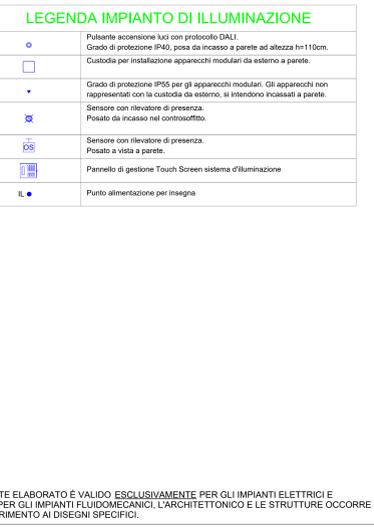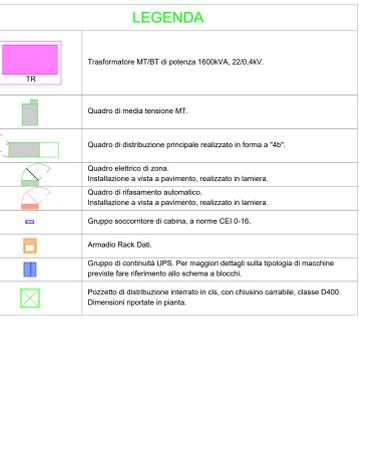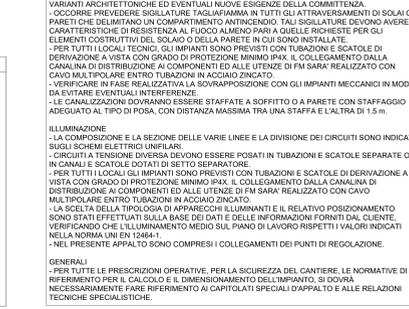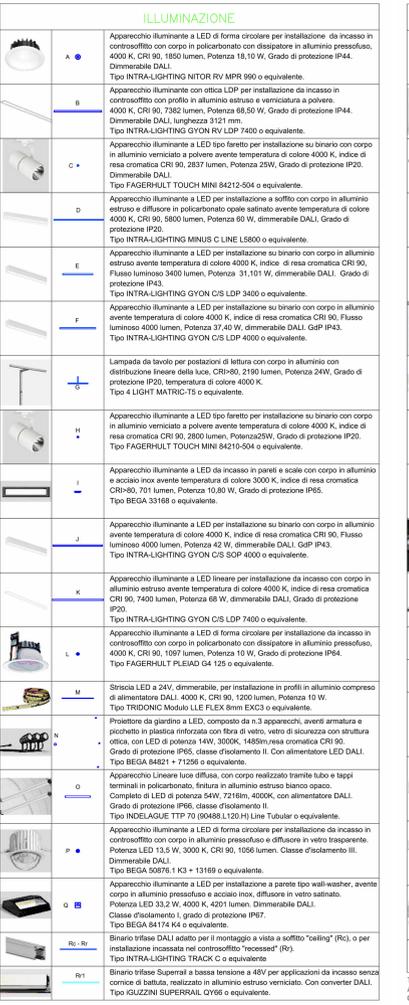

| COMITENTE | | CIVILE | |
|---|---|---|-----------------------|
| SCR Piemonte | | Città di TORINO | |
| LIVELLO PROGETTUALE | | | |
| PROGETTO DI FATTIBILITÀ TECNICO ECONOMICA | | | |
| CUP | TITOLO INTERVENTO | CIVILE | |
| C14E21001220001 | TORINO, IL SUO PARCO. IL SUO Fiume: MEMORIA E FUTURO | CIVILE | |
| 22044002 | REALIZZAZIONE DELLA BIBLIOTECA CIVICA E RIQUALIFICAZIONE DEL TEATRO NUOVO | CIVILE | |
| ELABORATO IN | | | |
| 108 | TITOLO ELABORATO | CIVILE | |
| ILLUMINAZIONE, PROGETTO - A-2 | | | |
| Pianta piano interrato e terra - Abitto | | | |
| DATA | | | |
| Settembre 2022 | SCALA | AREA PROGETTUALE | |
| FORNITO DI SEGNALI | | CIVILE | |
| A0/B | 22044002_1_P_02_00_AE_108_0 | CIVILE | |
| VERIFICAZIONE | | | |
| 5 | 22/09/2022 | DESCRIZIONE | DIS. CONTR. APPR. ICH |
| ITP PROGETTAZIONE | | | |
| RAFAEL MONTE | | TITOLI - FINE | |
| Ing. Raffaele Monte (mandatario) | | Progettista impianti elettrici e speciali | |
| Ing. Riccardo Sestini (responsabile) | | Ing. Federico Bertolino (MCM Ingegneria S.r.l.) | |
| Ing. M.C.M. (responsabile) | | Integrazione prestazioni specialistiche: | |
| Ing. Gianmario Quirio (responsabile) | | Ing. Luciano Luciani (ICIS Srl) | |
| Ing. M.C.M. (responsabile) | | Oraleo Srl (mandatario) | |
| Ing. M.C.M. (responsabile) | | Oraleo Srl (mandatario) | |
| ORGANISMO DI CONTROLLO | | | |
| CONTECO S.p.A. | | Responsabile del Procedimento: Arch. Sergio Manto | |