




PADIGLIONE 2 – IMPIANTO CLIMATIZZAZIONE – DISTRIBUZIONE IDRAULICA PIANTA BALCONATE Q.TA +0,00

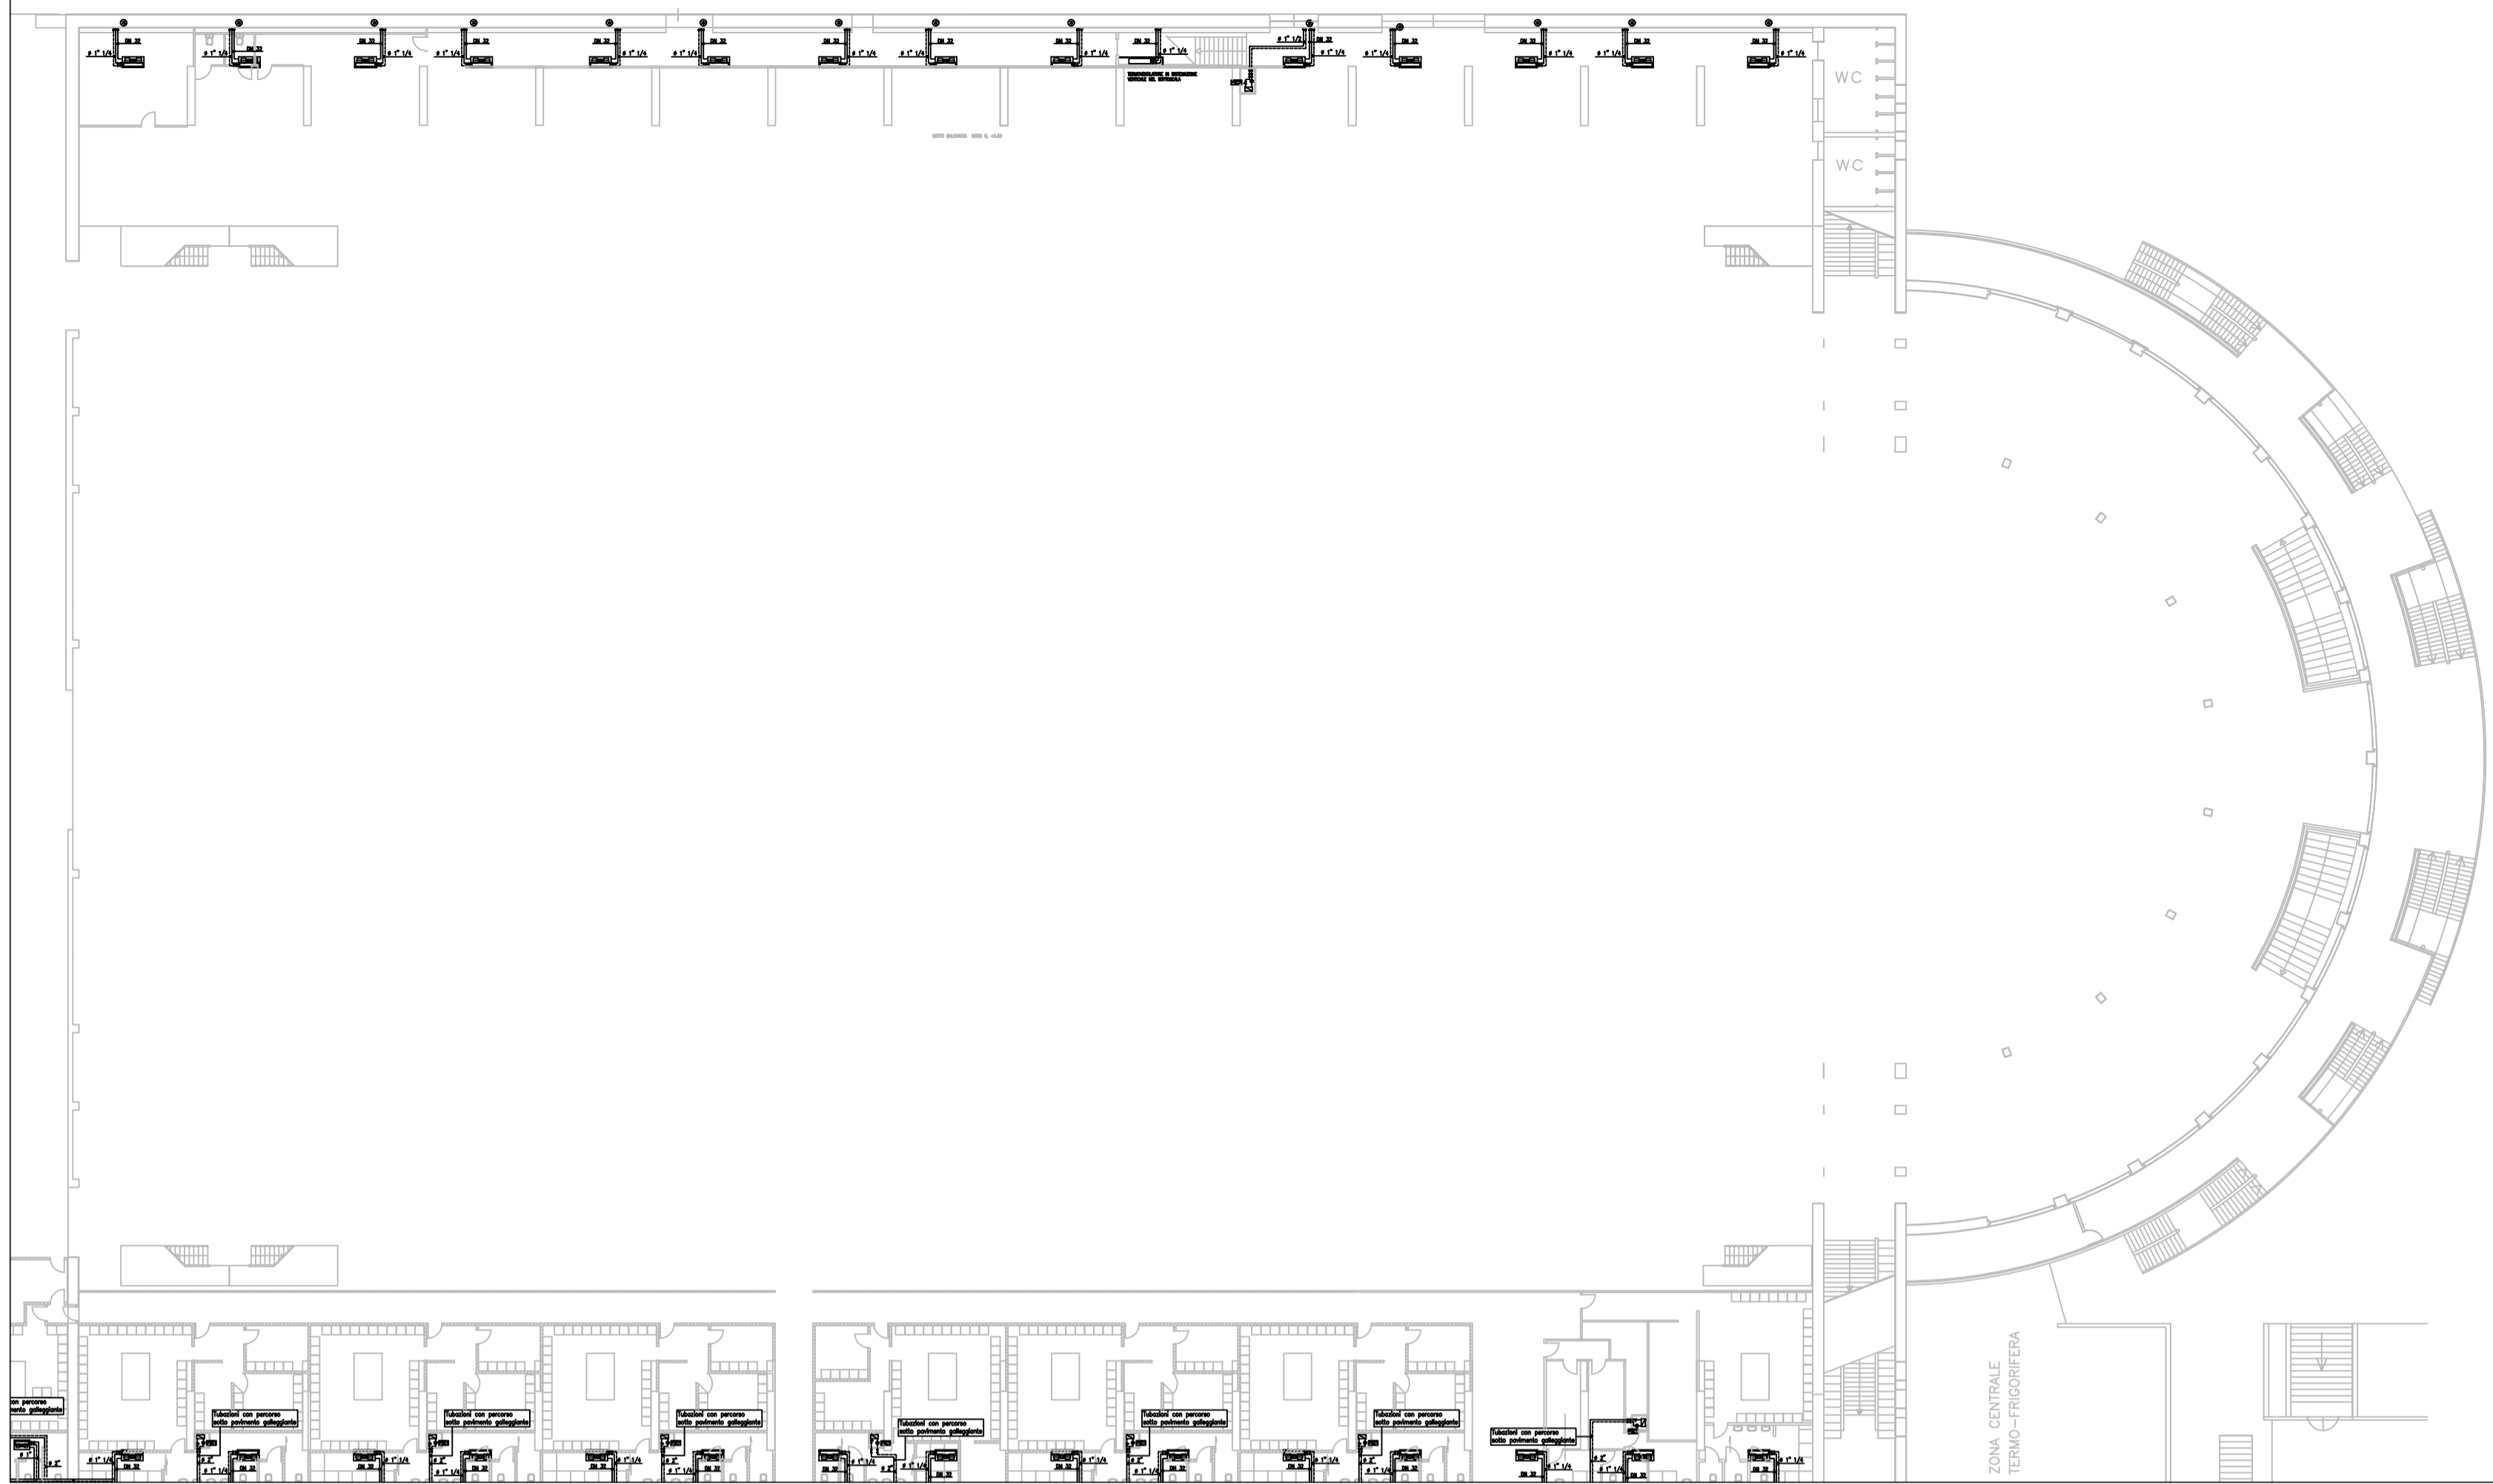

PADIGLIONE 2 – IMPIANTO SPRINKLER – PIANTA BALCONATE Q.TA +0,00

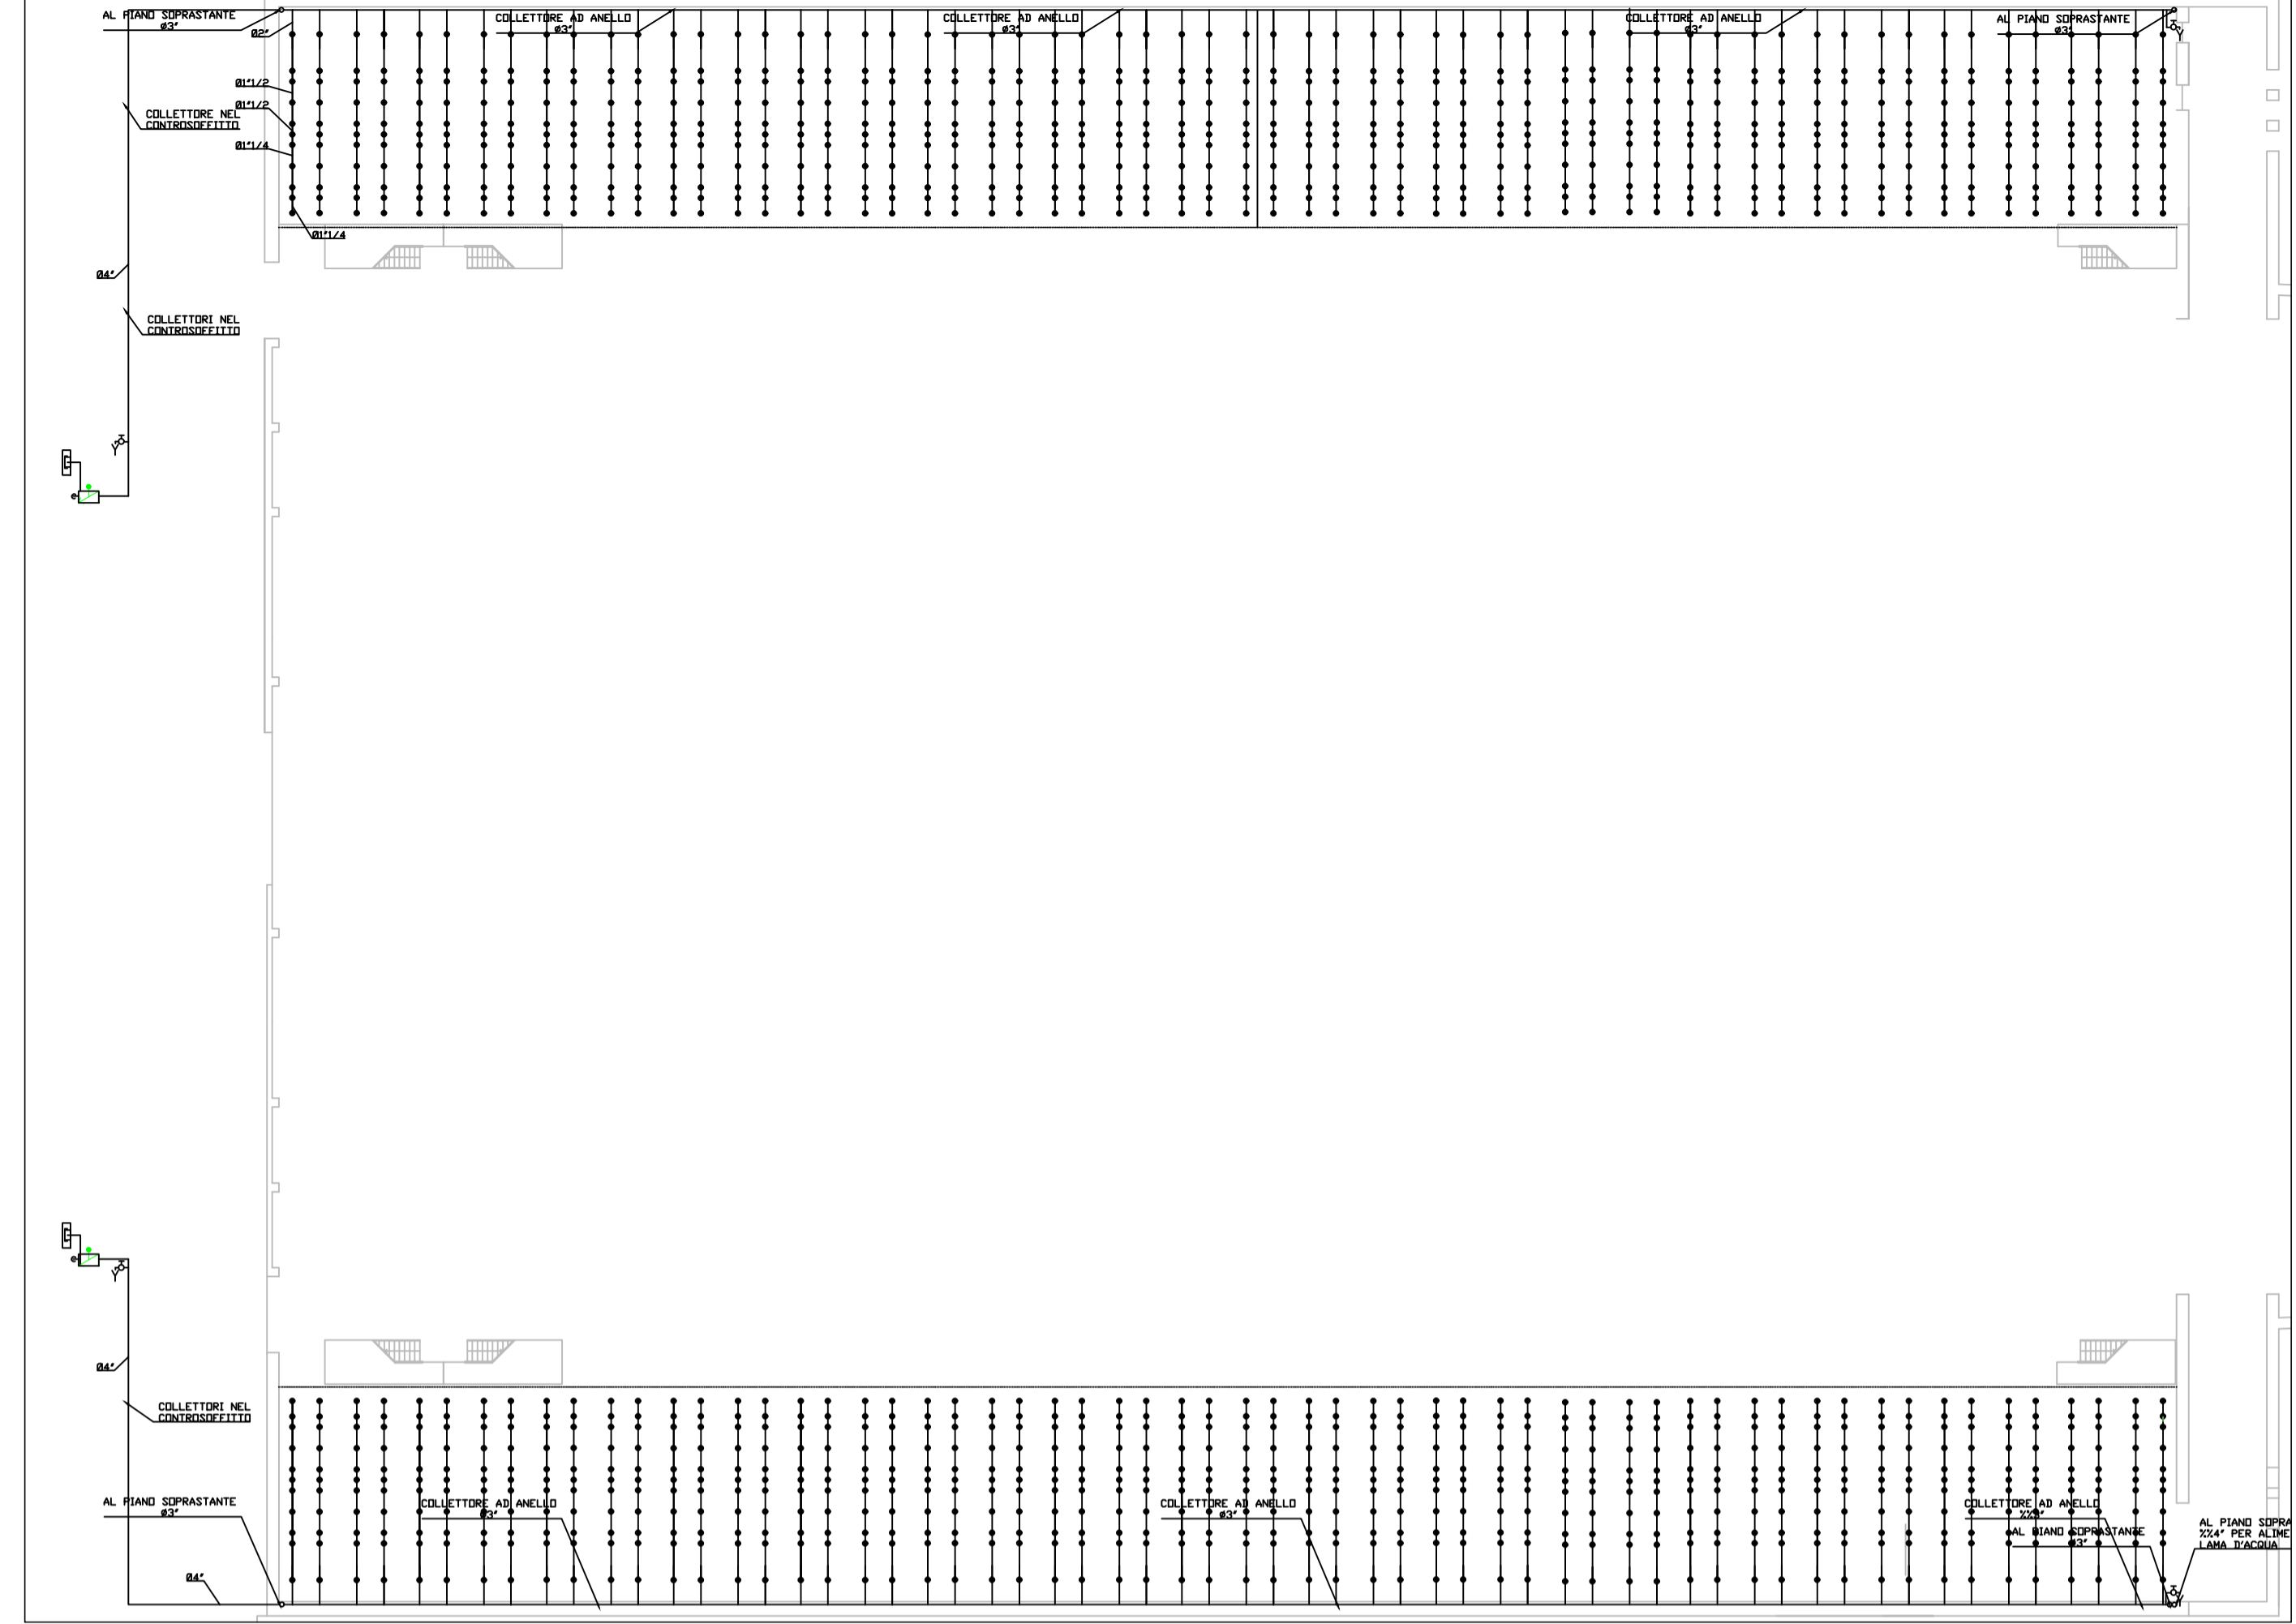

PADIGLIONE 2 – IMPIANTO CLIMATIZZAZIONE – DISTRIBUZIONE AEREA PIANTA BALCONATE Q.TA +0,00

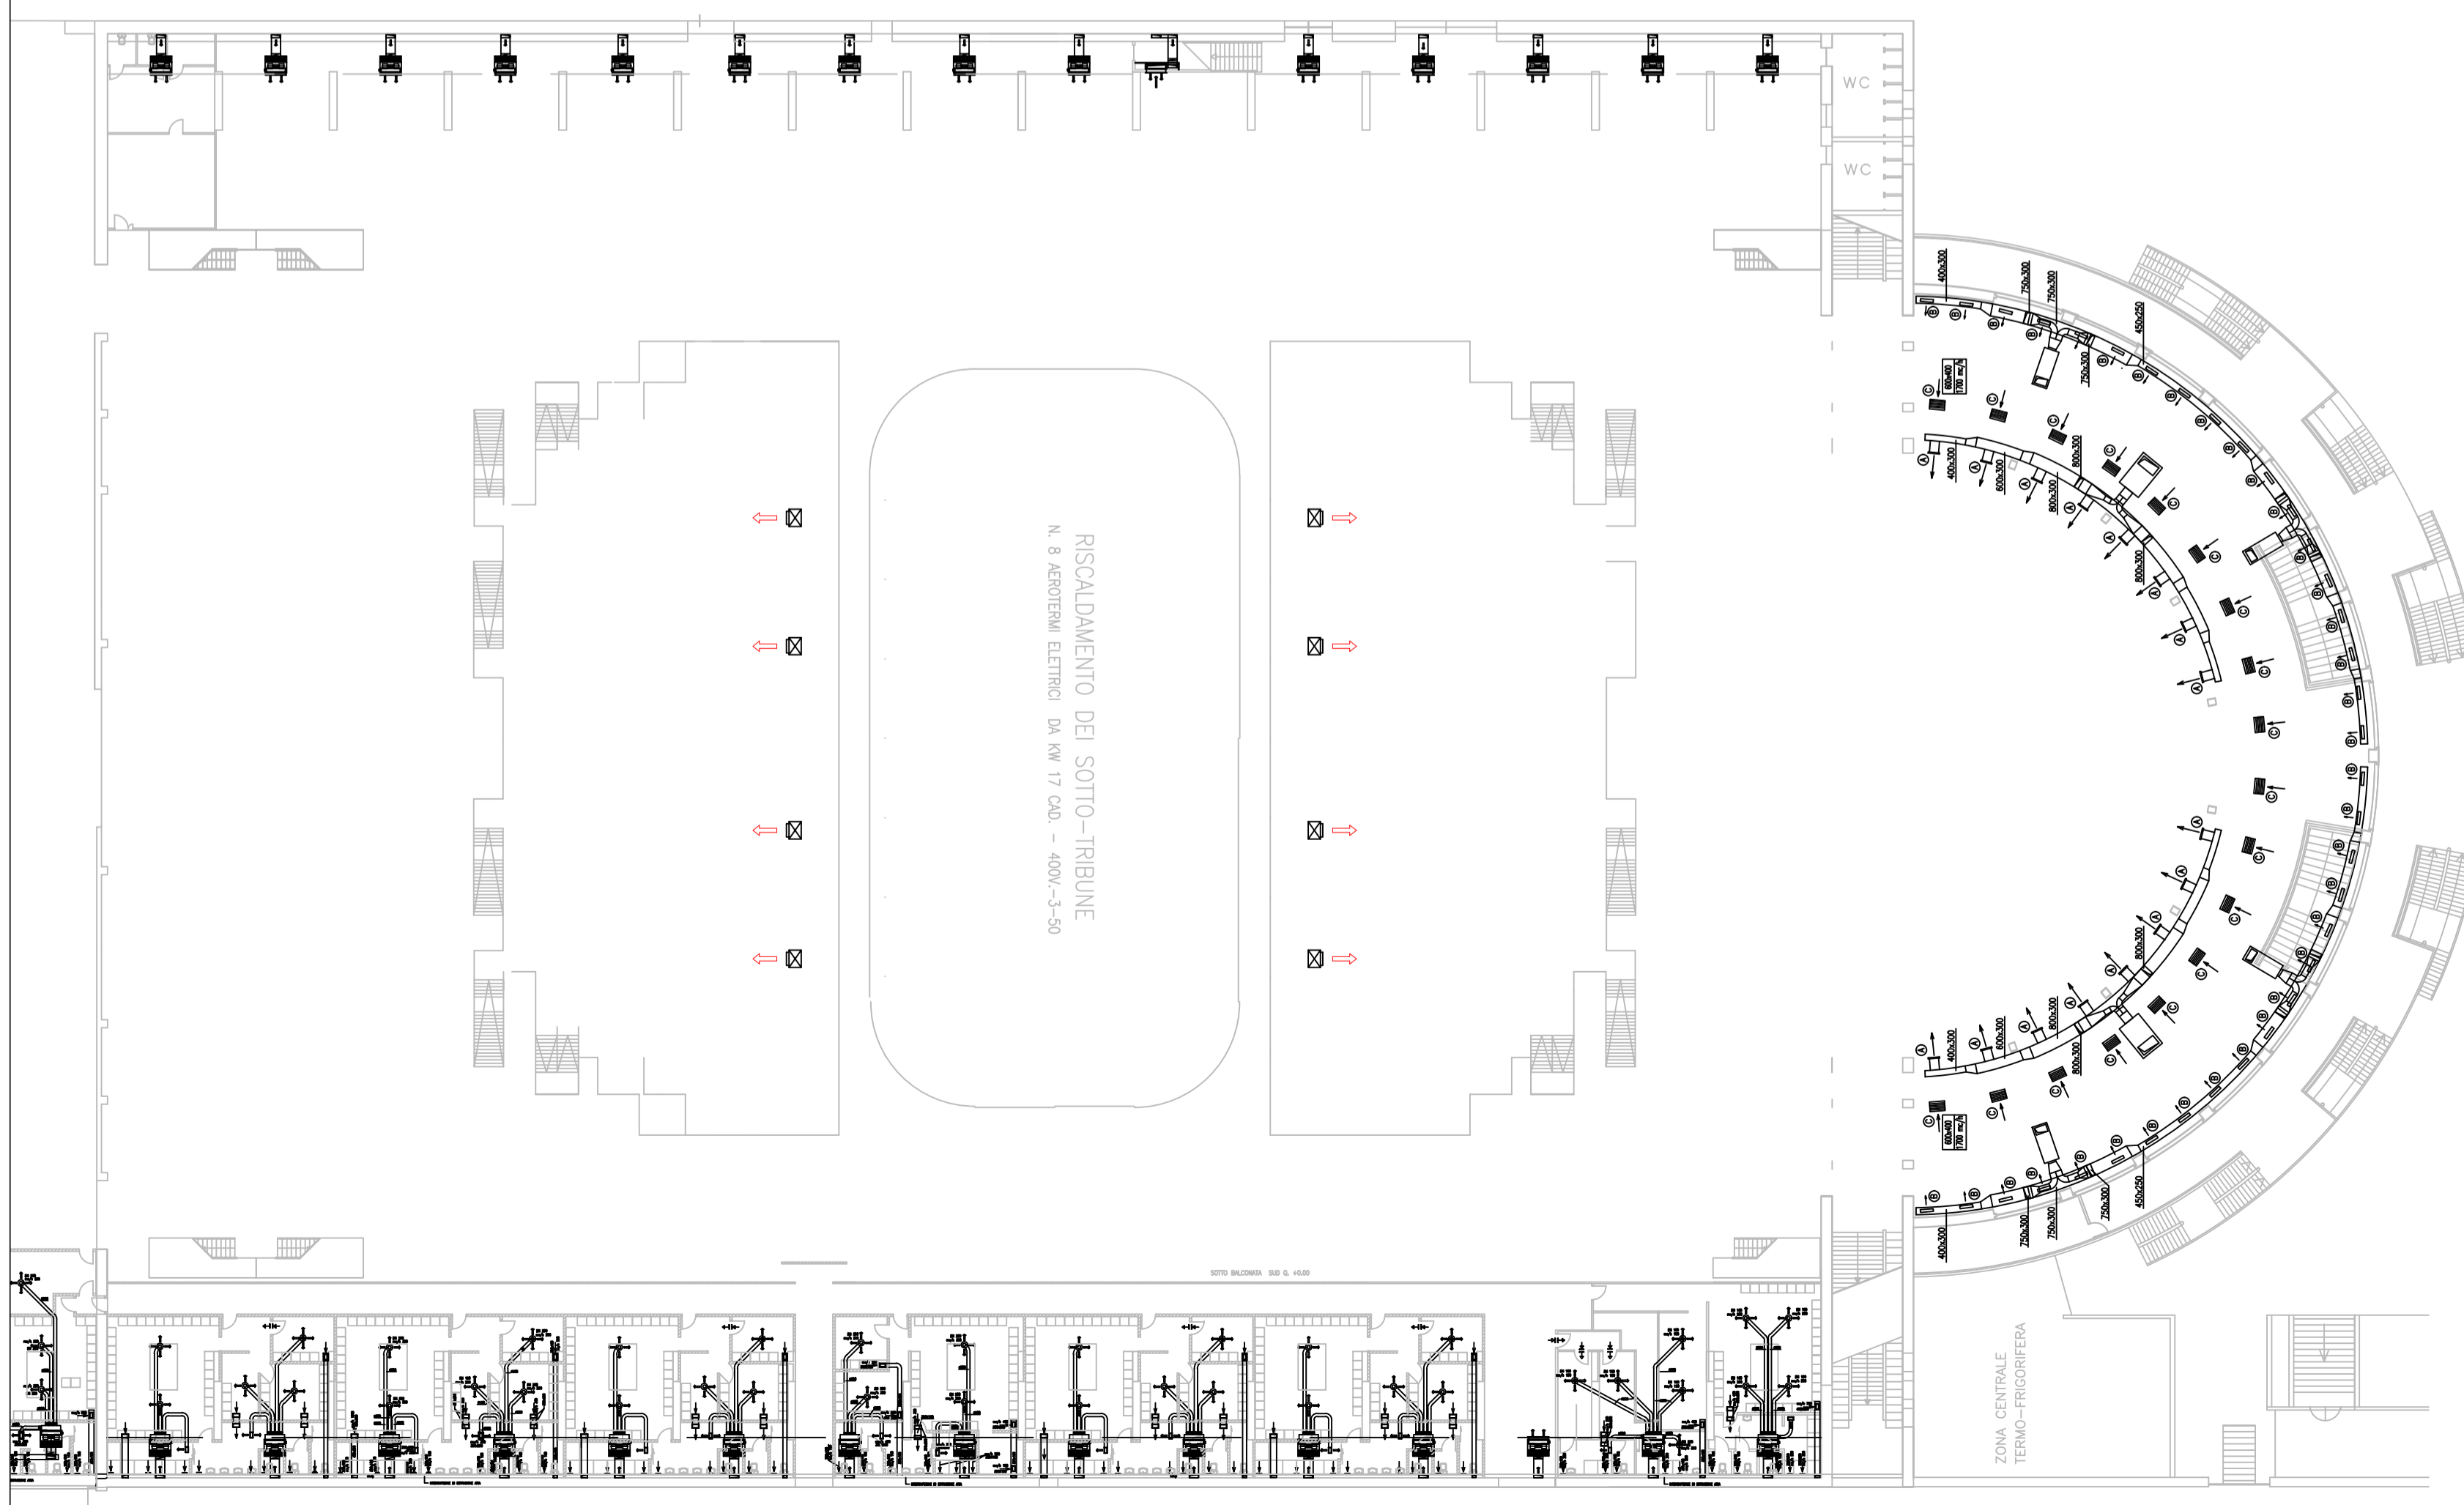

NOTA: IL PRESENTE ELABORATO È VALIDO ESCLUSIVAMENTE PER GLI IMPIANTI FLUIDOMECCANICI; PER GLI IMPIANTI ELETTRICI E SPECIALI, L'ARCHITETTONICO E LE STRUTTURE OCCORRE FARE RIFERIMENTO AI DISEGNI SPECIFICI.

LEGENDA

Impianti esistenti da demolire



DIREZIONE OPERE PUBBLICHE

COMMITTENTE SCR Piemonte		COMUNE Città di TORINO			
LIVELLO PROGETTUALE PROGETTO DI FATTIBILITÀ TECNICO ECONOMICA					
CUP C14E21001220001	TITOLO INTERVENTO TORINO, IL SUO PARCO, IL SUO FIUME: MEMORIA E FUTURO"				
CODICE OPERA 22044D02	REALIZZAZIONE DELLA BIBLIOTECA CIVICA E RIQUALIFICAZIONE DEL TEATRO NUOVO				
ELABORATO N. 002	TITOLO ELABORATO VENTILAZIONE - DEMOLIZIONI - Pianta piano terra				
DATA Settembre 2022	SCALA 1:200	AREA PROGETTUALE IMPIANTI MECCANICI			
FORMATO DI STAMPA A0	CODICE GENERALE ELABORATO 22044D02_1_0_P_IV_00_AE_002_0	NOME FILE I11_COMMESSE_IN_CORSO22087 - SCR ICIS Biblioteca Civica Centrale TO20_Definitivo04_MEC/EstabGrafico			
VERSIONE	DATA	DESCRIZIONE	DIS.	CONTR.	APPR.
0	Settembre 2022	Prima emissione	CPT	PRM	LCN
RTP PROGETTAZIONE		TIMBRI - FIRME			
RAFEL MONEO Arch. Rafael Moneo (mandante) Calle Circa 5 - 28002 Madrid (Spagna) ISOLARCHITETTI Isolarchitetti S.r.l. (mandante) Via Mazzini, 33 - 10123 Torino ICIS ICIS S.r.l. (mandataria) Corso Einaudi, 8 - 10128 Torino Ing. Quirico Ing. Giovanni Battista Quirico (mandante) Corso Giovanni Lanza, 58 - 10131 Torino MCM MCM Ingegneria (mandante) Viale Vincenzo Monti, 8, 10095 Grugliasco (TO) onleco Onleco Srl (mandante) Via Pigiarella, 3 - 10129 Torino		Progettista impianti meccanici: Ing. Davide Primela Miero (MCM Ingegneria S.r.l.) Integrazione prestazioni specialistiche: Ing. Luciano Luciani (ICIS Srl)			
ORGANISMO DI CONTROLLO CONTECO S.p.A. Responsabile di Commessa: Ing. Daniele Baldi		SCR PIEMONTE S.p.A. Responsabile del Procedimento: Arch. Sergio Manto			