




PAD. 2 – IMPIANTO CLIMATIZZAZIONE – DISTRIBUZIONE IDRAULICA BALCONATE Q.TA +4,44

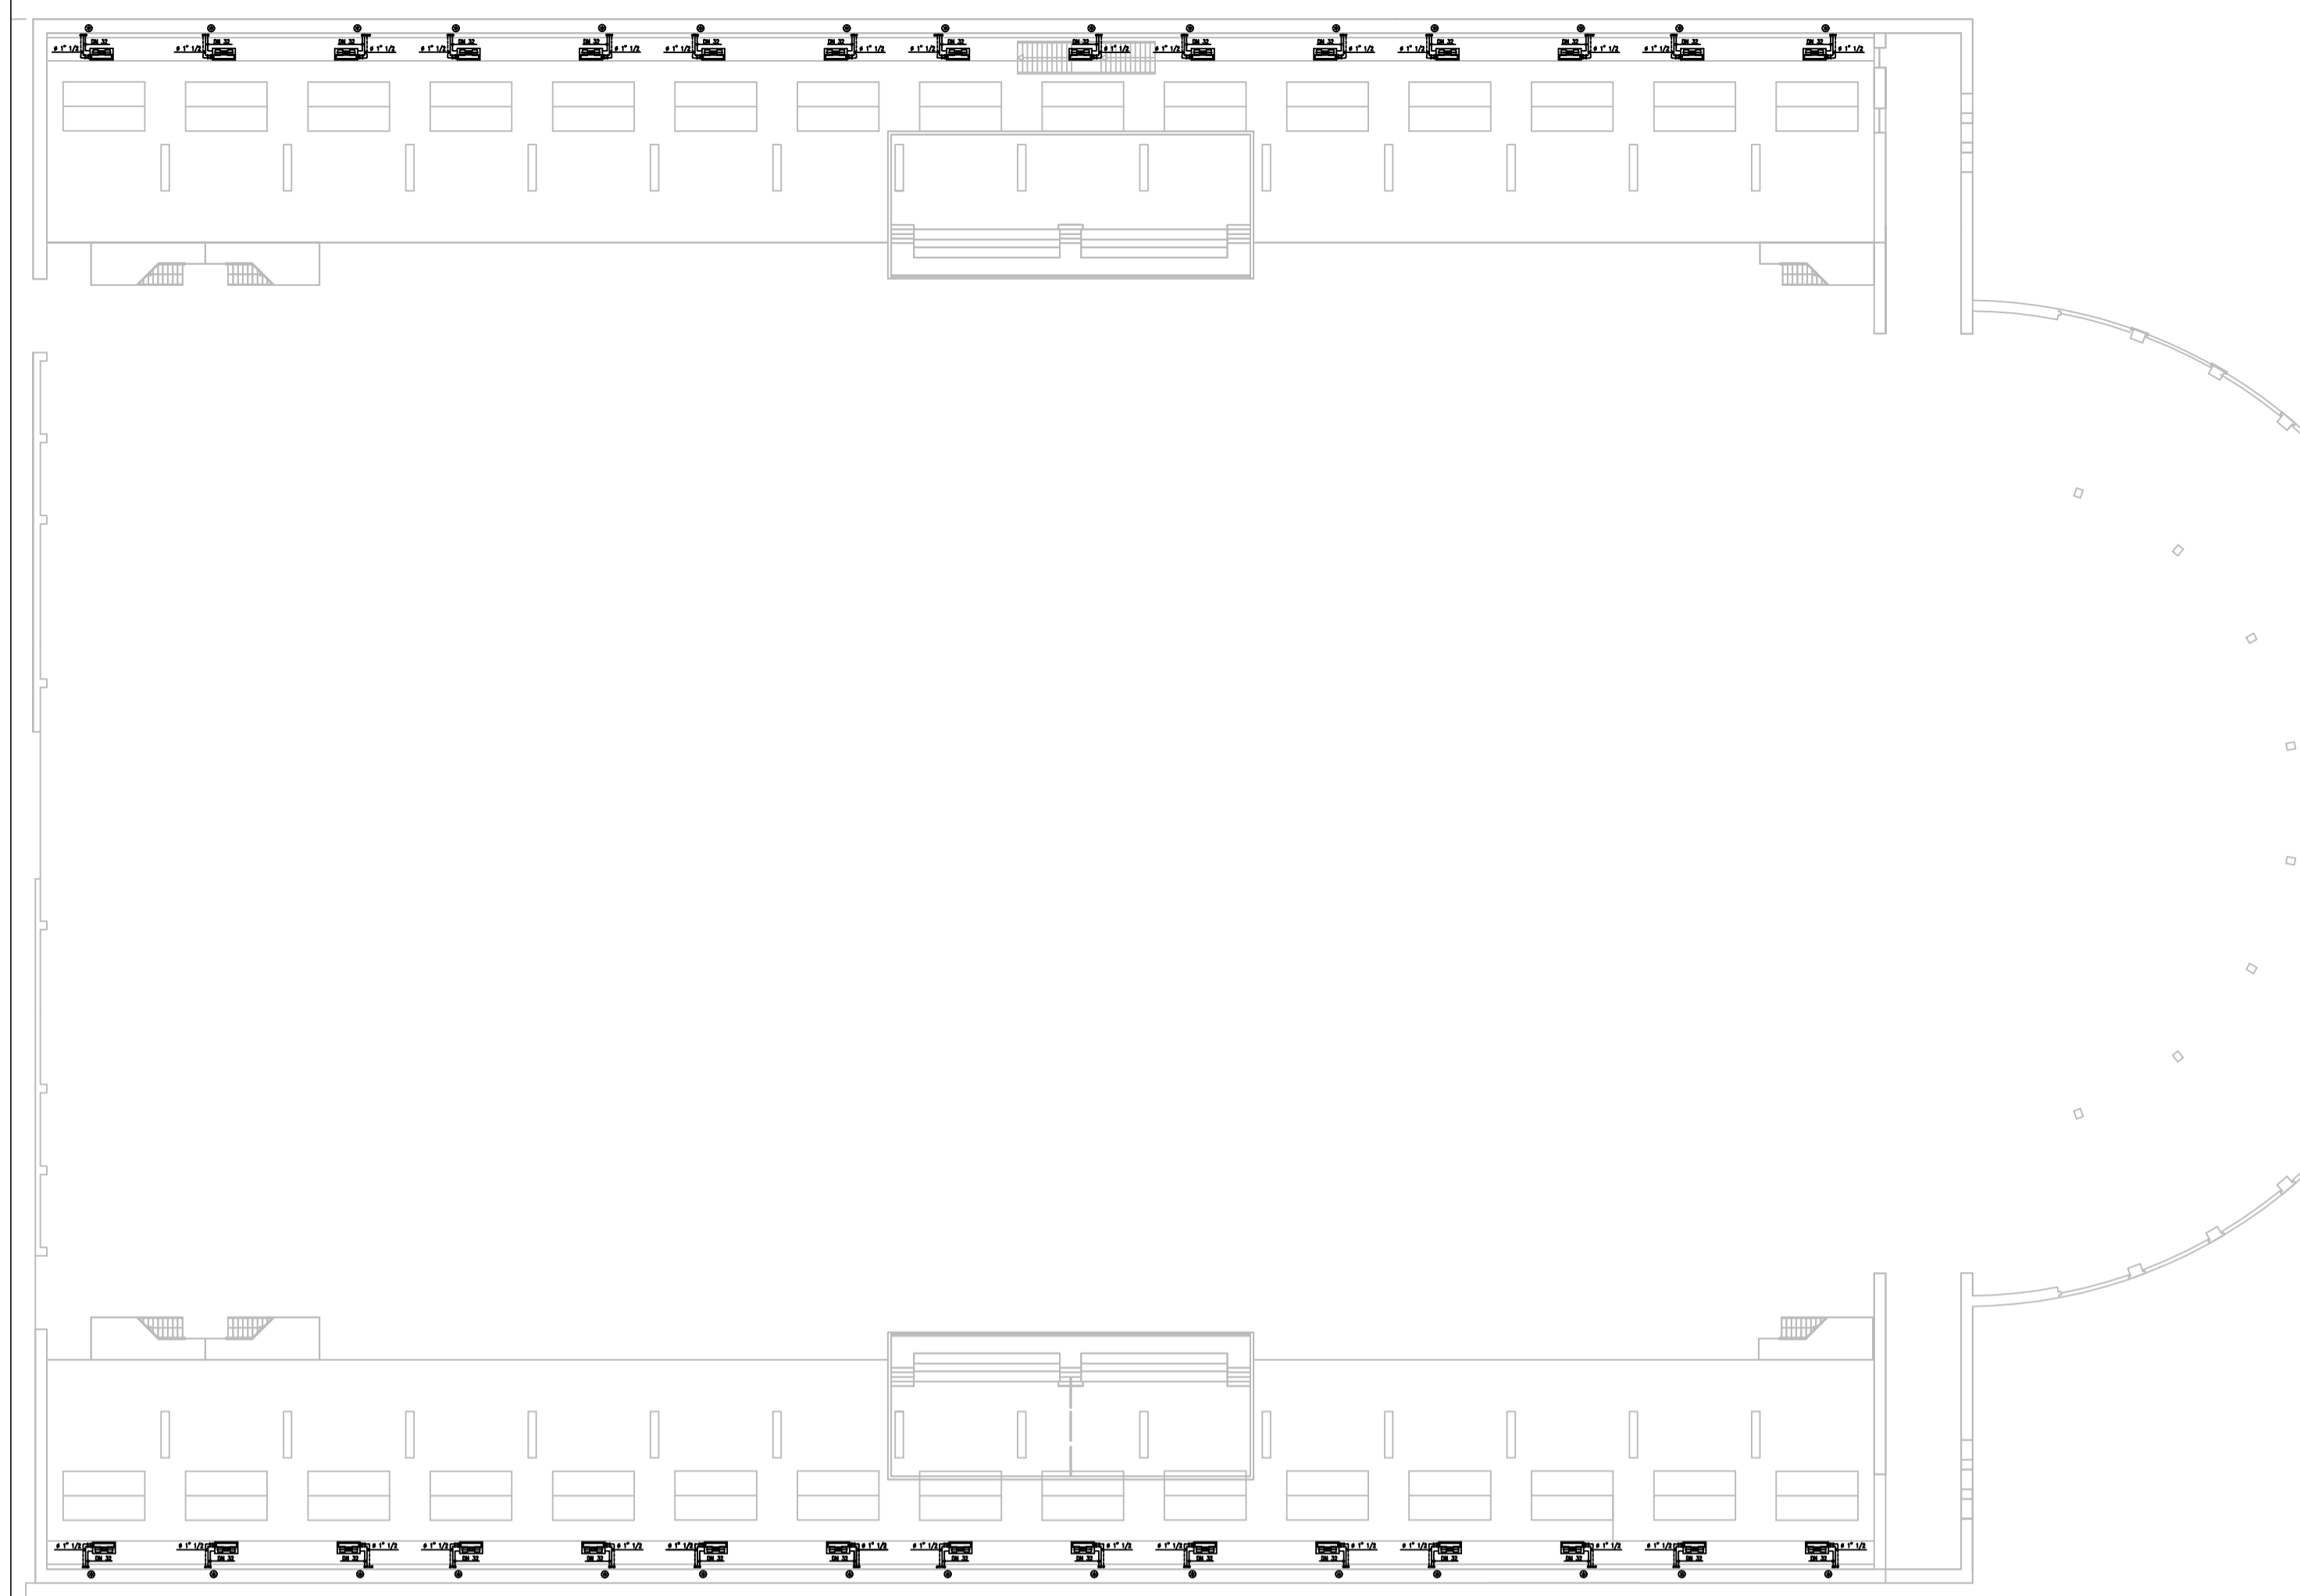

PAD. 2 – IMPIANTO SPRINKLER – BALCONATE Q.TA +4,44

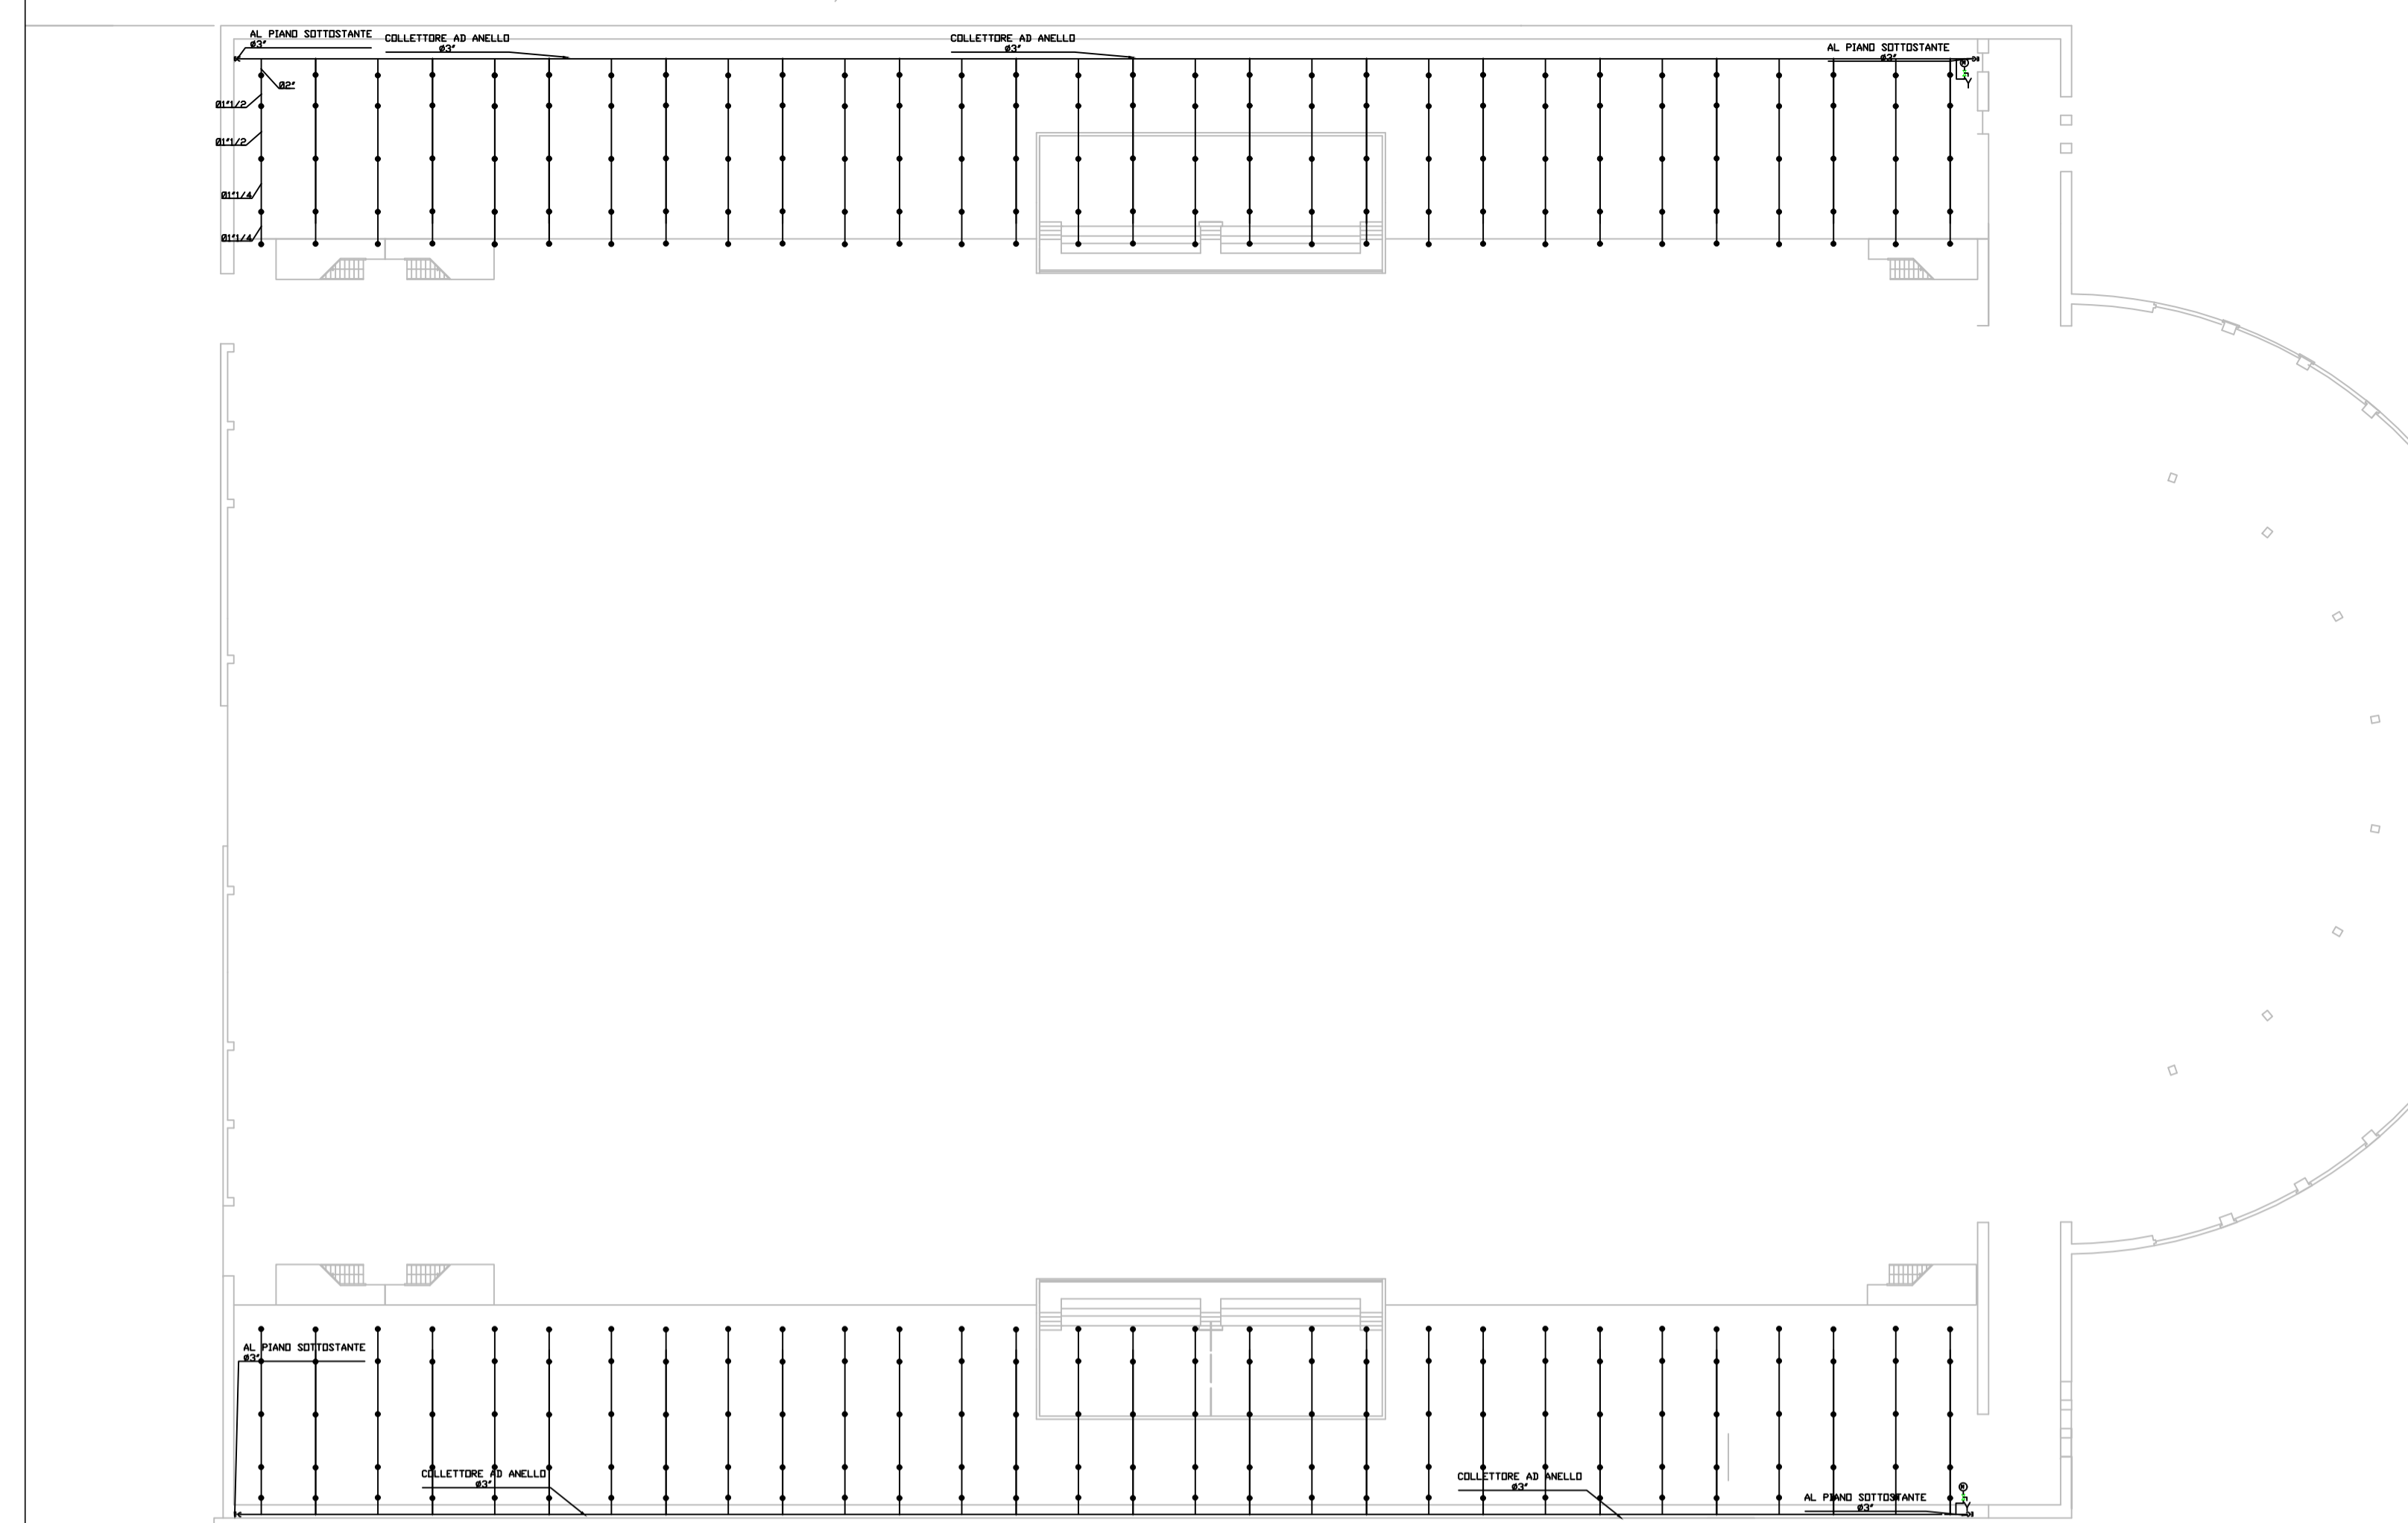

PAD. 2 – IMPIANTO CLIMATIZZAZIONE – DISTRIBUZIONE AEREA BALCONATE Q.TA +4,44

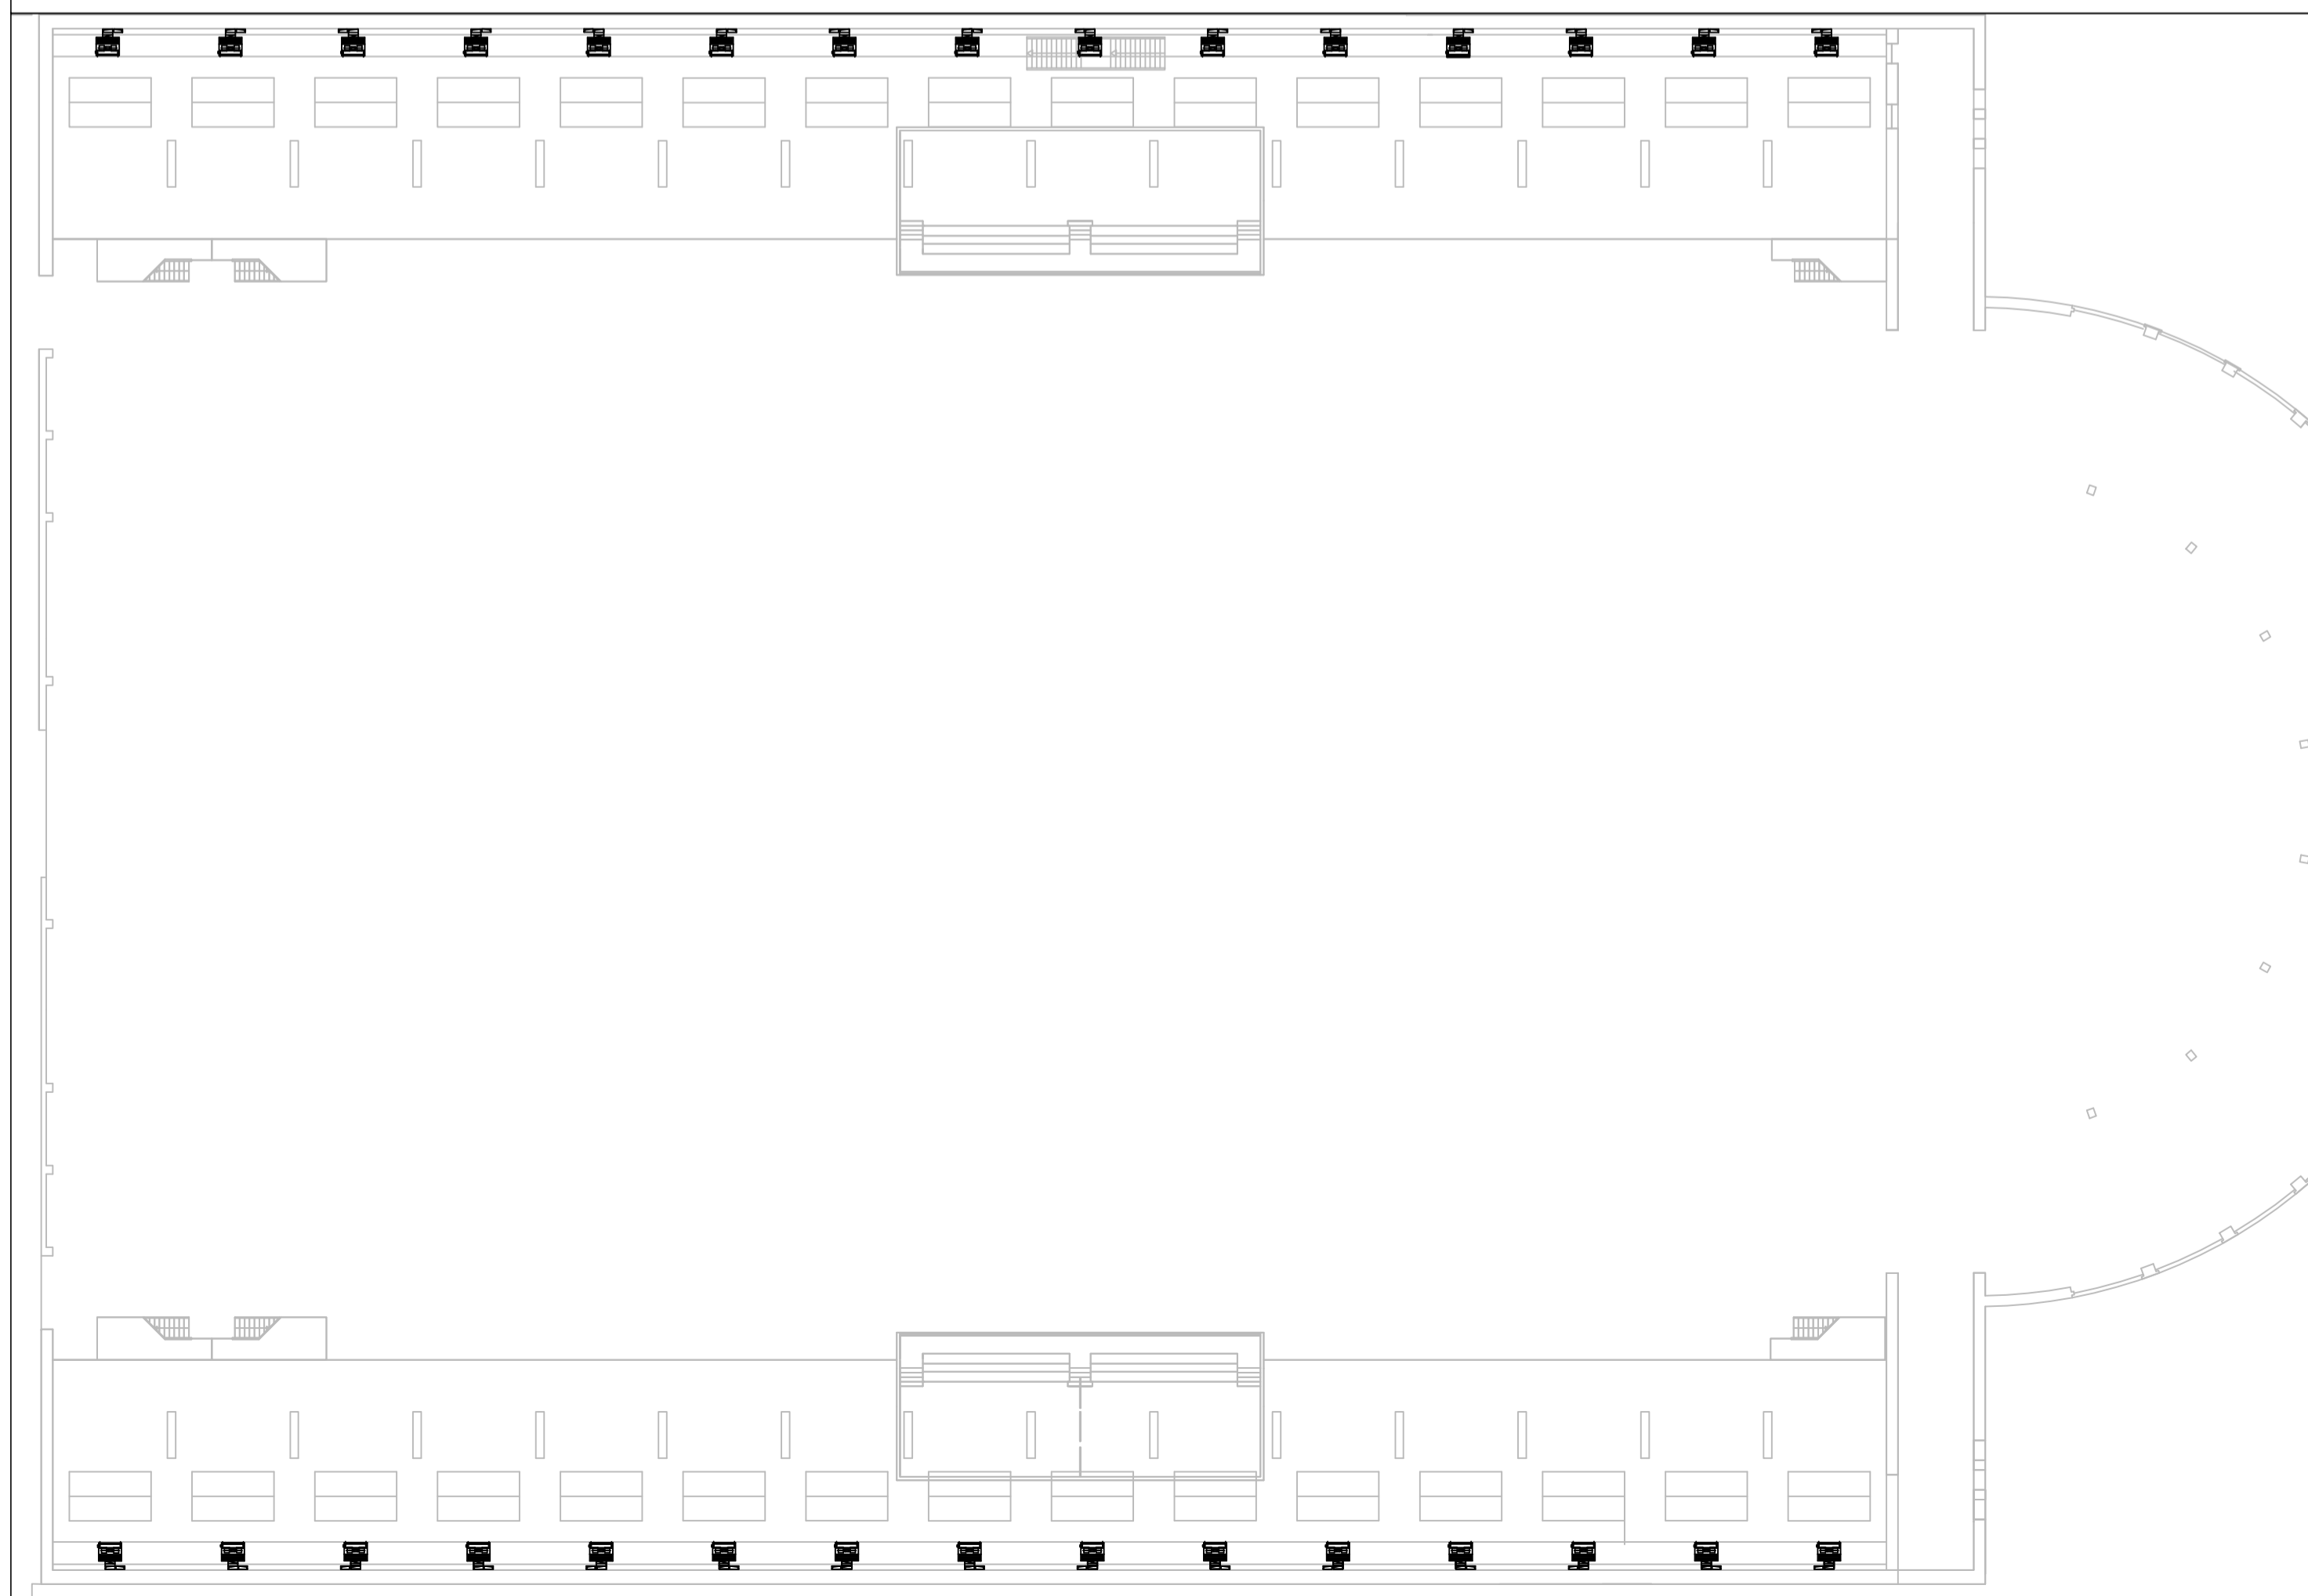

NOTA: IL PRESENTE ELABORATO È VALIDO ESCLUSIVAMENTE PER GLI IMPIANTI FLUIDOMECCANICI; PER GLI IMPIANTI ELETTRICI E SPECIALI, L'ARCHITETTONICO E LE STRUTTURE OCCORRE FARE RIFERIMENTO AI DISEGNI SPECIFICI.

LEGENDA

— Impianti esistenti da demolire



DIREZIONE OPERE PUBBLICHE

COMMITTENTE SCR Piemonte	COMUNE Città di TORINO
------------------------------------	----------------------------------

LIVELLO PROGETTUALE
PROGETTO DI FATTIBILITÀ TECNICO ECONOMICA

CUP C14E21001220001	TITOLO INTERVENTO TORINO, IL SUO PARCO, IL SUO FIUME: MEMORIA E FUTURO"
CODICE OPERA 22044D02	REALIZZAZIONE DELLA BIBLIOTECA CIVICA E RIQUALIFICAZIONE DEL TEATRO NUOVO

ELABORATO N. 003	TITOLO ELABORATO VENTILAZIONE - DEMOLIZIONI - Pianta piano primo
----------------------------	--------------------------------------------------------------------------------

DATA Settembre 2022	SCALA 1:200	AREA PROGETTUALE IMPIANTI MECCANICI
------------------------	----------------	-----------------------------------------------

FORMATO DI STAMPA A0	CODICE GENERALE ELABORATO 22044D02_1_0_P_IV_00_AE_003_0	NOME FILE I11_COMMESSE_IN_CORSO22087 - SCR ICIS Biblioteca Civica Centrale TO20_Definitivo04_MEC/Estab/Gratic
-------------------------	-------------------------------------------------------------------	------------------------------------------------------------------------------------------------------------------

VERSIONE	DATA	DESCRIZIONE	DIS.	CONTR.	APPR.
0	Settembre 2022	Prima emissione	CPT	PRM	LCN

RTP PROGETTAZIONE RAFEL MONEO Arch. Rafael Moneo (mandante) Calle Circa 5 - 28002 Madrid (Spagna)	TIMBRI - FIRME Progettista impianti meccanici: Ing. Davide Primela Miero (MCM Ingegneria S.r.l.)
ISOLARCHITETTI S.r.l. (mandante) Via Mazzini, 33 - 10123 Torino	Integrazione prestazioni specialistiche: Ing. Luciano Luciani (ICIS Srl)
ICIS S.r.l. (mandataria) Corso Einaudi, 6 - 10128 Torino	
Ing. Quirico MCM Ingegneria (mandante) Corso Giovanni Lanza, 58 - 10131 Torino	
MCM Ingegneria (mandante) Viale Vincenzo Monti, 8, 10095 Grugliasco (TO)	
onleco Onleco Srl (mandante) Via Pignatelli, 3 - 10129 Torino	

ORGANISMO DI CONTROLLO CONTECO S.p.A. Responsabile di Commessa: Ing. Daniele Baldi	SCR PIEMONTE S.p.A. Responsabile del Procedimento: Arch. Sergio Manto
--------------------------------------------------------------------------------------------------------	---------------------------------------------------------------------------------