


 


LEGENDA SIMBOLI ANTINCENDIO			
	PERCORSO D'ESODO IN SALITA		ILLUMINAZIONE DI EMERGENZA
	PERCORSO D'ESODO IN DISCESA		ILLUMINAZIONE DI EMERGENZA 30 LUX
	PERCORSO D'ESODO ORIZZONTALE		NASPIO UNI 25
	DISTANZA DI SEPARAZIONE		IDRANTE UNI 45
	AFFOLLAMENTO LOCALE		IDRANTE SOTTOSUOLO UNI 70
	MODULI USI DI SICUREZZA		IDRANTE SOTTOSUOLO UNI 70
	ELEMENTI STRUTTURE - PARETI R - REI - EI 30		IMPIANTO RIVELAZIONE MISCELE INFAMMABILI
	ELEMENTI STRUTTURE - PARETI R - REI - EI 60		IMPIANTO RIVELAZIONE CO
	ELEMENTI STRUTTURE - PARETI R - REI - EI 120		IMPIANTO RIVELAZIONE INCENDI
	ELEMENTI STRUTTURE - PARETI R - REI - EI 240		IMPIANTO RIVELAZIONE GAS
	SOLAI R - REI - EL		IMPIANTO RIVELAZIONE TEMPERATURA
	ELEMENTI DI CHIUSURA EL		IMPIANTO SPEGNIMENTO AD ACQUA SIDERWALL
	ELEMENTI DI CHIUSURA EL		IMPIANTO SPEGNIMENTO AD ACQUA NEBULIZZATA
	ELEMENTI DI CHIUSURA EL		IMPIANTO SPEGNIMENTO AD ACQUA NEBULIZZATA DEDICATO ALLA PROTEZIONE DEGLI SCALFATI
	ELEMENTI DI CHIUSURA EL		ESTRAZIONE FORZATA FUMI PER BONIFICA LOCALE
	ELEMENTI DI CHIUSURA EL		IMPIANTO SPEGNIMENTO CON ESTINGUENTE GASOSO
	TENDA ANTINCENDIO		ESTRAZIONE FORZATA FUMI PER BONIFICA LOCALE
	CORTINA FISSA DI CONTENIMENTO FUMI (CFM) - EL		IMPIANTO VENTILAZIONE MECCANICA
	LUOGO SICURO STATO SPAZIO CALMO		IMPIANTO VENTILAZIONE MECCANICA CON RECUPERO
	PUNTO DI RACCOLTA		IMPIANTO IMMISSIONE/ESTRAZIONE MECCANICA UNO SPAZIO CFD
	FILTRO A PROVA DI FUMO A VENTILAZIONE NATURALE		IMPIANTO ESTRAZIONE MECCANICA/IMMISSIONE NATURALE UNI 99462-CFD
	FILTRO A PROVA DI FUMO IN SOVRAPPRESSIONE		ELEMENTO IMMISSIONE NATURALE ARIA
	ESTINTORE		SISTEMA EVACUAZIONE NATURALE FUMI E CALORE
	ESTINTORE CARICATO		VENTILAZIONE NATURALE
	PULSANTE SGANCIO INCENDIO		ACCESSIBILITÀ MEZZI VV.F.
	PULSANTE ALLARME INCENDIO		ASCENSORE ANTINCENDIO
	SIRENA D'ALLARME		ATTACCO AUTOPOMPA VV.F.

ACCESSIBILITÀ MEZZI VVF AL PIANO

F-Q	I-Q
105m	100m
G-Q	L-Q
99m	118m
H-Q	U-Q
90m	120m
	J-Q
	115m

KEY PLAN E SCHEMA SEFC

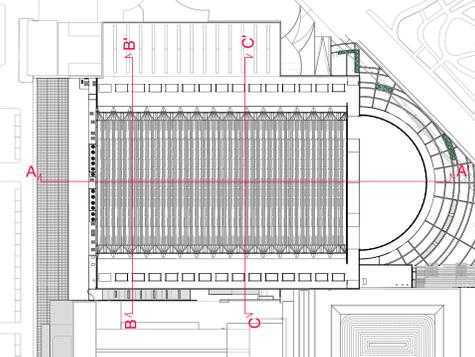

DIREZIONE OPERE PUBBLICHE

COMITANTE: SCR Piemonte COALINE: Città di TORINO

LIVELLO PROGETTUALE: PROGETTO DI FATTIBILITÀ TECNICO ECONOMICA

CUP: C14E21001220001 TITOLO INTERVENTO: TORINO, IL SUO PARCO, IL SUO FIUME: MEMORIA E FUTURO" REALIZZAZIONE DELLA BIBLIOTECA CIVICA E RIQUALIFICAZIONE DEL TEATRO NUOVO

ELABORAZIONE: 02 TITOLO ELABORAZIONE: PREVENZIONE INCENDI PIANTE PIANO TERRA


DATA: novembre 2022 SCALA: 1:100 AREA PROGETTUALE: ANTINCENDIO

VERSIONE	DATA	DESCRIZIONE	DIS.	CONTR.	APPR.
0	settembre 2022	Prima emissione - Pratica Prevenzione Incendi	GGG	GGG	LCN
1	novembre 2022	Seconda emissione - Pratica Prevenzione Incendi	GGG	GGG	LCN


RTP PROGETTAZIONE: RAFAEL MONEO Arch. Rafael Moneo (mandante) / Ing. Giovanni Ballocco Quirico (mandante) / onleco

TIMBRI - FIRME: Professionista Antincendio: Ing. G.G. Amaro (ICIS Srl) / Integratore prestazioni specialistiche: Ing. Luciano Luciani (ICIS Srl)

ORGANISMO DI CONTROLLO: CONTECO S.p.A. Responsabile di Commessa: Ing. Daniele Badi / SCR PIEMONTE S.p.A. Responsabile del Procedimento: Arch. Sergio Manto

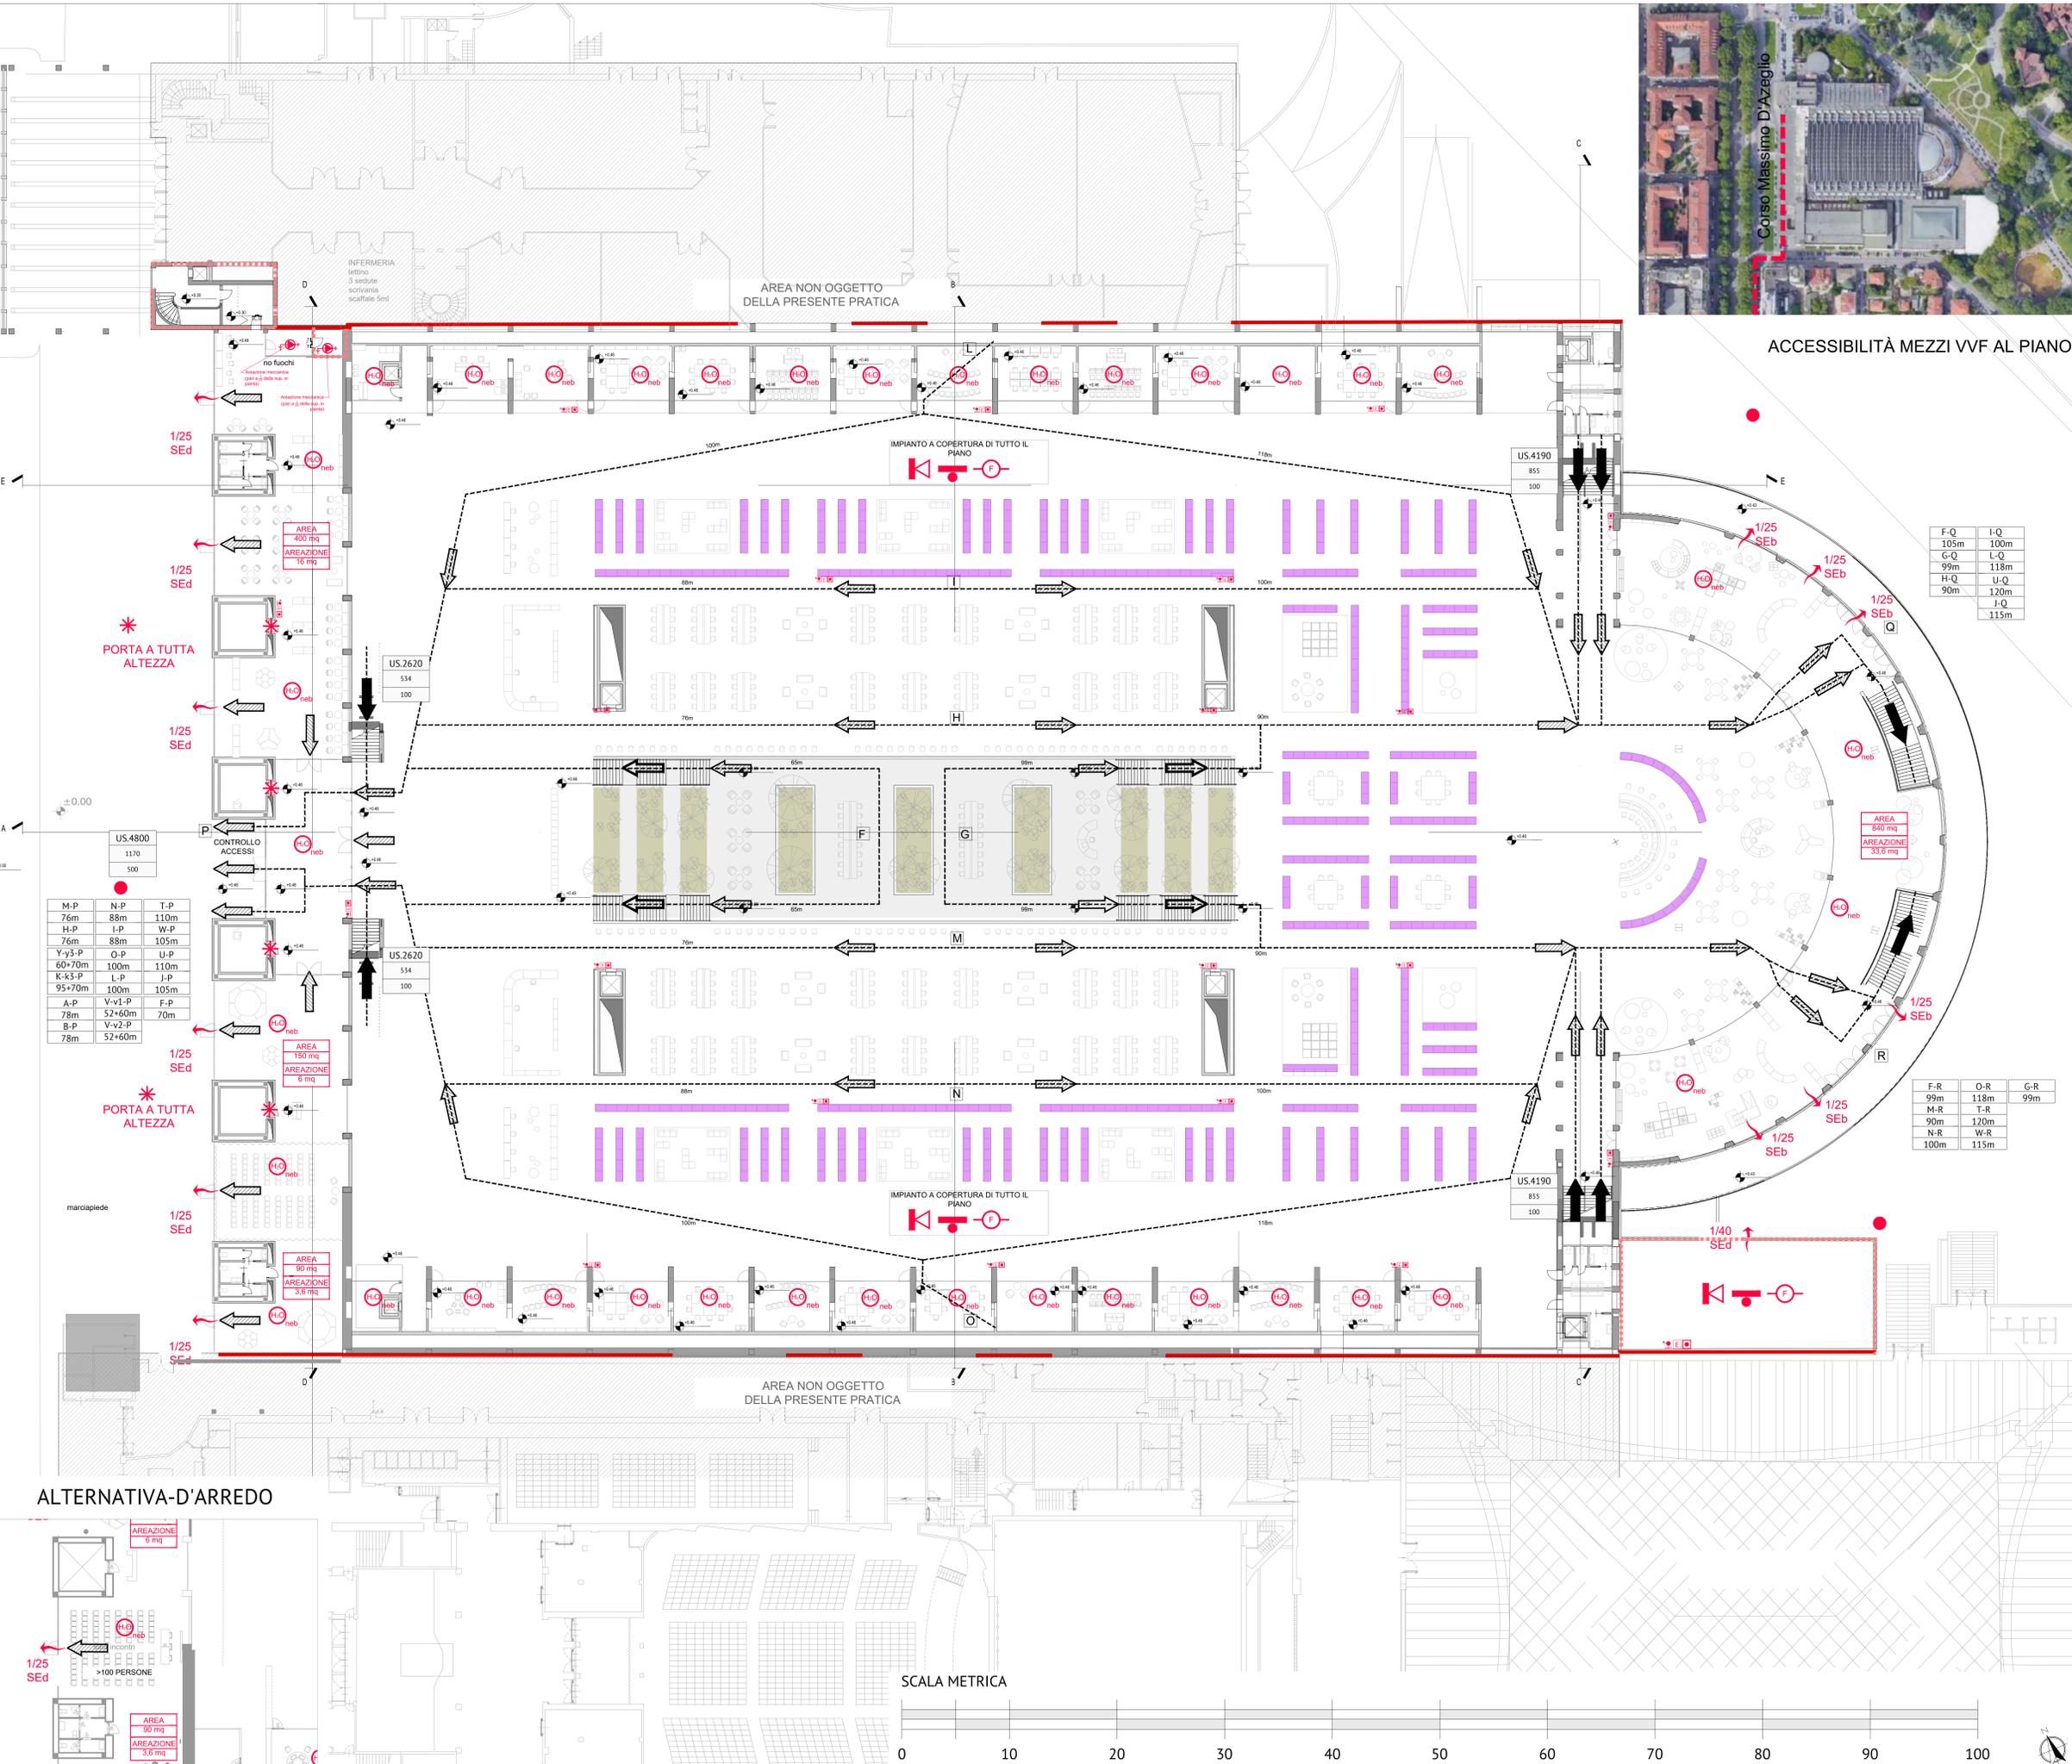

ALTERNATIVA-D'ARREDO

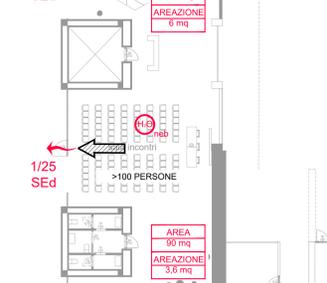

SCALA METRICA

