


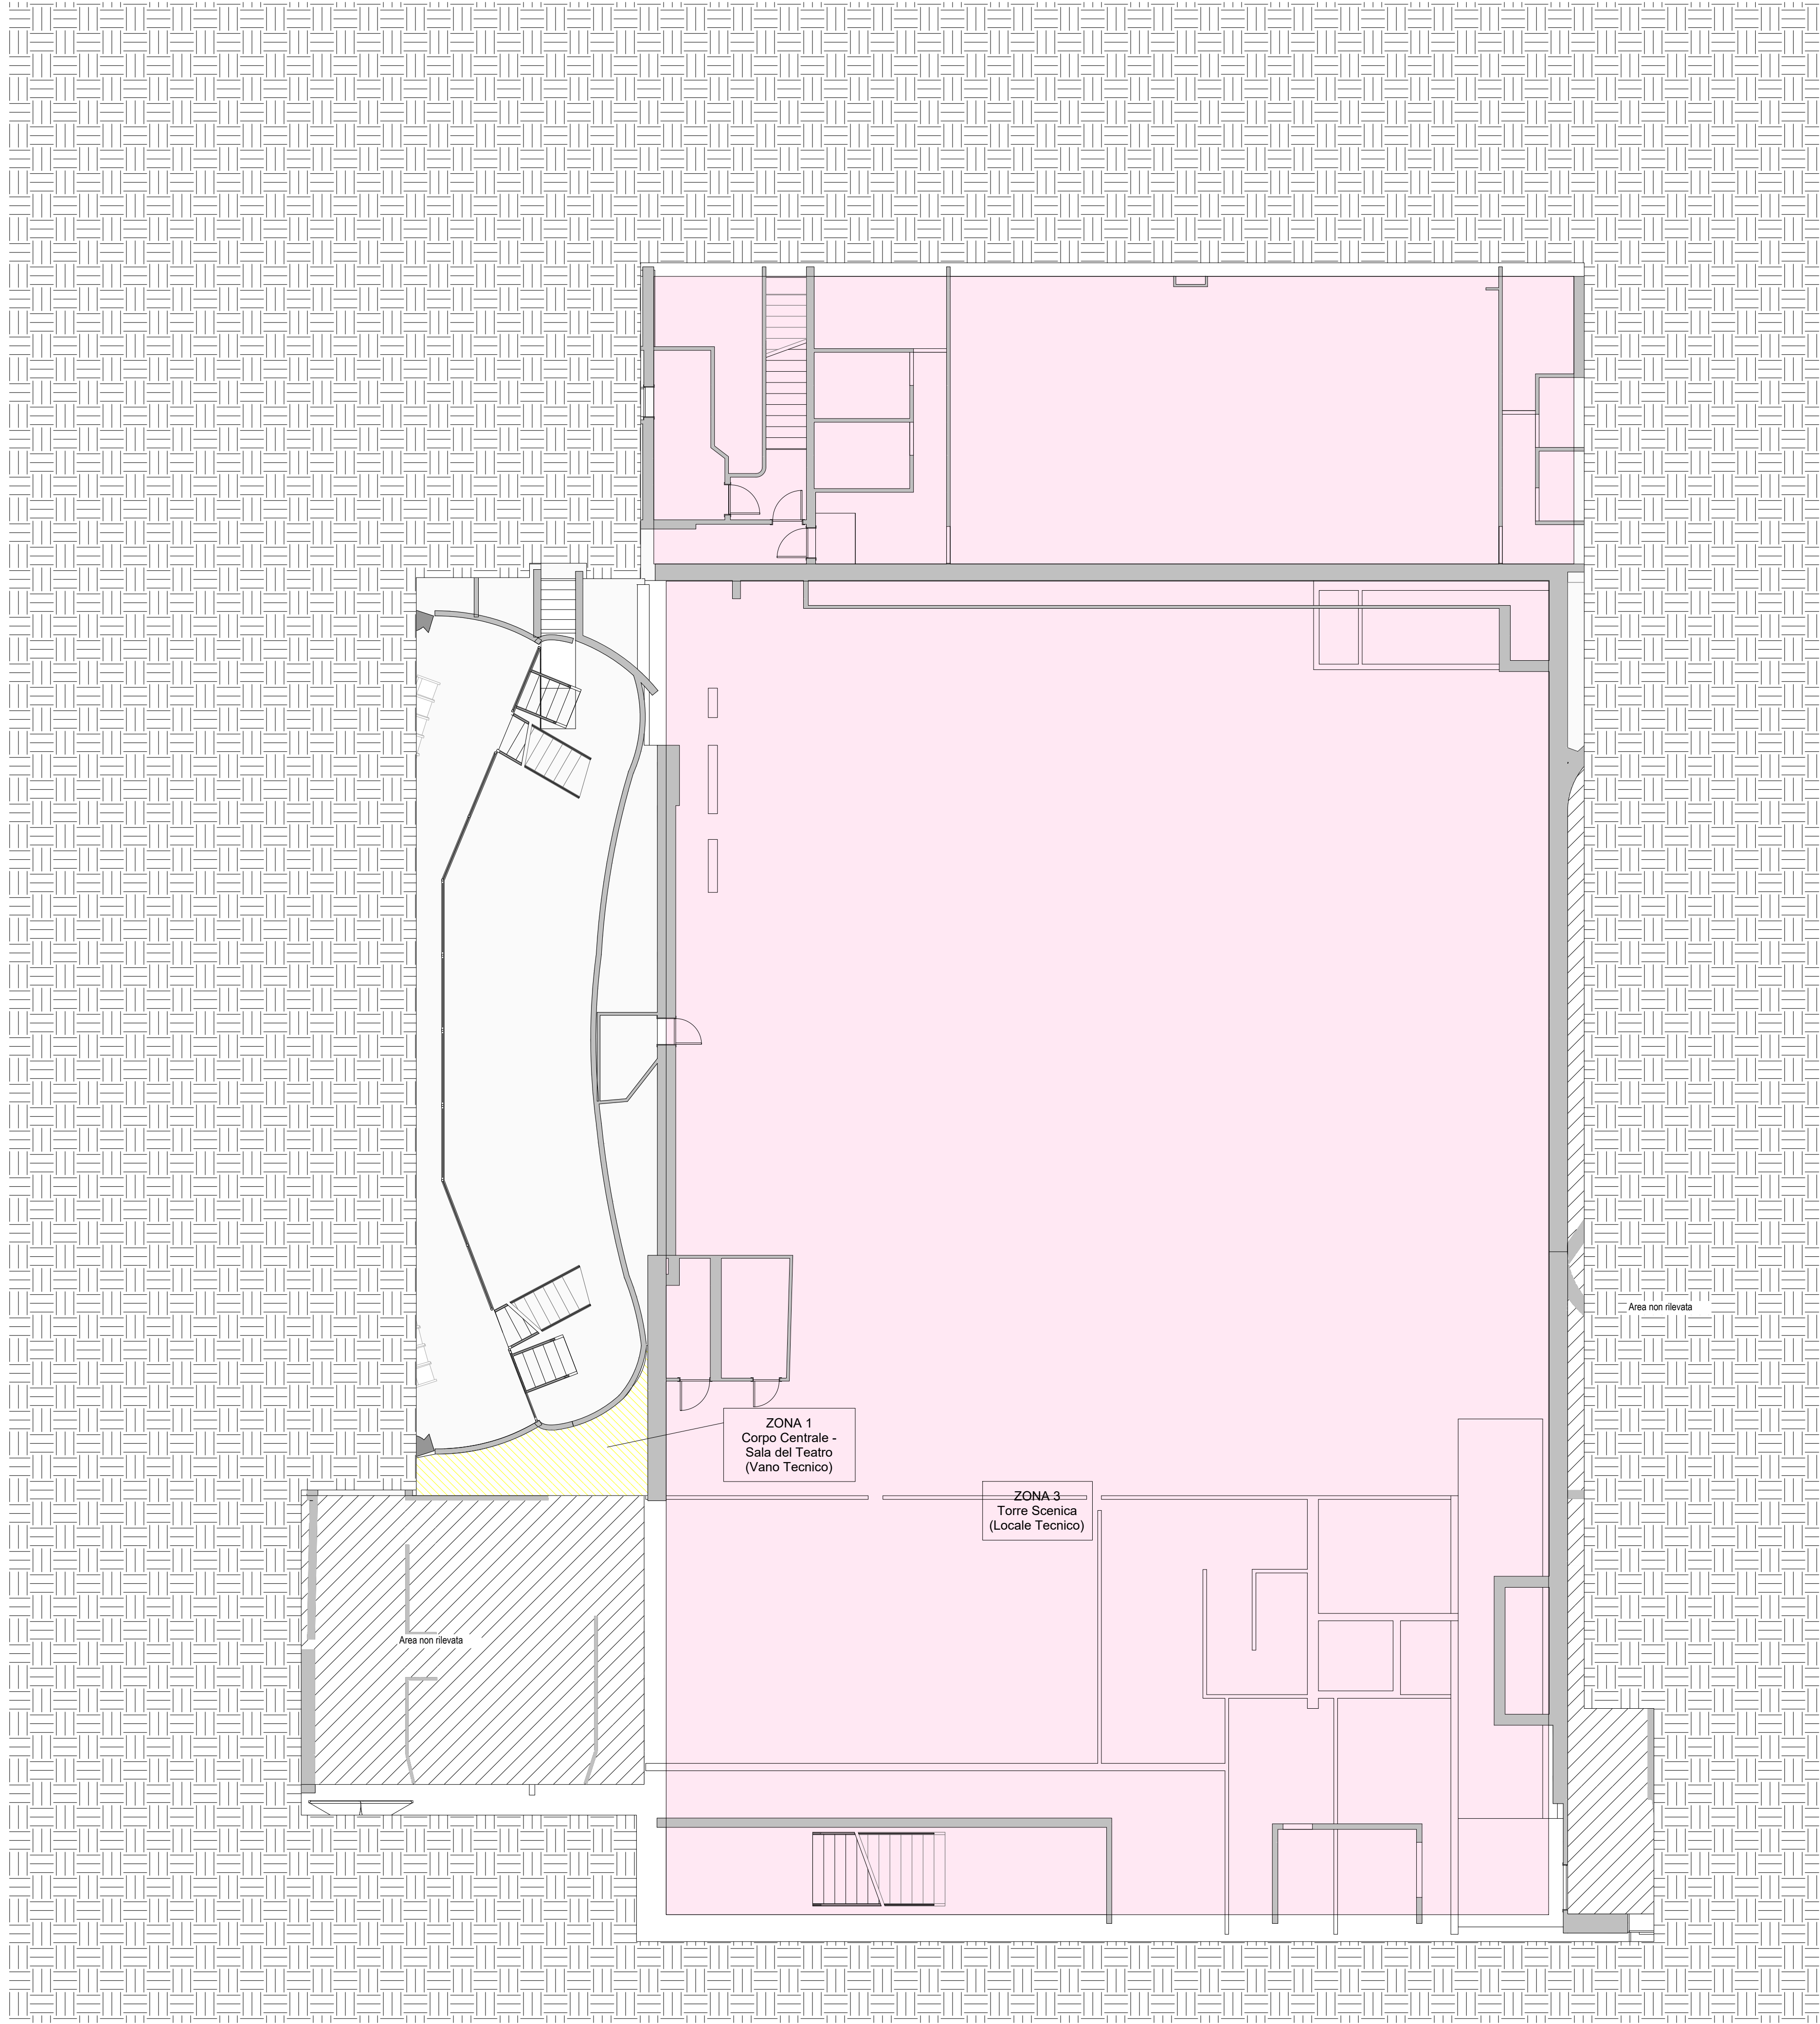

PIANTA PIANO PRIMO INTERRATO

scala 1:100

LEGENDA INTERVENTI - DEMOLIZIONI

ZONA 1 - CORPO CENTRALE - SALA DEL TEATRO

RIMOZIONI PREVISTE:
Quadri elettrici, carpenterie metalliche di contenuto apparecchiature elettriche, canaline metalliche a vista, tubi metallici e in PVC posati a vista e/o incassati a parete o a soffitto, linee elettriche di qualsiasi tipo e sezione, apparecchiature terminali impianti elettrici e speciali quali lampade, comandi, rilevatori, diffusori di suono, prese.

ZONA 3 - TORRE SCENICA

RIMOZIONI PREVISTE:
Quadri elettrici, carpenterie metalliche di contenuto apparecchiature elettriche, canaline e tubi metallici e in PVC, linee elettriche di qualsiasi tipo e sezione, apparecchiature terminali impianti elettrici e speciali quali lampade, comandi, rilevatori, diffusori di suono, prese.

ZONA 4 - ATRIO E BAR

RIMOZIONI PREVISTE:
Canaline metalliche a vista, tubi metallici e in PVC posati a vista e/o incassati a parete o a soffitto, linee elettriche di qualsiasi tipo e sezione, apparecchiature terminali impianti elettrici e speciali quali lampade, comandi, rilevatori, diffusori di suono, prese.

ZONA 5 - SALE LATERALI

RIMOZIONI PREVISTE:
Quadri elettrici, carpenterie metalliche di contenuto apparecchiature elettriche, canaline metalliche a vista, tubi metallici e in PVC posati a vista e/o incassati a parete o a soffitto, linee elettriche di qualsiasi tipo e sezione, apparecchiature terminali impianti elettrici e speciali quali lampade, comandi, rilevatori, diffusori di suono, prese.

ZONA 6 - AREE ESTERNE / COPERTURA

RIMOZIONI PREVISTE:
Quadri elettrici, carpenterie metalliche di contenuto apparecchiature elettriche, canaline metalliche a vista, tubi metallici e in PVC posati a vista e/o incassati a parete o a soffitto, linee elettriche di qualsiasi tipo e sezione, apparecchiature terminali impianti elettrici e speciali quali lampade, comandi, rilevatori, diffusori di suono, prese.

NOTA GENERALE

IL PRESENTE ELABORATO È REDATTO SULLA BASE DELLE INFORMAZIONI DISPONIBILI O RESE REPERIBILI DEL FABBRICATO, COME DA PFTE. NUOVE O DIVERSE LAVORAZIONI POTRANNO RENDERSI NECESSARIE A SEGUITO DEL COMPLETAMENTO DELLE INDAGINI IN SITO.

   				
Piano Nazionale per gli investimenti Complementari al Piano Nazionale di Ripresa e Resilienza (PNRR), Programma D/Piano degli investimenti strategici sui siti del patrimonio culturale, edifici e aree naturali				
DIREZIONE OPERE PUBBLICHE				
COMMITTENTE SCR Piemonte	COMUNE Città di TORINO			
LIVELLO PROGETTUALE PROGETTO ESECUTIVO				
CUP C14E21001220001	TITOLO INTERVENTO TORINO, IL SUO PARCO, IL SUO FIUME: MEMORIA E FUTURO"			
CODICE OPERA 22044D02	REALIZZAZIONE DELLA BIBLIOTECA CIVICA E RIQUALIFICAZIONE DEL TEATRO NUOVO			
ELABORATO N. DE500	TITOLO ELABORATO DEMOLIZIONI - IMPIANTI ELETTRICI E SPECIALI			
Pianta piano primo interrato				
DATA EMISSIONE 22/05/2025	SCALA 1:100	AREA PROGETTUALE DEMOLIZIONI		
FORMATO DI STAMPA A1	CODICE GENERALE ELABORATO 22044D02_3_0_E-DE-00-AE-500_0	NOME FILE 22044D02_3_0_E-DE-00-AE-500_0		
VERSIONE	DATA	DESCRIZIONE	REDATTO	CONTROLLATO
0	22/05/2025	Emissione Progetto Esecutivo a seguito dei pareri espressi dagli Enti preposti in CdS	MAN	MAN
IMPRESA AGGIUDICATARIA				
 cobar		COBAR S.p.A. Sede Legale: Via Selva 101; Sede Amm.: Via Monte Pollino 3 70022 Altamura (BA) Italy		
RTP PROGETTAZIONE		Integrazione Prestazioni Specialistiche:		
Capogruppo Mandataria:		Arch. Michele Beccu - ABDR Architetti Associati S.r.l.		
Mandanti:		Progettazione Categoria Edilizia - Beni Tuteati: Arch. Filippo Raimondo - ABDR Architetti Associati S.r.l.		
 MJW STRUCTURES		Progettazione Categoria Strutture Ing. Massimo Majowiecki - MJW STRUCTURES		
 Manens S.p.A.		Progettazione Impianti Elettrici e Speciali Ing. Massimo Cadorin - Manens S.p.A.		
Dott. Geol. Roberto Salucci		Geologo		
Biotype s.r.l. Ing. Maria Cairolì Dott. Enrico Moretti		Consulenti Acustica sala Consulenti Comfort acustico ambientale		
Ing. Roberto De Lieto Vollaro Ing. Alessandro Leonardi		Consulenti Progettazione Antincendio		
Arch. Laura Calcagnini		Consulente Ambiente/DNSH		
		Giovane Professionista: Arch. Valentina Bianchi - ABDR		
		BIM Manager Arch. Antonella Antonelli - ABDR		
		Coordinatore Tecnico del Progetto Arch. Niccolò Bissanti - ABDR		
		Timbri e Firme		
		Documento firmato digitalmente		
COMMITTENTE				
 SCR PIEMONTE S.p.A.		Responsabile del Procedimento: Arch. Bruno Sinania		
ORGANISMO DI CONTROLLO				
CONTECO S.p.A.		Responsabile di Commessa: Ing. Tiziana Costanzo		