



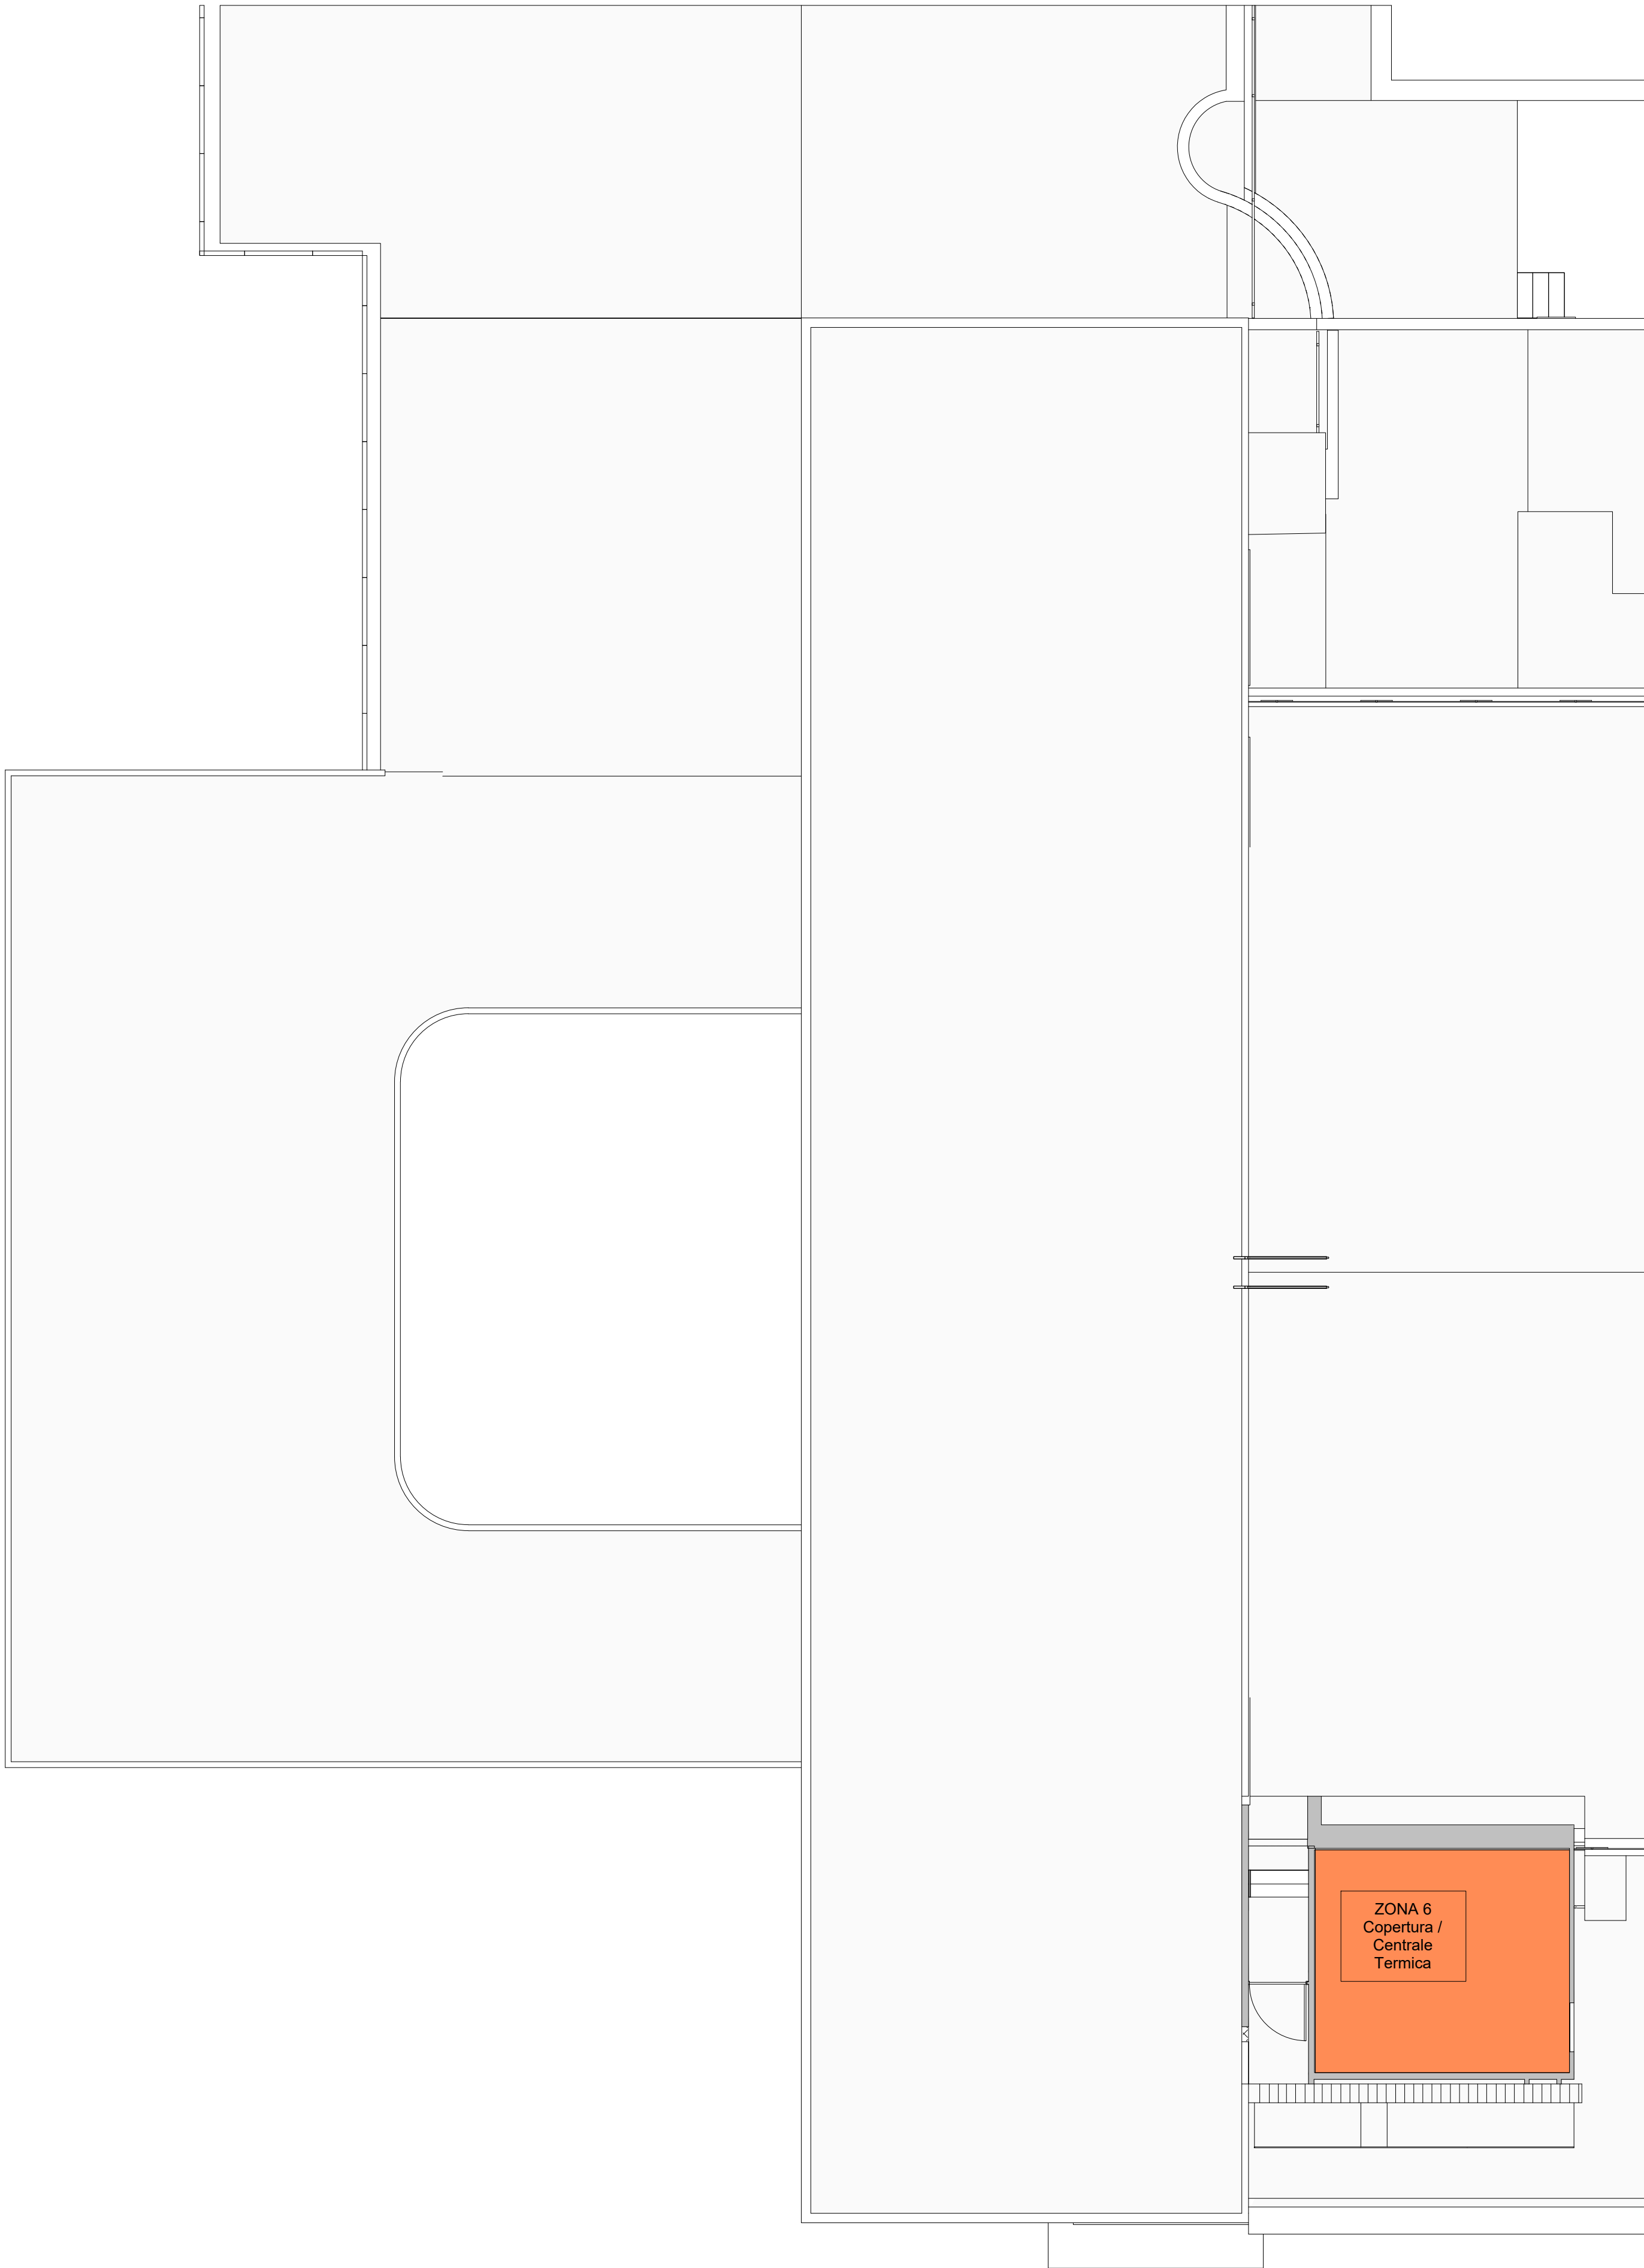

Pianta piano copertura

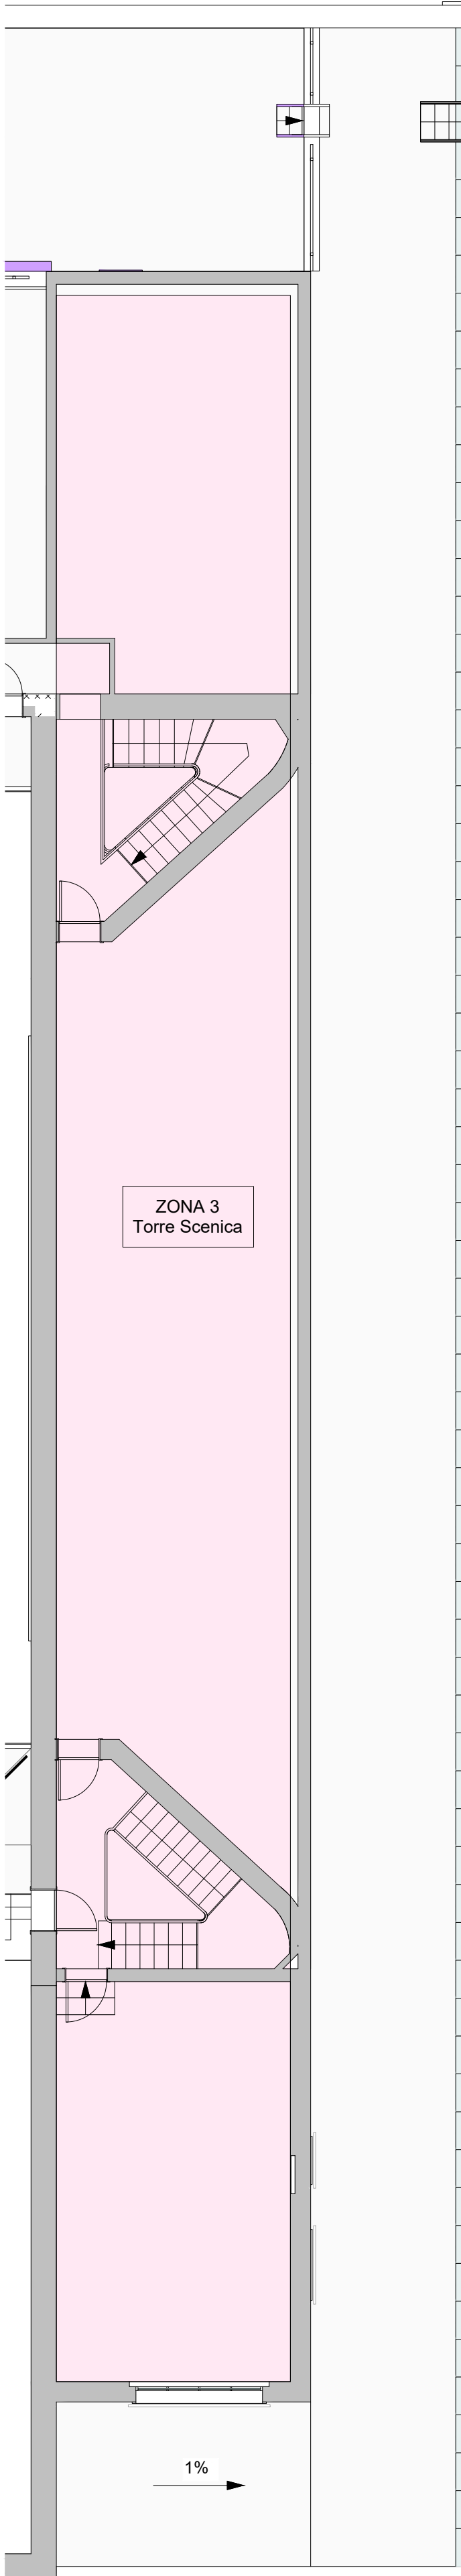

Pianta piano secondo

LEGENDA INTERVENTI - DEMOLIZIONI

ZONA 1 - CORPO CENTRALE - SALA DEL TEATRO

RIMOZIONI PREVISTE:
Quadri elettrici, carpenterie metalliche di contenuto apparecchiature eltriche, canaline metalliche a vista, tubi metallici e in PVC posati a vista e/o incassati a parete o a soffitto, linee elettriche di qualsiasi tipo e sezione, apparecchiature terminali impianti elettrici e speciali quali lampade, comandi, rilevatori, diffusori di suono, prese.

ZONA 3 - TORRE SCENICA

RIMOZIONI PREVISTE:
Quadri elettrici, carpenterie metalliche di contenuto apparecchiature eltriche, canaline e tubi metallici e in PVC, linee elettriche di qualsiasi tipo e sezione, apparecchiature terminali impianti elettrici e speciali quali lampade, comandi, rilevatori, diffusori di suono, prese.

ZONA 4 - ATRIO E BAR

RIMOZIONI PREVISTE:
Canaline metalliche a vista, tubi metallici e in PVC posati a vista e/o incassati a parete o a soffitto, linee elettriche di qualsiasi tipo e sezione, apparecchiature terminali impianti elettrici e speciali quali lampade, comandi, rilevatori, diffusori di suono, prese.

ZONA 5 - SALE LATERALI

RIMOZIONI PREVISTE:
Quadri elettrici, carpenterie metalliche di contenuto apparecchiature eltriche, canaline metalliche a vista, tubi metallici e in PVC posati a vista e/o incassati a parete o a soffitto, linee elettriche di qualsiasi tipo e sezione, apparecchiature terminali impianti elettrici e speciali quali lampade, comandi, rilevatori, diffusori di suono, prese.

ZONA 6 - AREE ESTERNE / COPERTURA

RIMOZIONI PREVISTE:
Quadri elettrici, carpenterie metalliche di contenuto apparecchiature eltriche, canaline metalliche a vista, tubi metallici e in PVC posati a vista e/o incassati a parete o a soffitto, linee elettriche di qualsiasi tipo e sezione, apparecchiature terminali impianti elettrici e speciali quali lampade, comandi, rilevatori, diffusori di suono, prese.

NOTA GENERALE

IL PRESENTE ELABORATO È REDATTO SULLA BASE DELLE INFORMAZIONI DISPONIBILI O RESE REPERIBILI DEL FABBRICATO, COME DA PFTE. NUOVE O DIVERSE LAVORAZIONI POTRANNO RENDERSI NECESSARIE A SEGUITO DEL COMPLETAMENTO DELLE INDAGINI IN SITO.

SCR Scelta di Comunità Regionale MINISTERO DELLA CULTURA MIC MINISTERO DELL'INTERNO MINISTERO DELL'INTERNO CITTÀ DI TORINO CITTÀ DI TORINO Piano Nazionale per gli investimenti Complementari al Piano Nazionale di Ripresa e Resilienza (PNRR), Programma D/Piano degli investimenti strategici sui siti del patrimonio culturale, edifici e aree naturali				
DIREZIONE OPERE PUBBLICHE				
COMMITTENTE SCR Piemonte		COMUNE Città di TORINO		
LIVELLO PROGETTUALE PROGETTO ESECUTIVO				
CUP C14E21001220001		TITOLO INTERVENTO TORINO, IL SUO PARCO, IL SUO FIUME: MEMORIA E FUTURO"		
CODICE OPERA 22044D02		REALIZZAZIONE DELLA BIBLIOTECA CIVICA E RIQUALIFICAZIONE DEL TEATRO NUOVO		
ELABORATO N. DE503		TITOLO ELABORATO DEMOLIZIONI - IMPIANTI ELETTRICI E SPECIALI Pianta piano secondo e copertura		
DATA EMISSIONE 22/05/2025		SCALA 1:100	AREA PROGETTUALE DEMOLIZIONI	
FORMATO DI STAMPA A1		CODICE GENERALE ELABORATO 22044D02_3_0_E-DE-00-AE-503_0		NOME FILE 22044D02_3_0_E-DE-00-AE-503_0
VERSIONE	DATA	DESCRIZIONE		REDATTO
0	22/05/2025	Emissione Progetto Esecutivo a seguito dei pareri espressi dagli Enti preposti in CdS		MAN
				MAN
IMPRESA AGGIUDICATARIA				
COBAR COBAR S.p.A. Sede Legale: Via Selva 101; Sede Amm.: Via Monte Pollino 3 70022 Altamura (BA) Italy				
RTP PROGETTAZIONE		Integrazione Prestazioni Specialistiche:		
Capogruppo Mandataria:		Arch. Michele Beccu - ABDR Architetti Associati S.r.l.		
Mandanti:		Progettazione Categoria Edilizia - Beni Tutelati: Arch. Filippo Raimondo - ABDR Architetti Associati S.r.l.		
Mandanti:		Progettazione Categoria Strutture Ing. Massimo Majowiecki - MJW STRUCTURES		
Mandanti:		Progettazione Impianti Elettrici e Speciali Ing. Massimo Cadorin - Manens S.p.A.		
Mandanti:		Progettazione Impianti Meccanici Ing. Viliam Stefanutti - Manens S.p.A.		
Mandanti:		Geologo		
Mandanti:		Consulenti Acustica sala		
Mandanti:		Consulenti Comfort acustico ambientale		
Mandanti:		Consulenti Progettazione Antincendio		
Mandanti:		Consulente Ambiente/DNSH		
Mandanti:		Giovane Professionista: Arch. Valentina Bianchi - ABDR		
Mandanti:		BIM Manager Arch. Antonella Antonilli - ABDR		
Mandanti:		Coordinatore Tecnico del Progetto Arch. Niccolò Bissanti - ABDR		
Mandanti:		Timbri e Firma		
Mandanti:		Documento firmato digitalmente		
COMMITTENTE				
SCR PIEMONTE S.p.A.		Responsabile del Procedimento: Arch. Bruno Smania		
ORGANISMO DI CONTROLLO				
CONTECO S.p.A.		Responsabile di Commessa: Ing. Tiziana Costanzo		