


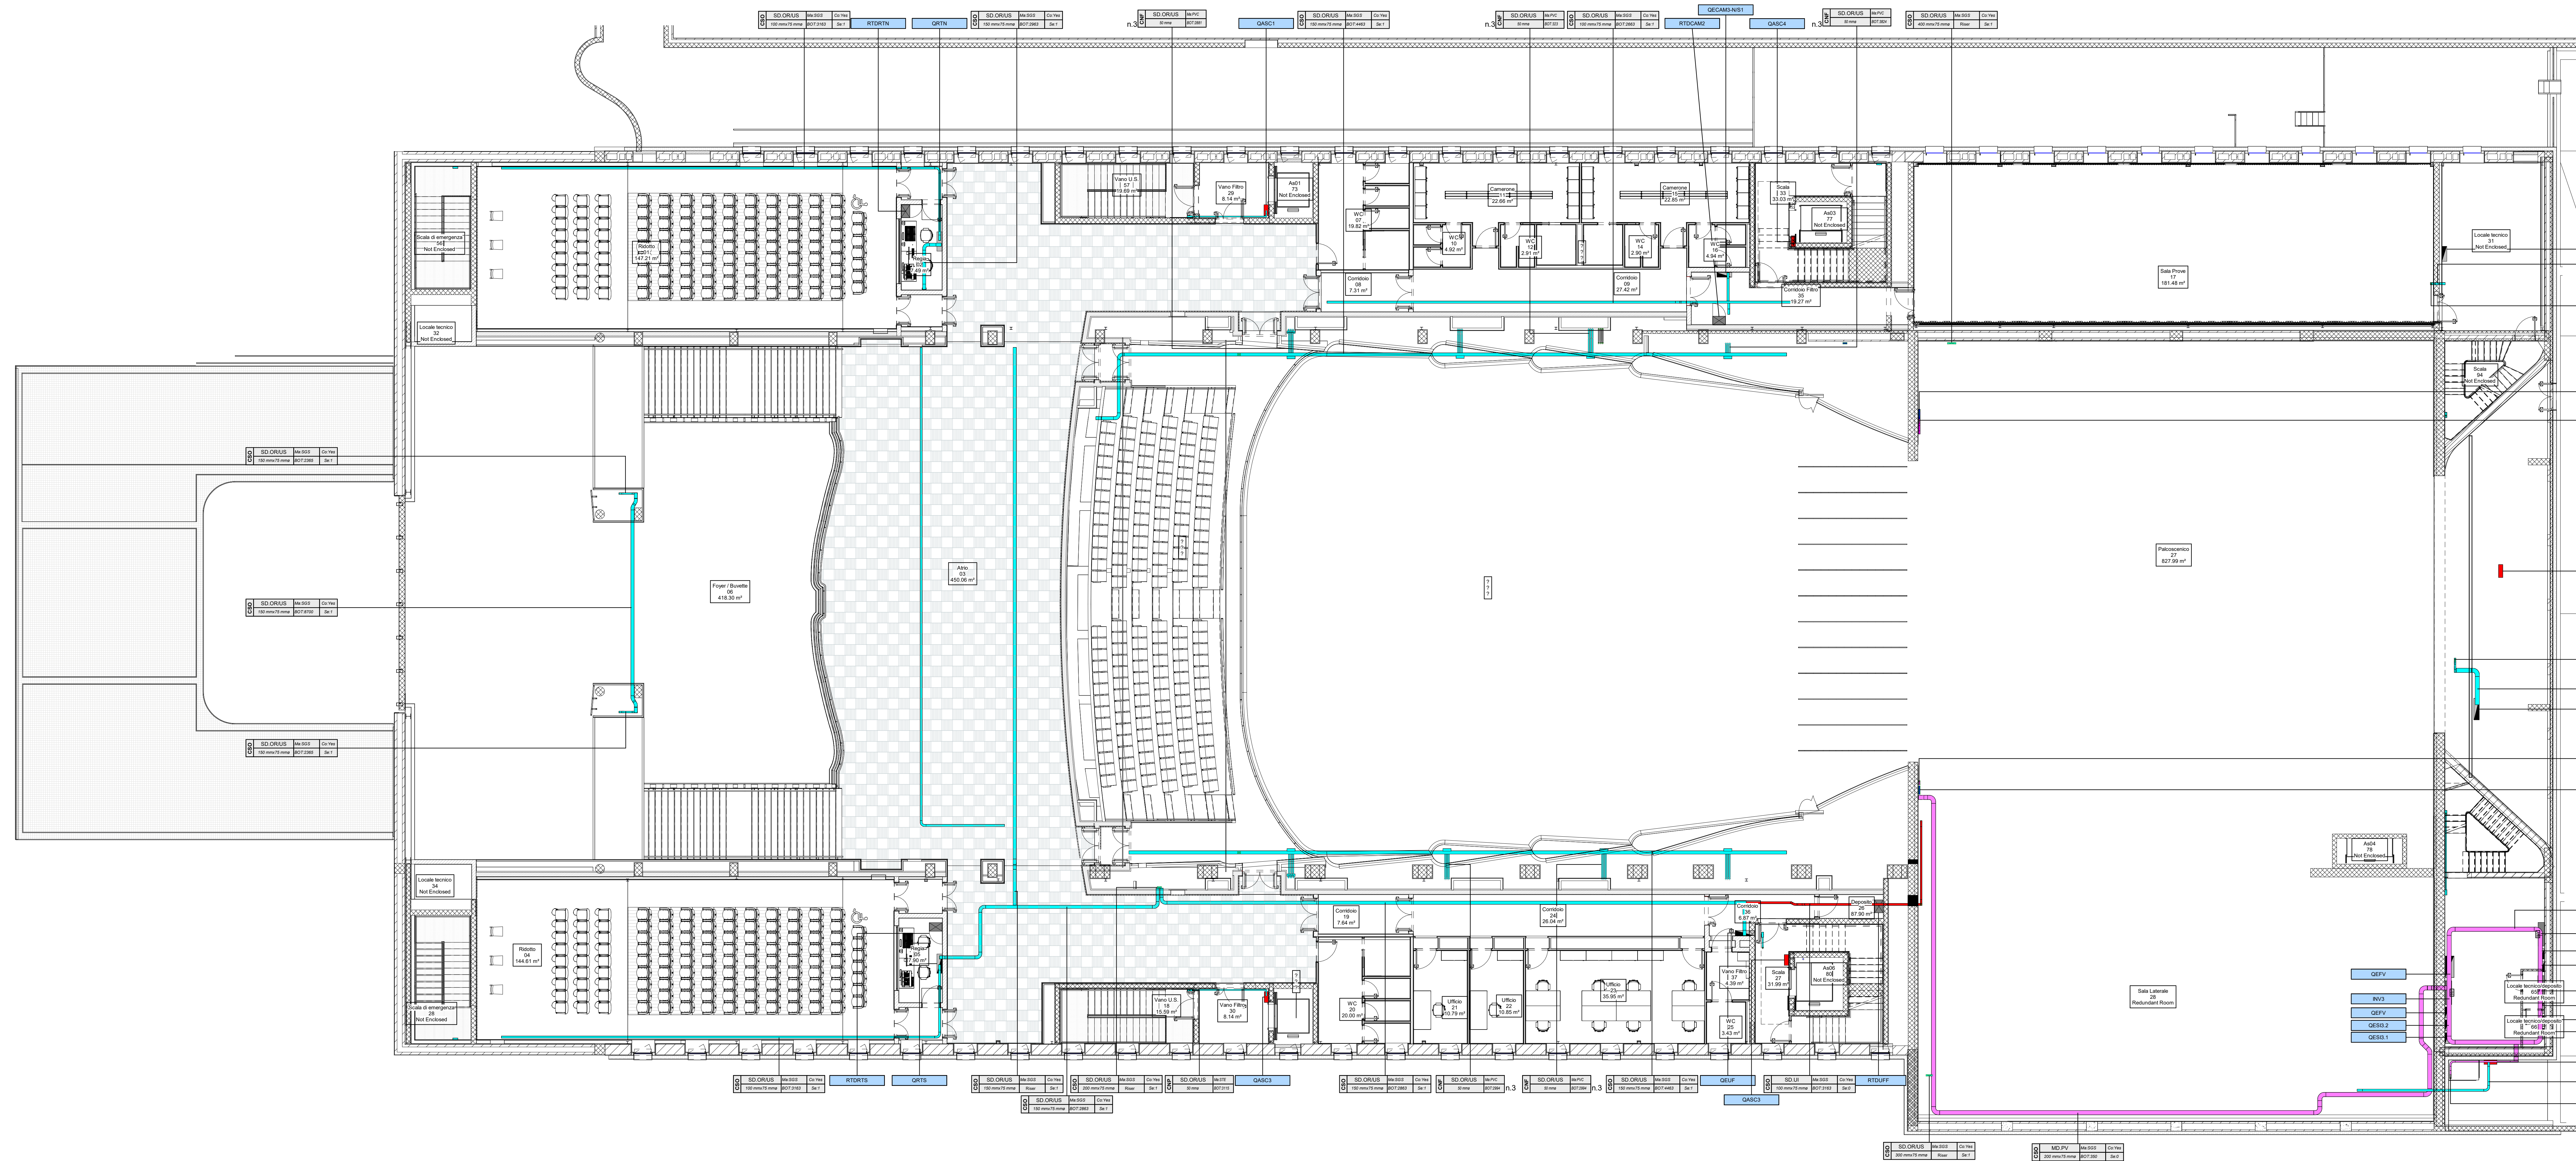

LEGENDA SIMBOLI
VEDI ELABORATO GRAFICO "22044D02_3_0_E-IE-00-BZ-510_0"

LEGENDA PASSERELLE PORTACAVI / CONDOTTI ELETTRICI	
Tipologia di servizio	Descrizione
HV OR	Distribuzione media tensione
MD OR	Distribuzione principale energia normale
MD US	Distribuzione principale energia di sicurezza
MD EG	Distribuzione principale da gruppo elettrogeno
MD ORUS	Distribuzione principale energia normale e di sicurezza
SD OR	Distribuzione secondaria energia normale
SD US	Distribuzione secondaria energia di sicurezza
SD ORUS	Distribuzione secondaria energia normale e di sicurezza
SD EG	Distribuzione secondaria energia da gruppo elettrogeno
SAF	Distribuzione impianti di rivelazione incendio, diffusione sonora per evacuazione
SAF	Distribuzione impianti di sicurezza
SAFSEC	Distribuzione impianti di sicurezza
IT	Distribuzione rete dati
AUVIO	Distribuzione cavi audio / video

TAG PASSERELLE PORTACAVI

SET	MA	GA
DM	BOT	Top

FTP: Sigla tipologia passerella
- CPE: canale forato con coperchio
- CSO: canale chiuso con coperchio IP40
SET: Tipologia di servizio (vedi tabella tipologie di servizio)
DM: Dimensioni
Ma: Materiale
- HSS: acciaio zincato a caldo dopo la lavorazione
- SSIS: acciaio zincato selenitico
BOT: Quota fondo passerella in mm ("Riser": percorso verticale)
Co: Coperchio (Yes con coperchio, No senza coperchio)
Se: Numero di setti separatori

TAG CONDUITTURE IN TUBO

SET	MA	GA
DM	BOT	Top

FTP: Sigla elemento
- CNE: tubo a parete in vista
- CNP: tubo a parete in vista
SET: Tipologia di servizio (vedi "Legenda Passerelle portacavi / Condotti elettrici")
DM: Dimensioni
Ma: Materiale
- HDPE: tubo flessibile in polietilene ad alta densità
- STE: tubo rigido in acciaio zincato
- PVC: tubo rigido in PVC
BOT: Quota fondo tubazione in mm

NOTA
Tutte le linee e i servizi dei sistemi di illuminazione di emergenza sono costituiti da cavi tipo FTTO/SCM16 (resistenza al fuoco per 120 minuti). La tipologia e la formazione di tali cavi sono riportate nell'elaborato "22044D02_3_0_E_00_RI_533 - Schema elettrico unitario quadri elettrici".



Progetto Nazionale per gli Investimenti Complessivi e l'Area Nazionale di Sviluppo Economico (Progetto 3.1 - Piano Nazionale di Sviluppo Economico)

DIREZIONE OPERE PUBBLICHE

COMMITTENTE: SCR Piemonte COMUNE: Città di TORINO

LIVELLO PROGETTUALE

Progetto Esecutivo

CUP: C14E21001220001 TITOLO INTERVENTO: "TORINO, IL SUO PARCO, IL SUO FIUME: MEMORIA E FUTURO" REALIZZAZIONE DELLA BIBLIOTECA CIVICA E RIQUALIFICAZIONE DEL TEATRO NUOVO

CODICE OPERA: 22044D02

ELABORATO N. IE525 TITOLO ELABORATO: DISTRIBUZIONE - Cavidotti impianti elettrici - Pianta piano primo

DATA EMISSIONE: 22/05/2025 SCALA: 1:100 AREA PROGETTUALE: IMPIANTI ELETTRICI E SPECIALI

FORMATO DI STAMPA: A1+ CODICE GENERALE ELABORATO: 22044D02_3_0_E_00_AE_525_0 NOME FILE: 22044D02_3_0_E_00_AE_525_0

VERBONE DATA DESCRIZIONE REDATTO CONTROLLATO

0 22/05/2025 Emissione Progetto Esecutivo a seguito dei pareri espressi dagli Enti preposti in C&S MAN MAN

IMPRESA AGGIUDICATARIA: COBAR S.p.A. COBAR S.p.A. Sede: Via M. Della Porta, 101 10122 Alghero (SS) Italy

Capogruppo Mandataria: ABDR Architetti Associati S.r.l. Integratore Prestazioni Specialistiche: Arch. Michele Becchi - ABDR Architetti Associati S.r.l. Progettazione Categoria Edilizia - Beni Tutelati: Arch. Filippo Ramondo - ABDR Architetti Associati S.r.l. Progettazione Impianti Meccanici: Ing. William Stefanutti - Manens S.p.A.

Mandati: M+W STRUCTURES Progettazione Categoria Strutturale: Ing. Massimo Mignozzi - M+W STRUCTURES Progettazione Impianti Elettrici e Speciali: Ing. Massimo Mignozzi - M+W STRUCTURES Progettazione Impianti Meccanici: Ing. William Stefanutti - Manens S.p.A.

Manens S.p.A. Progettazione Impianti Elettrici e Speciali: Ing. Massimo Mignozzi - M+W STRUCTURES Progettazione Impianti Meccanici: Ing. William Stefanutti - Manens S.p.A.

Timbri e Firme

Docum. Firmato digitalmente

COMMITTENTE: SCR PIEMONTE S.p.A. Responsabile del Procedimento: Arch. Bruno Sironi

ORGANISMO DI CONTROLLO: CONTECO S.p.A. Responsabile di Commessa: Ing. Tiziana Costanzo