


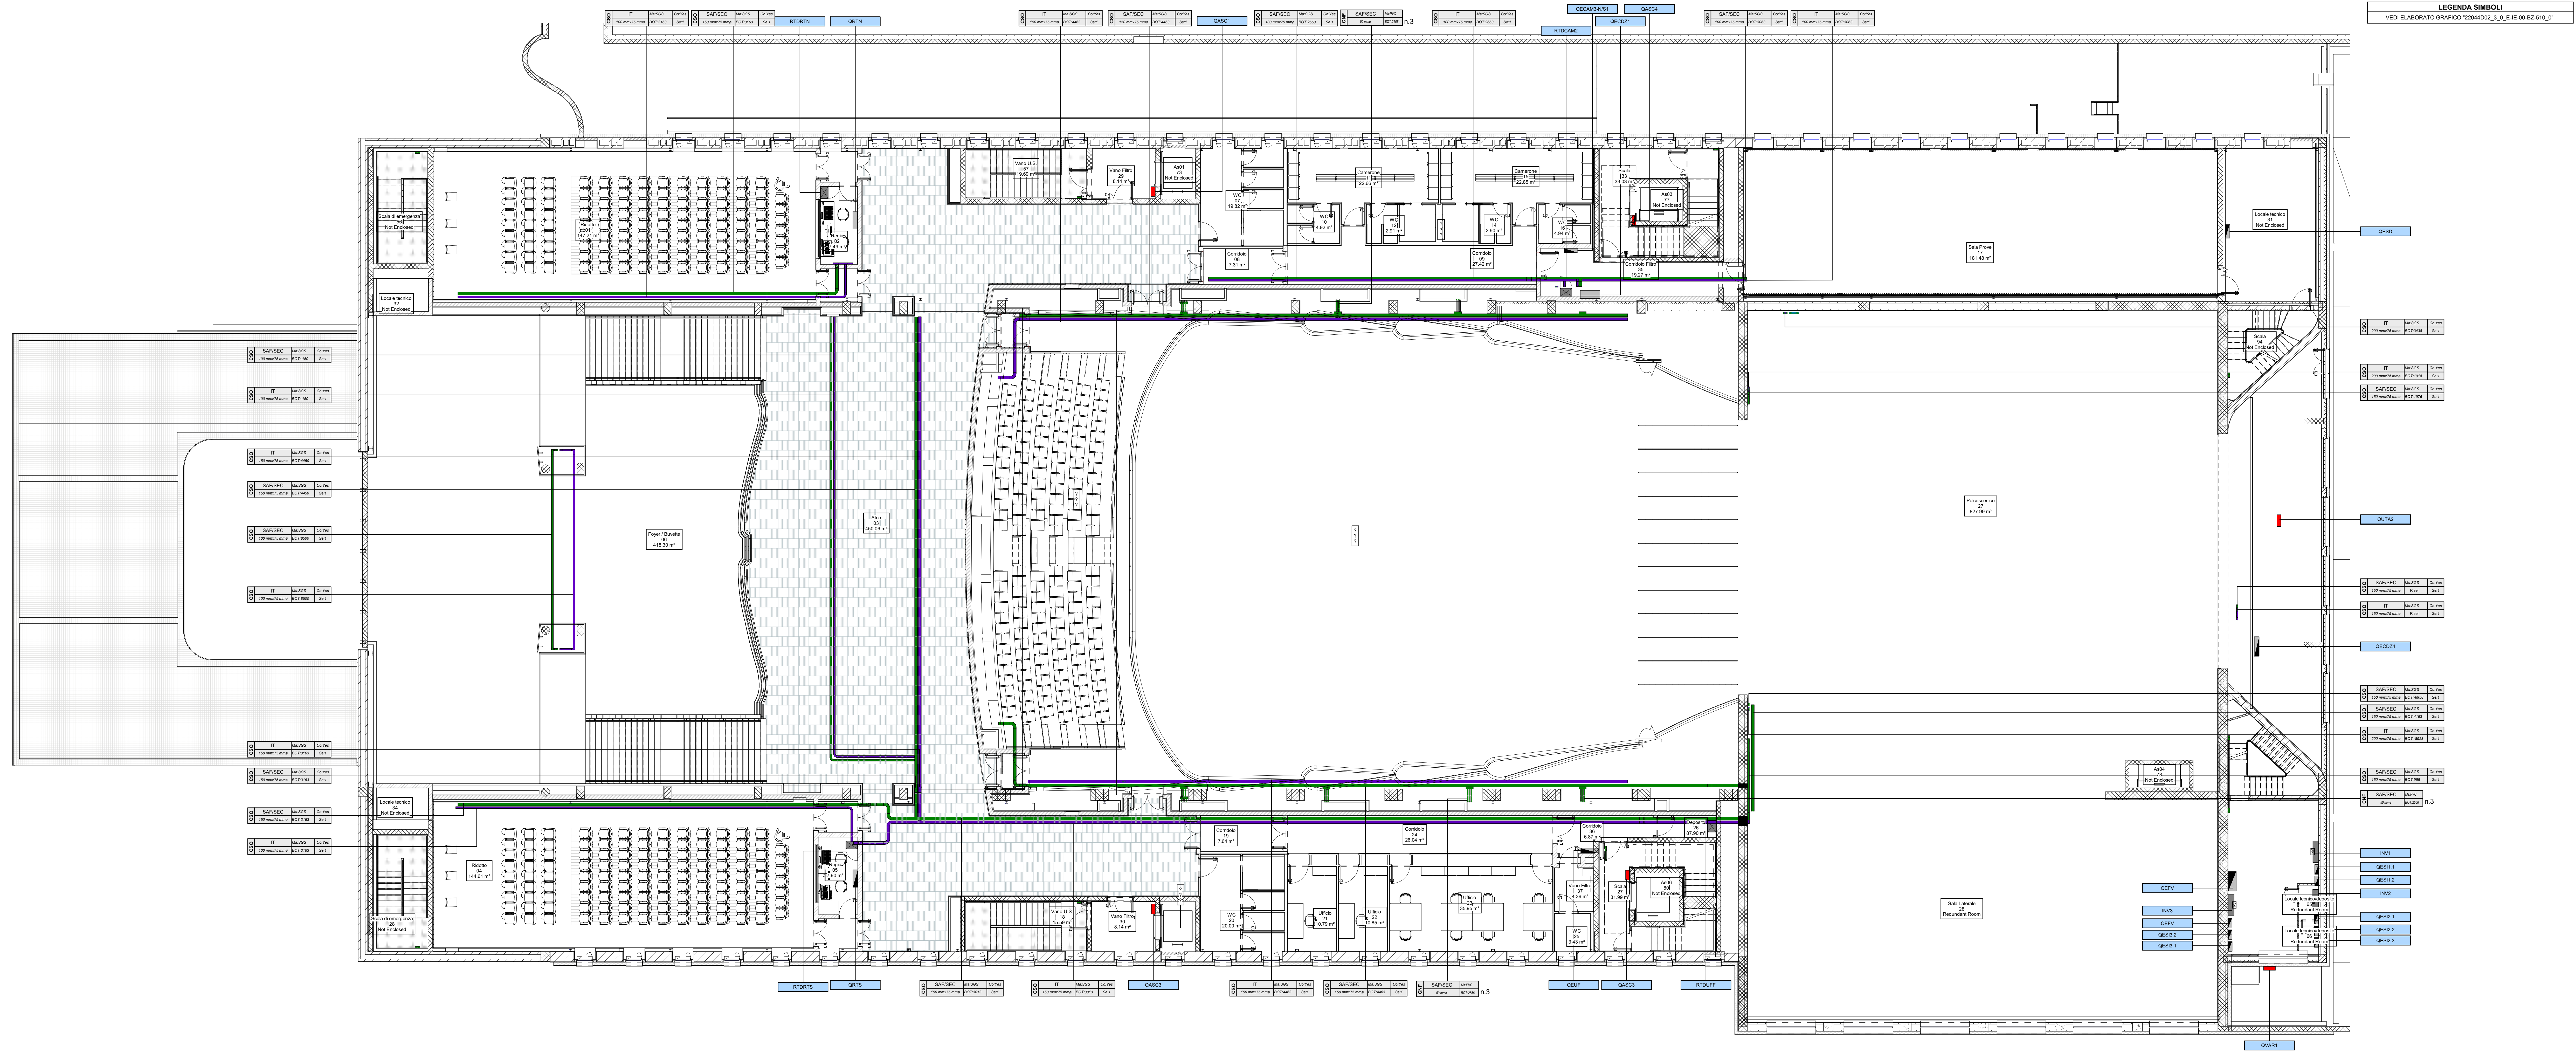

LEGENDA PASSERELLE PORTACAVI / CONDOTTI ELETTRICI	
Tipologia di servizio	Descrizione
MD OR	Distribuzione media tensione
MD US	Distribuzione principale energia normale
MD UI	Distribuzione principale energia di sicurezza
MD EO	Distribuzione principale da gruppo elettrogeno
MD ORUS	Distribuzione principale energia normale e di sicurezza
SD OR	Distribuzione secondaria energia normale
SD US	Distribuzione secondaria energia di sicurezza
SD EOUS	Distribuzione secondaria energia normale e di sicurezza
SAF	Distribuzione impianti di rivelazione incendio, diffusione sonora per evacuazione
SEC	Distribuzione impianti di sicurezza
SAFSEC	Distribuzione impianti di sicurezza
IT	Distribuzione dati
AUVID	Distribuzione cavi audio / video

TAG PASSERELLE PORTACAVI

SET	Ma	Ch
DM	BOT	SA

FTP: Sigla tipologia passerella
- CPE: canale forato con coperchio
- CSD: canale chiuso con coperchio IP40
SET: Tipologia di servizio (vedi tabella tipologia di servizio)
DM: Dimensioni
Ma: Materiale
- HSS: acciaio zincato a caldo dopo la lavorazione
- SGS: acciaio zincato sendim
BOT: Quota fondo passerella in mm ("Riser": percorso verticale)
Co: Coperchio (Yes: con coperchio; No: senza coperchio)
Se: Numero di setti separatori

TAG CONDOTTURE IN TUBO

SET	Ma	Ch
DM	BOT	SA

FTP: Sigla elemento
- CNB: tubo intarsiato
- CNP: tubo a parete in vista
SET: Tipologia di servizio (vedi "Legenda Passerelle portacavi / Condotto elettrico")
DM: Dimensioni
Ma: Materiale
- HSG: tubo flessibile in polietilene ad alta densità
- STE: tubo rigido in acciaio zincato
- PVC: tubo rigido in PVC
BOT: Quota fondo tubazione in mm

NOTA
Tutte le linee a servizio dei sistemi di illuminazione di emergenza sono costituite da cavi tipo FTG18OM16 (resistenza al fuoco per 120 minuti). La tipologia e la formazione di tali cavi sono riportate nell'elaborato "22044D02_3_0_E_00_R_535 - Sistema elettrico unifilare quadri elettrici".

   	
DIREZIONE OPERE PUBBLICHE	
COMMITTENTE SCR Piemonte	COMUNE Città di TORINO
LIVELLO PROGETTUALE Progetto Esecutivo	
CUP C14E21001220001	TITOLO INTERVENTO "TORINO, IL SUO PARCO, IL SUO FIUME: MEMORIA E FUTURO" REALIZZAZIONE DELLA BIBLIOTECA CIVICA E RIQUALIFICAZIONE DEL TEATRO NUOVO
CODICE OPERA 22044D02	
ELABORATO N. IE526	TITOLO ELABORATO DISTRIBUZIONE - Cavidotti impianti speciali - Pianta piano primo
DATA EMISSIONE 22/05/2025	SCALA 1:100
FORMATO DI STAMPA A1+	AREA PROGETTUALE IMPIANTI ELETTRICI E SPECIALI
CODICE GENERALE ELABORATO 22044D02_3_0_E_00_AE_508_0	
NOME FILE 22044D02_3_0_E_00_AE_508_0	
VERBONE 0	DATA 22/05/2025
DESCRIZIONE Emissione Progetto Esecutivo a seguito dei pareri espressi dagli Enti preposti in C&S	REDATTO MAN
CONTROLLO MAN	
IMPRESA AGGIUDICATARIA cobar	
COPROGETTAZIONE ABDR	
Mandati: ABDR Architetto Associati S.r.l. MW M/W STRUCTURES MAN Manens S.p.A.	
Integrazione Prestazioni Specialistiche: Arch. Michele Becu - ABDR Architetto Associati S.r.l. Progettazione Categoria Edilizia - Beni Tutelati: Arch. Filippo Ramondo - ABDR Architetto Associati S.r.l. Progettazione Categoria Struttura: Ing. Massimo Mognoli - M/W STRUCTURES Progettazione Impianti Elettrici e Speciali: Ing. Massimo Mognoli - M/W STRUCTURES Progettazione Impianti Meccanici: Ing. William Stefanutti - Manens S.p.A.	
Giovane Professionista: Arch. Valeria Baroni - ABDR RM Manager: Arch. Antonella Antonelli - ABDR Coordinatore Tecnico del Progetto: Arch. Nicola Rossetti - ABDR	
Timbri e Firme	
Dott. Geol. Roberto Salucci Biotyler s.r.l. Ing. Maria Carilli Dott. Enrico Morrelli Ing. Roberto De Lato Volare Ing. Alessandro Leonardi Arch. Laura Calzagari	
Geologo Consulenti Acustica Sala Consulenti Comfort acustico ambientale Consulenti Progettazione Anticendio Consulente Ambiente/DNSH	
COMMITTENTE SCR PIEMONTE S.p.A.	
ORGANISMO DI CONTROLLO CONTECO S.p.A.	
Responsabile del Procedimento: Arch. Bruno Sironi	
Responsabile di Commessa: Ing. Tiziana Costanzo	