




LEGENDA SIMBOLI
VEDI ELABORATO GRAFICO "22044D02_3_0_E-IE-00-BZ-510_0"

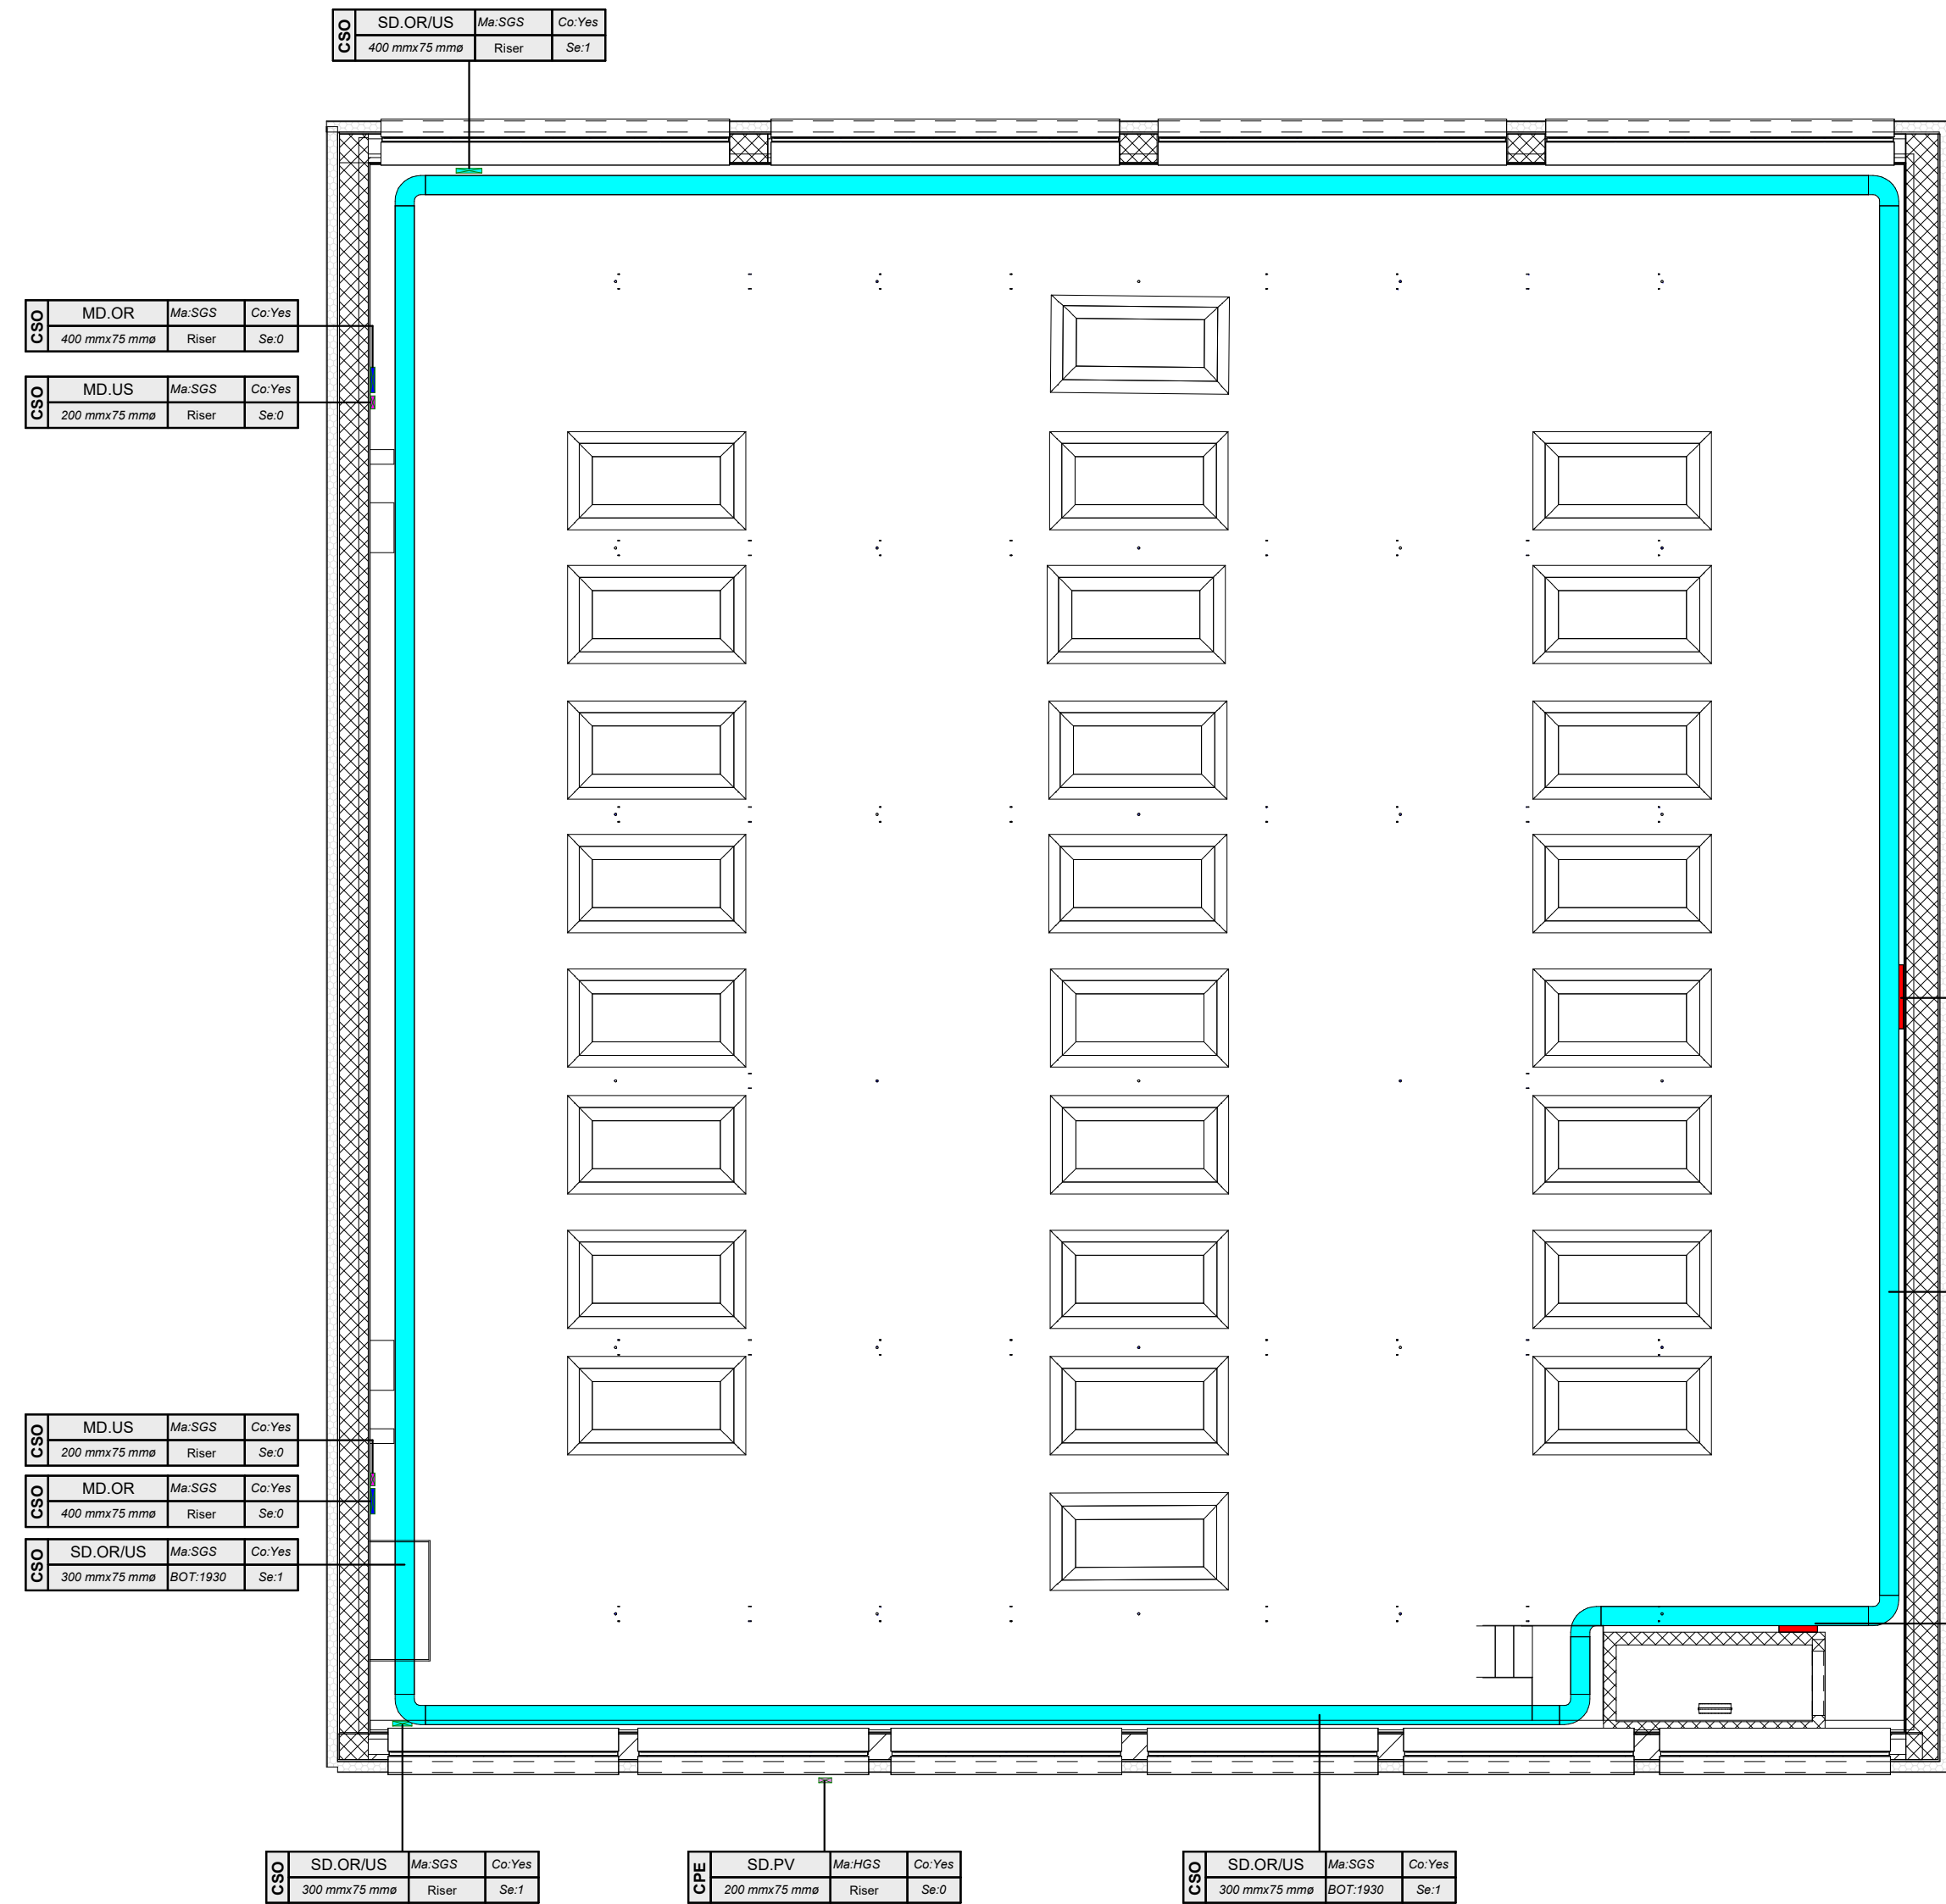

3 Piano Torre scenica sopra graticcio
1:100

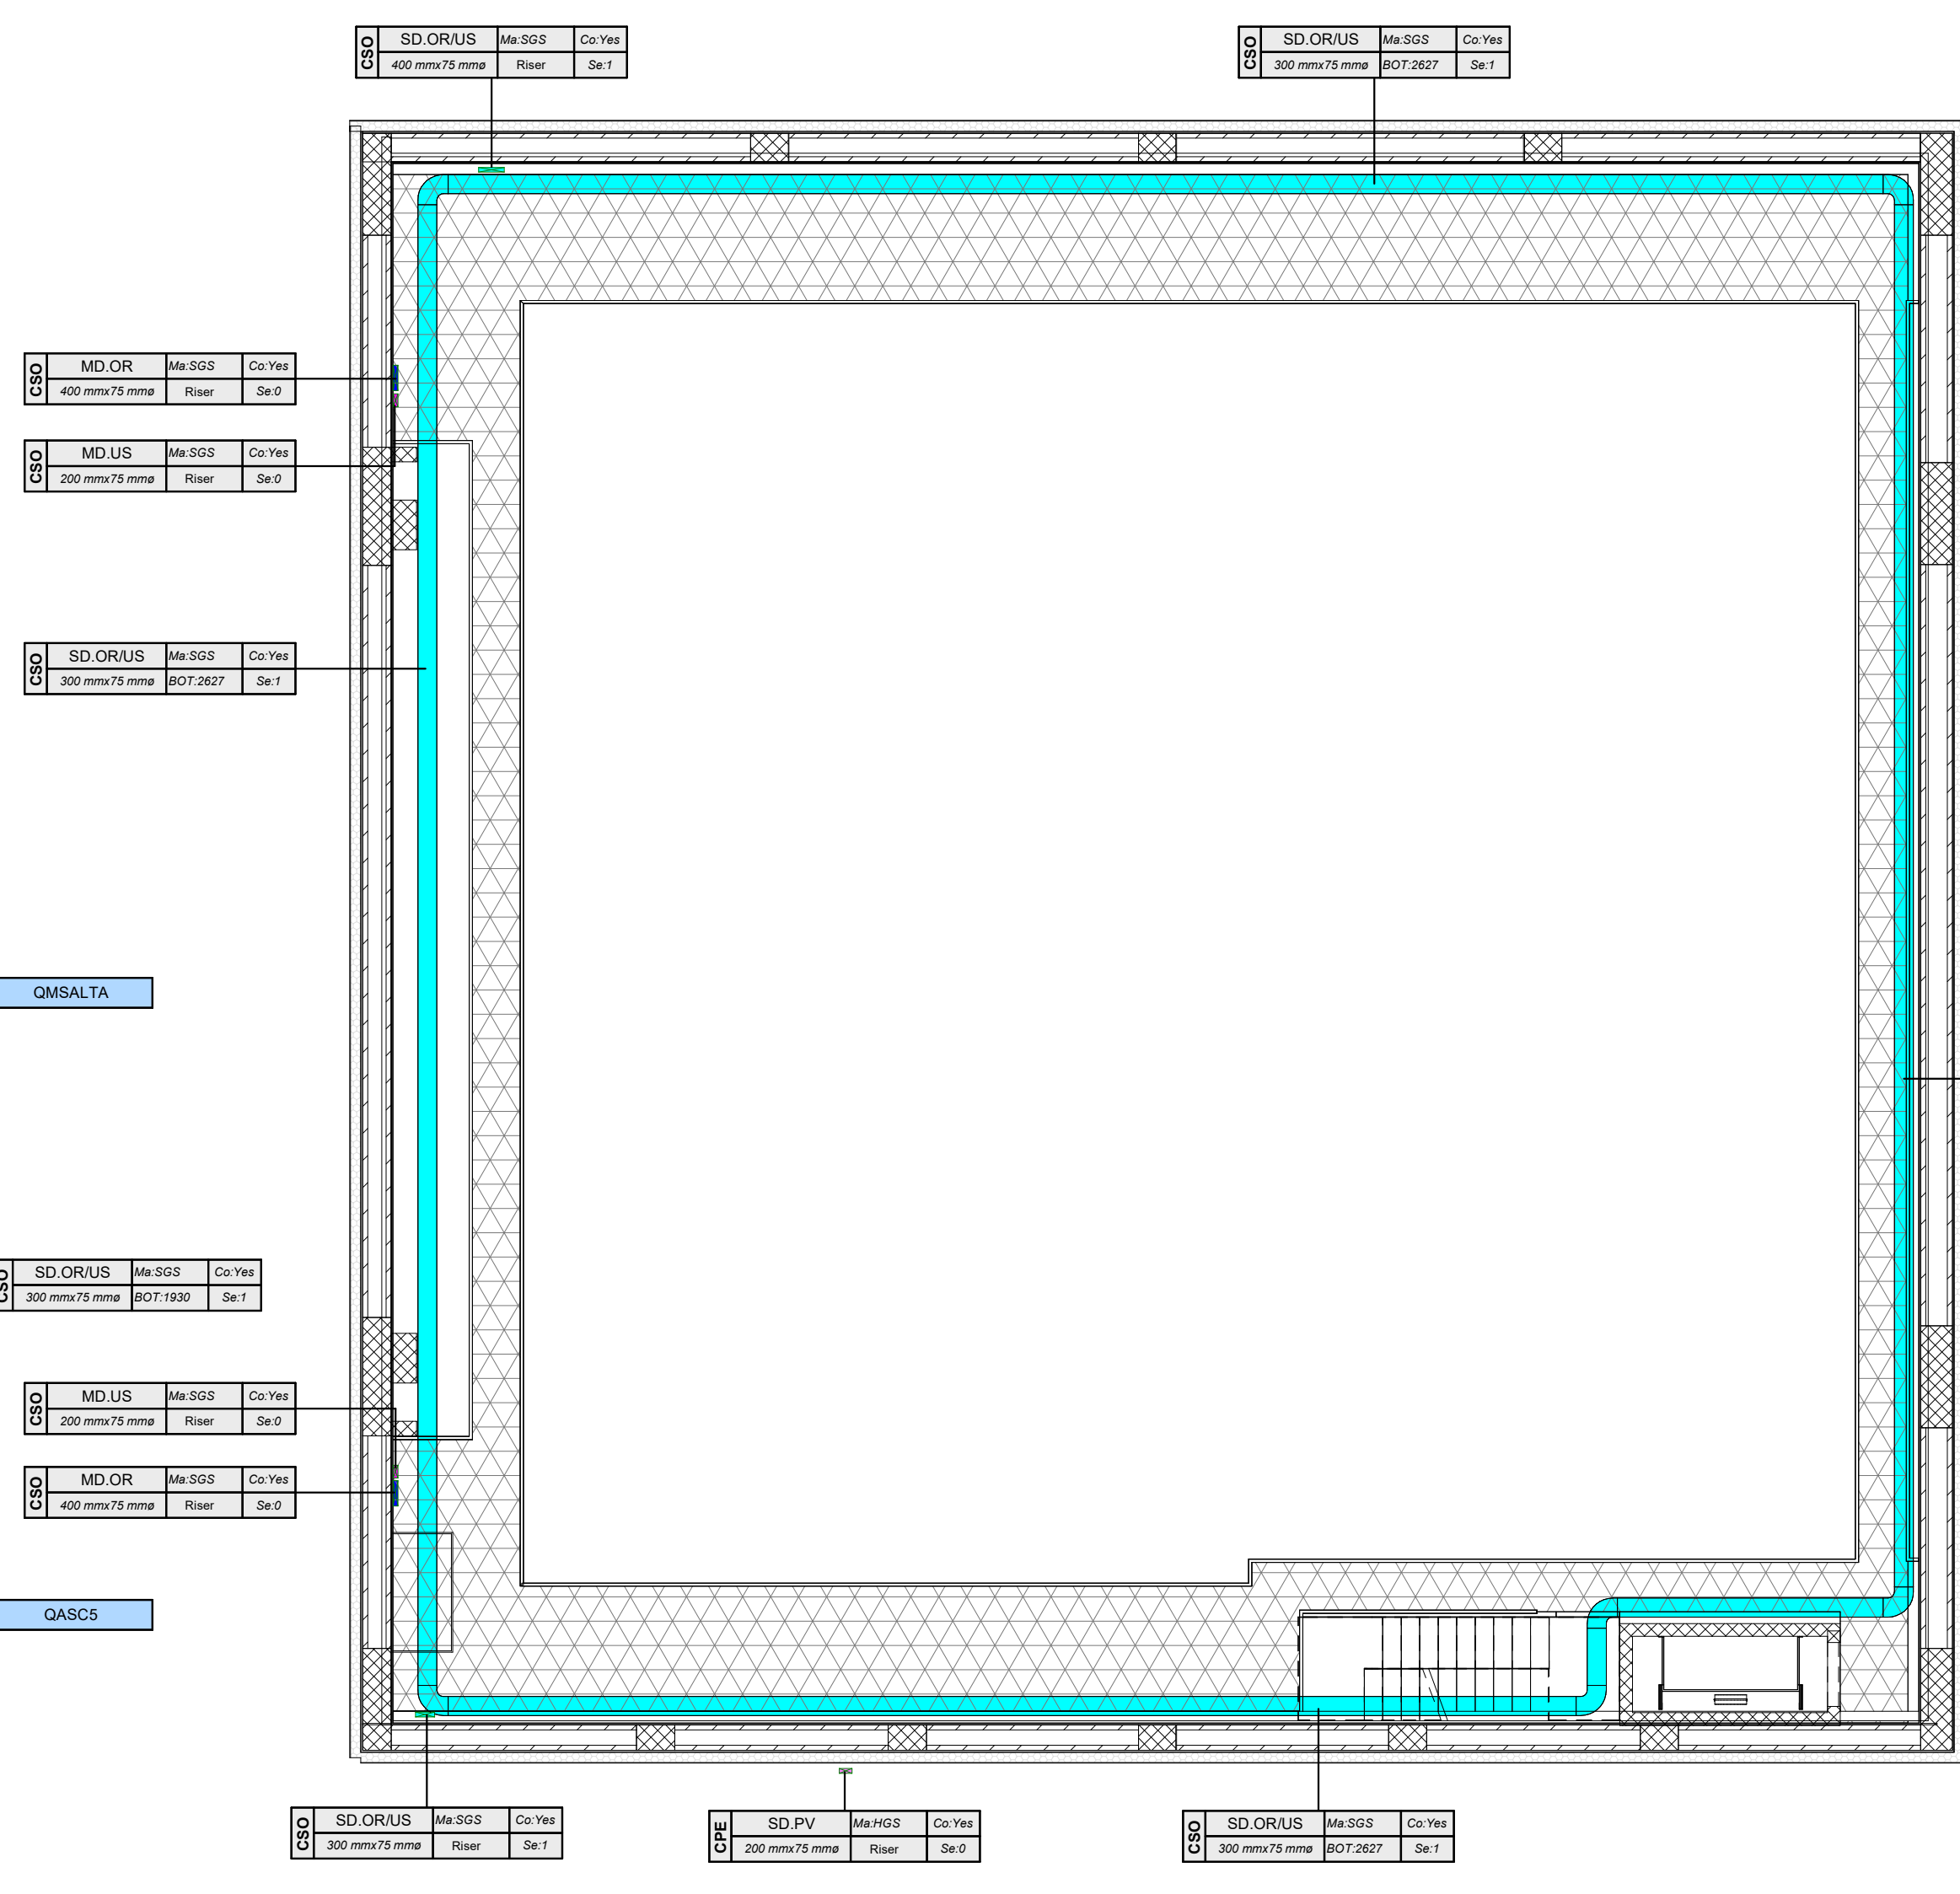

2 Livello Passerella + 18,27
1:100

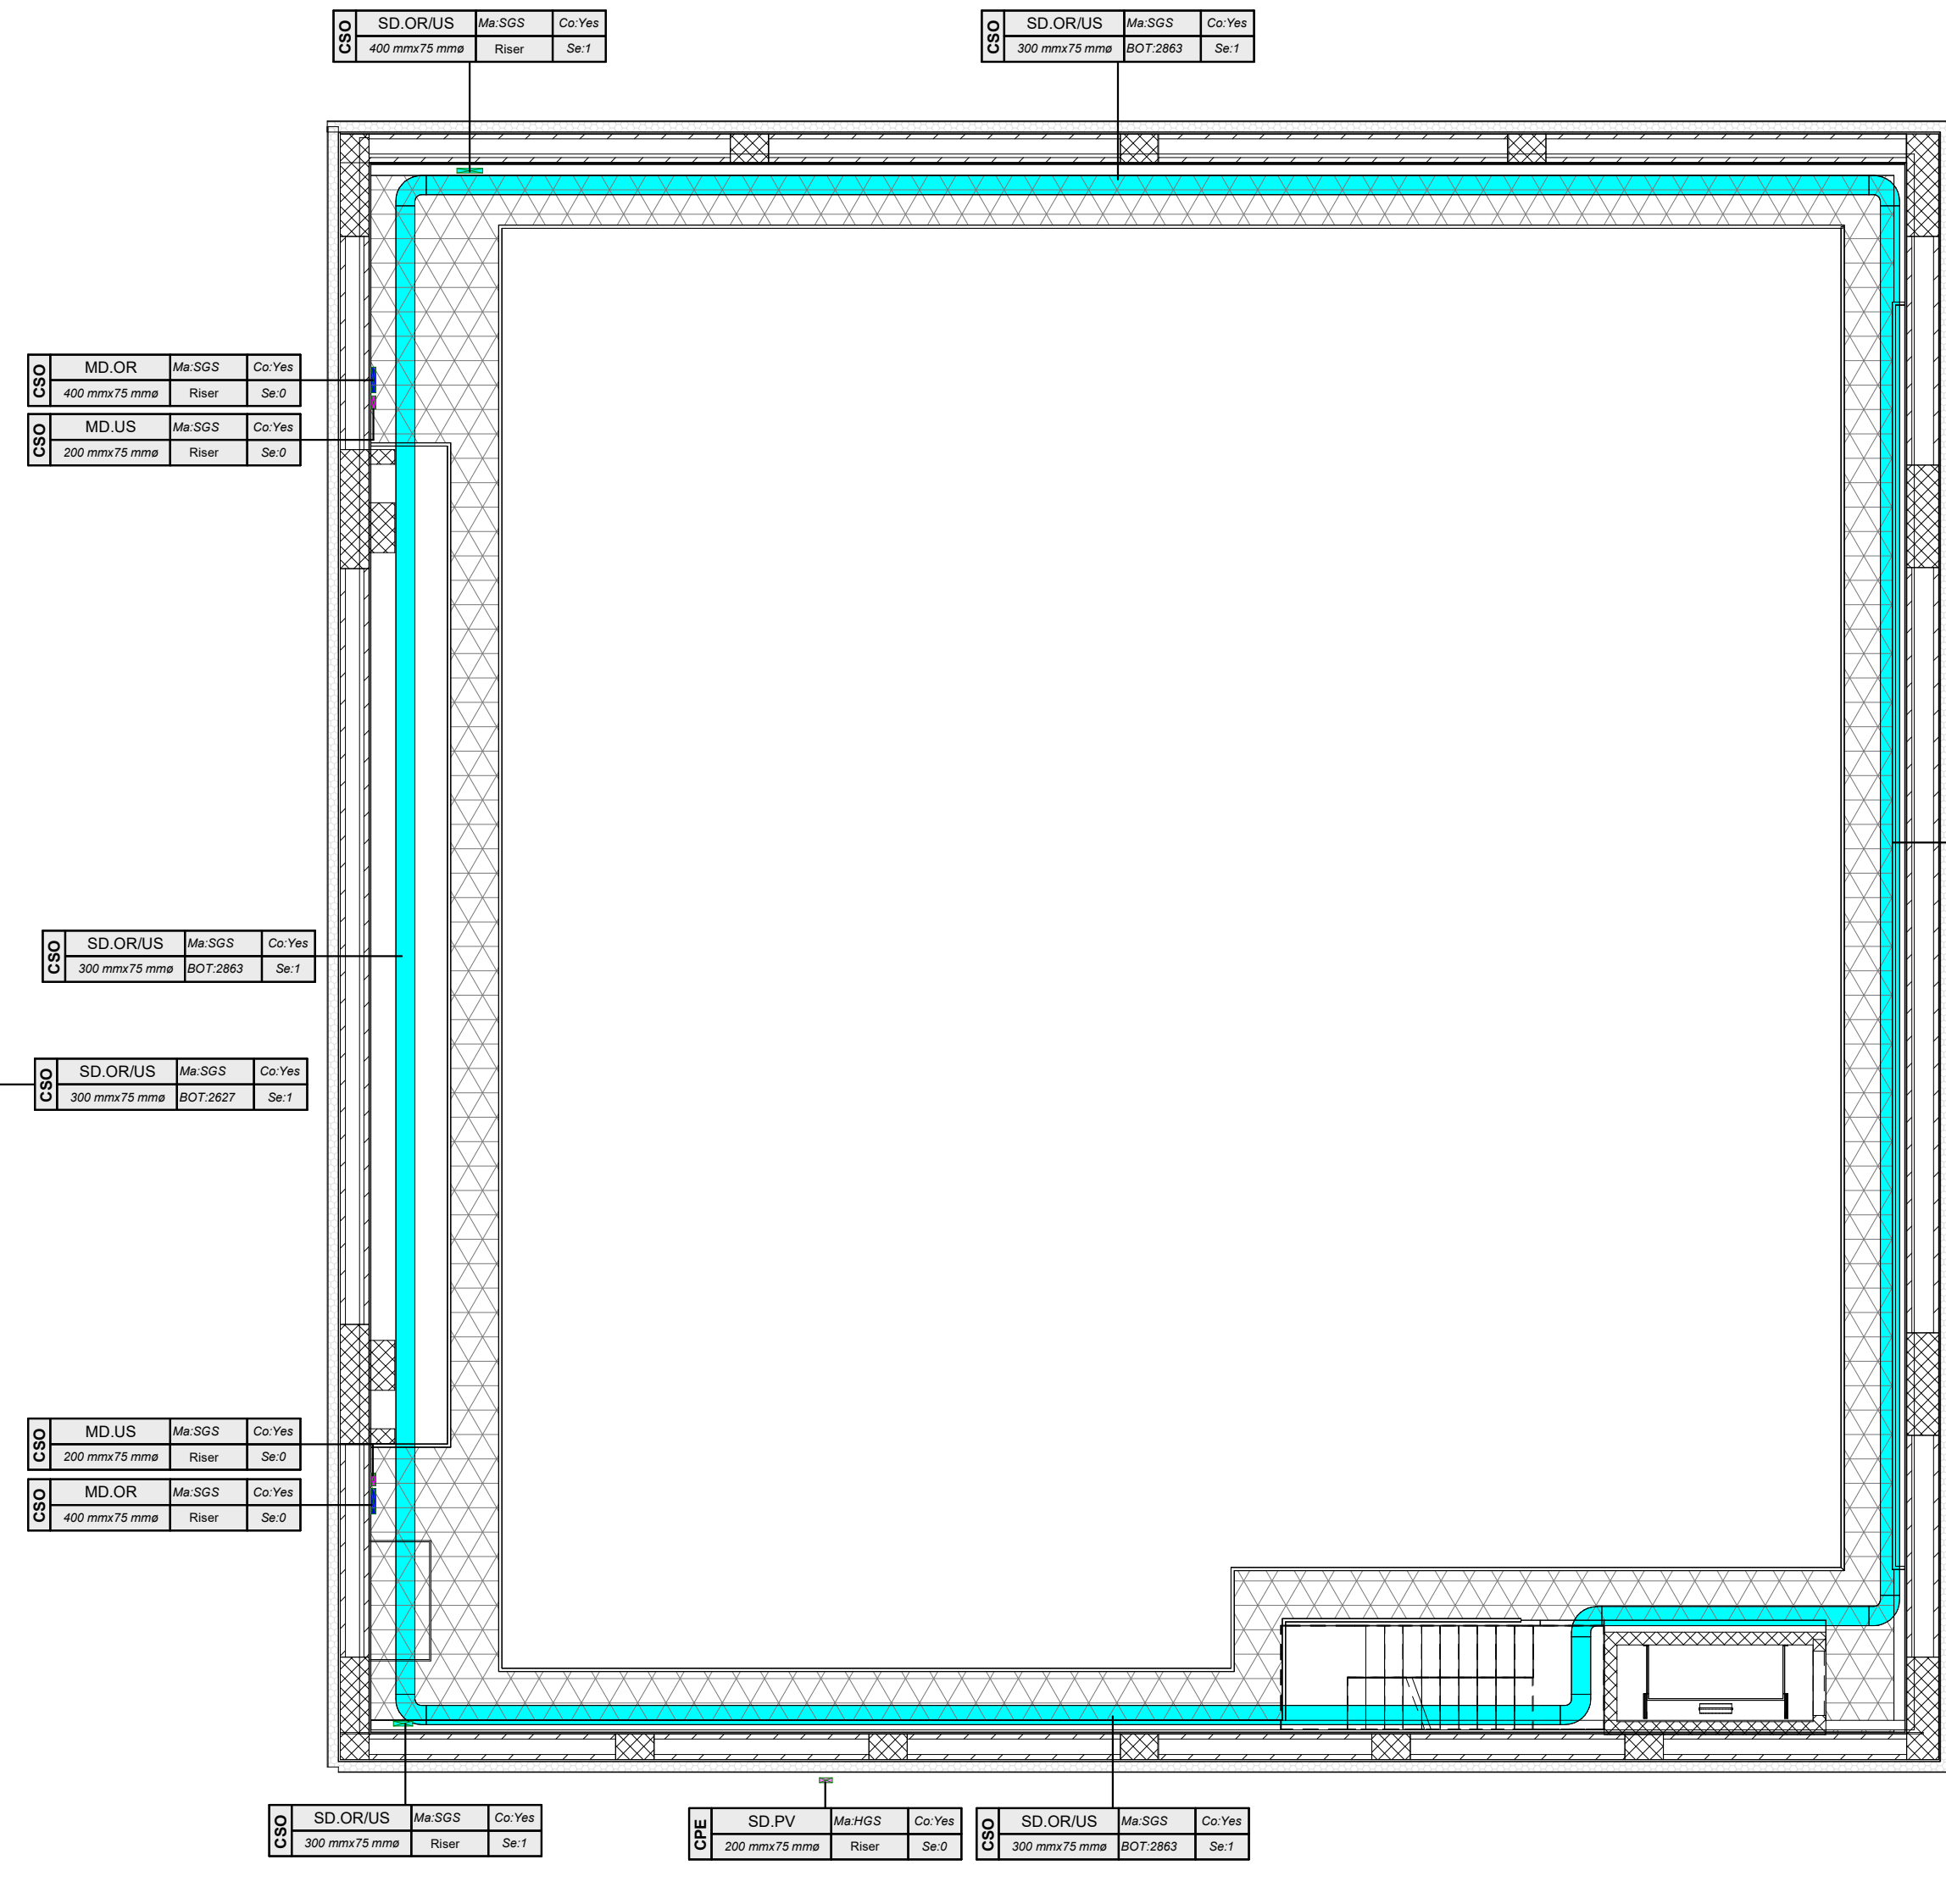

1 Livello Passerella +14,71
1:100

LEGENDA PASSERELLE PORTACAVI / CONDOTTI ELETTRICI	
Tipologia di servizio	Descrizione
HV OR	Distribuzione media tensione
MD OR	Distribuzione principale energia normale
MD US	Distribuzione principale energia di sicurezza
MD UI	Distribuzione principale da UPS continuità informatica
MD EG	Distribuzione principale da gruppo elettrogeno
MD OR/US	Distribuzione principale energia normale e di sicurezza
SD OR	Distribuzione secondaria energia normale
SD US	Distribuzione secondaria energia di sicurezza
SD OR/US	Distribuzione secondaria energia normale e di sicurezza
SAF	Distribuzione impianti di rivelazione incendio, diffusione sonora per evacuazione
SEC	Distribuzione impianti di sicurezza
SAF/SEC	Distribuzione impianti di sicurezza
IT	Distribuzione rete dati
AU/VID	Distribuzione cavi audio / video

TAG PASSERELLE PORTACAVI

FTP	SET	Ma	Co
DM		BOT	Se

FTP: Sigla tipologia passerella
- CPE: canale forato con coperchio
- CSD: canale chiuso con coperchio IP40
SET: Tipologia di servizio (vedi tabella tipologia di servizio)
DIM: Dimensioni
Ma: Materiale
- HGS: acciaio zincato a caldo dopo la lavorazione
- SGS: acciaio zincato sendzimir
BOT: Quota fondo passerella in mm ("Riser": percorso verticale)
Co: Coperchio (Yes: con coperchio; No: senza coperchio)
Se: Numero di setti separatori

TAG CONDUTTURE IN TUBO

FTP	SET	Ma
DM		BOT

FTP: Sigla elemento
- CNB: tubo interrato
- CAP: tubo a parete in vista
SET: Tipologia di servizio (vedi "Legenda Passerelle portacavi / Condotti elettrici")
DIM: Dimensioni
Ma: Materiale
- HDPE: tubo flessibile in polietilene ad alta densità
- STE: tubo rigido in acciaio zincato
- PVC: tubo rigido in PVC
BOT: Quota fondo tubazione in mm

NOTA

Tutte le linee a servizio dei sistemi di illuminazione di emergenza sono costituite da cavi tipo FTG180M16 (resistenza al fuoco per 120 minuti). La tipologia e la formazione di tali cavi sono riportate nell'elaborato "22044D02_3_0_E_IE_00_BI_533" - Schema elettrico unificare quadri elettrici"



Piano Nazionale per gli investimenti Complementari al Piano Nazionale di Ripresa e Resilienza (PNRR) - Programma D.1 - Piano degli investimenti strategici su siti del patrimonio culturale, edifici e aree naturali

DIREZIONE OPERE PUBBLICHE

COMMITTENTE **SCR Piemonte** COMUNE **Città di TORINO**

LIVELLO PROGETTUALE **Progetto Esecutivo**

CUP **C14E21001220001** TITOLO INTERVENTO **"TORINO, IL SUO PARCO, IL SUO FIUME: MEMORIA E FUTURO" REALIZZAZIONE DELLA BIBLIOTECA CIVICA E RIQUALIFICAZIONE DEL TEATRO NUOVO**

CODICE OPERA **22044D02**

ELABORATO N. **IE529** TITOLO ELABORATO **DISTRIBUZIONE - Cavidotti impianti elettrici - Pianta piani ballatoi e graticcia torre scenica**

DATA EMISSIONE **22/05/2025** SCALA **1:100** AREA PROGETTUALE **IMPIANTI ELETTRICI E SPECIALI**

FORMATO DI STAMPA **A1+** CODICE GENERALE ELABORATO **22044D02_3_0_E_IE_00_AE_529_0** NOME FILE **22044D02_3_0_E_IE_00_AE_529_0**

VERSIONE **0** DATA **22/05/2025** DESCRIZIONE **Emissione Progetto Esecutivo a seguito dei pareri espressi dagli Enti preposti in C&S** REDATTO **MAN** CONTROLLATO **MAN**

IMPRESA AGGIUDICATARIA **COBAR S.p.A.** **COBAR S.p.A.**
Sede Legale: Via Torino 101, 10122 Roma (RM) Italia
Sede Amm.: Via Mare Politeo 3, 70022 Marano (BR) Italy

RTP PROGETTAZIONE **Capogruppo Mandataria:** **ABDR Architetti Associati S.r.l.** **Integrazione Prestazioni Specialistiche:** **Arch. Michele Senici - ABDR Architetti Associati S.r.l.** **Giovane Professionista:** **Arch. Valentina Bianchi - ABDR**

Mandanti: **MJW STRUCTURES** **Progettazione Categoria Edilizia - Beni Tutelati:** **Arch. Filippo Raimondo - ABDR Architetti Associati S.r.l.** **BIM Manager:** **Arch. Antonella Antonelli - ABDR**

Progettazione Categoria Strutturale: **Ing. Massimo Napolitano - MJW STRUCTURES** **Coordinatore Tecnico del Progetto:** **Arch. Nicola Bianchi - ABDR**

Progettazione Impianti Elettrici e Speciali: **Ing. Massimo Cadornì - Manens S.p.A.** **Progettazione Impianti Meccanici:** **Ing. William Stefanutti - Manens S.p.A.** **Timbri e Firma**

Geologo: **Dott. Geol. Roberto Salucci** **Consulenti Acustica Sala:** **Ing. Maria Caroli** **Consulenti Comfort acustico ambientale:** **Dott. Enrico Moretti** **Consulenti Progettazione Antincendio:** **Ing. Alessandra Leonardi** **Consulente Ambiente/DNSH:** **Arch. Laura Calcinai**

COMMITTENTE **SCR PIEMONTE S.p.A.** **Responsabile del Procedimento:** **Arch. Bruno Smania**

ORGANISMO DI CONTROLLO **CONTECO S.p.A.** **Responsabile di Commessa:** **Ing. Tiziana Costanzo**