



LEGENDA SIMBOLI
VEDI ELABORATO GRAFICO "22044D02_3_0_E-IE-00-BZ-510_0"


NOTE
TUTTI GLI APPARECCHI ILLUMINANTI RAPPRESENTATI DI COLORE ROSSO SI INTENDONO LAMPADE ALIMENTATE DA CIRCUITO DI SICUREZZA "UPS" DEDICATO. TALI LAMPADE DOVRANNO ESSERE COMANDATE INSIEME ALLE LAMPADE PER ILLUMINAZIONE ORDINARIA.
L'IMPIANTO LUCI BLU, COMPOSTO DA APPARECCHI ILLUMINANTI A FLUSSO COSTANTE DEDICATI ALL'ILLUMINAZIONE DISCRETA DELLE AREE FUNZIONALI AL PALCO DURANTE LO SVOLGIMENTO DEGLI SPETTACOLI E STATO STRALCIATO DAL PRESENTE APPALTO COME DA ACCORDI INTERCORSI CON LA STAZIONE APPALTANTE. PERTANTO GLI APPARECCHI ILLUMINANTI "BCM" E "BWM" INDICATI SULLE PIANTE HANNO LO SCOPO DI ESSERE SOLAMENTE UNA INDICAZIONE FUNZIONALE.

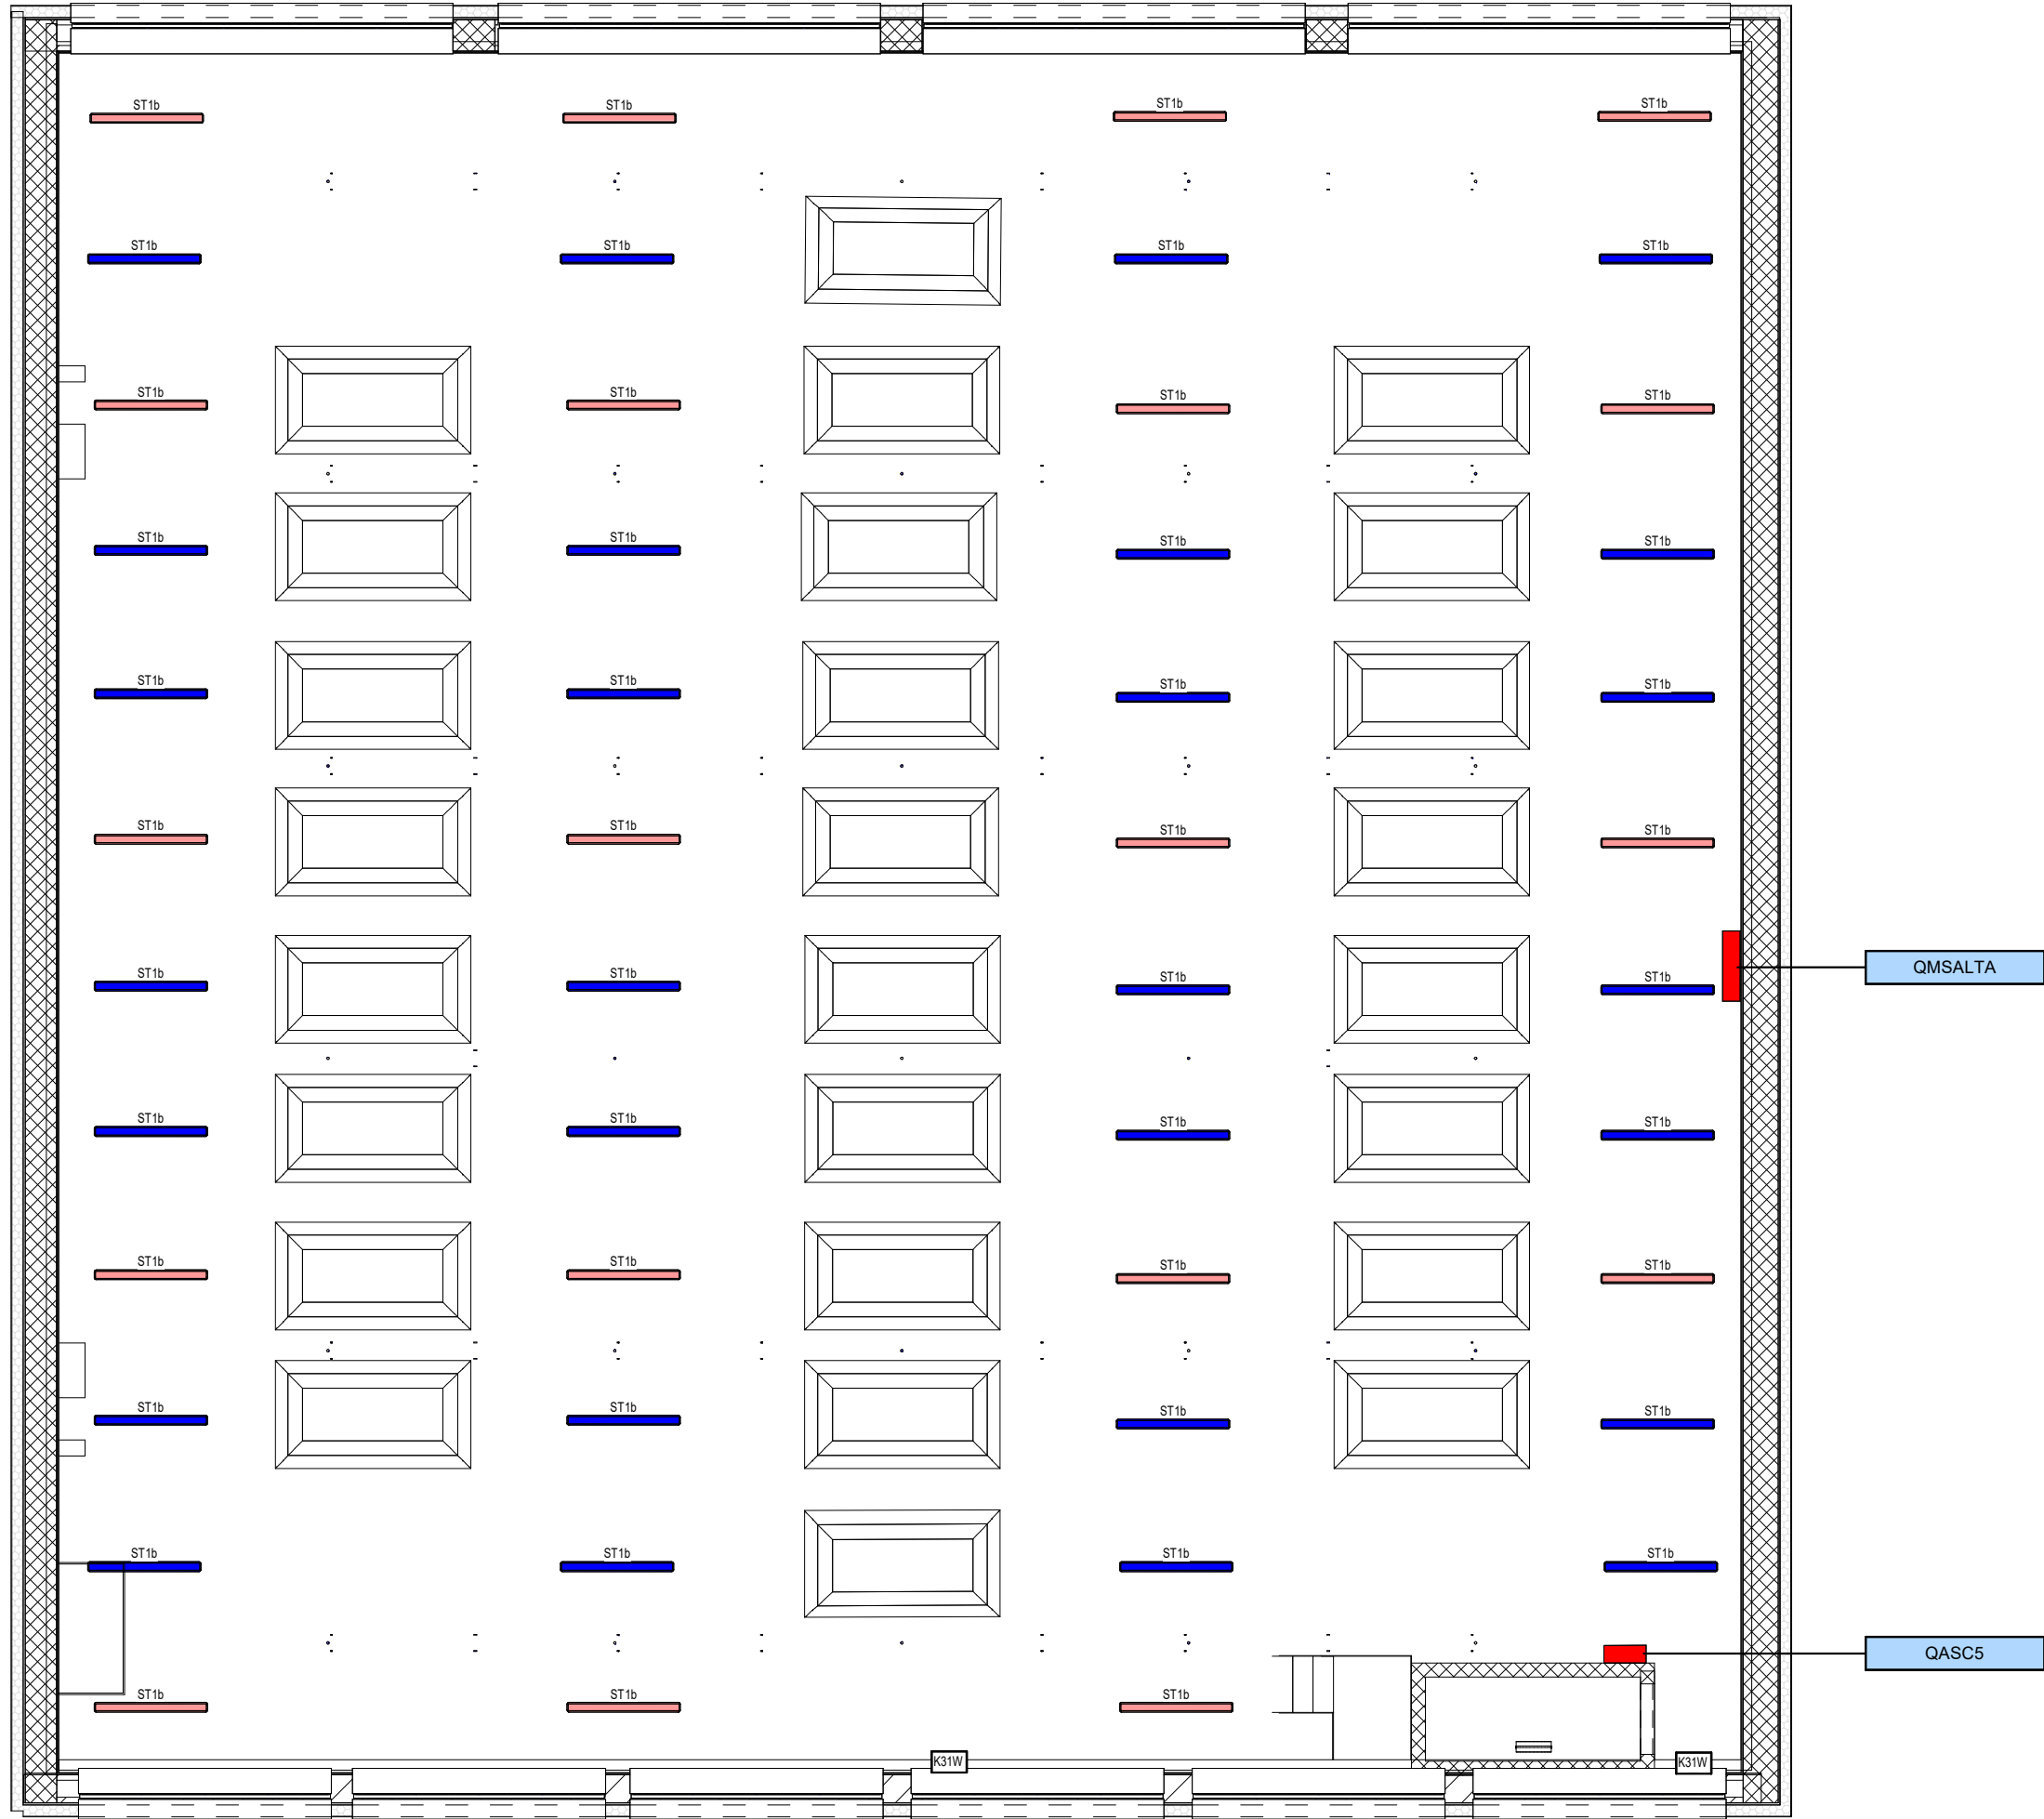

3 Piano Torre scenica sopra graticcio
1 : 100

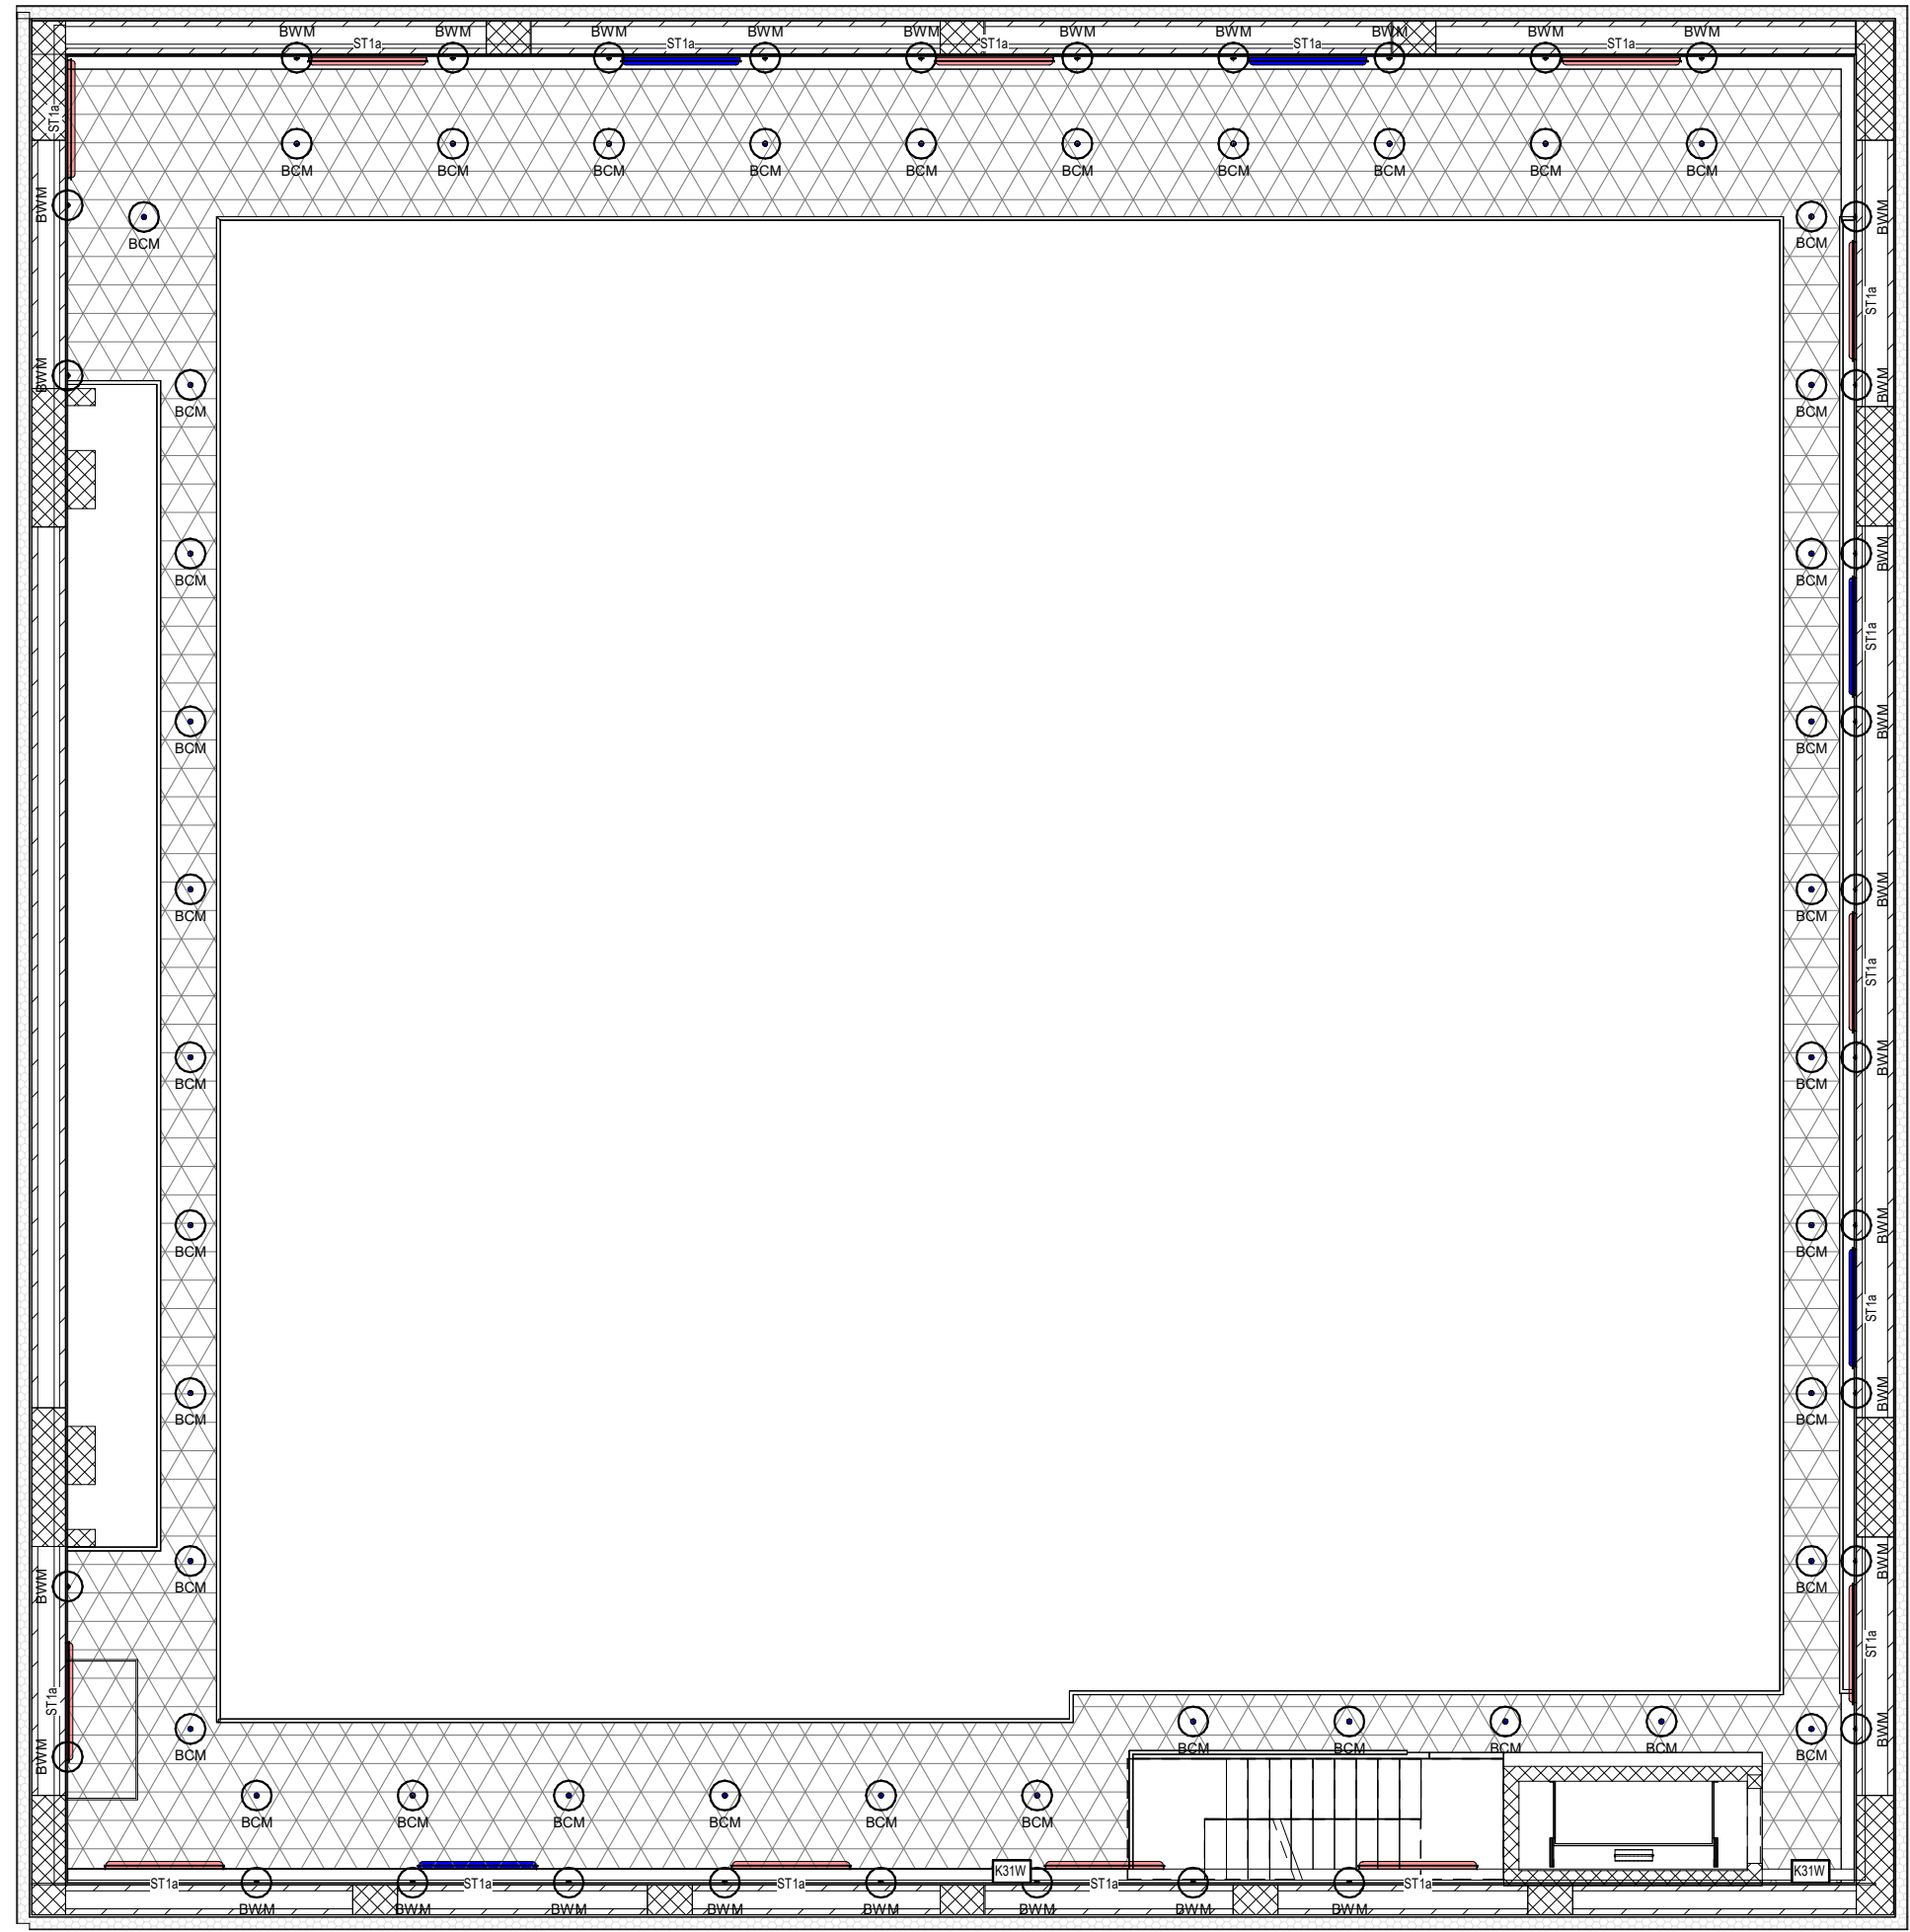

2 Livello Passerella + 18,27
1 : 100

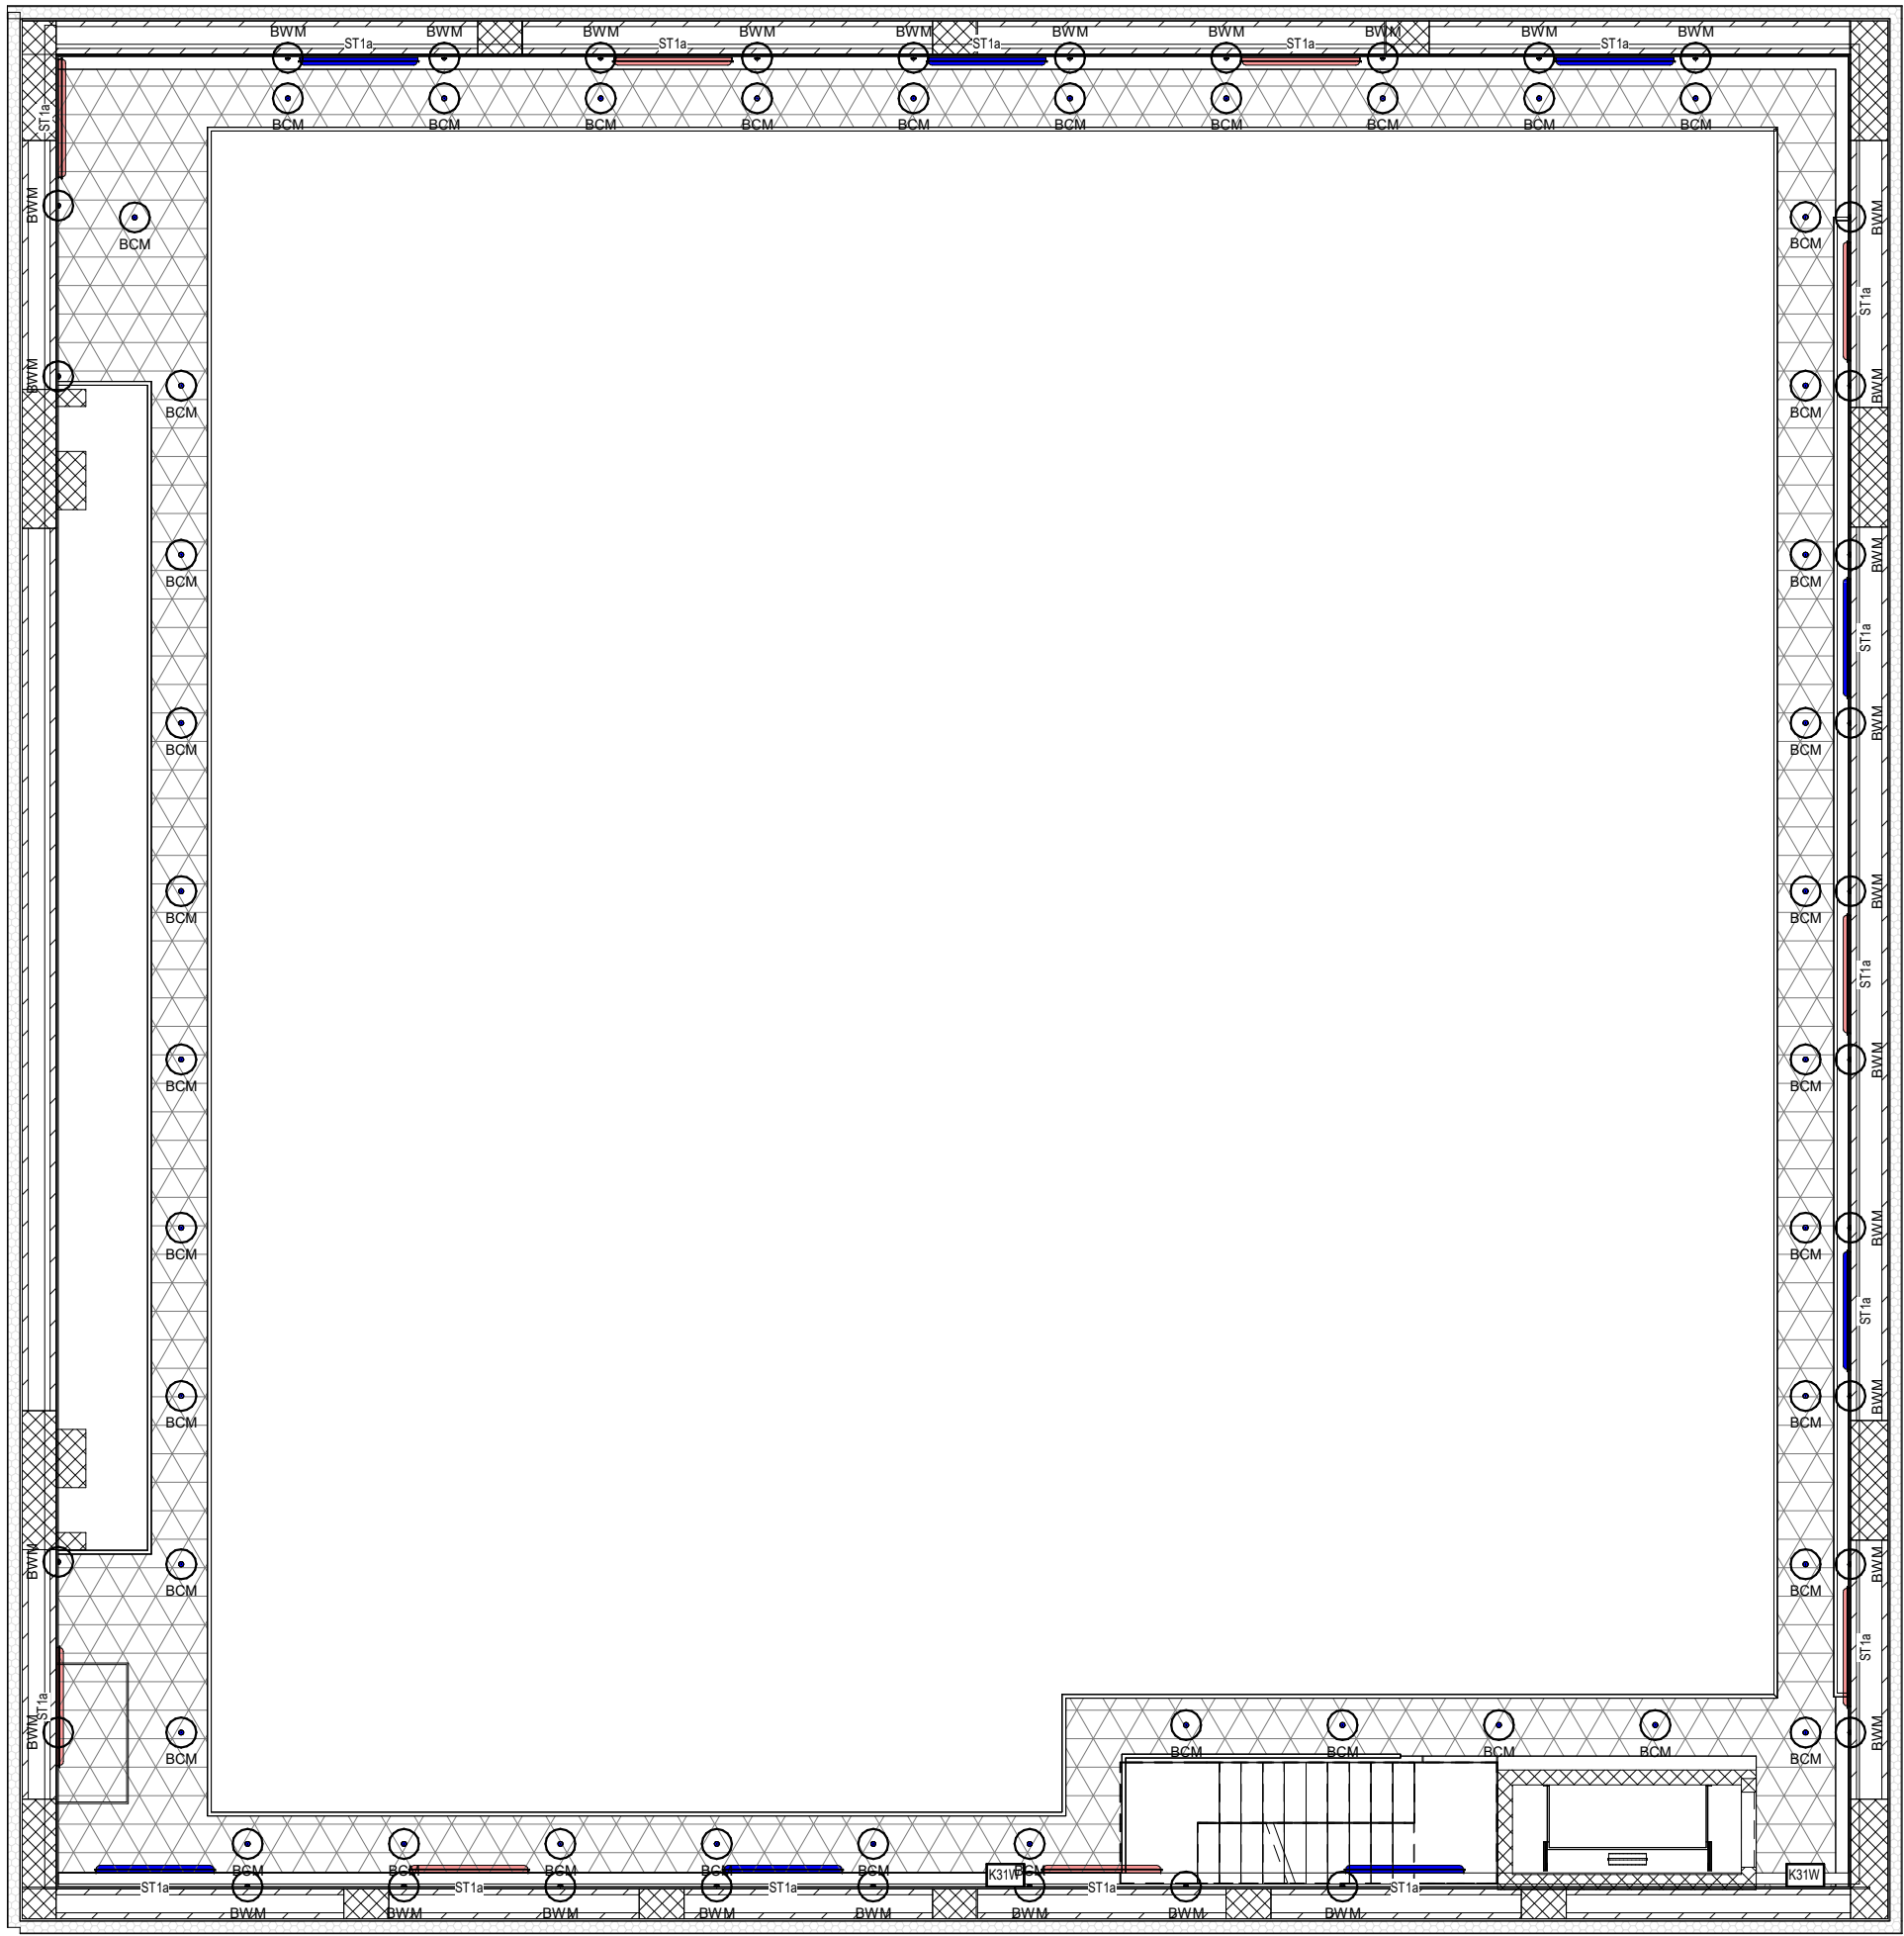

1 Livello Passerella +14,71
1 : 100

   				
Piano Nazionale per gli investimenti Complementari al Piano Nazionale di Ripresa e Resilienza (PNRR), Programma D.1 "Piano degli investimenti strategici sui siti del patrimonio culturale, edifici e aree naturali"				
DIREZIONE OPERE PUBBLICHE				
COMMITTENTE SCR Piemonte	COMUNE Città di TORINO			
LIVELLO PROGETTUALE Progetto Esecutivo				
CUP C14E21001220001	TITOLO INTERVENTO "TORINO, IL SUO PARCO, IL SUO FIUME: MEMORIA E FUTURO" REALIZZAZIONE DELLA BIBLIOTECA CIVICA E RIQUALIFICAZIONE DEL TEATRO NUOVO			
CODICE OPERA 22044D02				
ELABORATO N. IE544	TITOLO ELABORATO ILLUMINAZIONE - Pianta piani ballatoi e graticcia torre scenica			
DATA EMISSIONE 22/05/2025	SCALA 1:100			
FORMATO DI STAMPA A1+	AREA PROGETTUALE IMPIANTI ELETTRICI E SPECIALI			
NOME FILE 22044D02_3_0_E_IE_00_AE_544_0				
VERSIONE 0	DATA 22/05/2025	DESCRIZIONE Emissione Progetto Esecutivo a seguito dei pareri espressi dagli Enti preposti in CdS	REDATTO MAN	CONTROLLATO MAN
IMPRESA AGGIUDICATARIA COBAR S.p.A. Sede Legale: Via Torino 101, Sede Amm.: Via Mare Polillo 3 10122 Moncalieri (TO) Italy				
RTP PROGETTAZIONE Capogruppo Mandataria: ABDR Architeti Associati S.r.l. Mandanti: MJW STRUCTURES Manens S.p.A. Dott. Geol. Roberto Salucci Bibolyte s.r.l. Ing. Maria Caroli Dott. Enrico Moretti Ing. Roberto De Lato Volero Ing. Alessandro Leonardi Arch. Laura Calzagini				
Integrazione Prestazioni Specialistiche: Arch. Michele Bencu - ABDR Architeti Associati S.r.l. Progettazione Categoria Edilizia - Beni Tutelati: Arch. Filippo Raimondo - ABDR Architeti Associati S.r.l. Progettazione Categoria Struttura: Ing. Massimo Napiewocki - MJW STRUCTURES Progettazione Impianti Elettrici e Speciali: Ing. Massimo Cadoni - Manens S.p.A. Progettazione Impianti Meccanici: Ing. Viliam Stefanutti - Manens S.p.A. Geologo Consulenti Acustica Sala Consulenti Comfort acustico ambientale Consulenti Progettazione Antincendio Consulente Ambiente/DNSH				
Giovane Professionista: Arch. Valentina Bianchi - ABDR BIM Manager Arch. Antonella Antonelli - ABDR Coordinatore Tecnico del Progetto: Arch. Nicola Bisanti - ABDR Timbri e Firme Documento firmato digitalmente				
COMMITTENTE SCR PIEMONTE S.p.A. ORGANISMO DI CONTROLLO CONTECO S.p.A.				
Responsabile del Procedimento: Arch. Bruno Smaria Responsabile di Commessa: Ing. Tiziana Costanzo				