


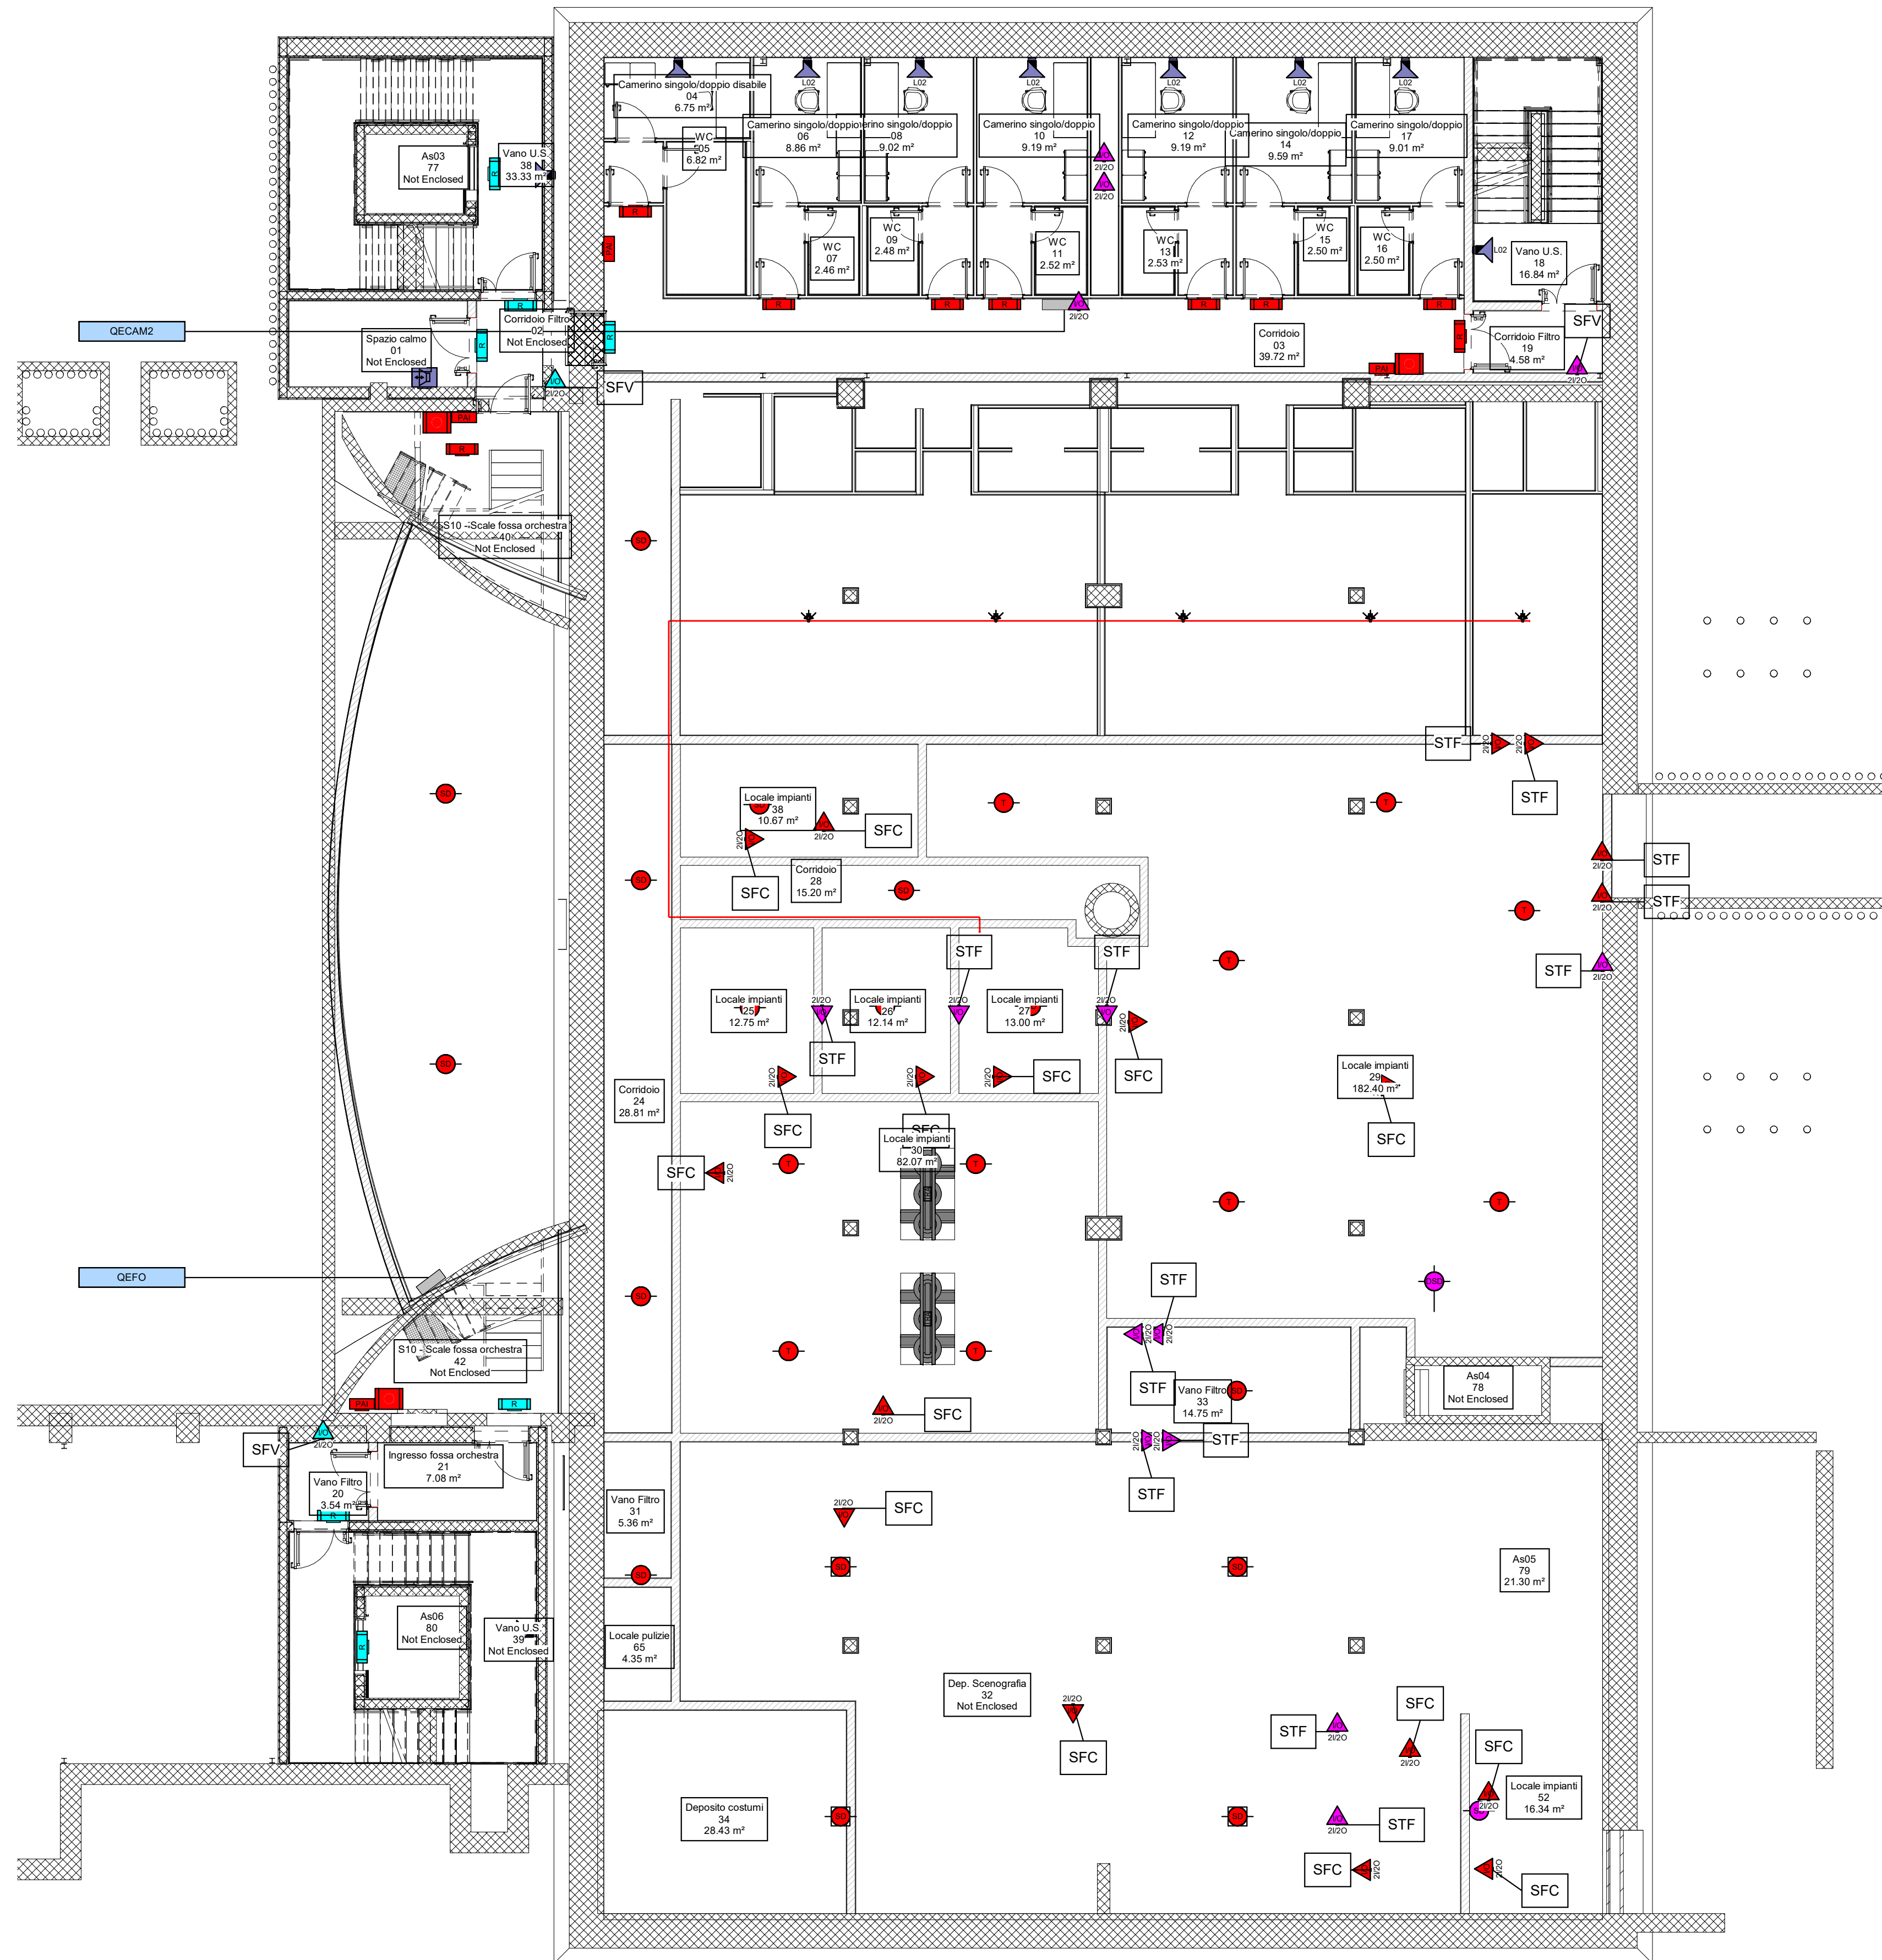

1 Pianta interrato -1
1:100



2 Pianta interrato -2
1:100

LEGENDA SIMBOLI
VEDI ELABORATO GRAFICO "22044D02_3_0_E-IE-00-BZ-510_0"

LEGENDA COLORI IMPIANTO SAFETY	
Descrizione	
Centrale R11 Loop 1	
Centrale R11 Loop 2	
Centrale R11 Loop 3	
Centrale R12 Loop 1	
Centrale R12 Loop 2	
Centrale R12 Loop 3	
Centrale R12 Loop 4	
Centrale R13 Loop 1	
Centrale R13 Loop 2	
Centrale R13 Loop 3	
Componenti impianti di diffusione sonora per evacuazione	

DIREZIONE OPERE PUBBLICHE	
COMMITTENTE SCR Piemonte	COMUNE Città di TORINO
LIVELLO PROGETTUALE Progetto Esecutivo	
CUP C14E21001220001	TITOLO INTERVENTO "TORINO, IL SUO PARCO, IL SUO FIUME: MEMORIA E FUTURO" REALIZZAZIONE DELLA BIBLIOTECA CIVICA E RIQUALIFICAZIONE DEL TEATRO NUOVO
CODICE OPERA 22044D02	
ELABORATO N. IS570	TITOLO ELABORATO RIVELAZIONE INCENDI ED EVAC - Pianta piani -1 e -2
DATA EMISSIONE 22/05/2025	SCALA 1:100
FORMATO DI STAMPA A1+	AREA PROGETTUALE IMPIANTI ELETTRICI E SPECIALI
CODICE GENERALE ELABORATO 22044D02_3_0_E-IE-00_AE_570_0	NOME FILE 22044D02_3_0_E-IE-00_AE_570_0
VERSIONE 0	DATA 22/05/2025
DESCRIZIONE Emissione Progetto Esecutivo a seguito dei pareri espressi dagli Enti preposti in C&S	REDATTO MAN
CONTROLLATO MAN	
IMPRESA AGGIUDICATARIA cobar	
RTP PROGETTAZIONE Capogruppo Mandatario: ABDR Architetti Associati S.r.l.	
Mandatari: MJW STRUCTURES	
Manens S.p.A.	
Dott. Geol. Roberto Salucci Bibbys s.r.l. Ing. Maria Caroli Ing. Roberto De Lato Volero Arch. Alessandra Leonardi	
Integrazione Prestazioni Specialistiche: Arch. Michele Basso - ABDR Architetti Associati S.r.l. Progettazione Categoria Edilizia - Beni Tutelati: Arch. Filippo Ramondo - ABDR Architetti Associati S.r.l. Progettazione Categoria Strutturale: Ing. Massimo Napolitano - MJW STRUCTURES Progettazione Impianti Meccanici: Ing. Massimo Cadorn - Manens S.p.A. Progettazione Impianti Meccanici: Ing. William Stefanutti - Manens S.p.A.	
Giovane Professionista: Arch. Valentina Bianchi - ABDR BIM Manager Arch. Antonella Antonelli - ABDR Coordinatore Tecnico del Progetto: Arch. Nicola Bisanti - ABDR	
Geologo Consulenti Acustica Sala Consulenti Comfort acustico ambientale Consulenti Progettazione Antincendio Consulente Ambiente/DNSH	
TIMBRI E FIRME	
COMMITTENTE SCR PIEMONTE S.p.A.	
ORGANISMO DI CONTROLLO CONTECO S.p.A.	
Responsabile del Procedimento: Arch. Bruno Smirnia Responsabile di Commessa: Ing. Tiziana Costanzo	