

LEGENDA INTERVENTI - DEMOLIZIONI

ZONA 1 - CORPO CENTRALE - SALA DEL TEATRO

RIMOZIONI PREVISTE:
Quadri elettrici, carpenterie metalliche di contenuto apparecchiature elettriche, canaline metalliche a vista, tubi metallici e in PVC posati a vista e/o incassati a parete o a soffitto, linee elettriche di qualsiasi tipo e sezione, apparecchiature terminali impianti elettrici e speciali quali lampade, comandi, rilevatori, diffusori di suono, prese.

ZONA 3 - TORRE SCENICA

RIMOZIONI PREVISTE:
Quadri elettrici, carpenterie metalliche di contenuto apparecchiature elettriche, canaline e tubi metallici e in PVC, linee elettriche di qualsiasi tipo e sezione, apparecchiature terminali impianti elettrici e speciali quali lampade, comandi, rilevatori, diffusori di suono, prese.

ZONA 4 - ATRIO E BAR

RIMOZIONI PREVISTE:
Canaline metalliche a vista, tubi metallici e in PVC posati a vista e/o incassati a parete o a soffitto, linee elettriche di qualsiasi tipo e sezione, apparecchiature terminali impianti elettrici e speciali quali lampade, comandi, rilevatori, diffusori di suono, prese.

ZONA 5 - SALE LATERALI

RIMOZIONI PREVISTE:
Quadri elettrici, carpenterie metalliche di contenuto apparecchiature elettriche, canaline metalliche a vista, tubi metallici e in PVC posati a vista e/o incassati a parete o a soffitto, linee elettriche di qualsiasi tipo e sezione, apparecchiature terminali impianti elettrici e speciali quali lampade, comandi, rilevatori, diffusori di suono, prese.

ZONA 6 - AREE ESTERNE / COPERTURA

RIMOZIONI PREVISTE:
Quadri elettrici, carpenterie metalliche di contenuto apparecchiature elettriche, canaline metalliche a vista, tubi metallici e in PVC posati a vista e/o incassati a parete o a soffitto, linee elettriche di qualsiasi tipo e sezione, apparecchiature terminali impianti elettrici e speciali quali lampade, comandi, rilevatori, diffusori di suono, prese.

NOTA GENERALE

IL PRESENTE ELABORATO È REDATTO SULLA BASE DELLE INFORMAZIONI DISPONIBILI O RESE REPERIBILI DEL FABBRICATO, COME DA P.F.TE. NUOVE O DIVERSE LAVORAZIONI POTRANNO RENDERSI NECESSARIE A SEGUITO DEL COMPLETAMENTO DELLE INDAGINI IN SITO.



Piano Nazionale per gli Investimenti Complementari al Piano Nazionale di Ripresa e Resilienza (PNRR), Programma D'Intervento degli Investimenti Strategici su siti di patrimonio culturale, edifici e aree rurali

DIREZIONE OPERE PUBBLICHE

COMMITTENTE SCR Piemonte COMUNE Città di TORINO

LIVELLO PROGETTUALE PROGETTO ESECUTIVO

CUP C14E21001220001 TITOLO INTERVENTO TORINO, IL SUO PARCO, IL SUO FIUME: MEMORIA E FUTURO*

CODICE OPERA 22044D02 REALIZZAZIONE DELLA BIBLIOTECA CIVICA E RIQUALIFICAZIONE DEL TEATRO NUOVO

ELABORATO N. DE501 TITOLO ELABORATO DEMOLIZIONI - IMPIANTI ELETTRICI E SPECIALI

Planta piano terra

DATA EMISSIONE 20/11/2024 SCALA 1:100 AREA PROGETTUALE DEMOLIZIONI

FORMATO DI STAMPA A1 CODICE GENERALE ELABORATO TNT_22044D02_3_0_E_DE_00_AE_501_1 NOME FILE TNT_22044D02_3_0_E_DE_00_AE_501_1

VERSIONE	DATA	DESCRIZIONE	REDATTO	CONTROLLATO
0	20/11/2024	Emissione Progetto Esecutivo	MAN	MAN
1	26/02/2025	Integrazioni Progetto Esecutivo (rif. Prot. n. 1840/21.02.2025)	MAN	MAN

IMPRESA AGGIUDICATARIA

COBAR S.p.A.
Sede Legale: Via Sessa 101,
Sede Amm. - Via Morea Polino 3
70022 Anversa Dile (FG)

RTP Progettazione: Integratore Prestazioni Specialistiche: Arch. Michele Baccu - ABDR Architeti Associati S.r.l. Giovane Professionista: Arch. Valterio Barozzi - ABDR

Mandanti: ABDR Architeti Associati S.r.l. Progettazione Categoria Edilizia - Beni Teatrali: Arch. Filippo Ramonzo - ABDR Architeti Associati S.r.l. BIM Manager: Arch. Antonella Anselmi - ABDR


Mandanti: M.J.W. STRUCTURES Progettazione Categoria Strutture: Ing. Massimo Majewski - M.J.W. STRUCTURES Coordinatore Tecnico del Progetto: Arch. Nicola Bissari - ABDR

MANENS S.p.A. Progettazione Impianti Elettrici e Speciali: Ing. Massimo Casore - Manens S.p.A. Progettazione Impianti Meccanici: Ing. William Stefanutti - Manens S.p.A. Timbri e Firme

Dot. Geol. Roberto Salucci Geologo
Bobyte s.r.l. Ing. Maria Carli Consulenti Acustica sala
Cini Enrico Moretti Consulenti Controllo acustico ambientale
Ing. Roberto De Lillo Volario Consulenti Progettazione Antincendio
Ing. Alessandro Lorenzi Consulente
Arch. Laura Caloggero Consulente Ambientale/DNSH Documento firmato digitalmente

COMMITTENTE SCR PIEMONTE S.p.A. Responsabile del Procedimento: Arch. Sergio Mantò

ORGANISMO DI CONTROLLO CONTECO S.p.A. Responsabile di Commessa: Ing. Tiziana Costanzo

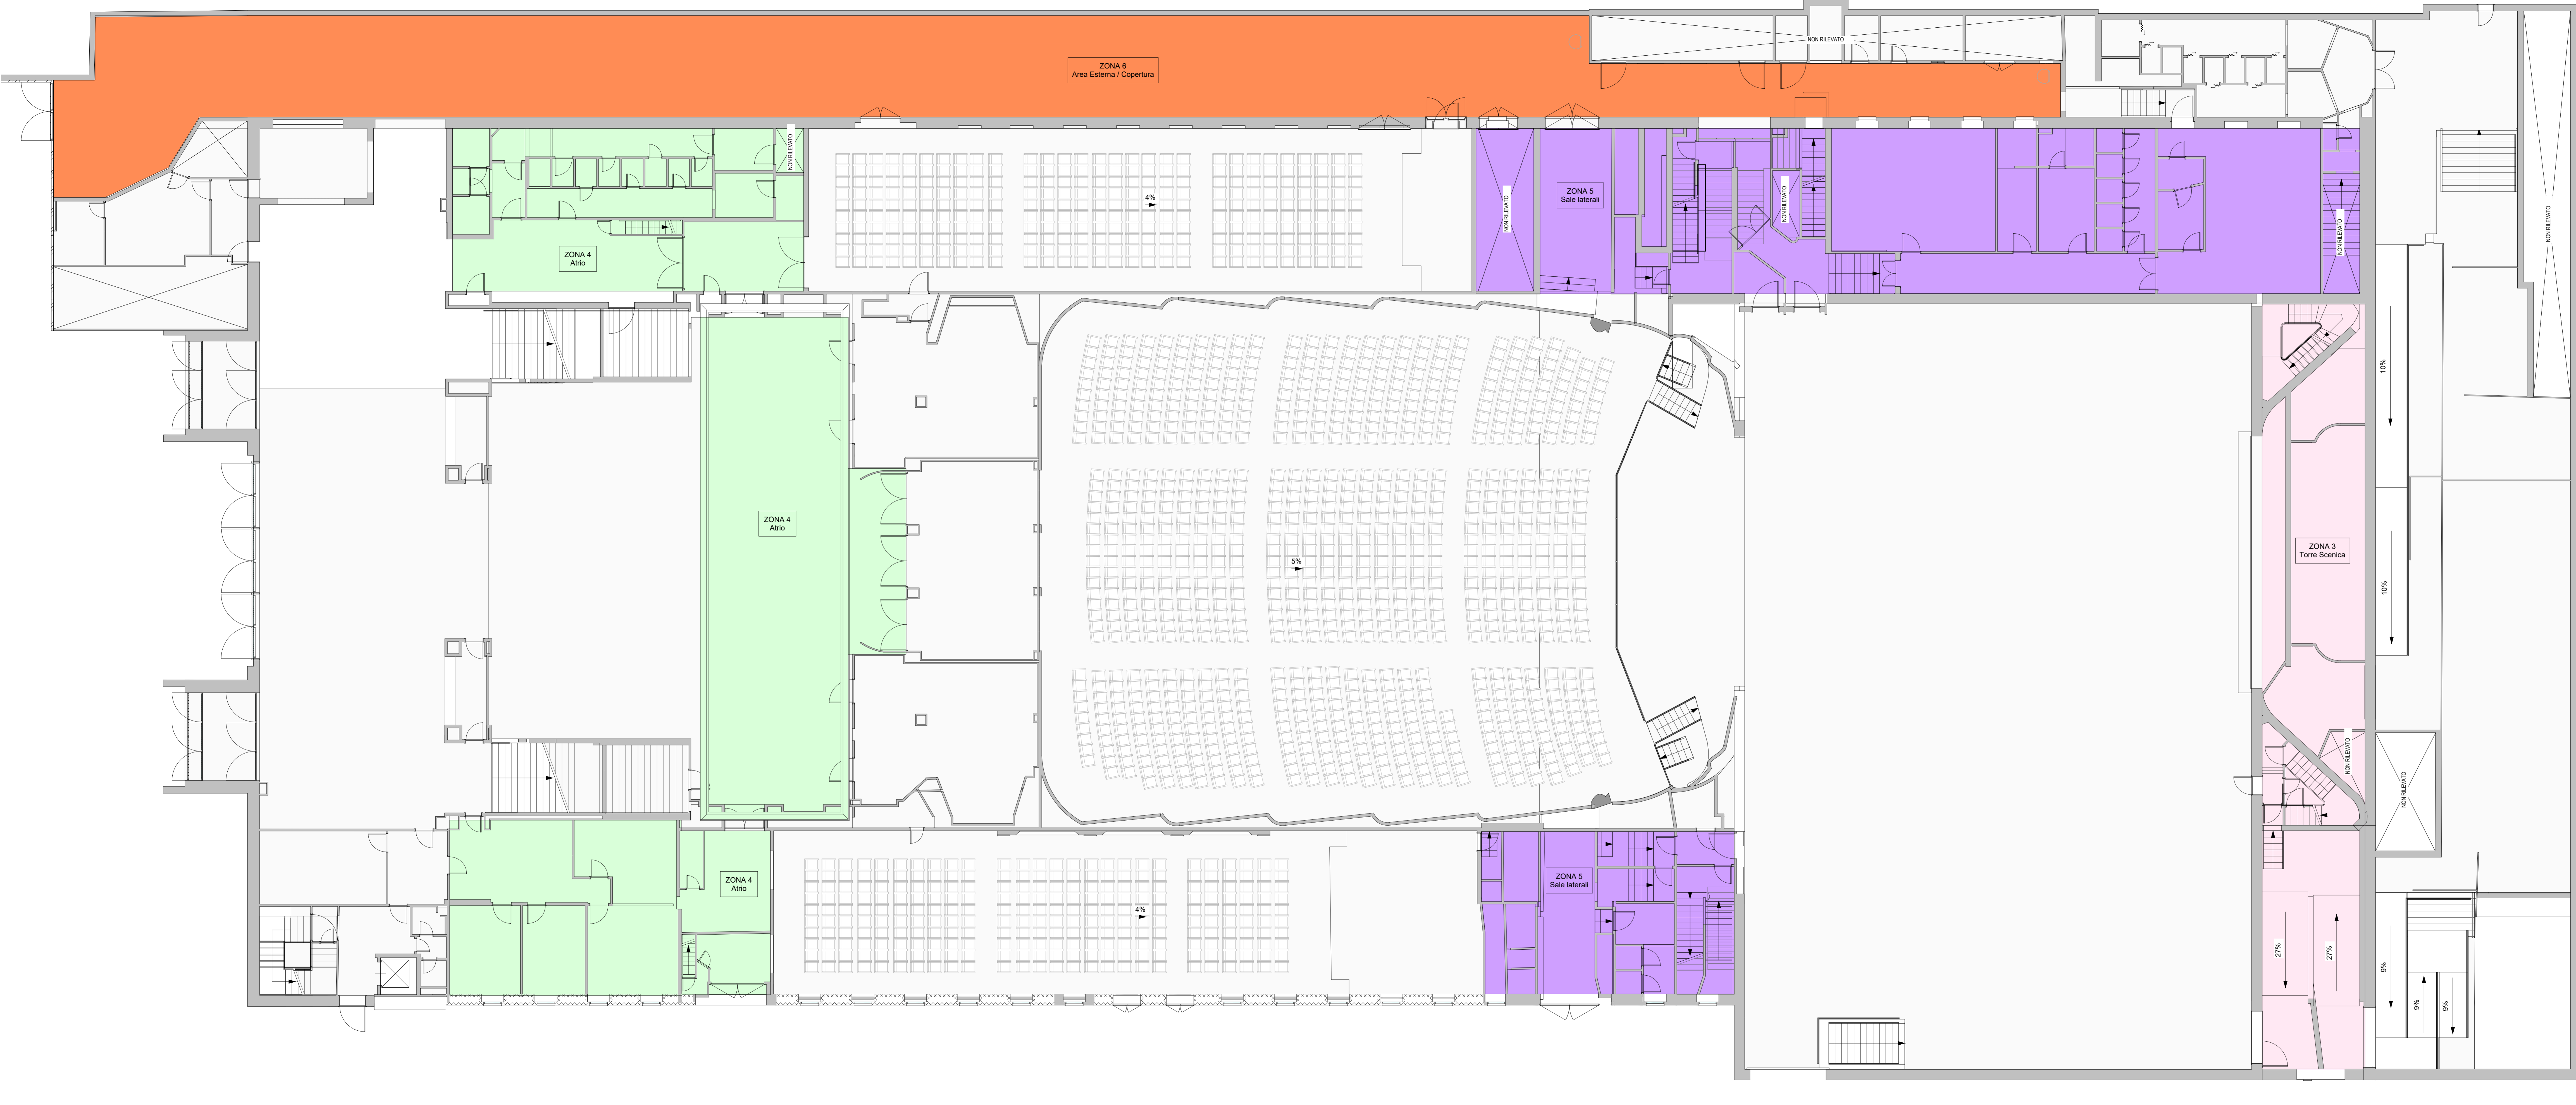

PIANTA PIANO TERRA

scala 1:100