


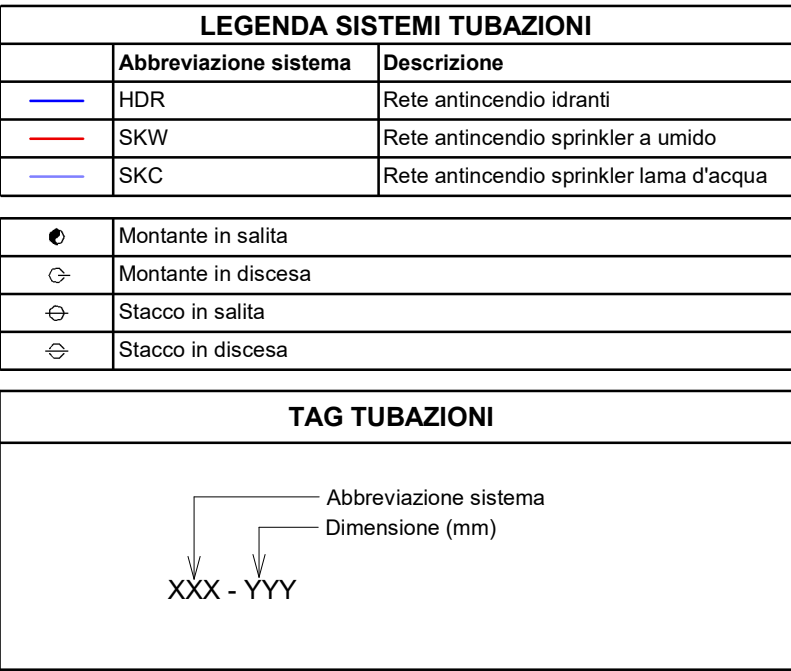

 Repubblica di Italia	 MINISTERO DELL'INTERNO	 CITY di TORINO		
Piano Nazionale per gli investimenti Complementari al Piano Nazionale di Ripresa e Recupero (PNRR), Programma 01: Piano degli investimenti strategici su siti del patrimonio culturale, edifici e aree urbane				
DIREZIONE OPERE PUBBLICHE				
COMITENTE	SCR Piemonte	COMUNE Città di TORINO		
PROGETTO ESECUTIVO				
CUP C14E21001220001 CODICE OPERA 2204AD02	TORINO, IL SUO PARCO, IL SUO FIUME: MEMORIA E FUTURO" REALIZZAZIONE DELLA BIBLIOTECA CIVICA E RIQUALIFICAZIONE DEL TEATRO NUOVO			
ELABORATO DA IA481	TITOLO ELABORATO IDRICO ANTINCENDIO - Planimetrie impianti sprinkler - Pianta piano terra			
DATA EMISSIONE 22/08/2025	SCALA 1:100	AREA PROGETTUALE IMPIANTI MECCANICI		
FORMATO DI STAMPA A1+	CODICE GENERALE ELABORATO 2204AD02_3_0_E_IA_00_AE_481_0	NOME FILE 2204AD02_3_0_E_IA_00_AE_481_0		
VERSIONE	DATA	DESCRIZIONE		
0	22/05/2025	Emissione Progetto Esecutivo a seguito dei pareri espressi dagli Enti preposti in C.d.S.		
<table border="1" style="width: 100%; border-collapse: collapse;"> <tr> <td style="width: 33%; vertical-align: top;"> IMPRESA AGGIUDICATARIA  RTP PROGETTAZIONE Capogruppo Mandanti:  ABDR Architetti Associati S.r.l.   MANENS S.p.A. </td> <td style="width: 67%; vertical-align: top; padding-left: 10px;"> Integrazione Prestazioni Specificatiche: Arch. Michele Becou - ABDR Architetti Associati S.r.l. Progettazione Categoria Edilizia - Beni Tuteali: Arch. Filippo Raimondo - ABDR Architetti Associati S.r.l. Progettazione Categoria Struttura Ing. Massimo Manfredi - MJW STRUCTURES Progettazione Impianti Elettrici e Speciali Ing. Massimo Cardano - Manens S.p.A. Progettazione Impianti Meccanici Ing. William Stefanutti - Manens S.p.A. </td> </tr> </table>			IMPRESA AGGIUDICATARIA  RTP PROGETTAZIONE Capogruppo Mandanti:  ABDR Architetti Associati S.r.l.   MANENS S.p.A.	Integrazione Prestazioni Specificatiche: Arch. Michele Becou - ABDR Architetti Associati S.r.l. Progettazione Categoria Edilizia - Beni Tuteali: Arch. Filippo Raimondo - ABDR Architetti Associati S.r.l. Progettazione Categoria Struttura Ing. Massimo Manfredi - MJW STRUCTURES Progettazione Impianti Elettrici e Speciali Ing. Massimo Cardano - Manens S.p.A. Progettazione Impianti Meccanici Ing. William Stefanutti - Manens S.p.A.
IMPRESA AGGIUDICATARIA  RTP PROGETTAZIONE Capogruppo Mandanti:  ABDR Architetti Associati S.r.l.   MANENS S.p.A.	Integrazione Prestazioni Specificatiche: Arch. Michele Becou - ABDR Architetti Associati S.r.l. Progettazione Categoria Edilizia - Beni Tuteali: Arch. Filippo Raimondo - ABDR Architetti Associati S.r.l. Progettazione Categoria Struttura Ing. Massimo Manfredi - MJW STRUCTURES Progettazione Impianti Elettrici e Speciali Ing. Massimo Cardano - Manens S.p.A. Progettazione Impianti Meccanici Ing. William Stefanutti - Manens S.p.A.			
<table border="1" style="width: 100%; border-collapse: collapse;"> <tr> <td style="width: 33%; vertical-align: top;"> COBAR S.p.A. Sede: Milano Via Salaria 101 Sede: Torino - Via Monte Polonio 3 10122 Alimonta (TO) Italy </td> <td style="width: 67%; vertical-align: top; padding-left: 10px;"> Giovane Professionista: Arch. Valentina Bazzani - ABDR RM Manager Arch. Antonella Antonic - ABDR Coordinatore Tecnico del Progetto: Arch. Niccolò Bazzani - ABDR </td> </tr> </table>		COBAR S.p.A. Sede: Milano Via Salaria 101 Sede: Torino - Via Monte Polonio 3 10122 Alimonta (TO) Italy	Giovane Professionista: Arch. Valentina Bazzani - ABDR RM Manager Arch. Antonella Antonic - ABDR Coordinatore Tecnico del Progetto: Arch. Niccolò Bazzani - ABDR	Timbri e Firma
COBAR S.p.A. Sede: Milano Via Salaria 101 Sede: Torino - Via Monte Polonio 3 10122 Alimonta (TO) Italy	Giovane Professionista: Arch. Valentina Bazzani - ABDR RM Manager Arch. Antonella Antonic - ABDR Coordinatore Tecnico del Progetto: Arch. Niccolò Bazzani - ABDR			
<table border="1" style="width: 100%; border-collapse: collapse;"> <tr> <td style="width: 60%; vertical-align: top; padding: 10px;"> Dott. Geol. Roberto Salucci Bobyle s.r.l. Ing. Maria Carol Dott.Ernesto Moretti Ing. Roberto De Lato Villario Ing. Alessandro Leonardi Arch. Laura Calogari </td> <td style="width: 40%; vertical-align: top; padding: 10px;"> Geologo Consulenti Acustica Sala Consulenti Confort acustico ambientale Consulente Progettazione Antidive Consulente Ambiente/DNDRH </td> </tr> </table>			Dott. Geol. Roberto Salucci Bobyle s.r.l. Ing. Maria Carol Dott.Ernesto Moretti Ing. Roberto De Lato Villario Ing. Alessandro Leonardi Arch. Laura Calogari	Geologo Consulenti Acustica Sala Consulenti Confort acustico ambientale Consulente Progettazione Antidive Consulente Ambiente/DNDRH
Dott. Geol. Roberto Salucci Bobyle s.r.l. Ing. Maria Carol Dott.Ernesto Moretti Ing. Roberto De Lato Villario Ing. Alessandro Leonardi Arch. Laura Calogari	Geologo Consulenti Acustica Sala Consulenti Confort acustico ambientale Consulente Progettazione Antidive Consulente Ambiente/DNDRH			
<table border="1" style="width: 100%; border-collapse: collapse;"> <tr> <td style="width: 60%; vertical-align: top; padding: 10px;"> COMMITTENTE  SCR PIEMONTE S.p.A. ORGANISMO DI CONTROLLO CONTECO S.p.A. </td> <td style="width: 40%; vertical-align: top; padding: 10px;"> Responsabile del Procedimento: Arch. Bruno Samiani Responsabile di Commessa: Ing. Tiziana Costanzo </td> </tr> </table>			COMMITTENTE  SCR PIEMONTE S.p.A. ORGANISMO DI CONTROLLO CONTECO S.p.A.	Responsabile del Procedimento: Arch. Bruno Samiani Responsabile di Commessa: Ing. Tiziana Costanzo
COMMITTENTE  SCR PIEMONTE S.p.A. ORGANISMO DI CONTROLLO CONTECO S.p.A.	Responsabile del Procedimento: Arch. Bruno Samiani Responsabile di Commessa: Ing. Tiziana Costanzo			