




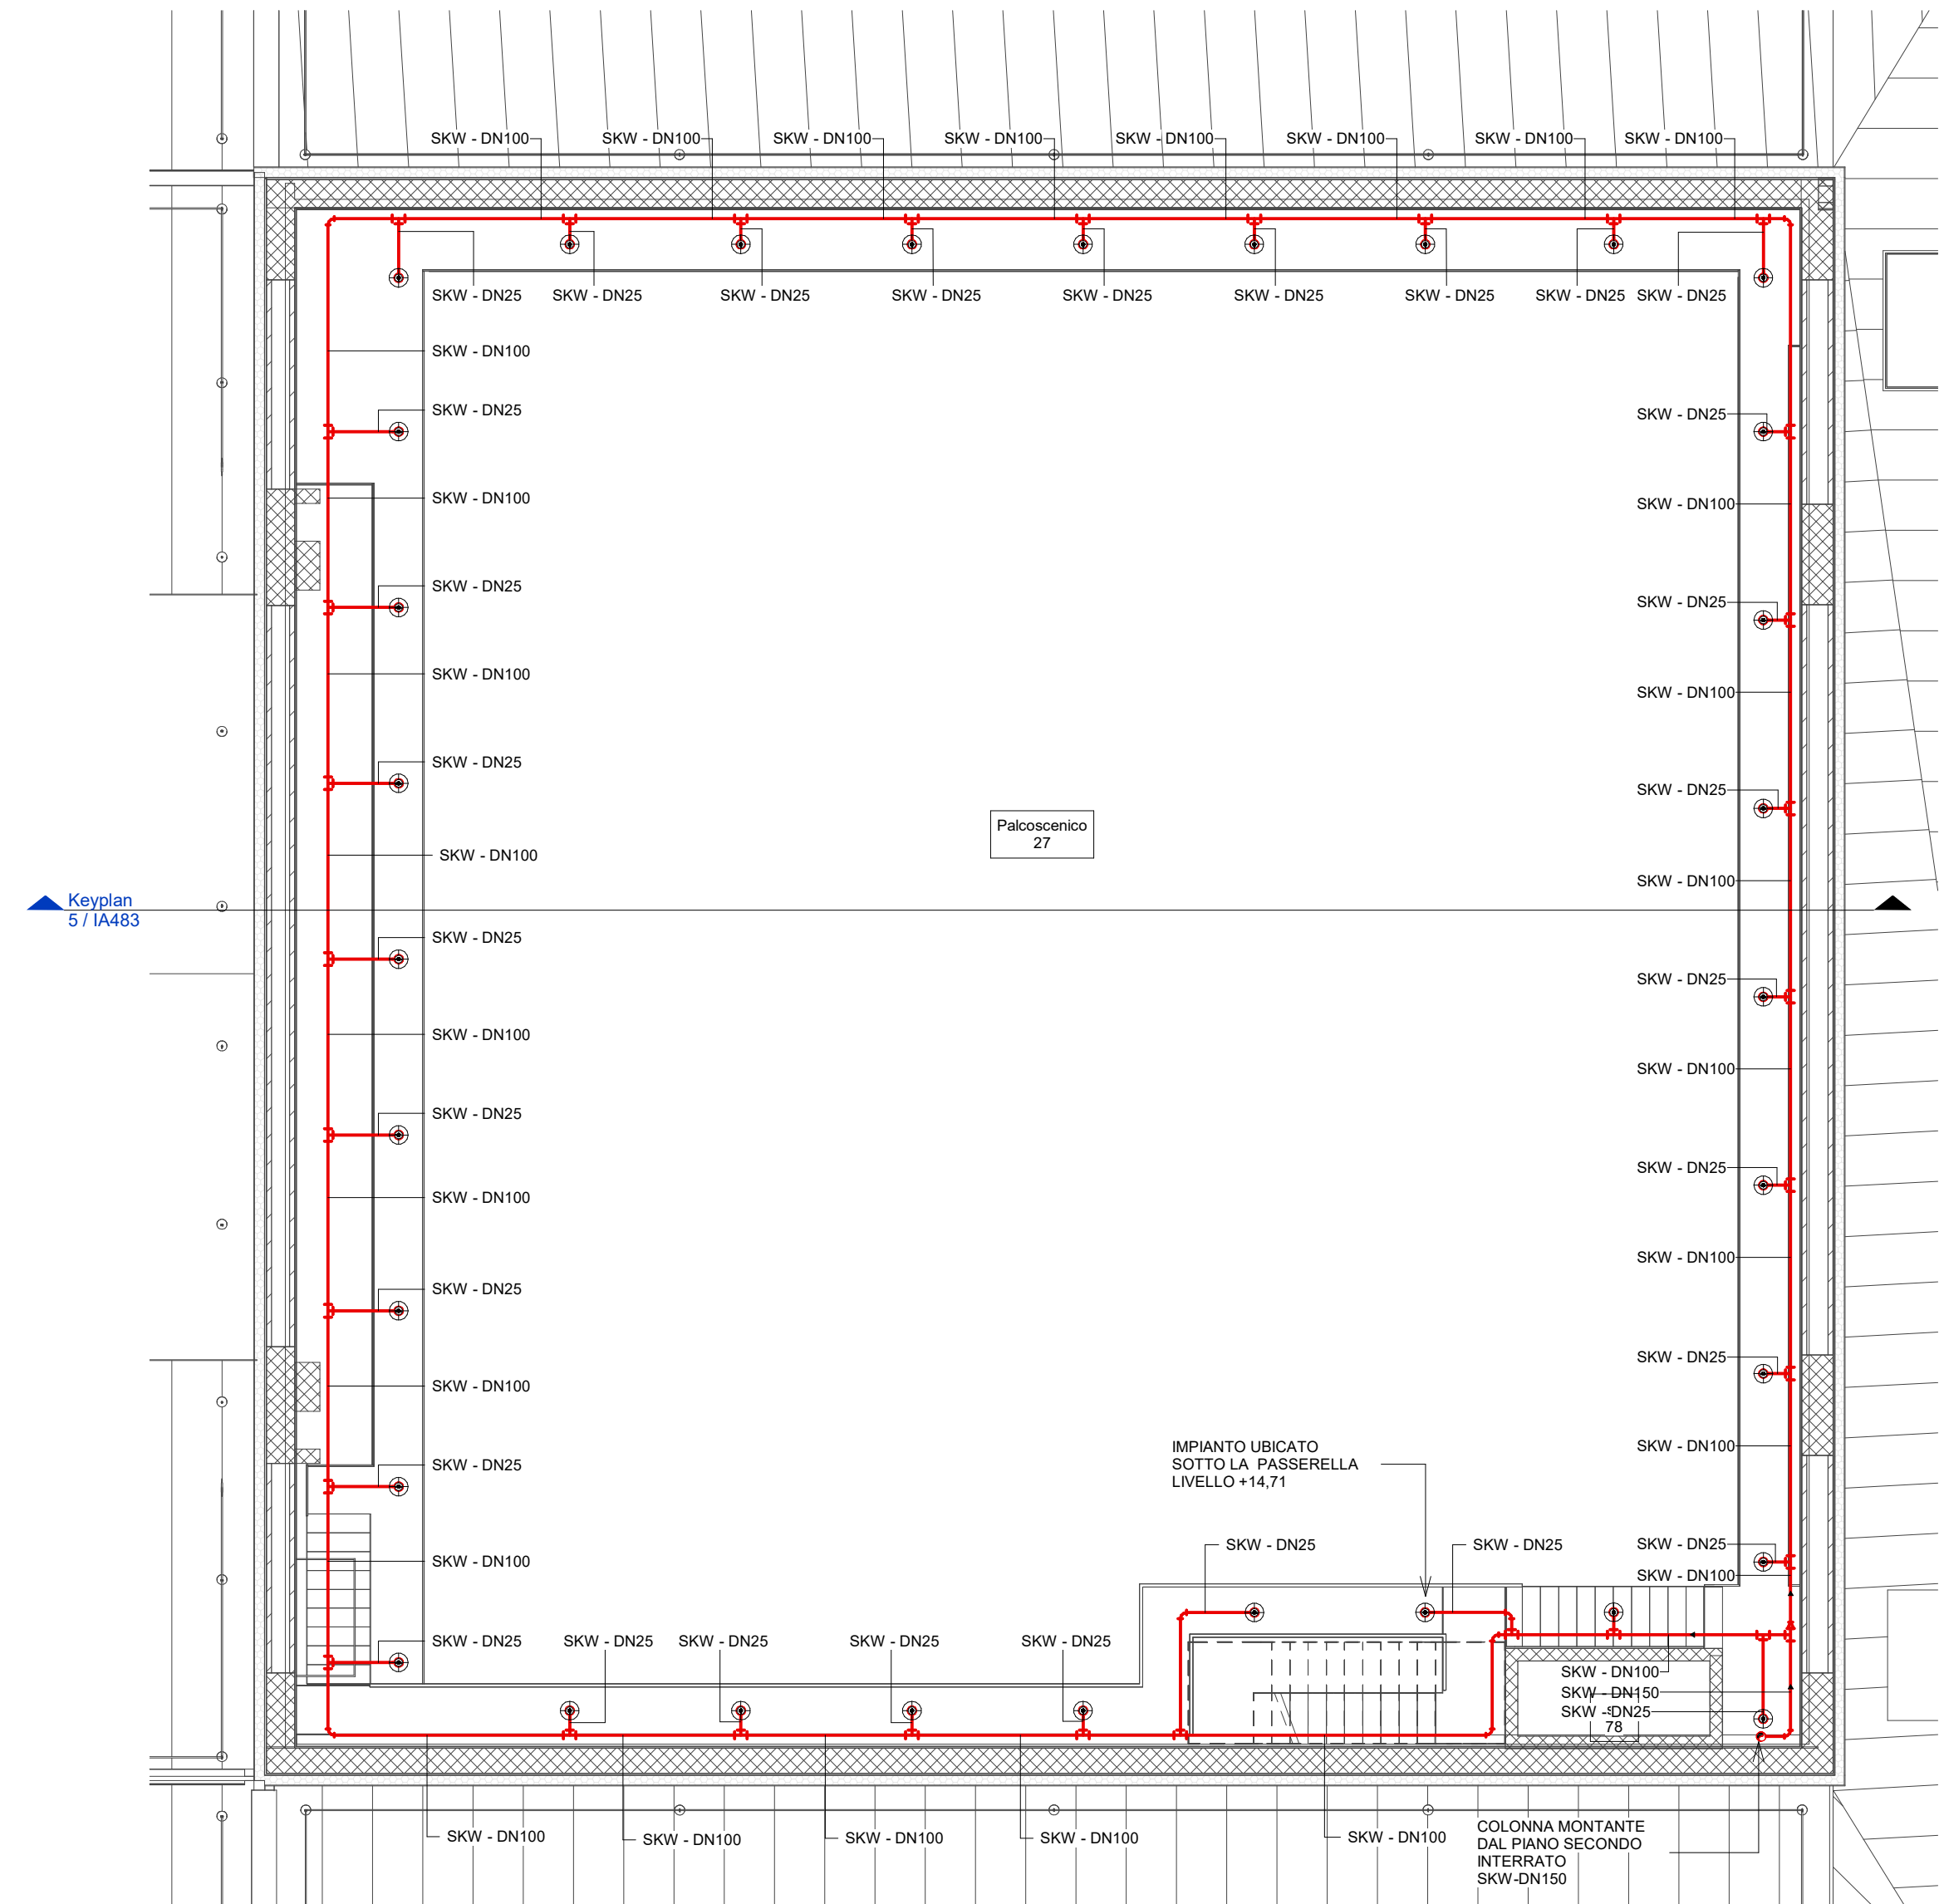


1 Livello Passerella +14.71
1 : 100

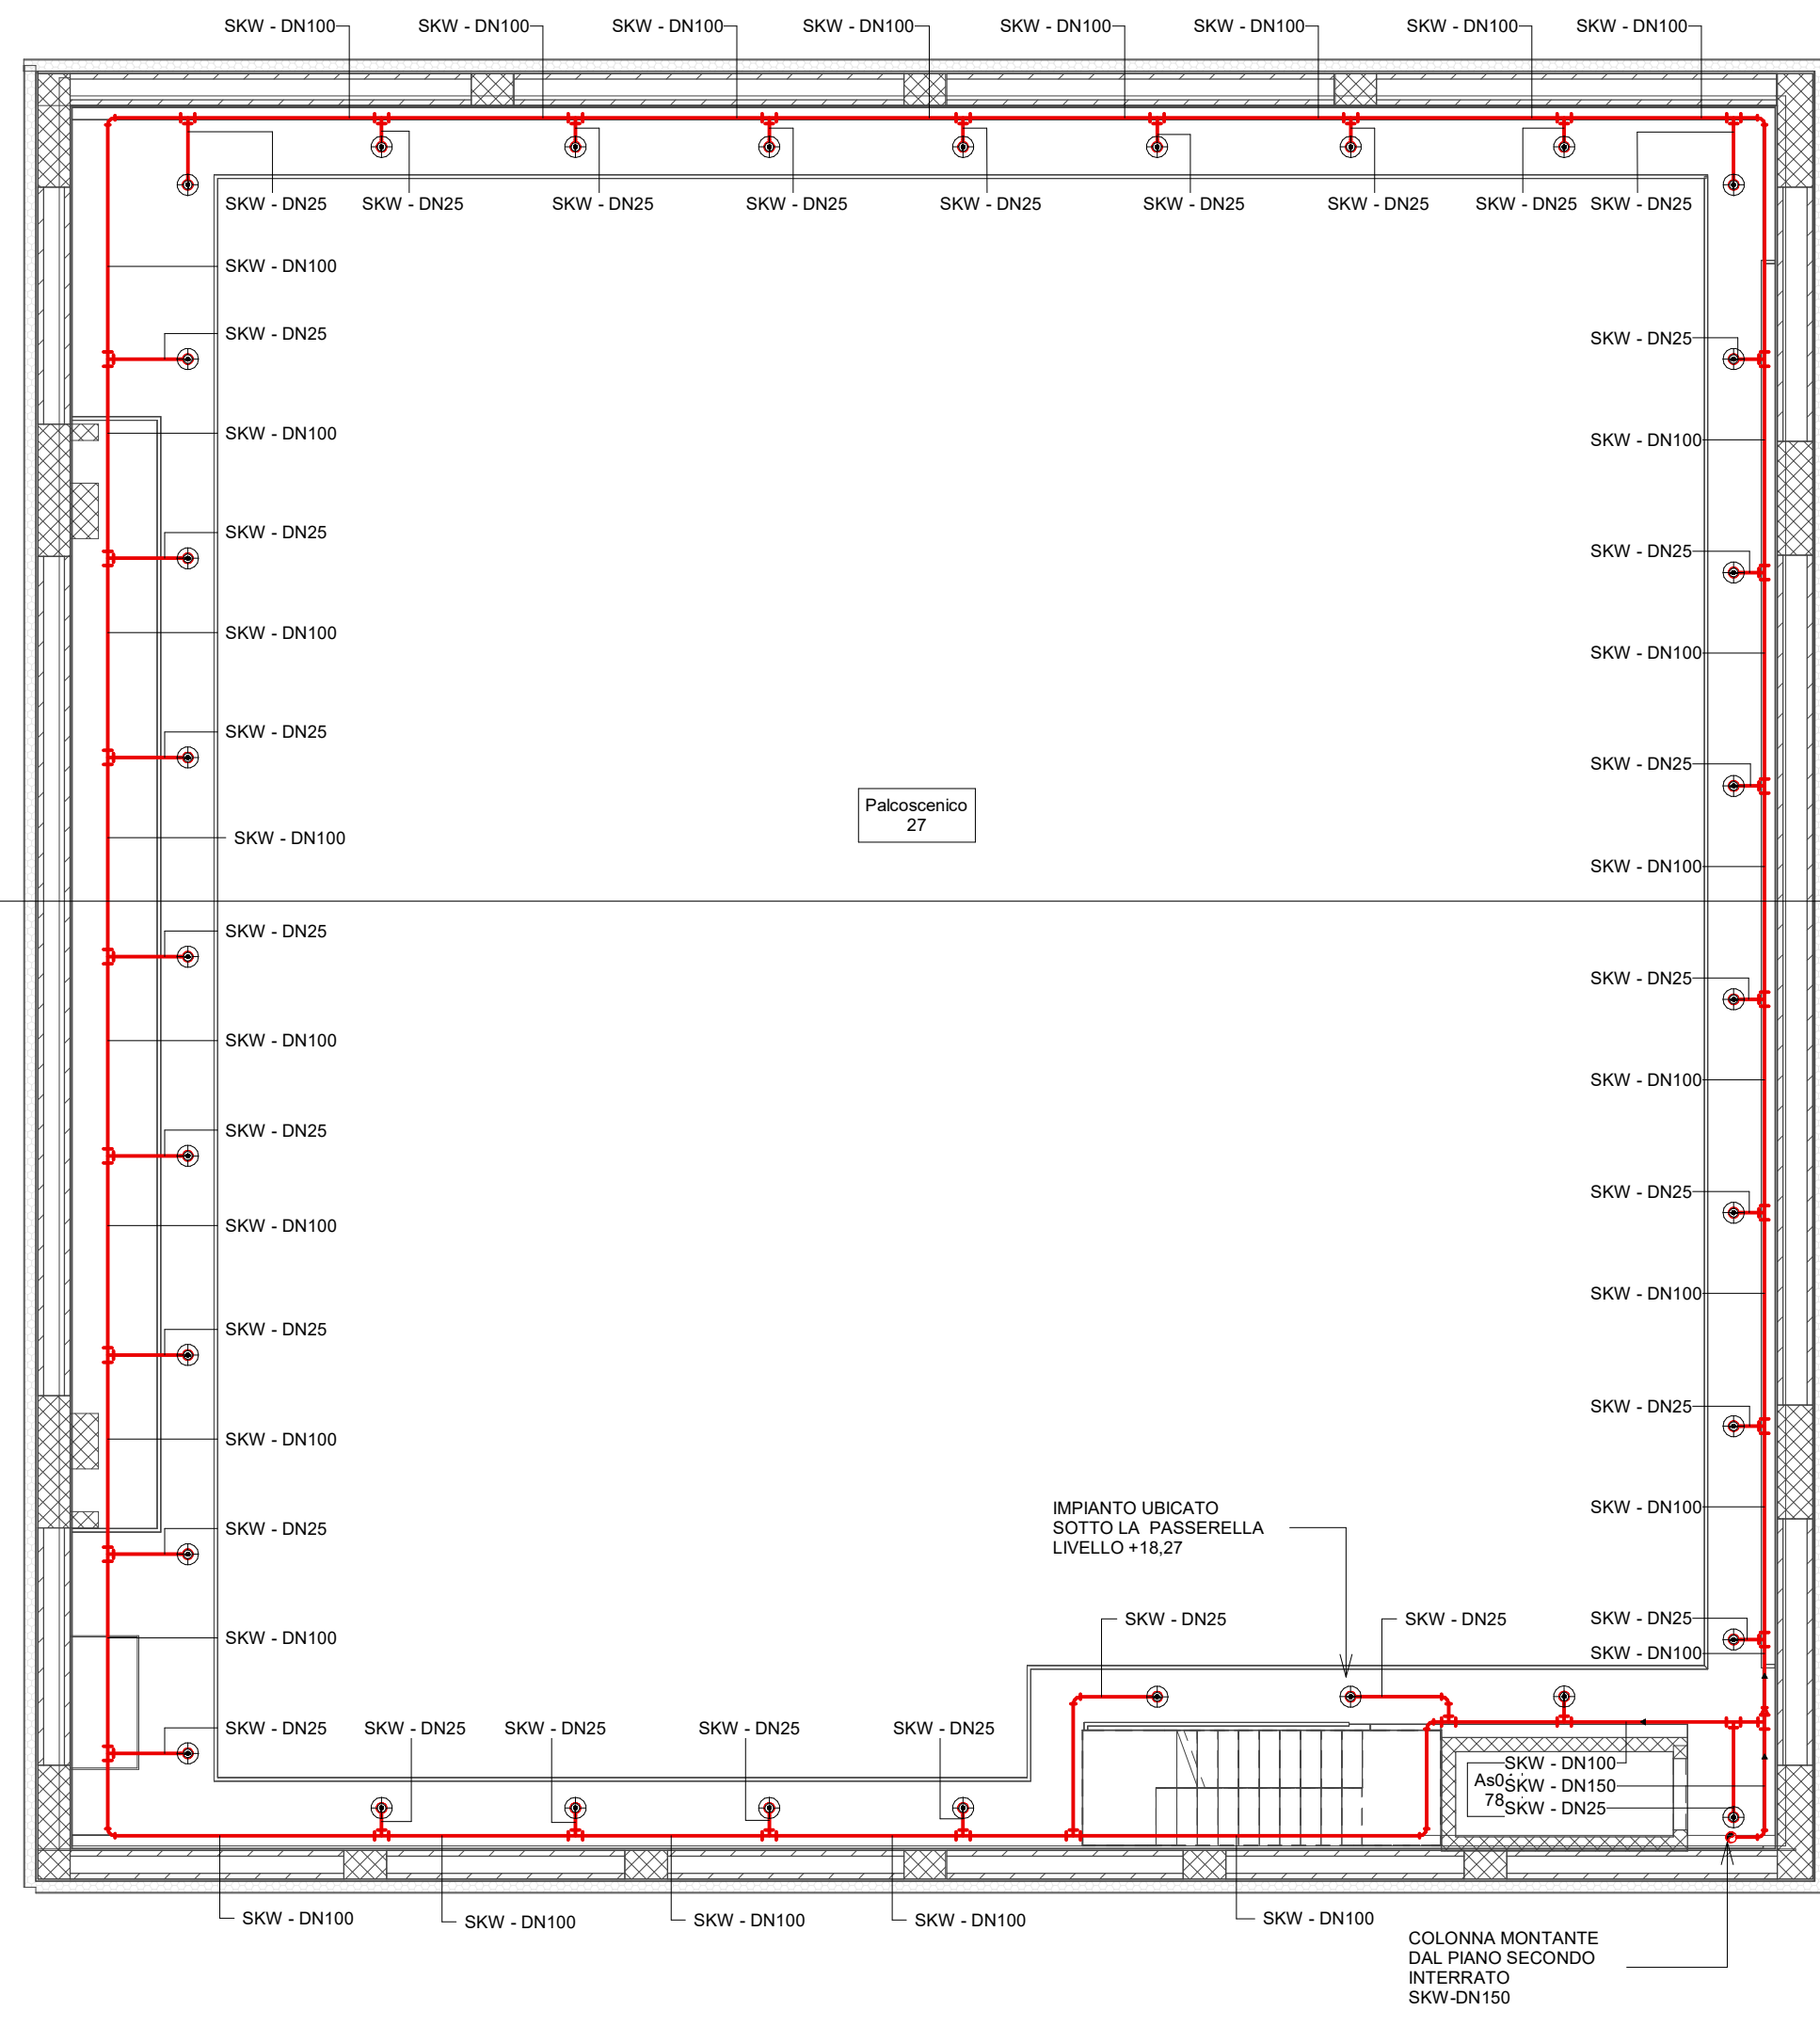

2 Livello Passerella +18.27
1 : 100

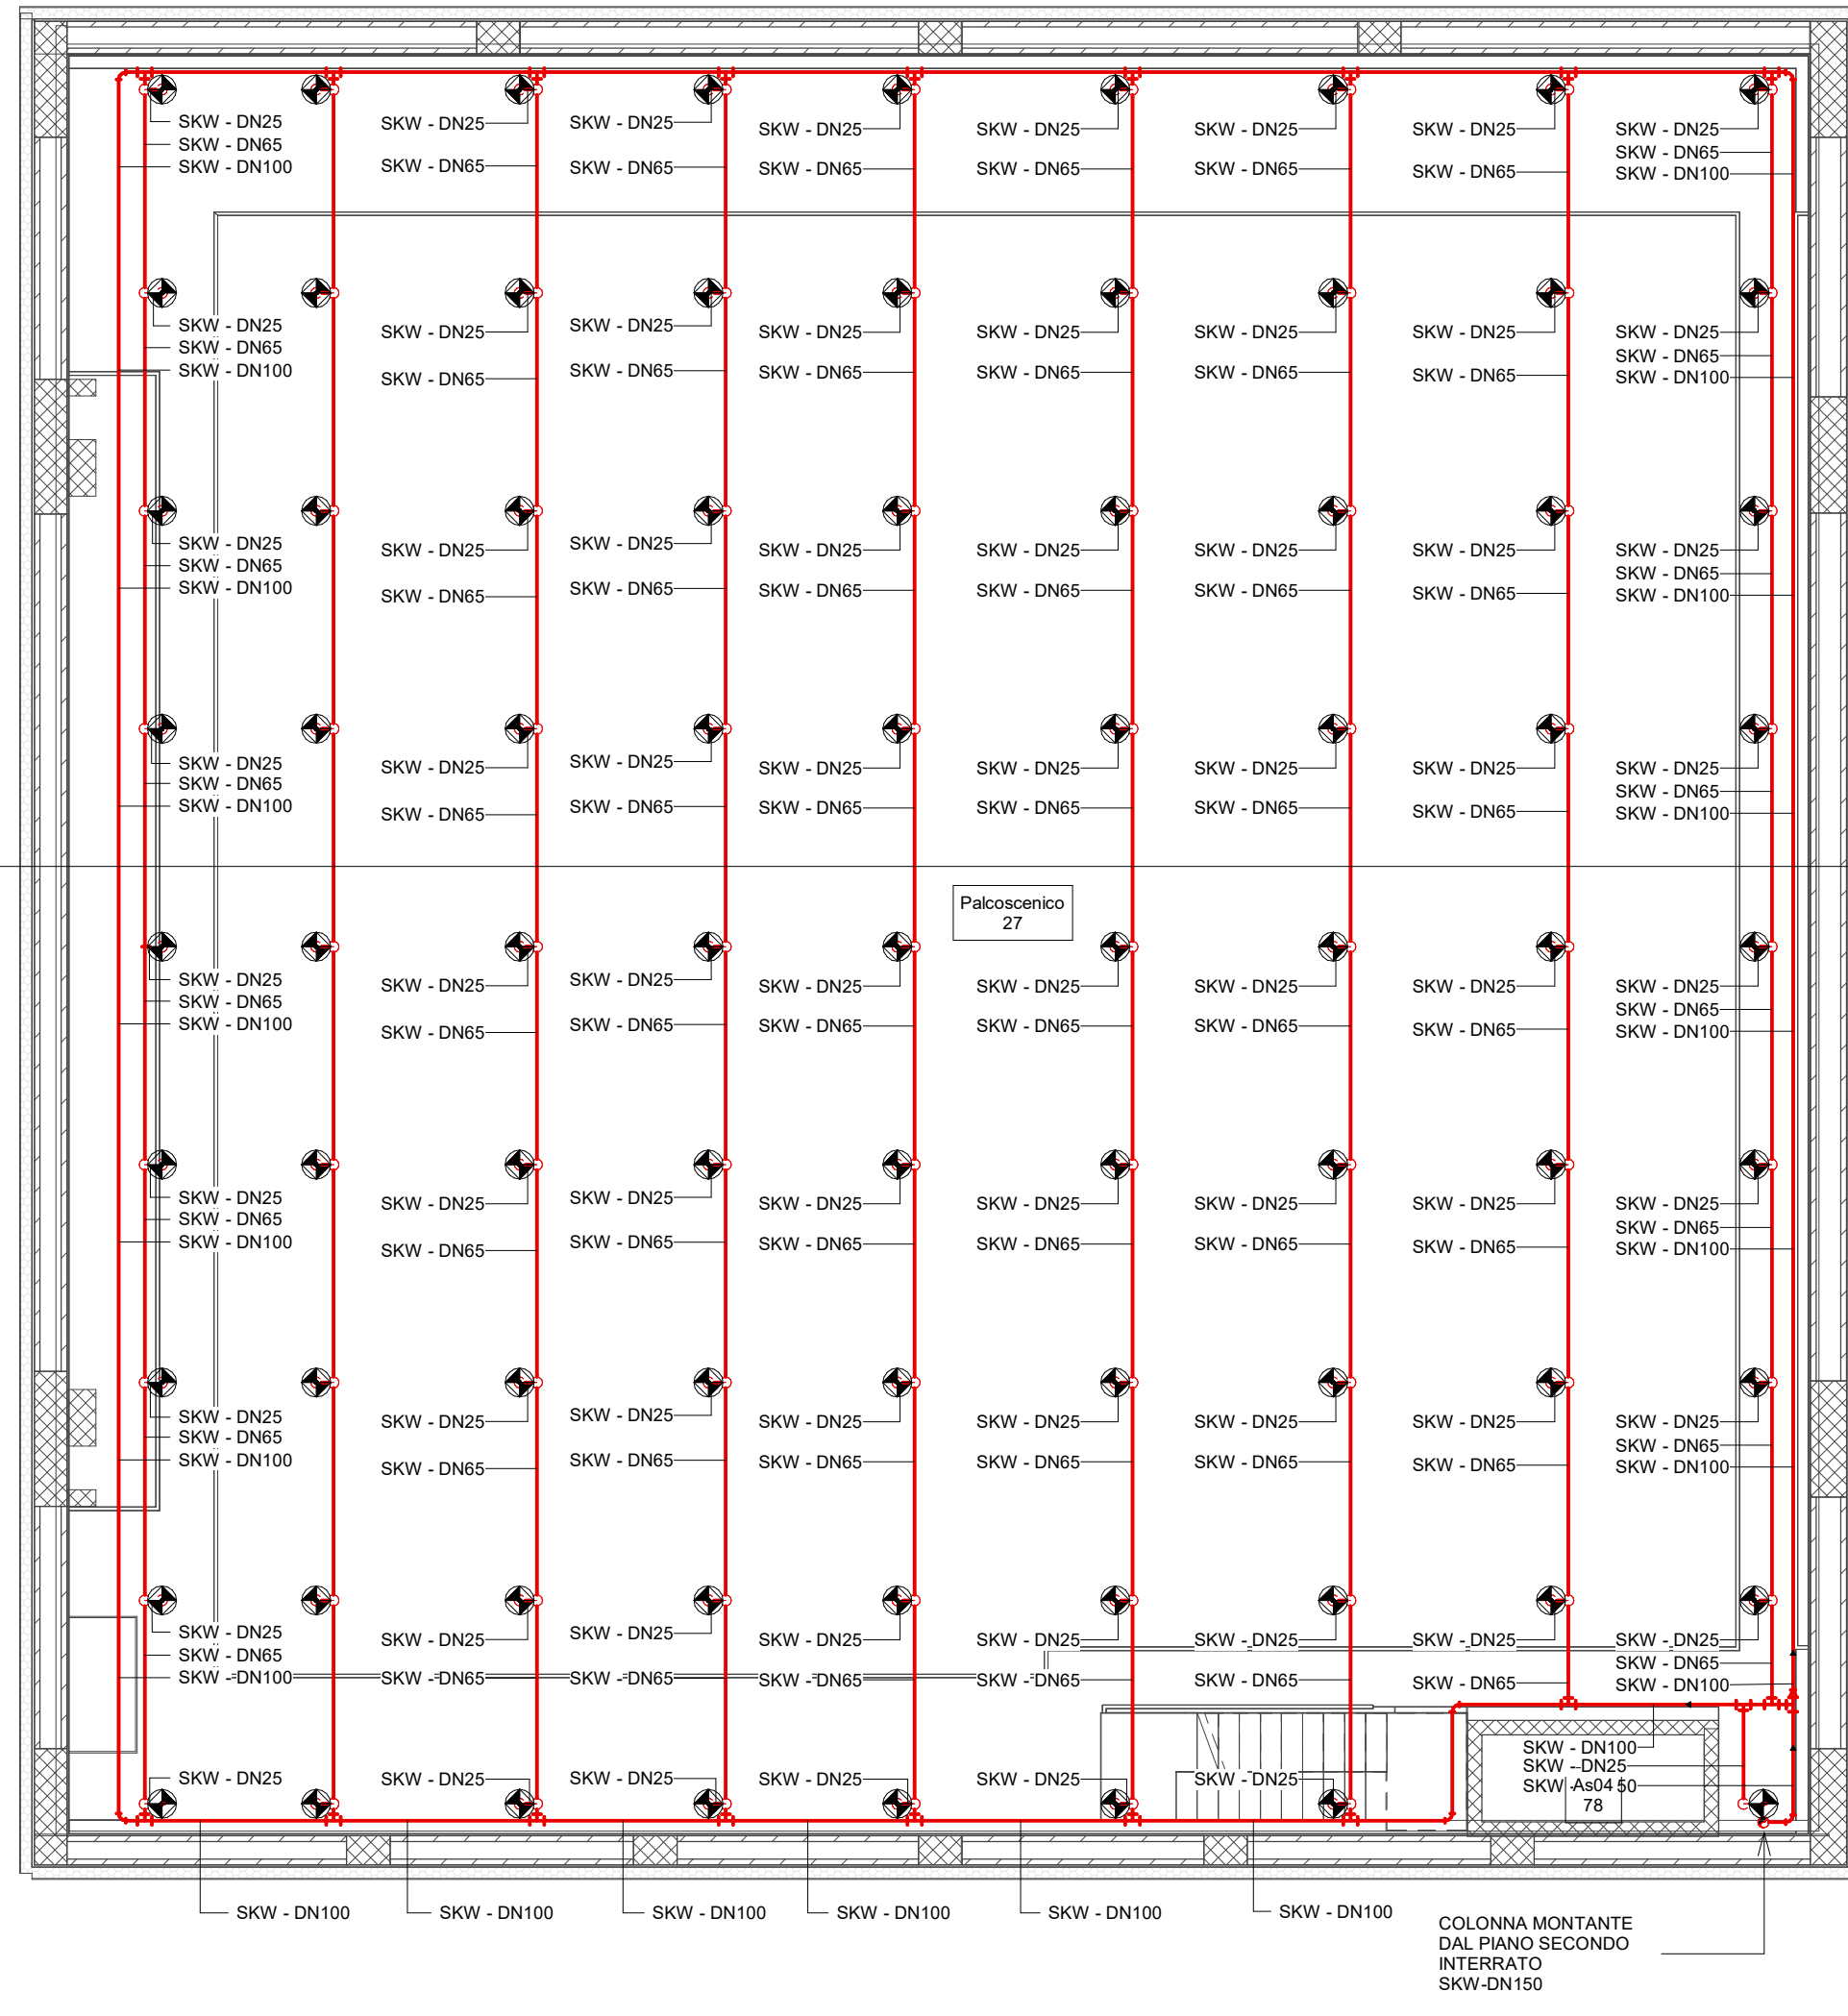


3 Piano Torre scenica sotto graticcio
1 : 100

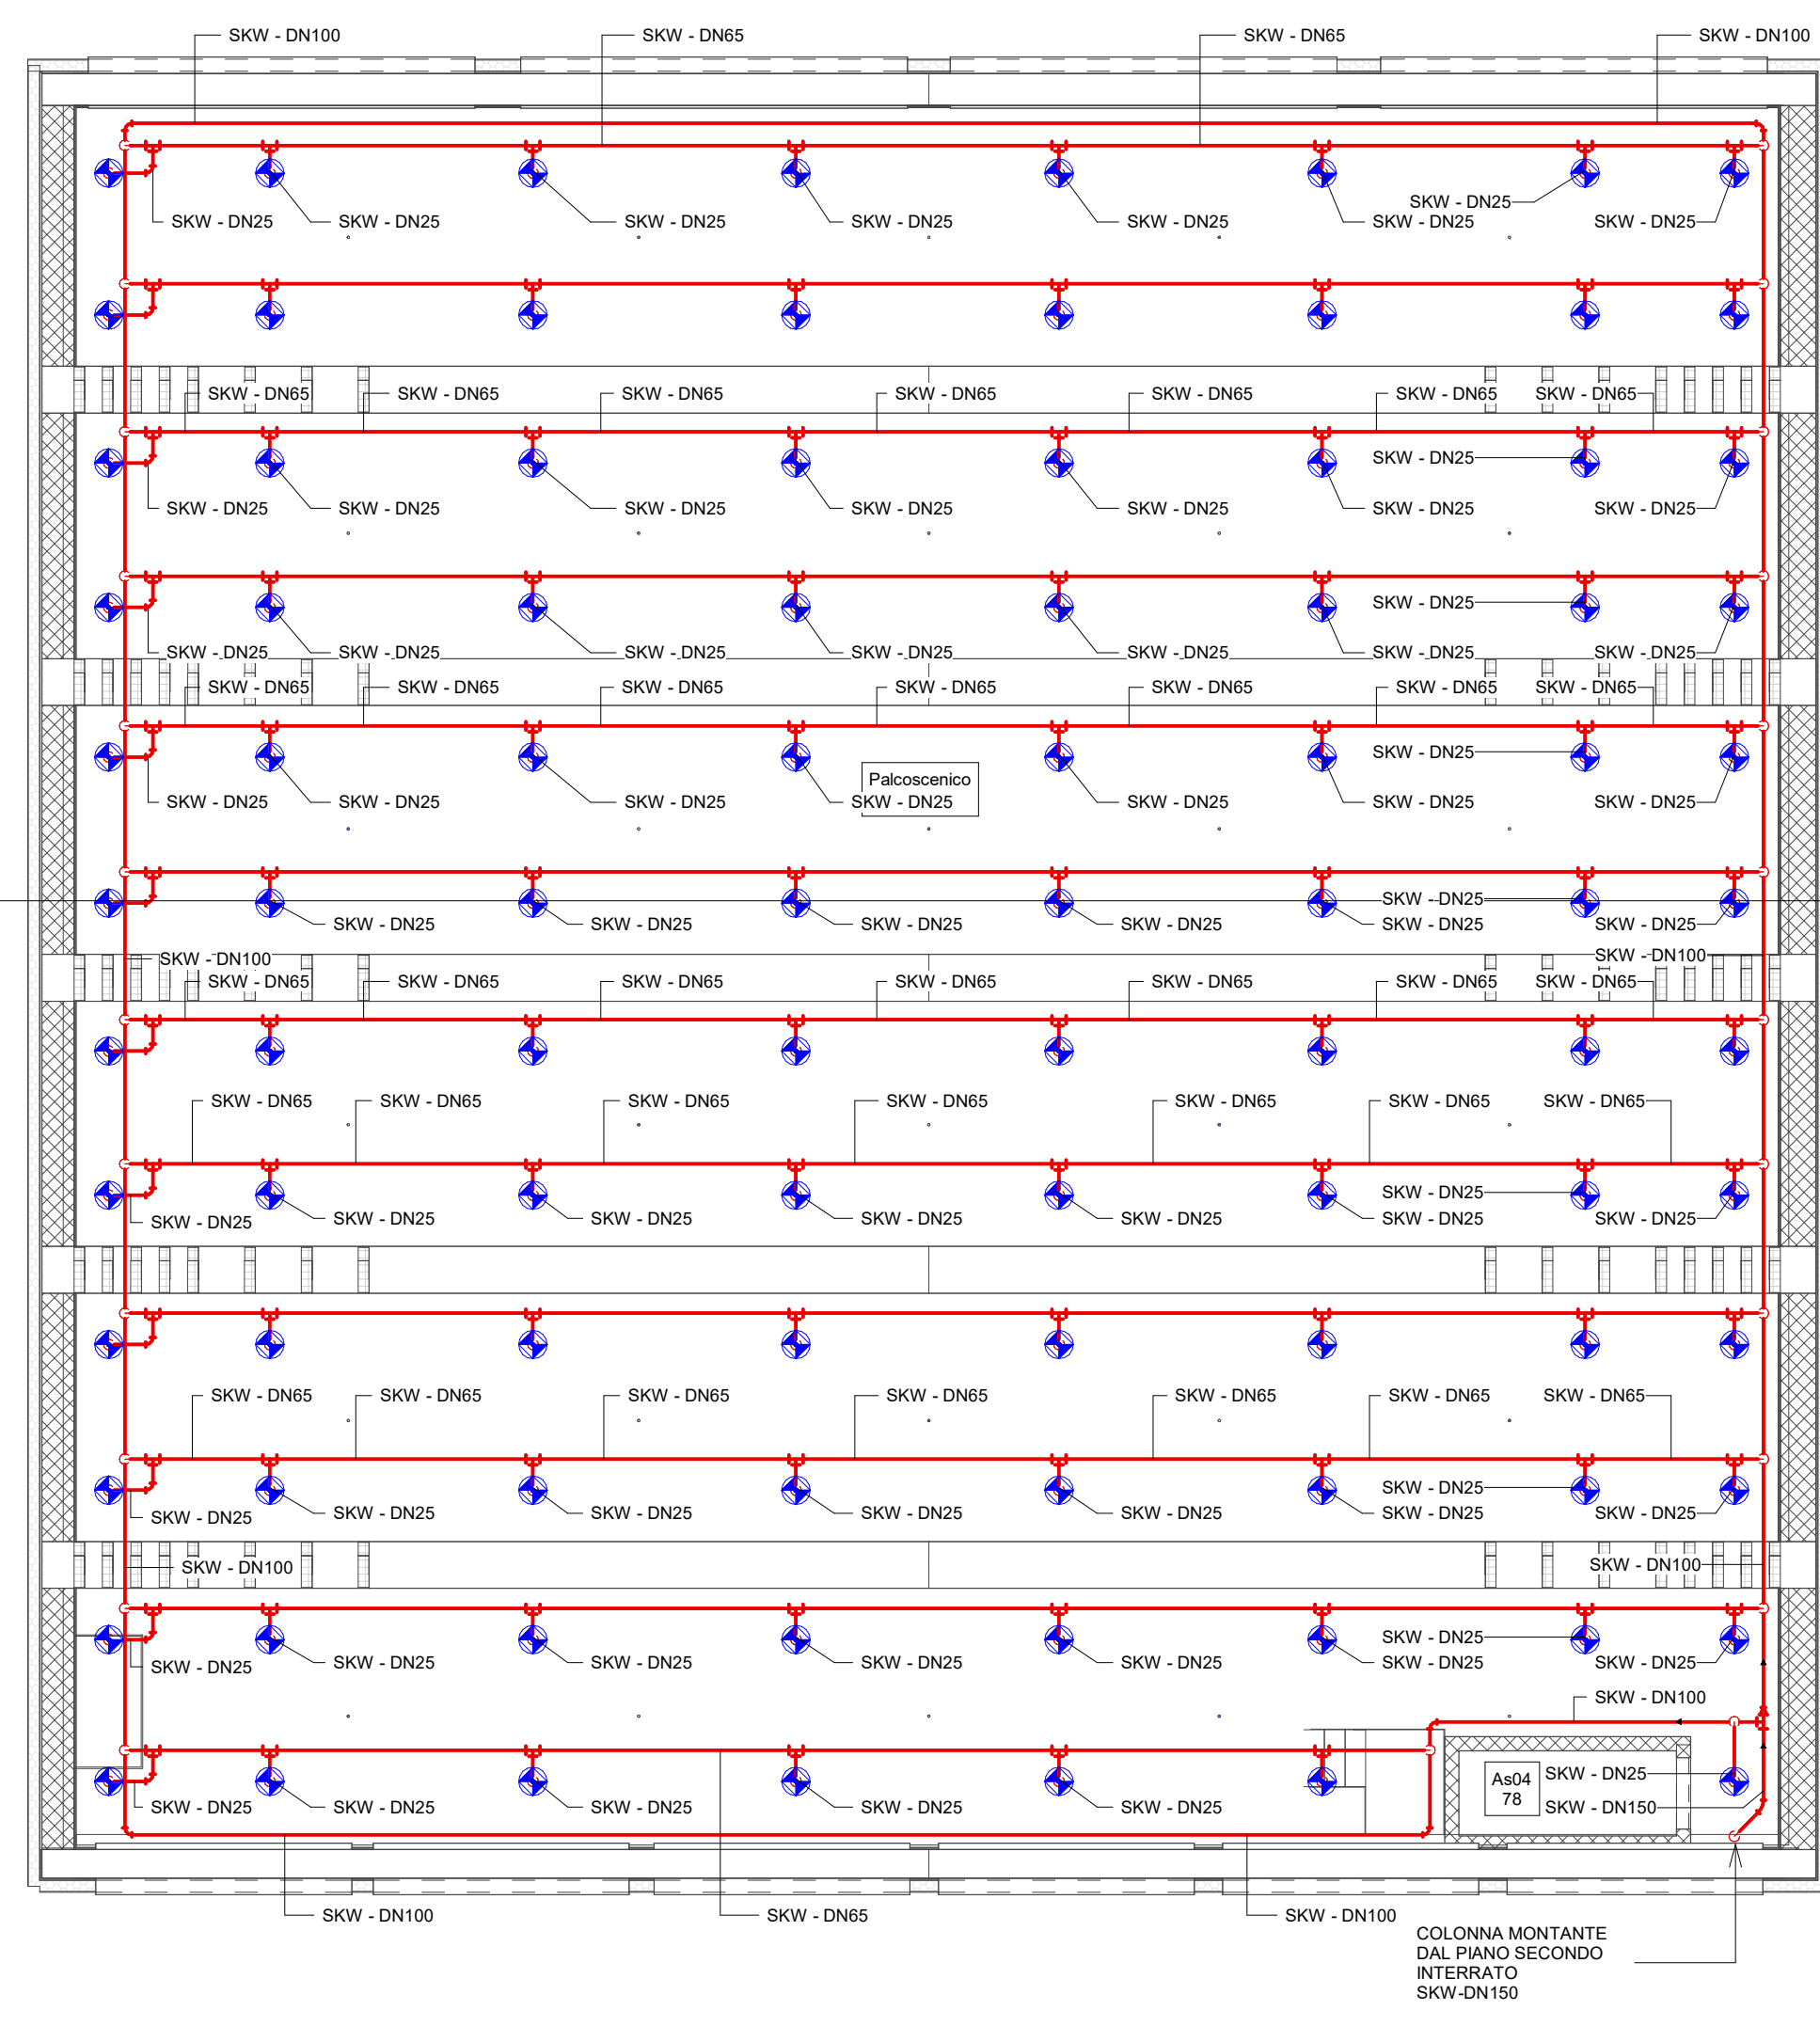

4 Piano Torre scenica sopra graticcio
1 : 100

LEGENDA SISTEMI TUBAZIONI	
Abbreviazione sistema	Descrizione
HYDR	Rete antincendio idranti
SKW	Rete antincendio sprinkler a umido
SKC	Rete antincendio sprinkler fiamma d'acqua
Montante in salita	
Montante in discesa	
Stacco in salita	
Stacco in discesa	
TAG TUBAZIONI	
Abbreviazione sistema Dimensione (mm)	
XXX - YYY	

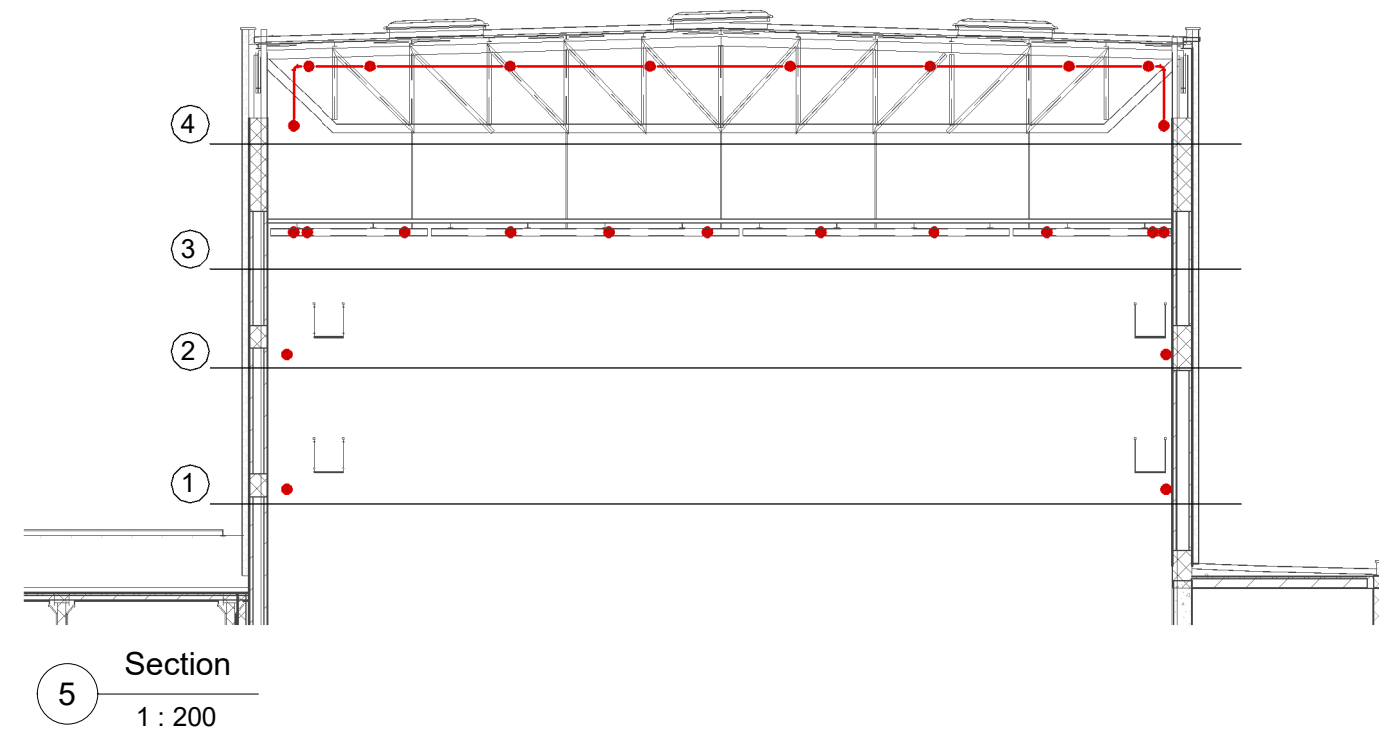

Piano Nazionale per gli investimenti Complementari al Piano Nazionale di Ripresa e Resilienza (PNRR) - Programma D.1 - "Piano degli investimenti strategici sul patrimonio culturale, edifici e aree naturali"							
DIREZIONE OPERE PUBBLICHE							
COMMITTENTE SCR Piemonte				COMUNE Città di TORINO			
LIVELLO PROGETTUALE PROGETTO ESECUTIVO							
CUP C14E21001220001		TITOLO INTERVENTO "TORINO, IL SUO PARCO, IL SUO FIUME: MEMORIA E FUTURO" REALIZZAZIONE DELLA BIBLIOTECA CIVICA E RIQUALIFICAZIONE DEL TEATRO NUOVO					
CODICE OPERA 22044D02							
ELABORATO N. IA483		TITOLO ELABORATO IDRICO ANTINCENDIO - Planimetrie impianti sprinkler - Pianta piani torre scenica					
DATA EMISSIONE 22/05/2025		SCALA 1:100		AREA PROGETTUALE IMPIANTI MECCANICI			
FORMATO DI STAMPA A+		CODICE GENERALE ELABORATO 22044D02_3_0_E_IA_00_AE_483_0		NOME FILE 22044D02_3_0_E_IA_00_AE_483_0			
VERSIONE 0	DATA 22/05/2025	DESCRIZIONE Emissione Progetto Esecutivo a seguito dei pareri espressi dagli Enti preposti in CdS				REDATTO MAN	CONTROLLATO MAN
IMPRESA AGGIUDICATARIA							
cobar				COBAR S.p.A. Sede Legale: Via Roma 101, Sede Amm. - Via Murio Pollio 3 10122 Torino (TO) Italy			
RTP PROGETTAZIONE				Giovane Professionista:			
Capogruppo Mandatari:				Arch. Valterio Bianchi - ADR			
Mandatari:				BIM Manager			
Mandati:				Arch. Annalisa Astorini - ADR			
Mandati:				Coordinatore Tecnico del Progetto			
Mandati:				Arch. Nicola Bianchi - ADR			
Mandati:				Timbri e Firme			
Mandati:				Documento firmato digitalmente			
COMMITTENTE SCR PIEMONTE S.p.A.							
Responsabile del Procedimento:							
Arch. Bruno Smanini							
ORGANISMO DI CONTROLLO CONTECO S.p.A.							
Responsabile di Commessa:							
Ing. Tiziana Costanzo							