


1 Pianta piano interrato -2
1 : 100

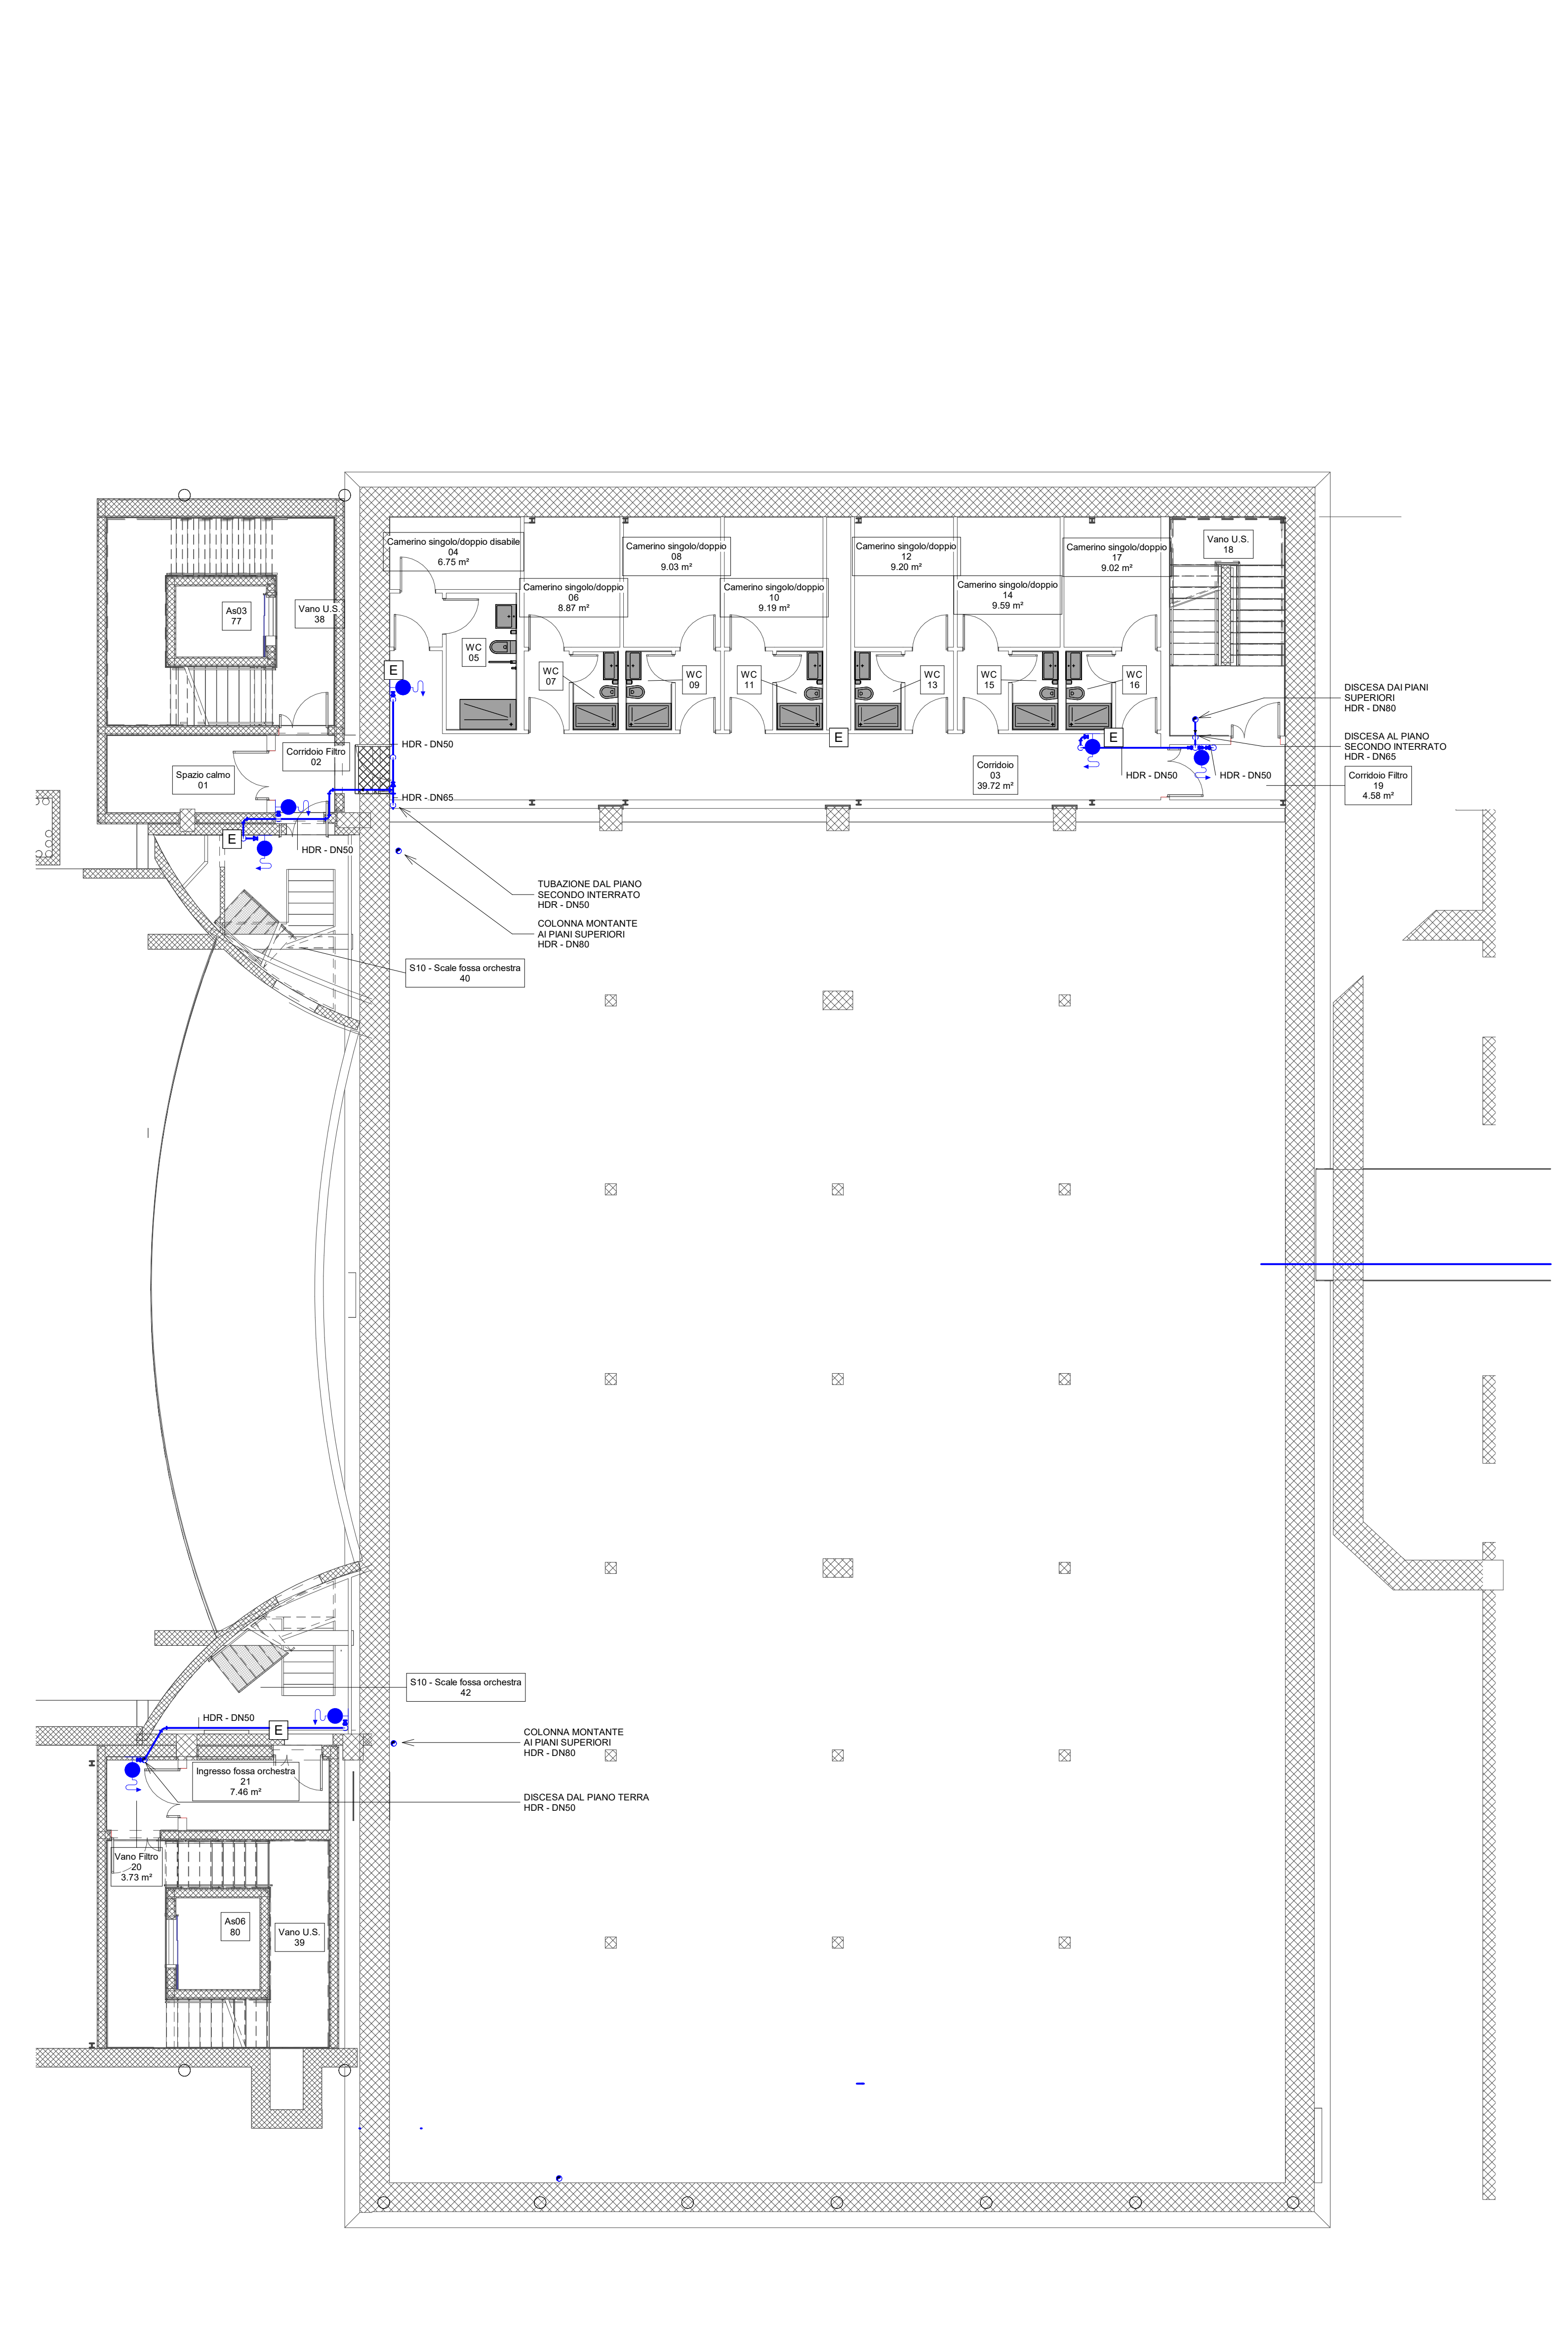

2 Pianta piano interrato -1
1 : 100

LEGENDA SISTEMI TUBAZIONI	
Abbreviazione sistema	Descrizione
HDR	Rete antincendio idranti
SPK	Rete antincendio sprinkler a umido
SPC	Rete antincendio sprinkler-arma d'acqua
E Montante in salita O Montante in discesa □ Stacco in salita □ Stacco in discesa	
TAG TUBAZIONI	
Abbreviazione sistema	
Dimensione (mm)	
XXX - YYY	

DIREZIONE OPERE PUBBLICHE

SCR Piemonte (COMITENTE) / **Città di TORINO** (COMITARE)

PROGETTO ESECUTIVO

CUP: C14E21001220001 / TITOLO INTERVENTO: "TORINO, IL SUO PARCO, IL SUO FIUME: MEMORIA E FUTURO" REALIZZAZIONE DELLA BIBLIOTECA CIVICA E RIQUALIFICAZIONE DEL TEATRO NUOVO

CODICE OPERA: 22044D02 / ELABORAZIONE: IA484 / TITOLO ELABORAZIONE: IDRICI ANTINCENDIO - Planimetrie rete idranti UNI 45 e UNI 70 - Pianta piani -1 e -2

DATA EMISSIONE: 2011/2024 / SCALA: 1:100 / AREA PROGETTUALE: IMPIANTI MECCANICI

VERSIONE	DATA	DESCRIZIONE	REDATTO	CONTROLLATO
0	2011/2024	Emissione Progetto Esecutivo	MAN	MAN
1	28/02/2025	Interventazioni Progetto Esecutivo (v. Pna, n. 154021/02/2025)	MAN	MAN

IMPRESA AGGIUDICATARIA: COBAR S.p.A.
RTF PROGETTAZIONE: COBAR S.p.A. (Gruppo Mendel)
Mandatari: M+W STRUCTURES, MGNISNETS Manera S.p.A., Dott. Geol. Roberto Salucci, Siohya s.r.l., Ing. Maria Carol, Ing. Roberto De Lillo Valero, Ing. Alessandro Leonard, Ing. Roberto De Lillo Valero, Arch. Laura Galavotti
Integratore Prestazioni Specialistiche: Arch. Michele Beschi - AEDR Architeti Associati S.r.l., Arch. Filippo Ramondo - AEDR ARCHITETI ASSOCIATI S.r.l., Ing. Massimo Malpiconi - AEDR STRUCTURES
Progettazione Categoria Edilizia - Beni Tumulati: Arch. Antonio Anselmi - AEDR
Progettazione Categoria Strutture: Ing. Massimo Malpiconi - AEDR STRUCTURES
Progettazione Impianti Elettrici e Speciali: Ing. Massimo Caporin - Manera S.p.A.
Progettazione Impianti Meccanici: Ing. Villem Stalenz - Manera S.p.A.
Geologo: Consorzio Asaceta s.r.l., Consorzio Confedilizia antoniana, Consorzio Progettazione Antoniana
Consulente Antisismico/DMD: Timbri e Firma

COMITENTE: SCR PIEMONTE S.p.A. / **Responsabile del Procedimento:** Arch. Sergio Marilù
ORGANISMO DI CONTROLLO: CONTECO S.p.A. / **Responsabile di Comessa:** Ing. Toliana Costanzo