


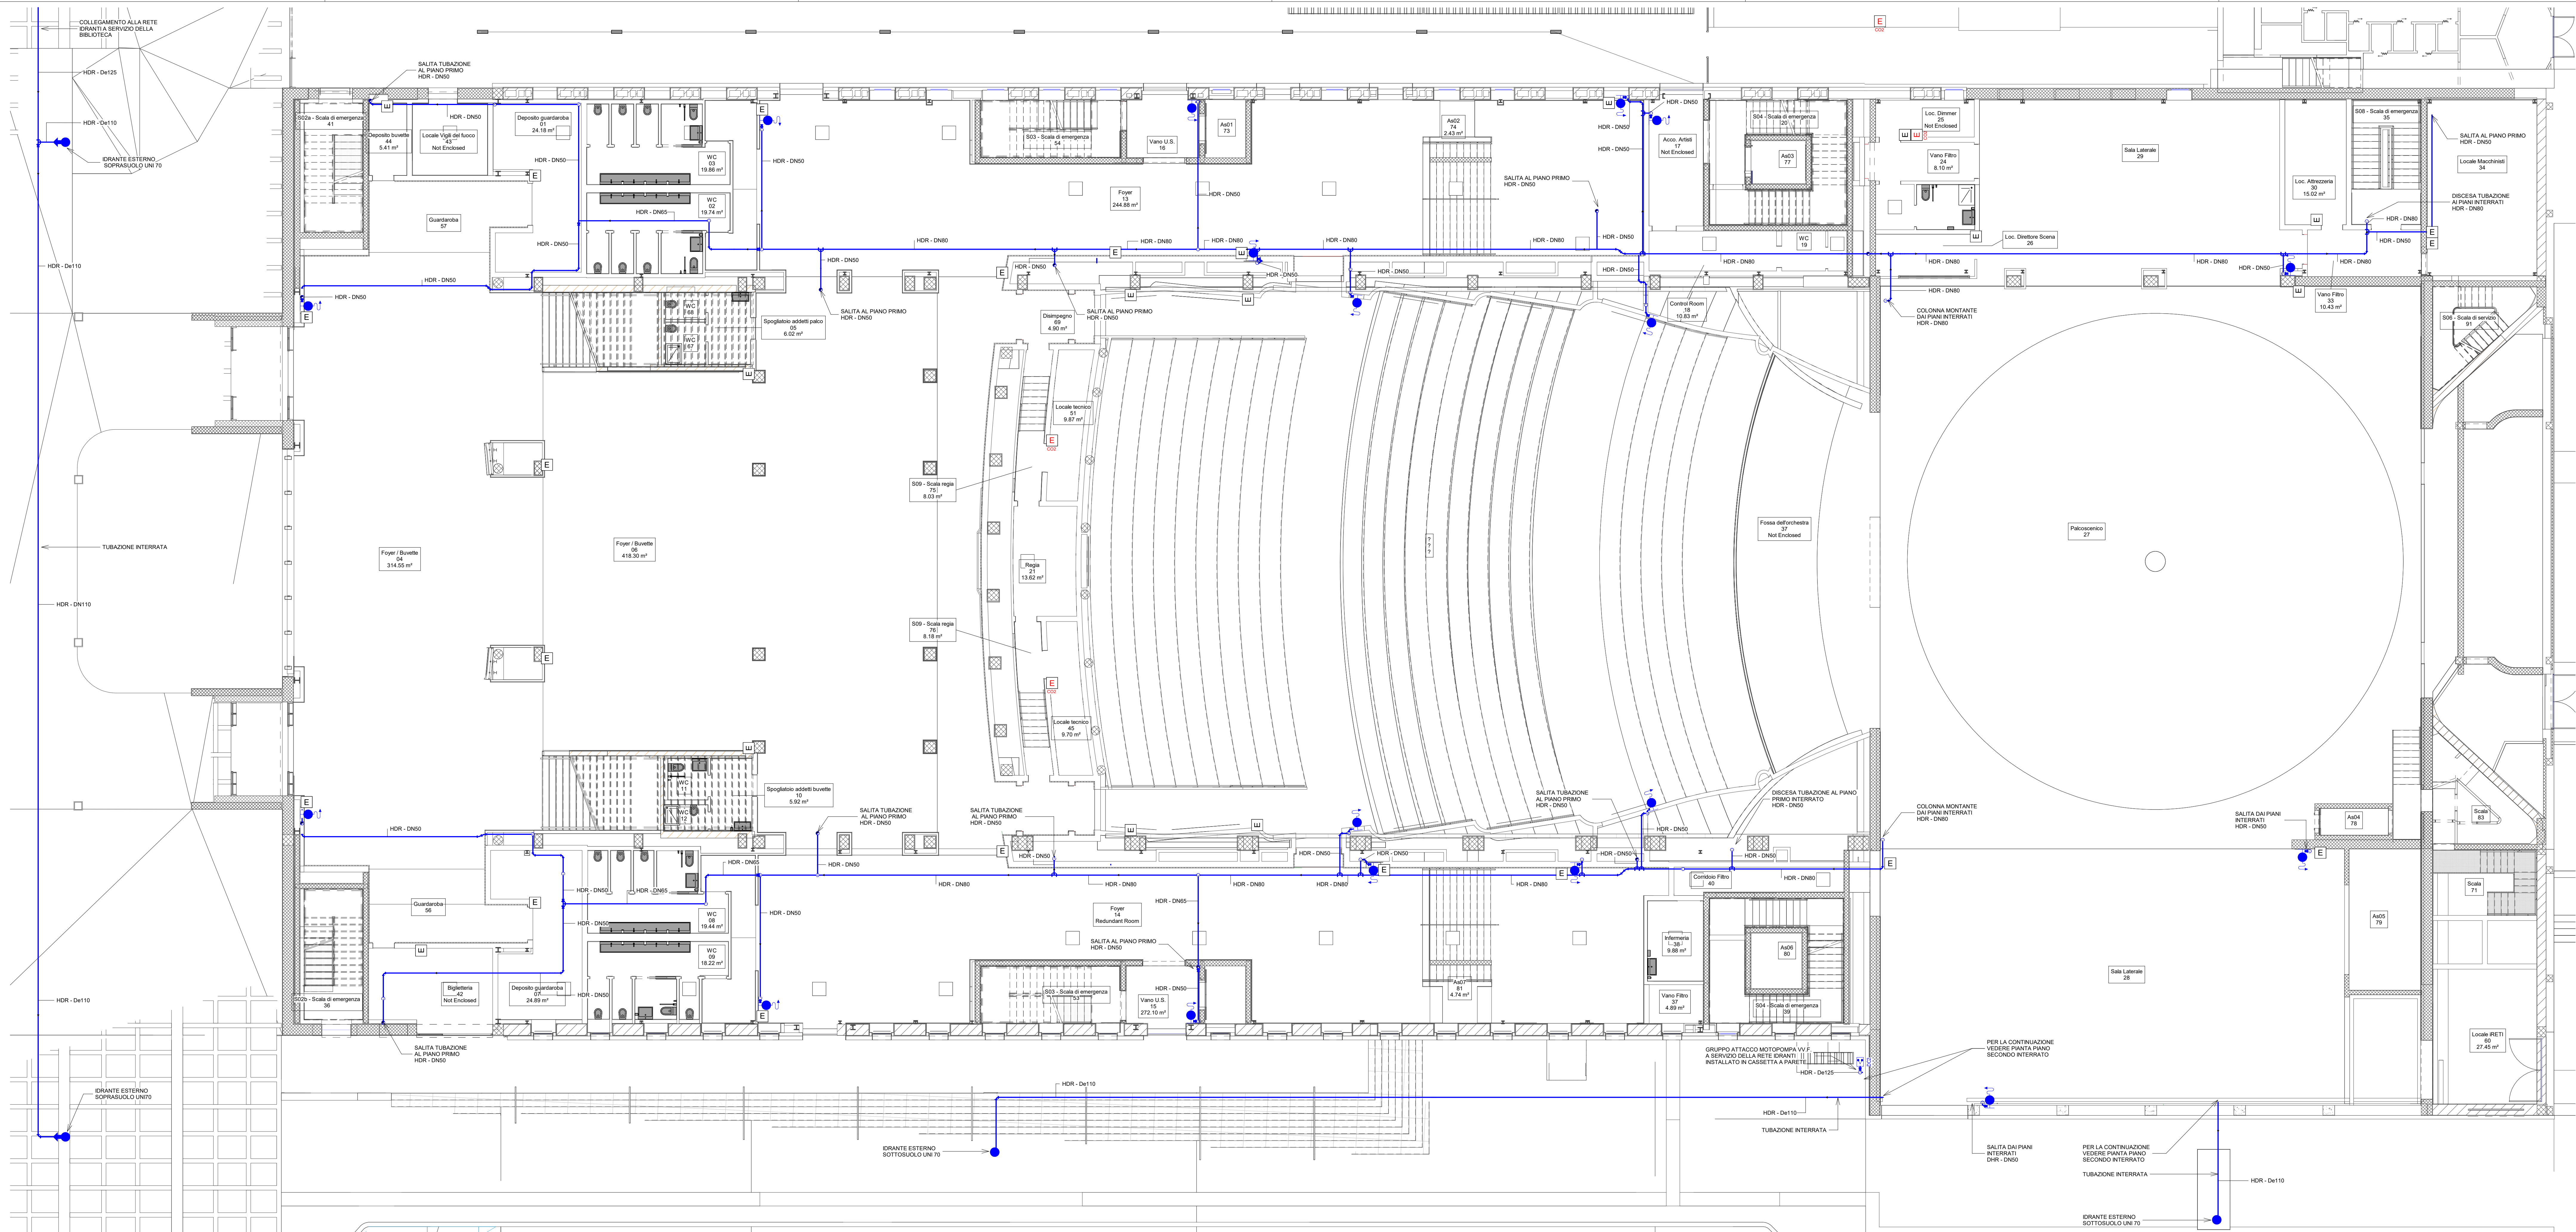

LEGENDA SISTEMI TUBAZIONI

Abbreviazione sistema

Descrizione

HDR

Rele antincendio idranti

SKW

Rele antincendio sprinkler a umido

SKC

Rele antincendio sprinkler lama d'acqua

Montante in salita

Montante in discesa

Stacco in salita

Stacco in discesa

TAG TUBAZIONI

Abbreviazione sistema

Dimensione (mm)

XXX - YYY

SCR

Settore di Costruzione Regionale

MINISTERO DELLA CULTURA

MINISTERO DELL'INTERNO

CITTA' DI TORINO

PIANO Nazionale per gli investimenti Complementari al Piano Nazionale di Ripresa e Resilienza (PNRR) - Programma D.1 - Piano degli investimenti strategici sul sito del patrimonio culturale, edile e aree naturali

DIREZIONE OPERE PUBBLICHE

COMITENTE

SCR Piemonte

COMUNE

Città di TORINO

LIVELLO PROGETTUALE

PROGETTO ESECUTIVO

CUP

C14E21001220001

TITOLO INTERVENTO

"TORINO, IL SUO PARCO, IL SUO FIUME: MEMORIA E FUTURO" REALIZZAZIONE DELLA BIBLIOTECA CIVICA E RIQUALIFICAZIONE DEL TEATRO NUOVO

CODICE OPERA

22044D02

ELABORATO N.

IA485

TITOLO ELABORATO

IDRICO ANTINCENDIO - Planimetrie rete idranti UNI 45 e UNI 70 - Pianta piano terra

DATA EMISSIONE

22/05/2025

SCALA

1:100

AREA PROGETTUALE

IMPIANTI MECCANICI

FORMATO DI STAMPA

A1+

CODICE GENERALE ELABORATO

22044D02_3_0_E_IA_00_AE_485_0

NOME FILE

22044D02_3_0_E_IA_00_AE_485_0

VERSIONE	DATA	DESCRIZIONE	REDATTO	CONTROLLATO
0	22/05/2025	Emissione Progetto Esecutivo a seguito dei pareri espressi dagli Enti preposti in CdS	MAN	MAN

IMPRESA AGGIUDICATARIA

cobar

RTP PROGETTAZIONE

ABDR Architeti Associati S.r.l.

MJV STRUCTURES

Manens S.p.A.

COBAR S.p.A.

Sede Legale: Via Roma 101
Sede Amm. - Via Murat Polso 3
10122 Torino (TO) Italy

Giovane Professionista:
Arch. Valentina Bianchi - ABDR

BIM Manager
Arch. Antonella Anselmi - ABDR

Coordinatore Tecnico del Progetto
Arch. Nicola Bissani - ABDR

Timbri e Firme

COMITENTE

SCR PIEMONTE S.p.A.

ORGANISMO DI CONTROLLO

CONTECO S.p.A.

Integrazione Prestazioni Specialistiche:
Arch. Michele Boccu - ABDR Architeti Associati S.r.l.

Progettazione Categoria Edilizia - Beni Tuteleati:
Arch. Filippo Raimondo - ABDR Architeti Associati S.r.l.

Progettazione Categoria Strutture:
Ing. Massimo Majewski - MJV STRUCTURES

Progettazione Impianti Elettrici e Speciali:
Ing. Massimo Cadorin - Manens S.p.A.

Progettazione Impianti Meccanici:
Ing. William Stefanutti - Manens S.p.A.

Geologo
Dott. Geol. Roberto Salucci

Consulenti Acustica Sala:
Consulenti Comfort acustico ambientale
Ing. Roberto De Lito Volpato
Ing. Alessandro Leonardi
Arch. Laura Calagoini

Consulenti Progettazione Anticendio
Consulente Ambiente/DNSH

Responsabile del Procedimento:
Arch. Bruno Smanla

Responsabile di Commessa:
Ing. Tiziana Costanzo