


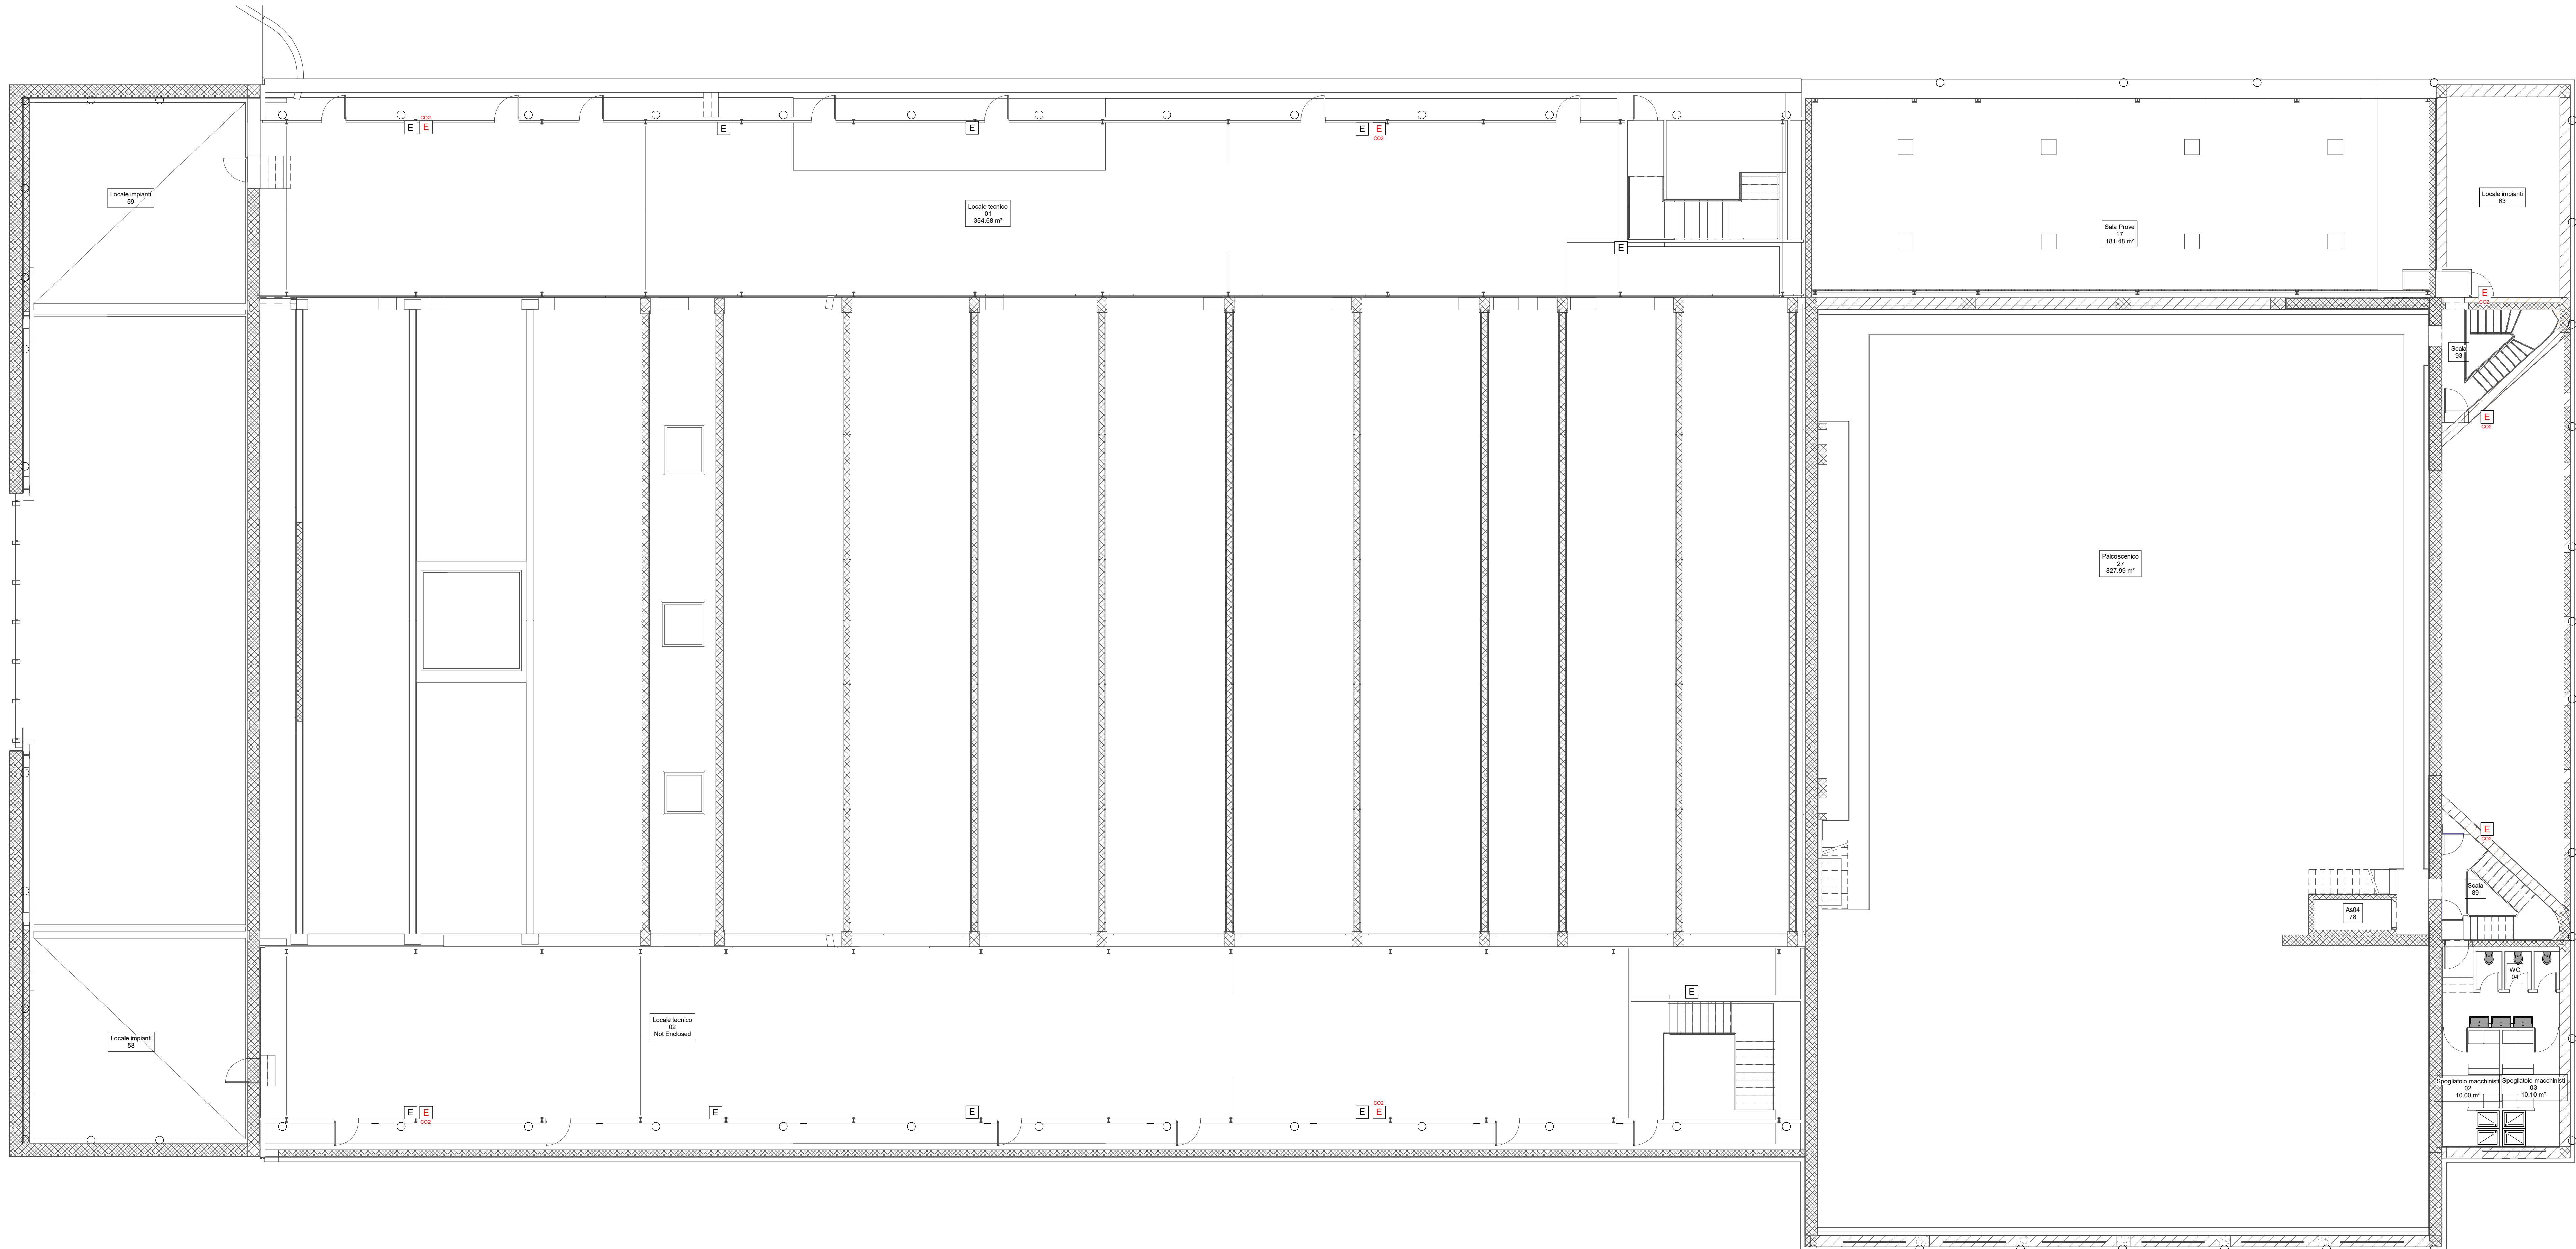

LEGENDA SISTEMI TUBAZIONI

Abbreviazione sistema

Descrizione

HDH

Rele antincendio sfianti

SKW

Rele antincendio sprinkler a umido

SKC

Rele antincendio sprinkler lama d'acqua

Montante in salita

Montante in discesa

Stacco in salita

Stacco in discesa

TAG TUBAZIONI

Abbreviazione sistema

Dimensione (mm)

XXX - YYY

SCR

Banca di Credito Sperimentale

MINISTERO DELLA CULTURA

MINISTERO DELL'INTERNO

CITTÀ DI TORINO

PIANO NAZIONALE PER GLI INVESTIMENTI COMPLEMENTARI AL PIANO NAZIONALE DI RIPRESA E RESILIENZA (PNRR) - PROGRAMMA D.1 - "Piano degli investimenti strategici sul patrimonio culturale, edifici e aree rurali"

DIREZIONE OPERE PUBBLICHE

COMMITTENTE

SCR Piemonte

COMUNE

Città di TORINO

LIVELLO PROGETTUALE

PROGETTO ESECUTIVO

CUP

C14E21001220001

TITOLO INTERVENTO

"TORINO, IL SUO PARCO, IL SUO FIUME: MEMORIA E FUTURO" REALIZZAZIONE DELLA BIBLIOTECA CIVICA E RIQUALIFICAZIONE DEL TEATRO NUOVO

CODICE OPERA

22044D02

TITOLO ELABORATO

IDRICO ANTINCENDIO - Planimetrie rete idranti UNI 45 e UNI 70 - Pianta piano secondo

ELABORATO N.

IA487

DATA EMISSIONE

22/05/2025

SCALA

1:100

AREA PROGETTUALE

IMPIANTI MECCANICI

FORMATO DI STAMPA

A1+

CODICE GENERALE ELABORATO

22044D02_3_0_E_IA_00_AE_487_0

NOME FILE

22044D02_3_0_E_IA_00_AE_487_0

VERSIONE

0

DATA

22/05/2025

DESCRIZIONE

Emissione Progetto Esecutivo a seguito dei pareri espressi dagli Enti preposti in CdS

REDATTO

MAN

CONTROLLATO

MAN

IMPRESA AGGIUDICATARIA

COBAR S.p.A.

RTP PROGETTAZIONE

ABDR Architetti Associati S.r.l.

Integrazione Prestazioni Specialistiche:

Arch. Michele Baccu - ABDR Architetti Associati S.r.l.

Progettazione Categoria Edilizia - Beni Tutele:

Arch. Filippo Raimondo - ABDR Architetti Associati S.r.l.

Progettazione Categoria Strutture

Ing. Massimo Majewski - MJW STRUCTURES

Progettazione Impianti Elettrici e Speciali

Ing. Massimo Cadoni - Manens S.p.A.

Progettazione Impianti Meccanici

Ing. William Stefanutti - Manens S.p.A.

Giovane Professionista:

Arch. Valentina Bianchi - ABDR

BIM Manager

Arch. Annabella Astorini - ABDR

Coordinatore Tecnico del Progetto

Arch. Nicola Bissari - ABDR

Timbri e Firme

Documento firmato digitalmente

COMMITTENTE

SCR PIEMONTE S.p.A.

Responsabile del Procedimento:

Arch. Bruno Smanini

ORGANISMO DI CONTROLLO

CONTECO S.p.A.

Responsabile di Commessa:

Ing. Tiziana Costanzo