



SEZIONE A-A

scala 1:100

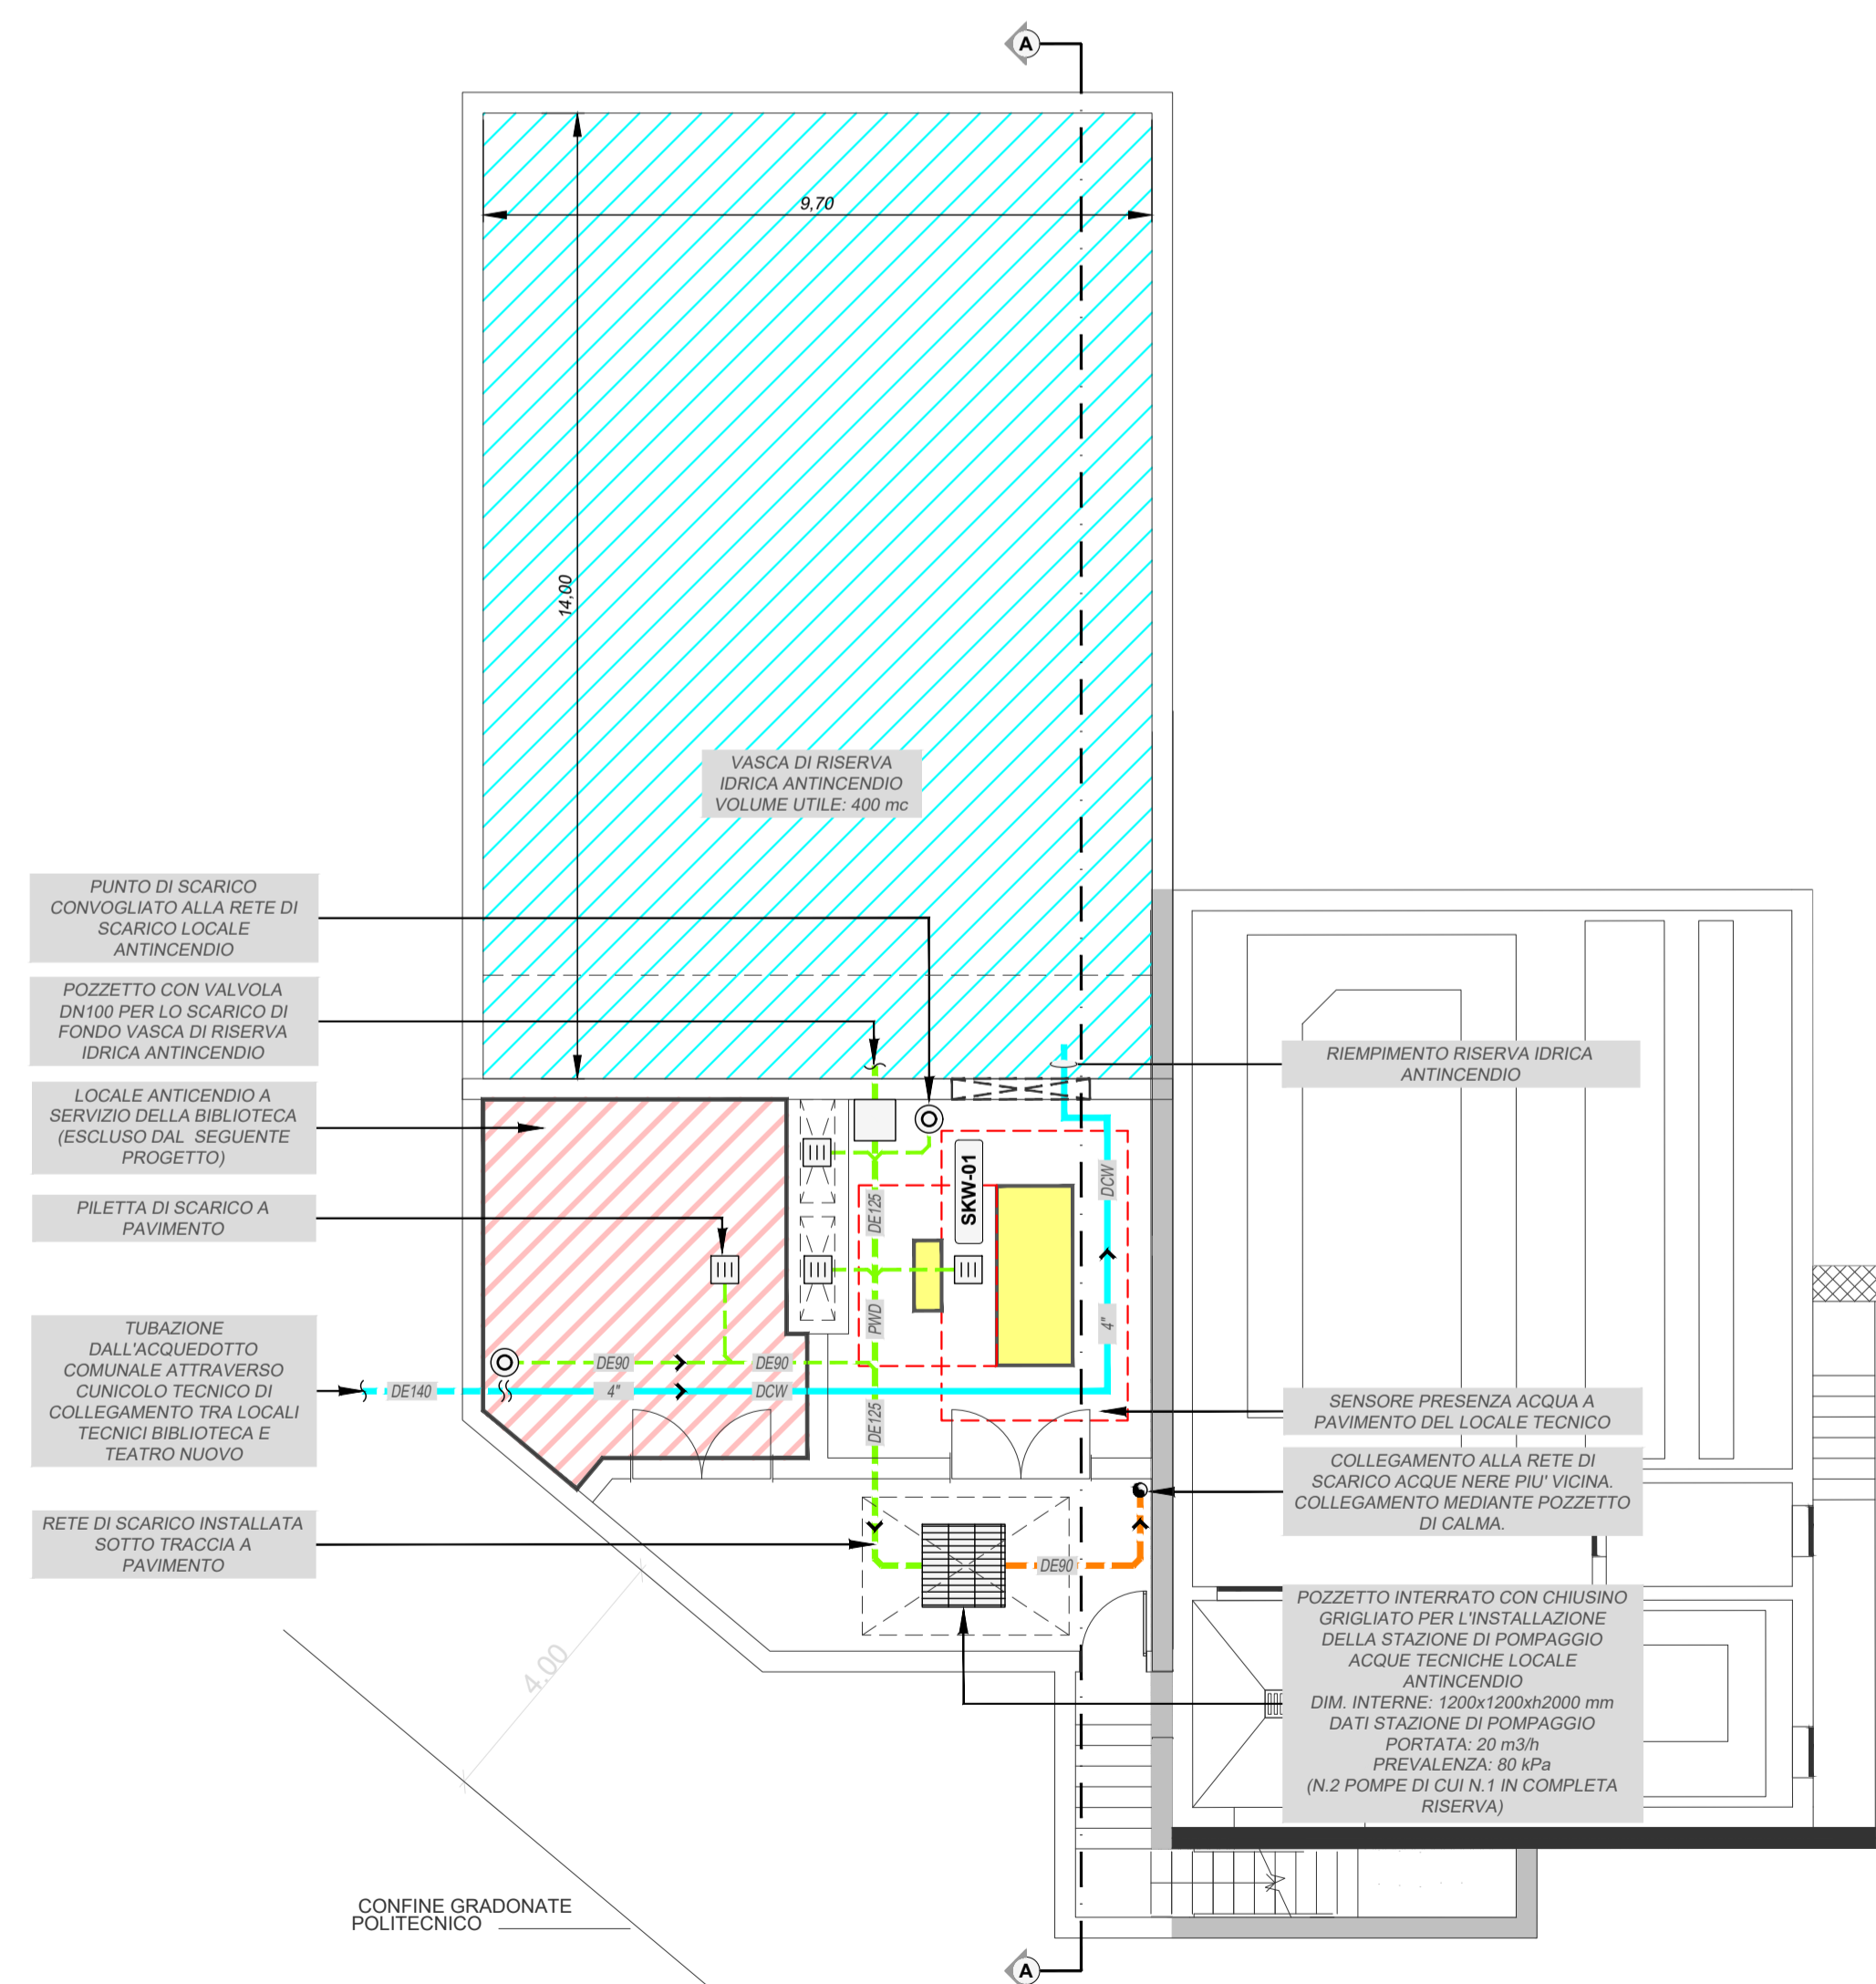

PARTICOLARE SISTEMA DI SCARICO E ADDUZIONE VASCA ANTINCENDIO

scala 1:100

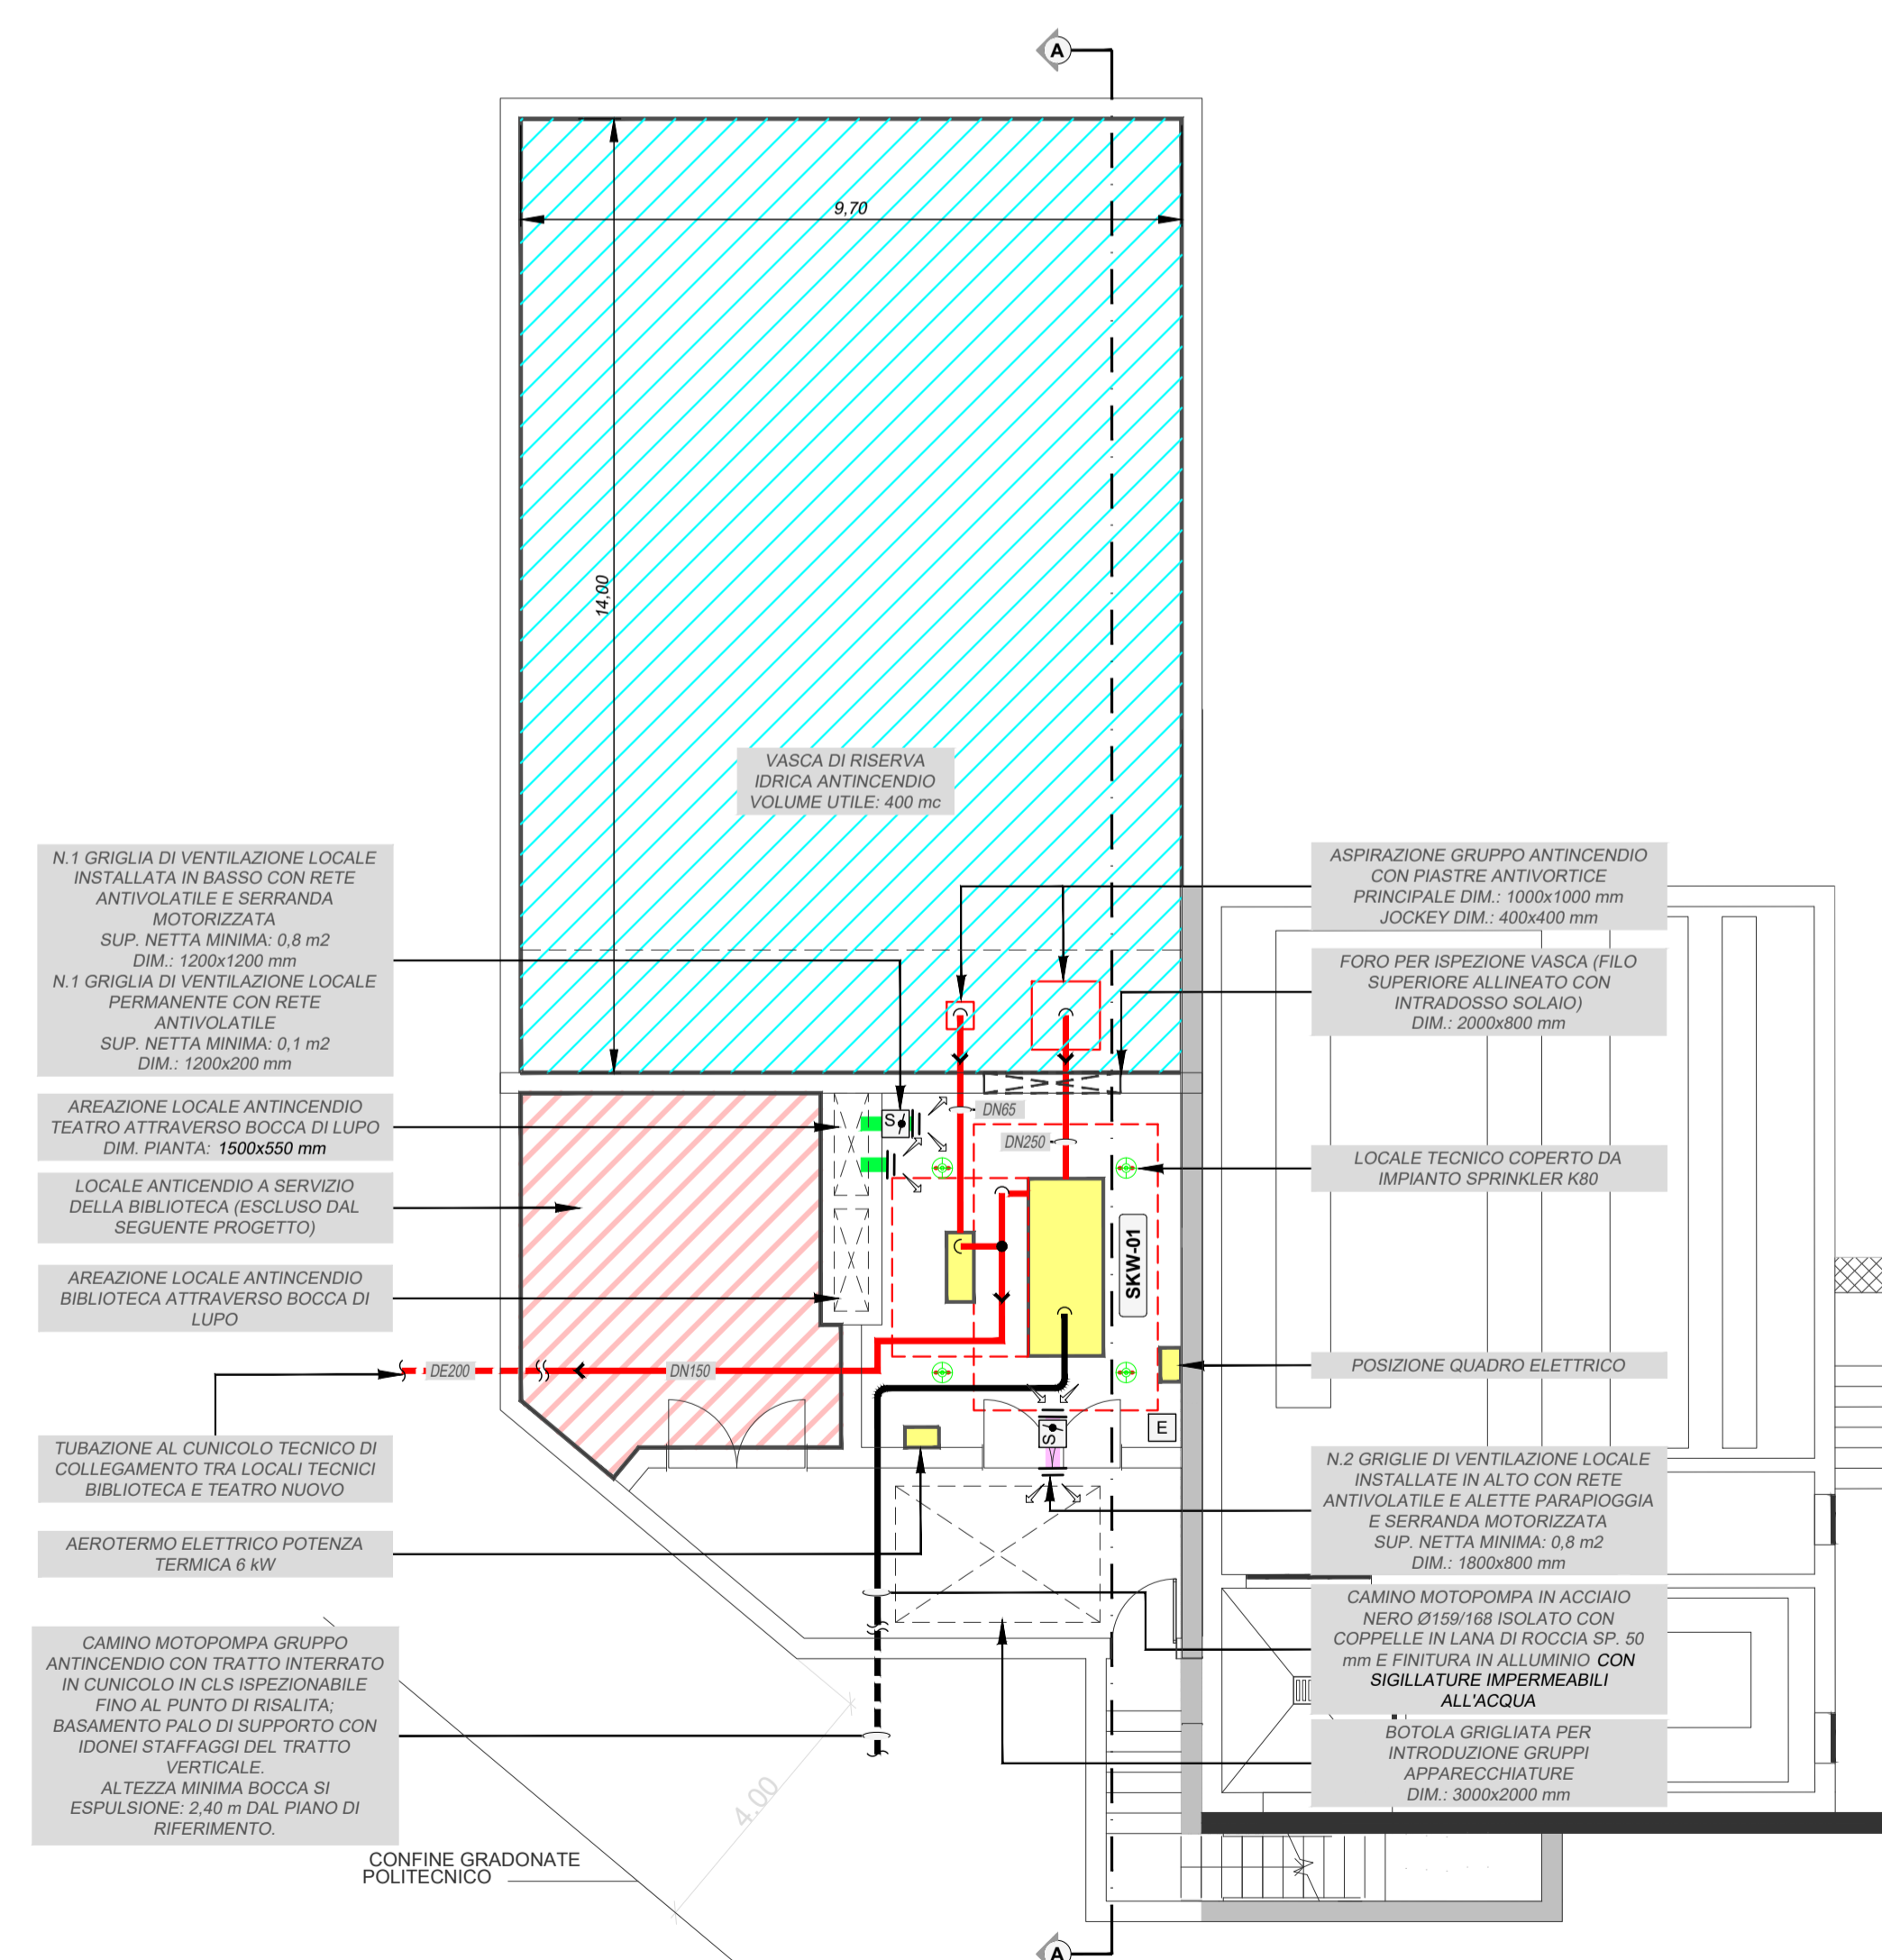

PIANTA LOCALE ANTINCENDIO

scala 1:100

VERSIONE	DATA	DESCRIZIONE	REDATTO	CONTROLLATO
0	20/11/2024	Emissione Progetto Esecutivo	MAN	MAN
1	26/02/2025	Integrazioni Progetto Esecutivo (rif. Prot. n. 1840/21.02.2025)	MAN	MAN

IMPRESA AGGIUDICATARIA COBAR S.p.A.  
 COBAR S.p.A.  
 Sede Legale Via Salva 101,  
 Sede am. Via Monte Palero 3  
 70022 Altamura (Ba) Italy

RTF PROGETTAZIONE ABDR Architetti Associati S.r.l.  
 Capogruppo Mandataria: ABDR Architetti Associati S.r.l.  
 Integratore Prestazioni Specialistiche: Arch. Michele Bacci - ABDR Architetti Associati S.r.l.  
 Progettazione Categoria Edilizia - Beni Tutelati: Arch. Filippo Raimondo - ABDR Architetti Associati S.r.l.

Mandanti: MJW STRUCTURES  
 Manens S.p.A.  
 Progettazione Categoria Struttura: Ing. Massimo Majonedi - MJW STRUCTURES  
 Progettazione Impianti Elettrici e Speciali: Ing. Massimo Cadoni - Manens S.p.A.  
 Progettazione Impianti Meccanici: Ing. Vilam Stefanuti - Manens S.p.A.

Giovane Professionista: Arch. Valeria Bianchi - ABDR  
 BIM Manager: Arch. Antonella Antonini - ABDR  
 Coordinatore Tecnico del Progetto: Arch. Nicola Elisanti - ABDR

Timbri e Firme  
 Dott. Geol. Roberto Salucci  
 Biobyte s.r.l. Ing. Maria Caroli  
 Dist. Enrico Moretti  
 Ing. Roberto De Lieto Vollaro  
 Ing. Roberto De Lieto Vollaro  
 Arch. Laura Calcagnini  
 Consulente Acustica sala  
 Consulente Comfort acustico ambientale  
 Consulente Progettazione Antincendio  
 Consulente  
 Consulente Ambiente/DNSH

COMMITTENTE SCR PIEMONTE S.p.A. RESPONSABILE DEL PROCEDIMENTO: Arch. Sergio Manto  
 ORGANISMO DI CONTROLLO CONTECO S.p.A. RESPONSABILE DI COMMISSA: Ing. Tiziana Costanzo