


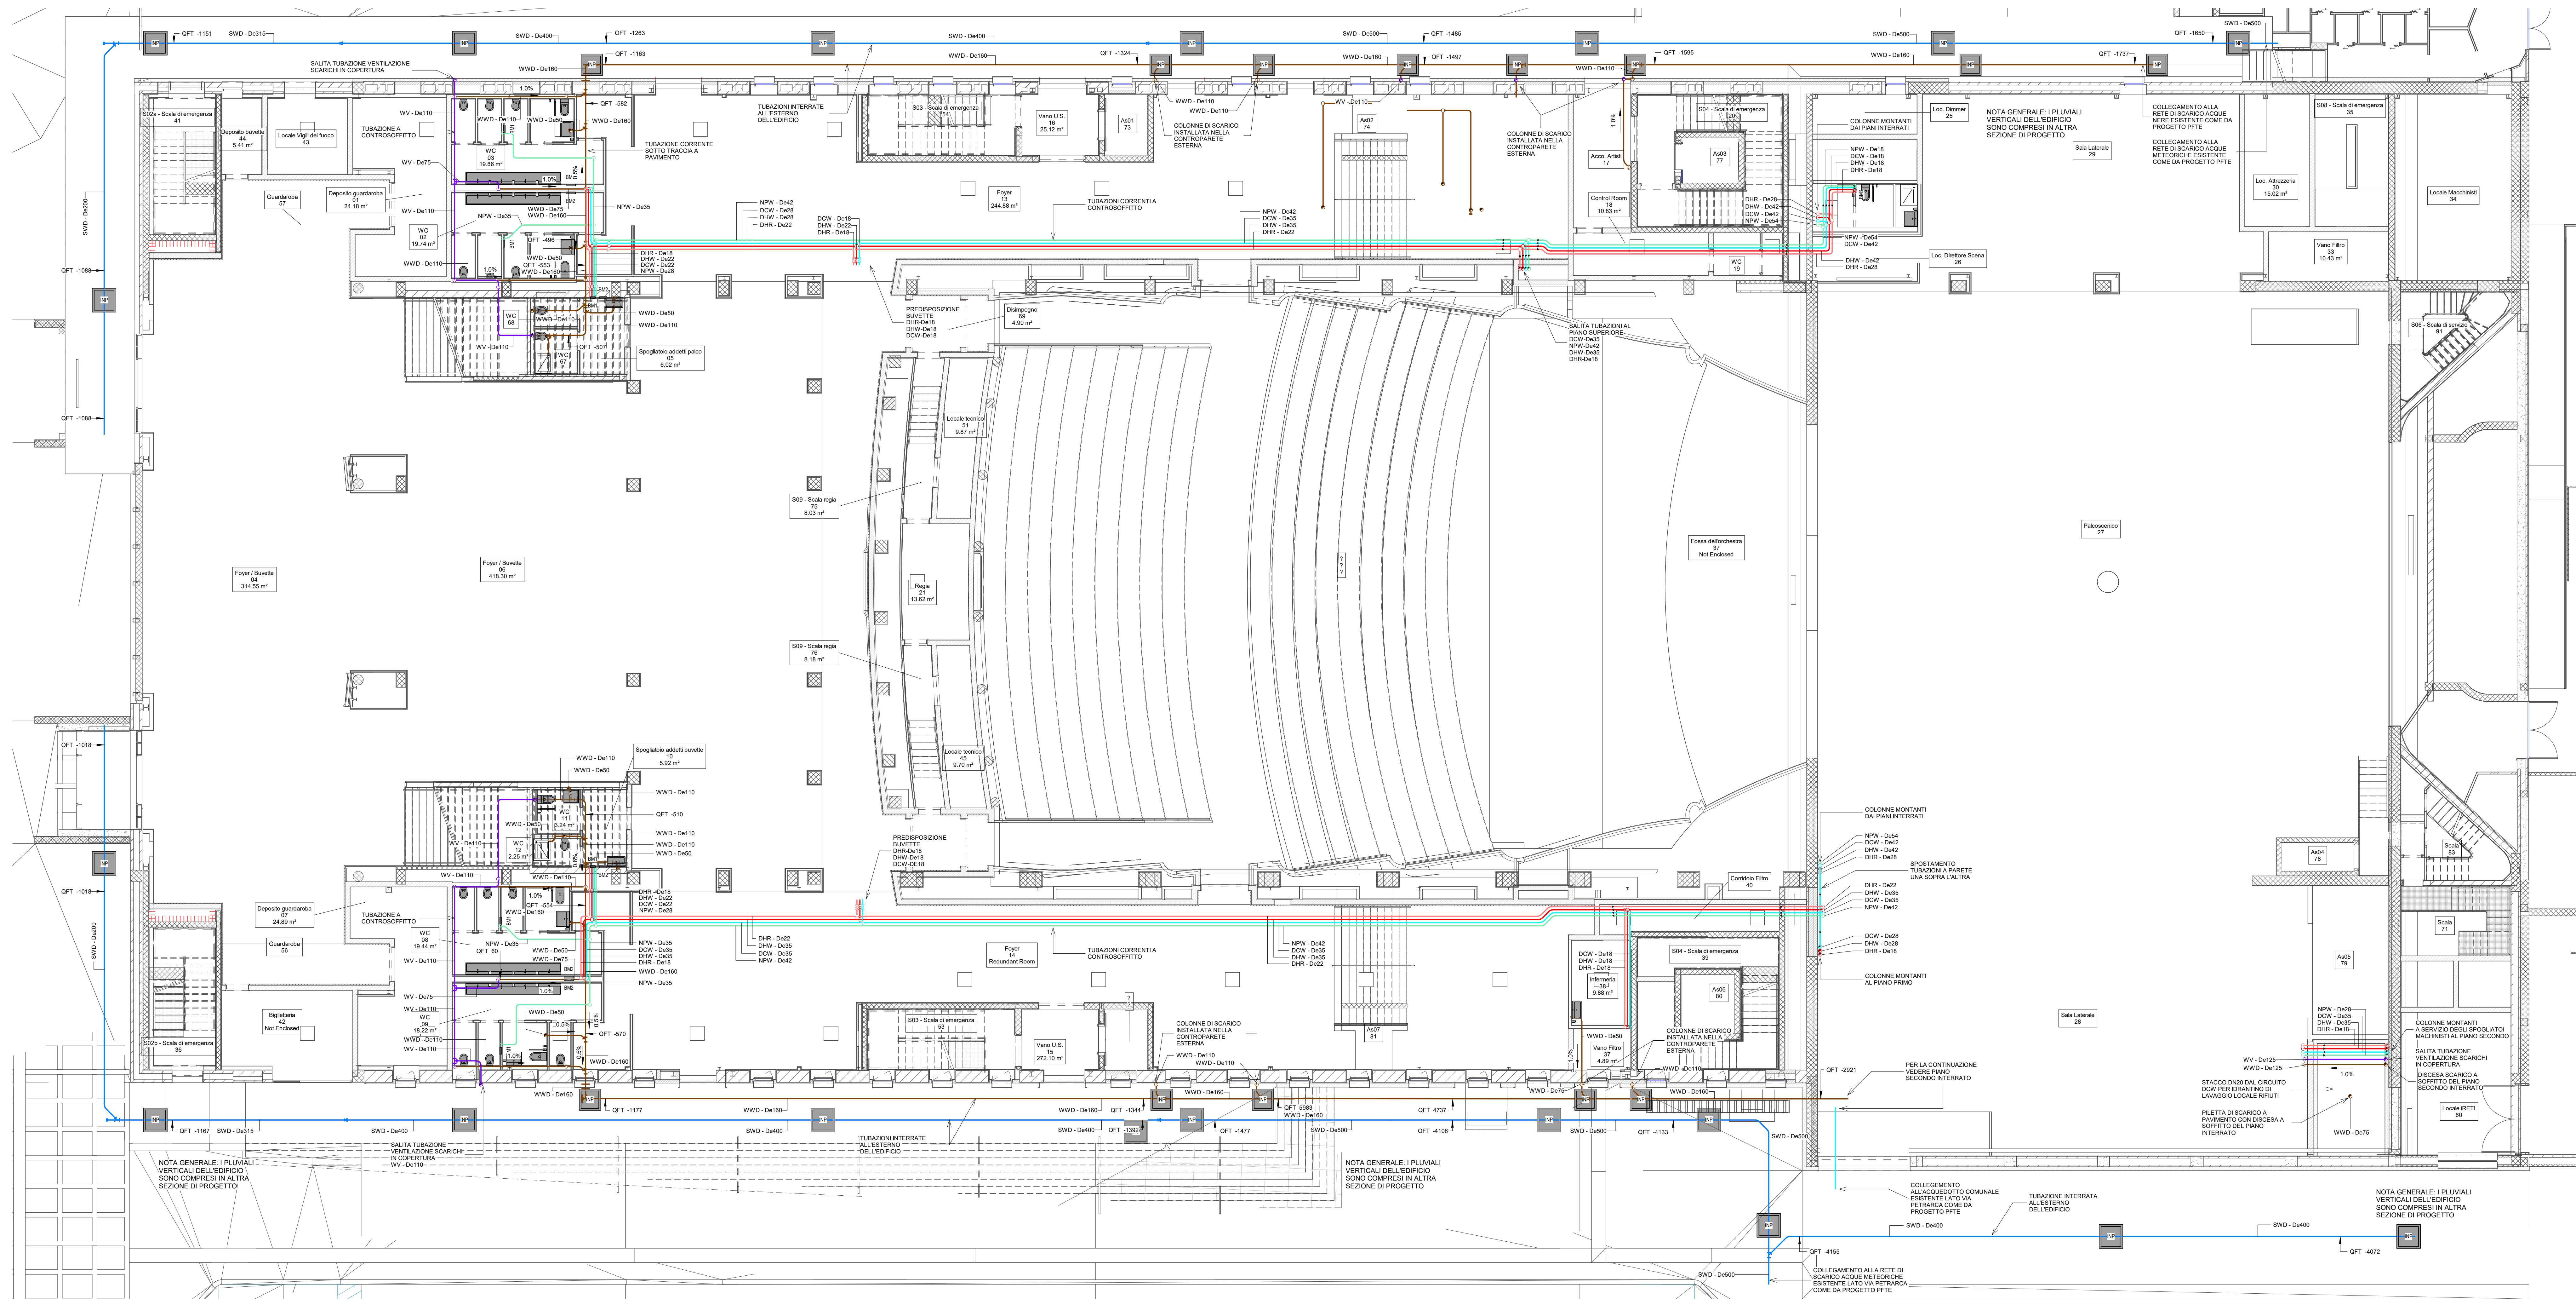

LEGENDA SISTEMI TUBAZIONI	
Abbreviazione sistema	Descrizione
DCW	Acqua fredda sanitaria
DHW	Acqua calda sanitaria
DHR	Acqua calda sanitaria - Ricircolo
NPW	Acqua non potabile
WV	Ventilazione
WWD	Scarico acque reflue
SWD	Scarico acque meteoriche

●	Montante in salita
○	Montante in discesa
□	Stacco in salita
◇	Stacco in discesa

TAG TUBAZIONI	
XXX - YYY	Abbreviazione sistema Dimensione (mm)

TAG TUBAZIONI	
QFT - YYY	Quota fondo tubo (mm)

TAG TUBAZIONI	
XXX	Pendenza (%)

   	
Piano Nazionale per gli investimenti Complementari al Piano Nazionale di Ripresa e Resilienza (PNRR) - Programma D.1: "Piano degli investimenti strategici sul patrimonio culturale, edifici e aree rurali"	
DIREZIONE OPERE PUBBLICHE	
COMMITTEE: SCR Piemonte	COMUNE: Città di TORINO
LIVELLO PROGETTUALE: PROGETTO ESECUTIVO	
CUP: C14E21001220001 CODICE OPERA: 22044D02	TITOLO INTERVENTO: "TORINO, IL SUO PARCO, IL SUO FIUME: MEMORIA E FUTURO" REALIZZAZIONE DELLA BIBLIOTECA CIVICA E RIQUALIFICAZIONE DEL TEATRO NUOVO
ELABORATO N.: ID461	TITOLO ELABORATO: ADDUZIONI E SCARICHI - Pianta piano terra
DATA EMISSIONE: 22/05/2025	SCALA: 1:100 AREA PROGETTUALE: IMPIANTI MECCANICI
FORMATO DI STAMPA: A1+	CODICE GENERALE ELABORATO: 22044D02_3_0_E_ID_00_AE_461_0 NOME FILE: 22044D02_3_0_E_ID_00_AE_461_0
VERSIONE: 0	DATA: 22/05/2025
DESCRIZIONE: Emissione Progetto Esecutivo a seguito dei pareri espressi dagli Enti preposti in C&S	
REDATTO: MAN	CONTROLLATO: MAN
IMPRESA AGGIUDICATARIA	
cobar	COBAR S.p.A. Sede Legale: Via Dora 101, Sede Amm.: Via Maria Polacca 3, 10122 Torino (TO) Italy
RTP PROGETTAZIONE	Giovane Professionista: Arch. Valentina Bianchi - ADR
Capogruppo Mandatari: ADR Architetto Associati S.r.l. Mandanti: MJW STRUCTURES Ing. Massimo Majewski - MJW STRUCTURES	Integrazione Prestazioni Specialistiche: Arch. Michele Bocchi - ADR Architetto Associati S.r.l. Progettazione Categoria Edilizia - Beni Tuteali: Arch. Filippo Raimondo - ADR Architetto Associati S.r.l. Progettazione Categoria Strutturale: Arch. Massimo Majewski - MJW STRUCTURES Progettazione Impianti Elettrici e Speciali: Ing. Massimo Cadori - Manens S.p.A. Ing. Roberto De Lito Volpato Ing. Alessandro Leonardi Arch. Laura Calagoini Consulenti Progettazione Anticidando: Ing. William Stefanutti - Manens S.p.A. Consulente Ambiente/DNSH
Manens S.p.A. Dott. Geol. Roberto Salucci Roberto s.r.l. Ing. Maria Cacci Consulenti Confort acustico ambientale Ing. Roberto De Lito Volpato Ing. Alessandro Leonardi Arch. Laura Calagoini	Geologo Consulenti Acustica Sala Consulenti Confort acustico ambientale Consulenti Progettazione Anticidando Consulente Ambiente/DNSH
COMMITTEE: ORGANISMO DI CONTROLLO: SCR PIEMONTE S.p.A. CONTECO S.p.A.	Responsabile del Procedimento: Arch. Bruno Smanla Responsabile di Commessa: Ing. Tiziana Costanzo