
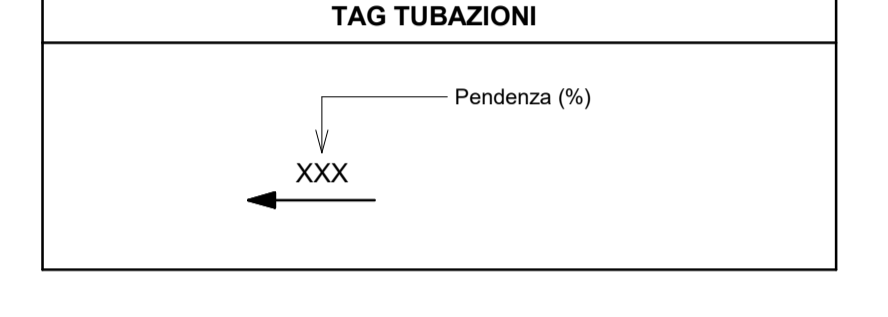
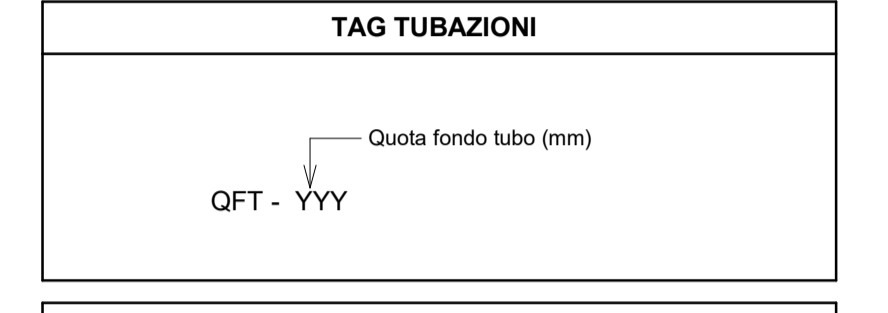


LEGENDA SISTEMI TUBAZIONI	
Abbreviazione sistema	Descrizione
DCW	Acque fredde sanitarie
DHW	Acque calde sanitarie
DHR	Acque calde sanitarie - Riciclato
NPW	Acque non potabile
WV	Ventilazione
WWD	Scarico acque reflue
SWD	Scarico acque meteoriche

⊕	Montante in salita
⊖	Montante in discesa
⊙	Stacco in salita
⊙	Stacco in discesa

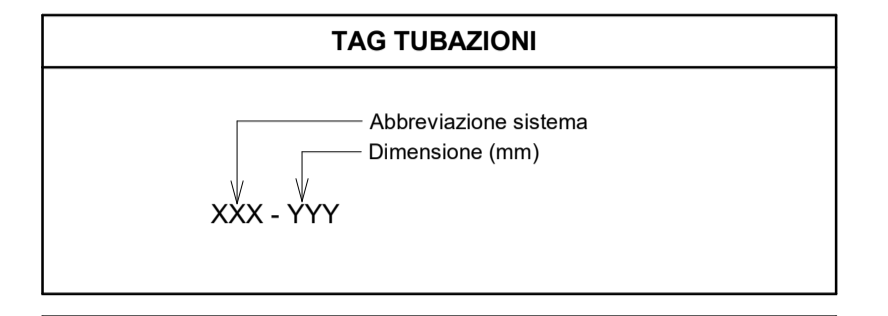

SCR Piemonte - Città di TORINO

DIREZIONE OPERE PUBBLICHE

COMITENTE: SCR Piemonte | COMUNE: Città di TORINO

LIVELLO PROGETTUALE: **PROGETTO ESECUTIVO**

CUP: C14E21001220001 | TITOLO INTERVENTO: "TORINO, IL SUO PARCO, IL SUO FIUME: MEMORIA E FUTURO" REALIZZAZIONE DELLA BIBLIOTECA CIVICA E RIQUALIFICAZIONE DEL TEATRO NUOVO

CODICE OPERA: 22044D02

ELABORATO N. ID461 | TITOLO ELABORATO: ADDUZIONI E SCARICHI - Pianta piano terra

DATA EMISSIONE: 20/11/2024 | SCALA: 1:100 | AREA PROGETTUALE: IMPIANTI MECCANICI

FORMATO DI STAMPA: A1+ | CODICE GENERALE ELABORATO: TNT_22044D02_3_0_E_ID_00_AE_461_1 | NOME FILE: TNT_22044D02_3_0_E_ID_00_AE_461_1

VERSIONE	DATA	DESCRIZIONE	REDATTO	CONTROLLATO
0	20/11/2024	Emissione Progetto Esecutivo	MAN	MAN
1	20/02/2025	Integrations Progetto Esecutivo (inf. Prot.n.1840/21.02.2025)	MAN	MAN

IMPRESA ADGIUDICATARIA

cobar | COBAR S.p.A. | Sede Legale in Corso Sesto Aprile, Via Maria Pia 3 10122 Genova (GE) Italy

RTP PROGETTAZIONE

Capigruppo Mandatario: ABDR Architetti Associati S.r.l. | **Integrazione Prestazioni Specialistiche:** Arch. Michele Bocchi - ABDR Architetti Associati S.r.l. | **Giovane Professionista:** Arch. Valerio Bianchi - ABDR

Mandatari: Arch. Filippo Raimondo - ABDR Architetti Associati S.r.l. | **Integrazione Categoria Edilizia - Beni Tutele:** Arch. Annarita Andreoli - ABDR

Mandati: Ing. Massimo Mijovickich - MJW STRUCTURES | **Progettazione Categoria Strutture:** Ing. Massimo Mijovickich - MJW STRUCTURES | **Progettazione Impianti Meccanici:** Arch. Nicola Bessari - ABDR

Coordinatore Tecnico del Progetto: Arch. Nicola Bessari - ABDR

IMPRESA ADGIUDICATARIA: Manens S.p.A. | **Progettazione Impianti Elettrici e Speciali:** Ing. Massimo Cadorin - Manens S.p.A. | **Progettazione Impianti Meccanici:** Ing. William Stefanutti - Manens S.p.A. | **Timbrati e Firme:**

Consulente Ambientale/DNSH: Dott. Geol. Roberto Salucci | **Geologo:** Dott. Geol. Roberto Salucci | **Consulente Acustico sala:** Bovyte s.r.l. | Ing. Maria Carla Dini Enrico Morini | **Consulente Geotecnico esecutivo:** Ing. Roberto De Lillo Voltero | Ing. Alessandro Leonardi | **Consulente Progettazione Anticondimento:** Ing. Roberto De Lillo Voltero | **Consulente:** Arch. Laura Calogno

COMITENTE: SCR PIEMONTE S.p.A. | **Responsabile del Procedimento:** Arch. Sergio Mantò

ORGANISMO DI CONTROLLO: CONTECO S.p.A. | **Responsabile di Commessa:** Ing. Tiziana Costanzo