


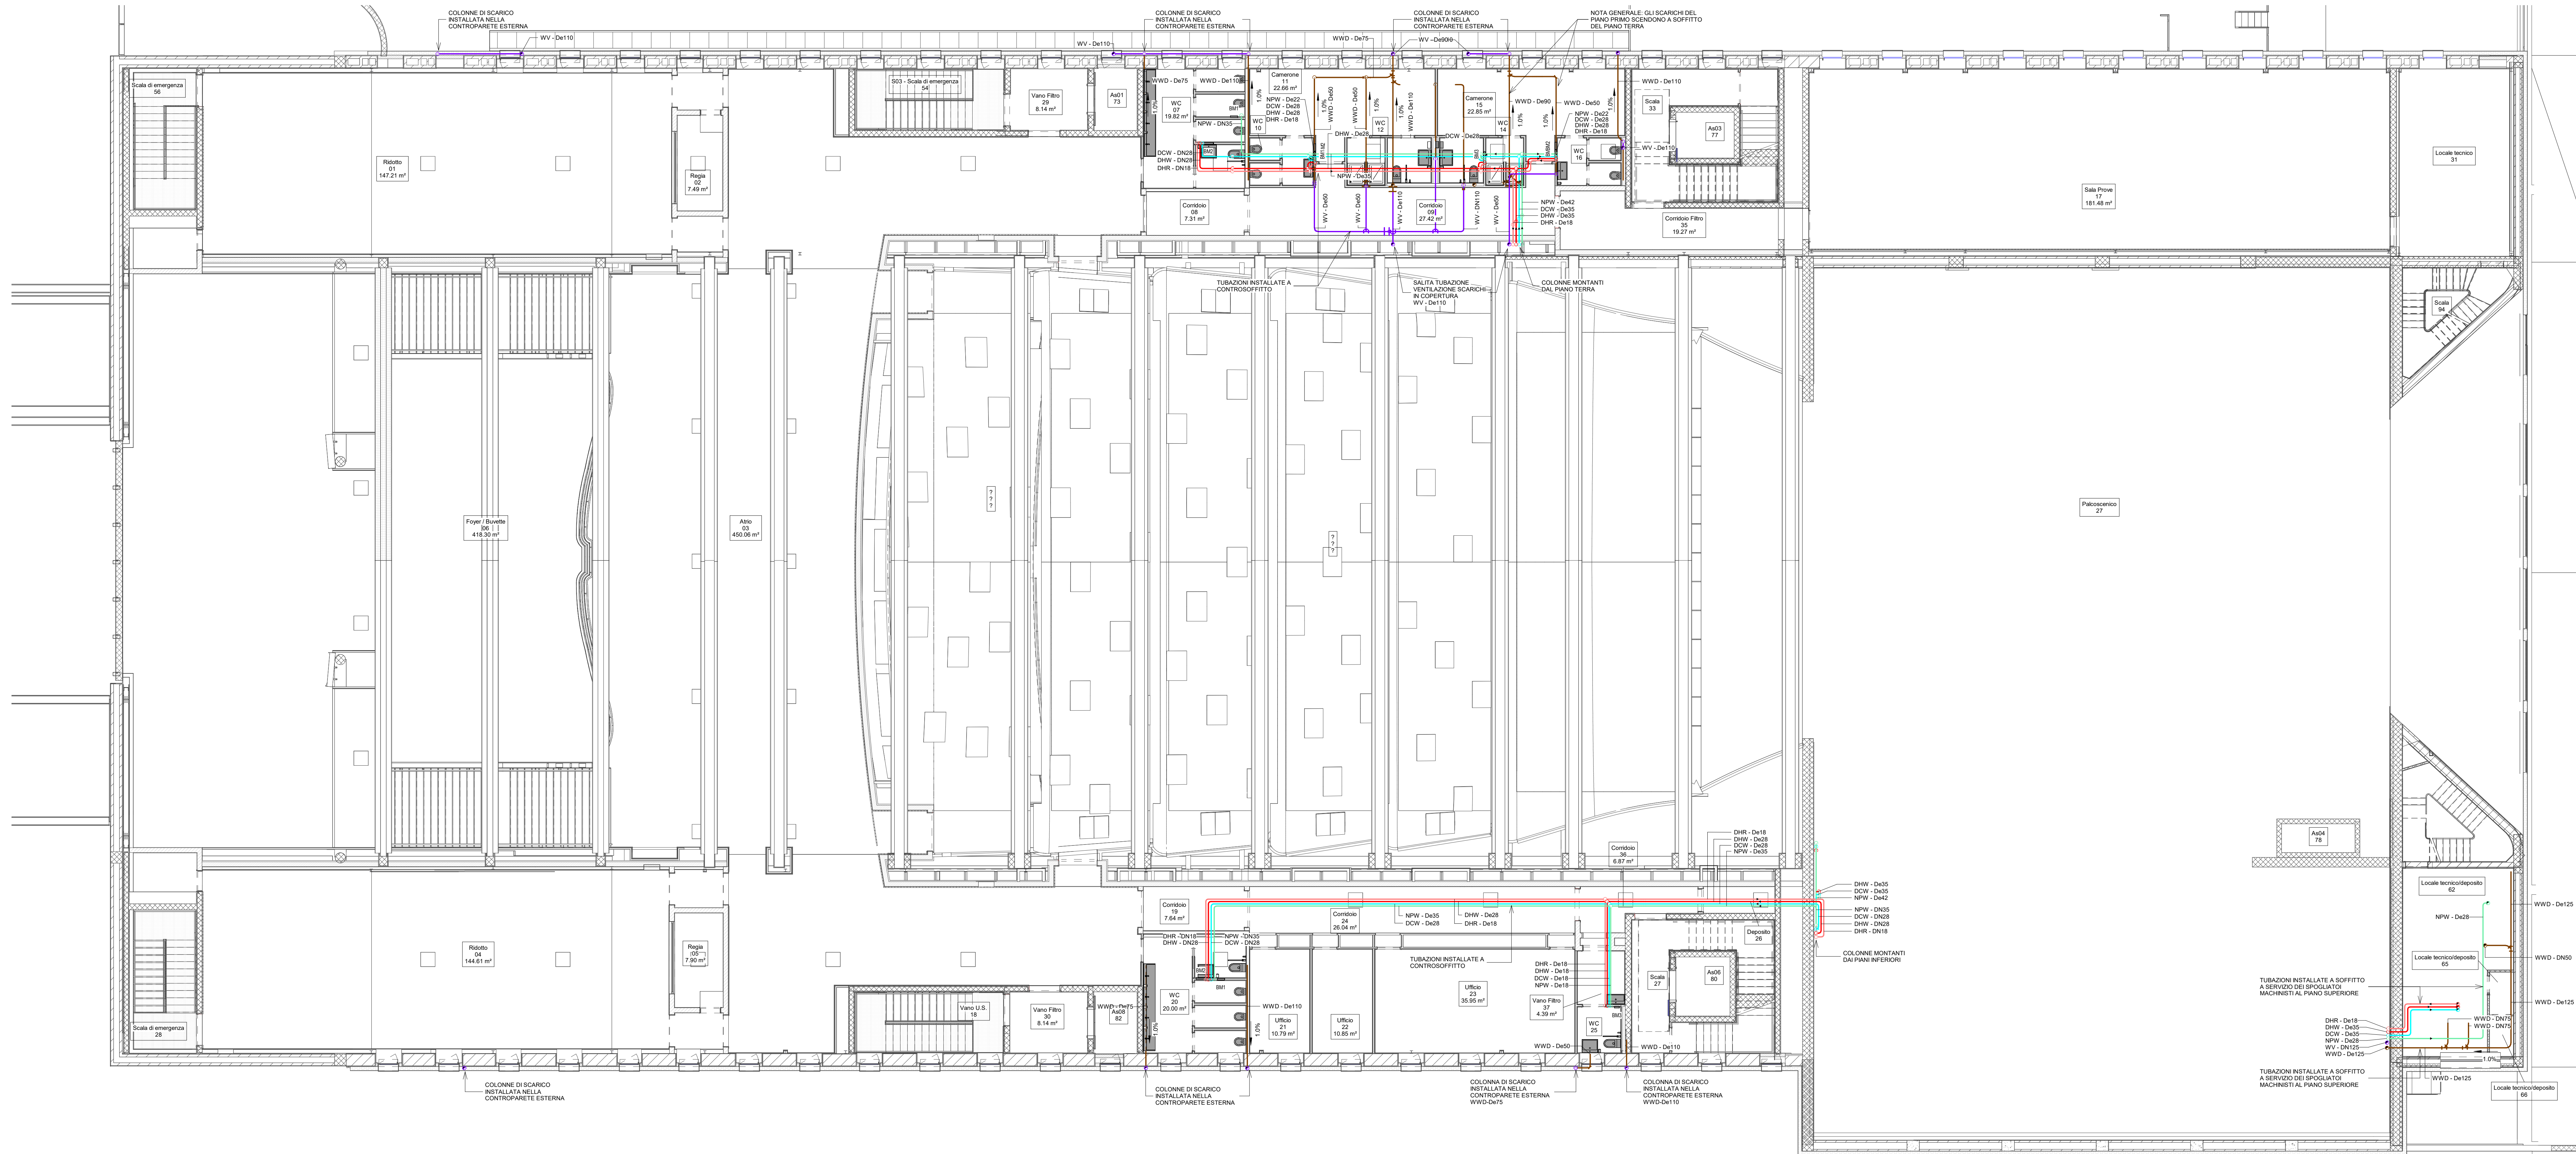

LEGENDA SISTEMI TUBAZIONI

Abbreviazione sistema	Descrizione
DCW	Acqua fredda sanitaria
DHW	Acqua calda sanitaria
DHR	Acqua calda sanitaria - Ricircolo
NPW	Acqua non potabile
WV	Ventilazione
WW	Scarico acque reflue
SWD	Scarico acque meteoriche

Montante in salita

Montante in discesa

Stacco in salita

Stacco in discesa

TAG TUBAZIONI

Abbreviazione sistema
Dimensione (mm)

XXX - YYY

TAG TUBAZIONI

Quota fondo tubo (mm)

QFT - YYY

TAG TUBAZIONI

Pendenza (%)

XXX

SCR

Settore di Intervento Regionale

Ministero della Cultura

Ministero dell'Interno

Città di Torino

Piano Nazionale per gli investimenti Complementari al Piano Nazionale di Ripresa e Resilienza (PNRR) - Programma D.1 "Piano degli investimenti strategici sul patrimonio culturale, edifici e aree rurali"

DIREZIONE OPERE PUBBLICHE

COMMITTENTE

SCR Piemonte

COMUNE

Città di TORINO

LIVELLO PROGETTUALE

PROGETTO ESECUTIVO

CUP

C14E21001220001

TITOLO INTERVENTO

"TORINO, IL SUO PARCO, IL SUO FIUME: MEMORIA E FUTURO" REALIZZAZIONE DELLA BIBLIOTECA CIVICA E RIQUALIFICAZIONE DEL TEATRO NUOVO

CODICE OPERA

22044D02

TITOLO ELABORATO

ADDUZIONI E SCARICHI - Pianta piano primo

ELABORATO N.

ID462

SCALA

1:100

AREA PROGETTUALE

IMPIANTI MECCANICI

DATA EMISSIONE

22/05/2025

CODICE GENERALE ELABORATO

22044D02_3_0_E_ID_00_AE_462_0

NOME FILE

22044D02_3_0_E_ID_00_AE_462_0

FORMATO DI STAMPA

A1+

VERSIONE

DATA

DESCRIZIONE

REDAZIONE

CONTROLLATO

0

22/05/2025

Emissione Progetto Esecutivo a seguito dei pareri espressi dagli Enti preposti in C&S

MAN

MAN

IMPRESA AGGIUDICATARIA

cobar

COBAR S.p.A.

Sett. Legale Via Salaria 101, Sede Amm. - Via Muria Polacca 3 10122 Arona (VA) Italy

RTP PROGETTAZIONE

Capogruppo Mandatari:

ABDR Architetti Associati S.r.l.

Mandatari:

MJV STRUCTURES

Manens S.p.A.

Integrazione Prestazioni Specialistiche:

Arch. Michele Rocchi - ABDR Architetti Associati S.r.l.

Progettazione Categoria Edilizia - Beni Tutele:

Arch. Filippo Raimondo - ABDR Architetti Associati S.r.l.

Progettazione Categoria Strutture:

Ing. Massimo Majewski - MJV STRUCTURES

Progettazione Impianti Elettrici e Speciali:

Ing. Massimo Casotti - Manens S.p.A.

Progettazione Impianti Meccanici:

Ing. William Stefanutti - Manens S.p.A.

Geologo:

Ing. Maria Caroli - C&S ERMES MONTE

Consulenti Acustica Sala:

Consulenti Comfort acustico ambientale:

Ing. Roberto De Lito Volpato

Ing. Alessandro Leonardi

Arch. Laura Calabroini

Consulente Ambientale/ENSH

Giovane Professionista:

Arch. Valentina Bianchi - ABDR

IRM Manager:

Arch. Antonella Autuori - ABDR

Coordinatore Tecnico del Progetto:

Arch. Nicola Bissani - ABDR

Timbri e Firme

Documento firmato digitalmente

COMMITTENTE

SCR PIEMONTE S.p.A.

Responsabile del Procedimento:

Arch. Bruno Smanini

ORGANISMO DI CONTROLLO

CONTECO S.p.A.

Responsabile di Commessa:

Ing. Tiziana Costanzo