
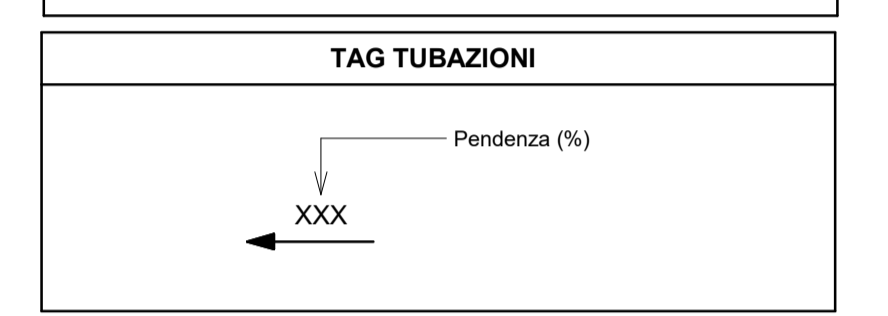
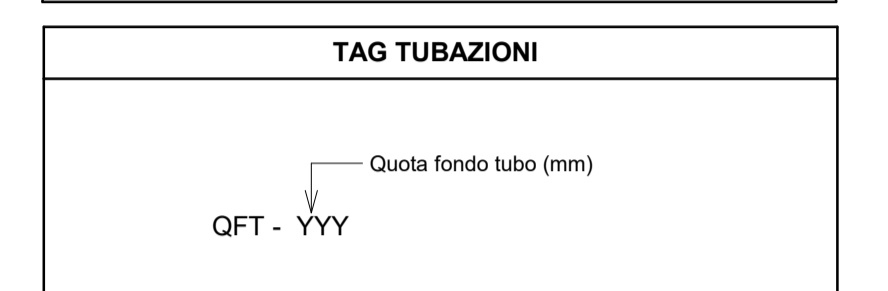


LEGENDA SISTEMI TUBAZIONI	
Abbreviazione sistema	Descrizione
DCW	Acque fredde sanitarie
DHR	Acque calde sanitarie
DHR	Acque calde sanitarie - Ricircolo
NPW	Acqua non potabile
WV	Ventilazione
WWD	Scarico acque reflue
DWD	Scarico acque meteoriche

⊕	Montante in salita
⊖	Montante in discesa
⊙	Stacco in salita
⊙	Stacco in discesa

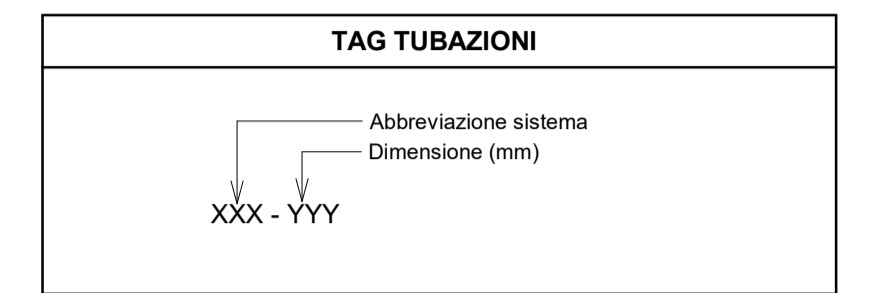

DIREZIONE OPERE PUBBLICHE

COMMITTENTE: SCR Piemonte COMUNE: Città di TORINO

LIVELLO PROGETTUALE: **PROGETTO ESECUTIVO**

CUP: C14E21001220001	TITOLO INTERVENTO: "TORINO, IL SUO PARCO, IL SUO FIUME: MEMORIA E FUTURO" REALIZZAZIONE DELLA BIBLIOTECA CIVICA E RIQUALIFICAZIONE DEL TEATRO NUOVO	
CODICE OPERA: 22044D02		
ELABORATO N. ID462	TITOLO ELABORATO: ADDUZIONI E SCARICHI - Pianta piano primo	
DATA EMISSIONE: 20/11/2024	SCALA: 1:100	AREA PROGETTUALE: IMPIANTI MECCANICI
FORMATO DI STAMPA: A1+	CODICE GENERALE ELABORATO: TNT_22044D02_3_0_E_ID_00_AE_462_1	NOME FILE: TNT_22044D02_3_0_E_ID_00_AE_462_1

VERSIONE	DATA	DESCRIZIONE	REDATTO	CONTROLLATO
0	20/11/2024	Emissione Progetto Esecutivo	MAN	MAN
1	20/02/2025	Integrazioni Progetto Esecutivo (inf. Prot.n.184021.02.2025)	MAN	MAN

IMPRESA AGGIUDICATARIA

cobar

RTP PROGETTAZIONE: ABDR Architeti Associati S.r.l.

Mandatari: MJW STRUCTURES

Manens S.p.A.

Integrazione Prestazioni Specialistiche: Arch. Michele Bocca - ABDR Architeti Associati S.r.l.

Progettazione Categoria Edilizia - Beni Tutelati: Arch. Filippo Ramondo - ABDR Architeti Associati S.r.l.

Progettazione Categoria Strutture: Ing. Massimo Majewicki - MJW STRUCTURES

Progettazione Impianti Elettrici e Speciali: Ing. Massimo Cadonini - Manens S.p.A.

Progettazione Impianti Meccanici: Ing. William Stefanutti - Manens S.p.A.

Geologo: Dott. Geol. Roberto Salucci

Consulenti Acustica sala: Ing. Mario Carli

Consulenti Controllo inquinamento ambientale: Dott. Enrico Morini

Consulenti Progettazione Antincendio: Ing. Roberto De Lieti Voltero

Consulente Ambiente/DNSH: Arch. Laura Calogno

Consulente Ambientale/DNSH: Arch. Nicola Bessari - ABDR

IM Manager: Arch. Annalisa Antonelli - ABDR

Coordinatore Tecnico del Progetto: Arch. Nicola Bessari - ABDR

Timbrati e Firme

Documenti firmati digitalmente

COMMITTENTE: SCR PIEMONTE S.p.A. Responsabile del Procedimento: Arch. Sergio Manto

ORGANISMO DI CONTROLLO: CONTECO S.p.A. Responsabile di Commessa: Ing. Tiziana Costanzo