
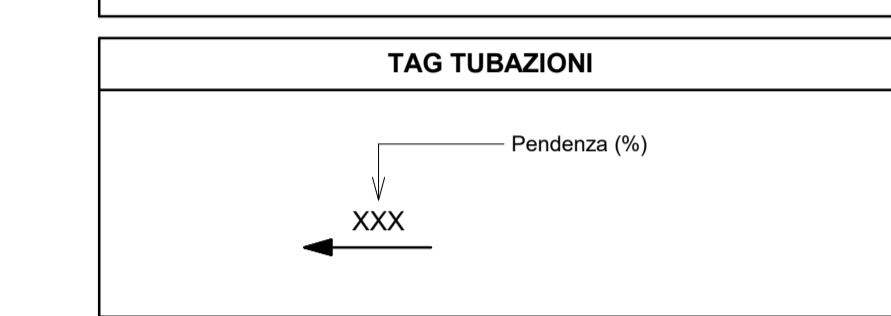
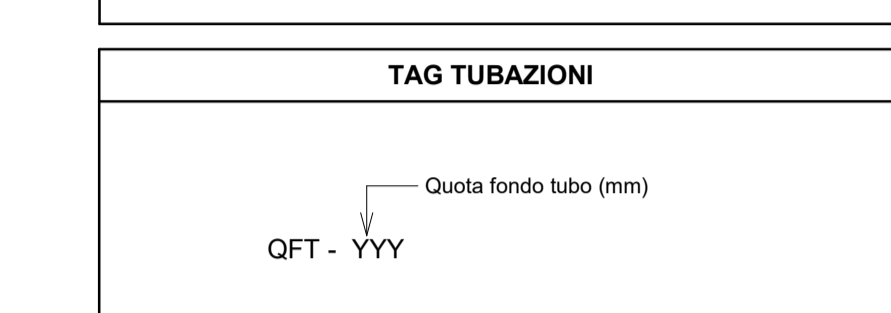


LEGENDA SISTEMI TUBAZIONI	
Abbreviazione sistema	Descrizione
DCW	Acque fredde sanitarie
DHW	Acque calde sanitarie
DHR	Acque calde sanitarie - Ricircolo
NPW	Acqua non potabile
WV	Ventilazione
WWD	Scarico acque reflue
WVD	Scarico acque meteoriche

⊕	Montante in salita
⊖	Montante in discesa
⊙	Stacco in salita
⊙	Stacco in discesa

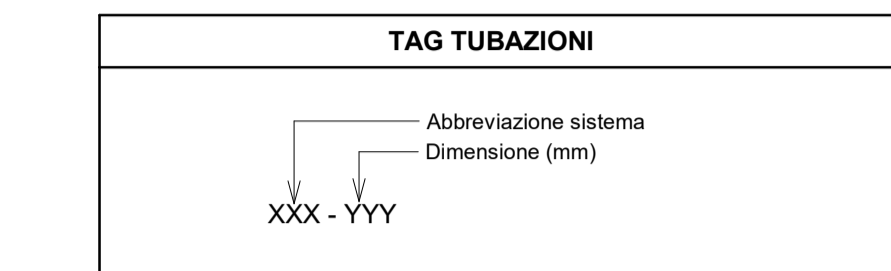

SCR Società di Committenza Regionale, Ministero della Cultura, Ministero dell'Interno, Città di Torino

DIREZIONE OPERE PUBBLICHE

COMMITTENTE: SCR Piemonte, COMUNE: Città di TORINO

LIVELLO PROGETTUALE: PROGETTO ESECUTIVO

CUP: C14E21001220001, CODICE OPERA: 22044D02, TITOLO INTERVENTO: "TORINO, IL SUO PARCO, IL SUO FIUME: MEMORIA E FUTURO" REALIZZAZIONE DELLA BIBLIOTECA CIVICA E RIQUALIFICAZIONE DEL TEATRO NUOVO

ELABORATO N. ID464, TITOLO ELABORATO: ADDUZIONI E SCARICHI - Pianta piano copertura

DATA EMISIONE: 20/11/2024, SCALA: 1:100, AREA PROGETTUALE: IMPIANTI MECCANICI

FORMATO DI STAMPA: A1+, CODICE GENERALE ELABORATO: TNT_22044D02_3_0_E_ID_00_AE_464_1, NOME FILE: TNT_22044D02_3_0_E_ID_00_AE_464_1

VERSIONE	DATA	DESCRIZIONE	REDATTO	CONTROLLATO
0	20/11/2024	Emissione Progetto Esecutivo	MAN	MAN
1	20/02/2025	Integrazioni Progetto Esecutivo (inf. Prot.n.184021.02.2025)	MAN	MAN

IMPRESA AGGIUDICATARIA
cobar

RTP PROGETTAZIONE
Capigruppo Mandatario: ABDR Architeti Associati S.r.l.
Mandatari: MJW STRUCTURES

Integrazione Prestazioni Specialistiche:
Progettazione Categoria Edilizia - Beni Tutelati: Arch. Filippo Raimondo - ABDR Architeti Associati S.r.l.
Progettazione Categoria Strutture: Ing. Massimo Majowicki - MJW STRUCTURES

Progettazione Impianti Elettrici e Speciali:
Ing. Massimo Cadonni - Manens S.p.A.
Progettazione Impianti Meccanici: Ing. William Stefanutti - Manens S.p.A.

Giovane Professionista:
Arch. Valeria Bianchi - ABDR
RM Manager
Arch. Annalisa Anzolini - ABDR
Coordinatore Tecnico del Progetto
Arch. Nicola Bissari - ABDR

Manens S.p.A.
Dot. Geol. Roberto Salucci
Boyo e s.r.l.
Ing. Roberto De Lieto Voltero
Ing. Alessandro Leonardi
Arch. Laura Calogno

Geologo
Ing. Maria Carlotta Dotti Enrico Morini
Consulenti Acustica sala
Consulenti Controllo acustico ambientale
Consulenti Progettazione Anticondono
Consulente
Consulente Ambiente/DNSH

Timbri e Firme
Documento firmato digitalmente

COMMITTENTE: SCR PIEMONTE S.p.A., RESPONSABILE DEL PROCEDIMENTO: Arch. Sergio Mantù
ORGANISMO DI CONTROLLO: CONTECO S.p.A., RESPONSABILE DI COMMESSA: Ing. Tiziana Costanzo