


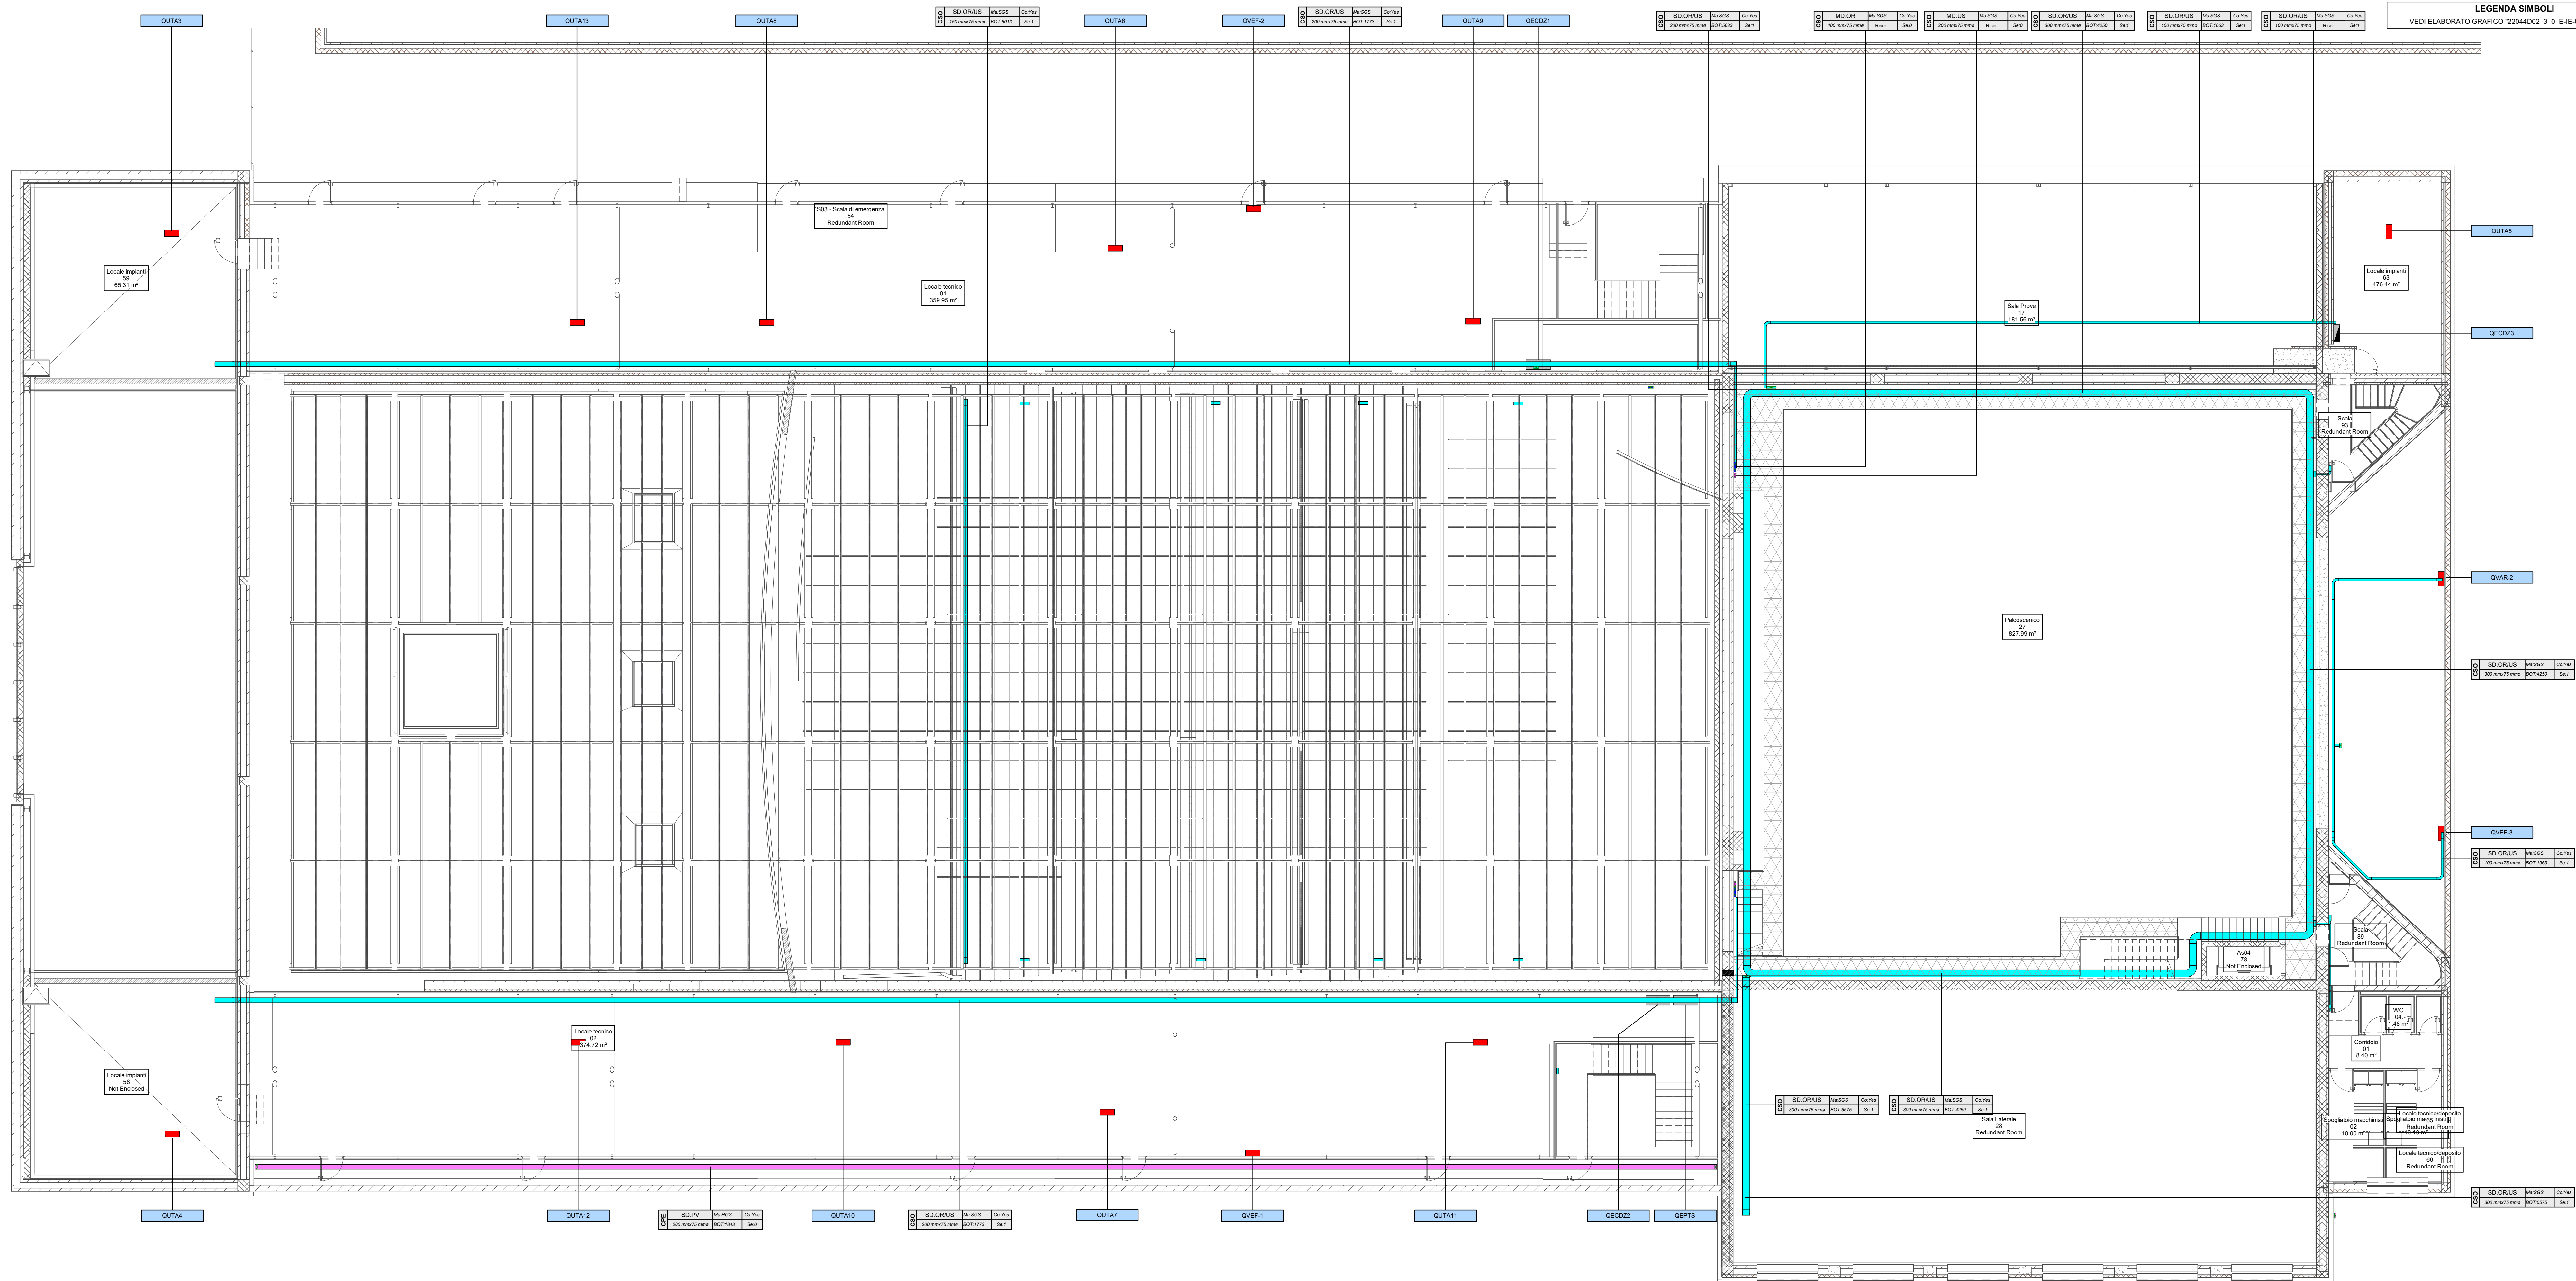

LEGENDA PASSERELLE PORTACAVI / CONDOTTI ELETTRICI

Tipologia di servizio	Descrizione
HV. OR	Distribuzione media tensione
MD. OR	Distribuzione principale energia normale
MD. US	Distribuzione principale energia di sicurezza
MD. UI	Distribuzione principale da UPS continuità informatica
MD. IG	Distribuzione principale da gruppo elettrogeno
MD. ORUS	Distribuzione principale energia normale e di sicurezza
SD. OR	Distribuzione secondaria energia normale
SD. US	Distribuzione secondaria energia di sicurezza
SD. ORUS	Distribuzione secondaria energia normale e di sicurezza
SEC	Distribuzione impianti di rivelazione incendio, diffusione sonora per evacuazione
SAF	Distribuzione impianti di sicurezza
SAF/SEC	Distribuzione impianti di sicurezza
IT	Distribuzione rete dati
AU/VID	Distribuzione cavi audio / video

TAG PASSERELLE PORTACAVI

Q	SET	Ma	Co
Q	DM	BOT	Se

FTP: Sigle tipologia passerella
- CPE: canale forato con coperchio
- CSO: canale chiuso con coperchio IP40
SET: Tipologia di servizio (vedi tabella tipologia di servizio)
DM: Dimensioni
Ma: Materiale
- HSS: acciaio zincato a caldo dopo la lavorazione
- SCS: acciaio zincato sennodenti
BOT: Quota fondo passerella in mm ("Rise": percorso verticale)
Co: Coperchio (Yes: con coperchio, No: senza coperchio)
Se: Numero di setti separatori

TAG CONDUTTURE IN TUBO

Q	SET	Ma
Q <td>DM</td> <td>BOT</td>	DM	BOT

FTP: Sigle elemento
- CNB: tubo intarsiato
- CNP: tubo a parete in vista
SET: Tipologia di servizio (vedi "Legenda Passerelle portacavi / Condotti elettrici")
DM: Dimensioni
Ma: Materiale
- HDPE: tubo flessibile in polietilene ad alta densità
- STE: tubo rigido in acciaio zincato
PVC: tubo rigido in PVC
BOT: Quota fondo tubazione in mm

NOTA

Tutte le linee a servizio dei sistemi di illuminazione di emergenza sono costituite da cavi tipo FTG180M16 (resistenza al fuoco per 120 minuti). La tipologia e la formazione di tali cavi sono riportate nell'elaborato "22044D02_3_0_E_00_BI_533 - Schema elettrico unifilare quadri elettrici".

SCR

SCR Piemonte

Ministero della Cultura

Ministero dell'Interno

Città di Torino

DIREZIONE OPERE PUBBLICHE

COMMITTENTE: SCR Piemonte

COMUNE: Città di TORINO

LIVELLO PROGETTUALE

Progetto Esecutivo

CUP: C14E21001220001

TITOLO INTERVENTO: "TORINO, IL SUO PARCO, IL SUO FIUME: MEMORIA E FUTURO" REALIZZAZIONE DELLA BIBLIOTECA CIVICA E RIQUALIFICAZIONE DEL TEATRO NUOVO

CODICE OPERA: 22044D02

TITOLO ELABORATO: DISTRIBUZIONE - Cavidotti impianti elettrici - Planta piani secondo e copertura

ELABORATO N. IE527

TITOLO ELABORATO: DISTRIBUZIONE - Cavidotti impianti elettrici - Planta piani secondo e copertura

DATA EMISSIONE: 20/11/2024

SCALA: 1:100

AREA PROGETTUALE: IMPIANTI ELETTRICI E SPECIALI

FORMATO DI STAMPA: A1+

CODICE GENERALE ELABORATO: TNT_22044D02_3_0_E_00_AE_527_2

NOME FILE: TNT_22044D02_3_0_E_00_AE_527_2

VERSIONE	DATA	DESCRIZIONE	REDATTO	CONTROLLATO
0	20/11/2024	Emissione Progetto Esecutivo	MAN	MAN
1	26/02/2024	Integrazioni Progetto Esecutivo (inf. Prot.n.1840261.02.2025)	MAN	MAN
2	24/04/2025	Integrazioni pareri CUS	MAN	MAN

IMPRESA AGGIUDICATARIA: COBAR S.p.A.

RTP PROGETTAZIONE: COBAR S.p.A.

Coordinatore Mandatario: Arch. Valterio Bianchi - ABDR

Mandatari: ABDR Architetti Associati S.r.l.

Mandanti: MJW STRUCTURES

Manens S.p.A.

Integrazione Prestazioni Specialistiche: Arch. Michele Rocca - ABDR Architetti Associati S.r.l.

Progettazione Categoria Edilizia - Beni Tutele: Arch. Filippo Ramondo - ABDR Architetti Associati S.r.l.

Progettazione Categoria Strutturale: Ing. Massimo Majewski - MJW STRUCTURES

Progettazione Impianti Elettrici e Speciali: Ing. Massimo Cadorin - Manens S.p.A.

Progettazione Impianti Meccanici: Ing. William Stefanutti - Manens S.p.A.

Già Professionista: Arch. Valterio Bianchi - ABDR

BIM Manager: Arch. Valterio Bianchi - ABDR

Coordinatore Tecnico del Progetto: Arch. Nicola Bressani - ABDR

Timbri e Firme

Documenti firmati digitalmente

COMMITTENTE: SCR PIEMONTE S.p.A.

ORGANISMO DI CONTROLLO: CONTECO S.p.A.

Responsabile del Procedimento: Arch. Sergio Marito

Responsabile di Commessa: Ing. Tiziana Costanzo