


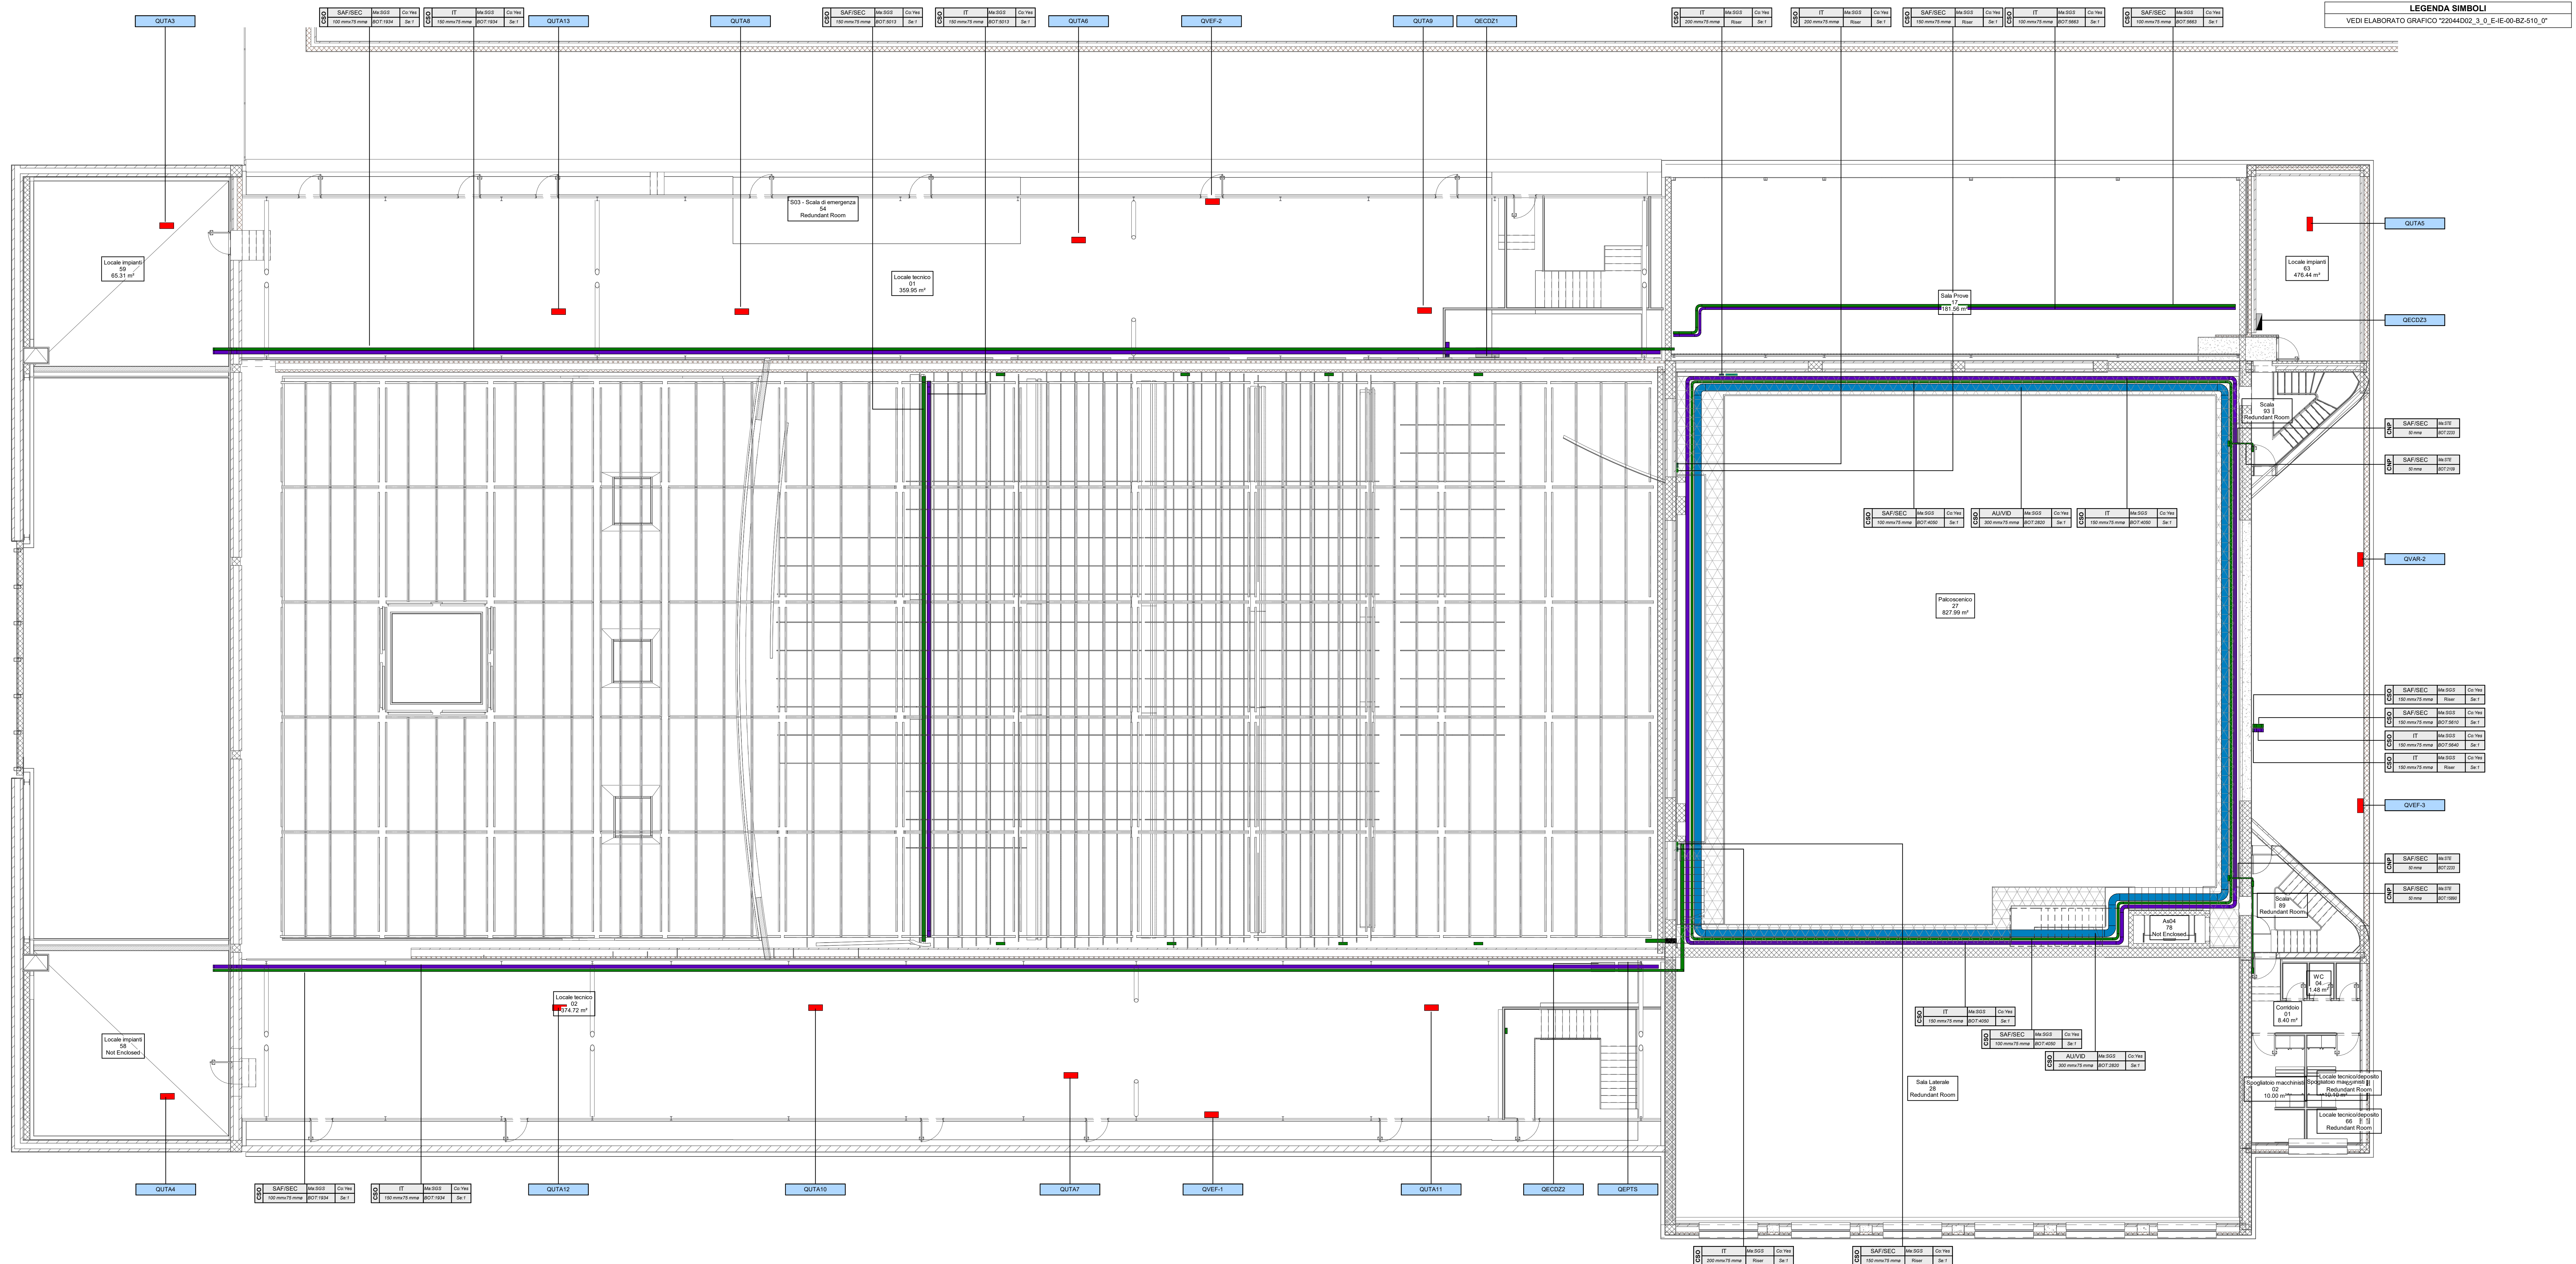

LEGENDA PASSERELLE PORTACAVI / CONDOTTI ELETTRICI	
Tipologia di servizio	Descrizione
HV OR	Distribuzione media tensione
MD OR	Distribuzione principale energia normale
MD US	Distribuzione principale energia di sicurezza
MD UI	Distribuzione principale da UPS continuità informatica
MD EG	Distribuzione principale da gruppo elettrogeno
MD ORUS	Distribuzione principale energia normale e di sicurezza
SD OR	Distribuzione secondaria energia normale
SD US	Distribuzione secondaria energia di sicurezza
SD ORUS	Distribuzione secondaria energia normale e di sicurezza
SAF	Distribuzione impianti di rivelazione incendio, diffusione sonora per evacuazione
SEC	Distribuzione impianti di sicurezza
SAF/SEC	Distribuzione impianti di sicurezza
IT	Distribuzione rete dati
AU/VID	Distribuzione cavi audio / video

TAG PASSERELLE PORTACAVI	
SET	Ma
DM	Se

FTP: Sigla tipologia passerella
CPE: canale forato con coperchio
CSO: canale chiuso con coperchio IP40
SET: Tipologia di servizio (vedi tabella tipologia di servizio)
DIM: Dimensione
Ma: Materiale
HSS: acciaio zincato a caldo dopo la lavorazione
SGS: acciaio zincato sendimix
BOT: Quota fondo passerella in mm ("Riser": percorso verticale)
Co: Coperchio (Yes: con coperchio, No: senza coperchio)
Se: Numero di setti separatori

TAG CONDUITURE IN TUBO	
SET	Ma
DM	Se

FTP: Sigla elemento
CNP: tubo interno
CNP: tubo a parete in vista
SET: Tipologia di servizio (vedi "Legenda Passerelle portacavi / Condotti elettrici")
DIM: Dimensione
Ma: Materiale
HDPE: tubo flessibile in polietilene ad alta densità
STE: tubo rigido in acciaio zincato
PVC: tubo rigido in PVC
BOT: Quota fondo tubazione in mm

NOTA
Tutte le linee a servizio dei sistemi di illuminazione di emergenza sono costituite da cavi tipo FTG18CM16 (resistenza al fuoco per 120 minuti). La tipologia e la formazione di tali cavi sono riportate nell'elaborato "22044D02_3_0_E_IE_00_BI_533 - Schema elettrico unifilare quadri elettrici".



Ministero della Cultura
Ministero dell'Interno
Città di Torino

DIREZIONE OPERE PUBBLICHE

COMMITTENTE

SCR Piemonte

COMUNE

Città di TORINO

Progetto Esecutivo

CUP

C14E21001220001

CODICE OPERA

22044D02

ELABORATO N.

IE528

TITOLO ELABORATO

DISTRIBUZIONE - Cavidotti impianti speciali - Pianta piani secondo e copertura

DATA EMISSIONE

20/11/2024

SCALA

1:100

AREA PROGETTUALE

IMPIANTI ELETTRICI E SPECIALI

FORMATO DI STAMPA

A+

CODICE GENERALE ELABORATO

TNT_22044D02_3_0_E_IE_00_528_2

NOME FILE

TNT_22044D02_3_0_E_IE_00_528_2

VERSIONE	DATA	DESCRIZIONE	REDATTO	CONTROLLATO
0	20/11/2024	Emissione Progetto Esecutivo	MAN	MAN
1	20/02/2024	Integrazioni Progetto Esecutivo (inf. Prot.n.184021.02.2025)	MAN	MAN
2	24/04/2025	Integrazioni pareri CUS	MAN	MAN

IMPRESA AGGIUDICATARIA

cobar

RTF PROGETTAZIONE

ABDR

Mandanti:

MJW STRUCTURES

Manens S.p.A.

COBAR S.p.A.

Sede Legale: Via Roma 101
Sede Amm.: Via Murat Pollio 3
10122 Torino (TO) Italy

Integrazione Prestazioni Specialistiche:

Arch. Michele Baccu - ABDR Architetti Associati S.r.l.
Progettazione Categoria Edilizia - Beni Tutele:
Arch. Filippo Raimondo - ABDR Architetti Associati S.r.l.
Progettazione Categoria Strutture:
Ing. Massimo Majewski - MJW STRUCTURES
Progettazione Impianti Elettrici e Speciali:
Ing. Massimo Cadoni - Manens S.p.A.
Progettazione Impianti Meccanici:
Ing. Vilam Stefanutti - Manens S.p.A.

Giovane Professionista:

Arch. Annalisa Autelli - ABDR
BIM Manager
Arch. Annalisa Autelli - ABDR
Coordinatore Tecnico del Progetto:
Ing. Nicola Bressi - ABDR

Timbri e Firme

COMMITTENTE

SCR PIEMONTE S.p.A.

ORGANISMO DI CONTROLLO

CONTECO S.p.A.

Responsabile del Procedimento:

Arch. Sergio Marito

Responsabile di Commessa:

Ing. Tiziana Costanzo