


LEGENDA SISTEMI TUBAZIONI	
Abbreviazione sistema	Descrizione
HWS	Rele distributive circuito acqua calda, mandata
HWR	Rele distributive circuito acqua calda, ritorno
CWS	Rele distributive circuito acqua refrigerata, mandata
CWR	Rele distributive circuito acqua refrigerata, ritorno
SWS	Rele distributive circuito promiscuo, mandata
SWR	Rele distributive circuito promiscuo, ritorno
⊙	Montante in salita
⊖	Montante in discesa
⊕	Stacco in salita
⊖	Stacco in discesa

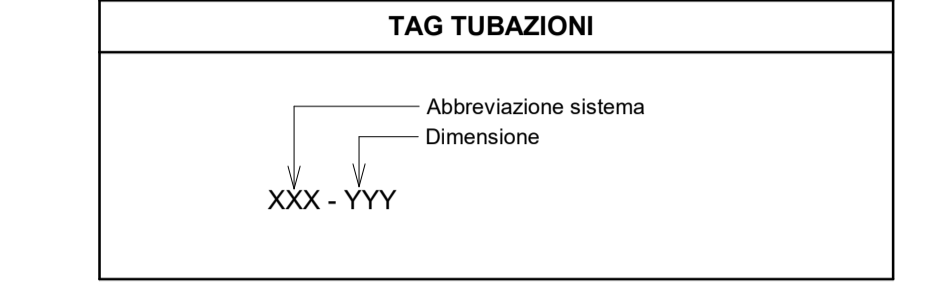

SCR Società di Committenza Regionale
MINISTERO DELLA CULTURA
MINISTERO DELL'INTERNO
CITTÀ DI TORINO

Piano Nazionale per gli investimenti Complementari al Piano Nazionale di Ripresa e Resilienza (PNRR), Programma D.1 "Piano degli investimenti strategici sul patrimonio culturale, edile e aree naturali"

DIREZIONE OPERE PUBBLICHE

COMMITTENTE: SCR Piemonte COMUNE: Città di TORINO

LIVELLO PROGETTUALE: **PROGETTO ESECUTIVO**

CUP: C14E21001220001 TITOLO INTERVENTO: "TORINO, IL SUO PARCO, IL SUO FIUME: MEMORIA E FUTURO" REALIZZAZIONE DELLA BIBLIOTECA CIVICA E RIQUALIFICAZIONE DEL TEATRO NUOVO

CODICE OPERA: 22044D02

ELABORATO N.: IM443 TITOLO ELABORATO: FLUIDI TERMOMETTORI - Pianta piano secondo

DATA EMISIONE: 20/11/2024 SCALA: 1:100 AREA PROGETTUALE: IMPIANTI MECCANICI

FORMATO DI STAMPA: A1+ CODICE GENERALE ELABORATO: TNT_22044D02_3_0_E_IM_00_AE_443_1 NOME FILE: TNT_22044D02_3_0_E_IM_00_AE_443_1

VERSIONE	DATA	DESCRIZIONE	REDATTO	CONTROLLATO
0	20/11/2024	Emissione Progetto Esecutivo	MAN	MAN
1	20/02/2025	Integrazioni Progetto Esecutivo (inf. Prot.n.184021.02.2025)	MAN	MAN

IMPRESA AGGIUDICATARIA
cobar

RTP PROGETTAZIONE
Capogruppo Mandatari: ABDR Architetti Associati S.r.l.
Mandatari: MJW STRUCTURES

Integrazione Prestazioni Specialistiche:
Arch. Michela Bocchi - ABDR Architetti Associati S.r.l.
Progettazione Categoria Edilizia - Beni Tuteleati: Arch. Filippo Raimondo - ABDR Architetti Associati S.r.l.
Progettazione Categoria Strutture: Ing. Massimo Majowicki - MJW STRUCTURES

Progettazione Impianti Elettrici e Speciali:
Ing. Massimo Cadorni - Manens S.p.A.
Progettazione Impianti Meccanici: Ing. William Stefanutti - Manens S.p.A.

Geologo: Dott. Geol. Roberto Salucci
Consulenti Acustica sala: Ing. Mario Carlini, Dott. Enrico Morini
Consulenti Comfort acustico ambientale: Ing. Roberto De Lieto Voltero, Ing. Alessandro Leonardi
Consulenti Progettazione Antincendio: Ing. Roberto De Lieto Voltero, Arch. Laura Calogero
Consulente Ambiente/DNSH: Arch. Nicola Bisarri - ABDR

Giovane Professionista: Arch. Valeria Bianchi - ABDR
RM Manager: Arch. Annalisa Antonelli - ABDR
Coordinatore Tecnico del Progetto: Arch. Nicola Bisarri - ABDR

Timbri e Firme

COMMITTENTE: SCR PIEMONTE S.p.A.
ORGANISMO DI CONTROLLO: CONTECO S.p.A.

Responsabile del Procedimento: Arch. Sergio Mantò
Responsabile di Commessa: Ing. Tiziana Costanzo