


1
1:100
Pianta piano interrato -2

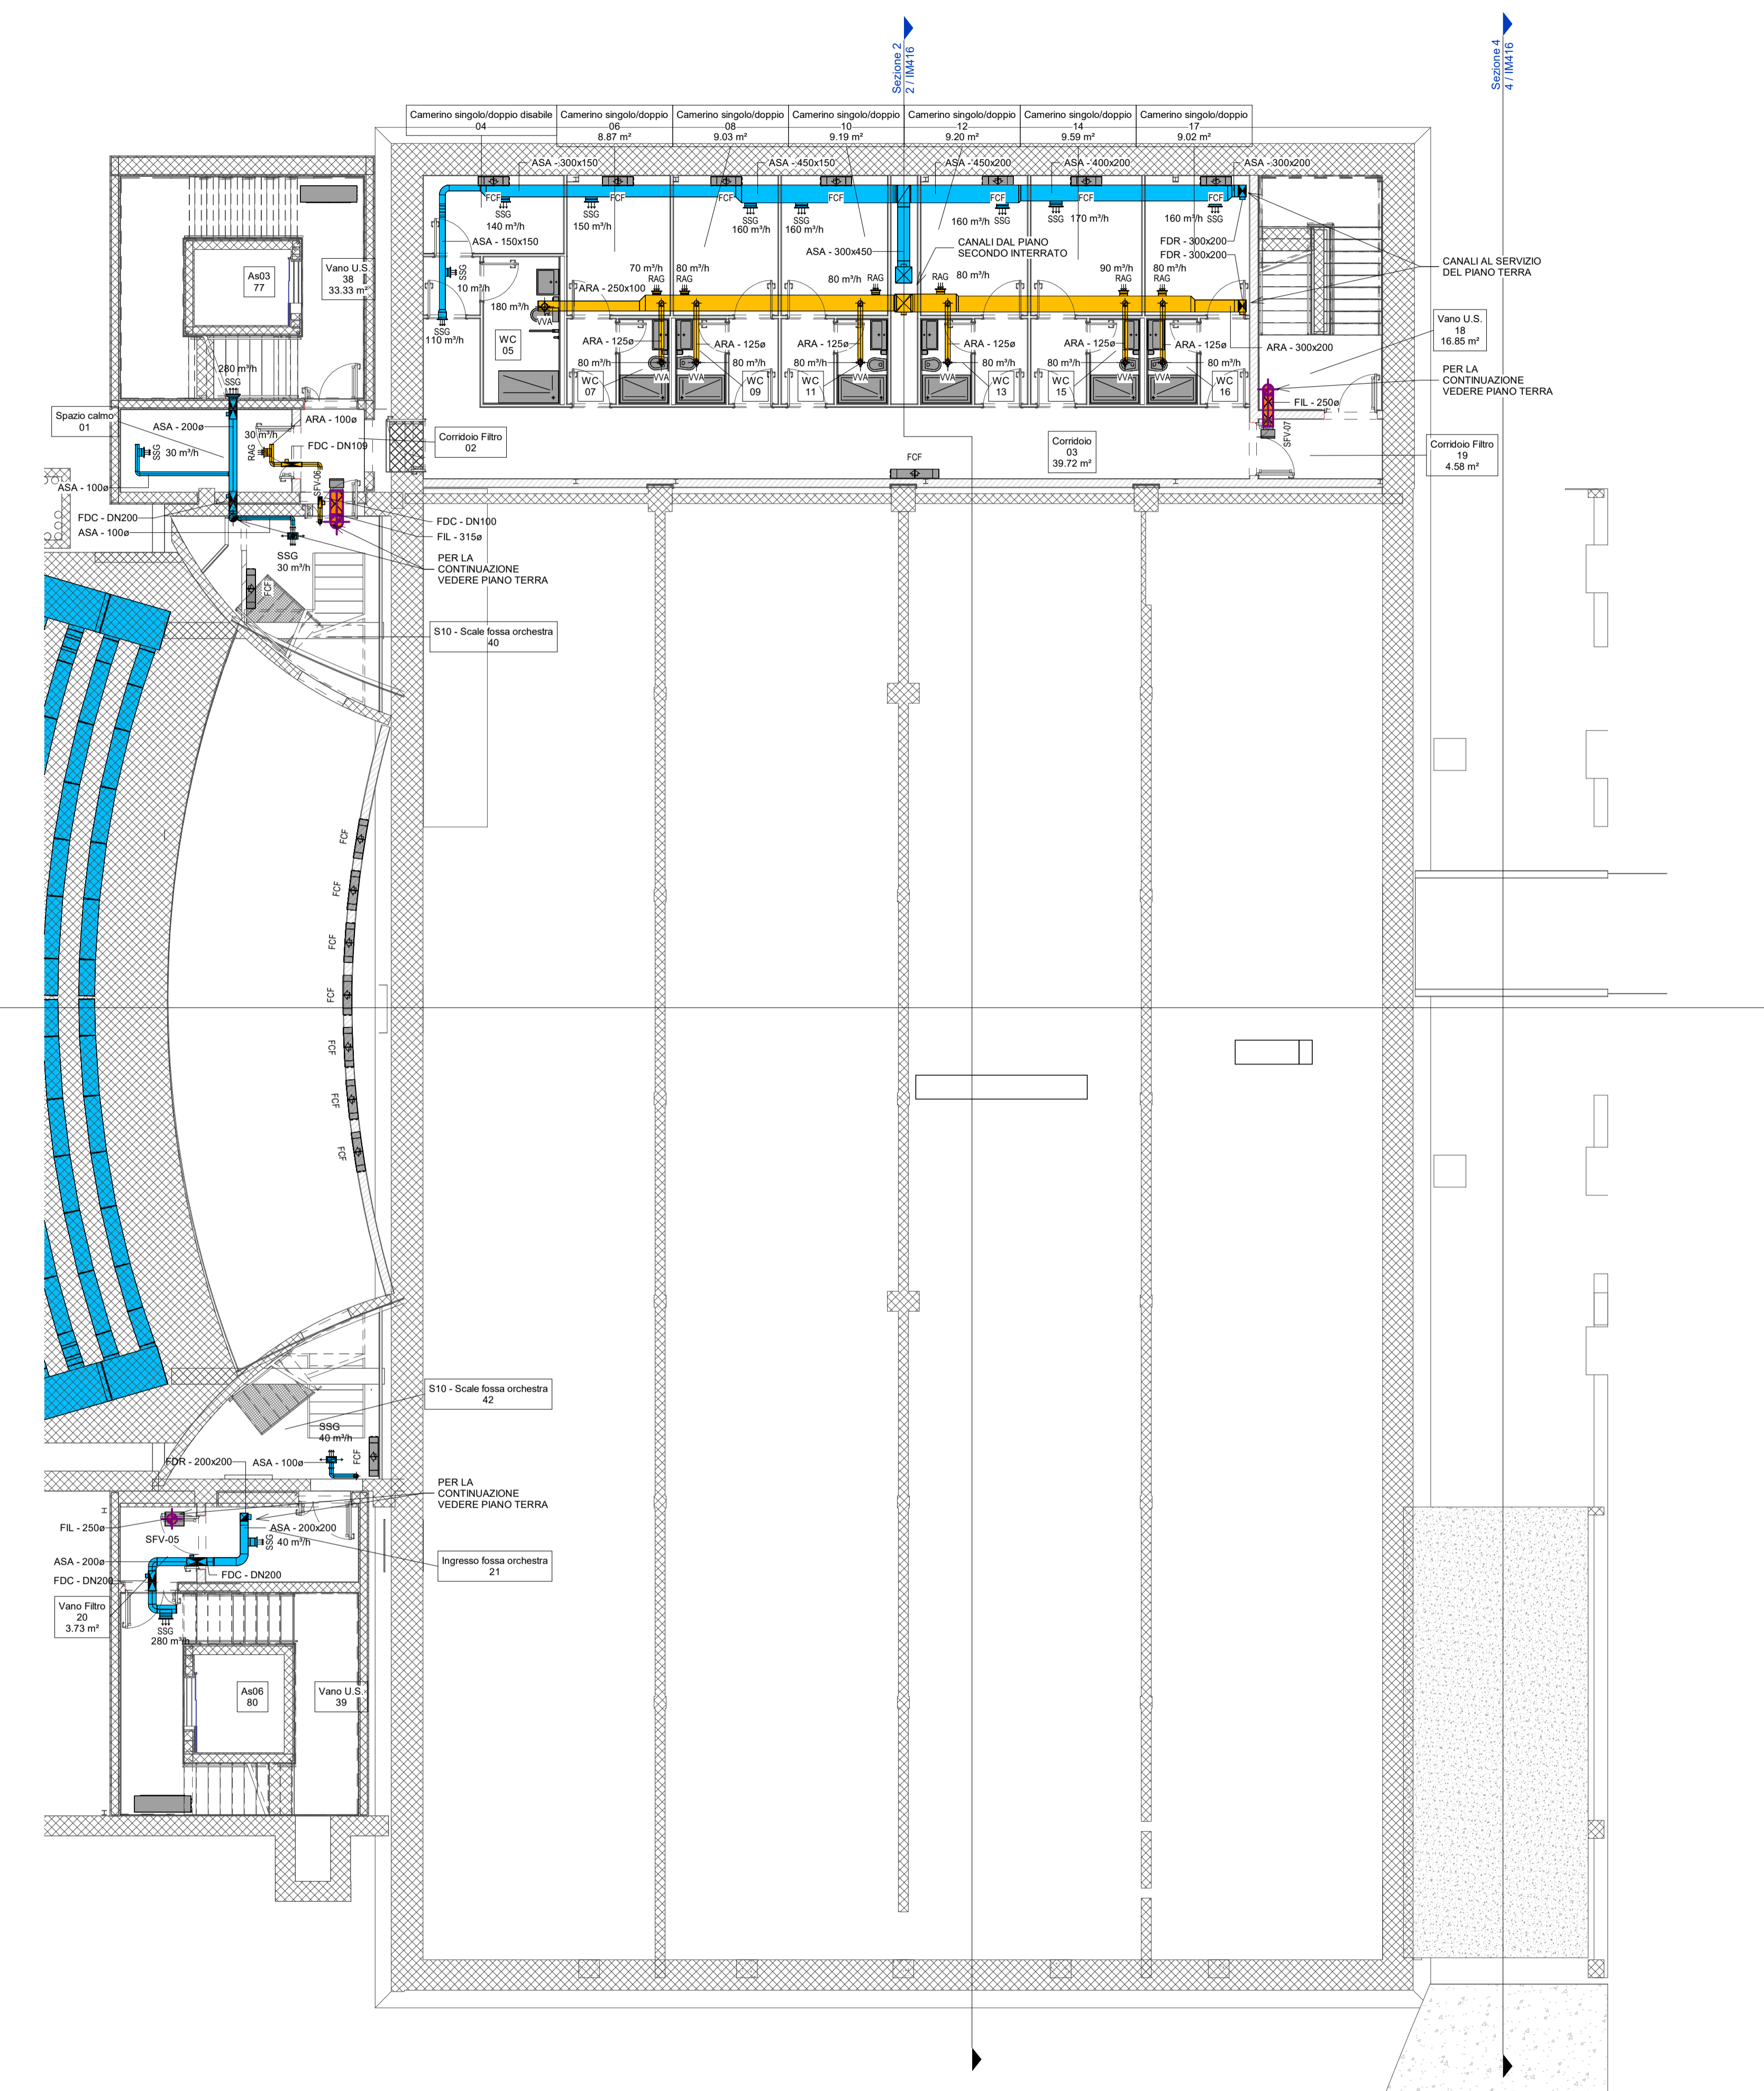

2
1:100
Pianta piano interrato -1

LEGENDA SISTEMI CANALI	
Abbreviazione sistema	Descrizione
ASA	UTA Aria di mandata
ARA	UTA Aria di ripresa
ACA	UTA Aria esterna
AEA	UTA Aria di espulsione
TEA	Aria espulsione servizi igienici
SMA	Aria esterna fumi
SEA	Estrazione fumi

LEGENDA CAMPITURE	
Campitura	Descrizione
	Canale in materiale SEFFC - Multicomparto
	Canale con isolante EI
	Canale microfiltrato

TAG CANALI	
	Abbreviazione sistema
	Dimensione (mm)
XXX - YYY	

TAG TERMINALI ARIA - PROGETTO ESECUTIVO	
	00.0 m³/h ← Portata d'aria

DIREZIONE OPERE PUBBLICHE

COMMITTENTE SCR Piemonte	COMUNE Città di TORINO			
PROGETTO ESECUTIVO				
CUP C14E21001220001	TITOLO INTERVENTO "TORINO, IL SUO PARCO, IL SUO FIUME: MEMORIA E FUTURO" REALIZZAZIONE DELLA BIBLIOTECA CIVICA E RIQUALIFICAZIONE DEL TEATRO NUOVO			
CODICE OPERA 22044D02				
ELABORATO N. IV420	TITOLO ELABORATO VENTILAZIONE - Pianta piani-1 e -2			
DATA EMISSIONE 20/11/2024	SCALA 1:100			
FORMATO DI STAMPA A1+	AREA PROGETTUALE IMPIANTI MECCANICI			
VERSIONE	DATA	DESCRIZIONE	REDATTO	CONTROLLATO
0	20/11/2024	Emissione Progetto Esecutivo	MAN	MAN
1	26/02/2025	Integrations Progetto Esecutivo (rif. Prot.n. 1840/21.02.2025)	MAN	MAN

IMPRESA AGGIUDICATARIA

cobar COBAR S.p.A.
Sede Legale: Via S. Maria 101, 10122 Torino (TO) - Italia
Sede Amm.: Via Marelli 3, 10122 Torino (TO) - Italia

RTP PROGETTAZIONE

Capogruppo Mandataria: ABDR Architeti Associati S.r.l.
Integrazione Prestazioni Specialistiche:
Arch. Michele Benca - ABDR Architeti Associati S.r.l.
Progettazione Categoria Edilizia - Beni Tutelati:
Arch. Filippo Ramondo - ABDR Architeti Associati S.r.l.
Mandanti:
M.J.W. STRUCTURES
Progettazione Categoria Strutturale:
Ing. Massimo Majonecchi - M.J.W. STRUCTURES

Mandanti: M.J.W. STRUCTURES
Progettazione Impianti Elettrici e Speciali:
Ing. Massimo Cadurin - Manens S.p.A.
Progettazione Impianti Meccanici:
Ing. William Stefanutti - Manens S.p.A.

manens Manens S.p.A.
Progettazione Impianti Meccanici:
Ing. Massimo Cadurin - Manens S.p.A.
Progettazione Impianti Meccanici:
Ing. William Stefanutti - Manens S.p.A.

Timbri e Firme

Dot. Geol. Roberto Salucci
Biobyle s.r.l. Ing. Maria Caroli
Dini Enrico Movelli
Ing. Roberto De Lillo Volario
Ing. Alessandro Lorenzini
Ing. Roberto De Lillo Volario
Arch. Laura Calaganni
Consulente Ambientale/DNSH

Consulenti Acustica sala
Consulenti Comfort acustico ambientale
Consulenti Progettazione Antiriduzione
Consulente Progettazione Antiriduzione
Consulente Ambientale/DNSH

Documento firmato digitalmente

COMMITTENTE SCR PIEMONTE S.p.A.	Responsabile del Procedimento: Arch. Sergio Marito
ORGANISMO DI CONTROLLO CONTECO S.p.A.	Responsabile di Comessa: Ing. Tiziana Costanzo