


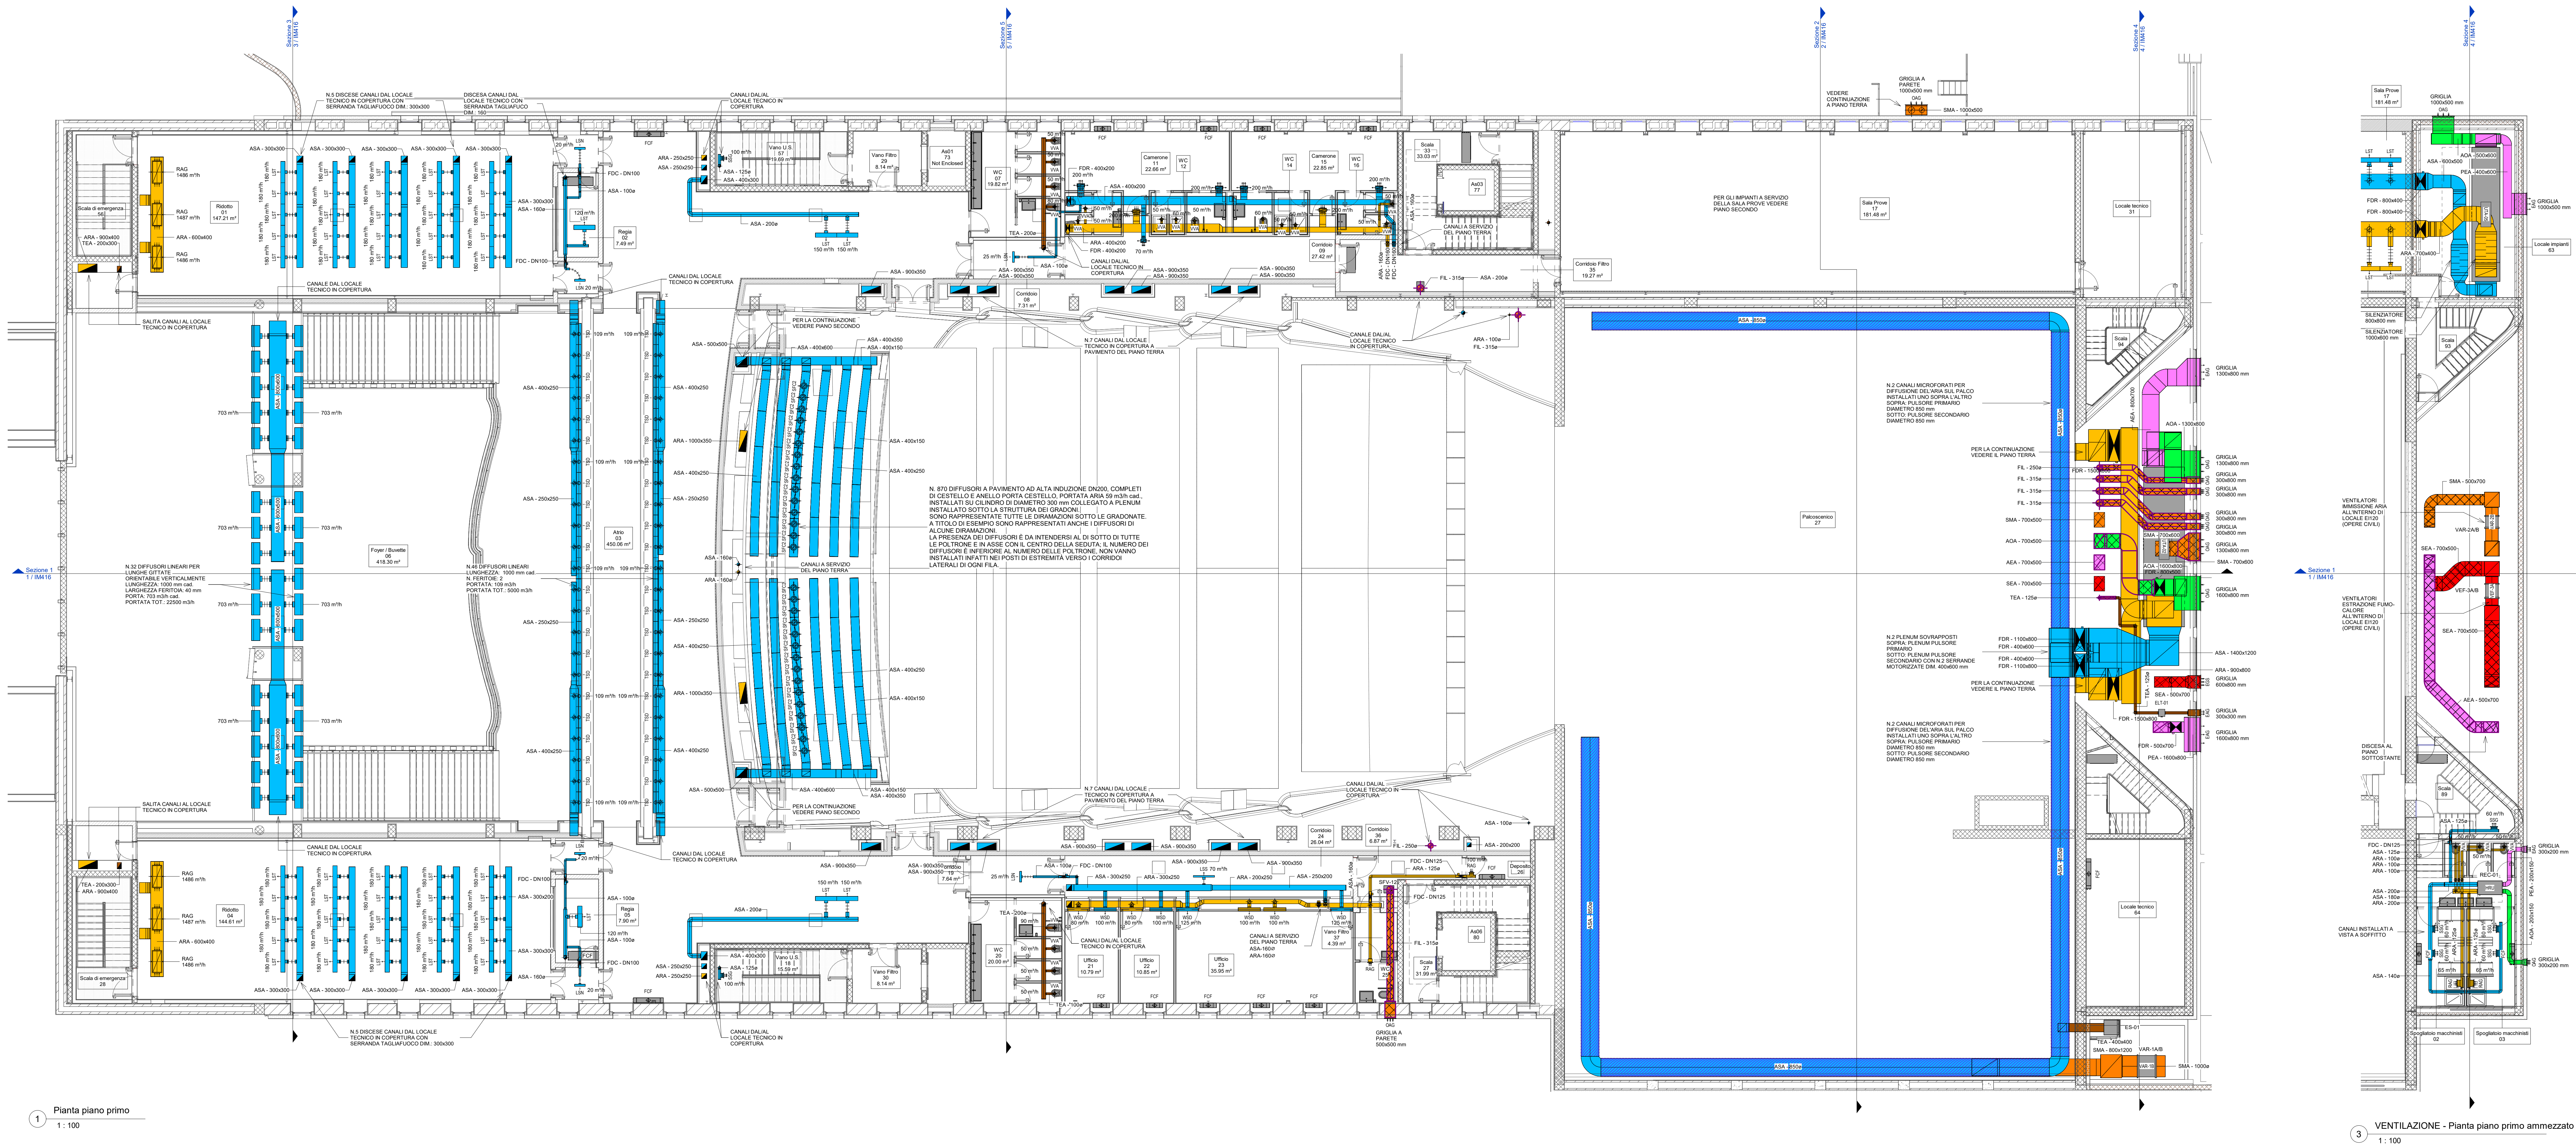

LEGENDA SISTEMI CANALI	
Abbreviazione sistema	Descrizione
ASA	UTA Aria di mandata
ARA	UTA Aria di ripresa
AEA	UTA Aria esterna
AEA	UTA Aria di espulsione
TEA	Aria espulsione servizi igienici
SMA	Aria esterna fumi
SEA	Estrazione fumi

LEGENDA CAPTURE	
Captura	Descrizione
CF	Canale in materiale DEFFC - Multicomparto
CF	Canale con isolante EI
CF	Canale microforato

TAG CANALI	
XXX - YYY	Abbreviazione sistema Dimensione (mm)

TAG TERMINALI ARIA - PROGETTO ESECUTIVO	
00.0 m³/h	Portata d'aria

SCR

Ministero della Cultura

Ministero dell'Interno

Città di Torino

Piano Nazionale per gli investimenti Complementari al Piano Nazionale di Ripresa e Resilienza (PNRR) - Programma D1 - "Piano degli investimenti strategici sul patrimonio culturale, edile e arte contemporanea"

DIREZIONE OPERE PUBBLICHE

COMITENTE

SCR Piemonte

COMUNE

Città di TORINO

LIVELLO PROGETTUALE

PROGETTO ESECUTIVO

CUP

C14E21001220001

TITOLO INTERVENTO

"TORINO, IL SUO PARCO, IL SUO FIUME: MEMORIA E FUTURO" REALIZZAZIONE DELLA BIBLIOTECA CIVICA E RIQUALIFICAZIONE DEL TEATRO NUOVO

CODICE OPERA

22044D02

ELABORATO N.

IV422

TITOLO ELABORATO

VENTILAZIONE - Pianta piano primo

DATA EMISSIONE

22/05/2025

SCALA

1:100

AREA PROGETTUALE

IMPIANTI MECCANICI

FORMATO DI STAMPA

A1+

CODICE GENERALE ELABORATO

22044D02_3_0_E_IV_00_AE_422_0

NOME FILE

22044D02_3_0_E_IV_00_AE_422_0

VERSIONE

DATA

DESCRIZIONE

REDATTO

CONTROLLATO

0

22/05/2025

Emissione Progetto Esecutivo a seguito dei pareri espressi dagli Enti preposti in C&S

MAN

MAN

IMPRESA AGGIUDICATARIA

cobar

RTP PROGETTAZIONE

Capogruppo Mandatario:

ABDR

ABDR Architetti Associati S.r.l.

Mandanti:

MJW

MJW STRUCTURES

manens

Manens S.p.A.

Dott. Geol. Roberto Salucci

Bobyte s.r.l.

Ing. Maria Carla

DO&ENR&E Associati

Ing. Roberto De Lillo Volpato

Ing. Alessandro Leonardi

Arch. Laura Calagoini

COBAR S.p.A.

Sede Legale: Via Salva 101,
Sede Amm. - Via Maria Polacca 3
10122 Alghero (Ba Italy)

Giovane Professionista:
Arch. Valentina Bianchi - ADR

RIM Manager:
Arch. Annalisa Autelli - ADR

Coordinatore Tecnico del Progetto:
Arch. Nicola Bissani - ADR

Timbri e Firme

Geologo

Consulenti Acustica Sala

Consulenti Comfort acustico ambientale

Consulenti Progettazione Anticadmo

Consulente Ambiente/ONSH

DOCUMENTO

Documenti firmati/digitati/aut.

COMITENTE

SCR PIEMONTE S.p.A.

ORGANISMO DI CONTROLLO

CONTECO S.p.A.

Responsabile del Procedimento:

Arch. Bruno Smanla

Responsabile di Commessa:

Ing. Tatiana Costanzo