


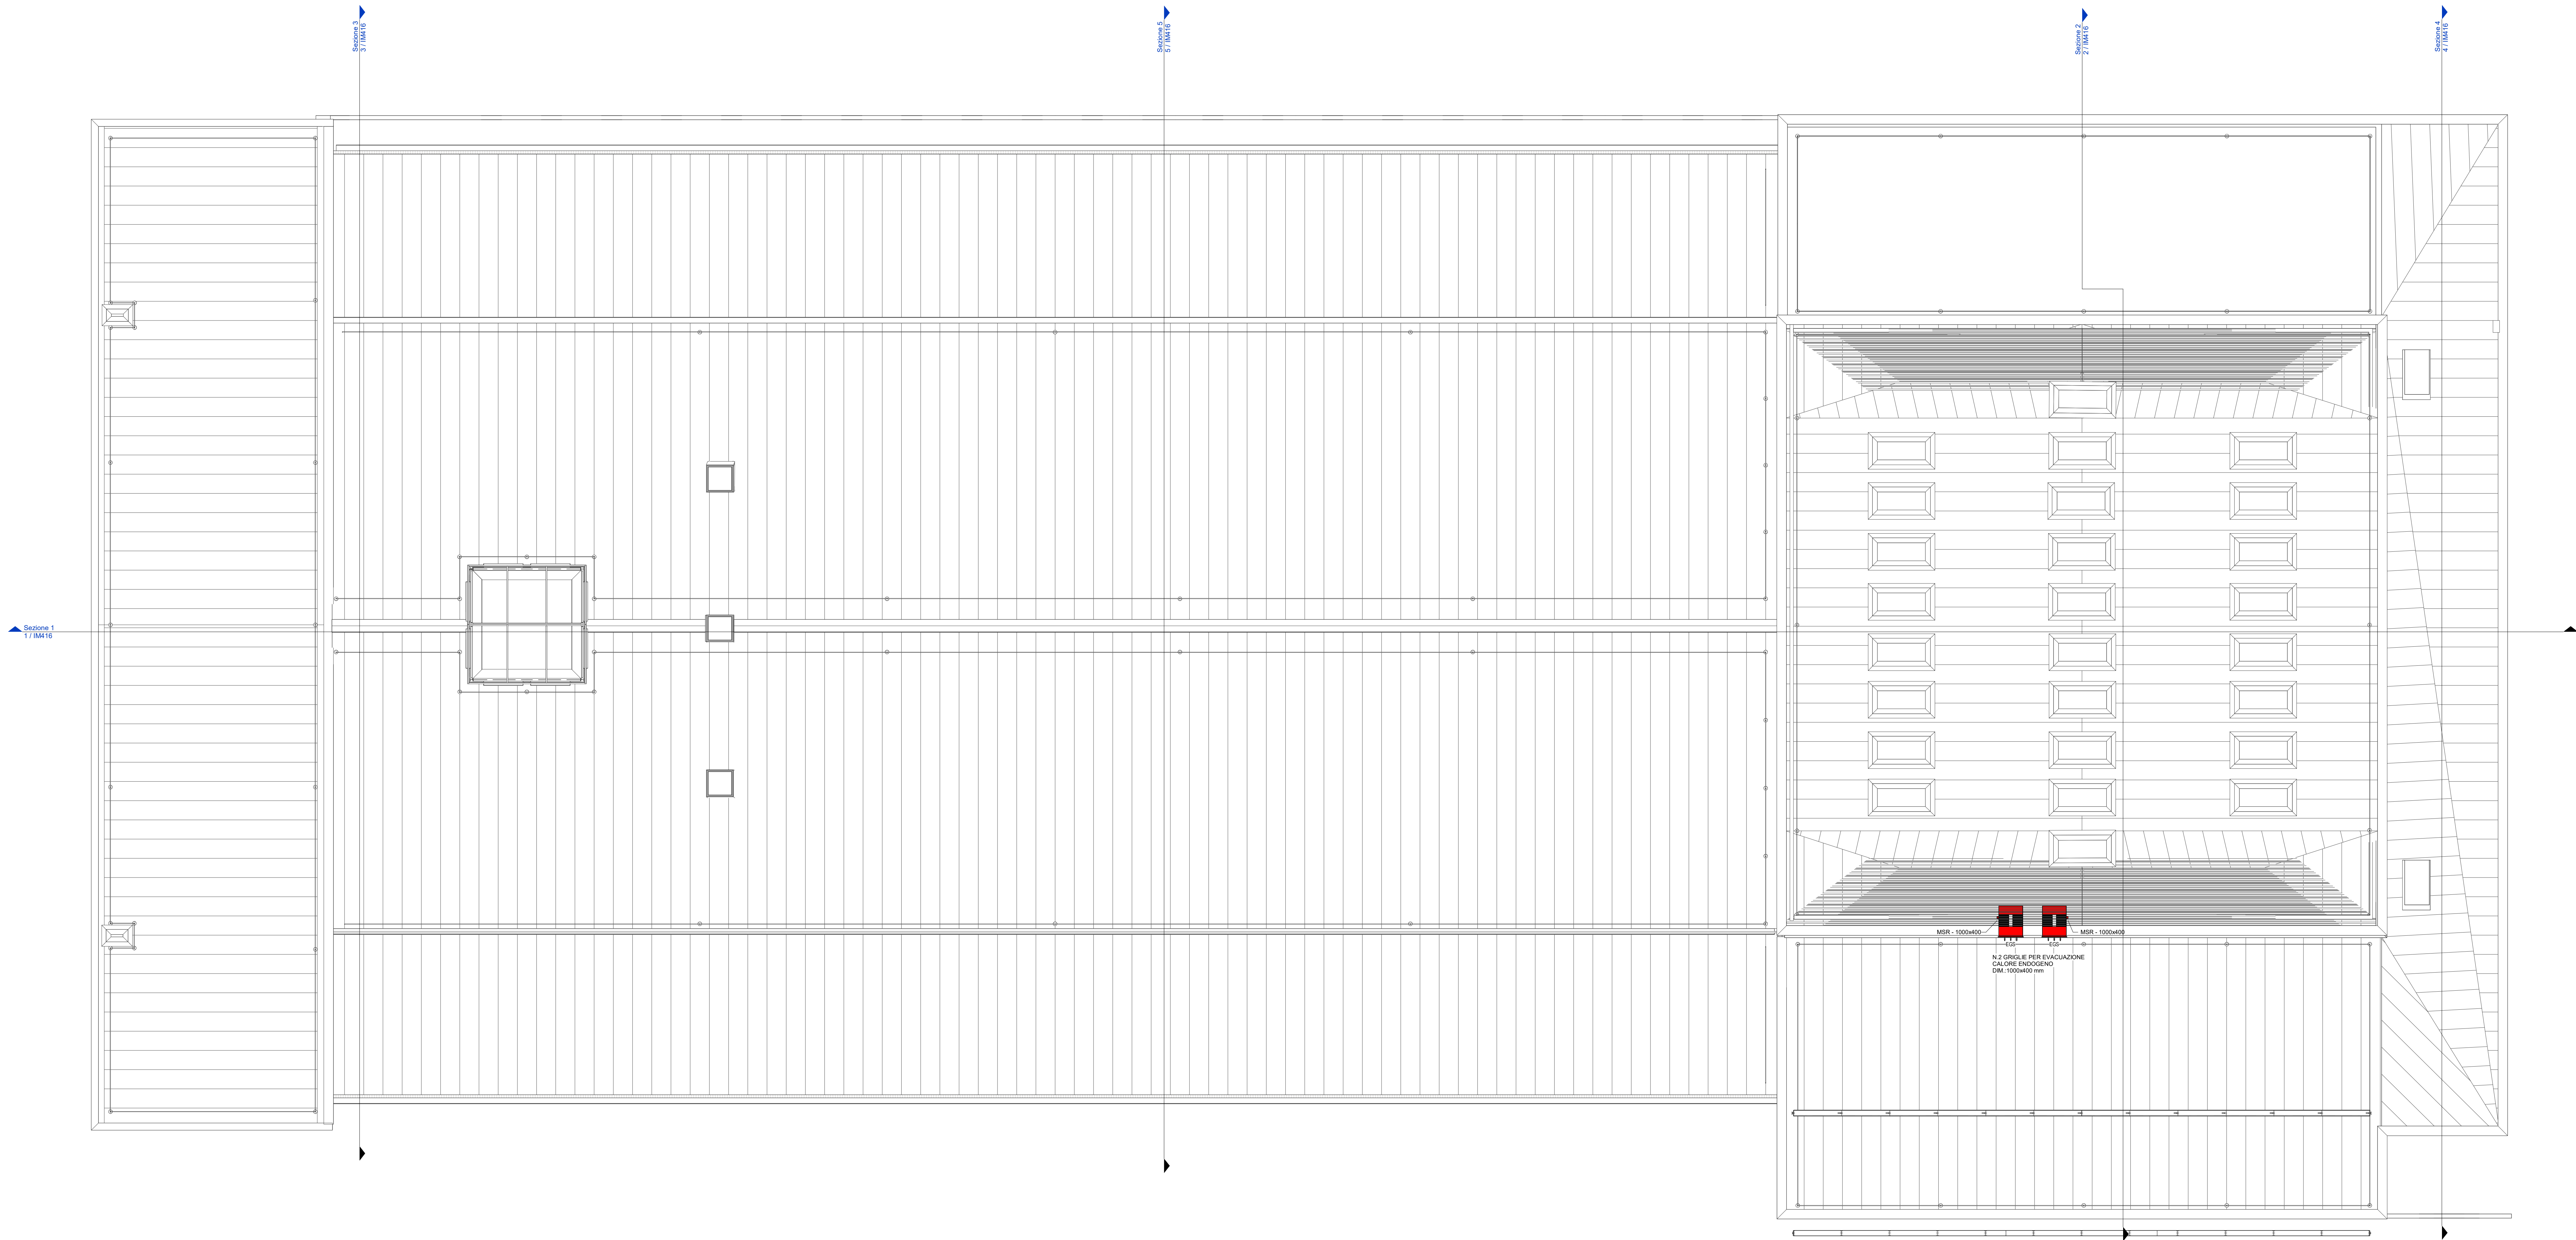

LEGENDA SISTEMI CANALI

Abbreviazione sistema	Descrizione
ASA	UTA Aria di mandata
ARA	UTA Aria di ripresa
AOA	UTA Aria esterna
AEA	UTA Aria di espulsione
TEA	Aria espulsione servizi igienici
SMA	Aria esterna fumi
SCA	Estrazione fumi

LEGENDA CAMPITURE

Campitura	Descrizione
	Canale in materiale BEFFC - Multicomparto
	Canale con isolante EI
	Canale microforato

TAG CANALI

Abbreviazione sistema

Dimensione (mm)

XXX - YYY

TAG TERMINALI ARIA - PROGETTO ESECUTIVO

00.0 m³/h ← Portata d'aria

SCR

Scelta di Intervento Integrato

Ministero della Cultura

Ministero dell'Interno

Città di Torino

Piano Nazionale per gli investimenti Complementari al Piano Nazionale di Ripresa e Resilienza (PNRR) - Programma di I - "Piano degli investimenti strategici sul patrimonio culturale, edifici e aree rurali"

DIREZIONE OPERE PUBBLICHE

COMMITTENTE

SCR Piemonte

COMUNE

Città di TORINO

LIVELLO PROGETTUALE

PROGETTO ESECUTIVO

CUP

C14E21001220001

TITOLO INTERVENTO

"TORINO, IL SUO PARCO, IL SUO FIUME: MEMORIA E FUTURO" REALIZZAZIONE DELLA BIBLIOTECA CIVICA E RIQUALIFICAZIONE DEL TEATRO NUOVO

CODICE OPERA

22044D02

ELABORATO N.

IV424

TITOLO ELABORATO

VENTILAZIONE - Pianta piano copertura

DATA EMISSIONE

22/05/2025

SCALA

1:100

AREA PROGETTUALE

IMPIANTI MECCANICI

FORMATO DI STAMPA

A1+

CODICE GENERALE ELABORATO

22044D02_3_0_E_IV_00_AE_424_0

NOME FILE

22044D02_3_0_E_IV_00_AE_424_0

VERSIONE	DATA	DESCRIZIONE	REDATTO	CONTROLLATO
0	22/05/2025	Emissione Progetto Esecutivo a seguito dei pareri espressi dagli Enti preposti in CdS	MAN	MAN

IMPRESA AGGIUDICATARIA

cobar

RTP PROGETTAZIONE

Capogruppo Mandataria:

ABDR Architetti Associati S.r.l.

Mandanti:

MJW STRUCTURES

Manens S.p.A.

Integrazione Prestazioni Specialistiche:

Arch. Michele Beccu - ABDR Architetti Associati S.r.l.

Progettazione Categoria Edilizia - Beni Tuteati:

Arch. Filippo Raimondo - ABDR Architetti Associati S.r.l.

Progettazione Categoria Strutture

Ing. Massimo Majewski - MJW STRUCTURES

Progettazione Impianti Elettrici e Speciali

Ing. Massimo Cadoni - Manens S.p.A.

Progettazione Impianti Meccanici

Ing. William Stefanutti - Manens S.p.A.

Giovane Professionista:

Arch. Valentina Bianchi - ABDR

BIM Manager

Arch. Annabella Astorini - ABDR

Coordinatore Tecnico del Progetto

Arch. Nicola Bissani - ABDR

Timbri e Firme

COMMITTENTE

SCR PIEMONTE S.p.A.

Responsabile del Procedimento:

Arch. Bruno Smanla

ORGANISMO DI CONTROLLO

CONTECO S.p.A.

Responsabile di Commessa:

Ing. Tiziana Costanzo