


**PIANTE SCAVI E OPERE PROVVISORIALI - FASE DA 1 A 9**

Scala 1:200

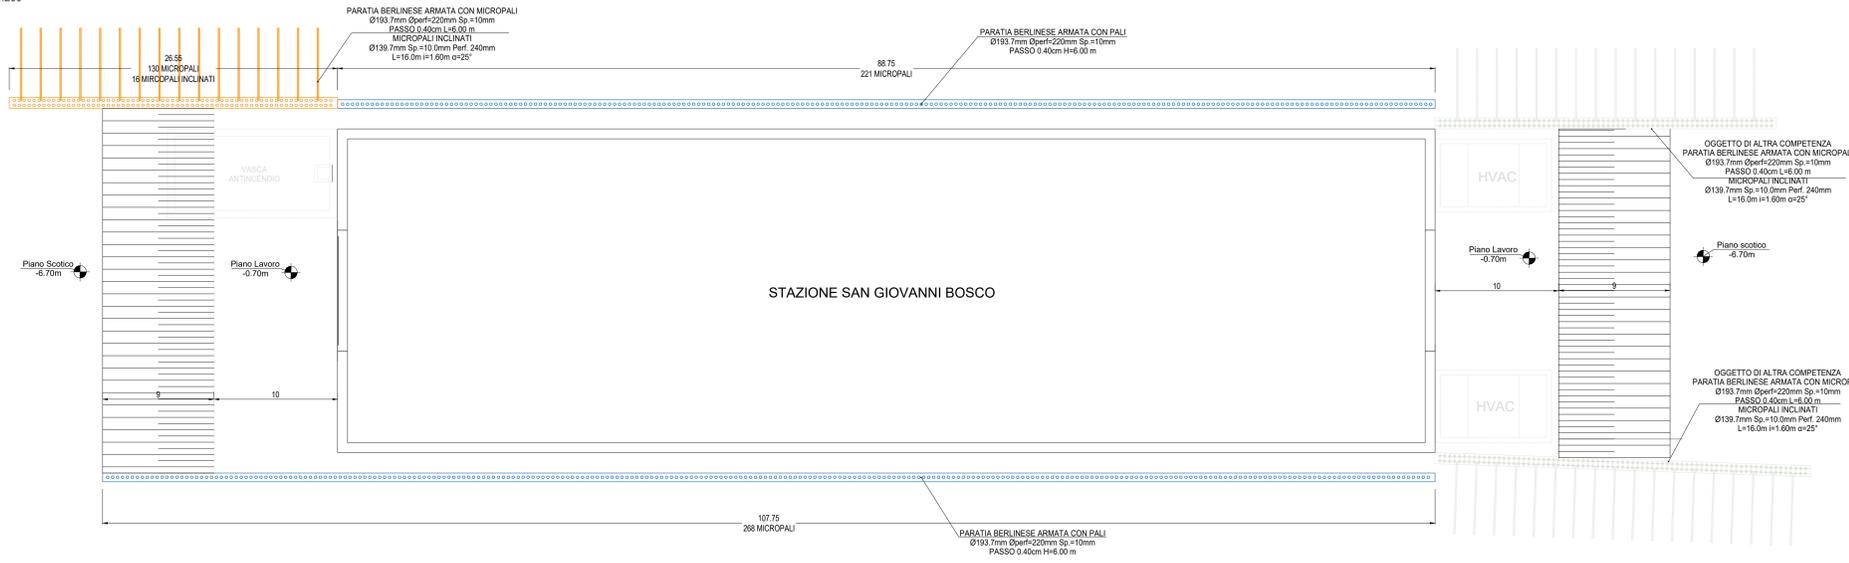


**FASI 1 ÷ 9**

- a. Per le fasi reattive da 1 a 6 fare riferimento all'elaborato MTLZT1A1DSTRSSGT001.1
- b. Per le fasi reattive da 7 a 9 fare riferimento all'elaborato MTLZT1A1DSTRSSGT001.2

**PIANTE SCAVI E OPERE PROVVISORIALI - FASE 10**

Scala 1:200

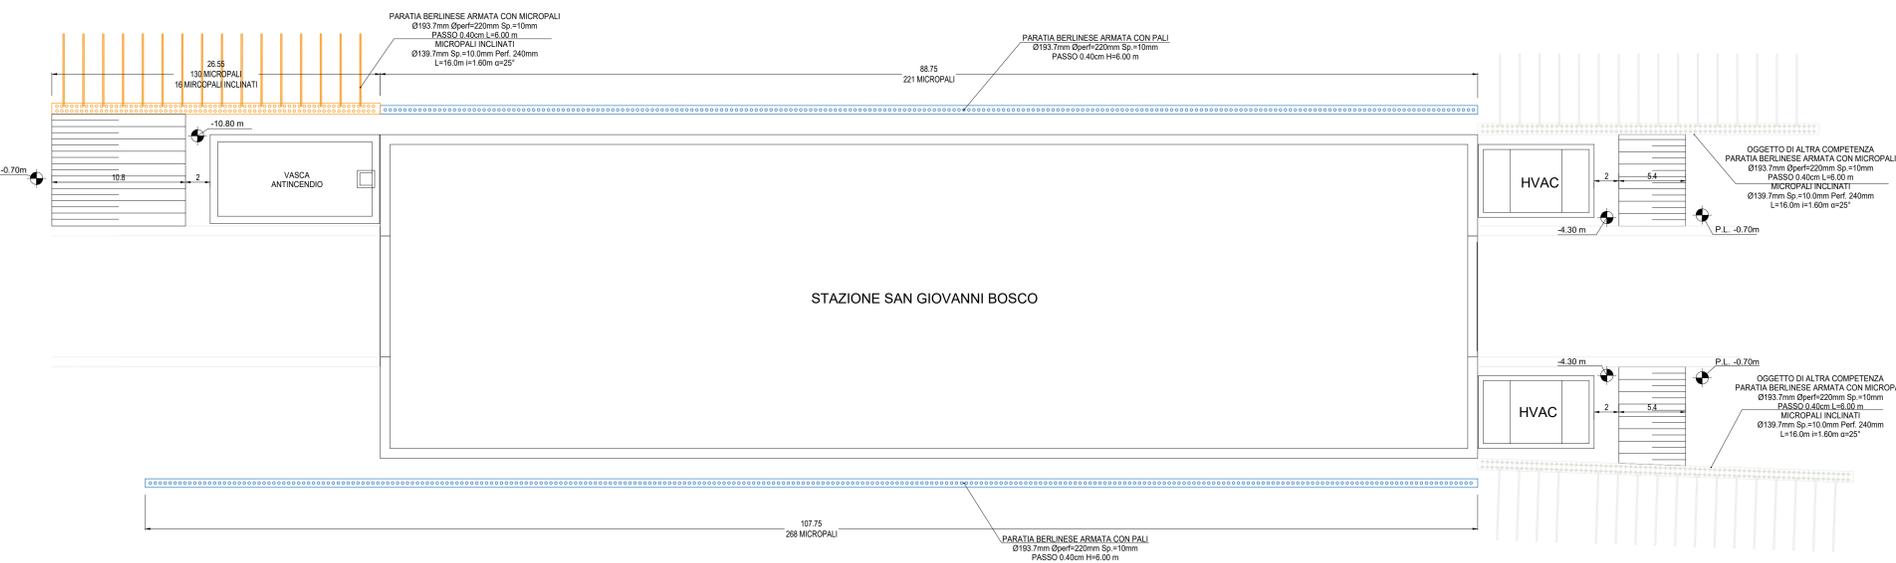

**FASE 10 - REALIZZAZIONE HVAC E VASCA ANTINCENDIO**

- a. Realizzazione dello scavo laterale fino a quota -10.80 (fondo vasca antincendio e HVAC);
- b. Realizzazione del magrone di pulizia (sp=15cm minimo);
- c. Impermeabilizzazione, cassetta, armatura e getto della soletta inferiore con predisposizione dei ferri di ripresa per i setti;
- d. Impermeabilizzazione, cassetta, armatura e getto delle pareti esterne della vasca fino a intradso soletta superiore con predisposizione dei ferri di ripresa;
- e. Casseratura, armatura e getto della soletta superiore;
- f. Impermeabilizzazione della soletta superiore

**FASE FINALE**


- h. Esecuzione delle opere di finitura e installazione degli impianti.
- k. Demolizione dei cordoli testa micropali, esecuzione del rinterro e ripristino della viabilità laddove è previsto.
- l. Rimozione delle recinzioni di cantiere e ripristino della sistemazione superficiale.

**RIFERIMENTO ELABORATI:**

- Per le fasi realizzative 1-2-3-4-5-6, vedere elaborato: MTLZT1A0DSTRSSGT001.1
- Per le fasi realizzative 7-8-9, vedere elaborato: MTLZT1A0DSTRSSGT001.2
- Per i particolari delle fasi realizzative, vedere elaborato: MTLZT1A0DSTRSSGT001.3


**Dettaglio berlinese con micropali inclinati**

Scala 1:50

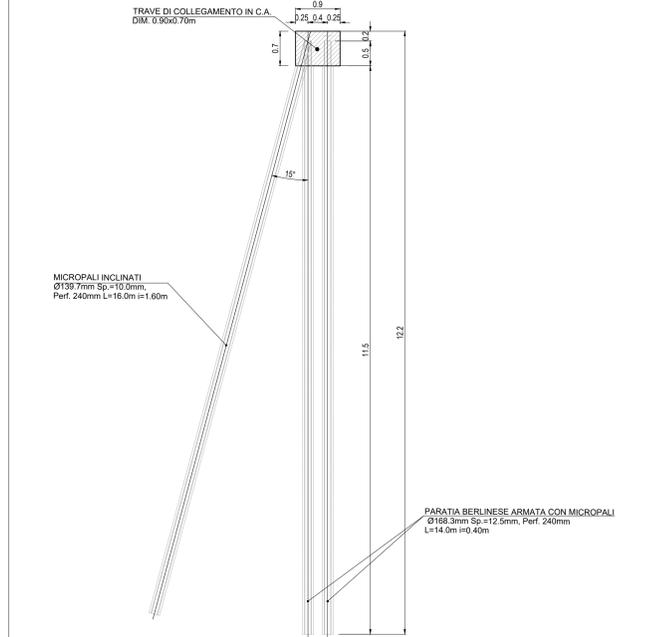

**Dettaglio berlinese con micropali**

Scala 1:50

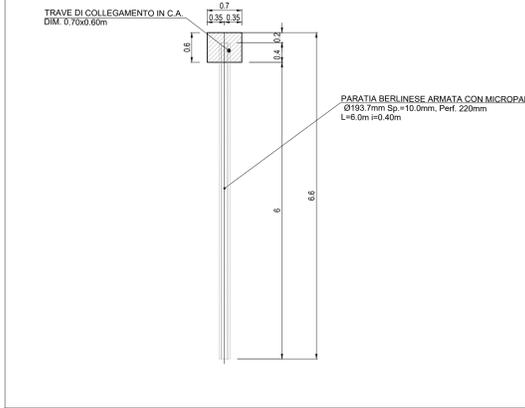

**MINISTERO DELLE INFRASTRUTTURE E DELLA MOBILITÀ SOSTENIBILI**  
STRUTTURA TECNICA DI MISSIONE



**METROPOLITANA AUTOMATICA DI TORINO**  
LINEA 2 - TRATTA POLITECNICO - REBAUDENGO  
PROGETTAZIONE DEFINITIVA  
Lotto Costruttivo 1: Rebaudengo - Bologna

<b>PROGETTO DEFINITIVO</b>		<b>INFRA.TO</b> INFRASTRUTTURE PER LA MOBILITÀ		INFRASTRAPORTI.TO S.r.l.	
DIRETTORE PROGETTAZIONE Responsabile integrale discipline specialistiche	IL PROGETTISTA				
Ing. R. Crova Cofe-Edil (Gruppo della Provincia di Torino n. 6038)	Ing. F. RIZZO Cofe-Edil (Gruppo della Provincia di Torino n. 9337K)				
<b>PROGETTO STRUTTURALE - STAZIONI SUPERFICIALI</b>					
STAZIONE SAN GIOVANNI BOSCO		PLANIMETRIA OPERE PROVVISORIALI			
ELABORATO		REV.	SCALA	DATA	
BIM MANAGER Geom. L. D'Accardi		0	0	1:200	14/11/2022
AGGIORNAMENTI					
REV.	DESCRIZIONE	DATA	REDAZIONE/CONTROLLO	APPROVAZIONE	VISTO
0	EMISSIONE	16/11/22	LFB	GBE	RCZ
-	-	-	-	-	-
-	-	-	-	-	-
-	-	-	-	-	-

LOTTO 1	CARTELLA	9.1.3	25	MTLZT1A1D	STRSSGT018	STAZIONE APPALTANTE
						DIRETTORE DI DIVISIONE INFRASTRUTTURE E MOBILITÀ Ing. R. Bertasio
						RESPONSABILE UNICO DEL PROCEPPAMENTO Ing. A. Strozzi