

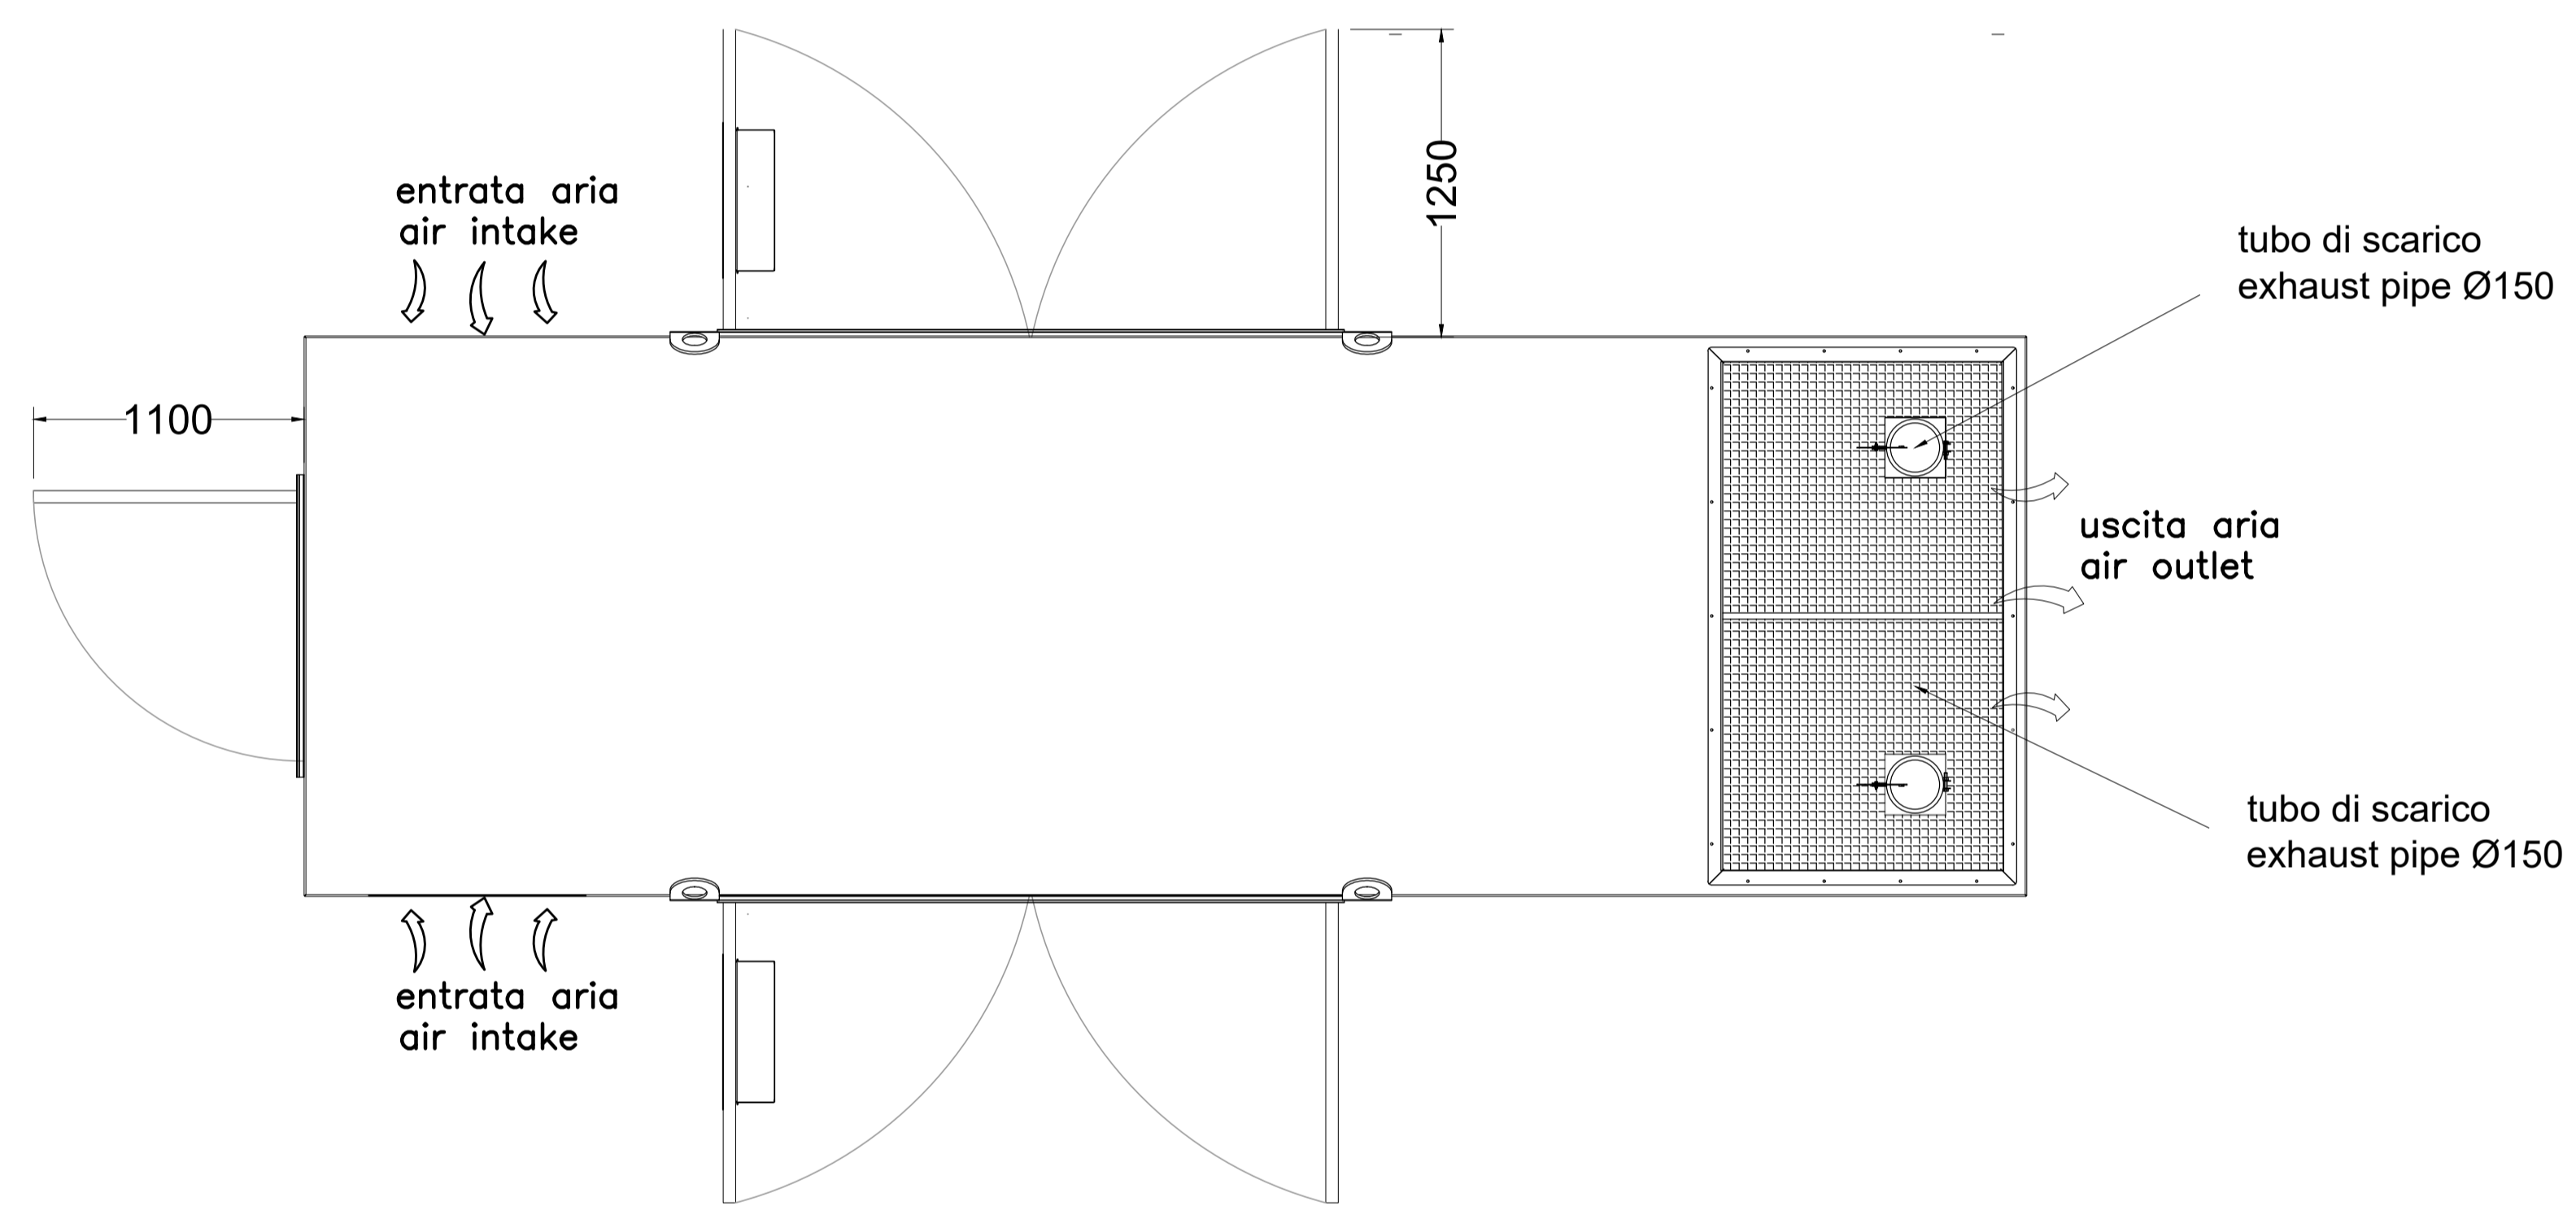
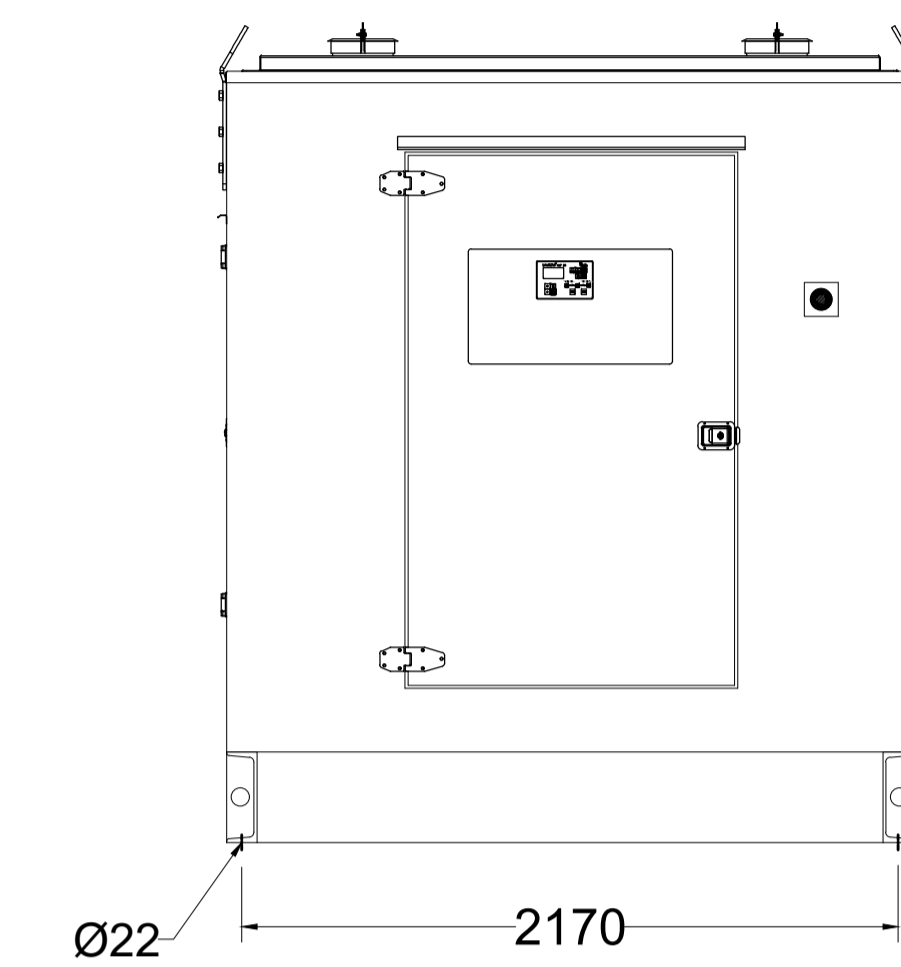
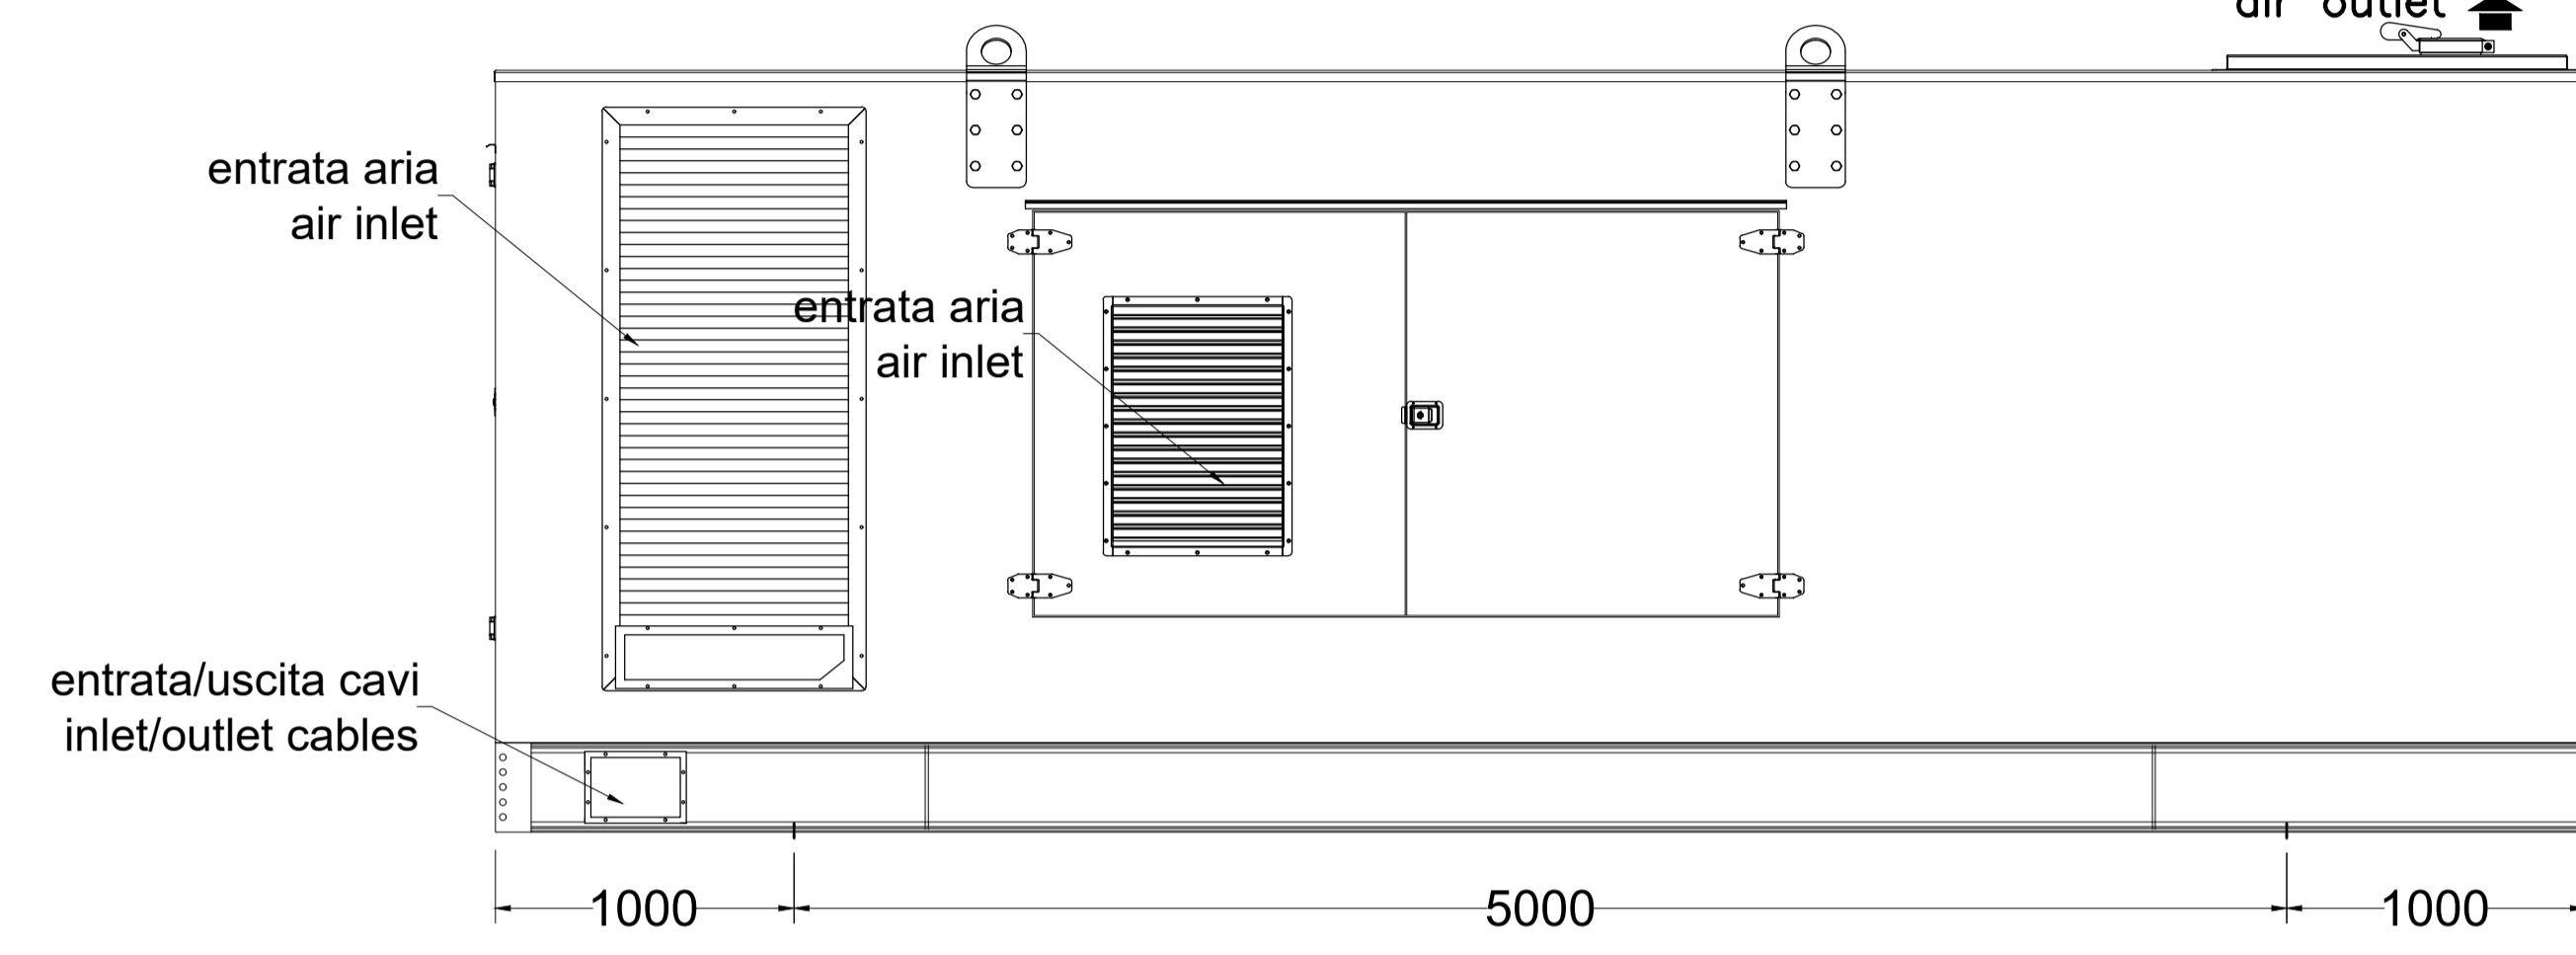
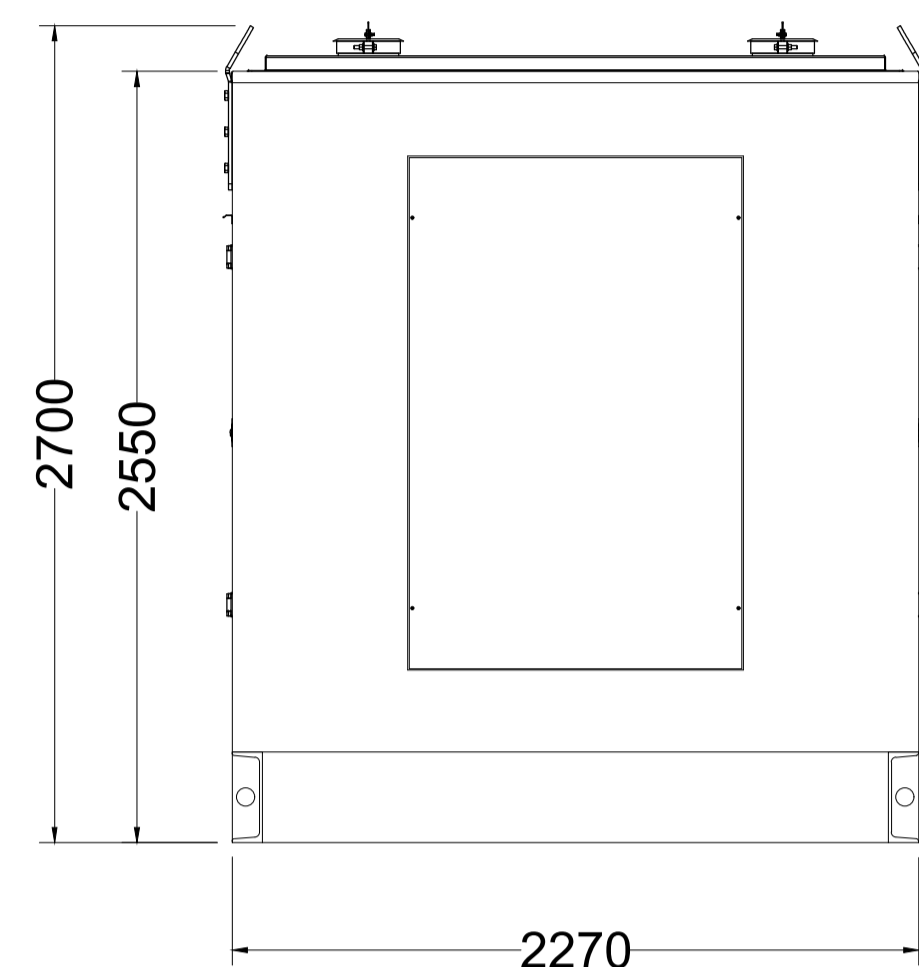



SCHEMA DI PRINCIPIO GRUPPO ELETTROGENO

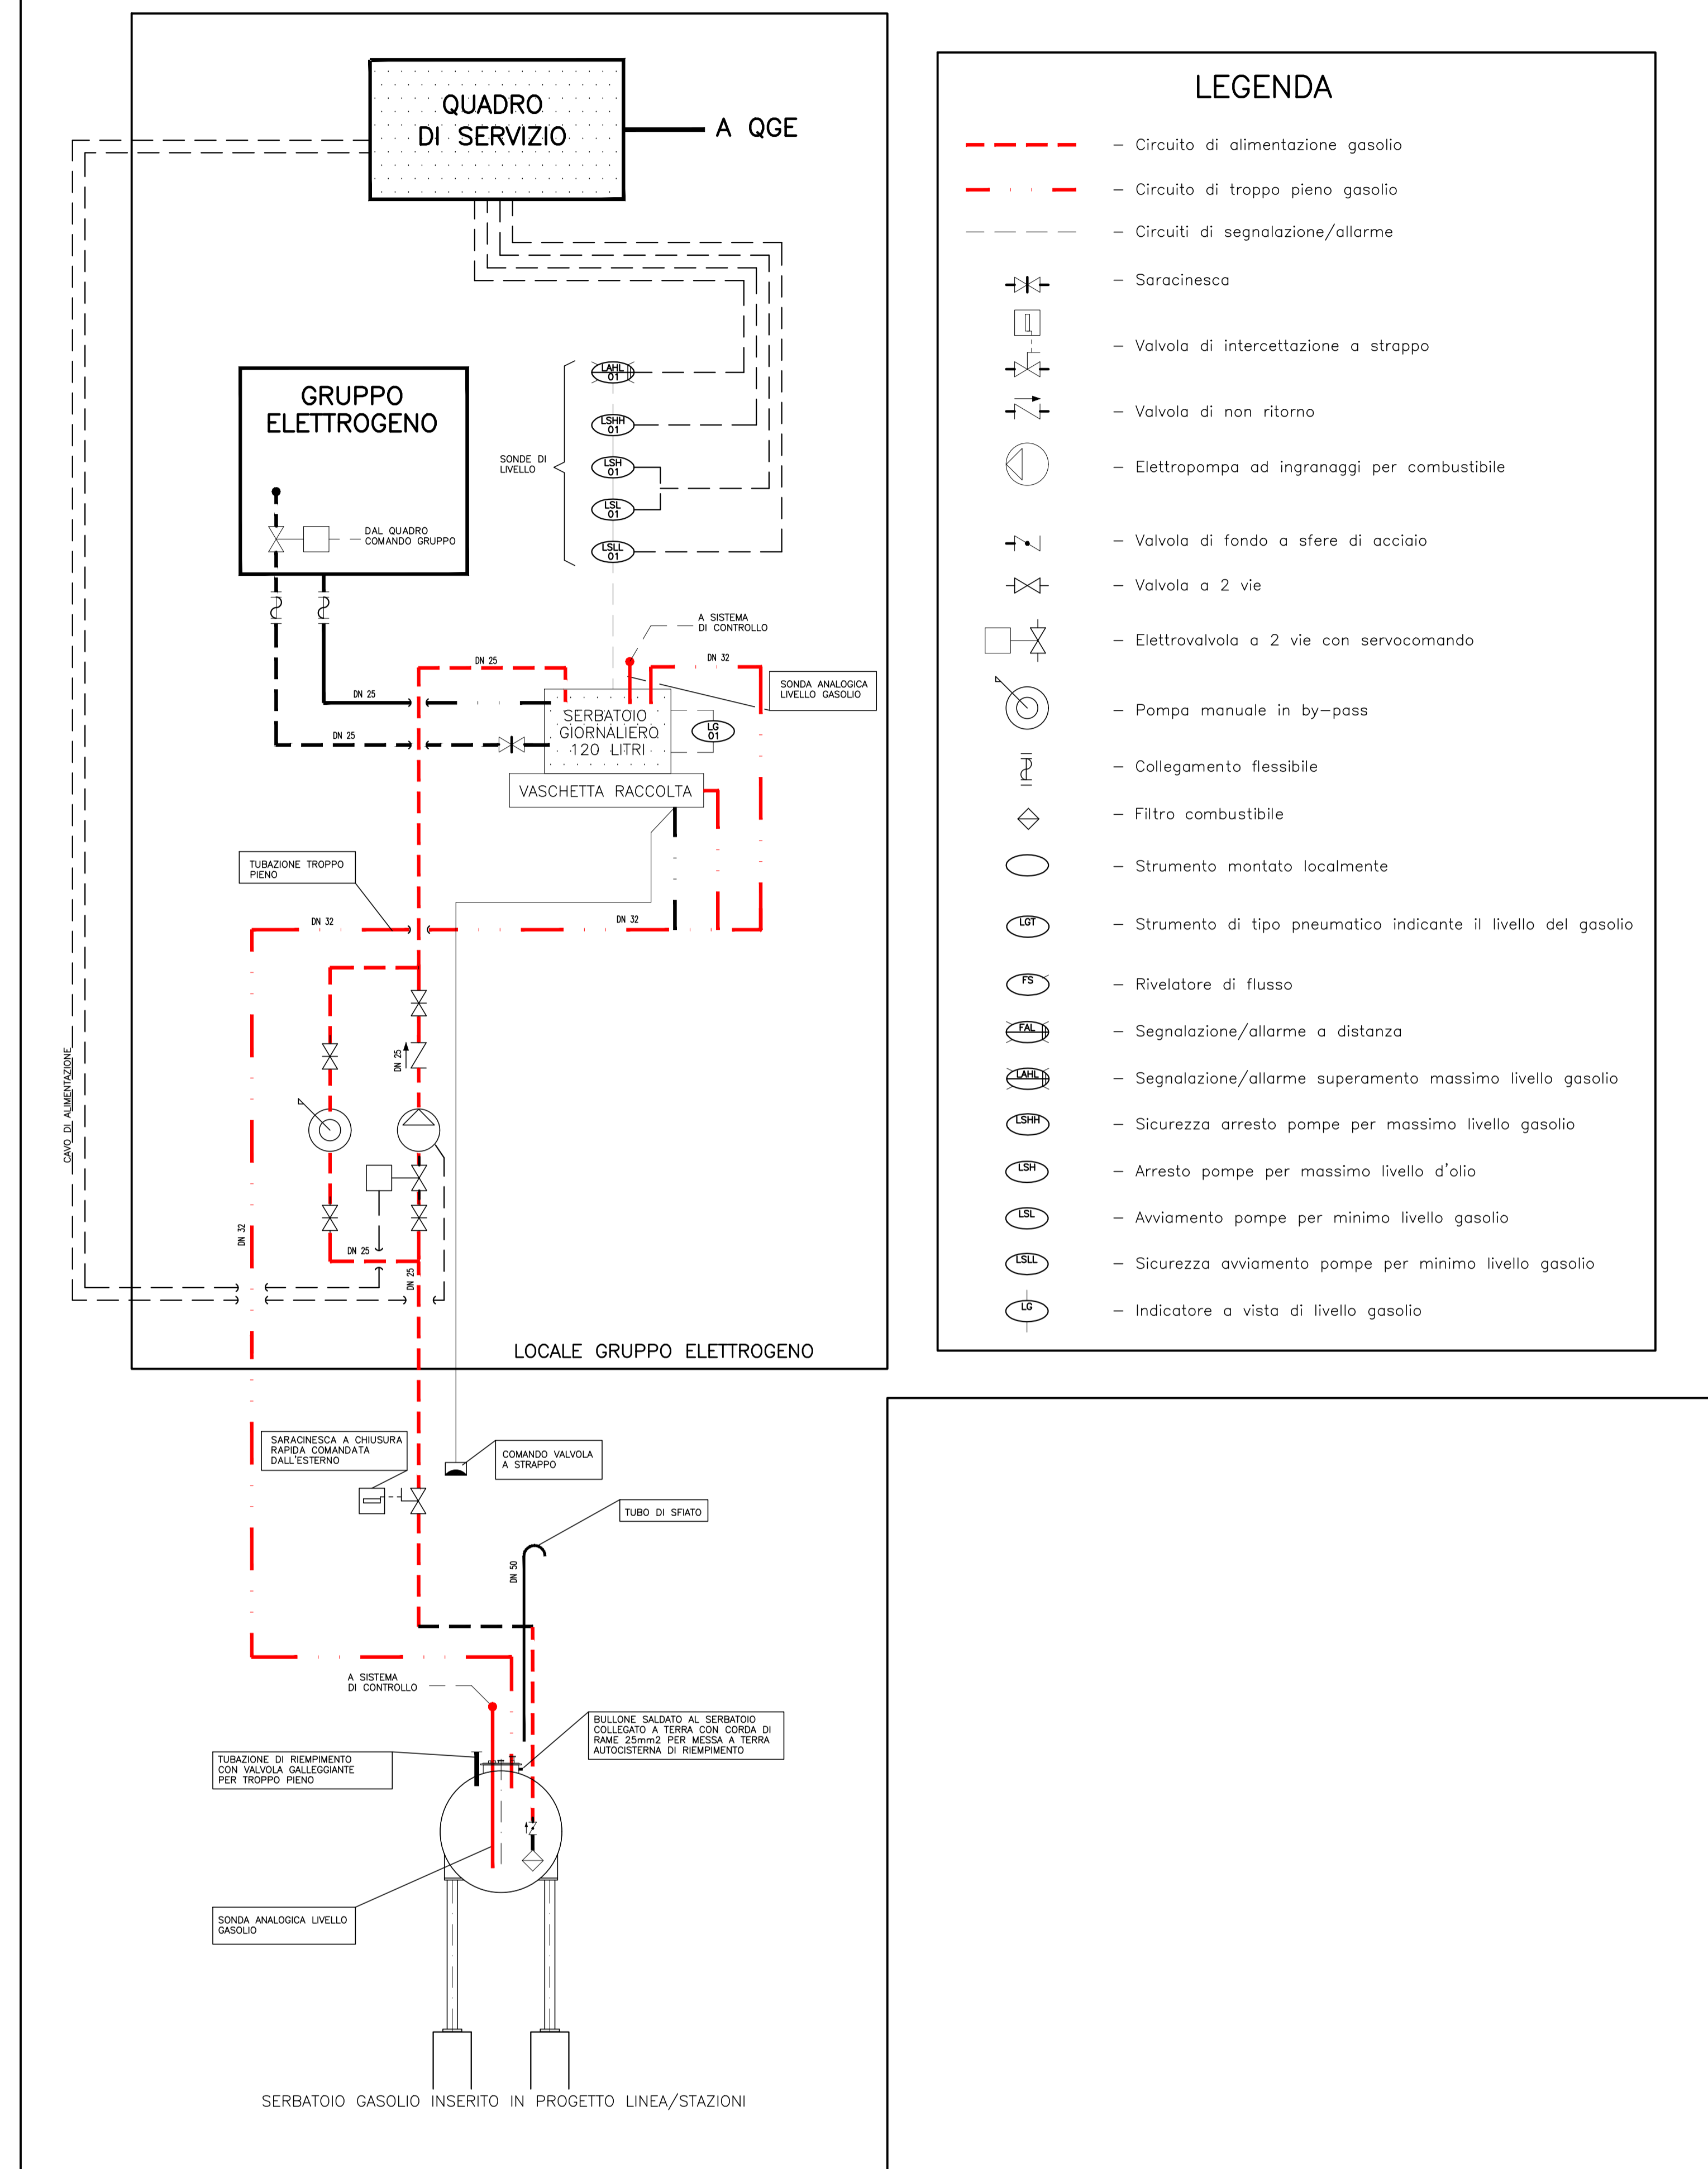


KEY PLAN

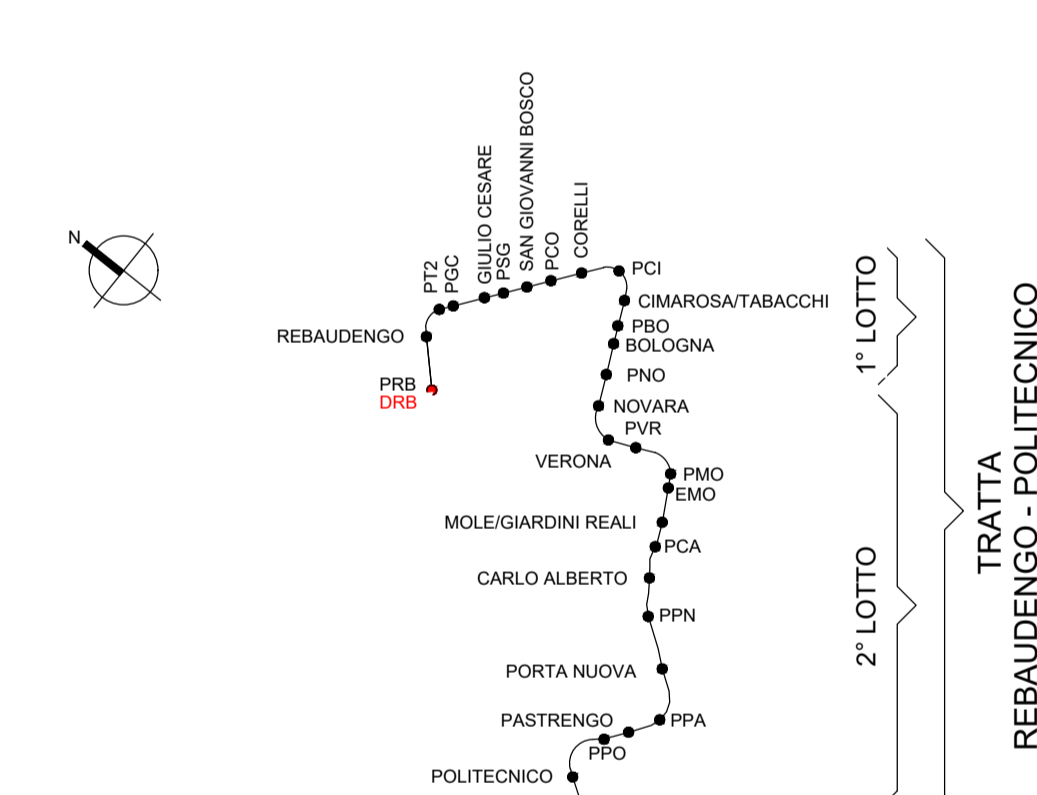

SEZIONE TRASVERSALE B-B - SCALA 1:50

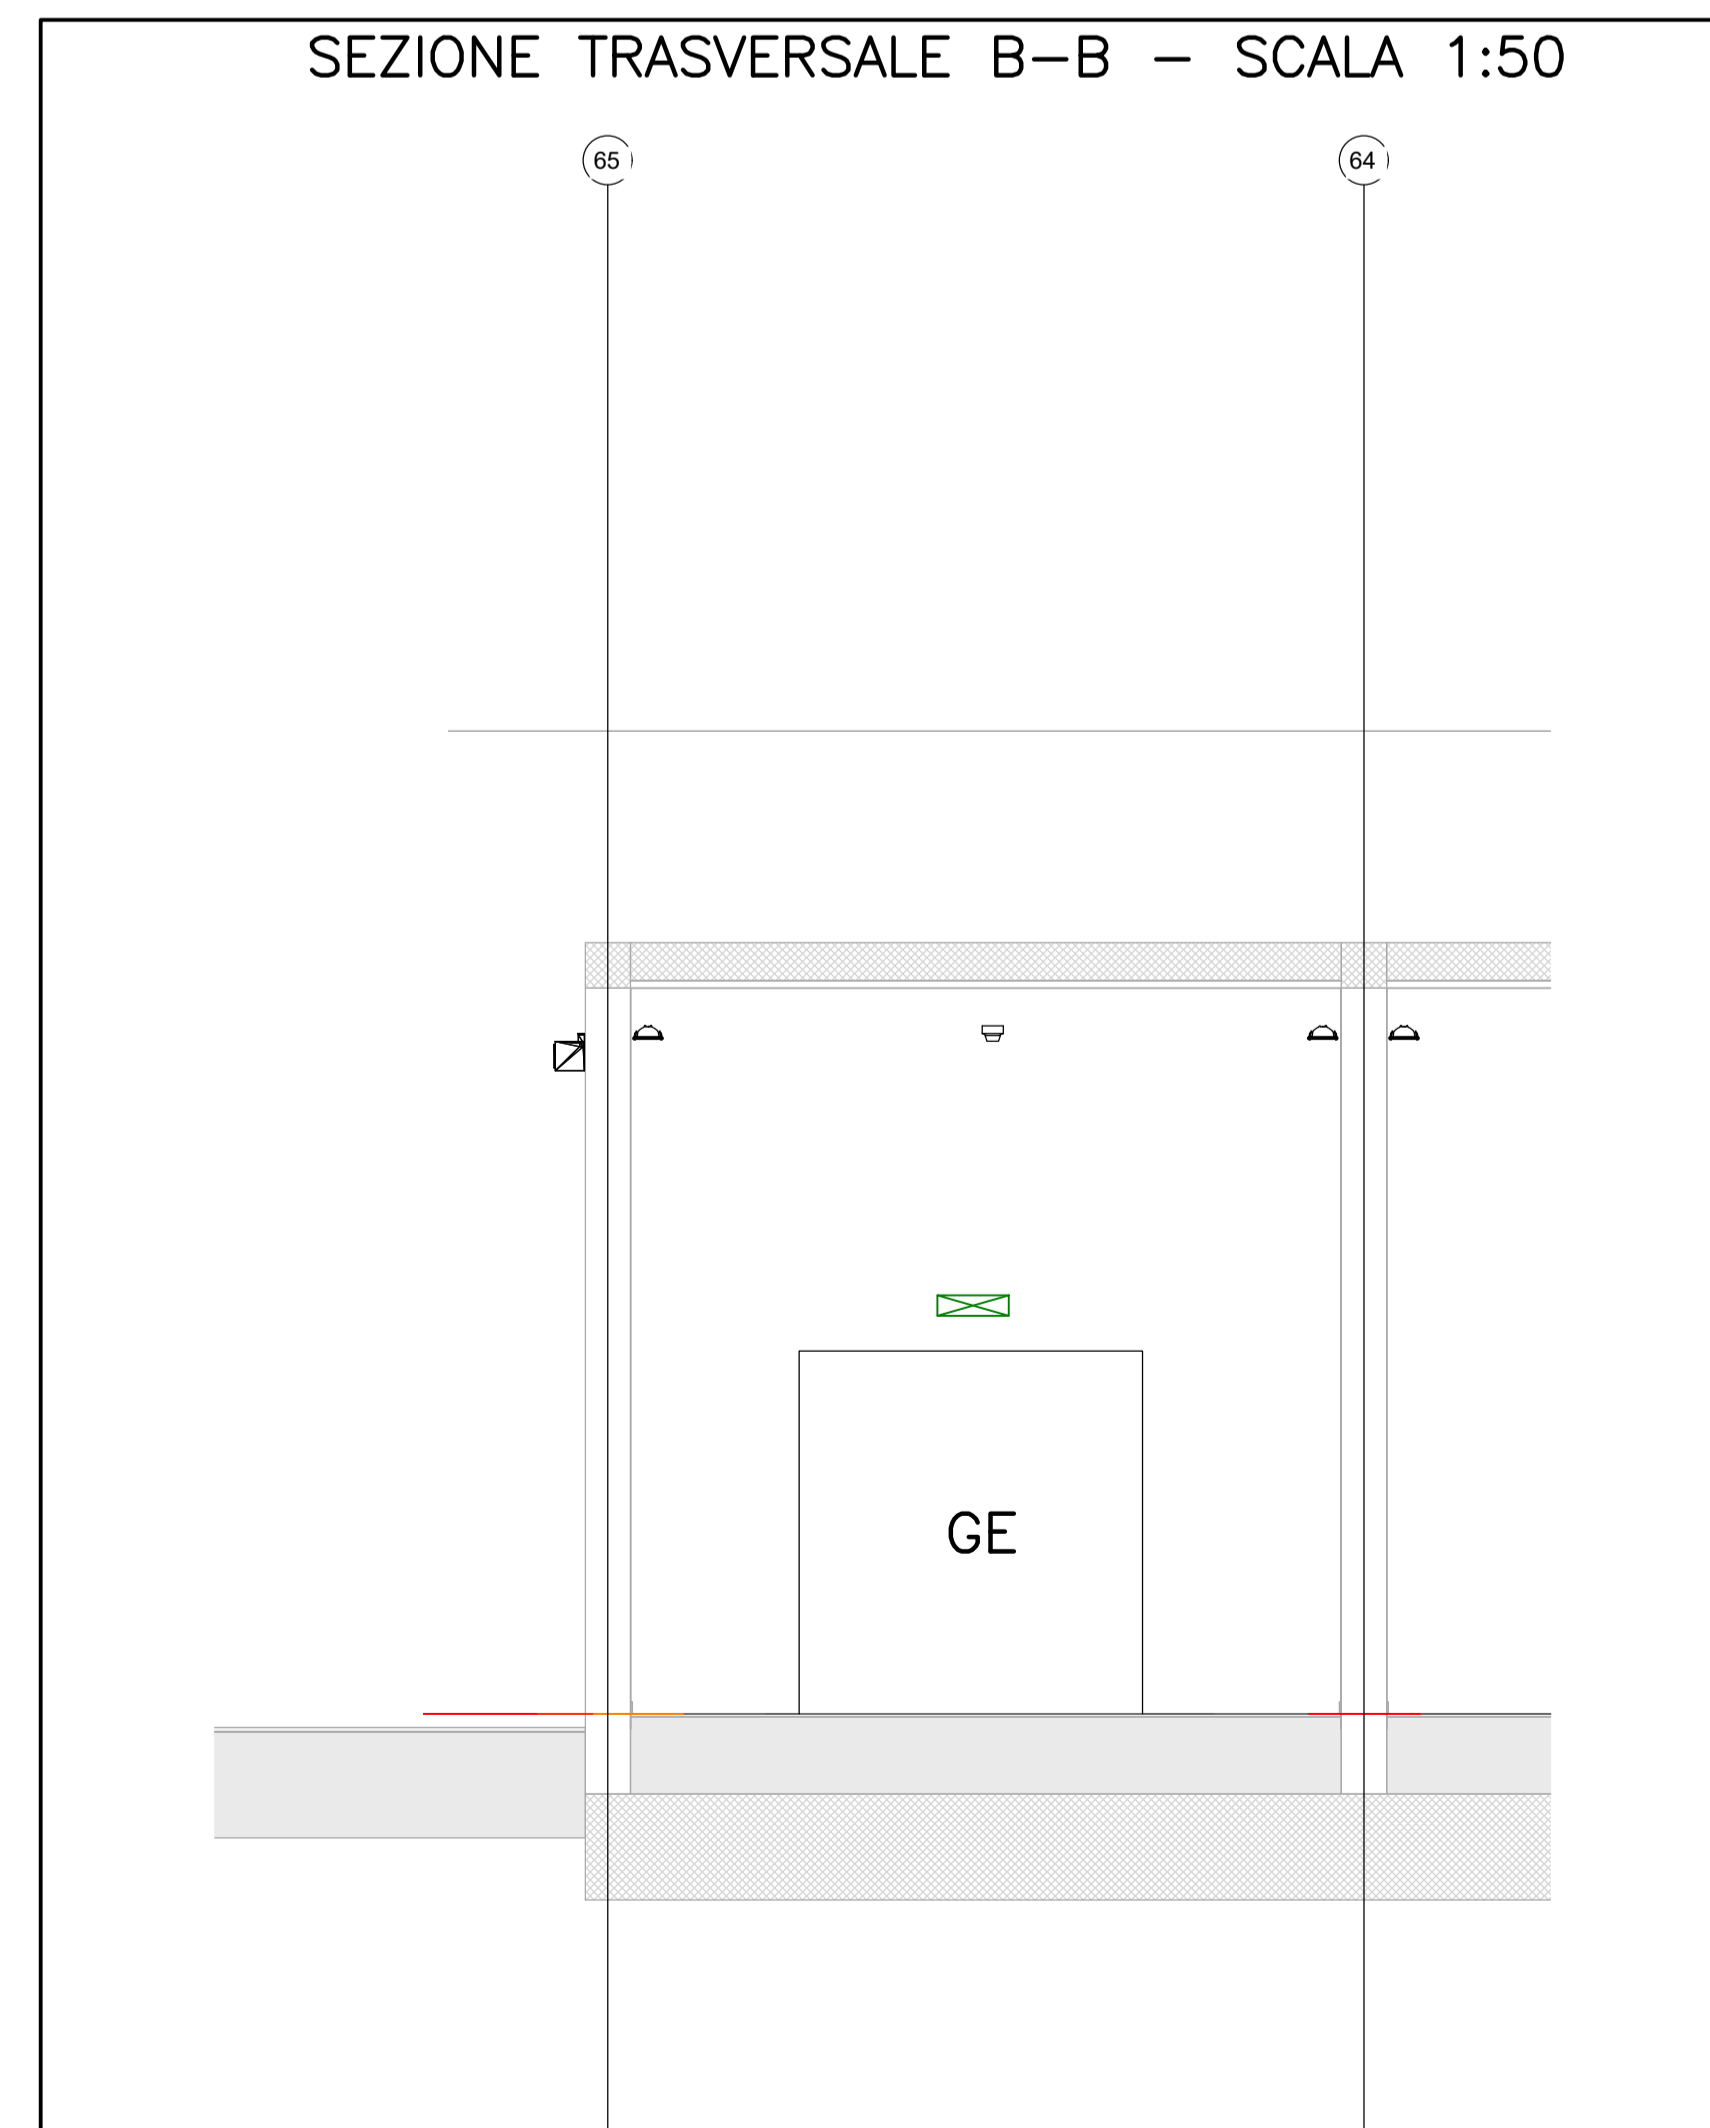

SEZIONE LONGITUDINALE A-A - SCALA 1:50

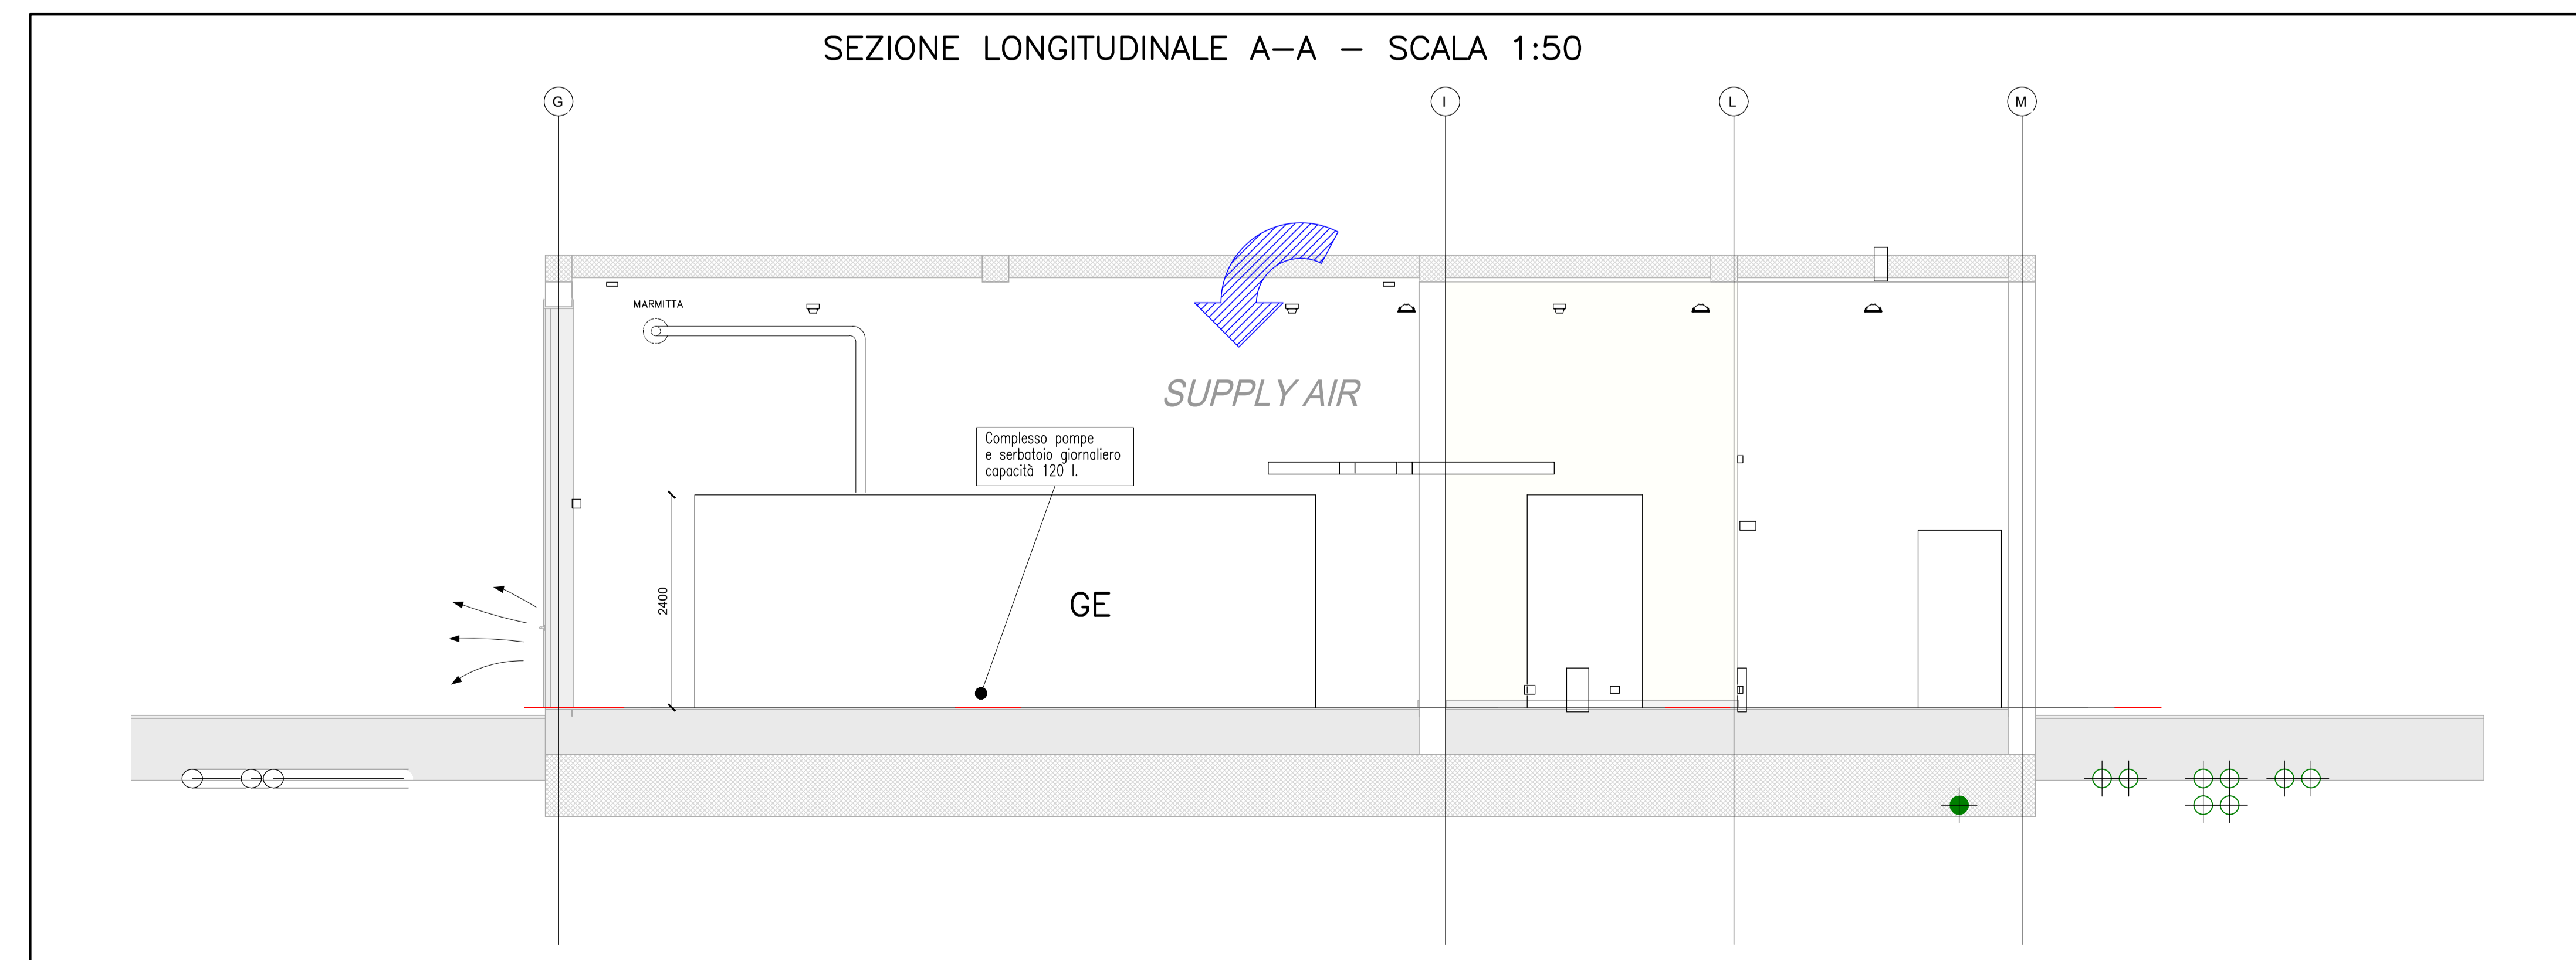

MINISTERO DELLE INFRASTRUTTURE E DELLA MOBILITÀ SOSTENIBILI  
STRUTTURA TECNICA DI MISSIONE



METROPOLITANA AUTOMATICA DI TORINO  
LINEA 2 - TRATTA POLITECNICO - REBAUDENGO  
PROGETTAZIONE DEFINITIVA  
Lotto Costruttivo 1: Rebaudengo - Bologna

PROGETTO DEFINITIVO  
DIRETTORE PROGETTAZIONE  
IL PROGETTISTA  
INFRA.TO INFRASTRUTTURE E MOBILITÀ

DEPOSITO OFFICINA REBAUDENGO - IMPIANTI NON DI SISTEMA  
IMPIANTO ELETTRICO PARTICOLARE GRUPPI ELETTROGENI

ELABORATO	REV. 0	EST. 0	SCALA	DATA
MTL2T1A1D IELDRBT040	0	0	1:--	28/12/22

REV.	DESCRIZIONE	DATA	REDAATTO	CONTROL.	APPROV.	VISTO
0	EMISSIONE	28/12/22	GB	AG	FA	RC

STAZIONE APPALTANTE  
DIRETTORE DI DIVISIONE INFRASTRUTTURE E MOBILITÀ  
Ing. R. Bertasio  
RESPONSABILE UNICO DEL PROCEDIMENTO  
Ing. A. Strozzi