 



Legenda Antincendio

Colore	IMPIANTO	Descrizione	TUBAZIONI	Descrizione
[Linea blu]	A-DIL	Circolo diluvio	PL_Fe2n	Acciaio inox
[Linea verde]	A-SPU	Sprinkler a umido	PL_Fe2n_CA-5C*	Acciaio zincato a caldo, scovato
[Linea rossa]	A-IDR	Circolo irrigati	PL_FeAD-P	Acciaio inox
[Linea viola]	A-WMI	Circolo watermist		
[Linea arancione]	I-AFS	Circolo vespa antincendio		


* le tubazioni antincendio in acciaio zincato sono verniciate 604, 3300



SIMBOLO	Codice Identità	Descrizione
[E]	SP_EST-P_POL	Estintore portatile a polvere, kg 6 SSA 2338C
[E]	SP_EST-P_CO2	Estintore portatile a CO2, kg 5 1138C
[E]	SP_EST-CAR_POL	Estintore carrellato a polvere, Kg 50
[E]	SP_EST-CAR_CO2	Estintore carrellato a CO2, Kg 50
[E]	SP_IDR-E_UNI70	Idrante esterno UNI70
[E]	SP_ARM_UNI45	Armadio UNI45
[E]	SP_AMO_VS-D	Attacco per motopompa V.V.F. a vista doppio attacco
[E]	SP_TES-WM	EROGATORE SPRINKLER WATERMIST PROTEZIONE AMBIENTE
[E]	SP_TES-DI	EROGATORE SPRINKLER PER DILUVIO VIA DI CORSA TRENO SOPRA BANCHINA
[E]	SP_TES-P	EROGATORE SPRINKLER PENDENTE
[E]	PA_LIN_REI	Barriera frangifiamma per ripristino pareti REI

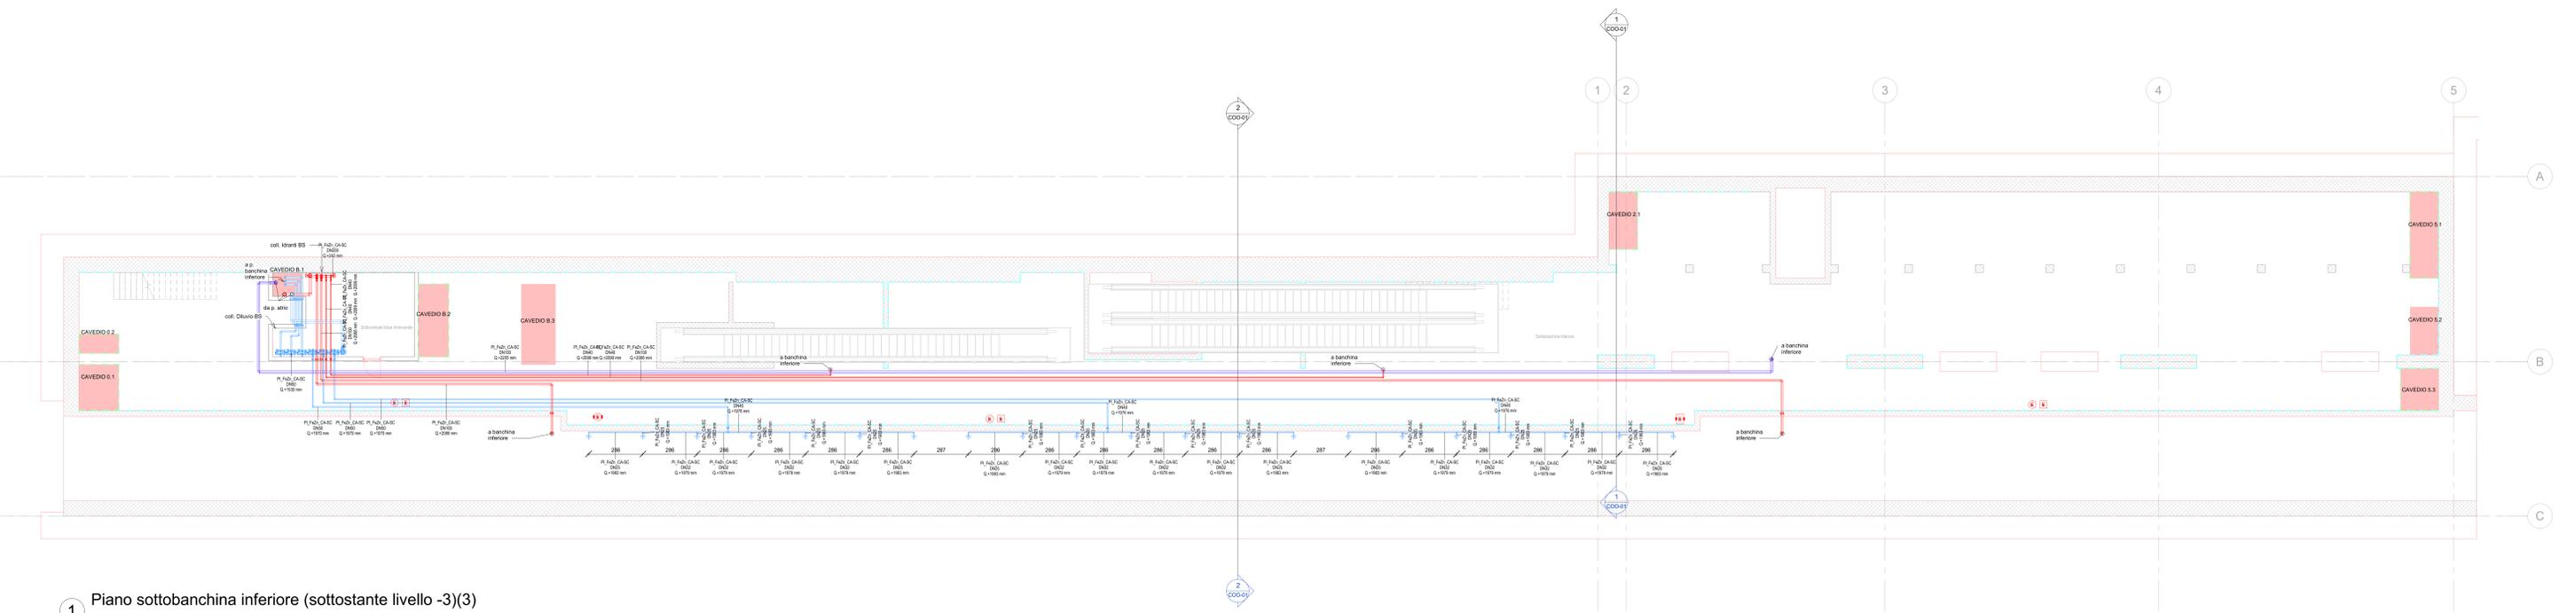

1 Piano sottobanchina inferiore (sottostante livello -3)(3)
1 : 100

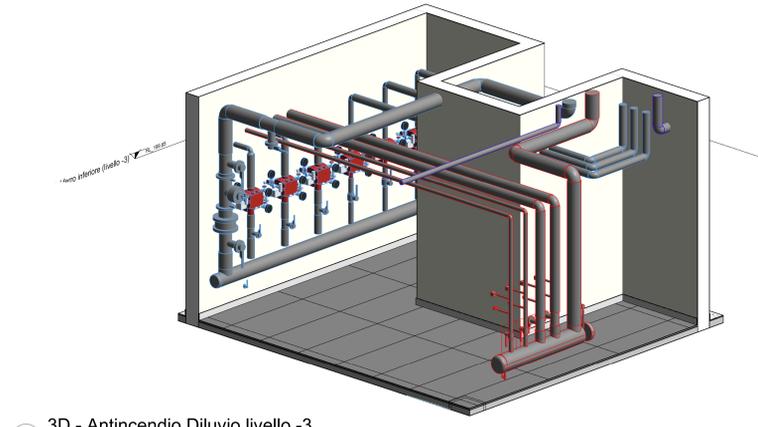

MINISTERO DELLE INFRASTRUTTURE E DELLA MOBILITÀ SOSTENIBILI
STRUTTURA TECNICA DI MISSIONE

Mims
COMUNE DI TORINO
CITY DI TORINO

METROPOLITANA AUTOMATICA DI TORINO
LINEA 2 - TRATTA POLITECNICO - REBAUDENGO
PROGETTAZIONE DEFINITIVA
Lotto Costruttivo 11 - Rebaudengo - Bologna

PROGETTO DEFINITIVO
DIRETTORE PROGETTAZIONE: Ing. R. Crova
IL PROGETTISTA: INFRA.TO INFRASTRASPORTI S.r.l.

IMPIANTI NON DI SISTEMA - STAZIONE CIMAROSA/TABACCHI
IMPIANTO ANTINCENDIO
PIANTA PIANO SOTTOBANCHINA INFERIORE

ELABORATO: MTL2T1A1D_IANSCT006
REV. 0
SCALE: 1:100
DATA: 20/10/23

REV.	DESCRIZIONE	DATA	REDAITTO	CONTROLLO	APPROVAZIONE	VISTO
0	EMISSIONE	10/03/22	MM	AGA	FAZ	KO
1	EMISSIONE FINALE A SEGUITO DI VERIFICA PREVENTIVA	20/04/23	MM	FAZ	FAZ	KO
2	EMISSIONE FINALE A SEGUITO DI VERIFICA PREVENTIVA	20/10/23	MM	FAZ	FAZ	KO

STAZIONE APPALTANTE: INFRA.TO INFRASTRASPORTI S.r.l.
DIRETTORE DI SEZIONE: Ing. R. Bertasio
RESPONSABILE UNICO DEL PROCEDIMENTO: Ing. A. Srozzero