

1 2 3 4 5 6 7 8 9 10 11 12

A

B

C


D

E


F

G

RED 0,15  
YEL. 0,24  
GREEN 0,32  
CYAN 0,39  
BLUE 0,50  
MAG. 0,60  
WHITE 0,15  
COL. 0,15  
COLORS 0,25  
Scale: 1:250  
mm scale per 1:100

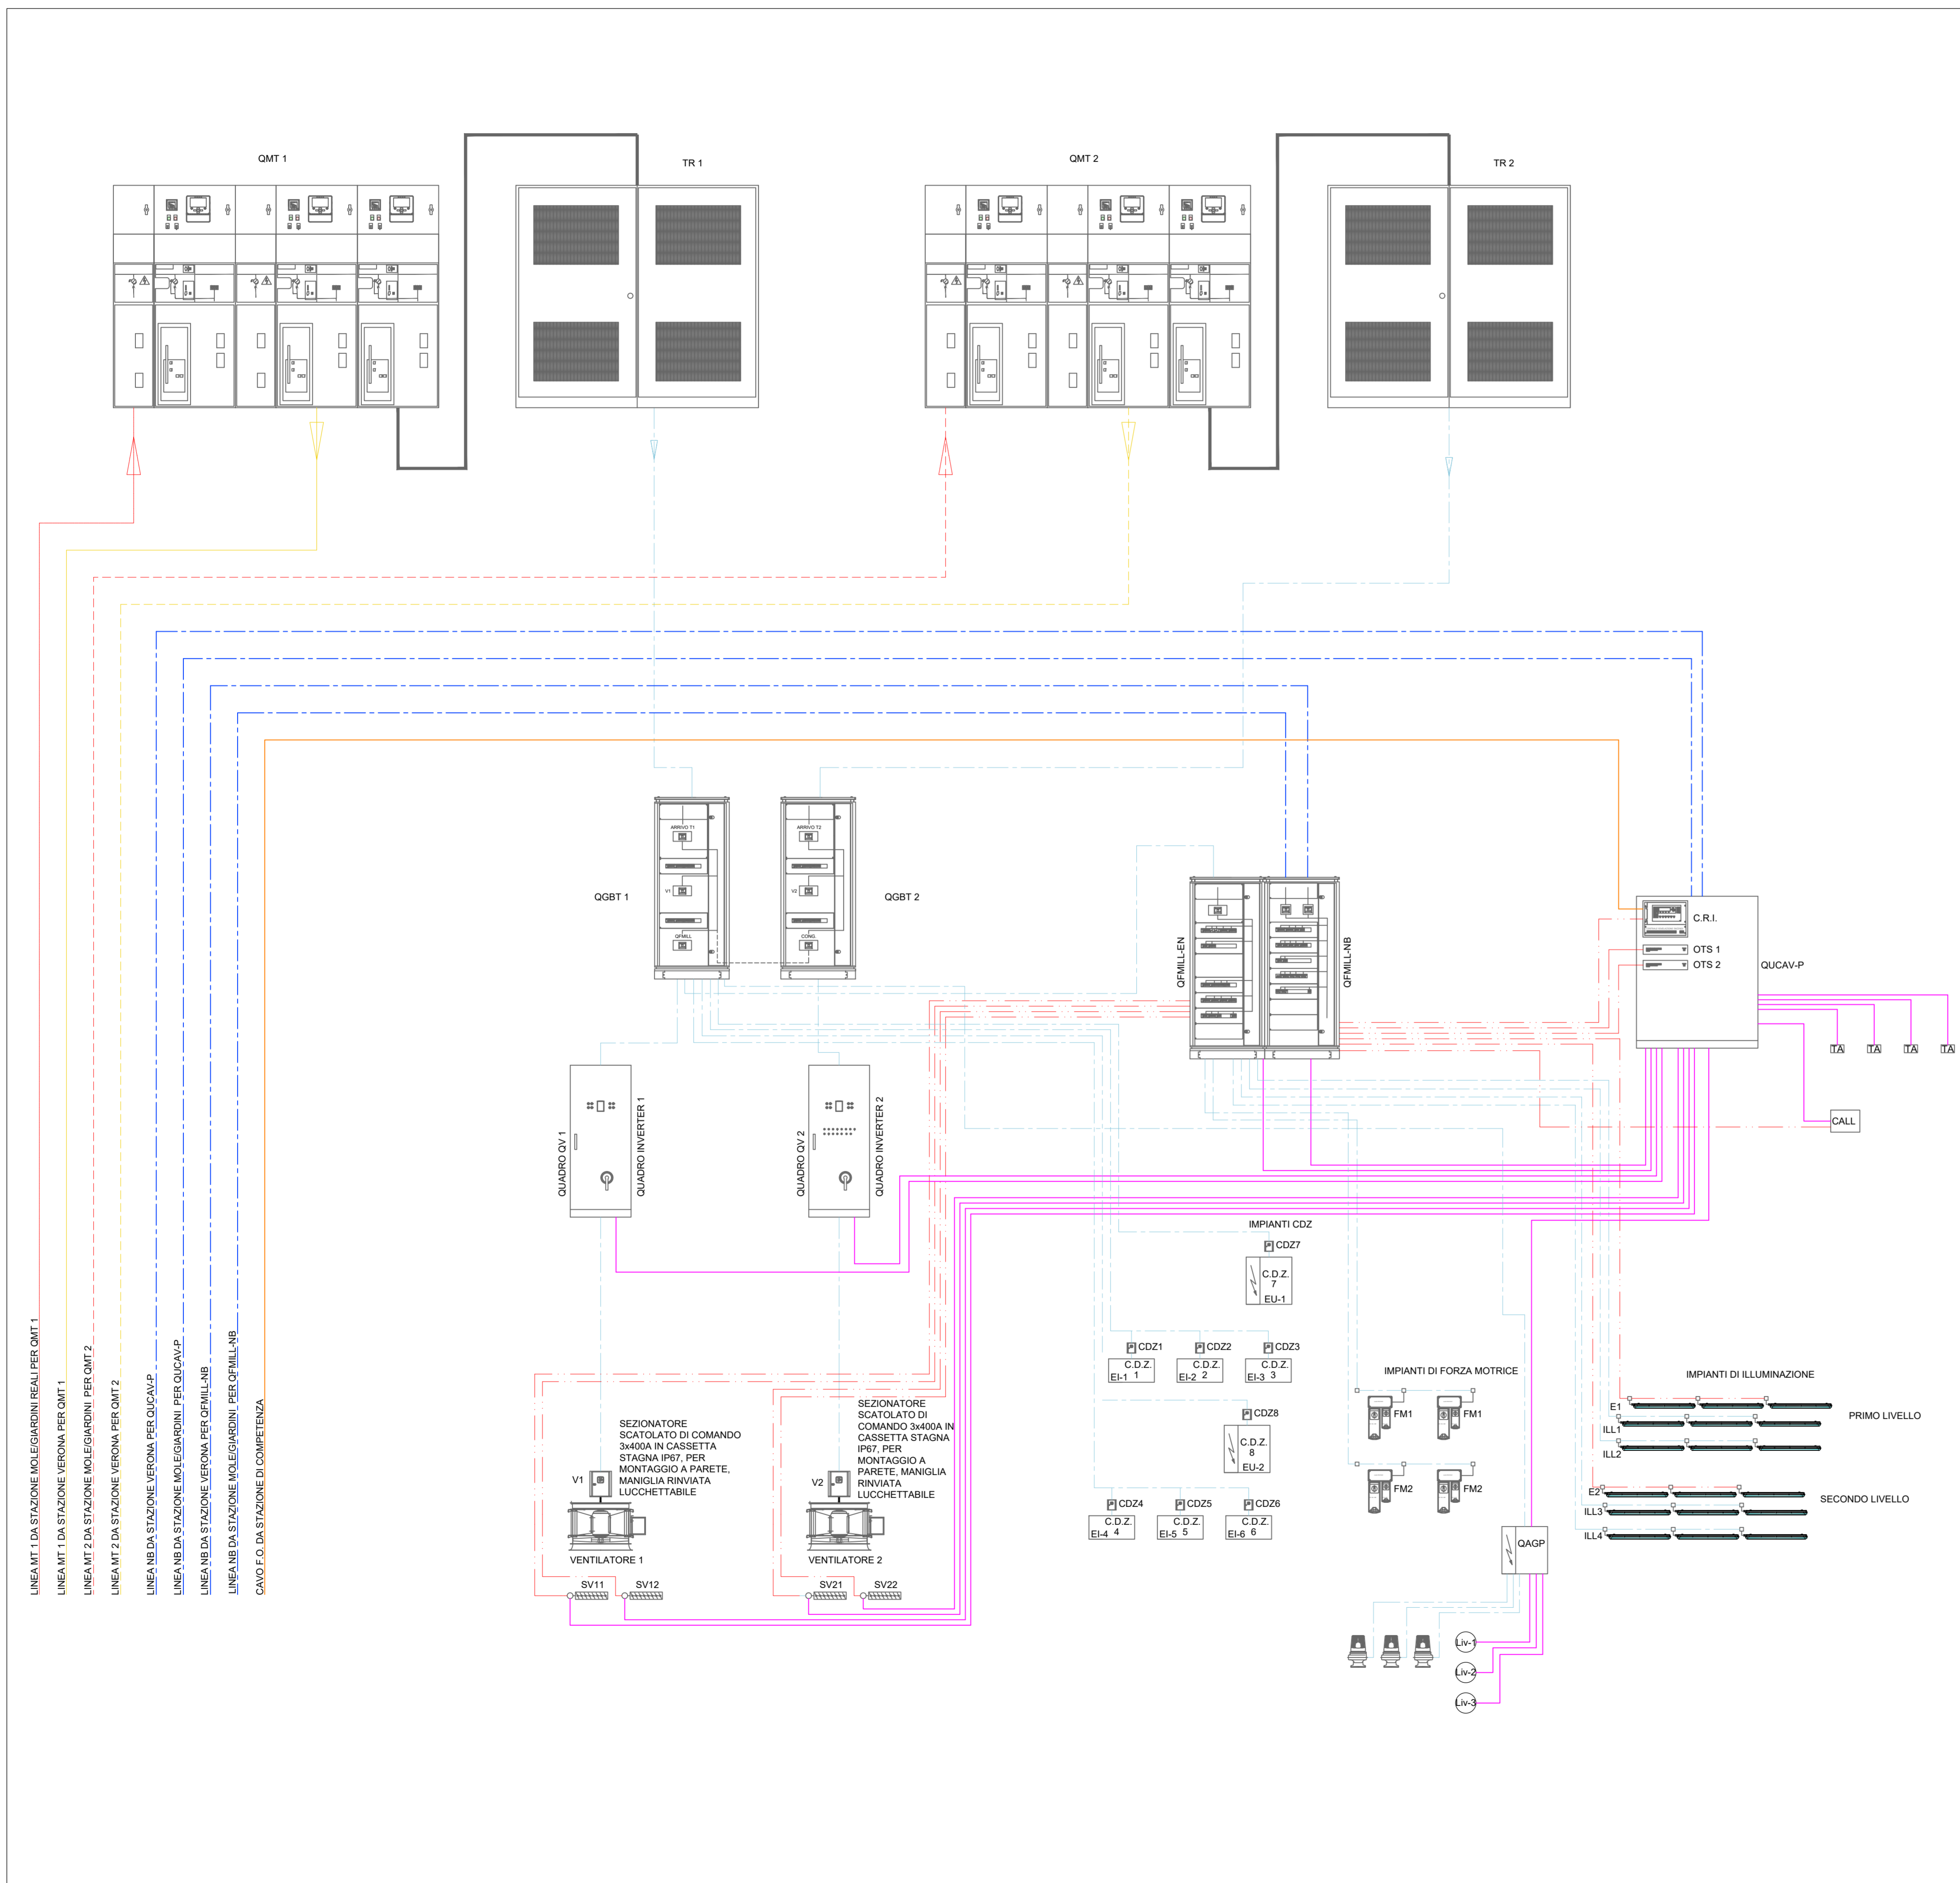

KEY PLAN

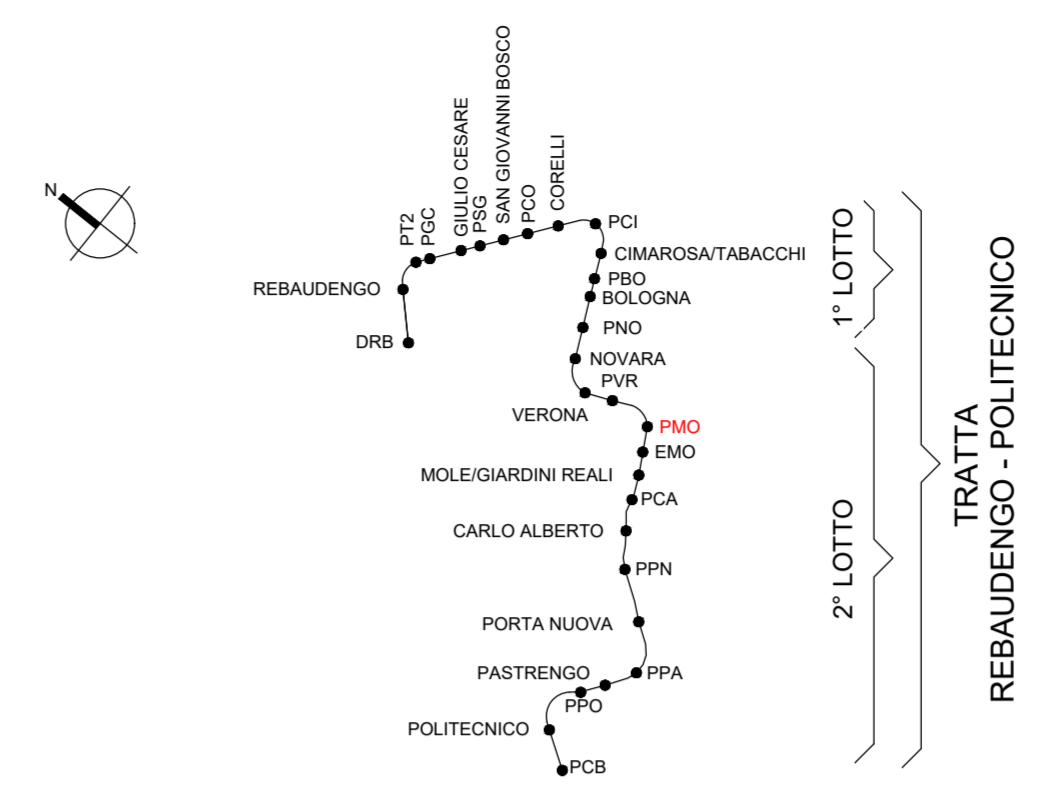

LEGENDA

	CAVO MEDIA TENSIONE (NON COMPRESO NELLO SCOPO DEL PRESENTE PROGETTO)
	CAVO ELETTRICO PER LUOGHI CON LIVELLO DI RISCHIO ALTO (NORMA CEI 20-38, CEI EN 50575, CEI EN 50399, CEI EN 60332, CEI EN 60754, CEI EN 61034) - UTENZE NORMALI DI POZZO
	CAVO ELETTRICO DEL TIPO RESISTENTE AL FUOCO 120' (NORMA CEI 20-45, CEI EN 50200, CEI EN 50362) - UTENZE PRIVILEGIATE DI POZZO
	CAVO ELETTRICO DEL TIPO RESISTENTE AL FUOCO 120' (NORMA CEI 20-45, CEI EN 50200, CEI EN 50362) - UTENZE NO-BREAK DI STAZIONE
	CAVO ELETTRICO DEL TIPO RESISTENTE AL FUOCO 120' (NORMA CEI 20-45, CEI EN 50200, CEI EN 50362) - SEGNALAZIONI E COMANDI DA E PER SUPERVISIONE
	CAVO IN FIBRA OTTICA (72 FIBRE) MONOMODALE 9/125, ARMATO PER ESTERNO
	Quadretto prese CEE interbloccate. - N°1 Presa 2P+T 16A 220V - N°1 Presa 3P+T 32A 380V
	Piafoniera per illuminazione locali tecnici, IP66 potenza 2x38 watt
	C.D.Z. n... EU-1
	C.D.Z. n... EI-1 n...
	CALL
	TA

**MINISTERO DELLE INFRASTRUTTURE E DELLA MOBILITÀ SOSTENIBILI**  
**STRUTTURA TECNICA DI MISSIONE**  
  
**COMUNE DI TORINO**  
  
**METROPOLITANA AUTOMATICA DI TORINO**  
**LINEA 2 - TRATTA POLITECNICO - REBAUDENGO**  
**PROGETTAZIONE DEFINITIVA**  
**Lotto Costruttivo 2: Bologna - Politecnico**

<b>PROGETTO DEFINITIVO</b>		<b>INFRA.TO</b> infrastrutture per la mobilità	<b>INFRA TRASPORTI.TO S.r.l.</b>
DIRETTORE PROGETTAZIONE Responsabile integrazione discipline specialistiche	IL PROGETTISTA		
Ing. R. Crova Ordine degli Ingegneri della Provincia di Torino n. 6038S	Ing. F. Azzarone Ordine degli Ingegneri della Provincia di Torino n. 12287J	<b>IMPIANTI NON DI SISTEMA - POZZO MOLE/GIARDINI REALI</b> <b>IMPIANTO ELETTRICO E FORZA MOTRICE</b> <b>SCHEMA GENERALE IMPIANTO BASSA TENSIONE</b>	
BIM MANAGER Geom. L. D'Accardi		ELABORATO	REV. int. est. DATA
		MTL2T1A2DIELPMOK001	0 1 - 10/03/2023

AGGIORNAMENTI

REV.	DESCRIZIONE	DATA	REDATTO	CONTROL.	APPROV.	VISTO
0	PRIMA EMISSIONE	31/03/2022	IBE	AGH	FAZ	RCR
1	Emissione finale a seguito di verifica preventiva	10/03/2023	IBE	FAZ	FAZ	RCR

LOTTO 2	CARTELLA	12.3.10	3	MTL2T1A2D IELPMOK001
---------	----------	---------	---	----------------------

STAZIONE APPALTANTE

DIRETTORE DI DIVISIONE INFRASTRUTTURE E MOBILITÀ  
Ing. R. Bertasio

RESPONSABILE UNICO DEL PROCEDIMENTO  
Ing. A. Strozziro