


1 Piano sottobanchine - Illuminazione
1 : 100

Legenda Apparecchi di Illuminazione_Piano Sottobanchina											
ID_Codice Identità	Descrizione	Immagine tipo	Immagine prodotto	Tipo di Lampada	Temperatura di colore	Potenza impegnata	Flusso luminoso totale	Tipo di montaggio	UGR	Grado di protezione	Conteggio
LF_PLFSOF-EMC_IP66-20W	Apparecchio di illuminazione stagno 1x20W - Emergenza			LED	4000 K	20 W	3028 lm	A soffitto	<25	IP 66	64
LF_PLFSOF-ORD_IP66-20W	Apparecchio di illuminazione stagno 1x20W			LED	4000 K	20 W	3028 lm	A soffitto	<25	IP 66	108
LF_SOF-EMA_IP40-2W	Apparecchio di emergenza completo di pittogramma con indicazione di uscita frontale - Autonomia 3h			LED	6000 K	2 W	0 lm	A soffitto	n.a.	IP 40	4

Legenda dispositivi comando luci			
Conteggio	ID_Codice Identità	Immagine tipo	Descrizione
55	LD_PC-P		Punto di comando pulsante con sistema KNX, per posa a parete
7	LD_SM-S		Sensore rilevamento di presenza e controllo con sistema KNX, per posa a soffitto

Legenda Forza motrice		
Apparecchi e attrezzature elettriche		
Simbolo	Codice Identità	Descrizione
	EE_RACK	Armadio dei rack
	EE_LPS	Gruppo di continuità UPS
	EE_BAT	Armadio batterie UPS
Attrezzature elettriche di sistema		
	EE_TRA-MT/BT	Trasformatore MT/BT in resina, Potenza nominale xxx kVA
	EE_TRA-SSE	Trasformatore sottostazione elettrica, Potenza nominale xxx kVA
QUADRI		
	EE_QM_(Nome quadro)	Quadro bordo macchina
	EE_QEL_(Nome quadro)	Quadro elettrico
	EE_QES_(Nome quadro)	Quadro elettrico di sistema

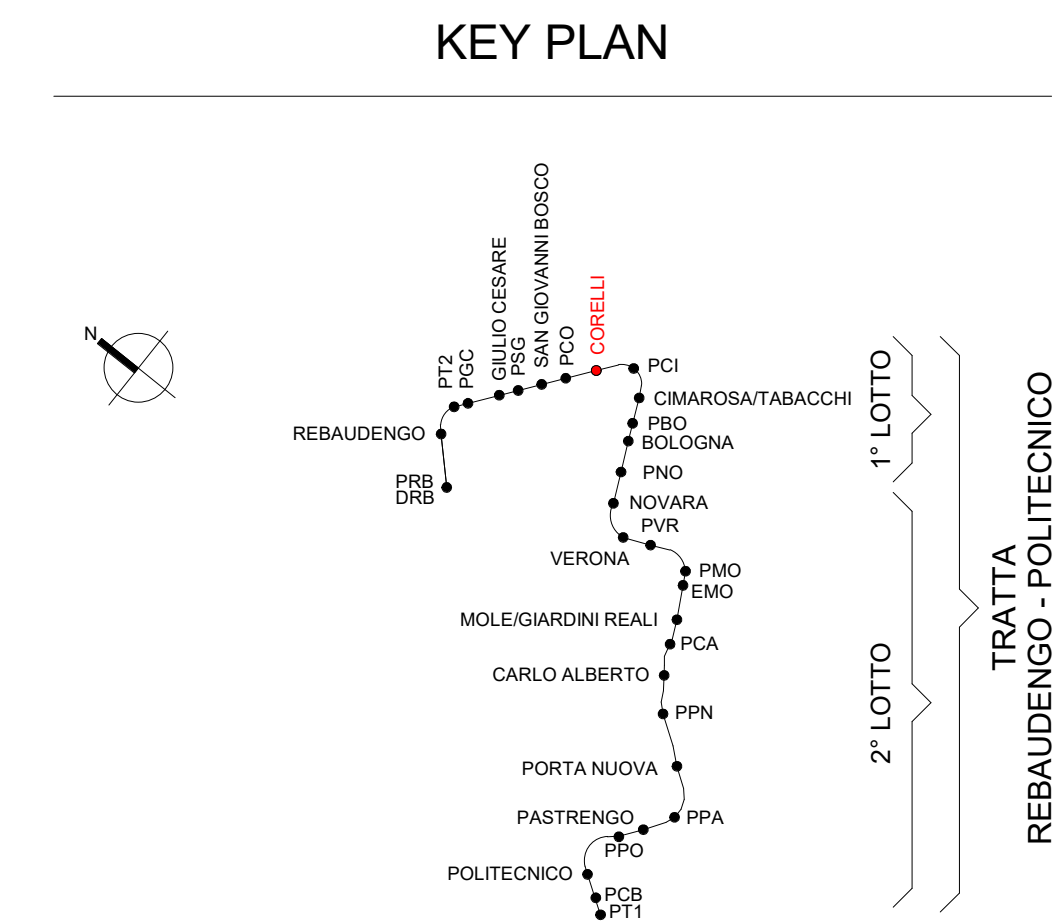

MINISTERO DELLE INFRASTRUTTURE E DELLA MOBILITÀ SOSTENIBILI
STRUTTURA TECNICA DI MISSIONE

Mims
COMUNE DI TORINO

METROPOLITANA AUTOMATICA DI TORINO
LINEA 2 - TRATTA POLITECNICO - REBAUDENGO
PROGETTAZIONE DEFINITIVA
Lotto Costruttivo 1: Rebaudengo - Bologna

PROGETTO DEFINITIVO		INFRA.TO INFRASTRUTTURE PER LA MOBILITÀ		INFRA TRASPORTI.TO S.r.l.	
DIRETTORE PROGETTAZIONE Responsabile Progettazione discipline specialistiche		IL PROGETTISTA			
Ing. R. Crivà C.so S. Luigi Gonzaga 10121 - 10122 - Torino n. 60385		Ing. F. Azzurro C.so S. Luigi Gonzaga 10121 - 10122 - Torino n. 122871			
IMPIANTI NON DI SISTEMA - STAZIONE CORELLI IMPIANTO ELETTRICO DI ILLUMINAZIONE DISTRIBUZIONE APPARECCHI ILLUMINANTI PIANO SOTTOBANCHINA		ELABORATO		REV. 0	DATA 15/12/2022
BIM MANAGER Geom. L. D'Accardi		MTL2T1A1D IELSCOT011		SCALA 1 : 100	DATA 15/12/2022
AGGIORNAMENTI					
REV.	DESCRIZIONE	DATA	REDATTO	CONTROLLO	APPROV.
0	EMMISSIONE	31/01/2022	IBE	AGH	FAZ RCR
1	Emissione finale a seguito di verifica preventiva	15/12/2022	IBE	AGH	FAZ RCR

LOTTO 1	CARTELLA	12.2.4	53	MTL2T1A1D	IELSCOT011
STAZIONE APPALTANTE COMITATO DI PRODUZIONE INFRASTRUTTURE E MOBILITÀ Ing. R. Bertasio RESPONSABILE UFFICIO DEL PROCESSIONAMENTO Ing. A. Straziero					