




CITTA DI TORINO

IMPIANTI TERMICI E DI CONDIZIONAMENTO
DEL COMUNE DI TORINO E DELLA
AZIENDA ENERGETICA METROPOLITANA





UFFICIO PARI OPPORTUNITA'

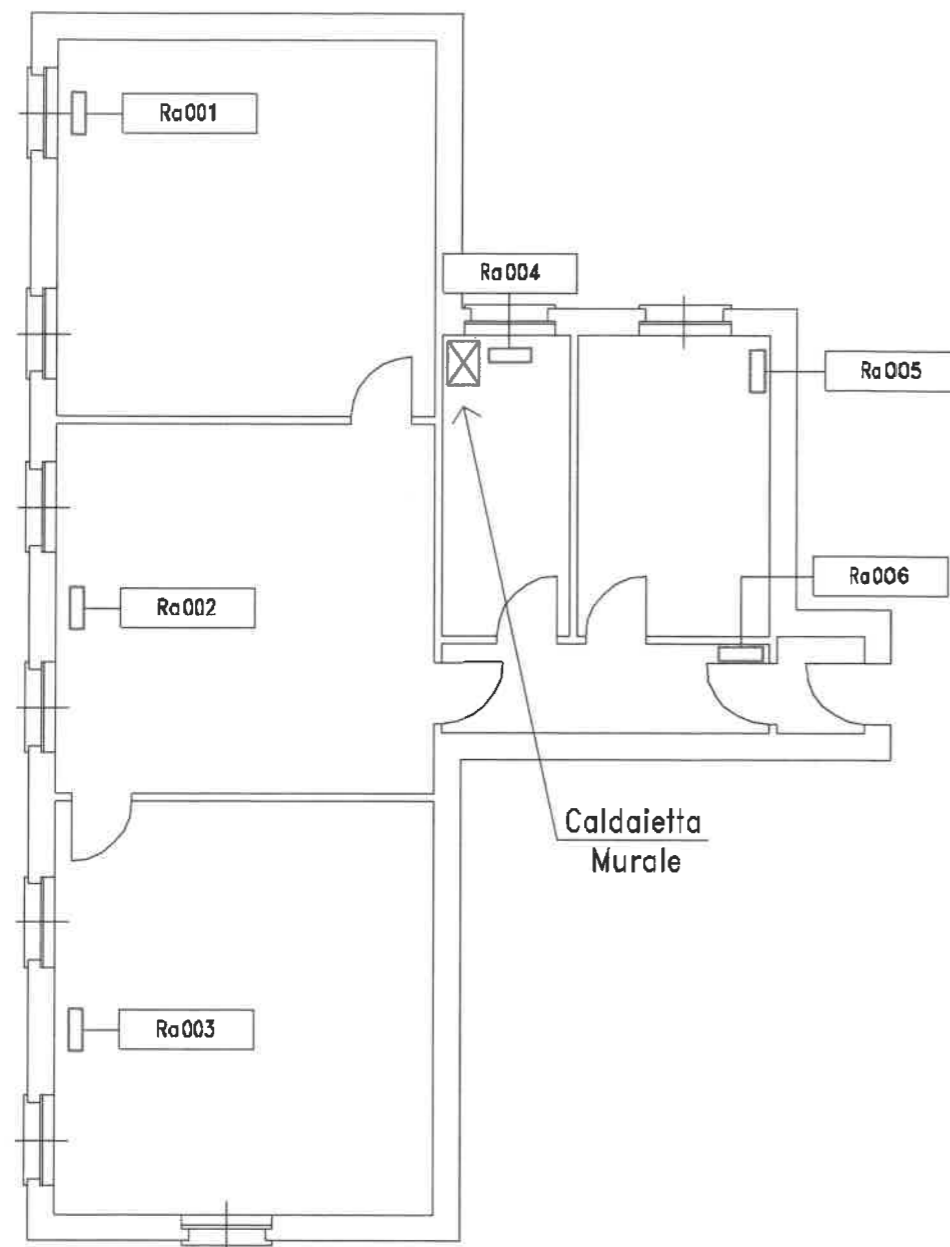TORINO - Via Conte Verde 1
P.zza Palazzo di Citta' 6

RACCOLTA E INFORMATIZZAZIONE DATI
NELL'AMBITO DELL'APPALTO DEI SERVIZI
GESTIONALI E MANUTENTIVI E DEGLI INTERVENTI
PER LA RIDUZIONE DEI CONSUMI ENERGETICI



LEGENDA

-  Radiatore
-  Colonna montante
-  Collettore
-  Mandata/ritorno circuito Radiatori



TAMOIL PETROLI S.p.A.

Commessa:
IT026

Code Imp. A.E.M.:
01.01.961.I

Code Imp. S.T.I.:
COM1-98

Doc.:
EG1-98

Oggetto

ELABORATI GRAFICI

PIANTA PIANO PRIMO

Tavola:
2/3

Scala:
1:100

Verificato:

Data: 07/06/99

Validato:

Data:

Agg.:

Data: 07/06/99

PROGETTO



INGEGNERIA

Titolare dell'Attività



AZIENDA
ENERGETICA
METROPOLITANA
TORINO S.p.A.

DELIBERAZIONE CONSIGLIO COMUNALE n.111 DEL 18.04.94

DELIBERAZIONE CONSIGLIO COMUNALE n.111 DEL 18.04.94

AEM
AZIENDA ENERGETICA METROPOLITANA TORINO S.p.A.

Titolare dell'Attività

INGEGNERIA



PROGETTO


Doc.: EG1-99	Tavola: 1/1	Scala: 1:100	Data: 30/06/99
Code Imp. S.T.I.: COM1-99	PIANTA PIANO PRIMO		Agg.:
Code Imp. A.E.M.: 01.01.962.I	ELABORATI GRAFICI		Data:
Comessa: IT026	Oggetto	Validato:	Data: 30/06/99
		Verificato:	

TAMMOIL

TAMMOIL PETROLI S.p.A.


IMPIANTI TERMICI E DI CONDIZIONAMENTO
DEL COMUNE DI TORINO E DELLA
AZIENDA ENERGETICA METROPOLITANA
GRUPPI CONSILIARI CALDAIA "B"
TORINO - Via Conteverde 1
P.zza Palazzo di Citta' 6
RACCOLTA E INFORMATIZZAZIONE DATI
NELL'AMBITO DELL'APPALTO DEI SERVIZI
GESTIONALI E MANUTENTIVI E DEGLI INTERVENTI
PER LA RIDUZIONE DEI CONSUMI ENERGETICI

CITTA' DI TORINO



LEGENDA

- Mandato/ritorno circuito Radiatori Caldaia "B"
- ▭ Collettore
- ⊕ Colonna montante
- ▭ Radiatore

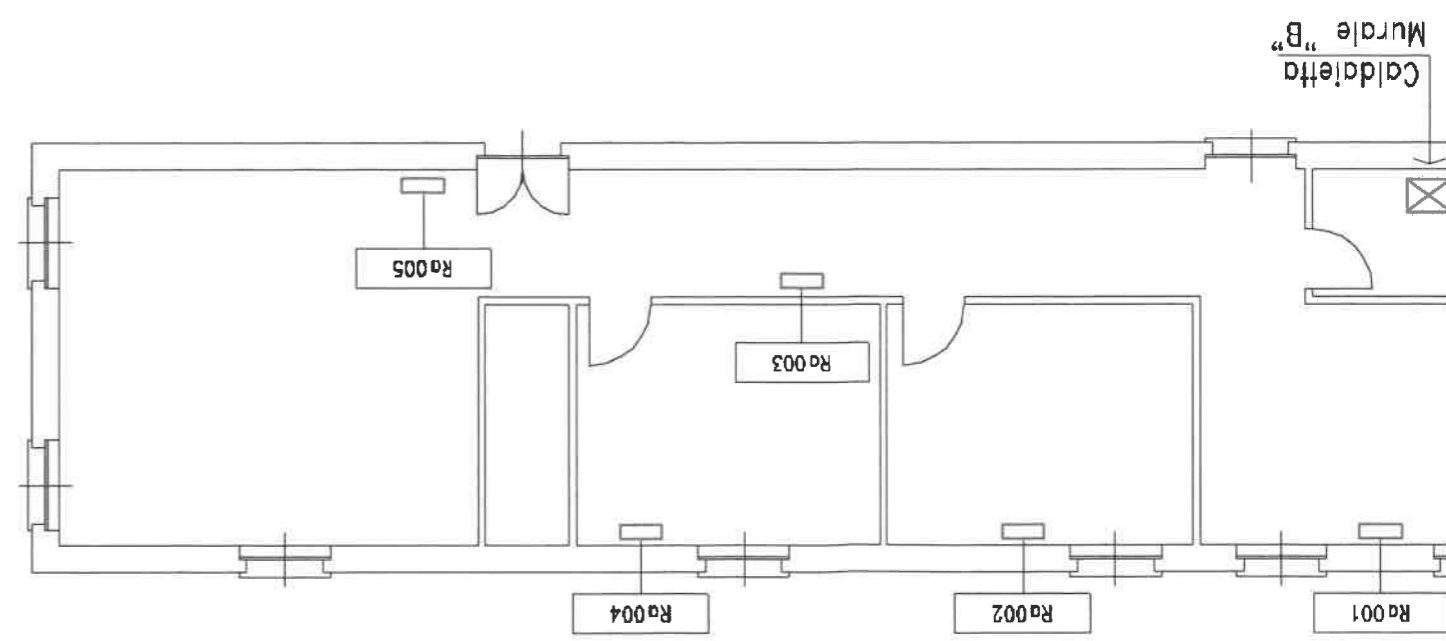




CITTA DI TORINO

IMPIANTI TERMICI E DI CONDIZIONAMENTO DEL COMUNE DI TORINO E DELLA AZIENDA ENERGETICA METROPOLITANA

GRUPPI CONSILIARI CALDAIA "A"

TORINO - Via Conte Verde 1
P.zza Palazzo di Città 6

RACCOLTA E INFORMATIZZAZIONE DATI
NELL'AMBITO DELL'APPALTO DEI SERVIZI
GESTIONALI E MANUTENTIVI E DEGLI INTERVENTI
PER LA RIDUZIONE DEI CONSUMI ENERGETICI

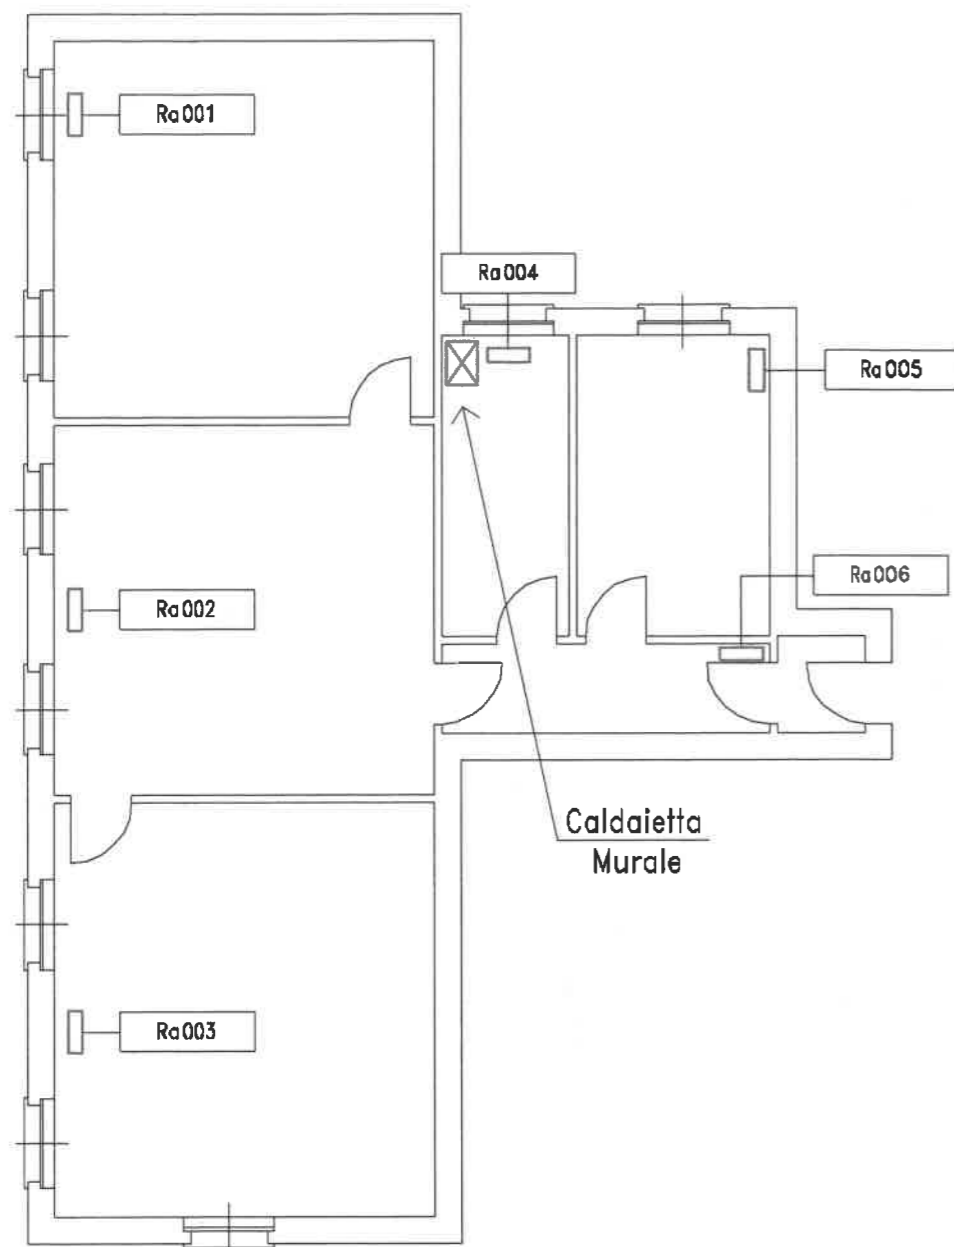

TAMOIL PETROLI S.p.A.

Commessa:
IT026

Code Imp. A.E.M.:
01.01.962.I

Code Imp. S.T.I.:
COM1-99

Doc.:
EG1-99

Oggetto

ELABORATI GRAFICI

PIANTA PIANO PRIMO

Tavola:
1/1

Scala:
1:100

Verificato:

Data: 30/06/99

 



Validato:

Data:

Agg.:

Data: 30/06/99

LEGENDA

-  Radiatore
-  Colonna montante
-  Collettore
-  Mandata/ritorno circuito Radiatori Caldaia "A"

PROGETTO



INGEGNERIA

Titolare dell'Attività



AZIENDA
ENERGETICA
METROPOLITANA
TORINO S.p.A.

DELIBERAZIONE CONSIGLIO COMUNALE n.111 DEL 18.04.94



CITTA DI TORINO


IMPIANTI TERMICI E DI CONDIZIONAMENTO DEL COMUNE DI TORINO E DELLA AZIENDA ENERGETICA METROPOLITANA

UFFICI PROCURA 3° PIANO

TORINO - Via Conte Verde 1

P.zza Palazzo di Città' 6

RACCOLTA E INFORMATIZZAZIONE DATI NELL'AMBITO DELL'APPALTO DEI SERVIZI GESTIONALI E MANUTENTIVI E DEGLI INTERVENTI PER LA RIDUZIONE DEI CONSUMI ENERGETICI

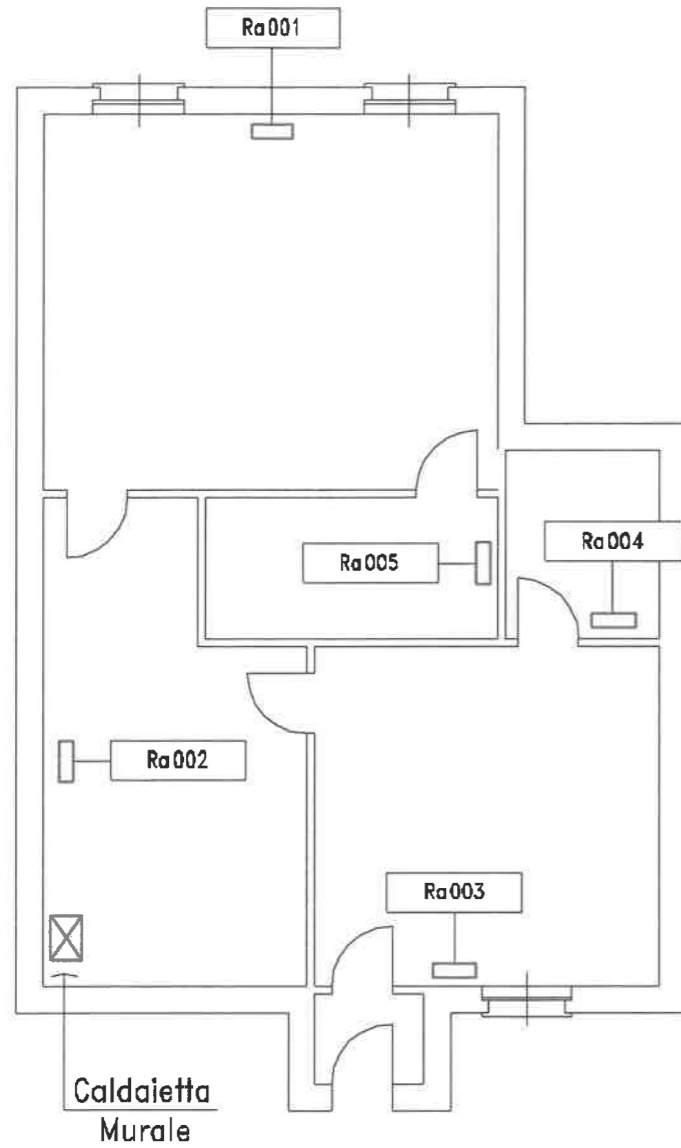

Caldaietta Murale



TAMOIL PETROLI S.p.A.

Commessa:
IT026

Code Imp. A.E.M.:
01.01.961.I

Code Imp. S.T.I.:
COM1-98

Doc.:
EG1-98

Oggetto

ELABORATI GRAFICI

PIANTA PIANO TERZO

Tavola:
3/3

Scala:
1:100

Verificato:

Data: 07/06/99

Validato:

Data:

Agg.:

Data: 07/06/99

LEGENDA

- Radiatore
- Colonna montante
- Collettore
- Mandata/ritorno circuito Radiatori

PROGETTO



Titolare dell'Attività'



AZIENDA ENERGETICA METROPOLITANA TORINO S.p.A.

DELIBERAZIONE CONSIGLIO COMUNALE n.111 DEL 18.04.94