




CITTA DI TORINO

IMPIANTI TERMICI E DI CONDIZIONAM
 DEL COMUNE DI TORINO E DELL
 AZIENDA ENERGETICA METROPOLITA
 POLIZIA MUNICIPALE - UFF

TORINO - Via Conte Verde
 P.zza Palazzo di Citta'

RACCOLTA E INFORMATIZZAZIONE D
 NELL'AMBITO DELL'APPALTO DEI SEF
 GESTIONALI E MANUTENTIVI E DEGLI INI
 PER LA RIDUZIONE DEI CONSUMI ENEF

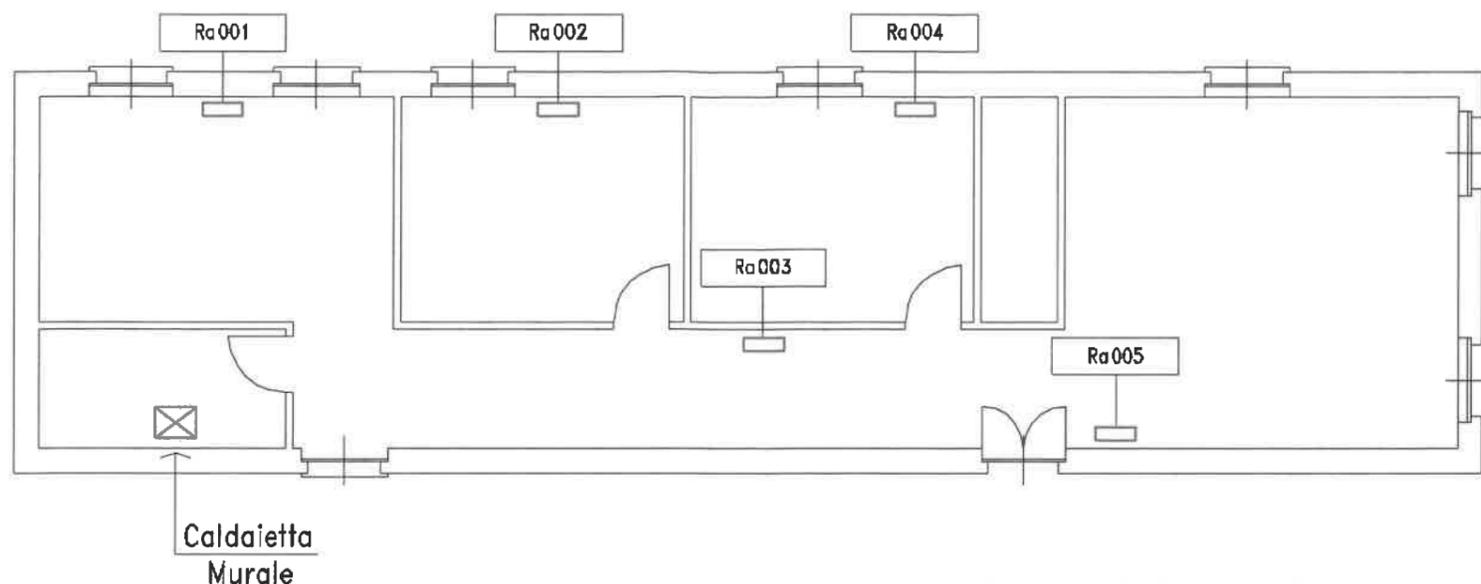

TAMOIL PETROLI S.

Commissa: IT026	Oggetto ELABORATI GRAFICI	Verific
Code Imp. A.E.M.: 01.01.961.I		Data:
Code Imp. S.T.I.: COM1-98		Valida
Doc.: EG1-98	PIANTA PIANO PRIMO	Data:
Tavola: 1/3	Scala: 1:100	Agg.:
		Data:

PROGETTO



Titolare dell'Attività



DELIBERAZIONE CONSIGLIO COMUNALE n.111 DEL 18.04.9