


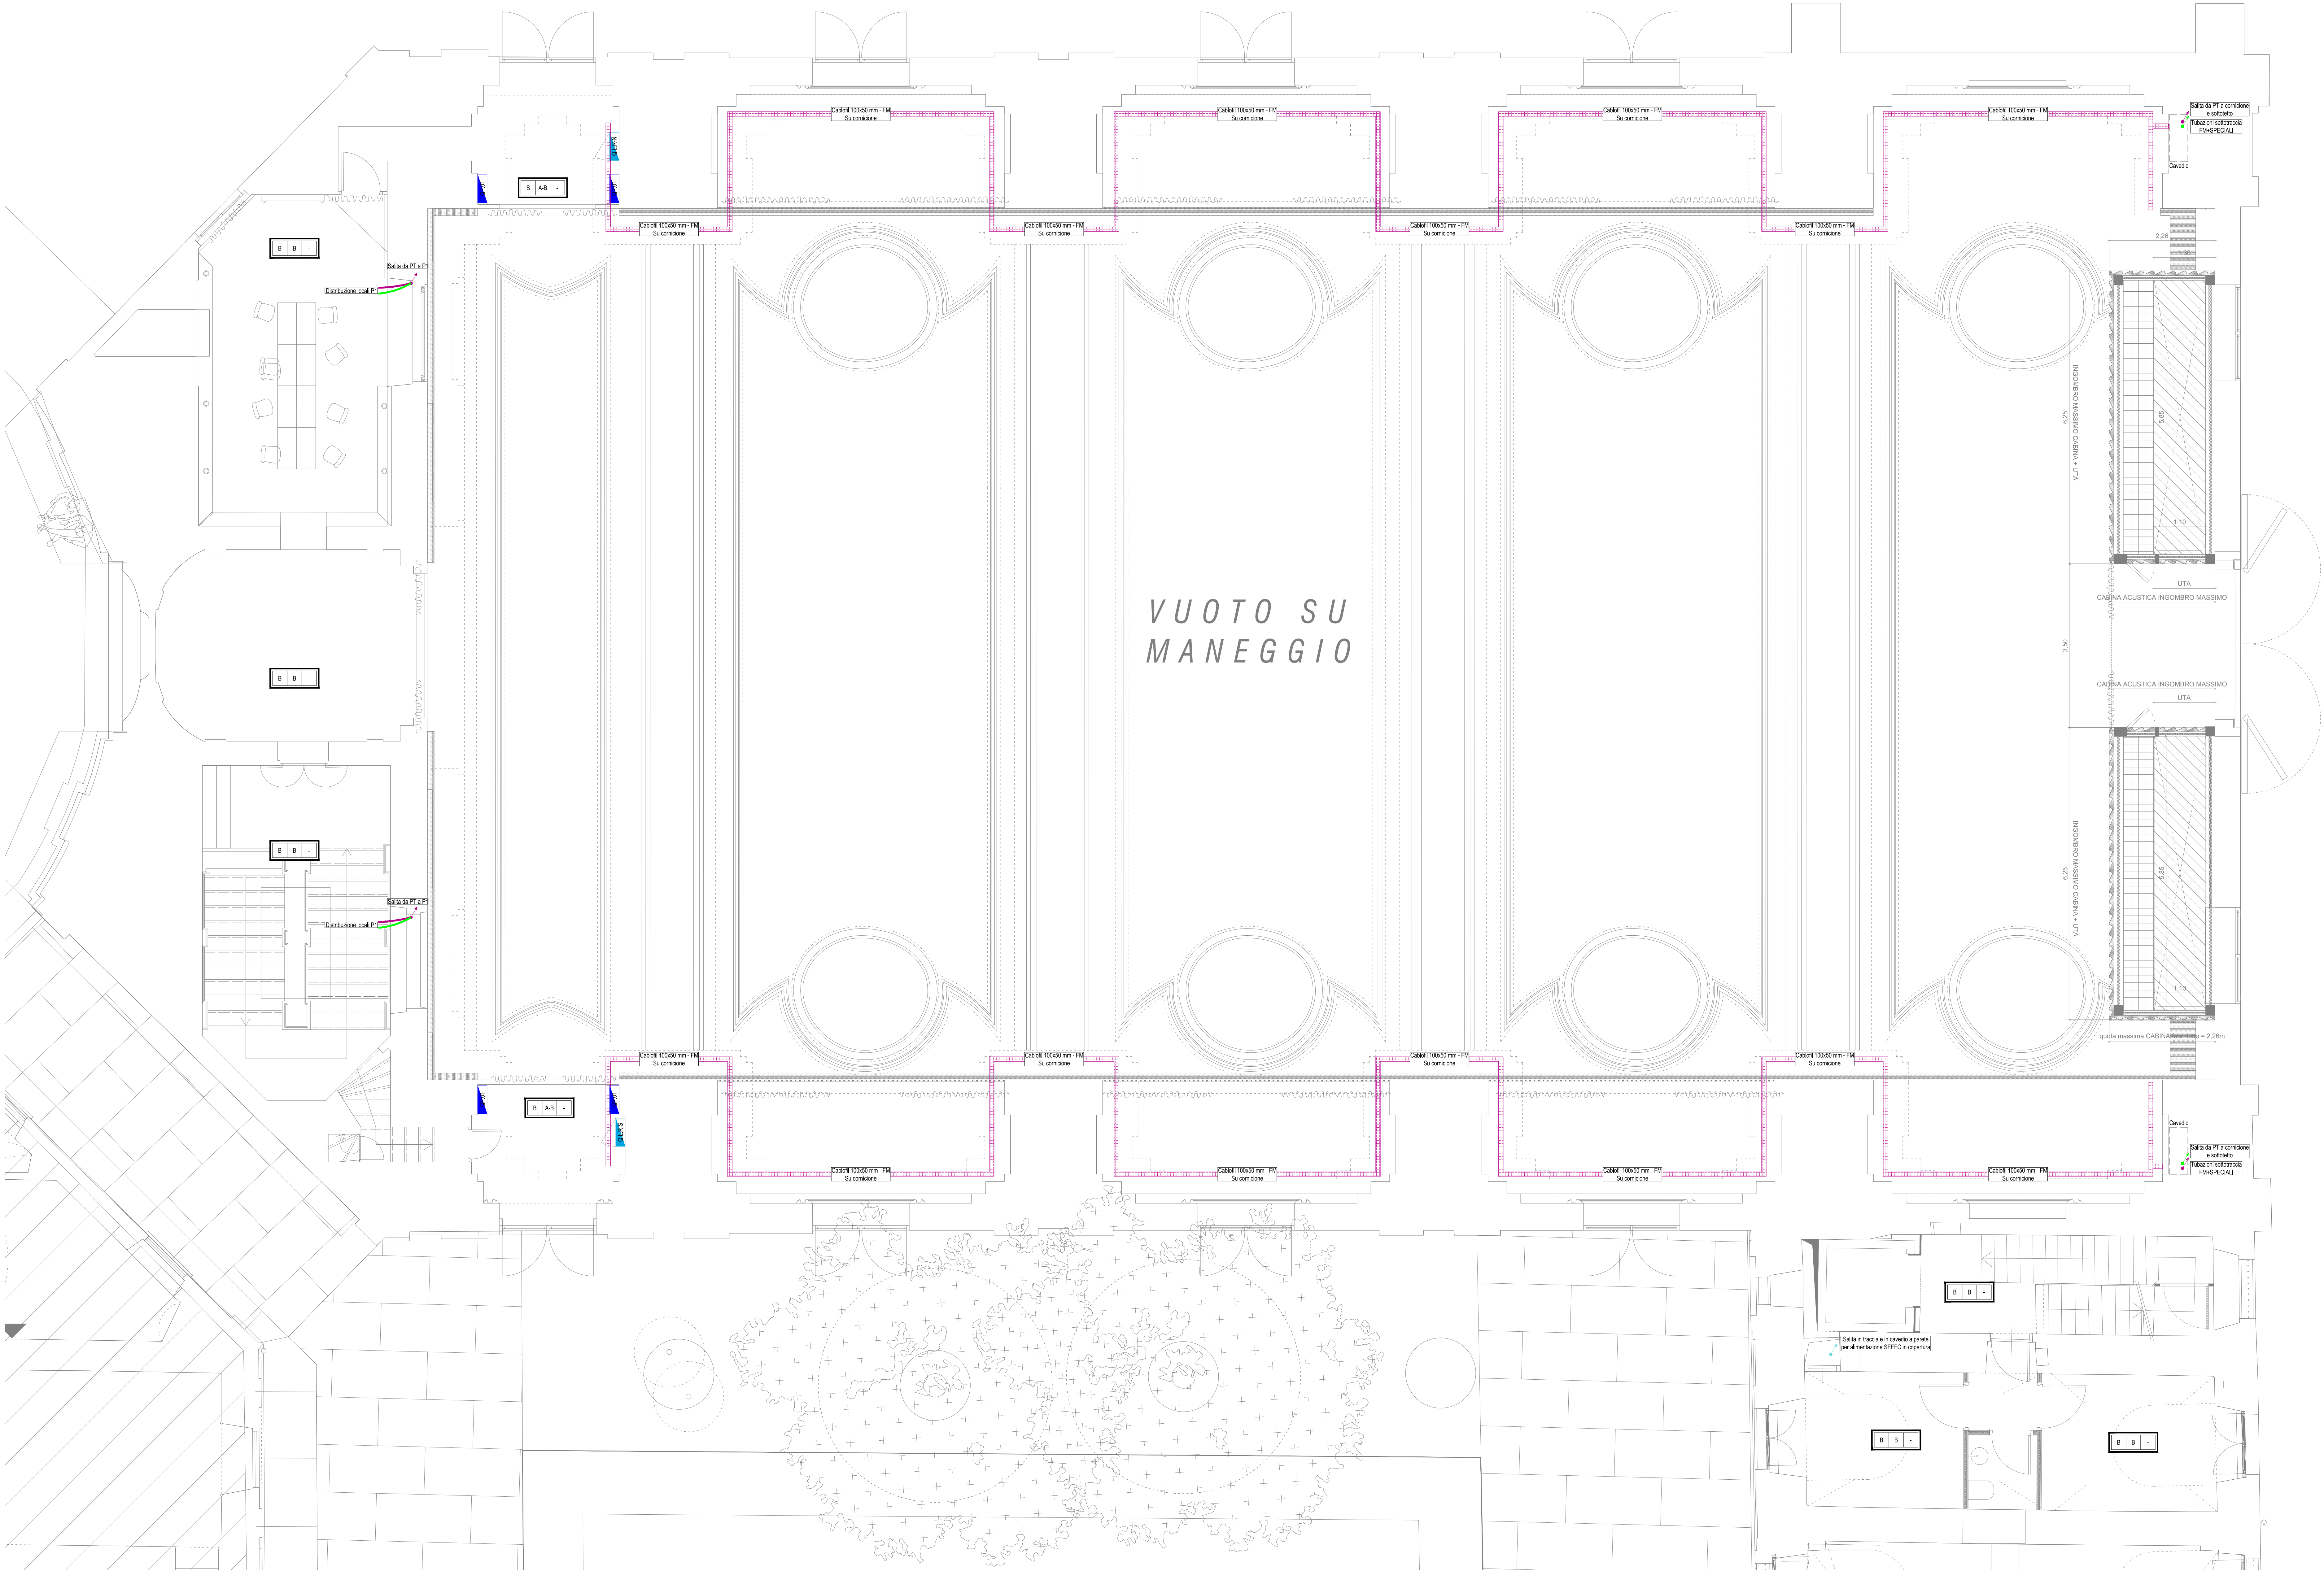

LEGENDA SIMBOLI DISTRIBUZIONE


	Quadro elettrico principale e/o divisoriale e/o terminale Posizione di installazione indicata a progetto. Per i dettagli fare riferimento agli schemi elettrici dedicati.
	Quadro elettrico principale e/o divisoriale e/o terminale - servizi emergenza Posizione di installazione indicata a progetto. Per i dettagli fare riferimento agli schemi elettrici dedicati. Si prevede assegnazione funzionale da accompagnare con alimentazione ordinaria e con alimentazione da sistema di sicurezza.
	Quadro servizi di emergenza (CPS illuminazione di emergenza) Posizione di installazione e dimensioni indicata a progetto. Per i dettagli fare riferimento agli schemi elettrici dedicati.
	Quadro servizi di emergenza (UPS alim. serramenti motorizzati) Posizione di installazione e dimensioni indicata a progetto. Per i dettagli fare riferimento agli schemi elettrici dedicati.

LEGENDA LINEE DISTRIBUZIONE

	Distribuzione secondaria da QE principali a QE di zona / terminali Topologia e dimensioni di vie cavo da impiegare indicate a progetto, tipologia di installazione indicata a progetto. Si vedano anche i particolari costruttivi per la posa dei cavi.
	Distribuzione terminale impianti categoria 0 (telefonici, trasmissione dati, antiraffreddamento, TVCC, RAC, EVAC, ecc.) Topologia e dimensioni di vie cavo da impiegare indicate a progetto, tipologia di installazione indicata a progetto. Si vedano anche i particolari costruttivi per la posa dei cavi.
	Distribuzione terminale utenze sceniche Topologia e dimensioni di vie cavo da impiegare indicate a progetto, tipologia di installazione indicata a progetto. Si vedano anche i particolari costruttivi per la posa dei cavi.
	Distribuzione interrata - aree interne Topologia e dimensioni di vie cavo da impiegare indicate a progetto, tipologia di installazione indicata a progetto. Si vedano anche i particolari costruttivi per la posa dei cavi.
	Distribuzione interrata - aree esterne Topologia e dimensioni di vie cavo da impiegare indicate a progetto, tipologia di installazione indicata a progetto. Si vedano anche i particolari costruttivi per la posa dei cavi.
	Passerelle tipo "Trio" in acciaio zincato Passerelle tipo "a fior" in acciaio zincato, installazione a vista tramite pendinatura, alla massima distanza possibile dal pavimento, tramite supporti fissi. Compresi raccordi, curve, separatori, coperture e quanto necessario alla posa. In funzione del colore indicato a progetto, le vie cavo sono indicate a: - impianti FM, luce e in generale ad impianti di potenza - impianti di categoria 0 e di segnale - distribuzione mista con setto separatore per suddivisione fisica impianti - utenze sceniche
	Canalina chiusa o assolata in acciaio zincato Canalina chiusa o assolata in acciaio zincato, installazione a vista tramite pendinatura, alla massima distanza possibile dal pavimento, tramite supporti fissi. Compresi raccordi, curve, separatori, coperture e quanto necessario alla posa. In funzione del colore indicato a progetto, le vie cavo sono indicate a: - impianti FM, luce e in generale ad impianti di potenza - impianti di categoria 0 e di segnale - distribuzione mista con setto separatore per suddivisione fisica impianti - utenze sceniche
	Pozzetto in calcestruzzo Pozzetto in calcestruzzo con chiusura in ghisa classe B125 per le aree pedonali e classe C250 per le aree carrabili. Completo di tutto il necessario alla posa.
	Pozzetto in polipropilene Pozzetto in polipropilene con chiusura in polipropilene classe B125 per le aree pedonali e classe C250 per le aree carrabili. Completo di tutto il necessario alla posa.

LEGENDA TIPO ESECUZIONE IMPIANTI

	Esecuzione entro controsoffitto	Tipologie esecutive "Z": A: Tubazione a vista B: Tubazione sotto traccia C: Canalizzazione
	Esecuzione in ambiente	Tipologie esecutive "Y": A: Tubazione a vista B: Tubazione sotto traccia C: Canalizzazione
	Esecuzione entro pavimento	Tipologie esecutive "X": A: Tubazione a vista B: Tubazione sotto traccia C: Canalizzazione

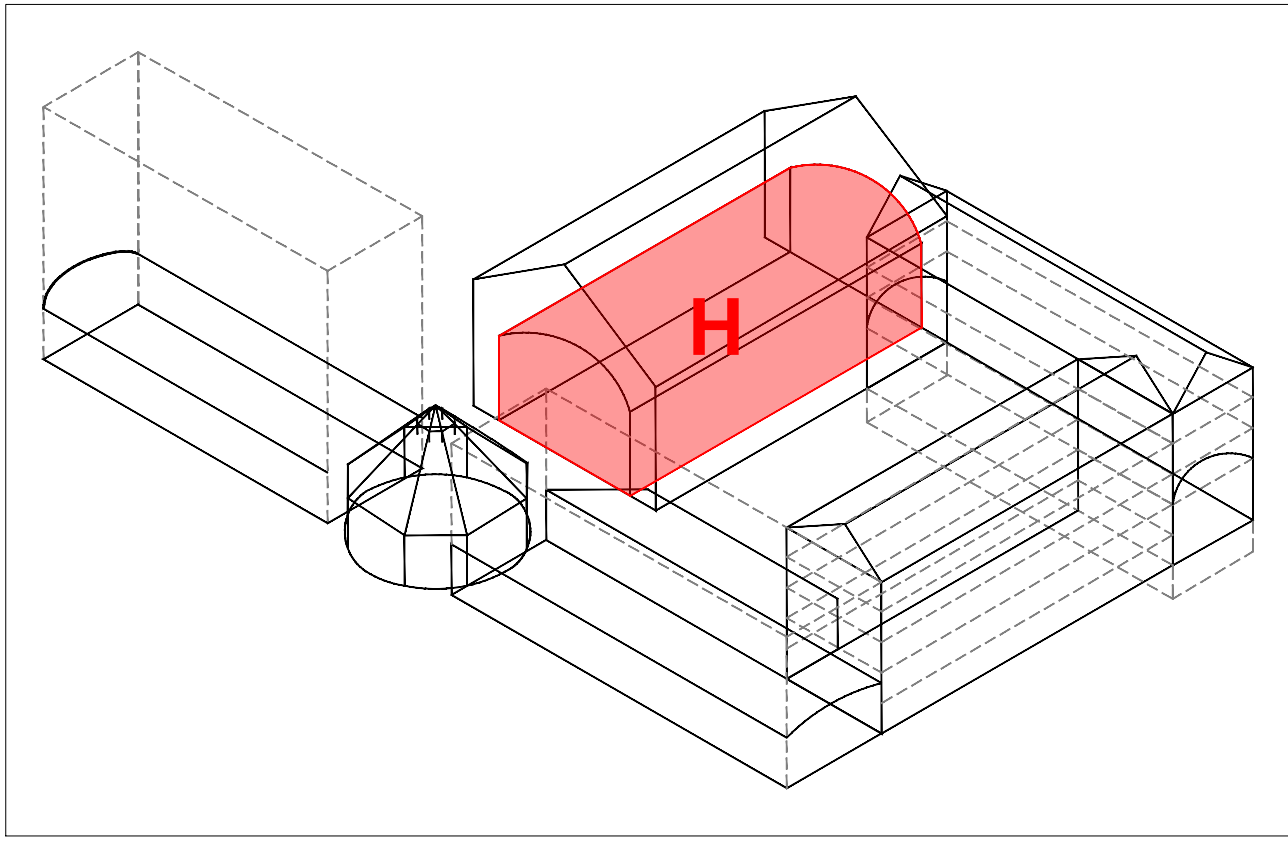

CITTÀ DI TORINO
CAVALLERIZZA REALE DI TORINO

Maneggio Alfieriano, Crociera e Scuderie
INTERVENTO DI ADEGUAMENTO FUNZIONALE AD ATTIVITÀ ESPOSITIVE E PERFORMATIVE
DEL MANEGGIO ALFIERIANO (H - LOTTO 2) DELLA CROCIERA (N) DELLE SCUDERIE (M e O) E DELLE MANICHE V e I

Attori del Protocollo Quadro
Raggruppamento temporaneo di progetto LACATON&VASSAL

COMMITTENTE E PROPRIETÀ:
Città di Torino
Divisione Cultura, Archivi, Musei e Biblioteche
Piazza Palazzo di Città 1, 10128 Torino - IT

COORDINAMENTO, PROGETTAZIONE ARCHITETTONICA E INTEGRAZIONI SPECIALISTICHE
TRA s.r.l. - Tassanet Prologis Architetti
Via Mantova 26, 10125 Torino - IT

PROGETTAZIONE ARCHITETTONICA, SVILUPPO PROGETTO E INTEGRAZIONI SPECIALISTICHE
Via Joux de la S. Matteo/Pirelli Architecture
5 Place de Rome, 13006 Marseille - FR

MANDATARIA E PROGETTAZIONE STRUTTURALE
ICS S.r.l. - mandataria
Corso Emanuele II 75, 10128 Torino - IT

PROGETTAZIONE RESTAURO
Pierre - Antoine Gallet
Architecte en Chef des Monuments Historiques
23 Rue du Mail, 75002 Paris - FR

VALUTAZIONI ENERGETICHE
ATMOSLAB
Unit 12, 24-26, Pritchards Rd, London E2 8AP - UK

PROGETTAZIONE IMPIANTISTICA
ED Ingegneria s.r.l.
Via Livorno 60 c/o Environment Park, 10144 Torino - IT

PROGETTAZIONE PREVENZIONE ANTINCENDIO E SICUREZZA
G&G Engineering srl
Via Assiella, 17, 10128 Torino TO - IT

CONSULENTE SCENOGRAFICO
Changement à vue - Paris
CONSULENTE ACUSTICA
Vibes S.r.l. con A. Adorni - Torino
CONSULENTE RESTAURO
Nedda di Nedda Moretto - Verona

FASE: P.E.
PROGETTO ESECUTIVO

ELABORATO:
H_PE_IE_04-A

AMBITO DI PROGETTAZIONE:
IMPIANTI ELETTRICI
TITOLO ELABORATO:
Impianti Elettrici - Distribuzione primaria e terminale
Manica H - Piano Primo
SCALA:
1:50

EMISSIONE	DATA	DESCRIZIONE	REDAT	VERIFICA	APPROV.
01	24/02/2026	Distribuzione primaria e terminale	EQ		