


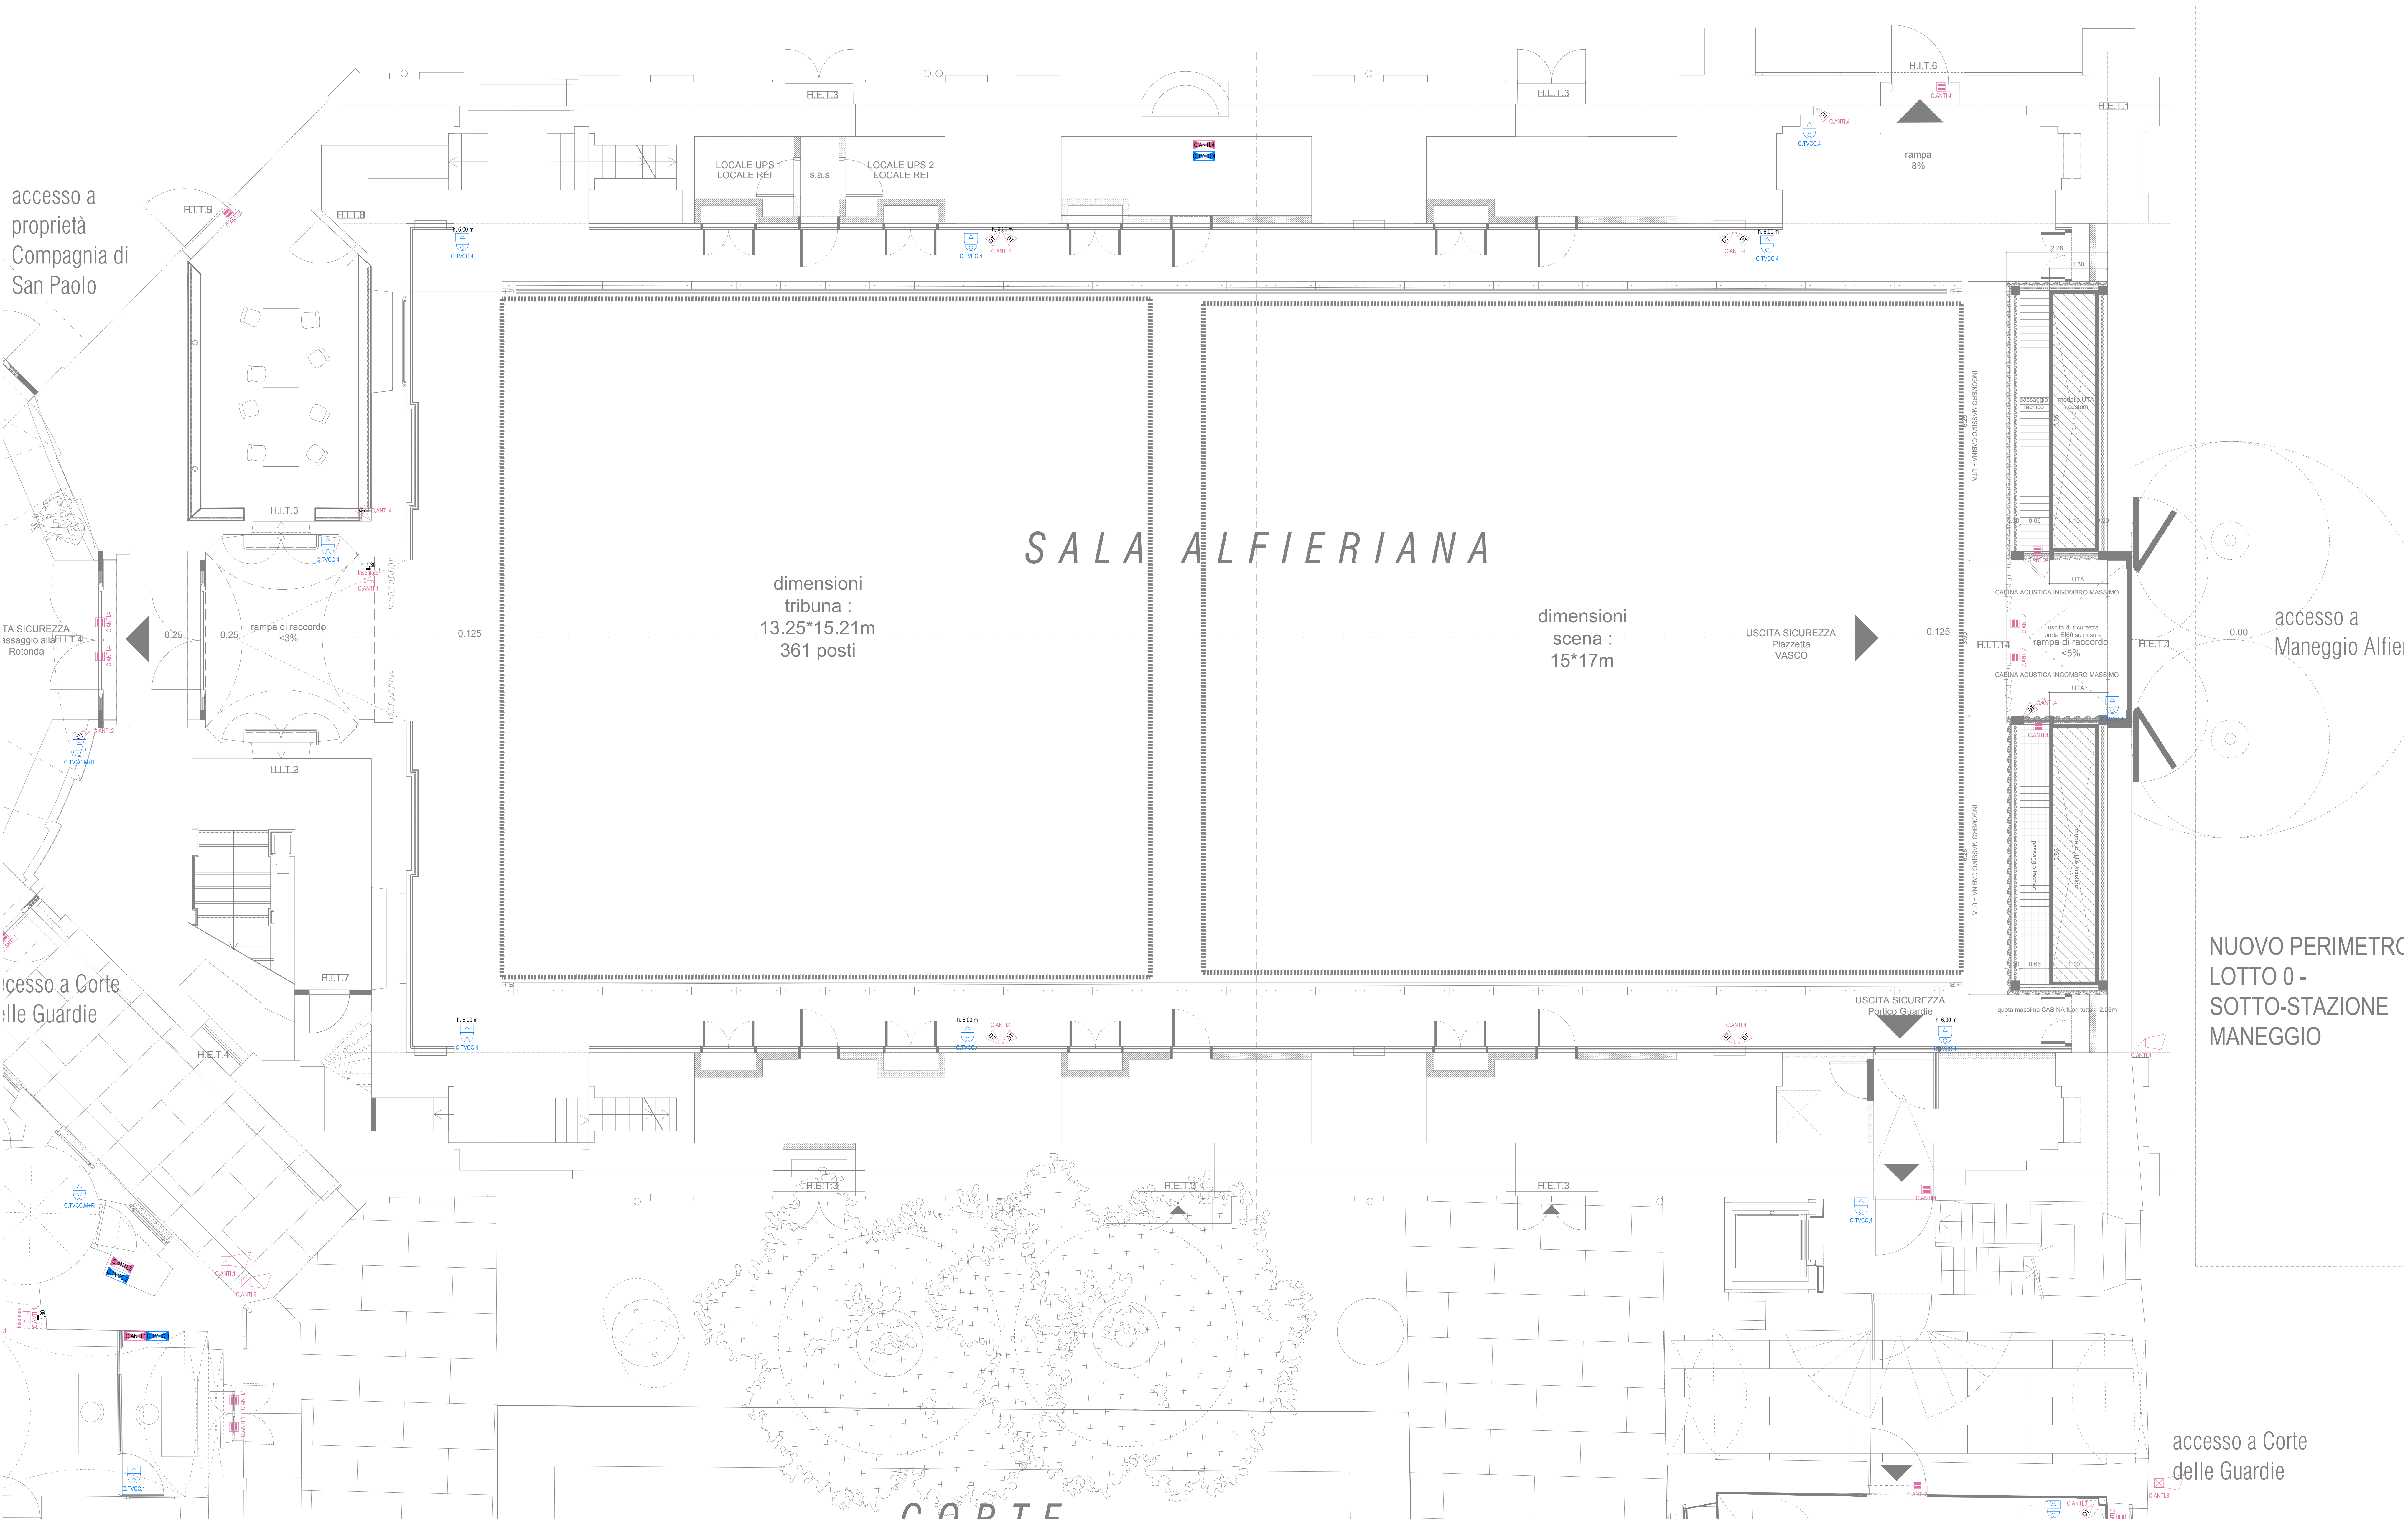


LEGENDA SIMBOLI IMP. ANTINTRUSIONE

CANTL ...	Centrale antintrusione Posizione di installazione indicata a progetto. CANTL ... → identificativo centrale antintrusione
<DT> (H.CANTL)	Rilevatore volumetrico a doppia tecnologia Rilevatore per impianto antintrusione a doppia tecnologia (RT + termico), sistema cablati, completo di base. (H.CANTL) → programma e tecnologia senza cavi, identificativo centrale di collegamento apparecchiatura
(H.CANTL)	Sensore magnetico per serramento Installazione integrata nel serramento oppure in esecuzione a vista sul telaio. (H.CANTL) → programma e tecnologia senza cavi, identificativo centrale di collegamento apparecchiatura
(H.CANTL)	Sirena per esterni Sirena per installazione esterna autoalimentata, connessione cablati tramite bus, programmabile, potenza acustica non inferiore a 100 dB(A) @ 1m, lampeggiante led programmabile, autoriscaldamento da apertura, ricezione e schermata. (H.CANTL) → programma e tecnologia senza cavi, identificativo centrale di collegamento apparecchiatura
(H.CANTL)	Tastiera di gestione Tastiera di gestione e programmazione, display touch screen, interfaccia grafica programmabile, programmazione e connessione cablati tramite bus. (H.CANTL) → programma e tecnologia senza cavi, identificativo centrale di collegamento apparecchiatura
PC Desktop	PC Desktop Completo di tastiera, mouse e monitor >24". Per il controllo e comando del sistema antintrusione.

LEGENDA SIMBOLI IMPIANTO TVCC


CTVCC ...	Registrazione impianto TVCC Posizione di installazione indicata a progetto. CTVCC ... → identificativo dispositivo di registrazione impianto TVCC
(H.CTVCC)	Videocamera formato mini dome Videocamera formato mini dome, completa di base. (H.CTVCC) → programma e tecnologia senza cavi, identificativo centrale di collegamento apparecchiatura
TVCC 6P	PC Desktop Completo di tastiera, mouse e monitor >6P". Per il controllo e comando del sistema di videosorveglianza.

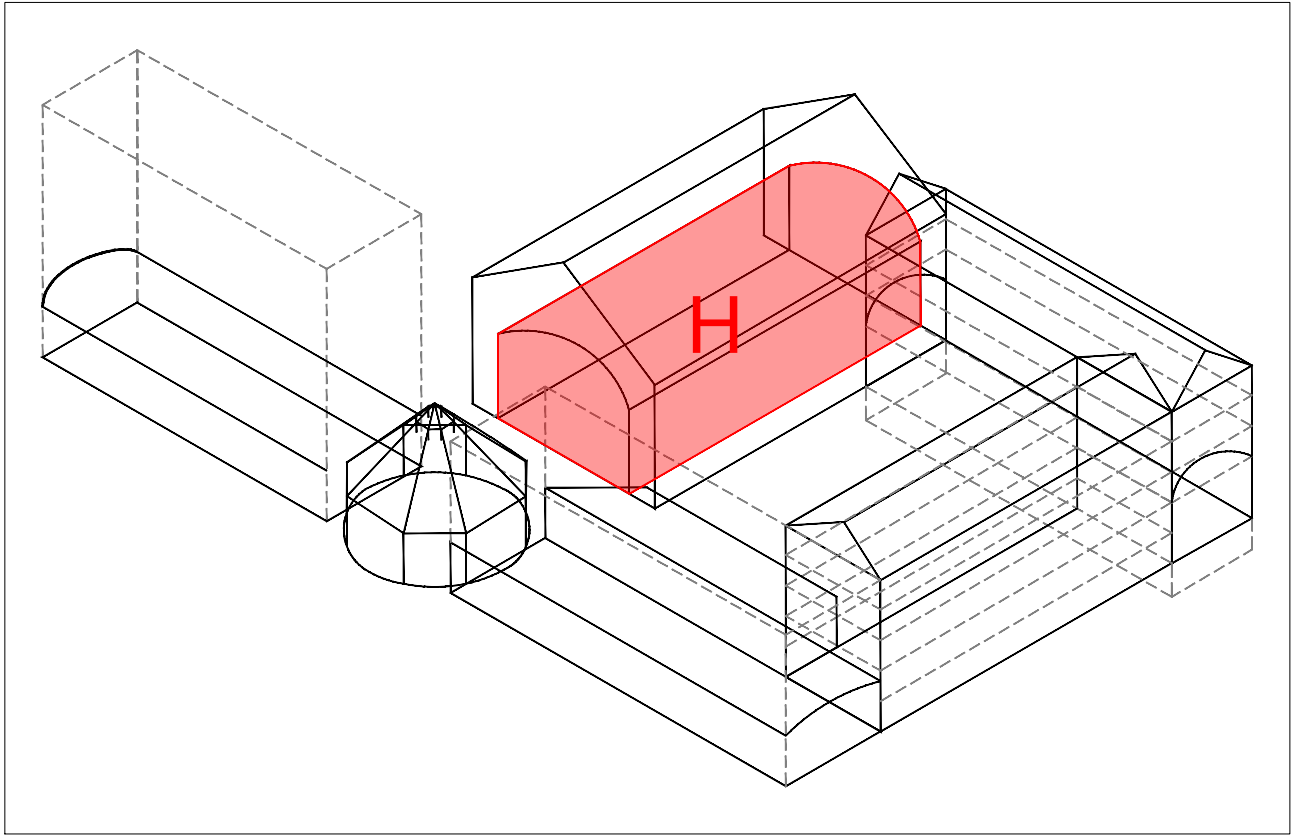

CITTÀ DI TORINO
CAVALLERIZZA REALE DI TORINO

Maneggio Alfieriano, Crociera e Scuderie
INTERVENTO DI ADEGUAMENTO FUNZIONALE AD ATTIVITÀ ESPOSITIVE E PERFORMATIVE
DEL MANEGGIO ALFIERIANO (H - LOTTO 2) DELLA CROCIERA (N) DELLE SCUDERIE (M e O) E DELLE MANICHE V e I

Attori del Protocollo Quadro	Raggruppamento temporaneo di progetto LACATON&VASSAL
COMMITTEE E PROPRIETÀ: Città di Torino Divisione Cultura, Archivi, Musei e Biblioteche Piazza Palazzo di Città 1, 10128 Torino - IT	CAPORUPPO E PROGETTAZIONE ARCHITETTONICA Lacaton & Vassal Architects 80 Rue de Paris, 61100 Montreuil - FR COORDINAMENTO, PROGETTAZIONE ARCHITETTONICA E INTEGRAZIONI SPECIALISTICHE V&A s.r.l. - (Associati) Folligio Architetti Via Marzotto 36, 10128 Torino - IT PROGETTAZIONE ARCHITETTONICA, SVILUPPO PROGETTO E INTEGRAZIONI SPECIALISTICHE V&A s.r.l. - (Associati) Folligio Architects 5 Place de Rome, 13006 Marseille - FR
CON IL SUPPORTO DI: Fondazione Compagnia di San Paolo Corso Vittorio Emanuele II 75, 10128 Torino - IT	MANDATARIA E PROGETTAZIONE STRUTTURALE ICS S.r.l. - (mandataria) Corso Emanuele II, 10128 Torino - IT PROGETTAZIONE RESTAURO Pierre - Antoine Gallet Architecte en Chef des Monuments Historiques 23 Rue du Mail, 75002 Paris - FR VALUTAZIONI ENERGETICHE ATMOSLAB Unit 12, 24-28, Pritchard's Rd, London E2 9AP - UK PROGETTAZIONE PIANIFICAZIONE EG Ingegneria s.r.l. Via Livorno 80 via Environment Park, 10144 Torino - IT PROGETTAZIONE PREVENZIONE ANTINCENDIO E SICUREZZA G&E Engineering srl Via Assietta, 17, 10128 Torino TO - IT CONSULENTE SCENOGRAFICO Changement s.r.l. - Paris CONSULENTE ACUSTICA V&A s.r.l. con A. Anelli - Torino CONSULENTE RESTAURO Nido di Nido Moretto - Verona

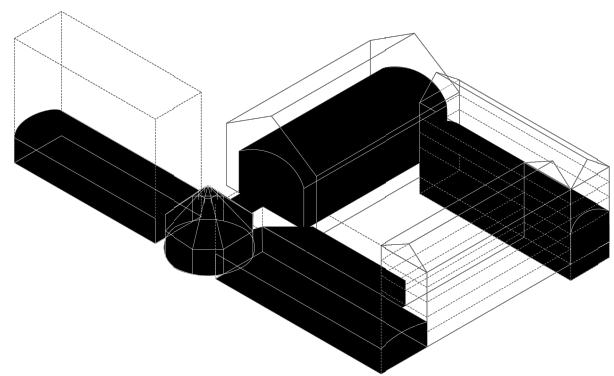

FASE: PFTE 2
PROGETTO DI FATTIBILITÀ
TECNICO-ECONOMICA

AMBITO DI PROGETTAZIONE:
IMPIANTI ELETTRICI
TITOLO ELABORATO:
Impianti Elettrici - Impianti sicurezza antintrusione e TVCC
Manica H - Piano Terra
SCALA:
1:50

ELABORATO:
H_PFT2_IE_01-E

EMISSIONE	DATA	DESCRIZIONE	REDAZ.	VERIFICA	APPROV.
01	31/12/2025	Impianti sicurezza antintrusione e TVCC	EG		
02	17/02/2026	Impianti sicurezza antintrusione e TVCC	EG		