


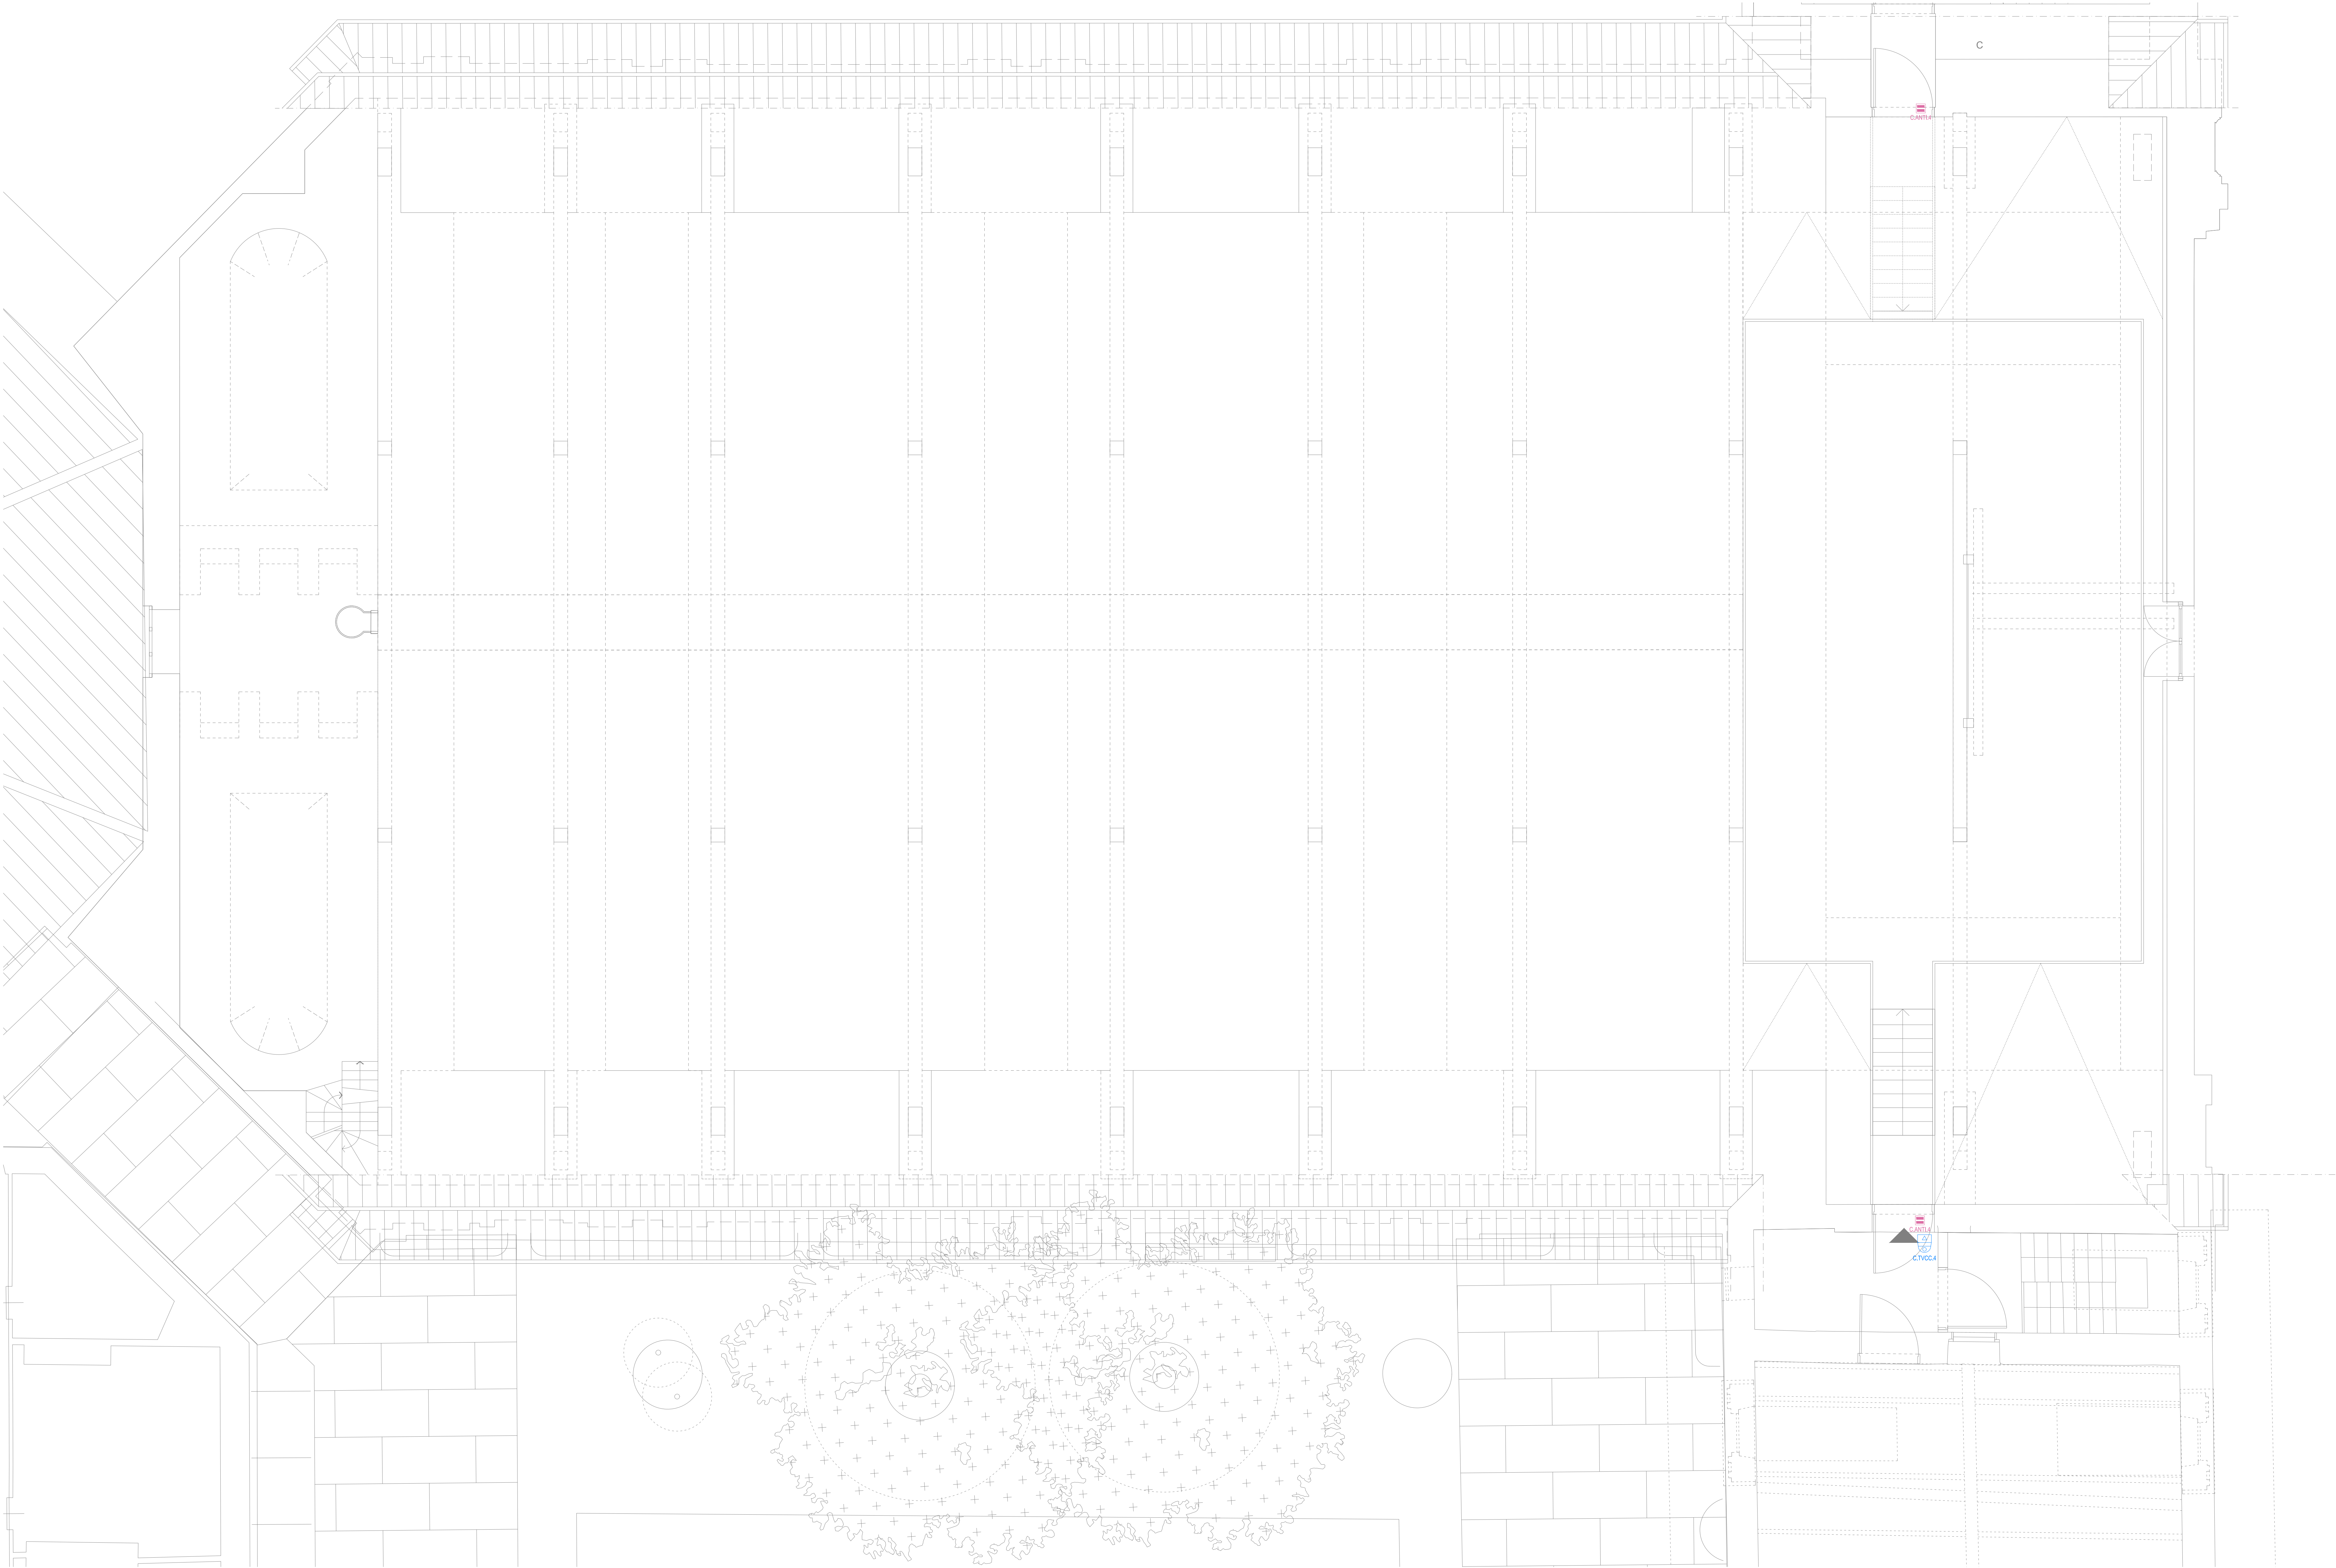


LEGENDA SIMBOLI IMP. ANTINTRUSIONE

	Centrale antintrusione Posizione di installazione indicata a progetto. CANTL ... → identificativo centrale antintrusione
	Rilevatore volumetrico a doppia tecnologia Rilevatore per impianto antintrusione a doppia tecnologia (RT + termico), sistema cablati, completo di basefita. L'identificativo ... → identificativo centrale di collegamento apparecchiatura
	Sensore magnetico per serramento Installazione integrata nel serramento oppure in esecuzione a vista sul telaio. L'identificativo ... → identificativo centrale di collegamento apparecchiatura
	Sirena per esterni Sirena per installazione esterna autoalimentata, connessione cablata tramite bus, programmabile, potenza acustica non inferiore a 100 dB(A) @ 1m, lampeggiante led programmabile, autoriscaldamento da apertura, iniezione e sfurti. L'identificativo ... → identificativo centrale di collegamento apparecchiatura
	Tastiera di gestione Tastiera di gestione e programmazione, display touch screen, interfaccia grafica programmabile, programmazione e connessione cablata tramite bus. L'identificativo ... → identificativo centrale di collegamento apparecchiatura
	PC Desktop Completo di tastiera, mouse e monitor >24". Per il controllo e comando del sistema antintrusione.

LEGENDA SIMBOLI IMPIANTO TVCC

	Registrazione impianto TVCC Posizione di installazione indicata a progetto. TVCC ... → identificativo dispositivo di registrazione impianto TVCC
	Videocamera formato mini dome Videocamera formato mini dome, completa di basefita. L'identificativo ... → identificativo centrale di collegamento apparecchiatura
	PC Desktop Completo di tastiera, mouse e monitor >24". Per il controllo e comando del sistema di videosorveglianza.

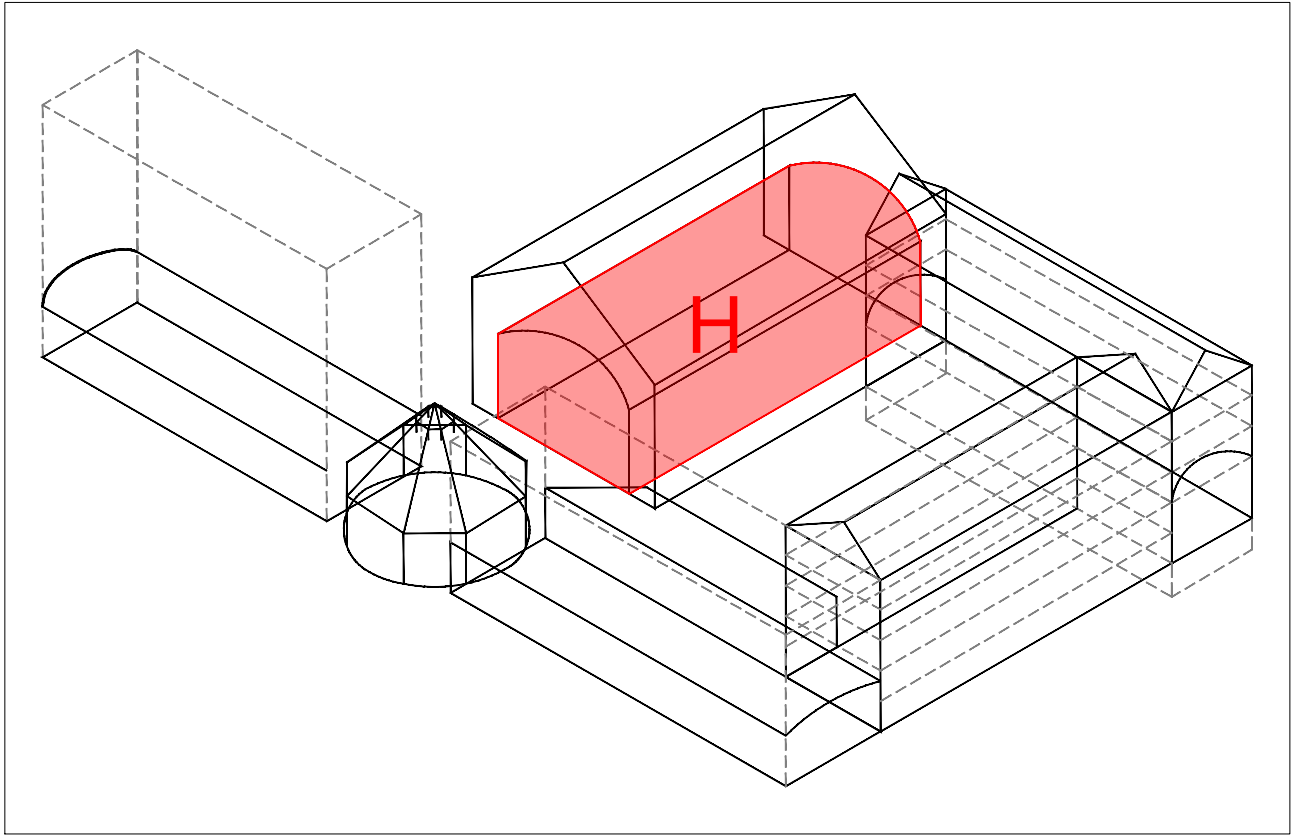

CITTÀ DI TORINO
CAVALLERIZZA REALE DI TORINO

Maneggio Alfieriano, Crociera e Scuderie
INTERVENTO DI ADEGUAMENTO FUNZIONALE AD ATTIVITÀ ESPOSITIVE E PERFORMATIVE
DEL MANEGGIO ALFIERIANO (H - LOTTO 2) DELLA CROCIERA (N) DELLE SCUDERIE (M e O) E DELLE MANICHE V e I

Attori del Protocollo Quadro COMMITTEE E PROPRIETÀ: Città di Torino Divisione Cultura, Archivio, Musei e Biblioteche Piazza Palazzo di Città 1, 10128 Torino - IT	Raggruppamento temporaneo di progetto LACATON&VASSAL CAPORUPPO E PROGETTAZIONE ARCHITETTONICA Lacaton & Vassal Architects 80 Rue de Paris, 69100 Montreuil - FR COORDINAMENTO, PROGETTAZIONE ARCHITETTONICA E INTEGRAZIONI SPECIALISTICHE Y&A s.r.l. - Iosadenti Fotoglio Architects Via Marzova 36, 10123 Torino - IT PROGETTAZIONE ARCHITETTONICA, SVILUPPO PROGETTO E INTEGRAZIONI SPECIALISTICHE Via Jaurès - atelier 5 Studiohaus Potsdam Architecture 5 Place de Rome, 13006 Marseille - FR
--	--

CON IL SUPPORTO DI: Fondazione Compagnia di San Paolo Corso Vittorio Emanuele II 75, 10128 Torino - IT	MANDATARIA E PROGETTAZIONE STRUTTURALE ICS S.r.l. - mandataria Corso Europa 8, 10128 Torino - IT PROGETTAZIONE RESTAURO Pierre - Antoine Götter Architecte en Chef des Monuments Historiques 23 Rue du Mail, 75002 Paris - FR VALUTAZIONI ENERGETICHE ATMOSLAB Unit 12, 24-28, Pritchard's Rd, London E2 9AP - UK PROGETTAZIONE IMPIANTISTICA EO Ingegneria s.r.l. Via Livorno 80 via Environment Park, 10144 Torino - IT
--	---

FASE: PFTE 2 PROGETTO DI FATTIBILITÀ TECNICO-ECONOMICA	PROGETTAZIONE PREVENZIONE ANTINCENDIO E SICUREZZA G&E Engineering srl Via Assietta, 17, 10128 Torino TO - IT CONSULENTE SCENOGRAFICO Changement à vue - Paris CONSULENTE ACUSTICA Vivas S.r.l. con A. Anelli - Torino CONSULENTE RESTAURO Nello de Nodda Moretto - Verona
---	--

AMBITO DI PROGETTAZIONE: IMPIANTI ELETTRICI	ELABORATO: H_PFTE2_IE_02-E
---	--------------------------------------

TITOLO ELABORATO: Impianti Elettrici - Impianti sicurezza antintrusione e TVCC Manica H - Piano Sottotetto	SCALA: 1:50
---	-----------------------

EMISSIONE	DATA	DESCRIZIONE	REDAT.	VERIFICA	APPROV.
01	31/12/2025	Impianti sicurezza antintrusione e TVCC	EO		
02	17/02/2026	Impianti sicurezza antintrusione e TVCC	EO		