

Architectural floor plan of the first floor of the Palazzo del Senato in Rome. The plan shows a large central hall with a grid of columns and a large circular void in the center. The text "VUOTO SU CORPO DELLE GUARDIE" is written across the central area. The plan includes various rooms, corridors, and a spiral staircase. Technical details and annotations are present throughout the drawing.

 Quattro elettrico principale ed il divisoriale e terminali
 Posizione di installazione indicata a progetto. Per i dettagli fare riferimento agli schemi elettrici dedicati.

 Quattro elettrico principale ed il divisoriale e terminali - servizi emergenza
 Posizione di installazione indicata a progetto. Per i dettagli fare riferimento agli schemi elettrici dedicati. Si prevede assegnazione funzione tra componenti con alimentazione ordinaria e corrisposto con alimentazione di emergenza in sistema di sicurezza.

 Quattro servizi di emergenza (FRS illuminazione di emergenza)
 Posizione di installazione e dimensioni indicata a progetto. Per i dettagli fare riferimento agli schemi elettrici dedicati.

 Quattro servizi di emergenza (UPS alarm, serramenti motorizzati)
 Posizione di installazione e dimensioni indicata a progetto. Per i dettagli fare riferimento agli schemi elettrici dedicati.

 Scatola 503
 - ULRICI - - altro di installazione su parete

 Scatola 504
 - ULRICI - - altro di installazione su parete

 Scatola 505 con membrana di protezione IP55
 - ULRICI - - altro di installazione su parete con protezione IP55

 Scatola 504 con membrana di protezione IP55
 - ULRICI - - altro di installazione su parete con protezione IP55

[illegible]

	Rack dati di distribuzione rete dati Dimensioni indicate a progetto RK ... → identificativo rack dati principale exo di zona
... (telecom) ... (LEPD) ... (circuito)	Punto telecomunicazioni generico TP Presa telefonica FX FAX FO Bussola femmina attestazione fibra ottica EDP Presa dati - connettore RJ45 ... (area) → progressivo o tipologia utenza collegata (per i punti EDP indica la tipologia di cavo) ... (cavo) → circuito avviato ... (numero) → numero punto dati

 (Lampada) (On/Off)	Pulsante IP (Lampada) → progressivo / sporgenza lampada accesa (Lampada) → progressivo / sporgenza lampada spenta
 (Lampada) (On/Off)	Interruttore IP (Lampada) → progressivo / sporgenza lampada accesa (Lampada) → progressivo / sporgenza lampada spenta
 (Lampada) (On/Off)	Punto luce - 230 Vac (Lampada) → progressivo / sporgenza lampada accesa (Lampada) → progressivo / sporgenza lampada spenta
 (Lampada) (On/Off)	Punto luce a parete - 230 Vac (Lampada) → progressivo / sporgenza lampada accesa (Lampada) → progressivo / sporgenza lampada spenta
 (Lampada) (On/Off)	Sensore di presenza IR con rilevamento a 360° (Lampada) → progressivo / sporgenza lampada accesa (Lampada) → progressivo / sporgenza lampada spenta
 (Lampada) (On/Off)	Lampada di emergenza da pannello/sfiorante ad incasso o a vista con funzione di illuminazione per installazione a parete / soffitto incassata o a vista con funzione di emergenza a LED e programma per indicazione via di uscita Topologia lampada: Sola Line Topologia funzioni: Mini, In (automata da CPSS) Gruppo IP: IP20 Topologia di alimentazione: Semplice Gruppo IP: IP20 Topologia di alimentazione: Alimentazione 230 Vac da CPSS
 (Lampada) (On/Off)	Modello: Lenergy MIRROR M1901 o equivalente
 (Lampada) (On/Off)	Lampada di emergenza da pannello/sfiorante ad incasso o a vista con funzione di illuminazione a LED Flusso luminoso nominale: min. 500 lm Autonomia: Sola Line Topologia funzioni: Mini, In (automata da CPSS) Gruppo IP: IP20 Topologia di alimentazione: Semplice Gruppo IP: IP20 Topologia di alimentazione: Alimentazione 230 Vac da CPSS
 (Lampada) (On/Off)	Modello: Lenergy MIRROR MS1303 o equivalente
 (Lampada) (On/Off)	Lampada di emergenza da pannello/sfiorante ad incasso o a vista con funzione di illuminazione a LED e programma per indicazione via di uscita Distanza di visibilità: min. 50 m (EN 1838) Autonomia: Sola Line Topologia funzioni: Mini, In (automata da CPSS) Gruppo IP: IP20 Topologia di alimentazione: Semplice Gruppo IP: IP20 Topologia di alimentazione: Alimentazione 230 Vac da CPSS
 (Lampada) (On/Off)	Modello: Lenergy FLAG F1603 o equivalente
 (Lampada) (On/Off)	Lampada di emergenza da pannello/sfiorante ad incasso o a vista con funzione di illuminazione a LED e programma per indicazione via di uscita Distanza di visibilità: min. 50 m (EN 1838) Autonomia: Sola Line Topologia funzioni: Mini, In (automata da CPSS) Gruppo IP: IP20 Topologia di alimentazione: Semplice Gruppo IP: IP20 Topologia di alimentazione: Alimentazione 230 Vac da CPSS
 (Lampada) (On/Off)	Modello: Lenergy FLAG F1601 o equivalente
 (Lampada) (On/Off)	Lampada di emergenza da pannello/sfiorante ad incasso o a vista con funzione di illuminazione a LED e programma per indicazione via di uscita Distanza di visibilità: min. 50 m (EN 1838) Autonomia: Sola Line Topologia funzioni: Mini, In (automata da CPSS) Gruppo IP: IP20 Topologia di alimentazione: Semplice Gruppo IP: IP20 Topologia di alimentazione: Alimentazione 230 Vac da CPSS
 (Lampada) (On/Off)	Modello: Lenergy FLAG F1601 o equivalente
 (Lampada) (On/Off)	Lampada di emergenza da pannello/sfiorante ad incasso o a vista con funzione di illuminazione a LED e programma per indicazione via di uscita Distanza di visibilità: min. 50 m (EN 1838) Autonomia: Sola Line Topologia funzioni: Mini, In (automata da CPSS) Gruppo IP: IP20 Topologia di alimentazione: Semplice Gruppo IP: IP20 Topologia di alimentazione: Alimentazione 230 Vac da CPSS
 (Lampada) (On/Off)	Modello: Lenergy FLAG F1601 o equivalente
 (Lampada) (On/Off)	Lampada di emergenza da pannello/sfiorante ad incasso o a vista con funzione di illuminazione a LED e programma per indicazione via di uscita Distanza di visibilità: min. 50 m (EN 1838) Autonomia: Sola Line Topologia funzioni: Mini, In (automata da CPSS) Gruppo IP: IP20 Topologia di alimentazione: Semplice Gruppo IP: IP20 Topologia di alimentazione: Alimentazione 230 Vac da CPSS
 (Lampada) (On/Off)	Modello: Lenergy FLAG F1601 o equivalente
 (Lampada) (On/Off)	Lampada di emergenza da pannello/sfiorante ad incasso o a vista con funzione di illuminazione a LED e programma per indicazione via di uscita Distanza di visibilità: min. 50 m (EN 1838) Autonomia: Sola Line Topologia funzioni: Mini, In (automata da CPSS) Gruppo IP: IP20 Topologia di alimentazione: Semplice Gruppo IP: IP20 Topologia di alimentazione: Alimentazione 230 Vac da CPSS

	Armatura stagna luce 1200 mm x 1 linea LED Armatura stagna per installazione a parete / parete / sospensione, corpo in poliacetalato anidrico, con sorgente LED: - Flusso luminoso normale: 343 lm - Topologia emissione / orient.: dritta / opale - Potenza sorgente: 1024 W - Temp. di colore UGR / CRI: 4000 K / > 90 - Vita attesa sorgente luminosa: 70000h L80 B10 - Grado IP / IK: IP20 / IK0 - Topologia di alimentazione: 230 Vca - 50/60 Hz, dimmerabile DALI/DAI2 - Dimensione: 1200 mm x 100 mm x 100 mm (LxPxH) Nota: in presenza di 3 l'apparecchio deve essere certificato per un uso a sicurezza alimentato da CPSS Modello: 3F Flippi Lina LED 1242W 5855 o equivalente
	Armatura stagna luce 1200 mm x 2 linea LED Armatura stagna per installazione a parete / parete / sospensione, corpo in poliacetalato anidrico, con sorgente LED: - Flusso luminoso normale: 7911 lm - Topologia emissione / orient.: dritta / opale - Potenza sorgente: 2424 W - Temp. di colore UGR / CRI: 4000 K / > 90 - Vita attesa sorgente luminosa: 70000h L80 B10 - Grado IP / IK: IP20 / IK0 - Topologia di alimentazione: 230 Vca - 50/60 Hz, dimmerabile DALI/DAI2 - Dimensione: 1200 mm x 100 mm x 100 mm (LxPxH) Nota: in presenza di 3 l'apparecchio deve essere certificato per un uso a sicurezza alimentato da CPSS Modello: 3F Flippi Lina LED 1242W o equivalente
	Apparecchio lineare a sospensione luce 1300 mm Apparecchio lineare per installazione a parete / parete / sospensione, corpo in acciaio INOX e tubo in poliacetalato, con sorgente LED: - Flusso luminoso normale: 4200 lm - Topologia emissione / orient.: dritta e dritta / opale - Potenza sorgente: 4200 W - Temp. di colore UGR / CRI: 4000 K / > 90 - Vita attesa sorgente luminosa: 70000h L80 B10 - Grado IP / IK: IP20 / IK0 - Topologia di alimentazione: 230 Vca - 50/60 Hz, dimmerabile DALI/DAI2 - Dimensione: 1300 mm x 100 mm x 100 mm (LxPxH) Nota: in presenza di 3 l'apparecchio deve essere certificato per un uso a sicurezza alimentato da CPSS Modello: Sammode Studio BRUGHELLI L1300 - 42250000 o equivalente
	Apparecchio lineare a sospensione luce 1400 mm Apparecchio lineare per installazione a parete / parete / sospensione, corpo in acciaio INOX e tubo in vetro borosilicato, con sorgente LED: - Flusso luminoso normale: 3500 lm - Topologia emissione / orient.: dritta / opale - Potenza sorgente: 5 W - Temp. di colore UGR / CRI: 4000 K / > 90 - Vita attesa sorgente luminosa: 70000h L80 B10 - Grado IP / IK: IP20 / IK0 - Topologia di alimentazione: 230 Vca - 50/60 Hz, dimmerabile DALI/DAI2 - Dimensione: 1400 mm x 100 mm x 100 mm (LxPxH) Nota: in presenza di 3 l'apparecchio deve essere certificato per un uso a sicurezza alimentato da CPSS Modello: Sammode Studio PURCELL L1400 - 14947862 o equivalente
	Apparecchio lineare a sospensione luce 1400 mm Apparecchio lineare per installazione a parete / parete / sospensione, corpo in tecnopolimero e diffusore in vetro opalato a sfere, diametro LED sfacato E4: - Flusso luminoso normale: 3530 lm - Topologia emissione / orient.: dritta / opale - Potenza sorgente: 35 W - Temp. di colore UGR / CRI: 4000 K / > 90 - Vita attesa sorgente luminosa: 70000h L80 B10 - Grado IP / IK: IP20 / IK0 - Topologia di alimentazione: 230 Vca - 50/60 Hz, dimmerabile DALI/DAI2 - Dimensione: 1400 mm x 100 mm x 100 mm (LxPxH) Nota: in presenza di 3 l'apparecchio deve essere certificato per un uso a sicurezza alimentato da CPSS Modello: Armadio DISCOPUR 14 - 10391104 o equivalente
	Apparecchio tubo a sospensione luce 1400 mm Apparecchio di illuminazione a sospensione per installazione a parete / parete con sorgente LED: - Flusso luminoso normale: 1444 lm - Topologia emissione / orient.: dritta / opale - Potenza: 15 W - Temp. di colore UGR / CRI: 4000 K / > 90 - Vita attesa sorgente luminosa: 70000h L80 B10 - Grado IP / IK: IP20 / IK0 - Topologia di alimentazione: 230 Vca - 50/60 Hz, dimmerabile DALI/DAI2 - Dimensione: 1400 mm x 100 mm x 100 mm (LxPxH) Nota: in presenza di 3 l'apparecchio deve essere certificato per un uso a sicurezza alimentato da CPSS Modello: Osarno 745 O20 2.0 o equivalente
	Faretto da incasso a parete con 1 faretto per uscita luce Faretto per incasso (montaggio ad parete) con sfuggio al soffitto a parete con sorgente LED: - Flusso luminoso: 448 lm - Topologia emissione / orient.: dritta / - - Potenza: 4 W - Temp. di colore UGR / CRI: 4000 K / > 90 - Vita attesa sorgente luminosa: 70000h L80 B10 - Grado IP / IK: IP20 / IK0 - Topologia di alimentazione: 230 V - Dimensione: 180 mm x 50 mm x 53 mm (LxPxH) Nota: in presenza di 3 l'apparecchio deve essere certificato per un uso a sicurezza alimentato da CPSS Modello: Guzzini Wacky E158 15 o equivalente
	Strip led angolare indiretta Strip led installata in profilo angolare in alluminio per illuminazione indiretta: - Flusso luminoso normale: > 2140 lm/m - min 238 led/metro - Topologia emissione / orient.: dritta / opale - Potenza: 19,2 W/m - Temp. di colore UGR / CRI: 4000 K / > 90 - Vita attesa sorgente luminosa: 100000h L80 B10 - Grado IP / IK: IP40 / IK0 - Topologia di alimentazione: 24V DC, dimmerabile DALI/DAI2 - Dimensione: 18 mm x 10 mm x 53 mm (LxPxH) Modello: Novolux Profiled angolare 1045045 01 - strip led 100939 90 o equivalente
	Strip led a pannello Strip led installata in profilo in alluminio a pannello: - Flusso luminoso normale: > 2000 lm/m - min 120 led/metro - Topologia emissione / orient.: dritta / opale - Potenza: 20 W/m - Temp. di colore UGR / CRI: 4000 K / > 90 - Vita attesa sorgente luminosa: 100000h L80 B10 - Grado IP / IK: IP40 / IK0 - Topologia di alimentazione: 24V DC, dimmerabile DALI/DAI2 - Dimensione: 18 mm x 10 mm x 53 mm (LxPxH) Modello: Ledespal PAL 104 con strip led 20W/m 3000K o equivalente
	Binario elettrificato Binario elettrificato in alluminio di alluminio per proiettori LED, completo di testata di alimentazione DALI, testata di controllo e testata di installazione a soffitto. Al suo interno sono alloggiati 6 conduttori, 4 per movimento sfarfalla e 2 per modalità DALI: - Carico max applicabile: 4 A / 16 A 5000 V - Carico max applicabile: 15 A / 16 A 5000 V - Grado IP / IK: IP40 / IK0 - Topologia di alimentazione: 24V DC, dimmerabile DALI/DAI2 - Dimensione: indicata a profilo - profilo bianco Dimensioni indicate a progetto Modello: Guzzini Binario Maxima Voltage 2000 o equivalente

Apparecchio di illuminazione lineare a luce diretta per installazione a parete o soffitto o in appoggio, con sorgente a LED.

- Flusso luminoso nominale: ~ 871 lm/m
- Tipologia emissione / ottica: diretta / Wall Washer
- Potenza sorgente: 12,7 W/m
- Temp. di colore / UGR / CRI: 3000 K / - / > 80
- Vita attesa sorgente luminosa: 100000h L80B10
- Grado IP / IK: IP65 / IK08
- Tipologia di alimentazione: 48V DC, dimmerabile DALI/DALI2
- Dimensione:

Modello: IGuzzini Linealux 27 o equivalente

Apparecchio lineare, completo di sorgente LED. Corpo in alluminio, per installazione ad incasso a pavimento a file continue.	
- Flusso luminoso nominale: 2838 lm/m - Potenza emissione / ottica: indicata / -- - Tipologia sorgente: LED Wm - Temp. di colore / UGR / CRI: 3000 K / -- / 80 - Vita attesa sorgente luminosa: 100'000 h L80B10 - Grado IP / IK: IP67 / IK10 - Tipologia di alimentazione: 230 V AC con driver, dimmerabile DALI/DAL2 - Dimensioni: indicata a progetto / alluminio	Modello: Guzzini Linealeux 47 UB66.15 o equivalente

A.C.C.	L.A.C.	Proiettore per esterni per sorgenti luminose a LED in lega di alluminio. Costituito da vano ottico e baseletta orientabile, alimentatore DALI integrabile e sorgente LED.
1.2.3.	- ☐ allungamento luminoso - ☐ allungamento illuminazione - ☐ allungamento illuminazione	- Flusso luminoso nominale: 996 lm - Topologia emissione / ottica: diretta / - - Potenza sorgente: 34,8 W - Temp. di colore: UGR / CRI: 3000 K / >= 80 - Vita attesa sorgente luminosa: 100'000h L90 B10 - Grado IP / IK: IP66 / IK07 - Topologia di alimentazione: 230 Vac - 50/60 Hz, dimmerabile DALI/DALI2 - Dimensione: Ø116mm Nota: la presenza di l'apparecchio deve essere certificato per uso in sicurezza alimentare da CPSS

(standard) (standard) (standard)	• Basse consumi • Basse emissioni • Basse temperature di esercizio	Modello: Iuzzini Palco InOut EN24+GOBO30A o equivalente
 ..W	Proiettore LED per esterni Proiettore per esterni per sorgenti luminose a LED in lega di alluminio. Costituito da vano ottico e basetta orientabile, alimentatore DALI integrato e sorgente LED. - Flusso luminoso nominale: 3842 lm - Tipologia emissione / ottica: diretta / - - Potenza sorgente: 37,9 W - Temp. di colore / UGR / CRI: 3000 K / - / >80 - Vita attesa sorgente luminosa: 100000h L90 B10 - Grado IP / IK: IP66 / IK07	

1	3	...W	Note: in presenza di S l'apparecchio deve essere certificato per uso in sicurezza alimentato da CPSS
TECNICA	4	...W	Modello: IGuzzini Palco InOut E173 o equivalente
LED	5	Proiettore LED per esterni Proiettore per esterni per sorgenti luminose a LED in lega di alluminio. Costituito da vano ottico e basetta orientabile, alimentatore DALI integrato e sorgente LED. - Flusso luminoso nominale: 2646 lm - Tipologia emissione / ottica: diretta / - Potenza sorgente: 25 W	

INFORMAZIONI GENERALI E IDENTIFICAZIONE A.S.C. S.A.B.	PROTEZIONE CONTRO IL RISCALDAMENTO - protezione contro il surriscaldamento - protezione contro la sovracorrente - protezione antiraffreddo - CPSS per l'autoalimentazione emergenziale	Alimentazione e ordine di accensione - Alimentazione standard - protezioni sovrapotenza - protezione sottopoten-	- Vita attesa sorgente luminosa: 100000h L90 B10 - Grado IP / IK: IP66 / IK07 - Tipologia di alimentazione: 230 Vac - 50/60 Hz, dimmerabile DALI/DALI2 o 0-110VAC
Nota: In presenza di S l'apparecchio deve essere progettato per uso in sicurezza alimentato da CPSS			
Modello: Guzzini Palco InOut EI09 o equivalente			

Proiettore LED a basso voltaggio per interni Proiettore per esterni con sorgenti luminose LED in lega di alluminio. Costruito da vano opaco e bassetta orientabile, alimentatore DALI integrato e sorgente LED.	
SCHEMATA DI MONTAGGIO	- Flusso luminoso nominale: 4334 lm - Tipologia emissione / ottica: diretta / - - Potenza sorgente: 38,1 W - Tem. di colore UGR / CRI: 3000 K / >=90 - Vita attesa sorgente luminosa: 50000h L80 B10 - Grado IP / IK: IP66 / IK07 - Tipologia di alimentazione: 230 Vac - 50/60 Hz, dimmerabile DALI/DALI2 - Dimensione: Ø117mm
LEGENDA CODICI E ABBREVIAZIONI A.B.C. = colore della bassetta orientabile A.C. = colore della bassetta orientabile A.C. = colore della bassetta orientabile A.C. = colore della bassetta orientabile	Nota: in presenza di S l'apparecchio deve essere certificato per uso in sicurezza

☐ Modello ☐ Accessori e ricambi ☐ Manuale ☐ Documentazione ☐ Accessori ☐ Accessori ☐ Accessori ☐ Accessori ☐ Accessori ☐ Accessori ☐ Accessori ☐ Accessori	Modello: Guzzini Tecnica Evo R356 o equivalente
ILLUMINAZIONE ESTERNA ☐ W	Proiettore LED low voltage per binario Proiettore per esterni per sorgenti luminose a LED in lega di alluminio. Costituito da vano ottico e basetta orientabile, alimentatore DALI integrati e sorgente LED. - Flusso luminoso nominale: 2952 lm - Tipologia emissione / ottica: diretta // - - Potenza sorgente: 28 W - Temp. di colore: UGR / CRI: 3000 K / >= 80 - Vita attesa sorgente luminosa: 50000h L80 B10 - Grado IP / IK: IP20
ILLUMINAZIONE INTERNA ☐ W	

1.3.3	Dimensione: 30x30x100mm Nota: l'installazione di Tapparecchio deve essere certificato per uso in sicurezza alimentato da CPSS	1.3.3	1.3.3	1.3.3	1.3.3	1.3.3	1.3.3	1.3.3
1.3.3	1.3.3	1.3.3	1.3.3	1.3.3	1.3.3	1.3.3	1.3.3	
1.3.3	1.3.3	1.3.3	1.3.3	1.3.3	1.3.3	1.3.3		
1.3.3	1.3.3	1.3.3	1.3.3	1.3.3	1.3.3			
1.3.3	1.3.3	1.3.3	1.3.3	1.3.3				
1.3.3	1.3.3	1.3.3	1.3.3					
1.3.3	1.3.3	1.3.3						

LEADER	Vita attesa sorgente luminosa: 50'000h L80 B20
A.B.C.	Grado IP IK: IP20 / -
1.3.3.	Tipologia di alimentazione: 230 Vac - 50/60 Hz, dimmerabile DALI/DALI2
LEADER	Dimensione: 300x100x40mm (LxAxP) Nota: in presenza di S l'apparecchio deve essere certificato per uso in sicurezza alimentato da CPSS

Applicare a parete LED
 Apparecchio di illuminazione rettangolare per installazione a parete. Completo di sorgente LED con emissione diretta e indiretta.

- Flusso luminoso nominale: 5300 lm
- Tipologia emissione / ottica: diretta-indiretta / -
- Potenza: 42 W
- Temp. di colore / UGR / CRI: 3000 K / - / >90
- Vita attesa sorgente luminosa: 50000h L80 B20
- Grado IP / IK: IP20 / -
- Tecnologia di alimentazione: 230 V~ 50-60 Hz, dimmerabile DALI/DALI2
- Dimensione: 600x100x50mm (LxAlxP)

Nota: in presenza di S l'apparecchio deve essere certificato per uso in sicurezza

LEGENDA - L'elemento	Indica la serie e la numeratione originale della nomenclatura della macchina - L'elemento	Modello: Teamitalia Simply L60 2019BDM o equivalente
- L'elemento - L'elemento		

LEGENDA SIMBOLI VIDEOCITOFONIA


	Collegamento elettroerratura Connessione funzionale elettroerratura installata a bordo delle porte.
---	---

Collegamento elettrostruttura
 Connessione funzionale elettrostruttura installata a bordo della porta.
 (interruttore) → progredisore → antenna → sensore

Pulsante apporta
 Pulsante apporta installato entro l'asciutto portafuori da incasso.
 → (interruttore) → progredisore → antenna → collegati
 → (interruttore) → circuito sovrapotenza

Posto interno videocitofono
 (interruttore) → progredisore → antenna → collegati
 → (interruttore) → circuito sovrapotenza

Posto esterno videocitofono
 (interruttore) → progredisore → antenna → collegati
 → (interruttore) → circuito sovrapotenza

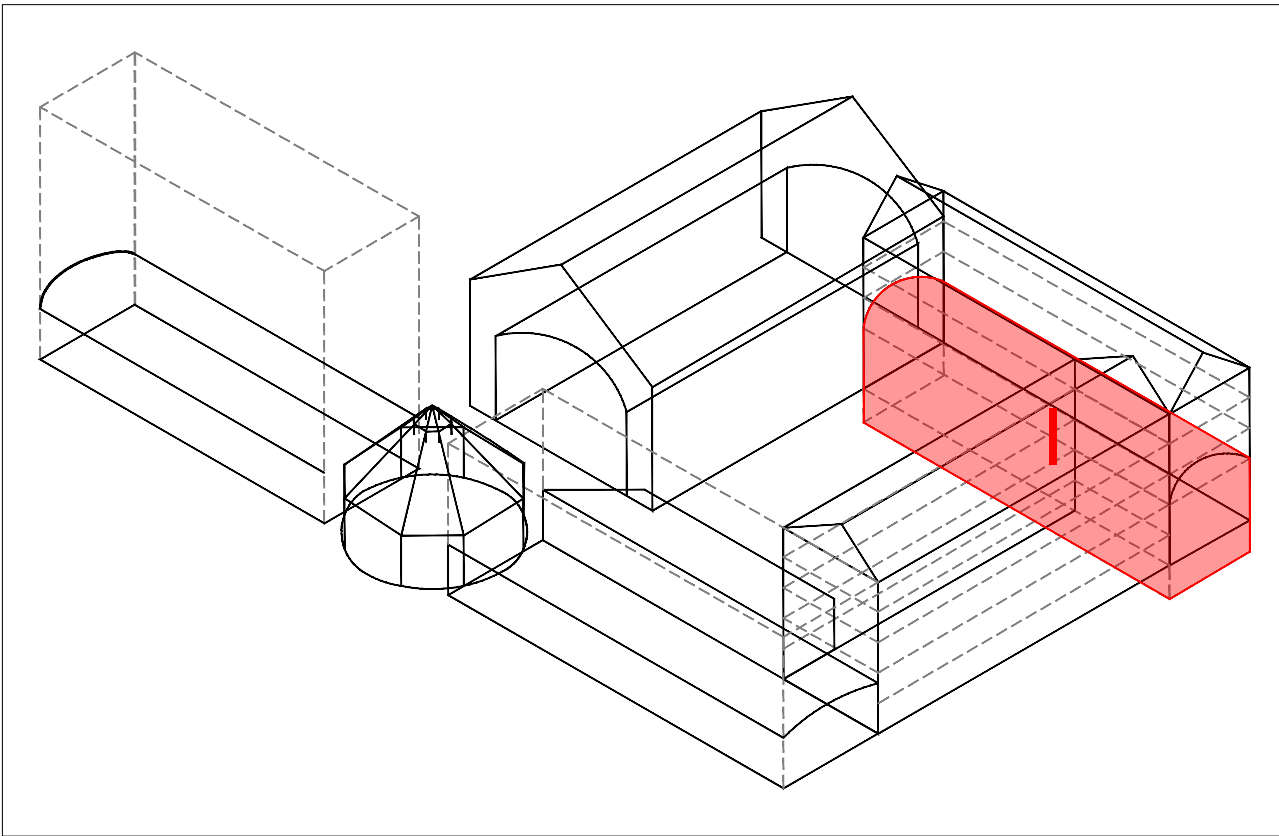

Maneggio Alfieriano, Crociera e Scuderie
INTERVENTO DI ADEGUAMENTO FUNZIONALE AD ATTIVITÀ ESPOSITIVE E PERFORMATIVE
DEL MANEGGIO ALFIERIANO (H - LOTTO 2) DELLA CROCIERA (N) DELLE SCUDERI (M e O) E DELLE MANICHE V e I

COMMITTENTE E PROPRIETÀ: Città di Torino Divisione Cultura, Archivio, Musei e Biblioteche Piazza Palazzo di Città 1, 10128 Torino - IT	CAPOGRUPPO E PROGETTAZIONE ARCHITETTONICA Lacaton & Vassal Architectes 80 Rue de Paris, 93100 Montreuil - FR COORDINAMENTO, PROGETTAZIONE ARCHITETTONICA
--	---

FONDAZIONE COMPAGNIA DI SAN PAOLO
Corso Vittorio Emanuele II 75, 10128 Torino - IT

PROGETTAZIONE ARCHITETTONICA, SVILUPPO PROGETTO E INTEGRAZIONI SPECIALISTICHE
Va jouer dehors et Matthieu Polivrin Architecture
5 Place de Rome, 13006 Marseille - FR

MANDATARIA E PROGETTAZIONE STRUTTURALE



PIERRE-ANTOINE GATIER
 Pierre - Antoine Gatier
 Architecte en Chef des Monuments Historiques
 23 Rue du Mail, 75002 Paris - FR

VALUTAZIONI ENERGETICHE
 ATMOSLAB

FASE: P.E.
PROGETTO ESECUTIVO

CONSULENTE RESTAURO Neide di Nedda Moretto - Verona

AMBITO DI PROGETTAZIONE:
IMPIANTI ELETTRICI

ELABORATO:
I PE IE 04-C

SCALA:
1:50

ELABORATO:
I PE IE 04-C

EMISSIONE	DATA	DESCRIZIONE	REDAZ.	VERIFICA	APPROV.
01	24/02/2026	Impianto forza motrice e illuminazione	EQ		