
 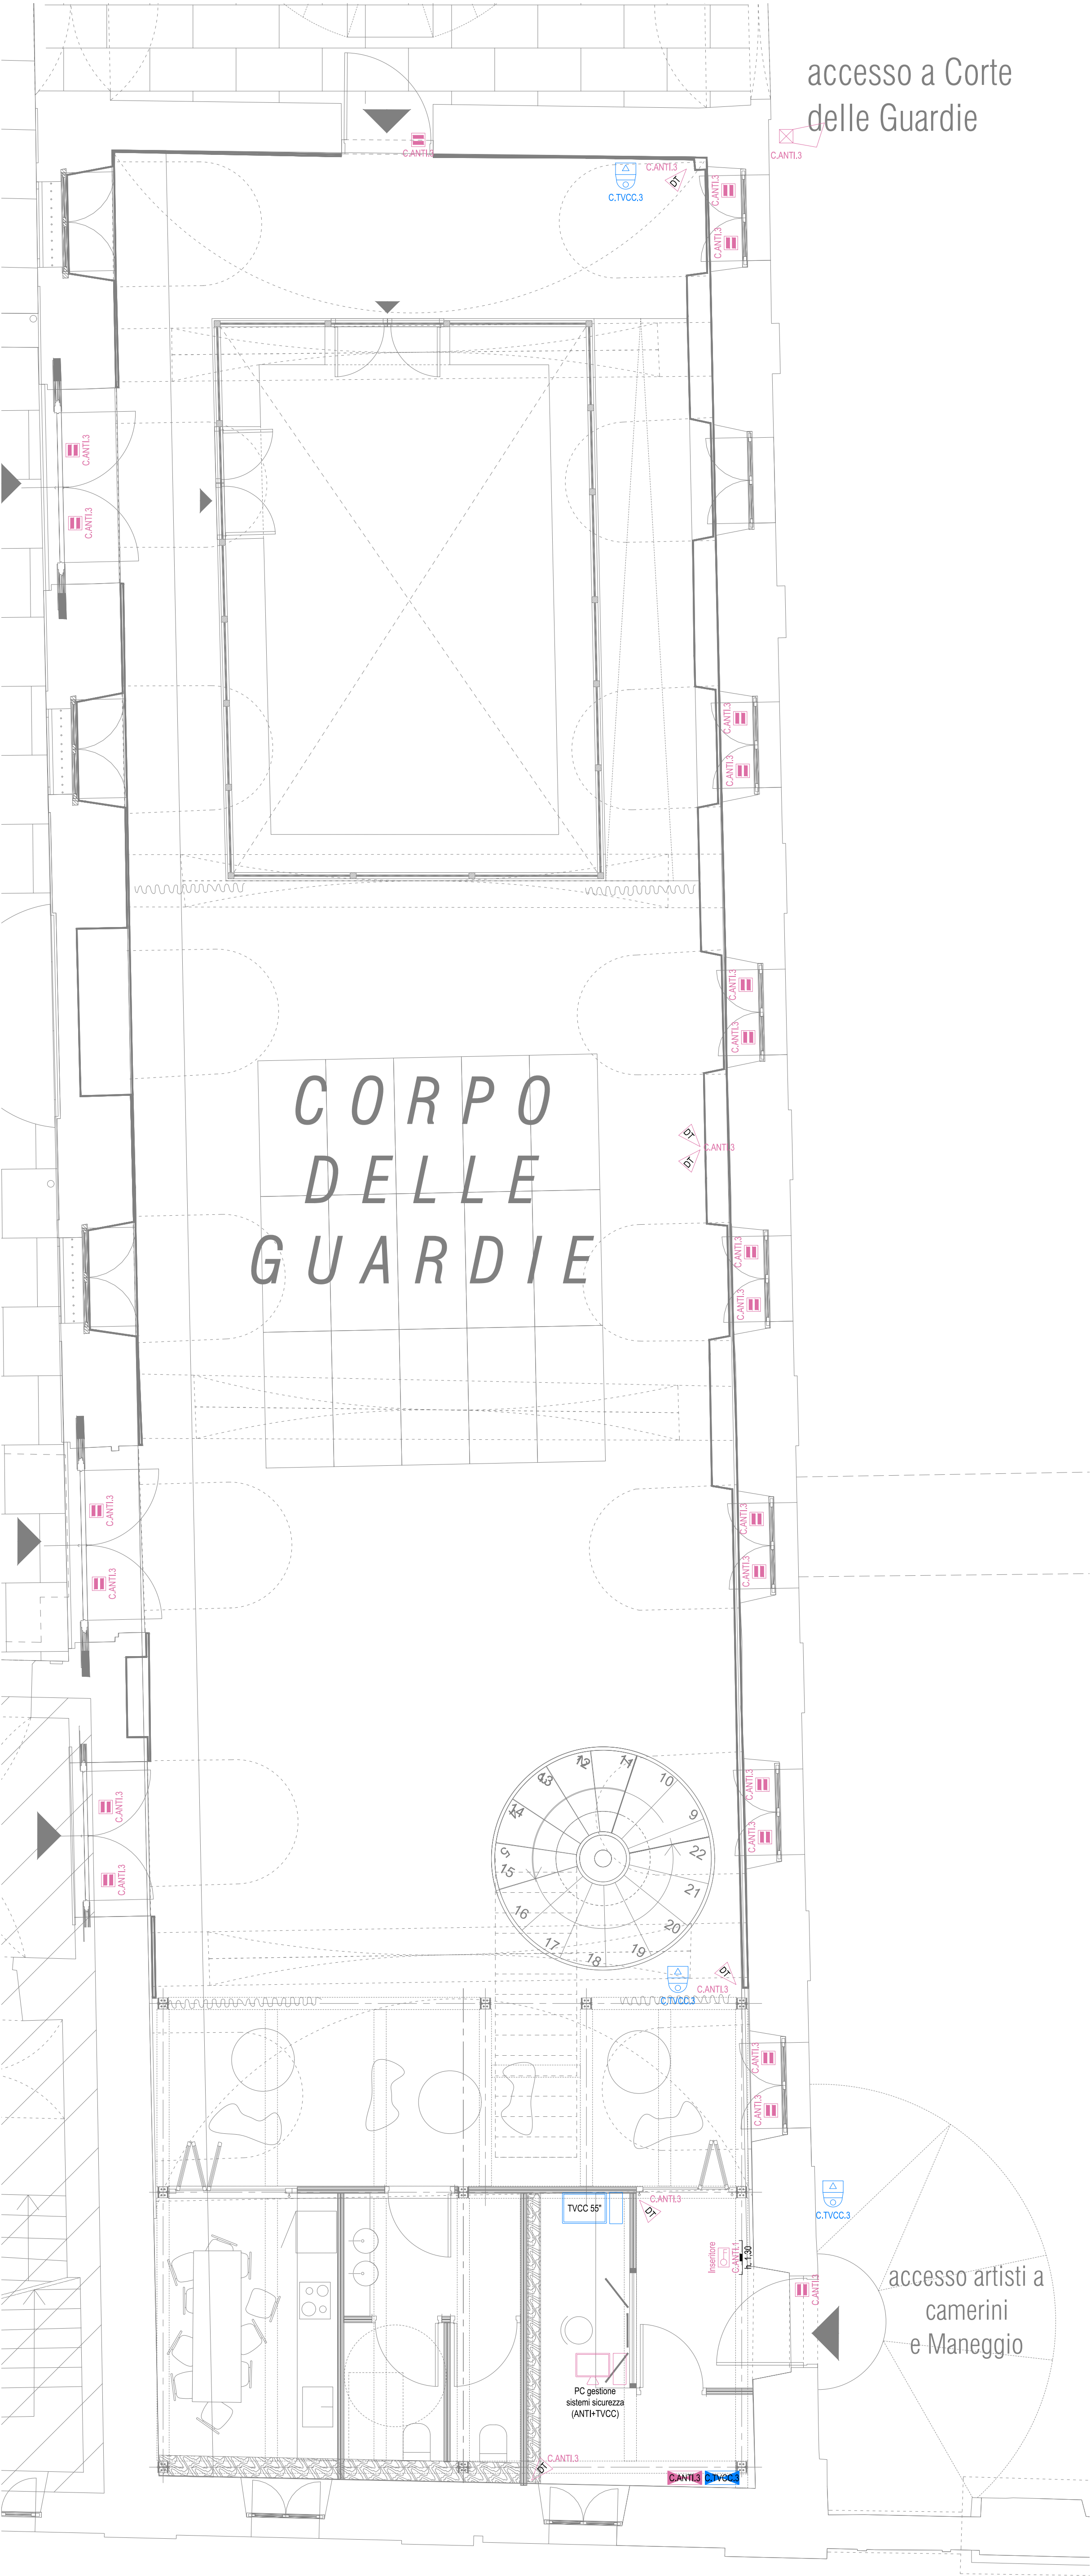





LEGENDA SIMBOLI IMP. ANTINTRUSIONE

	Centrale antintrusione Posizione di installazione indicata a progetto. C.ANTI. ... → identificativo centrale antintrusione
	Rilevatore volumetrico a doppia tecnologia Rivelatore per impianto antintrusione a doppia tecnologia (IR + termico), sistema cabiato, completo di basetta. ... (utenza) → progressivo o tipologia utenza collegata ... (id. C.ANTI) → identificativo centrale di collegamento apparecchiature
	Sensore magnetico per serramento Installazione integrata nel serramento oppure in esecuzione a vista sul telaio. ... (utenza) → progressivo o tipologia utenza collegata ... (id. C.ANTI) → identificativo centrale di collegamento apparecchiature
	Sirena per esterni Sirena per installazione esterna autoalimentata, connessione cabiata tramite bus, programmabile, potenza acustica non inferiore a 100 dB(A) @ 1m, lampeggiante led programmabile, autoprotezione da apertura, rimozione e schiuma. ... (utenza) → progressivo o tipologia utenza collegata ... (id. C.ANTI) → identificativo centrale di collegamento apparecchiature
	Tastiera di gestione Tastiera di gestione e programmazione, display touch screen, interfaccia grafica programmabile, programmazione e connessione cabiata tramite bus. ... (utenza) → progressivo o tipologia utenza collegata ... (id. C.ANTI) → identificativo centrale di collegamento apparecchiature
	PC Desktop Completo di tastiera, mouse e monitor >24 " Per il controllo e comando del sistema antintrusione.

LEGENDA SIMBOLI IMPIANTO TVCC

	Registratore impianto TVCC Posizione di installazione indicata a progetto. C.TVCC ... → identificativo dispositivo di registrazione impianto TVCC
	Videocamera formato mini dome Videocamera formato mini dome, completa di basetta. ... (utenza) → progressivo o tipologia utenza collegata ... (id. C.TVCC) → identificativo centrale di collegamento apparecchiature
	PC Desktop Completo di tastiera, mouse e monitor >55". Per il controllo e comando del sistema di videosorveglianza.

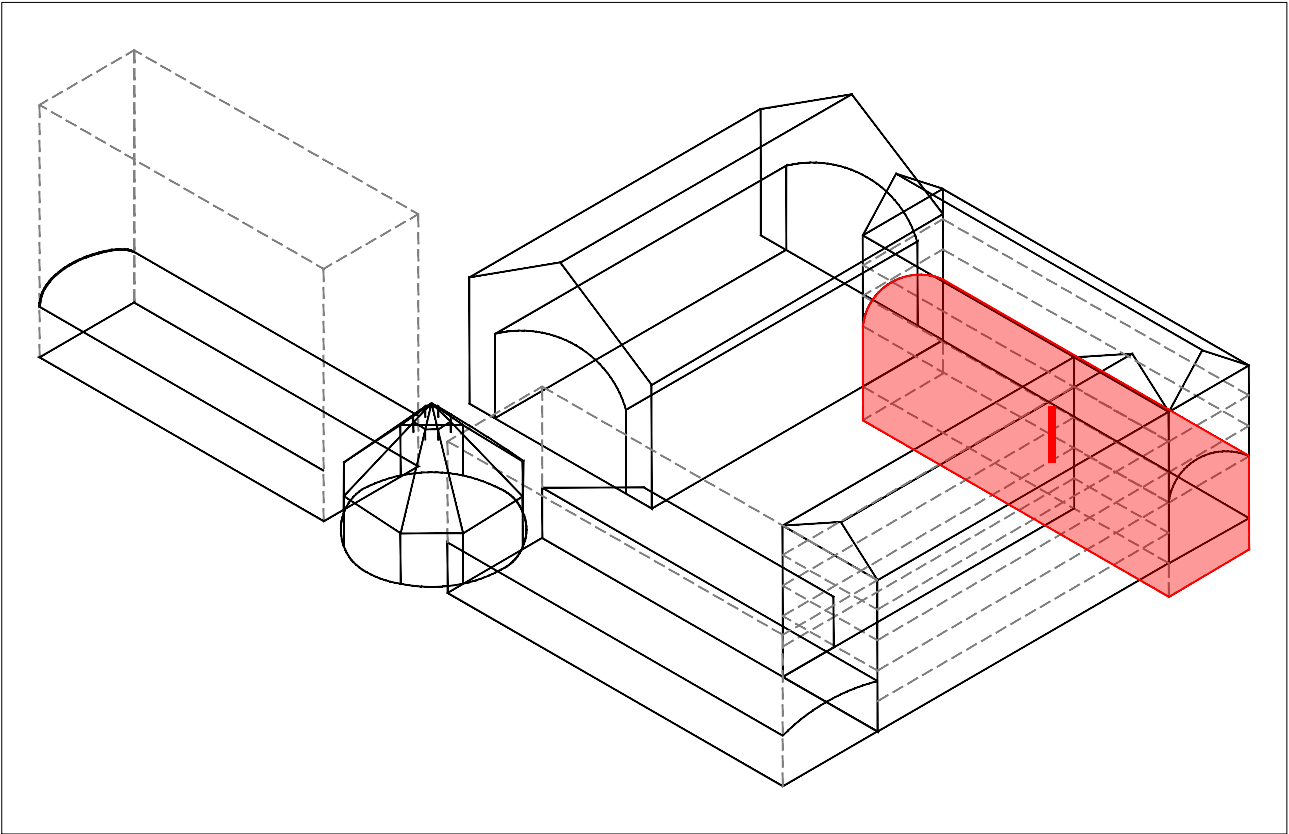

CITTÀ DI TORINO
CAVALLERIZZA REALE DI TORINO

Maneggio Alfieriano, Crociera e Scuderie
INTERVENTO DI ADEGUAMENTO FUNZIONALE AD ATTIVITÀ ESPOSITIVE E PERFORMATIVE
DEL MANEGGIO ALFIERIANO (H - LOTTO 2) DELLE SCUDERIE (N) DELLE SCUDERIE (M e O) E DELLE MANICHE V e I

Attori del Protocollo Quadro	Raggruppamento temporaneo di progetto LACATON&VASSAL
COMMITTENTE E PROPRIETÀ: Città di Torino Divisione Cultura, Archivio, Musei e Biblioteche Piazza Palazzo di Città 1, 10128 Torino - IT	CAPOGRUPPO E PROGETTAZIONE ARCHITETTONICA Lacaton & Vassal Architects 80 Rue de Paris, 93100 Montreuil - FR COORDINAMENTO, PROGETTAZIONE ARCHITETTONICA E INTEGRAZIONI SPECIALISTICHE TRA s.r.l. - Toussaint Robiglio Architetti Via Mantova 36, 10153 Torino - IT
CON IL SUPPORTO DI: Fondazione Compagnia di San Paolo Corso Vittorio Emanuele II 75, 10128 Torino - IT	PROGETTAZIONE ARCHITETTONICA, SVILUPPO PROGETTO E INTEGRAZIONI SPECIALISTICHE Via Joux dehors 5 Matthieu Pottevin Architecture 5 Place de Rome, 13006 Marseille - FR
	MANDATARIA E PROGETTAZIONE STRUTTURALE ICIS S.r.l. - mandataria Corso Einaudi 8, 10128 Torino - IT
	PROGETTAZIONE RESTAURO Pierre - Antoine Gattier Architecte en Chef des Monuments Historiques 23 Rue du Mail, 75002 Paris - FR
	VALUTAZIONI ENERGETICHE ATMOSLAB Unit 12, 24-28, Pritchard's Rd, London E2 9AP - UK
	PROGETTAZIONE IMPIANTISTICA EQ Ingegneria s.r.l. Via Livorno 60 c/o Environment Park, 10144 Torino - IT
	PROGETTAZIONE PREVENZIONE ANTINCENDIO E SICUREZZA GAE Engineering srl Via Assietta, 17, 10128 Torino TO- IT
	CONSULENTE SCENOGRAFICO Changement à vue - Paris
	CONSULENTE ACUSTICA Vibes S.r.l. con A. Astolfi - Torino
	CONSULENTE RESTAURO Neide di Nedda Moretto - Verona

FASE: PFTE 2
PROGETTO DI FATTIBILITÀ
TECNICO-ECONOMICA

AMBITO DI PROGETTAZIONE: IMPIANTI ELETTRICI			ELABORATO: I_PFTE2_IE_02-E		
TITOLO ELABORATO: Impianti Elettrici - Impianti sicurezza antintrusione e TVCC Manica I - Piano Terra					
SCALA: 1:50					
EMISSIONE	DATA	DESCRIZIONE	REDAZ.	VERIFICA	APPROV.
01	31/12/2025	Impianti sicurezza antintrusione e TVCC	EQ		
02	17/02/2026	Impianti sicurezza antintrusione e TVCC	EQ		