




SCHEMA TIPICO TERMOREGOLAZIONE BOILER ELETTRICO

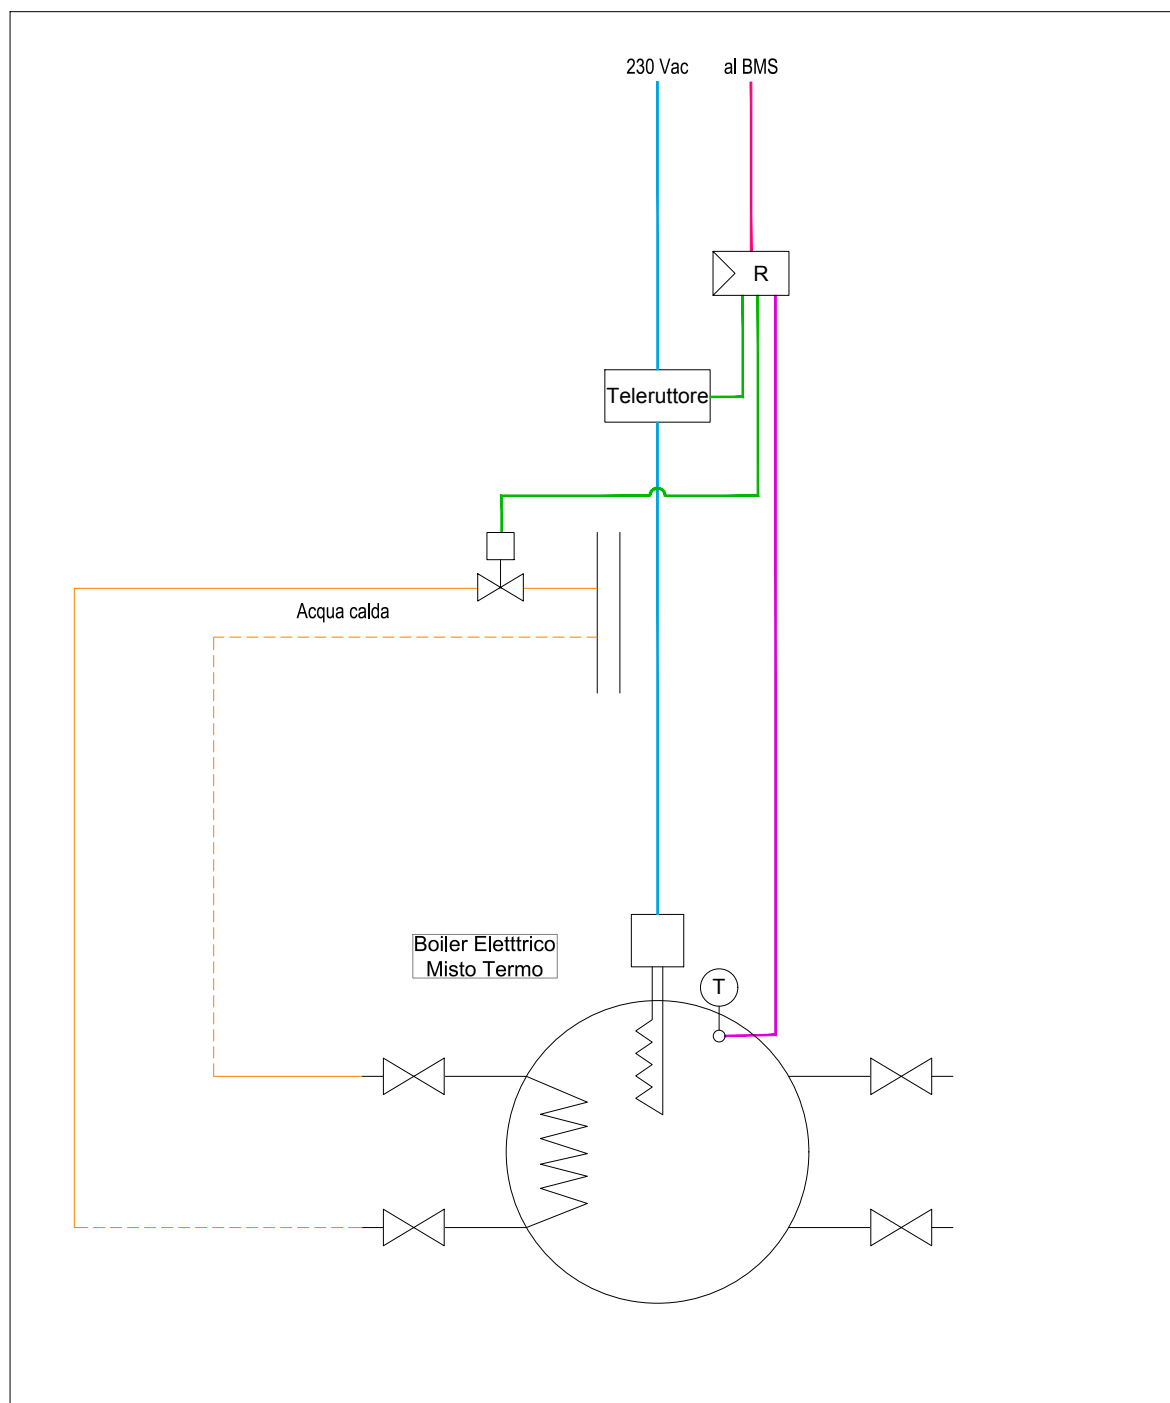

SCHEMA TIPICO REGOLAZIONE VENTILATORE 3 VELOCITA'

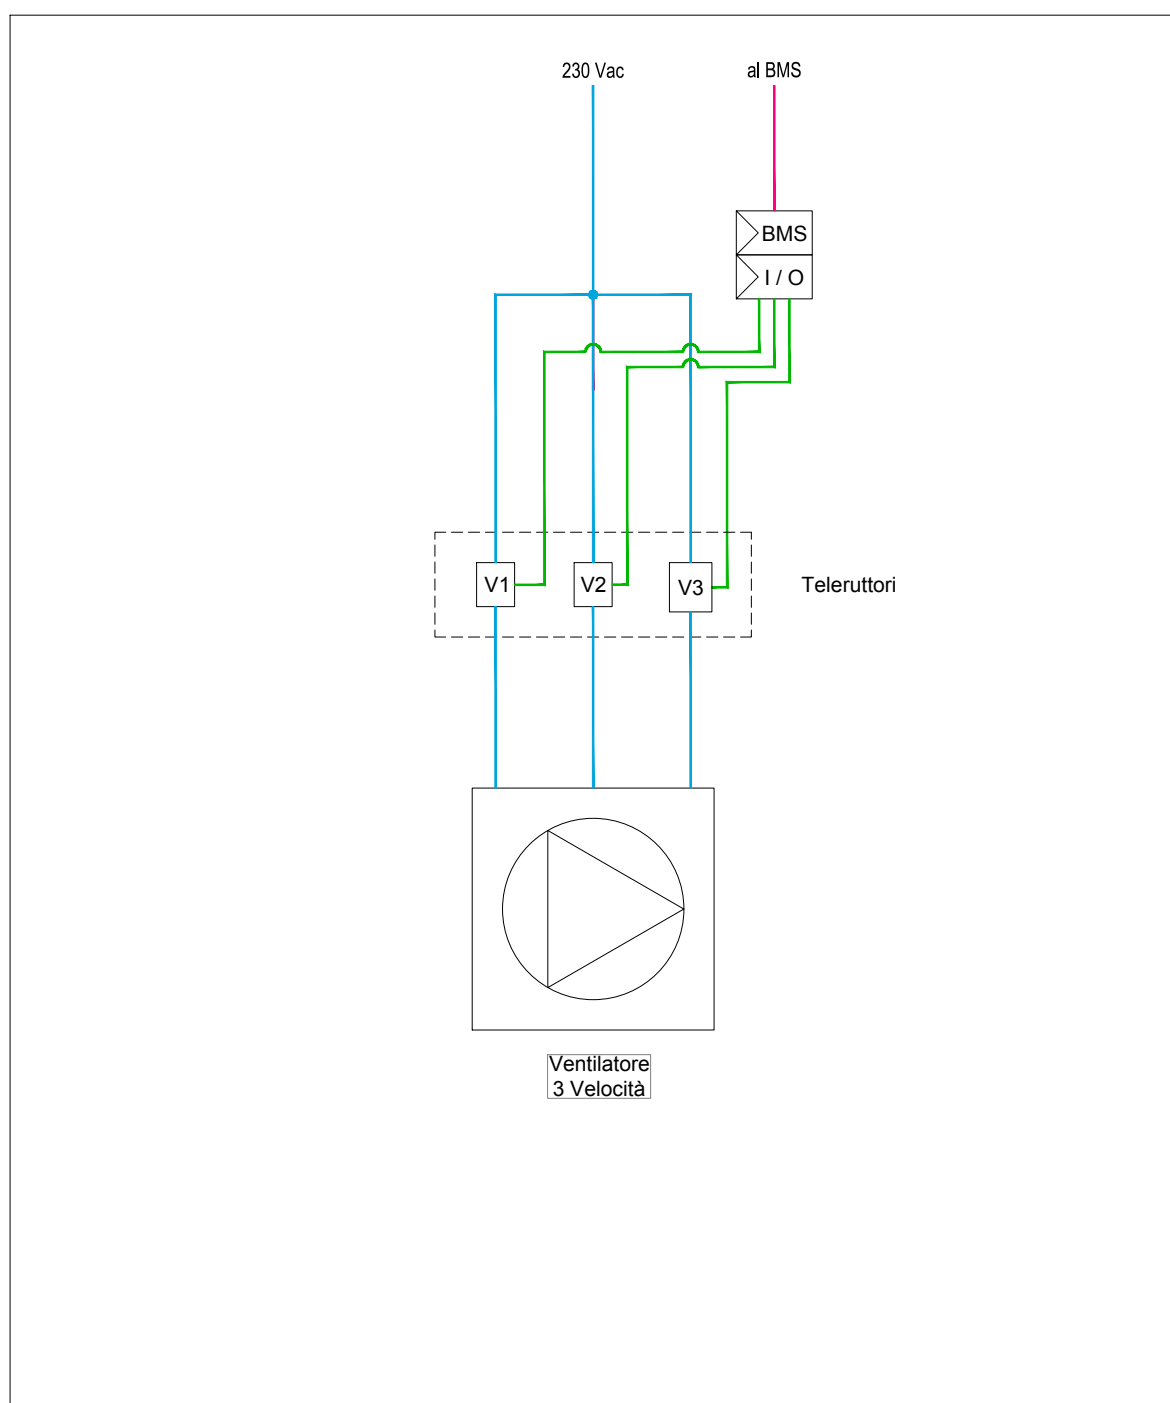


	Alimentazioni FM
	Comando dispositivi
	BUS
	Collegamenti sonde passive

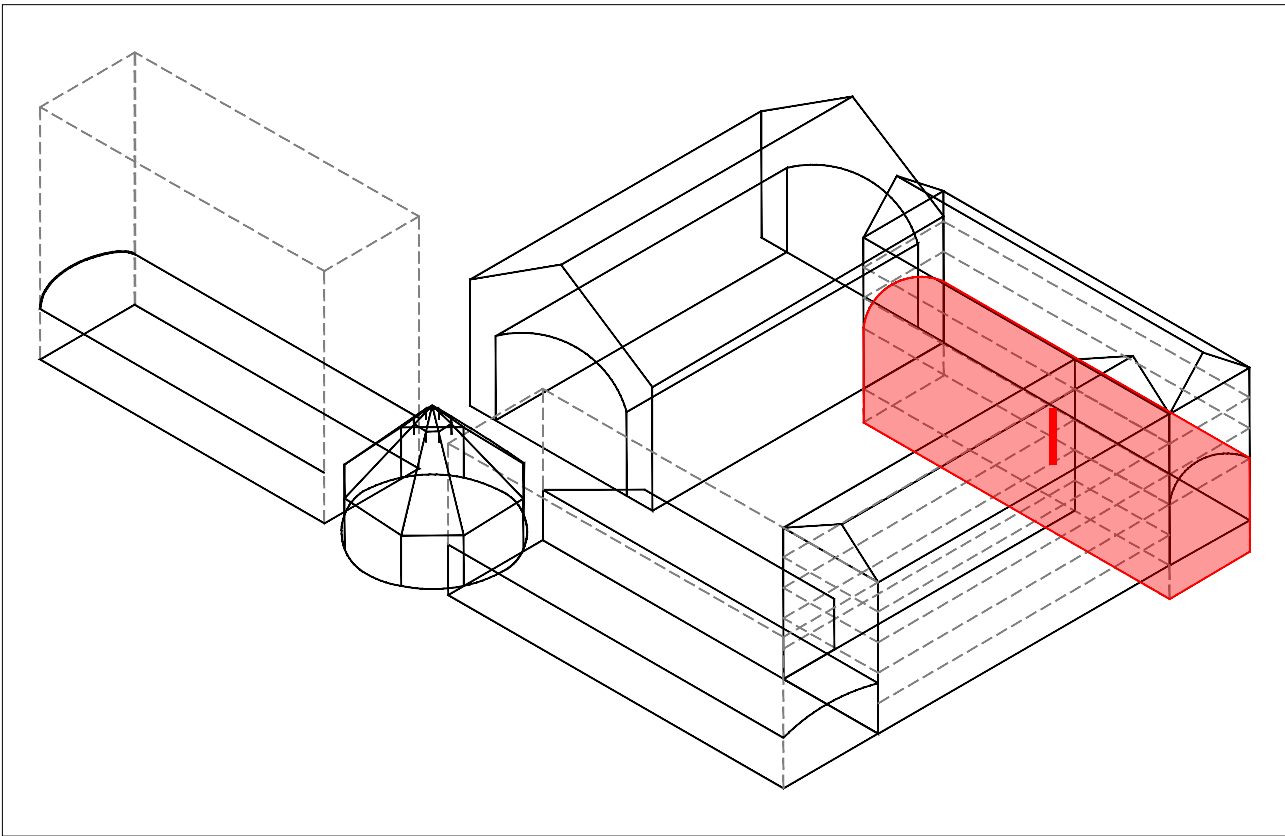

Toritori del Protocollo Quadro

COMMITMENTE E PROPRIETA'
Città di Torino
 Divisione Cultura, Archivio, Musei e Biblioteche
 Piazza Palazzo di Città 1, 10128 Torino - IT

CON IL SUPPORTO DI:
Fondazione Compagnia di San Paolo
 Corso Vittorio Emanuele II, 15, 10128 Torino - IT

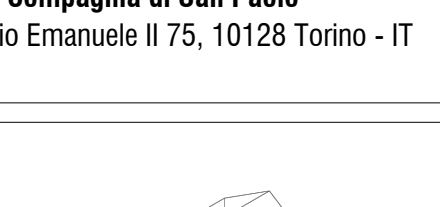

CAPOGROUPE E PROTEZIONE ARCHITETTONICA
 Lacaton & Vassal Architects
 80 Rue de Paris, 69100 Montméli - FR

COORDINAMENTO E PROTEZIONE ARCHITETTONICA E INTERAZIONI SPECIALISTICHE
 TRA s.r.l. - Toussaint Rongio Architeti
 Via Mantova 36, 10153 Torino - IT

PROTEZIONE ARCHITETTONICA, SVILUPPO PROGETTO E INTERAZIONI SPECIALISTICHE
 Vujo petric & Matriux Petrucci Architecture
 5 Place de Rome, 13006 Marseille - FR

MANDATARIA E PROTEZIONE STRUTTURALE
 ICS S.r.l. - mandataria
 Corso Garibaldi 9, 10128 Torino - IT

PROTEZIONE RESTAURO
 Pierre - Antoine Gallet
 Architecte en Chef des Monuments Historiques
 23 Rue du Mail, 75002 Paris - FR

VALUTAZIONI ENERGETICHE
 ATTOX s.r.l.
 Via L. 24-28, Pritchards Rd, London E2 9AP - UK

PROTEZIONE IMPANTISTICA
 E0 Ingegneria s.r.l.
 Via Livorno 60-c/o Environment Park, 10144 Torino - IT

PROTEZIONE PREVENZIONE ANTINCENDIO E SICUREZZA
 Gite Engineering srl
 Via Assietta, 17, 10128 Torino-IT

CONSULENTE SCENOGRAFICO Changement à vue - Paris

CONSULENTE ACUSTICA Ibex s.r.l. con A. Astolfi - Torino

CONSULENTE RESTAURO Ieside di Nodda Moretto - Verona

Impianti Elettrici - Impianto BMS
Manica I - Piano Terra
SCALA:
1:50

EMISSIONE	DATA	DESCRIZIONE	REDAZ.	VERIFICA	APPROV.
01	31/12/2025	Impianto BMS	EQ		
02	17/02/2026	Impianto BMS	EQ		