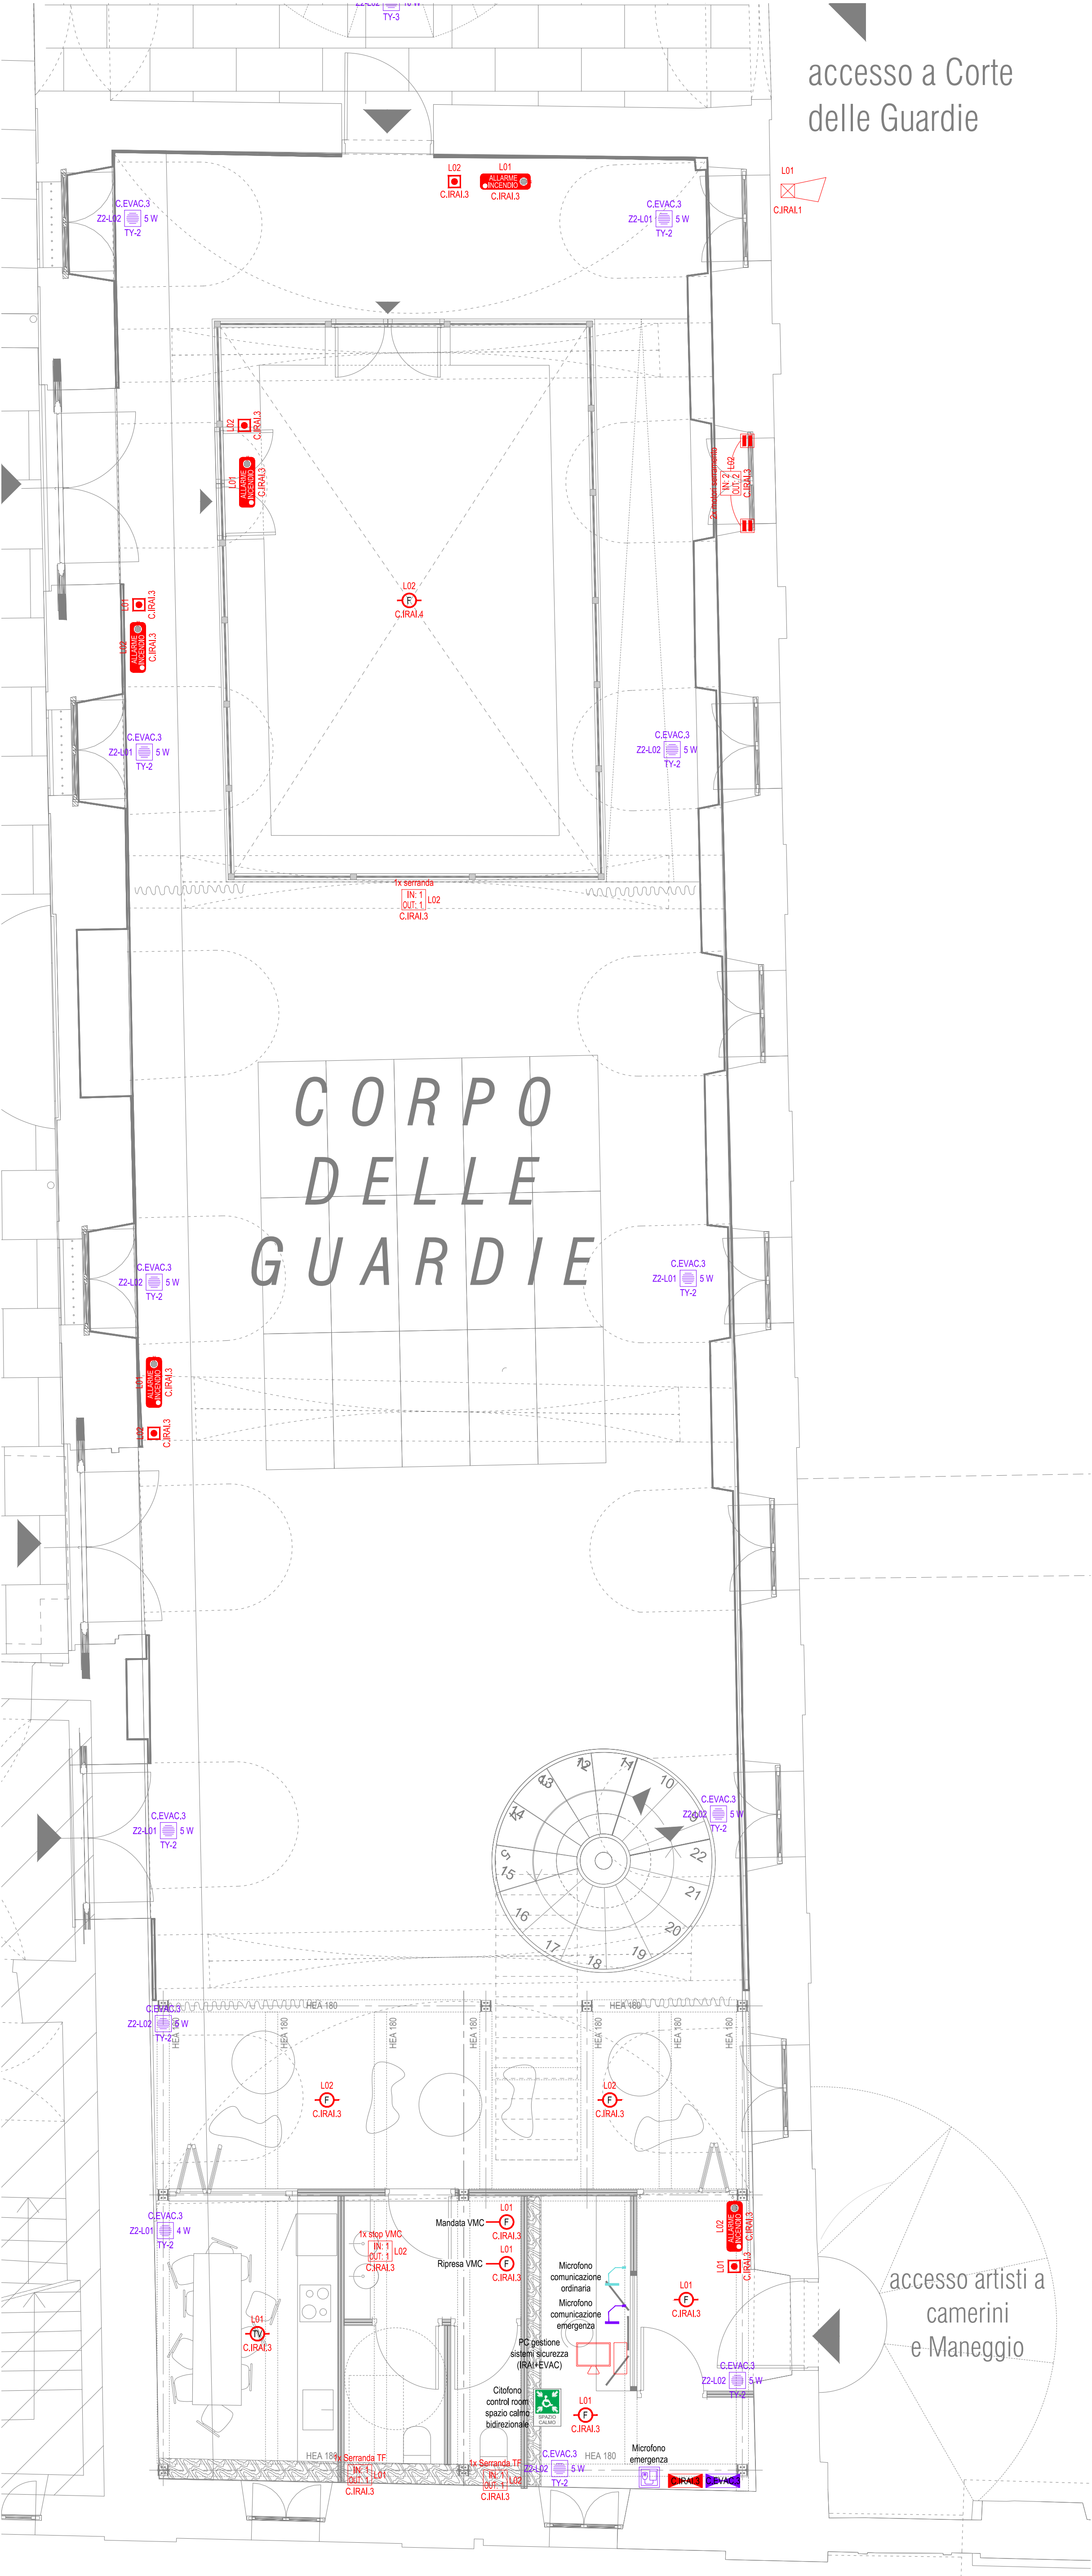


 
 
 
 
 
 
 
 
 
MANICA I - Pianta Piano Terra



accesso a Corte
delle Guardie

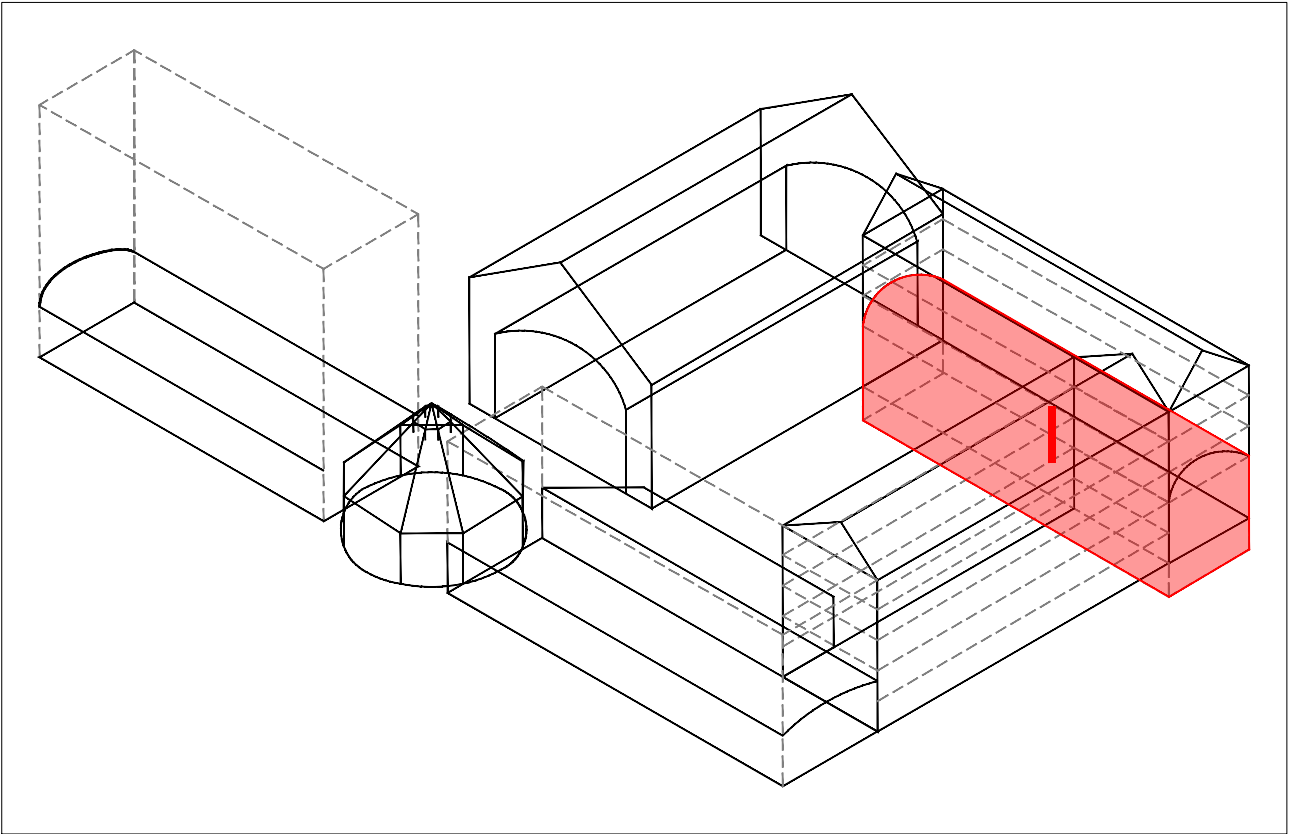
accesso artisti a
camerini
e Maneggio

LEGENDA SIMBOLI IMPIANTO IRAI

	Centrale antincendio Posizione di installazione indicata a progetto. C.IRAL. ... → identificativo centrale EVAC
	Pannello di remozione stato centrale Pannello di remozione degli stati e degli allarmi centrale antincendio. Posizione di installazione indicata a progetto. ... (loop - n° app.) → loop di appartenenza e numero di apparecchiatura ... (id. C.IRAL) → identificativo centrale di collegamento apparecchiature
	Pulsante manuale antincendio Pulsante manuale convenzionale IP44 per installazione in ambienti interni e con basso tenore di umidità, con membrana resettibile ad uno scambio. Completo di scatola di montaggio e chiave test. Installazione a vista. ... (loop - n° app.) → loop di appartenenza e numero di apparecchiatura ... (id. C.IRAL) → identificativo centrale di collegamento apparecchiature
	Rilevatore ottico di fumo Rilevatore ottico di fumo convenzionale, completo di base. ... (loop - n° app.) → loop di appartenenza e numero di apparecchiatura ... (id. C.IRAL) → identificativo centrale di collegamento apparecchiature SIMBOLOGIA ROSSA → Installazione sensore in ambiente SIMBOLOGIA AZZURRO → Installazione sensore in zona nascosta (sottopavimento, controsoffitto, ecc)
	Rilevatore ottico di fumo per canale ventilazione Rilevatore ottico di fumo con camera di campionamento per canale di ventilazione, completo di base. ... (loop - n° app.) → loop di appartenenza e numero di apparecchiatura ... (id. C.IRAL) → identificativo centrale di collegamento apparecchiature SIMBOLOGIA ROSSA → Installazione sensore in ambiente SIMBOLOGIA AZZURRO → Installazione sensore in zona nascosta (sottopavimento, controsoffitto, ecc)
	Rilevatore termovelocimetrico Rilevatore termovelocimetrico e massima temperatura convenzionale, completo di base. ... (loop - n° app.) → loop di appartenenza e numero di apparecchiatura ... (id. C.IRAL) → identificativo centrale di collegamento apparecchiature SIMBOLOGIA ROSSA → Installazione sensore in ambiente SIMBOLOGIA AZZURRO → Installazione sensore in zona nascosta (sottopavimento, controsoffitto, ecc)
	Rilevatore lineare di fumo Rilevatore lineare di fumo, completo di emettitore e ricevitore. ... (loop - n° app.) → loop di appartenenza e numero di apparecchiatura ... (id. C.IRAL) → identificativo centrale di collegamento apparecchiature
	Elettromagnete di ritenuta porte Fermo elettromagnetico dotato di piastra di ancoraggio con regolazione angolare. Forza di tenuta di 50kg o 100kg in base alla tipologia di anta da mantenere. Grado di protezione IP 54. ... (loop - n° app.) → loop di appartenenza e numero di apparecchiatura ... (id. C.IRAL) → identificativo centrale di collegamento apparecchiature
	Sirena bilingue ad alta potenza sonora (120 dB) Sirena bilingue ad alta potenza sonora, suono bilingue. ... (loop - n° app.) → loop di appartenenza e numero di apparecchiatura ... (id. C.IRAL) → identificativo centrale di collegamento apparecchiature
	Pannello ottico acustico Pannello ottico acustico completo certificato EN54, completo di buzzer di segnalazione, flash di segnalazione visiva, grado di protezione minimo IP40. ... (loop - n° app.) → loop di appartenenza e numero di apparecchiatura ... (id. C.IRAL) → identificativo centrale di collegamento apparecchiature
	Segnale INPUT/OUTPUT su centrale antincendio Segnale di input per lettura + output per attuazione per segnalazione su centrale antincendio di pertinenza, tramite scheda dedicata abbinata al sistema scelto. Numero ingressi su indicato a progetto. ... (loop - n° app.) → loop di appartenenza e numero di apparecchiatura ... (id. C.IRAL) → identificativo centrale di collegamento apparecchiature ... (app. comando) → tipologia di apparecchio comandato
	Sirena per esterni Sirena per installazione esterna autoalimentata, connessione cablata tramite bus, programmabile, potenza acustica non inferiore a 100 dB(A) @ 1m, lampeggianti led programmabili, autoprotezione da apertura, rimozione e schiuma. ... (utenza) → progressivo o tipologia utenza collegata ... (id. C.IRAL) → identificativo centrale di collegamento apparecchiature
	PC Desktop Completo di tastiera, mouse e monitor >24 " Per il controllo e comando del sistema di rivelazione e allarme incendio e del sistema di evacuazione vocale di emergenza.

LEGENDA SIMBOLI EVAC

	Centrale EVAC Posizione di installazione indicata a progetto. C.EVAC. ... → identificativo centrale EVAC
	Diffusore da parete o soffitto Altoparlante convenzionale, completo di morsetti in ceramica. ... (id. C.EVAC) → identificativo centrale di collegamento apparecchiature ... (loop - n° app.) → loop di appartenenza e numero di apparecchiature Le tarature delle potenze indicative degli speaker è indicata a progetto. Modelli: - Speaker TY-1 → TIPO RCF (DP1420EN) o equivalente - Speaker TY-2 → TIPO RCF (DP41EN) o equivalente - Speaker TY-3 → TIPO RCF (BD2412EN) o equivalente - Speaker TY-4 → TIPO RCF (DU31EN) ad incasso o equivalente - Speaker TY-5 → TIPO RCF (DU31EN+A1331) a parete o equivalente - Speaker TY-6 → TIPO RCF (CS6940-EN) o equivalente
	Base microfonica di emergenza VV.F. Base microfonica di emergenza da parete per vigili del fuoco, utilizzabile sia per annunci dal vivo sia per l'attivazione di messaggi preregistrati, completa di microfono a mano con pulsante PTT. Dotata di funzionalità completa di autodiagnostica e di reporting di stato del sistema in conformità con lo standard EN 54-16:2008. Posizione di installazione indicata a progetto. C.EVAC. ... → identificativo centrale EVAC
	Base microfonica comunicazione ordinaria Base microfonica da tavolo per comunicazioni ordinarie, utilizzabile sia per annunci dal vivo sia per l'attivazione di messaggi preregistrati, completa di microfono cardiode di alta qualità. Dotata di funzionalità completa di autodiagnostica e di reporting di stato del sistema in conformità con lo standard EN 54-16:2008. Posizione di installazione indicata a progetto. C.EVAC. ... → identificativo centrale EVAC
	Base microfonica comunicazione emergenza Base microfonica da tavolo per comunicazioni di emergenza, utilizzabile sia per annunci dal vivo sia per l'attivazione di messaggi preregistrati, completa di microfono cardiode di alta qualità. Dotata di funzionalità completa di autodiagnostica e di reporting di stato del sistema in conformità con lo standard EN 54-16:2008. Posizione di installazione indicata a progetto. C.EVAC. ... → identificativo centrale EVAC



CITTÀ DI TORINO
CAVALLERIZZA REALE DI TORINO

Maneggio Alfieriano, Crociera e Scuderie
INTERVENTO DI ADEGUAMENTO FUNZIONALE AD ATTIVITÀ ESPOSITIVE E PERFORMATIVE
DEL MANEGGIO ALFIERIANO (H - LOTTO 2) DELLA CROCIERA (N) DELLE SCUDERIE (M e O) E DELLE MANICHE V e I

Attori del Protocollo Quadro Raggruppamento temporaneo di progetto LACATON&VASSAL

COMMITTENTE E PROPRIETÀ:
Città di Torino
Divisione Cultura, Archivio, Musei e Biblioteche
Piazza Palazzo di Città 1, 10128 Torino - IT

CAPOGRUPPO E PROGETTAZIONE ARCHITETTONICA
Lacaton & Vassal Architects
80 Rue de Paris, 93100 Montreuil - FR

COORDINAMENTO, PROGETTAZIONE ARCHITETTONICA E INTEGRAZIONI SPECIALISTICHE
TRA s.r.l. - Toussaint Robiglio Architetti
Via Mantova 36, 10153 Torino - IT

CON IL SUPPORTO DI:
Fondazione Compagnia di San Paolo
Corso Vittorio Emanuele II 75, 10128 Torino - IT

PROGETTAZIONE ARCHITETTONICA, SVILUPPO PROGETTO E INTEGRAZIONI SPECIALISTICHE
Va lower dehors § Matthieu Pottevin Architecture
5 Place de Rome, 13006 Marseille - FR

MANDATARIA E PROGETTAZIONE STRUTTURALE
ICIS S.r.l. - mandataria
Corso Einaudi 8, 10128 Torino - IT

PROGETTAZIONE RESTAURO
Pierre - Antoine Gattier
Architecte en Chef des Monuments Historiques
23 Rue du Mail, 75002 Paris - FR

VALUTAZIONI ENERGETICHE
ATMOSLAB
Unit 12, 24-28, Pritchard's Rd, London E2 9AP - UK

PROGETTAZIONE IMPIANTISTICA
EQ Ingegneria s.r.l.
Via Livorno 60 c/o Environment Park, 10144 Torino - IT

PROGETTAZIONE PREVENZIONE ANTINCENDIO E SICUREZZA
GAE Engineering srl
Via Assietta, 17, 10128 Torino TO- IT

CONSULENTE SCENOGRAFICO Changement à vue - Paris
CONSULENTE ACUSTICA Vibes S.r.l. con A. Astolfi - Torino
CONSULENTE RESTAURO Neide di Nedda Moretto - Verona

FASE: PFTE 2

PROGETTO DI FATTIBILITÀ
TECNICO-ECONOMICA

AMBITO DI PROGETTAZIONE:
IMPIANTI ELETTRICI

ELABORATO:
I_PFT2_IE_04-D

TITOLO ELABORATO:
Impianti Elettrici - Impianto IRAI ed EVAC
Manica I - Piano Terra

SCALA:
1:50

EMISSIONE	DATA	DESCRIZIONE	REDAZ.	VERIFICA	APPROV.
01	31/12/2025	Impianti IRAI ed EVAC	EQ		
02	17/02/2026	Impianti IRAI ed EVAC	EQ		