


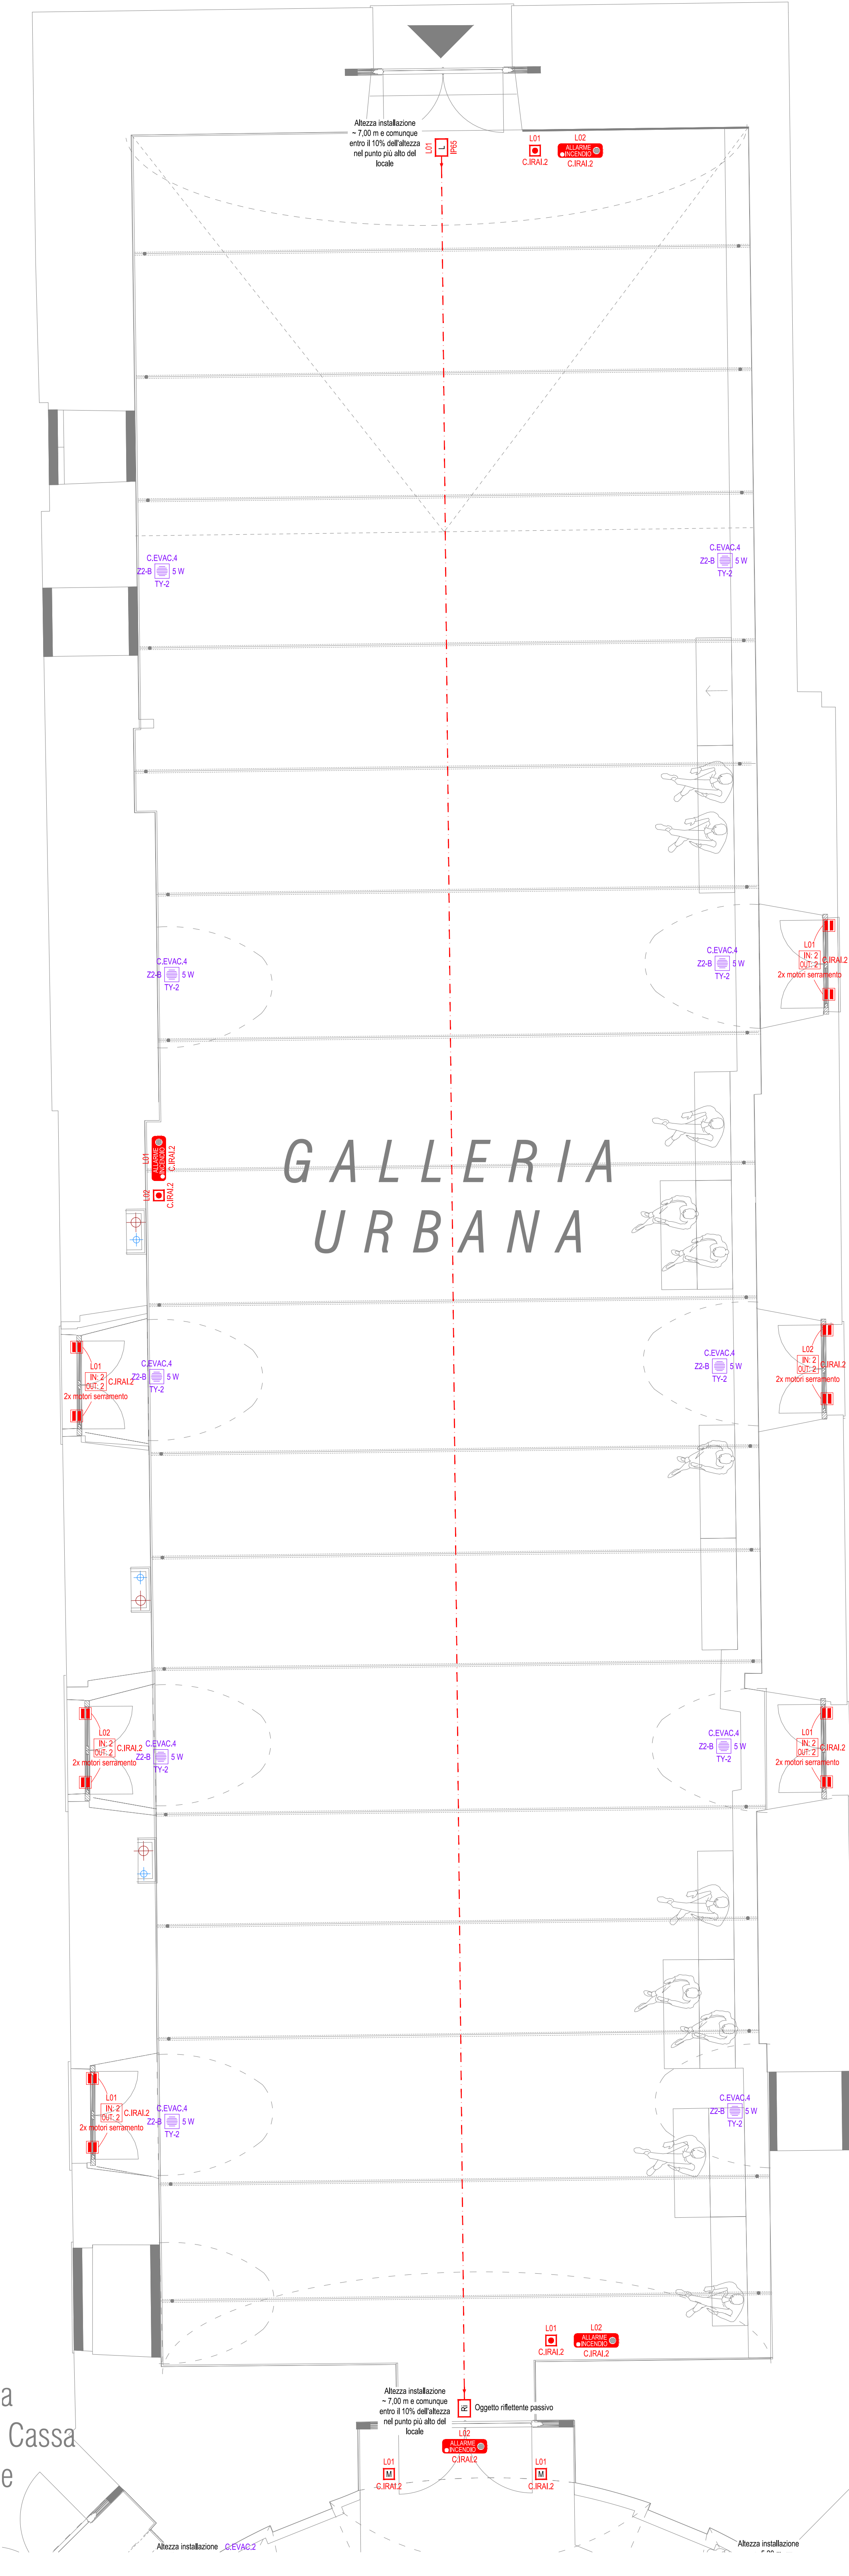


LEGENDA SIMBOLI IMPIANTO IRAI

	Centrale antincendio Posizione di installazione indicata a progetto. C.IRAI ... → identificativo centrale EVAC
	Pannello di rimozione stato centrale Pannello di rimozione degli stati e degli allarmi centrale antincendio. Posizione di installazione indicata a progetto. ... (loop - n° app.) → loop di appartenenza e numero di apparecchiatura ... (id. C.IRAI) → identificativo centrale di collegamento apparecchiature
	Pulsante manuale antincendio Pulsante manuale convenzionale IP44 per installazione in ambienti interni e con basso tenore di umidità, con membrana resettibile ad uno scambio. Completo di scatola di montaggio e chiave test. Installazione a vista. ... (loop - n° app.) → loop di appartenenza e numero di apparecchiatura ... (id. C.IRAI) → identificativo centrale di collegamento apparecchiature
	Rilevatore ottico di fumo Rilevatore ottico di fumo convenzionale, completo di base. ... (loop - n° app.) → loop di appartenenza e numero di apparecchiatura ... (id. C.IRAI) → identificativo centrale di collegamento apparecchiature SIMBOLOGIA ROSSA → Installazione sensore in ambiente SIMBOLOGIA AZZURRO → Installazione sensore in zona nascosta (sottopavimento, controsoffitto, ecc)
	Rilevatore ottico di fumo per canale ventilazione Rilevatore ottico di fumo con camera di campionamento per canale di ventilazione, completo di base. ... (loop - n° app.) → loop di appartenenza e numero di apparecchiatura ... (id. C.IRAI) → identificativo centrale di collegamento apparecchiature SIMBOLOGIA ROSSA → Installazione sensore in ambiente SIMBOLOGIA AZZURRO → Installazione sensore in zona nascosta (sottopavimento, controsoffitto, ecc)
	Rilevatore termovelocimetrico Rilevatore termovelocimetrico e massima temperatura convenzionale, completo di base. ... (loop - n° app.) → loop di appartenenza e numero di apparecchiatura ... (id. C.IRAI) → identificativo centrale di collegamento apparecchiature SIMBOLOGIA ROSSA → Installazione sensore in ambiente SIMBOLOGIA AZZURRO → Installazione sensore in zona nascosta (sottopavimento, controsoffitto, ecc)
	Rilevatore lineare di fumo Rilevatore lineare di fumo, completo di emettitore e ricevitore. ... (loop - n° app.) → loop di appartenenza e numero di apparecchiatura ... (id. C.IRAI) → identificativo centrale di collegamento apparecchiature
	Elettromagnete di ritenuta porte Fermo elettromagnetico dotato di piastra di ancoraggio con regolazione angolare. Forza di tenuta di 50kg o 100kg in base alla tipologia di anta da mantenere. Grado di protezione IP 54. ... (loop - n° app.) → loop di appartenenza e numero di apparecchiatura ... (id. C.IRAI) → identificativo centrale di collegamento apparecchiature
	Sirena bilingue ad alta potenza sonora (120 dB) Sirena bilingue ad alta potenza sonora, suono bilingue. ... (loop - n° app.) → loop di appartenenza e numero di apparecchiatura ... (id. C.IRAI) → identificativo centrale di collegamento apparecchiature
	Pannello ottico acustico Pannello ottico acustico completo certificato EN54, completo di buzzer di segnalazione, flash di segnalazione visiva, grado di protezione minimo IP40. ... (loop - n° app.) → loop di appartenenza e numero di apparecchiatura ... (id. C.IRAI) → identificativo centrale di collegamento apparecchiature
	Segnale INPUT/OUTPUT su centrale antincendio Segnale di input per lettura « output per attuazione per segnalazione su centrale antincendio di pertinenza, tramite scheda dedicata abbinata al sistema scelto. Numero ingressi su indicato a progetto. ... (loop - n° app.) → loop di appartenenza e numero di apparecchiatura ... (id. C.IRAI) → identificativo centrale di collegamento apparecchiature ... (app. comando) → tipologia di apparecchio comandato
	Sirena per esterni Sirena per installazione esterna autoalimentata, connessione cablata tramite bus, programmabile, potenza acustica non inferiore a 100 dB(A) @ 1m, lampeggianti led programmabili, autoprotezione da apertura, rimozione e schiuma. ... (utenza) → progressivo o tipologia utenza collegata ... (id. C.IRAI) → identificativo centrale di collegamento apparecchiature
	PC Dextop Completo di tastiera, mouse e monitor >24 " Per il controllo e comando del sistema di rivelazione e allarme incendio e del sistema di evacuazione vocale di emergenza

LEGENDA SIMBOLI EVAC

	Centrale EVAC Posizione di installazione indicata a progetto. C.EVAC ... → identificativo centrale EVAC
	Diffusore da parete o soffitto Altoparlante convenzionale, completo di morsetti in ceramica ... (id. C.EVAC) → identificativo centrale di collegamento apparecchiature ... (loop - n° app.) → loop di appartenenza e numero di apparecchiatura Le tarature delle potenze indicative degli speaker è indicata a progetto. Modelli: - Speaker TY-1 → TIPO RCF (DP1420EN) o equivalente - Speaker TY-2 → TIPO RCF (DP4EN) o equivalente - Speaker TY-3 → TIPO RCF (BD2412EN) o equivalente - Speaker TY-4 → TIPO RCF (DU31EN) ad incasso o equivalente - Speaker TY-5 → TIPO RCF (DU31EN+A1331) a parete o equivalente - Speaker TY-6 → TIPO RCF (CS6940-EN) o equivalente
	Base microfonica di emergenza V.V.F. Base microfonica di emergenza da parete per vigili del fuoco, utilizzabile sia per annunci dal vivo sia per l'attivazione di messaggi preregistrati, completa di microfono a mano con pulsante PTT. Dotata di funzionalità complete di autodiagnostica e di reporting di stato del sistema in conformità con lo standard EN 54-16:2008. Posizione di installazione indicata a progetto. C.EVAC ... → identificativo centrale EVAC
	Base microfonica comunicazione ordinaria Base microfonica da tavolo per comunicazioni ordinarie, utilizzabile sia per annunci dal vivo sia per l'attivazione di messaggi preregistrati, completa di microfono cardiode di alta qualità. Dotata di funzionalità complete di autodiagnostica e di reporting di stato del sistema in conformità con lo standard EN 54-16:2008. Posizione di installazione indicata a progetto. C.EVAC ... → identificativo centrale EVAC
	Base microfonica comunicazione emergenza Base microfonica da tavolo per comunicazioni di emergenza, utilizzabile sia per annunci dal vivo sia per l'attivazione di messaggi preregistrati, completa di microfono cardiode di alta qualità. Dotata di funzionalità complete di autodiagnostica e di reporting di stato del sistema in conformità con lo standard EN 54-16:2008. Posizione di installazione indicata a progetto. C.EVAC ... → identificativo centrale EVAC

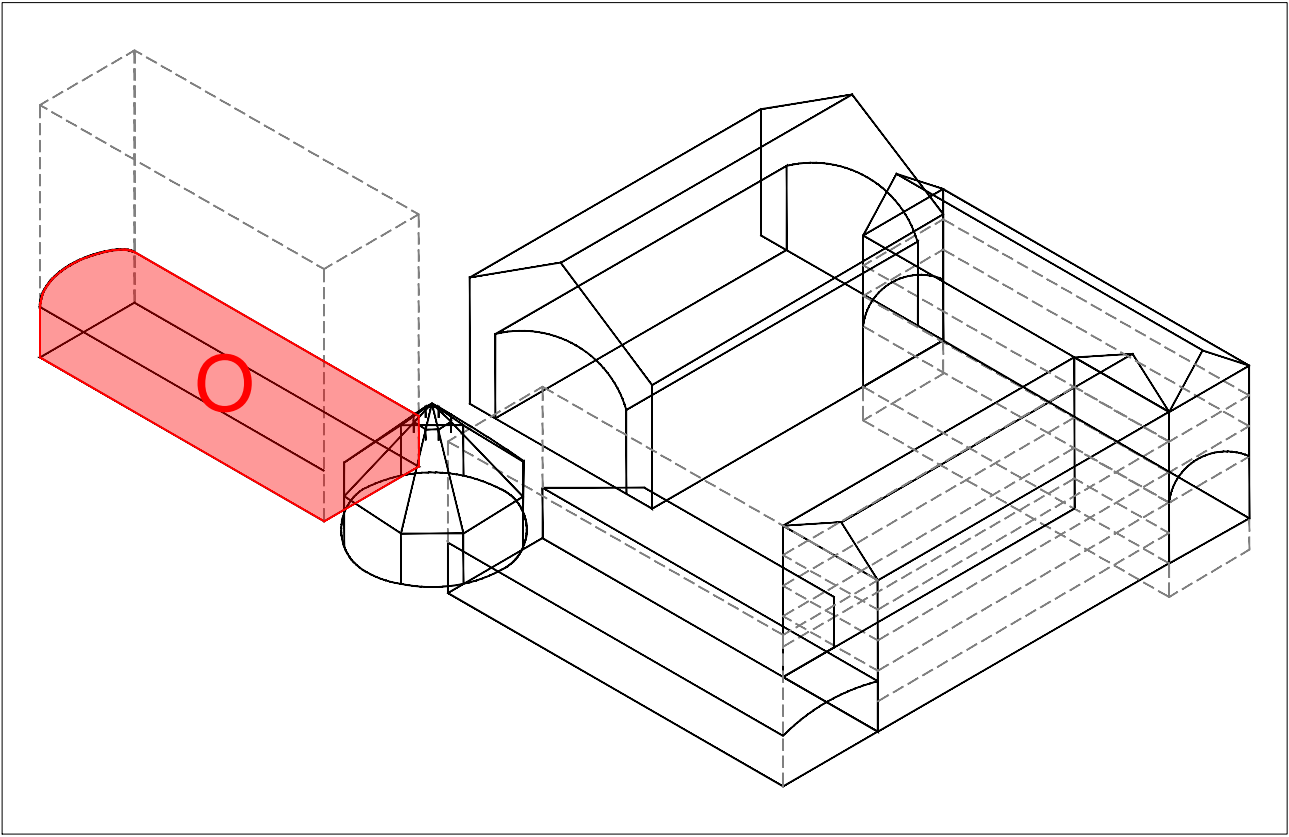

CITTÀ DI TORINO
CAVALLERIZZA REALE DI TORINO

Maneggio Alfieriano, Crociera e Scuderie
INTERVENTO DI ADEGUAMENTO FUNZIONALE AD ATTIVITÀ ESPOSITIVE E PERFORMATIVE
DEL MANEGGIO ALFIERIANO (H - LOTTO 2) DELLA CROCIERA (N) DELLE SCUDERIE (M e O) E DELLE MANICHE V e I

Attori del Protocollo Quadro	Raggruppamento temporaneo di progetto LACATON&VASSAL
COMMITTENTE E PROPRIETÀ: Città di Torino Divisione Cultura, Archivio, Musei e Biblioteche Piazza Palazzo di Città 1, 10128 Torino - IT	CAPOGRUPPO E PROGETTAZIONE ARCHITETTONICA Lacaton & Vassal Architectes 80 Rue de Paris, 93100 Montreuil - FR COORDINAMENTO, PROGETTAZIONE ARCHITETTONICA E INTEGRAZIONI SPECIALISTICHE TRA s.r.l. - Toussaint Robiglio Architetti Via Mantova 36, 10153 Torino - IT
CON IL SUPPORTO DI: Fondazione Compagnia di San Paolo Corso Vittorio Emanuele II 75, 10128 Torino - IT	PROGETTAZIONE ARCHITETTONICA, SVILUPPO PROGETTO E INTEGRAZIONI SPECIALISTICHE Va jouer dehors & Matthieu Poitevin Architecture 5 Place de Rome, 13006 Marseille - FR
	MANDATARIA E PROGETTAZIONE STRUTTURALE ICIS S.r.l. - mandataria Corso Einaudi 8, 10128 Torino - IT
	PROGETTAZIONE RESTAURO Pierre - Antoine Gatier Architecte en Chef des Monuments Historiques 23 Rue du Mail, 75002 Paris - FR
	VALUTAZIONI ENERGETICHE ATMOSLAB Unit 12, 24-28, Pritchard's Rd, London E2 9AP - UK
	PROGETTAZIONE IMPIANTISTICA EQ Ingegneria s.r.l. Via Livorno 60 c/o Environment Park, 10144 Torino - IT
	PROGETTAZIONE PREVENZIONE ANTINCENDIO E SICUREZZA G&E Engineering srl Via Assietta, 17, 10128 Torino TO- IT
	CONSULENTE SCENOGRAFICO Changement à vue - Paris
	CONSULENTE ACUSTICA Vibes S.r.l. con A. Astolfi - Torino
	CONSULENTE RESTAURO Neide di Nedda Moretto - Verona

AMBITO DI PROGETTAZIONE:
IMPIANTI ELETTRICI
TITOLO ELABORATO:
Impianti Elettrici - Impianto IRAI ed EVAC
Manica O - Piano Terra
SCALA:
1:50

ELABORATO:
O_PE_IE_02-D

EMISSIONE 01	DATA 24/02/2026	DESCRIZIONE Impianti IRAI ed EVAC	REDAZ. EQ	VERIFICA	APPROV.