


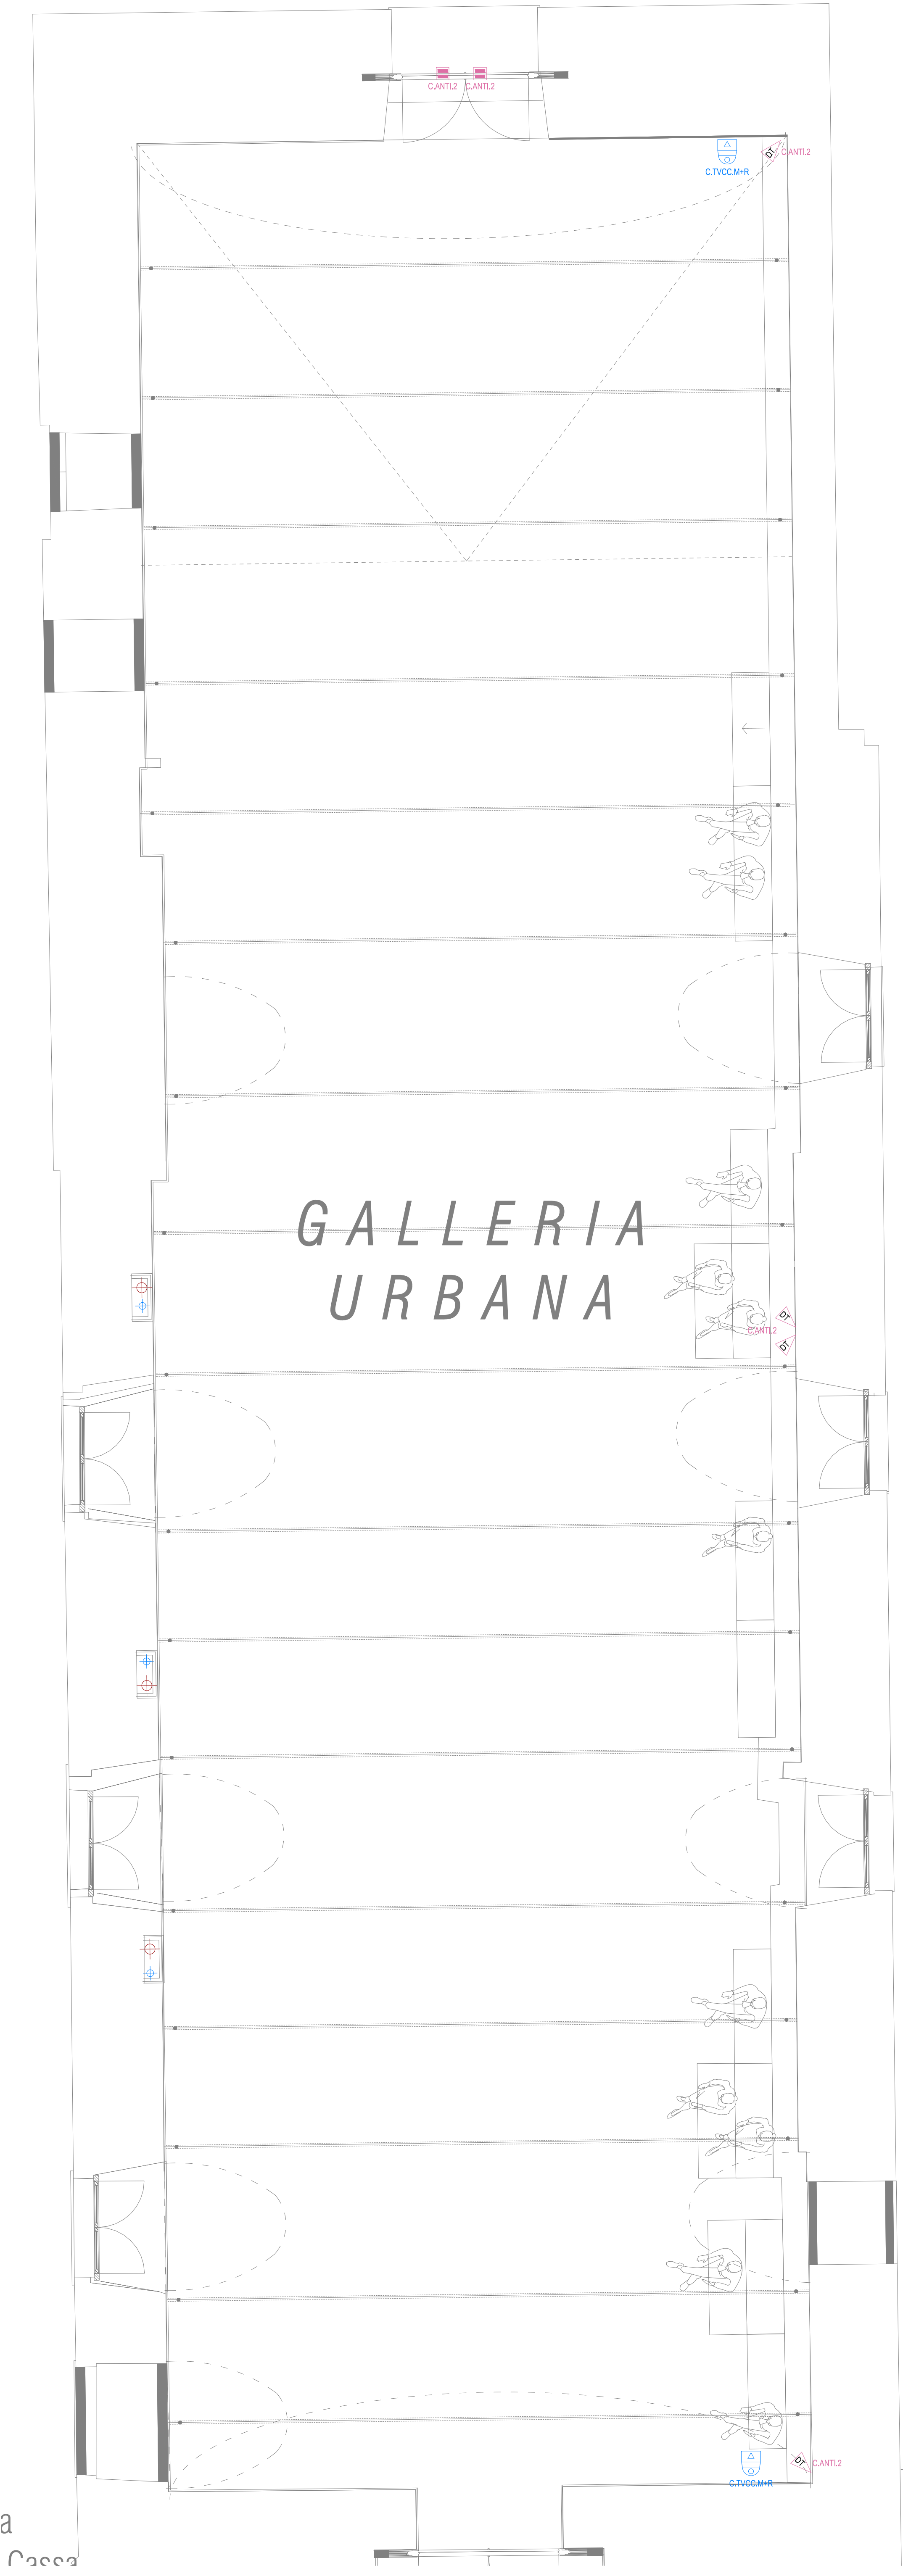


LEGENDA SIMBOLI IMP. ANTINTRUSIONE

	Centrale antintrusione Posizione di installazione indicata a progetto. C.ANTI... → identificativo centrale antintrusione
	Rilevatore volumetrico a doppia tecnologia Rivelatore per impianto antintrusione a doppia tecnologia (IR + termico), sistema cablato, completo di basetta. ... (utenza) → progressivo o tipologia utenza collegata ... (d. C.ANTI) → identificativo centrale di collegamento apparecchiature
	Sensore magnetico per serramento Installazione integrata nel serramento oppure in esecuzione a vista sul telaio. ... (utenza) → progressivo o tipologia utenza collegata ... (d. C.ANTI) → identificativo centrale di collegamento apparecchiature
	Sirena per esterni Sirena per installazione esterna autoalimentata, connessione cablata tramite bus, programmabile, potenza acustica non inferiore a 100 dB(A) @ 1m, lampeggiante led programmabile, autoprotezione da apertura, rimozione e schiuma. ... (utenza) → progressivo o tipologia utenza collegata ... (d. C.ANTI) → identificativo centrale di collegamento apparecchiature
	Tastiera di gestione Tastiera di gestione e programmazione, display touch screen, interfaccia grafica programmabile, programmazione e connessione cablata tramite bus. ... (utenza) → progressivo o tipologia utenza collegata ... (d. C.ANTI) → identificativo centrale di collegamento apparecchiature
	PC Dextop Completo di tastiera, mouse e monitor >24 " Per il controllo e comando del sistema antintrusione.

LEGENDA SIMBOLI IMPIANTO TVCC

	Registratore impianto TVCC Posizione di installazione indicata a progetto. C.TVCC → identificativo dispositivo di registrazione impianto TVCC
	Videocamera formato mini dome Videocamera formato mini dome, completa di basetta. ... (utenza) → progressivo o tipologia utenza collegata ... (d. C.TVCC) → identificativo centrale di collegamento apparecchiature
	PC Dextop Completo di tastiera, mouse e monitor >55". Per il controllo e comando del sistema di videosorveglianza.

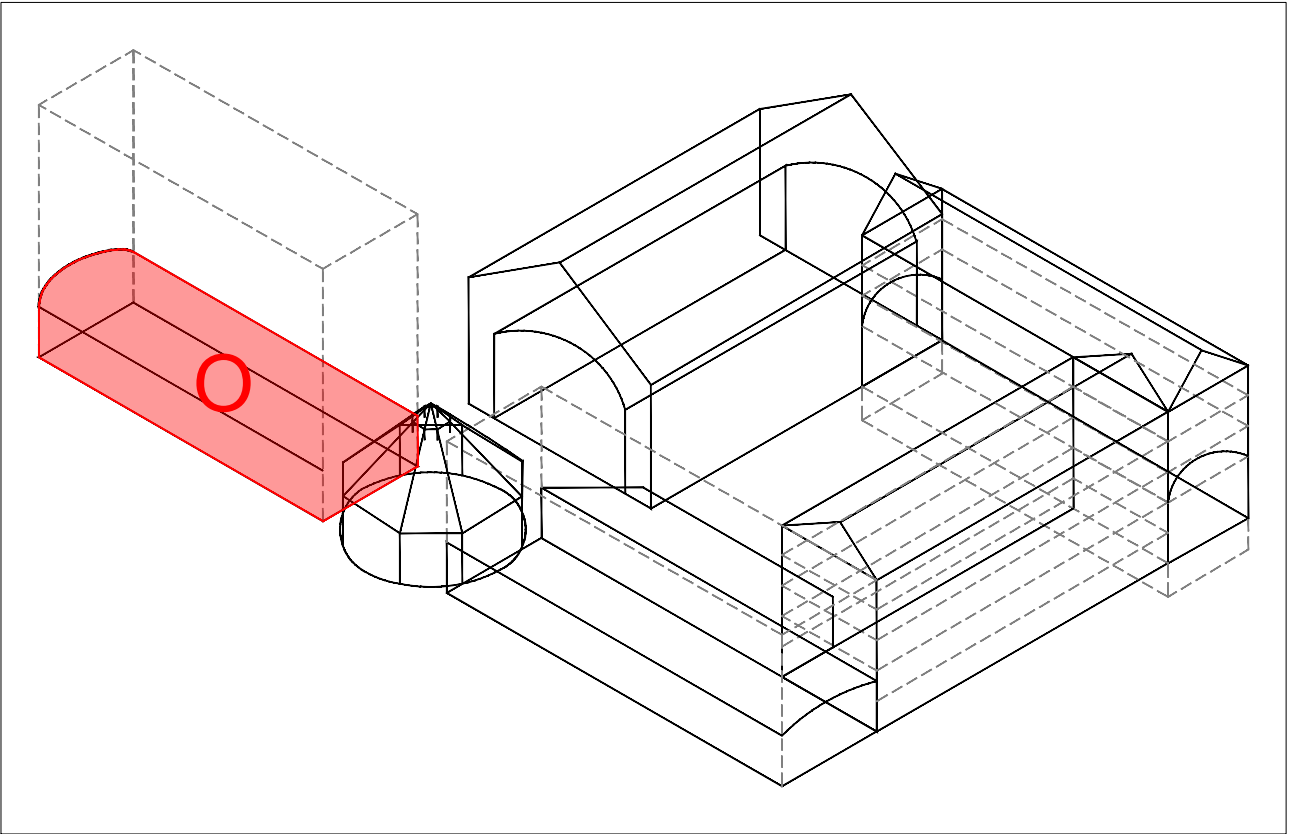

CITTÀ DI TORINO
CAVALLERIZZA REALE DI TORINO

Maneggio Alfieriano, Crociera e Scuderie
INTERVENTO DI ADEGUAMENTO FUNZIONALE AD ATTIVITÀ ESPOSITIVE E PERFORMATIVE
DEL MANEGGIO ALFIERIANO (H - LOTTO 2) DELLA CROCIERA (N) DELLE SCUDERIE (M e O) E DELLE MANICHE V e I

Attori del Protocollo Quadro COMMITTENTE E PROPRIETÀ: Città di Torino Divisione Cultura, Archivio, Musei e Biblioteche Piazza Palazzo di Città 1, 10128 Torino - IT CON IL SUPPORTO DI: Fondazione Compagnia di San Paolo Corso Vittorio Emanuele II 75, 10128 Torino - IT	Raggruppamento temporaneo di progetto LACATON&VASSAL CAPOGRUPPO E PROGETTAZIONE ARCHITETTONICA Lacaton & Vassal Architectes 80 Rue de Paris, 93100 Montreuil - FR COORDINAMENTO, PROGETTAZIONE ARCHITETTONICA E INTEGRAZIONI SPECIALISTICHE TRA s.r.l. - Toussaint Robiglio Architetti Via Mantova 36, 10153 Torino - IT PROGETTAZIONE ARCHITETTONICA, SVILUPPO PROGETTO E INTEGRAZIONI SPECIALISTICHE Via Joux dehors 5 Matthieu Poltovin Architecture 5 Place de Rome, 13006 Marseille - FR MANDATARIA E PROGETTAZIONE STRUTTURALE ICIS S.r.l. - mandataria Corso Einaudi 8, 10128 Torino - IT PROGETTAZIONE RESTAURO Pierre - Antoine Gattier Architecte en Chef des Monuments Historiques 23 Rue du Mail, 75002 Paris - FR VALUTAZIONI ENERGETICHE ATMOSLAB Unit 12, 24-28, Pritchard's Rd, London E2 9AP - UK PROGETTAZIONE IMPIANTISTICA EQ Ingegneria s.r.l. Via Livorno 60 c/o Environment Park, 10144 Torino - IT PROGETTAZIONE PREVENZIONE ANTINCENDIO E SICUREZZA GAe Engineering srl Via Assietta, 17, 10128 Torino TO- IT CONSULENTE SCENOGRAFICO Changement à vue - Paris CONSULENTE ACUSTICA Vibes S.r.l. con A. Astolfi - Torino CONSULENTE RESTAURO Neide di Nedda Moretto - Verona
--	--

AMBITO DI PROGETTAZIONE:
IMPIANTI ELETTRICI
TITOLO ELABORATO:
Impianti Elettrici - Impianti sicurezza antintrusione e TVCC
Manica O - Piano Terra
SCALA:
1:50

ELABORATO:
O_PFTE2_IE_01-E

EMISSIONE	DATA	DESCRIZIONE	REDAZ.	VERIFICA	APPROV.
01	31/12/2025	Impianti sicurezza antintrusione e TVCC	EQ		
02	17/02/2026	Impianti sicurezza antintrusione e TVCC	EQ		