
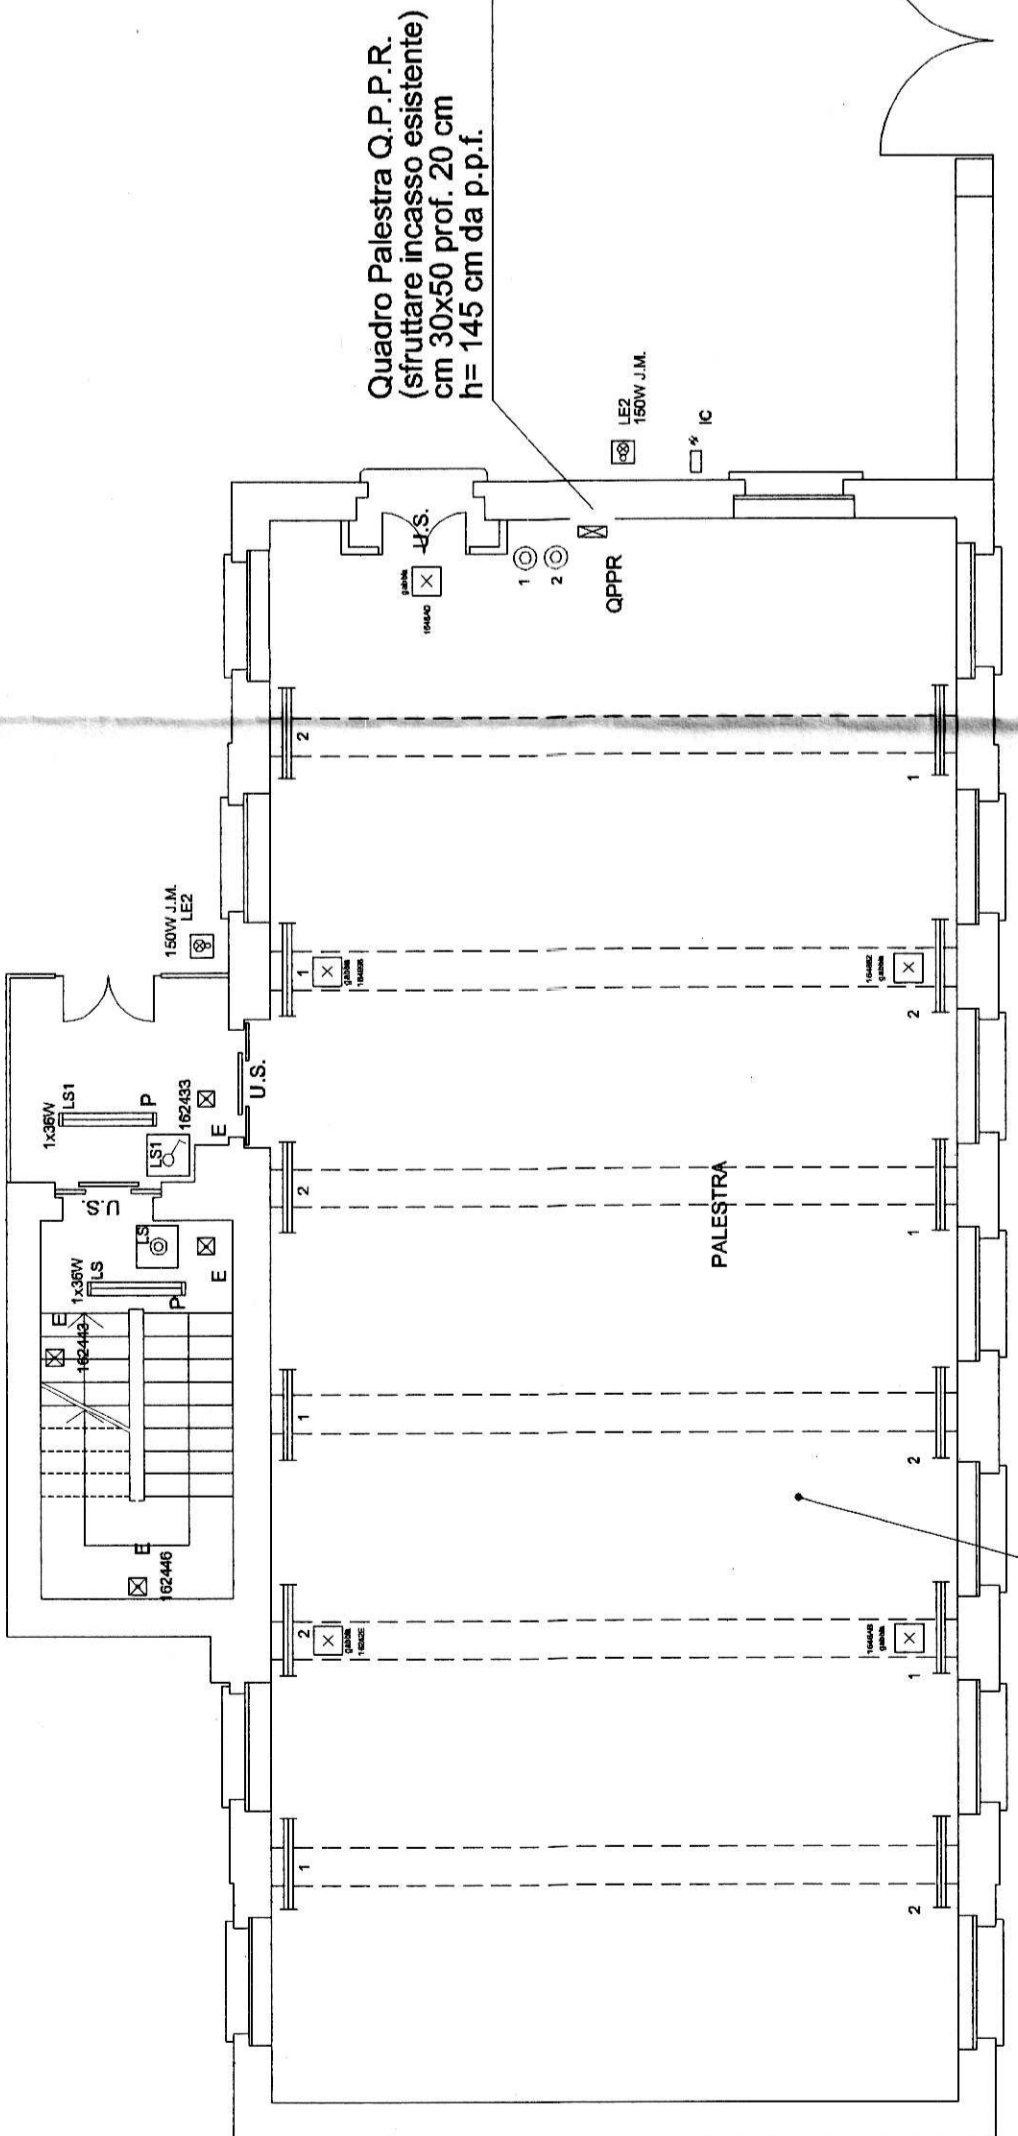


LEGENDA SIMBOLI	
RIF.	Quadro di Distribuzione (Quadro Generale - Quadro di Piano)
SSC.	Quadro di Distribuzione di Zona / Locale (Aula - Ufficio - ecc...)
□	Canalino in PVC a 4 scomparti dim. 150x60 mm per la Distribuzione Primaria (esterna)
□	Canalino in PVC a 4 scomparti dim. 200 / 150x60 mm per la Distribuzione Primaria (di nuova fornitura)
□	Canalino in PVC a 3 scomparti dim. 100 / 80x40 mm per la Distribuzione Secondaria
□	Canalino metallica bianca dim. 60x20/40 mm per la Distribuzione Luce (di nuova fornitura)
□	Canalino metallica bianca dim. 60x20/40 mm per la Distribuzione Luce (esistente)
□	Tubazione in PVC (Simbolo Generale)
□	Cassetta di connessione/derivazione stagna da parete
□	Stazionatore di emergenza
□	Pozzetto d'ispezione interrato
□	Apparecchio illuminante di tipo in policarbonato completo di n. 1 lampada fluorescente da 18W
□	Apparecchio illuminante di tipo in policarbonato completo di n. 2 lampade fluorescenti da 18W
□	Apparecchio illuminante di tipo in policarbonato completo di n. 1 lampada fluorescente da 36W
□	Apparecchio illuminante di tipo in policarbonato completo di n. 2 lampade fluorescenti da 36W
□	Apparecchio illuminante di tipo in policarbonato completo di n. 1 lampada fluorescente da 58W
□	Apparecchio illuminante di tipo in policarbonato completo di n. 2 lampade fluorescenti da 58W
□	Apparecchio illuminante con schermo acrilico completo di n. 4 lampade fluorescenti da 18W
□	Apparecchio illuminante di tipo lamellare completo di n. 1 lampada fluorescente da 40W (esistente) per lamelle - NORMALE LIVELLO ESTETICO
□	Apparecchio illuminante di tipo lamellare completo di n. 2 lampade fluorescenti da 28W (Aule - Corridoi) - NORMALE LIVELLO ESTETICO
□	Apparecchio illuminante di tipo lamellare completo di n. 1 lampada fluorescente da 35W (Aule - Corridoi) - NORMALE LIVELLO ESTETICO
□	Apparecchio illuminante di tipo lamellare completo di n. 2 lampade fluorescenti da 35W (Aule - Corridoi) - NORMALE LIVELLO ESTETICO
□	Apparecchio illuminante di tipo lamellare completo di n. 1 lampada fluorescente da 54W (Aule - Corridoi) - NORMALE LIVELLO ESTETICO
□	Apparecchio illuminante di tipo lamellare completo di n. 2 lampade fluorescenti da 54W (Aule - Corridoi) - NORMALE LIVELLO ESTETICO
□	Apparecchio illuminante di tipo lamellare completo di n. 1 lampada fluorescente da 54W (Uffici) - NORMALE LIVELLO ESTETICO
□	Apparecchio illuminante di tipo lamellare completo di n. 2 lampade fluorescenti da 54W (Uffici) - NORMALE LIVELLO ESTETICO
□	Apparecchio illuminante di tipo lamellare dark light completo di n. 2 lampade fluorescenti da 54W (Uffici) - NORMALE LIVELLO ESTETICO
□	Punto luce
□	Punto luce a parete
□	Apparecchio illuminante completo di lampada fluorescente (luce normale)
□	Interruttore unipolare
□	Interruttore bipolare
□	Deviatore unipolare
□	Pulsante
□	Pulsante luminoso
□	Interruttore unipolare entro contenitore stagno
□	Interruttore bipolare entro contenitore stagno
□	Deviatore unipolare entro contenitore stagno
□	Pulsante entro contenitore stagno
□	Pulsante luminoso entro contenitore stagno
□	Punto luce da esterno su palo - braccio - proiettore a muro
□	Complesso autonomo di illuminazione di sicurezza
□	Fotocellula

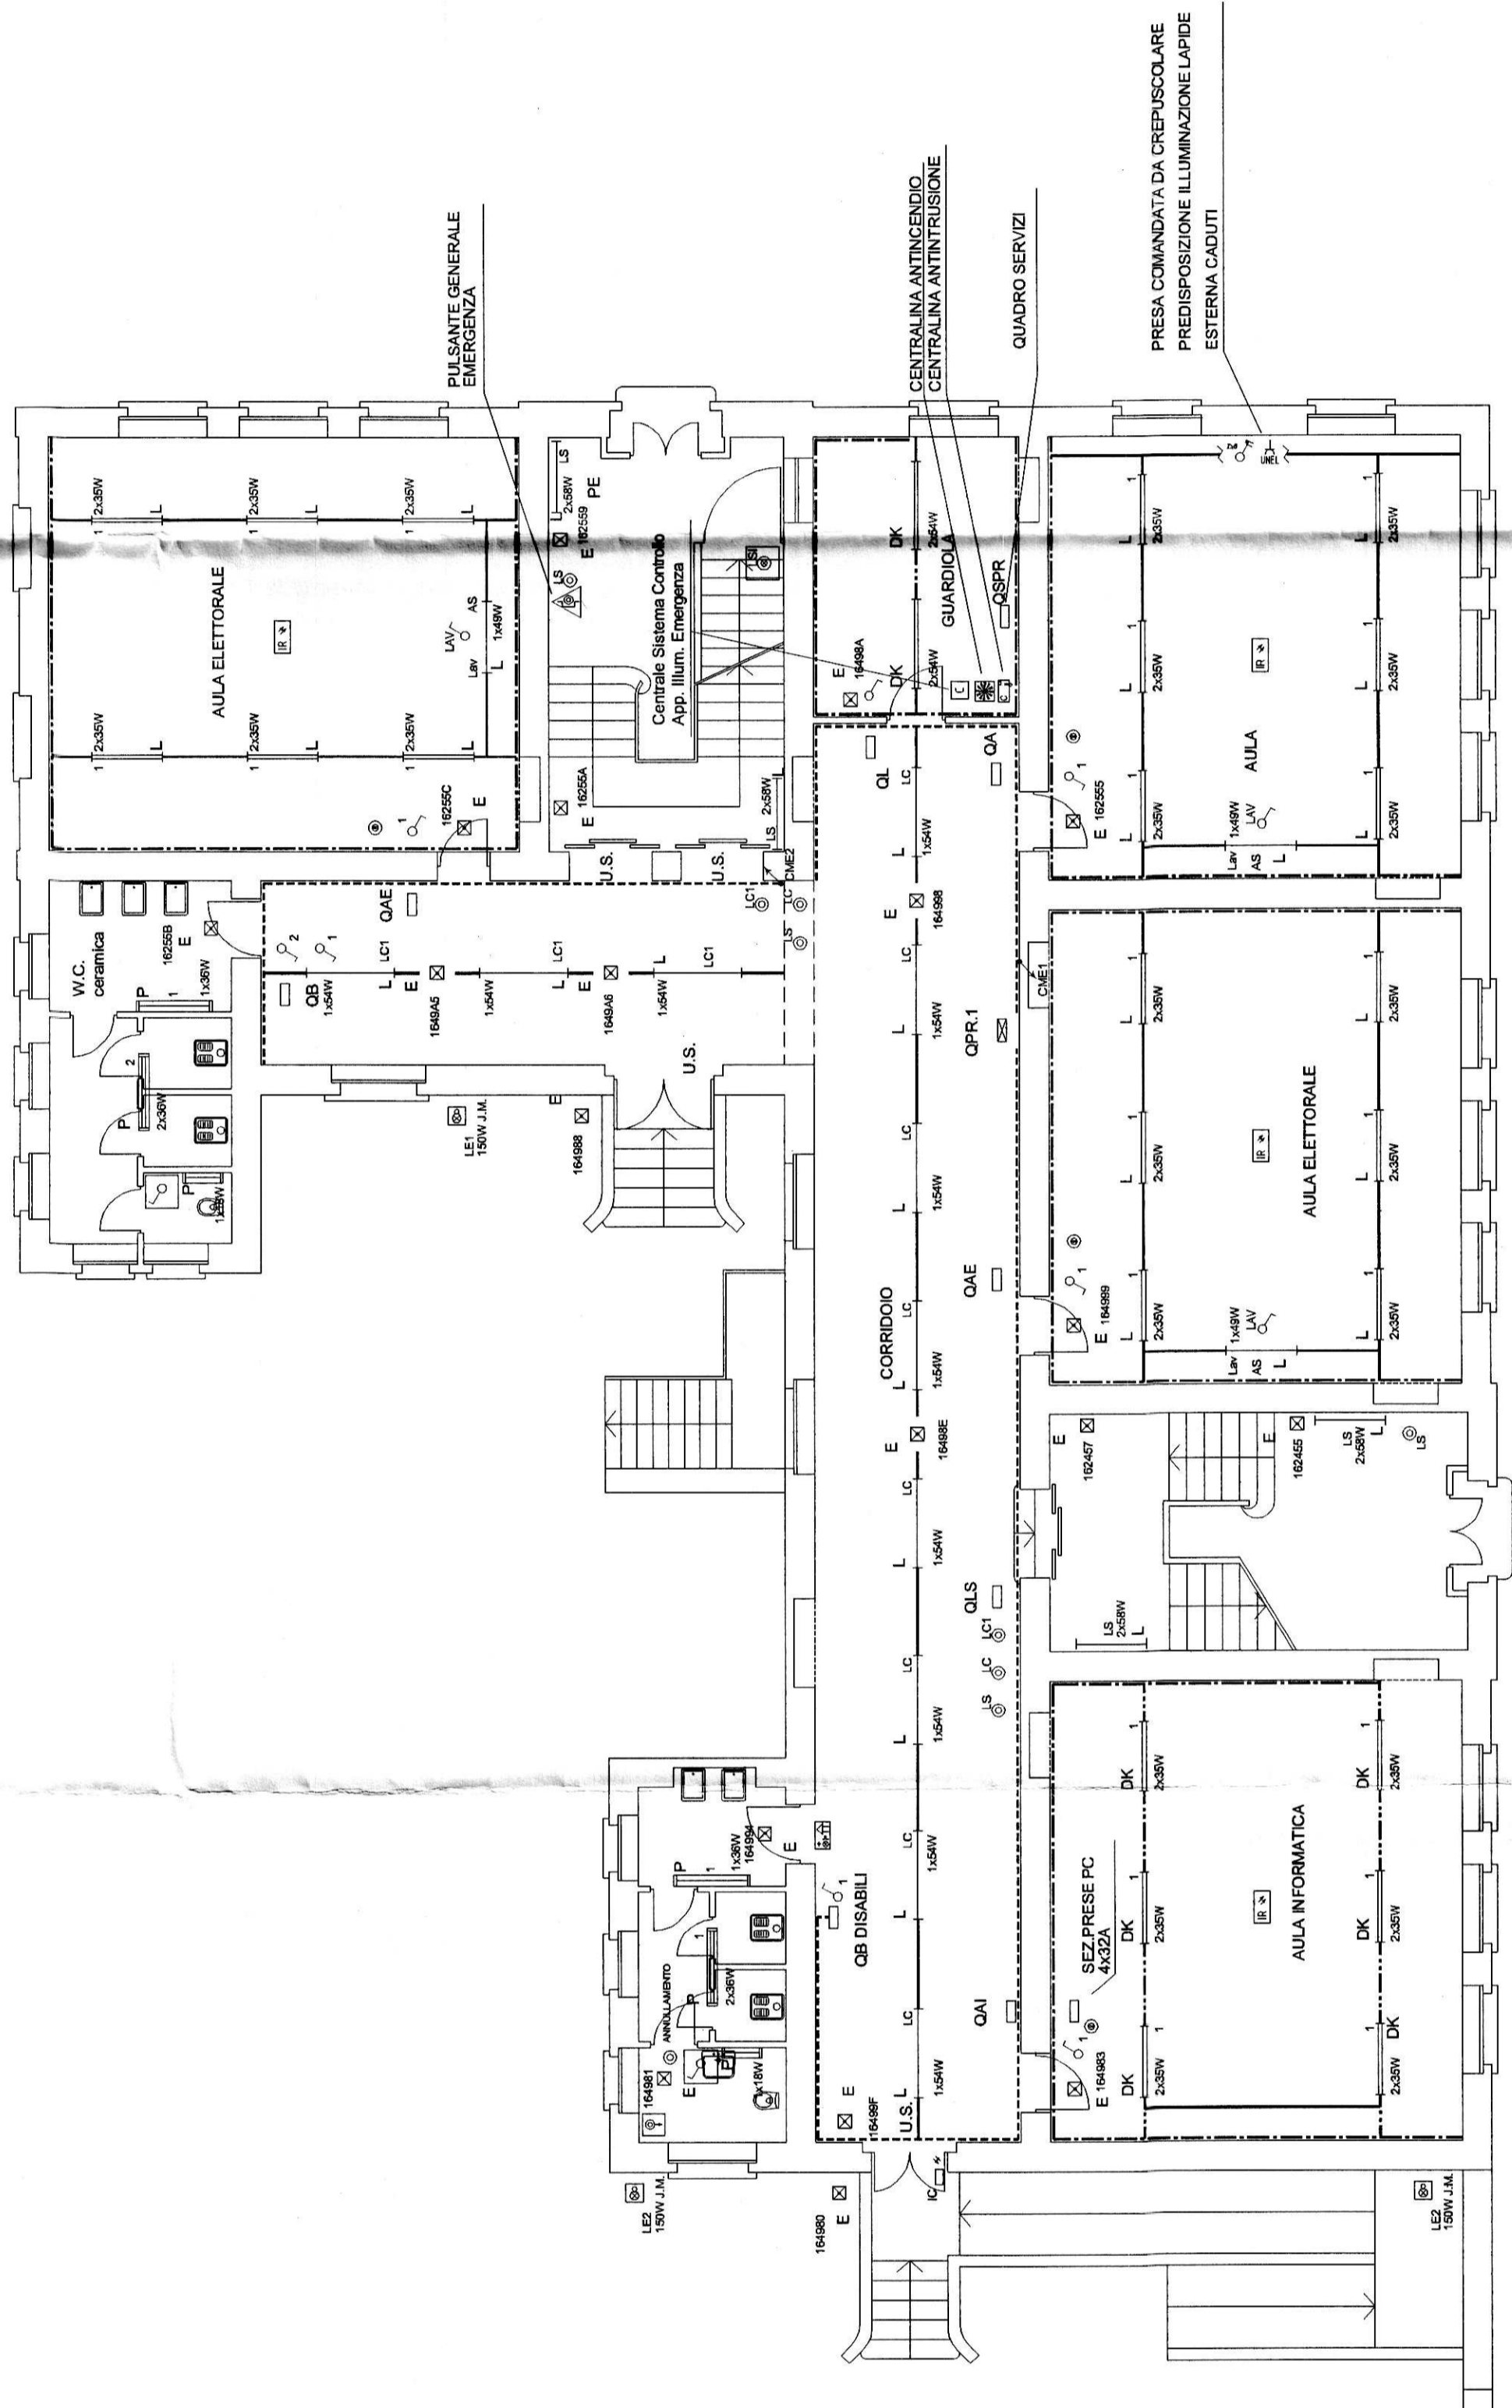

Quadro Palestra Q.P.P.R. (esistente) cm 30x50 prof. 20 cm h= 145 cm da p.p.f.

**CITTA' DI TORINO**

OPERE DI ADEGUAMENTO NORMATIVO FUNZIONALE E TECNICO  
DEGLI IMPIANTI ELETTRICI, SPECIALI  
ISTITUTO SCOLASTICO : S.E.L. "PARATO"  
Via Aquileia, 8 - TORINO

FINANZIAMENTO ANNO 2004 - LOTTO

COITTI INFIANTI S.R.L.  
Via ... 28 SET. 2004

**Il Progettista :**  
Ing. Massimiliano GHIONE  
**collaboratori al progetto :**  
P.L. Mario NEGRO FREER  
P.L. Bruno FEOGGIO

**Titolare dell' attività :**  
AZIENDA  
ENERGETICA  
TORINO S.P.A.

PROGETTO DEFINITIVO

PIANTA PIANO REALIZATO

IMPIANTO DI ILLUMINAZIONE NORMALE / EMERGENZA

SCALA 1 : 100

REVISIONI

REV.	MODIFICHE	DATA	ESEGUITO
0	PROGETTO	2004	
1	REVISIONE	2004	
2	REVISIONE	2004	
3	REVISIONE	2004	
4	REVISIONE	2004	
5	REVISIONE	2004	

ELABORATO

**E-02**