

PROGETTA E. BURL
 ROBERTO DAL DEGAN
 ARCHITETTO
 VIA MASCIFFA, 36 - 20128 TORINO - TEL. 011/5528300

COMITANTE
 Organizing Committee for the
 XX Olympic Games
 Torino 2006
 VIA NIZZA 26/28B - 10126 TORINO

TIPO DI LAVORO
 Manutenzione straordinaria del fabbricato sito in Torino, C.so Novara n.96

TAVOLA
 IMPIANTO FM


SCALA: 1:100
 AS BUI 31-12-03
 DATA: 28/04/2003

PROGETTA ED.01.11 IMPANTO MECCANICO
 simec
 simec Progettazione, Consulenza, Direzione
 simec s.p.a. - Via S. Pietro 10 - 10121 TORINO - TEL. 011/5528300
 simec s.p.a. - Via S. Pietro 10 - 10121 TORINO - TEL. 011/5528300

PROGETTA ED.01.11 IMPANTO ELETTRICO
 TECNIP
 TECNIP s.p.a. - Via S. Pietro 10 - 10121 TORINO - TEL. 011/5528300
 TECNIP s.p.a. - Via S. Pietro 10 - 10121 TORINO - TEL. 011/5528300


QUESTA TAVOLA E' VALIDA SOLO
 PER L'IMPIANTO ELETTRICO

STRALCIO Pianta Piano Terra

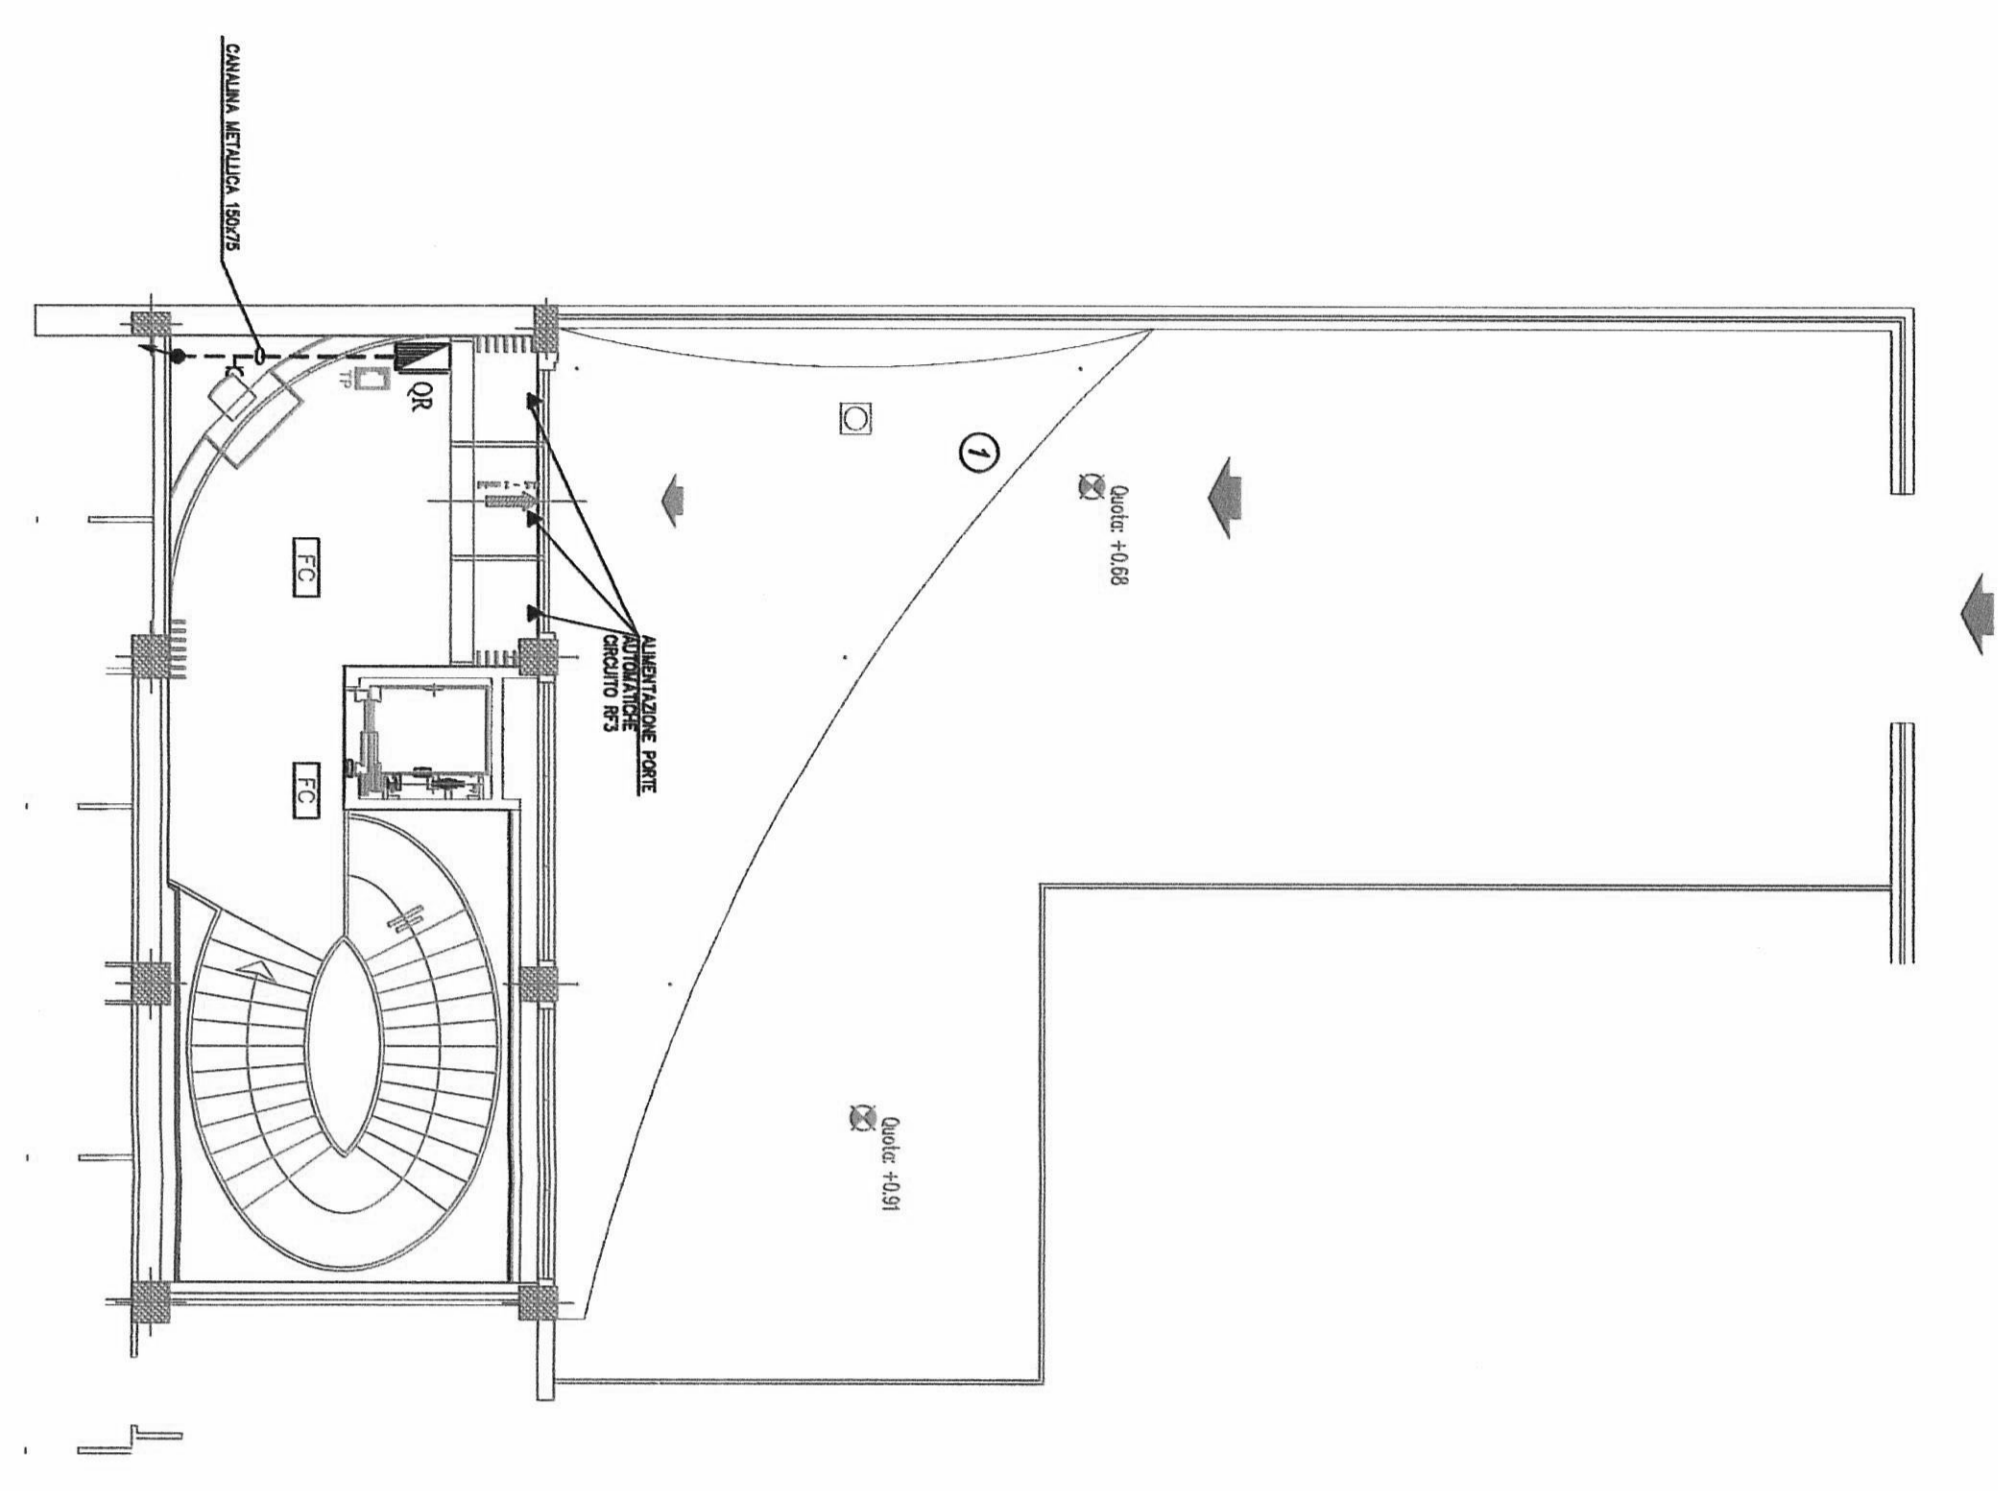


ELENCO UTENZE DA ALIMENTARE

STRALCIO Pianta Piano Seminterrato P-2

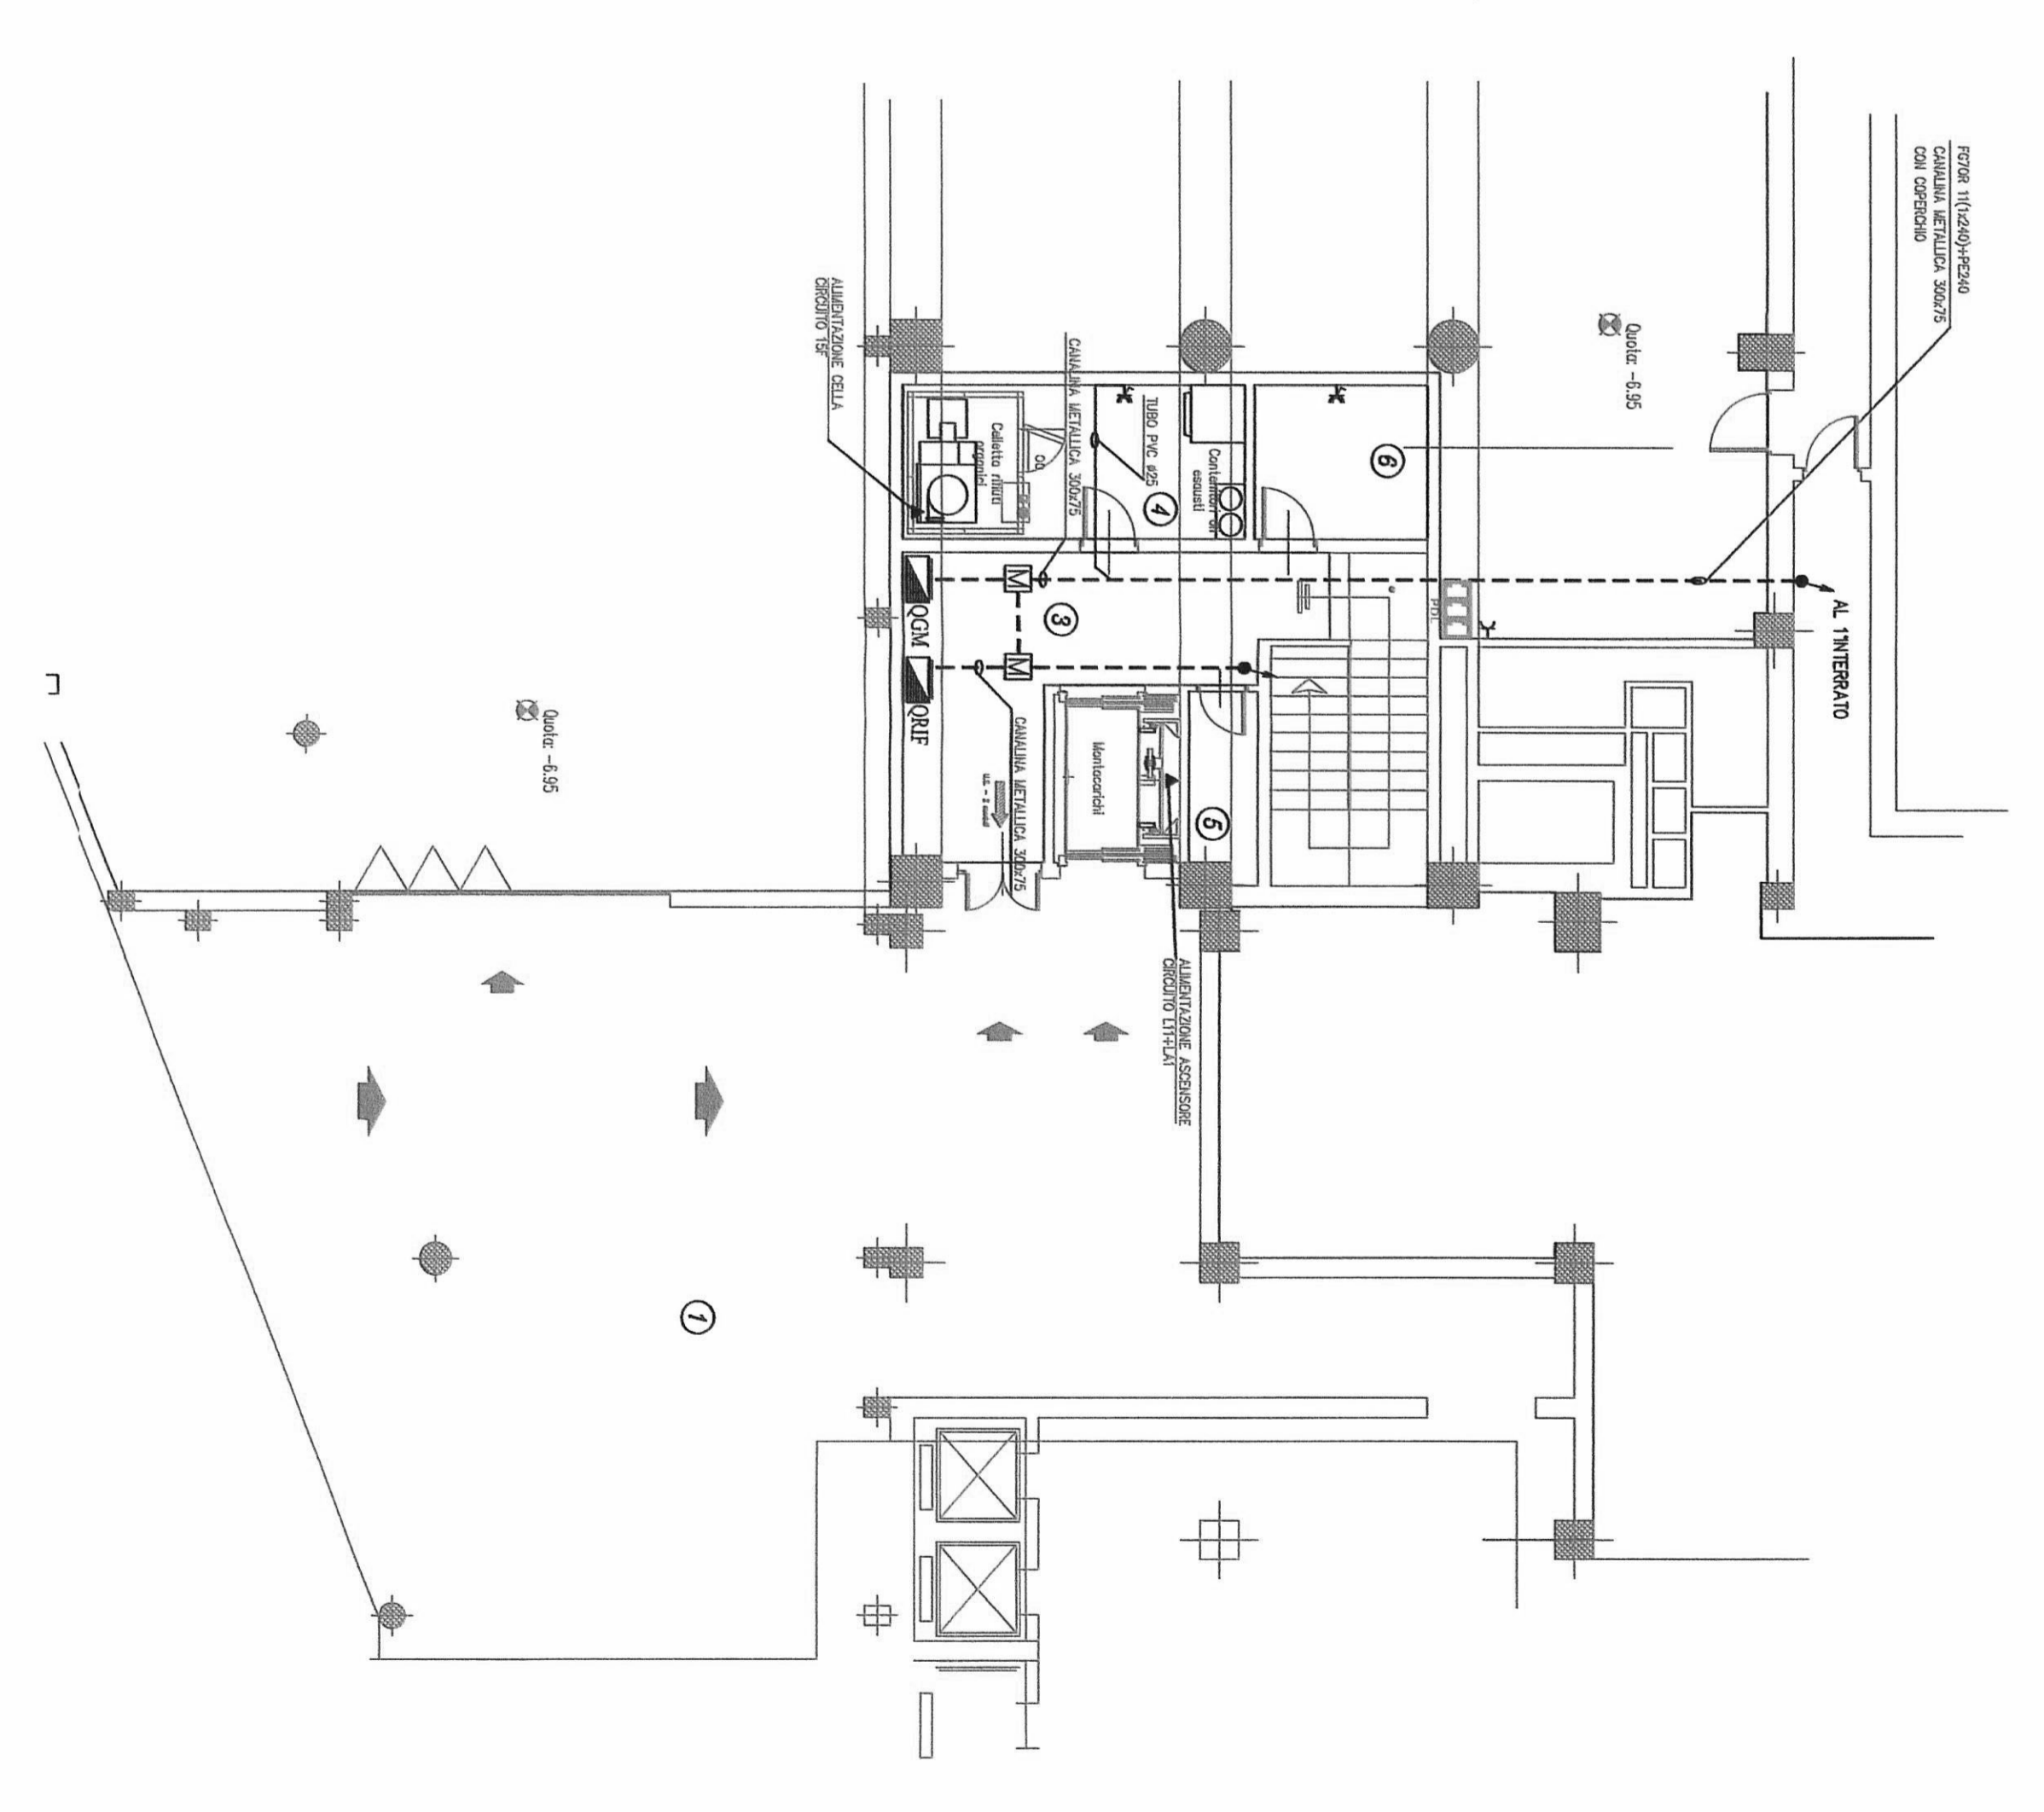

Pianta Piano Seminterrato P-1

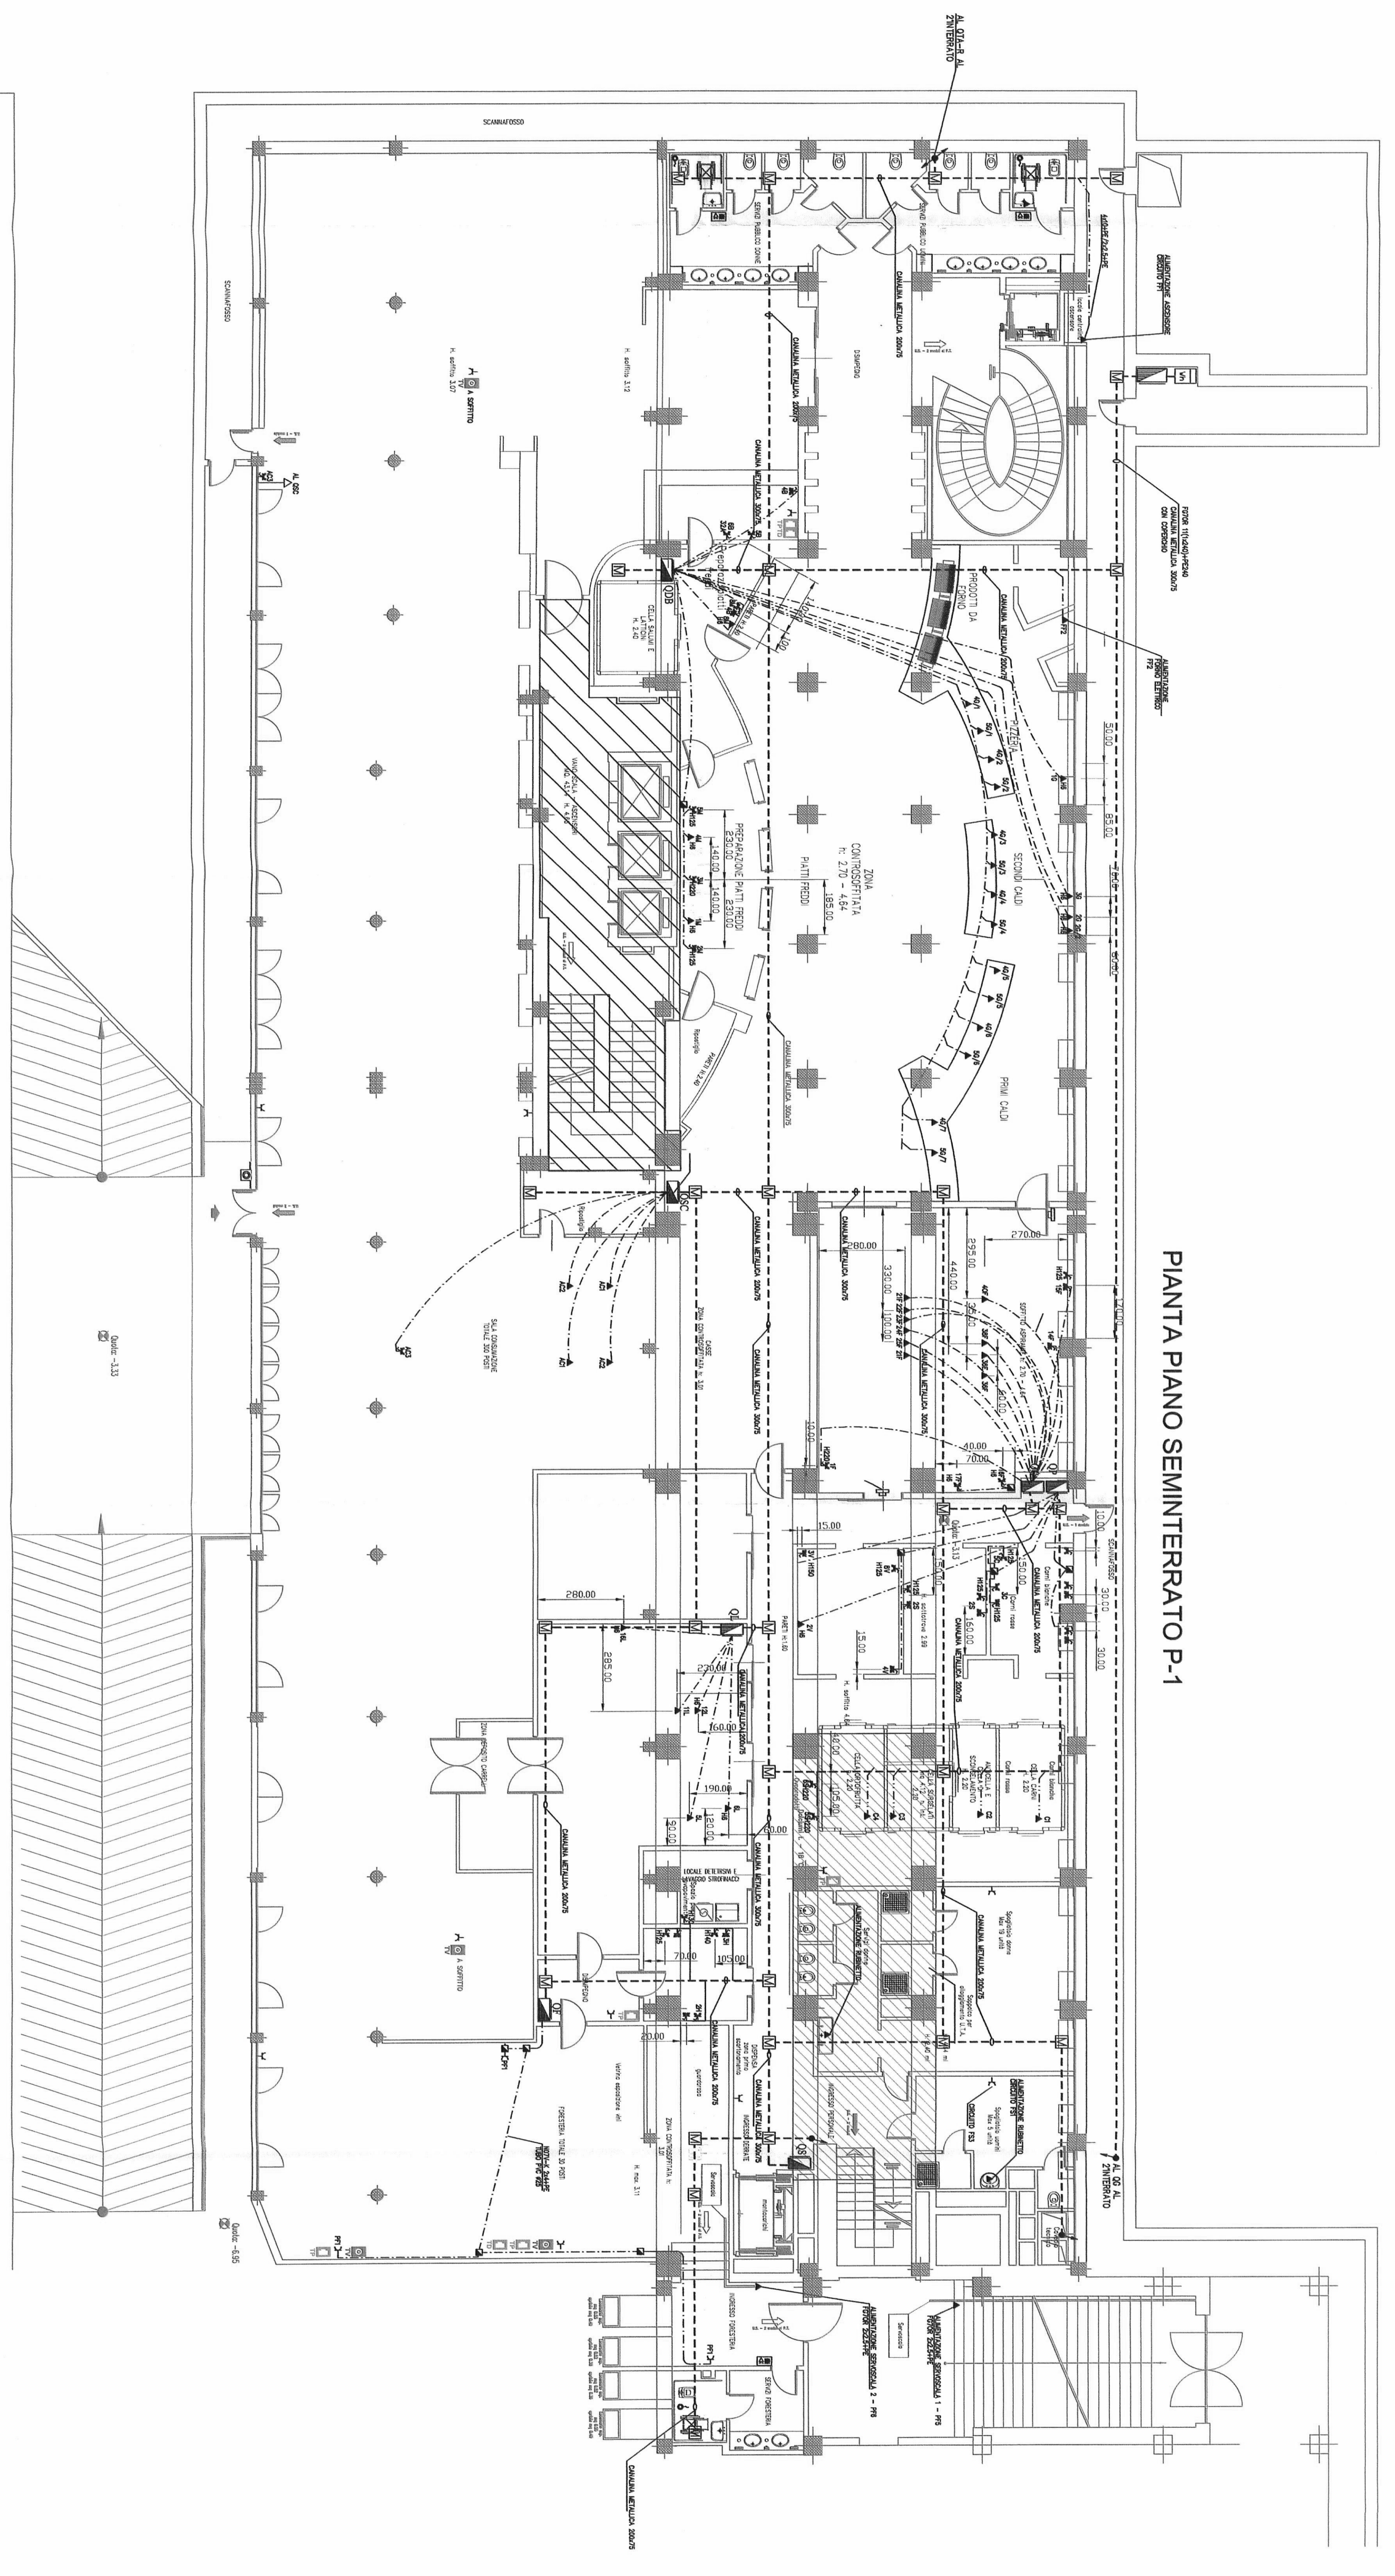

- LEGENDA:
- ▬ Pannello Trasmissione DATI (tipo P-40)
 - ▬ Pannello Trasmissione FODM (tipo P-45)
 - ▬ Pannello TV (tipo P-40)
 - ▬ Pannello Di Lavoro 3 prese tipo P-46
 - ▬ Sinali di presa tipo P-46 (control room)

